



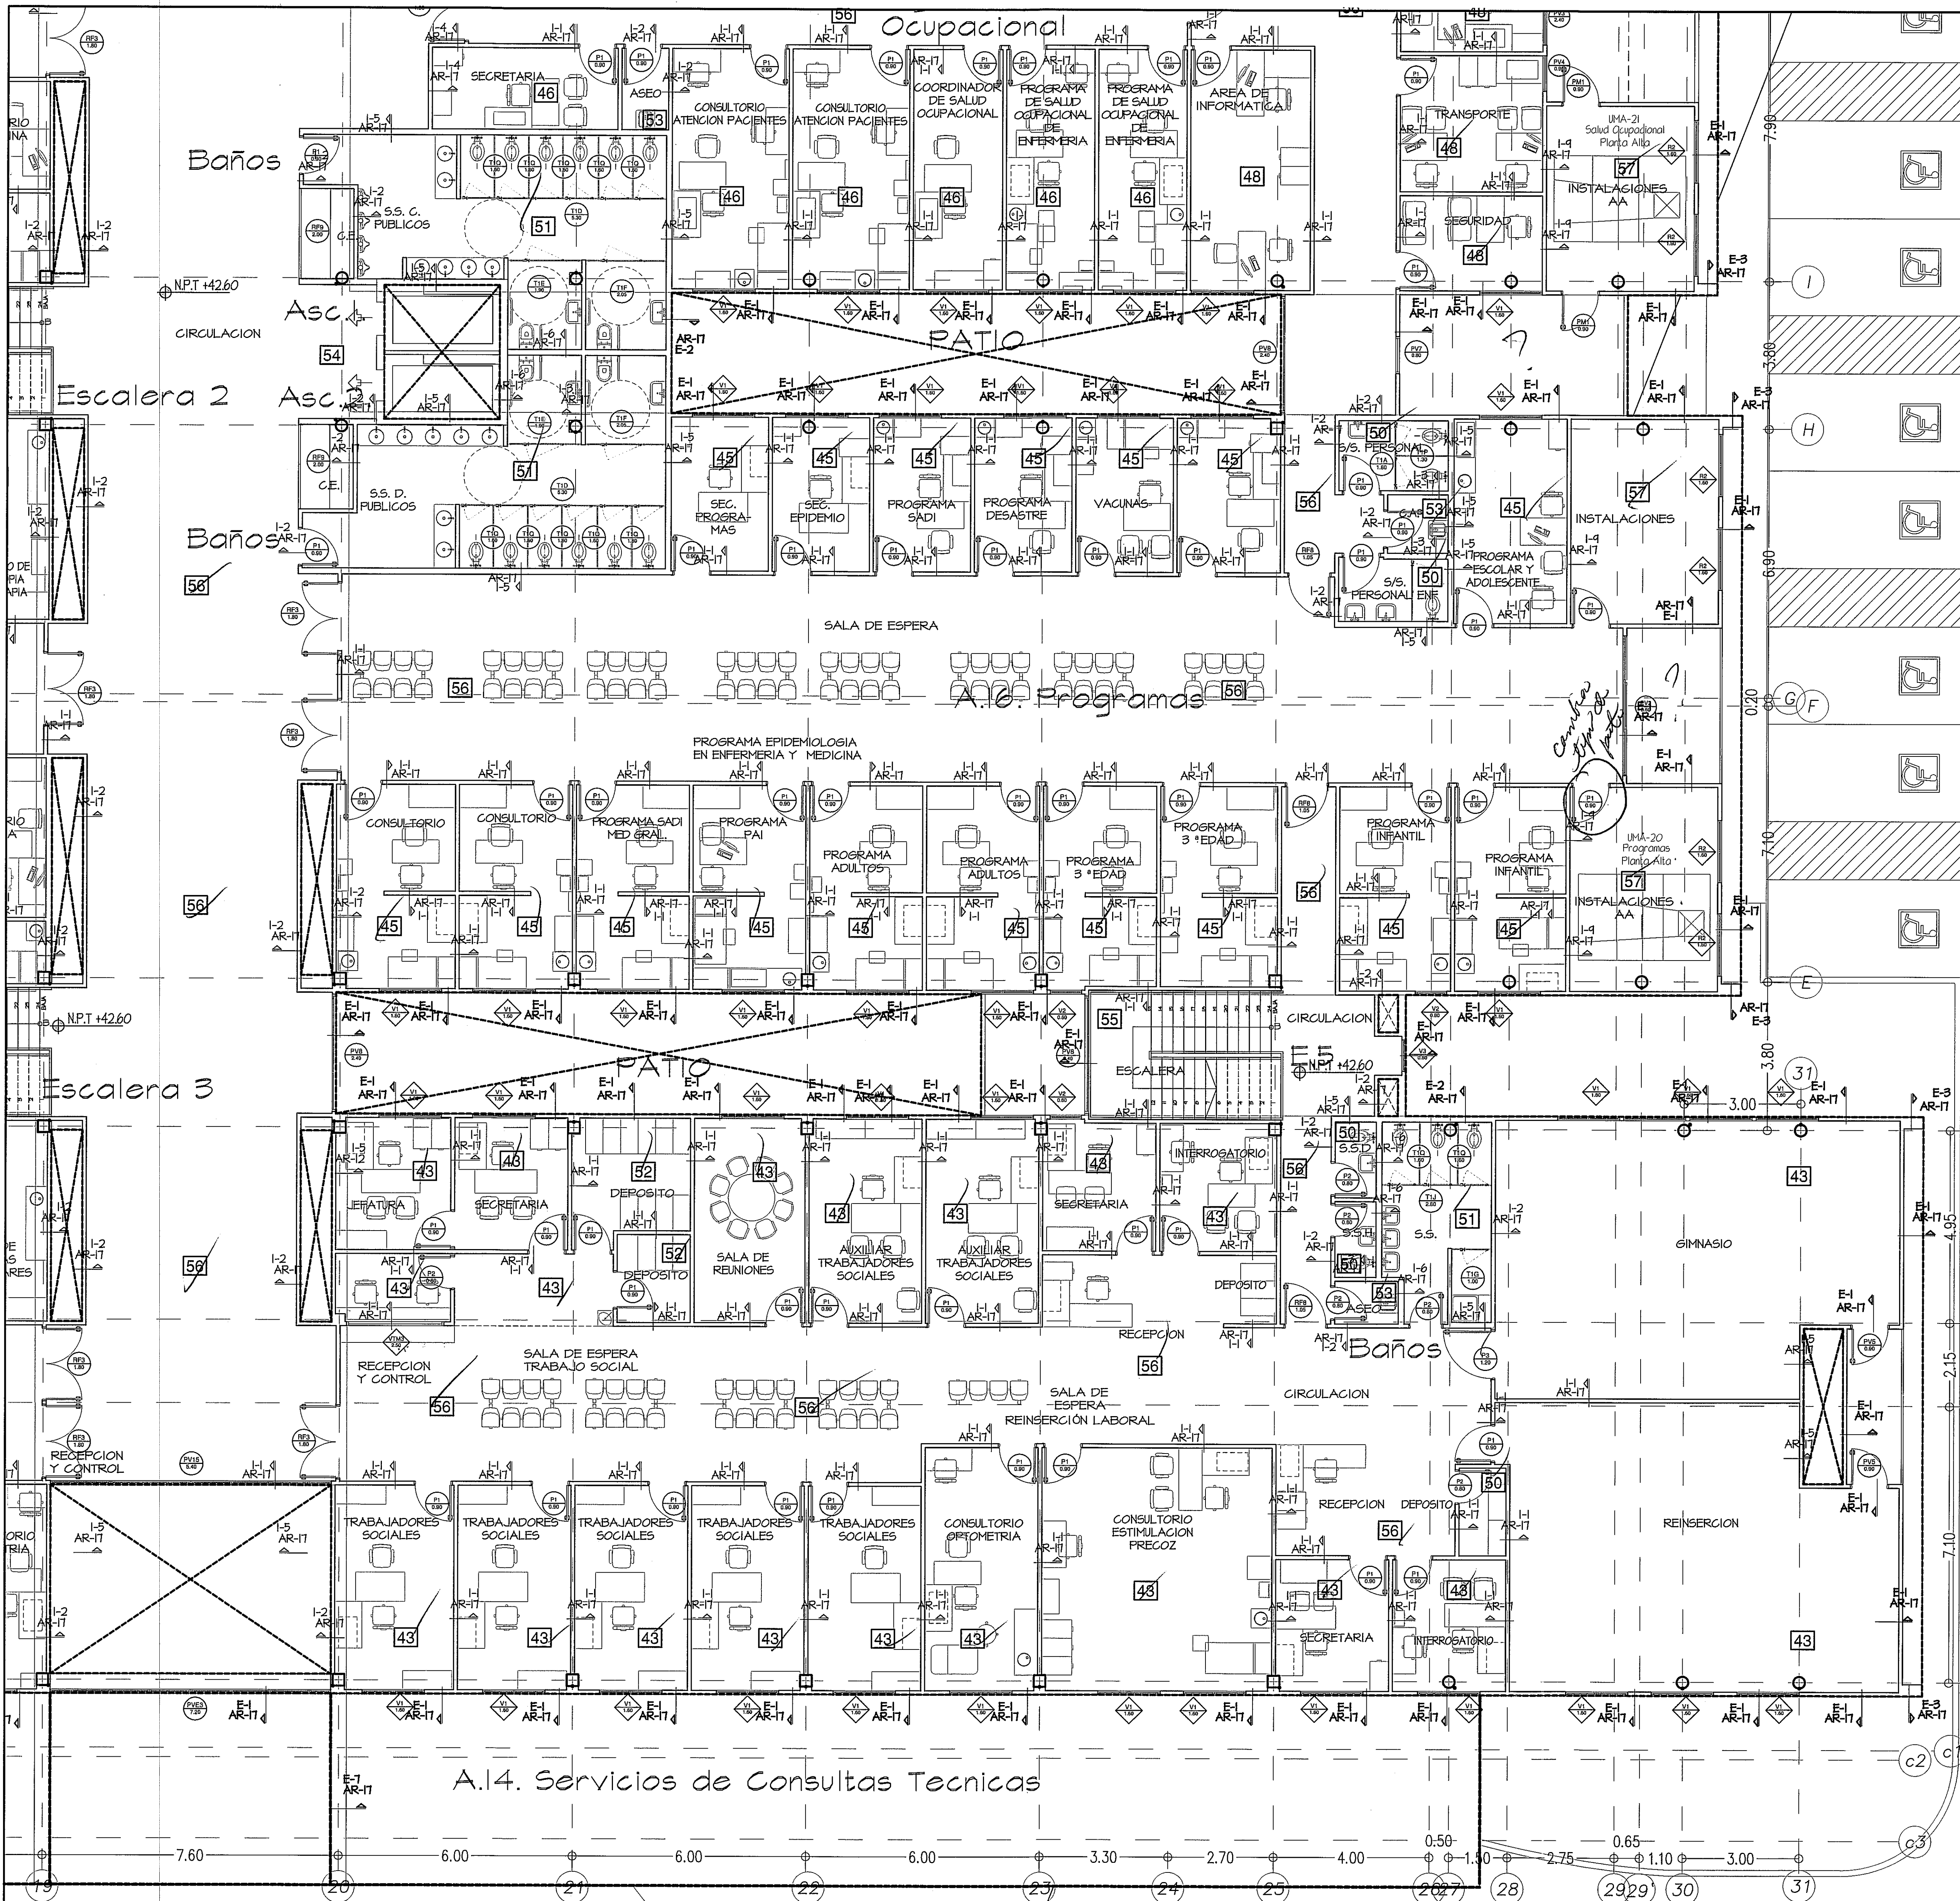

NOTAS:
-Se protegerán los bordes de las columnas contra los golpes de los automóviles para evitar accidentes a la estructura.
-Todos los pasillos de circulación de camillas llevarán una baranda especial para protección de paredes contra choques con pasamanos integrado @.80 de alto al centro de la baranda.
-Los consultorios tendrán revestimiento de azulejos @1.20 de altura y 1.00 de ancho sobre el área en cada lavamanos.
-Todas las áreas donde se instalen fuentes de agua fría llevarán en la pared un revestimiento de azulejos de color C 1.40 de alto y 1.00 de ancho.

1- Puertas de consultorios y
de anexo...
2- Puertas de acceso a la planta alta...
3- Las ventanillas de los
receptores y de atención al
paciente deben llevar mamparas...

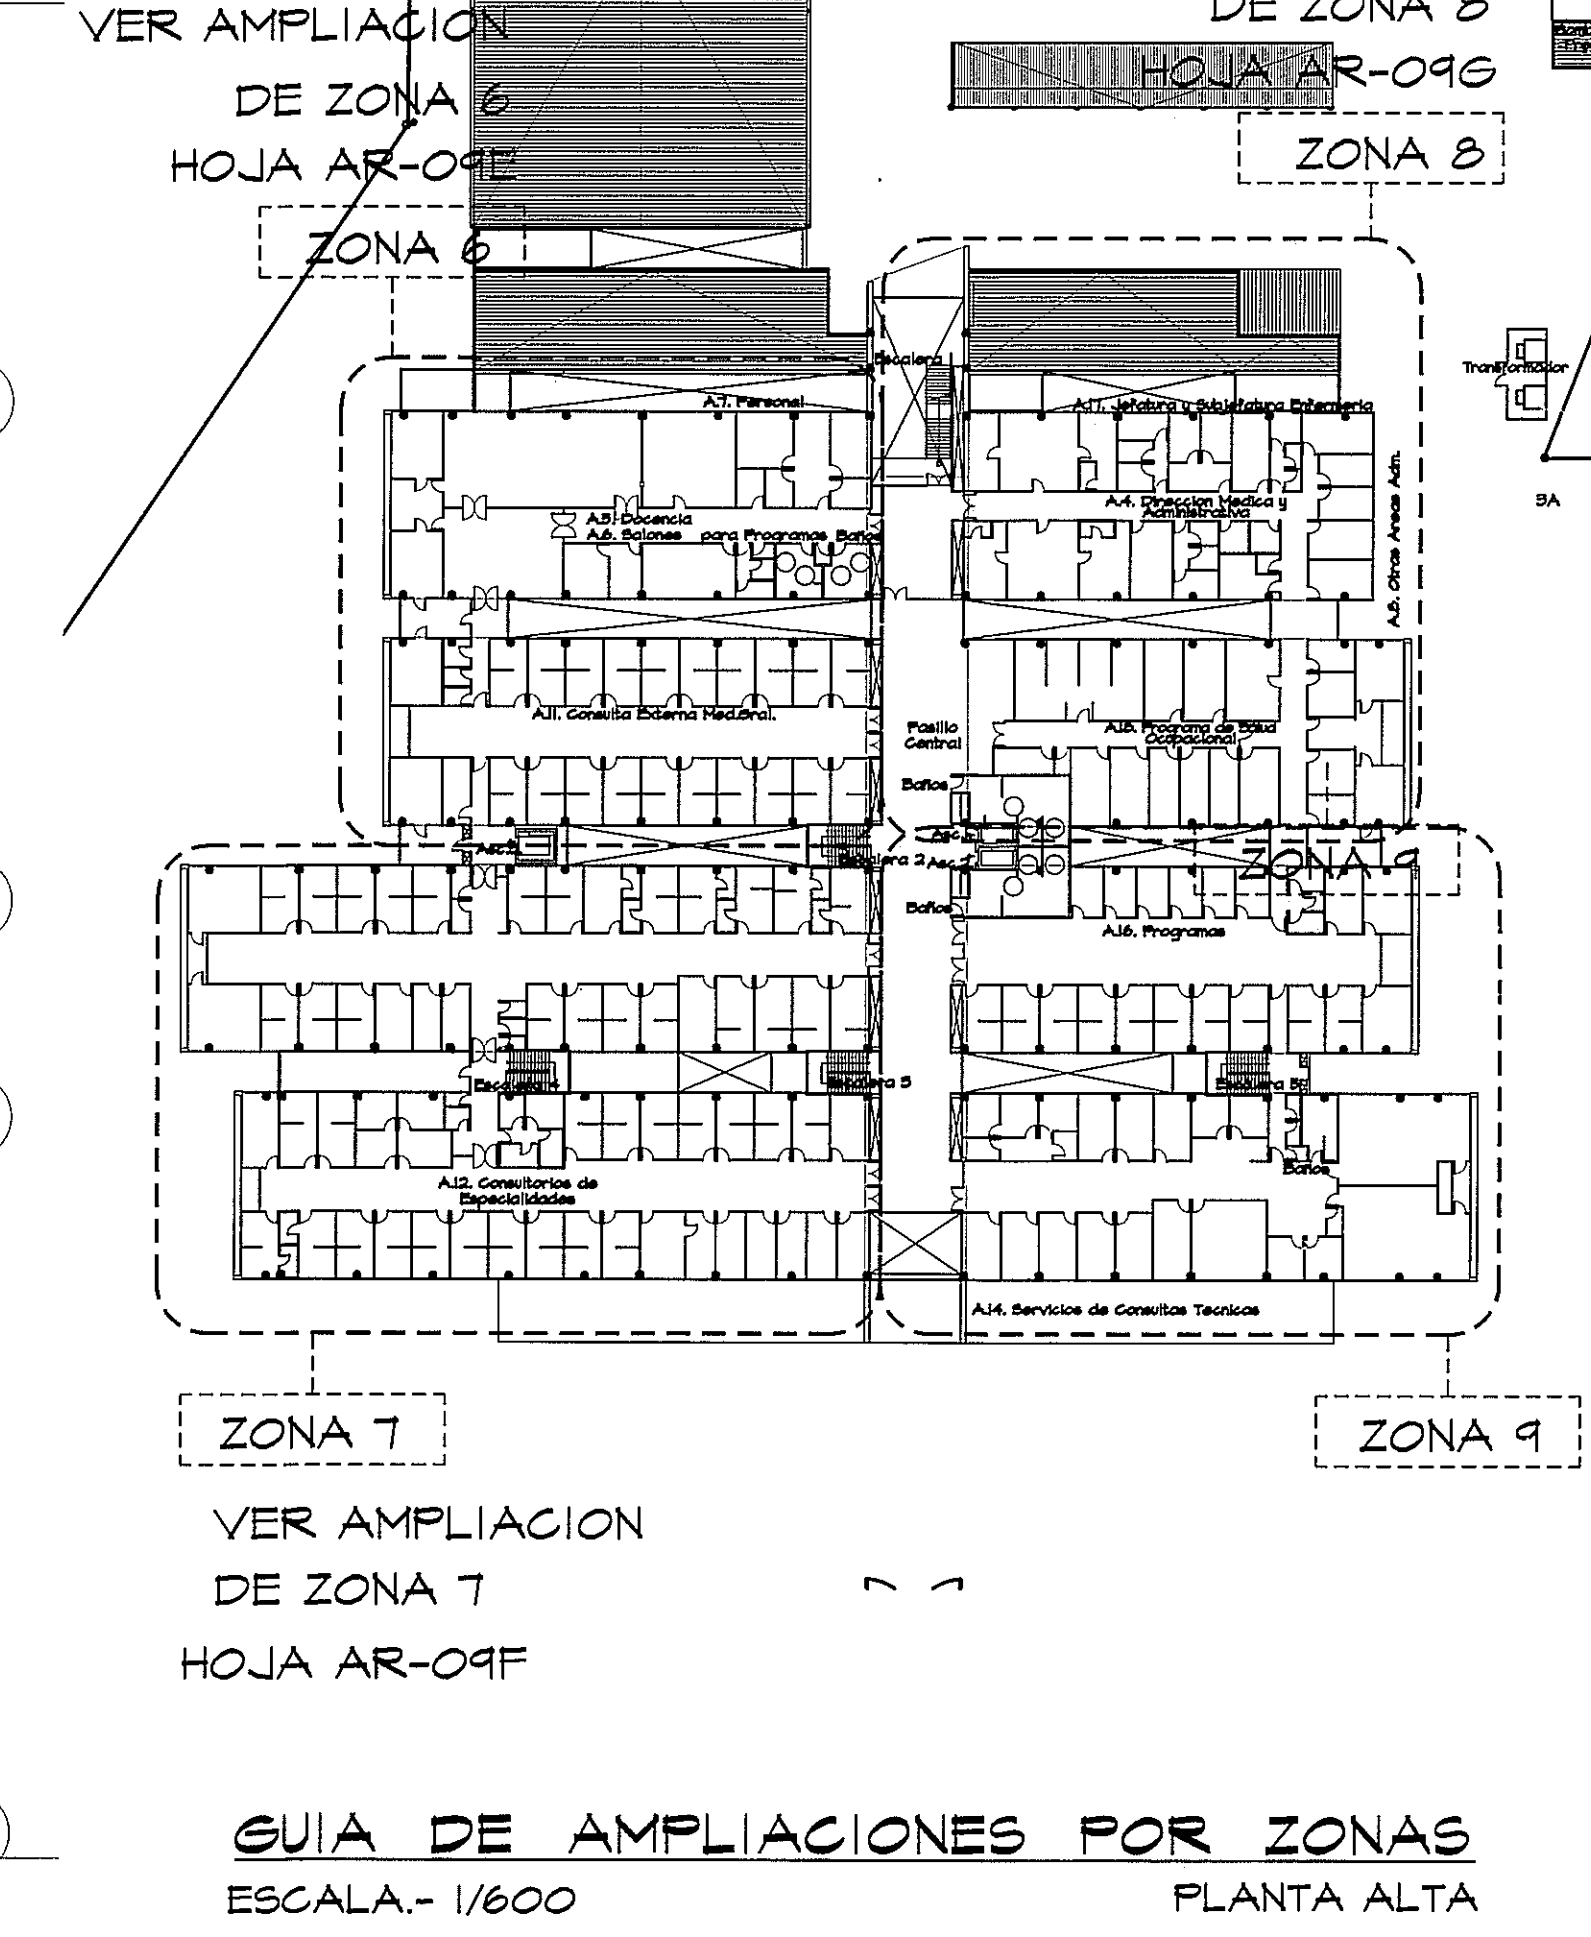


AMPLIACION DE ZONA 9
PLANTA ALTA
ESCALA: 1/75
* LAS PUERTAS SIMBOLOGIZADAS CON "H" SERAN DE DOBLE BATIENTE
* TIPO DE ACABADO: VER CUADRO DE ACABADOS EN PLANO AR-17A

NOTA: TODO EL MOBILIARIO Y EQUIPOS (QUE NO SEAN PARTE INTEGRAL DE LOS SISTEMAS DISEÑADOS), QUE ESTEN INDICADOS EN ESTE PROYECTO SON UNA SUGERENCIA PARA EL DUEÑO Y NO ESTAN INCLUIDOS EN EL CONTRATO (N.I.G.)
PROHIBIDA LA REPRODUCCION TOTAL O PARCIAL, Y EL USO DE SU CONTENIDO SIN EL CONSENTIMIENTO DE SU AUTOR.

OLMEDO A. GÓMEZ MARTÍNEZ
LIC. EN DISEÑO DE INTERIORES
Ley No. 20 de Enero de 1959
Junta Técnica de Ingeniería y Arquitectura

Revisión No.	FECHA
REVISIÓN 1	23-AGO-2012
REVISIÓN 2	17-SEPT-2012
REVISIÓN 3	08-OCT-2012
REVISIÓN 4	26-OCT-2012
REVISIÓN 5	20-DIC-2012
REVISIÓN 6	06-MAY-2013

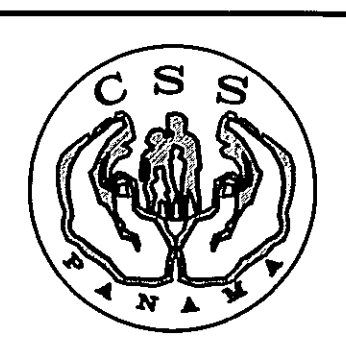

DIRECCION NACIONAL DE
INFRAESTRUCTURA Y SERVICIOS
DE APOYO (DINISA)

JEFE DE
DEPARTAMENTO

DIRECTOR DE
INGENIERIA Y ARQUITECTURA

PROYECTO:
CONSTRUCCION DE NUEVO EDIFICIO INSTITUCIONAL
POLICLINICA DR. MANUEL DE JESUS ROJAS
PROPIEDAD DE LA CAJA DEL SEGURO SOCIAL DE PANAMA
UBICADO EN LA URB. VILLA MONICA, CARRETERA INTERAMERICANA
DISTRITO DE AGUADULCE, PROV. DE COCLE, REPUBLICA DE PANAMA

DIRECTOR DE OBRAS Y CONSTRUCCIONES MUNICIPALES
PLANTA ALTA. ACABADOS. ZONA 9

DISEÑO ARQUITECTONICO:
ARQ. OLMEDO GOMEZ/SERTA
ESTRUCTURA:
ING. JUAN RAUL DIAZ
ELECTRICIDAD:
ING. MANUEL PADILLA
SISTEMAS ESPECIALES:
ING. DORANSE HURTADO

PLUMERIA:
M. P. HECTOR HASSELL
AIRE ACONDICIONADO:
ING. OSVALDO ADAMES
GASES MEDICOS:
ING. VICENTE PEÑALOZA

REVISION:
ARQ. OLMEDO GOMEZ
REVISION:
SERTA
DESARROLLO:
SERTA
FECHA:
2012
PROYECTO No.
2012-DES-014

HOJA No.
AR-09H
33