



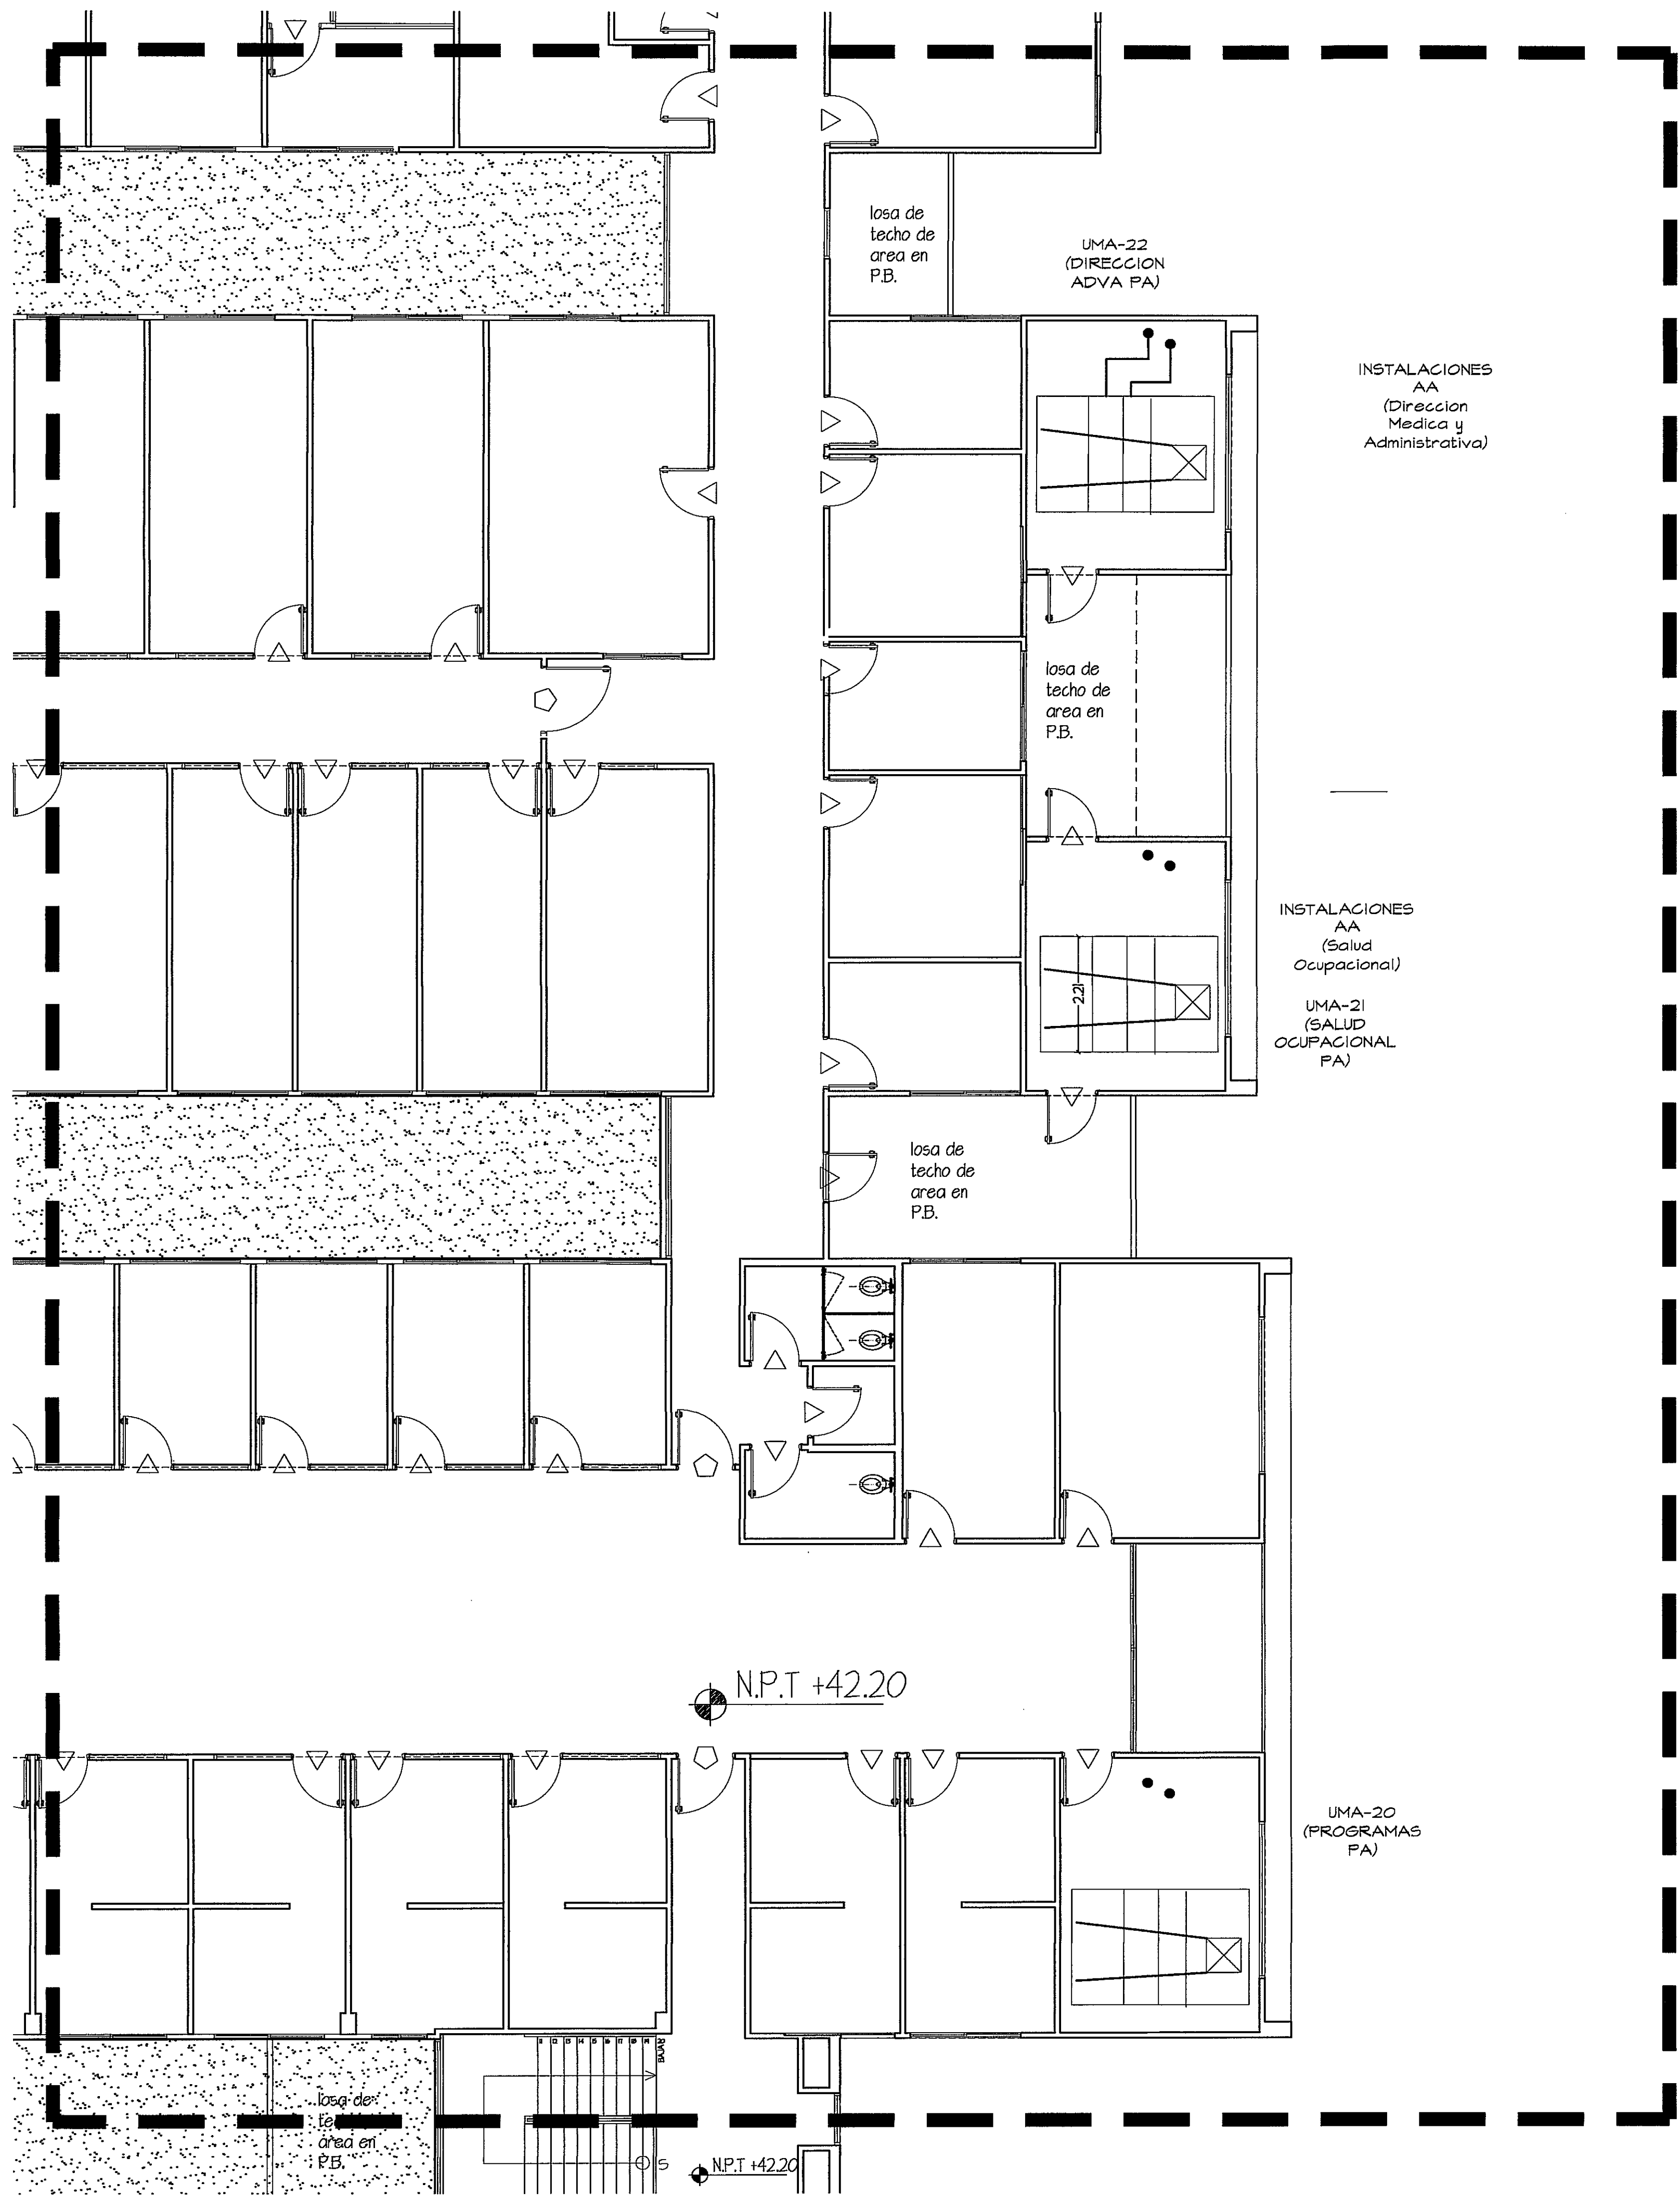

PLANTA BAJA TUBERIAS DE AGUA FRIA
ZONA-2 ESCALA: 1/75

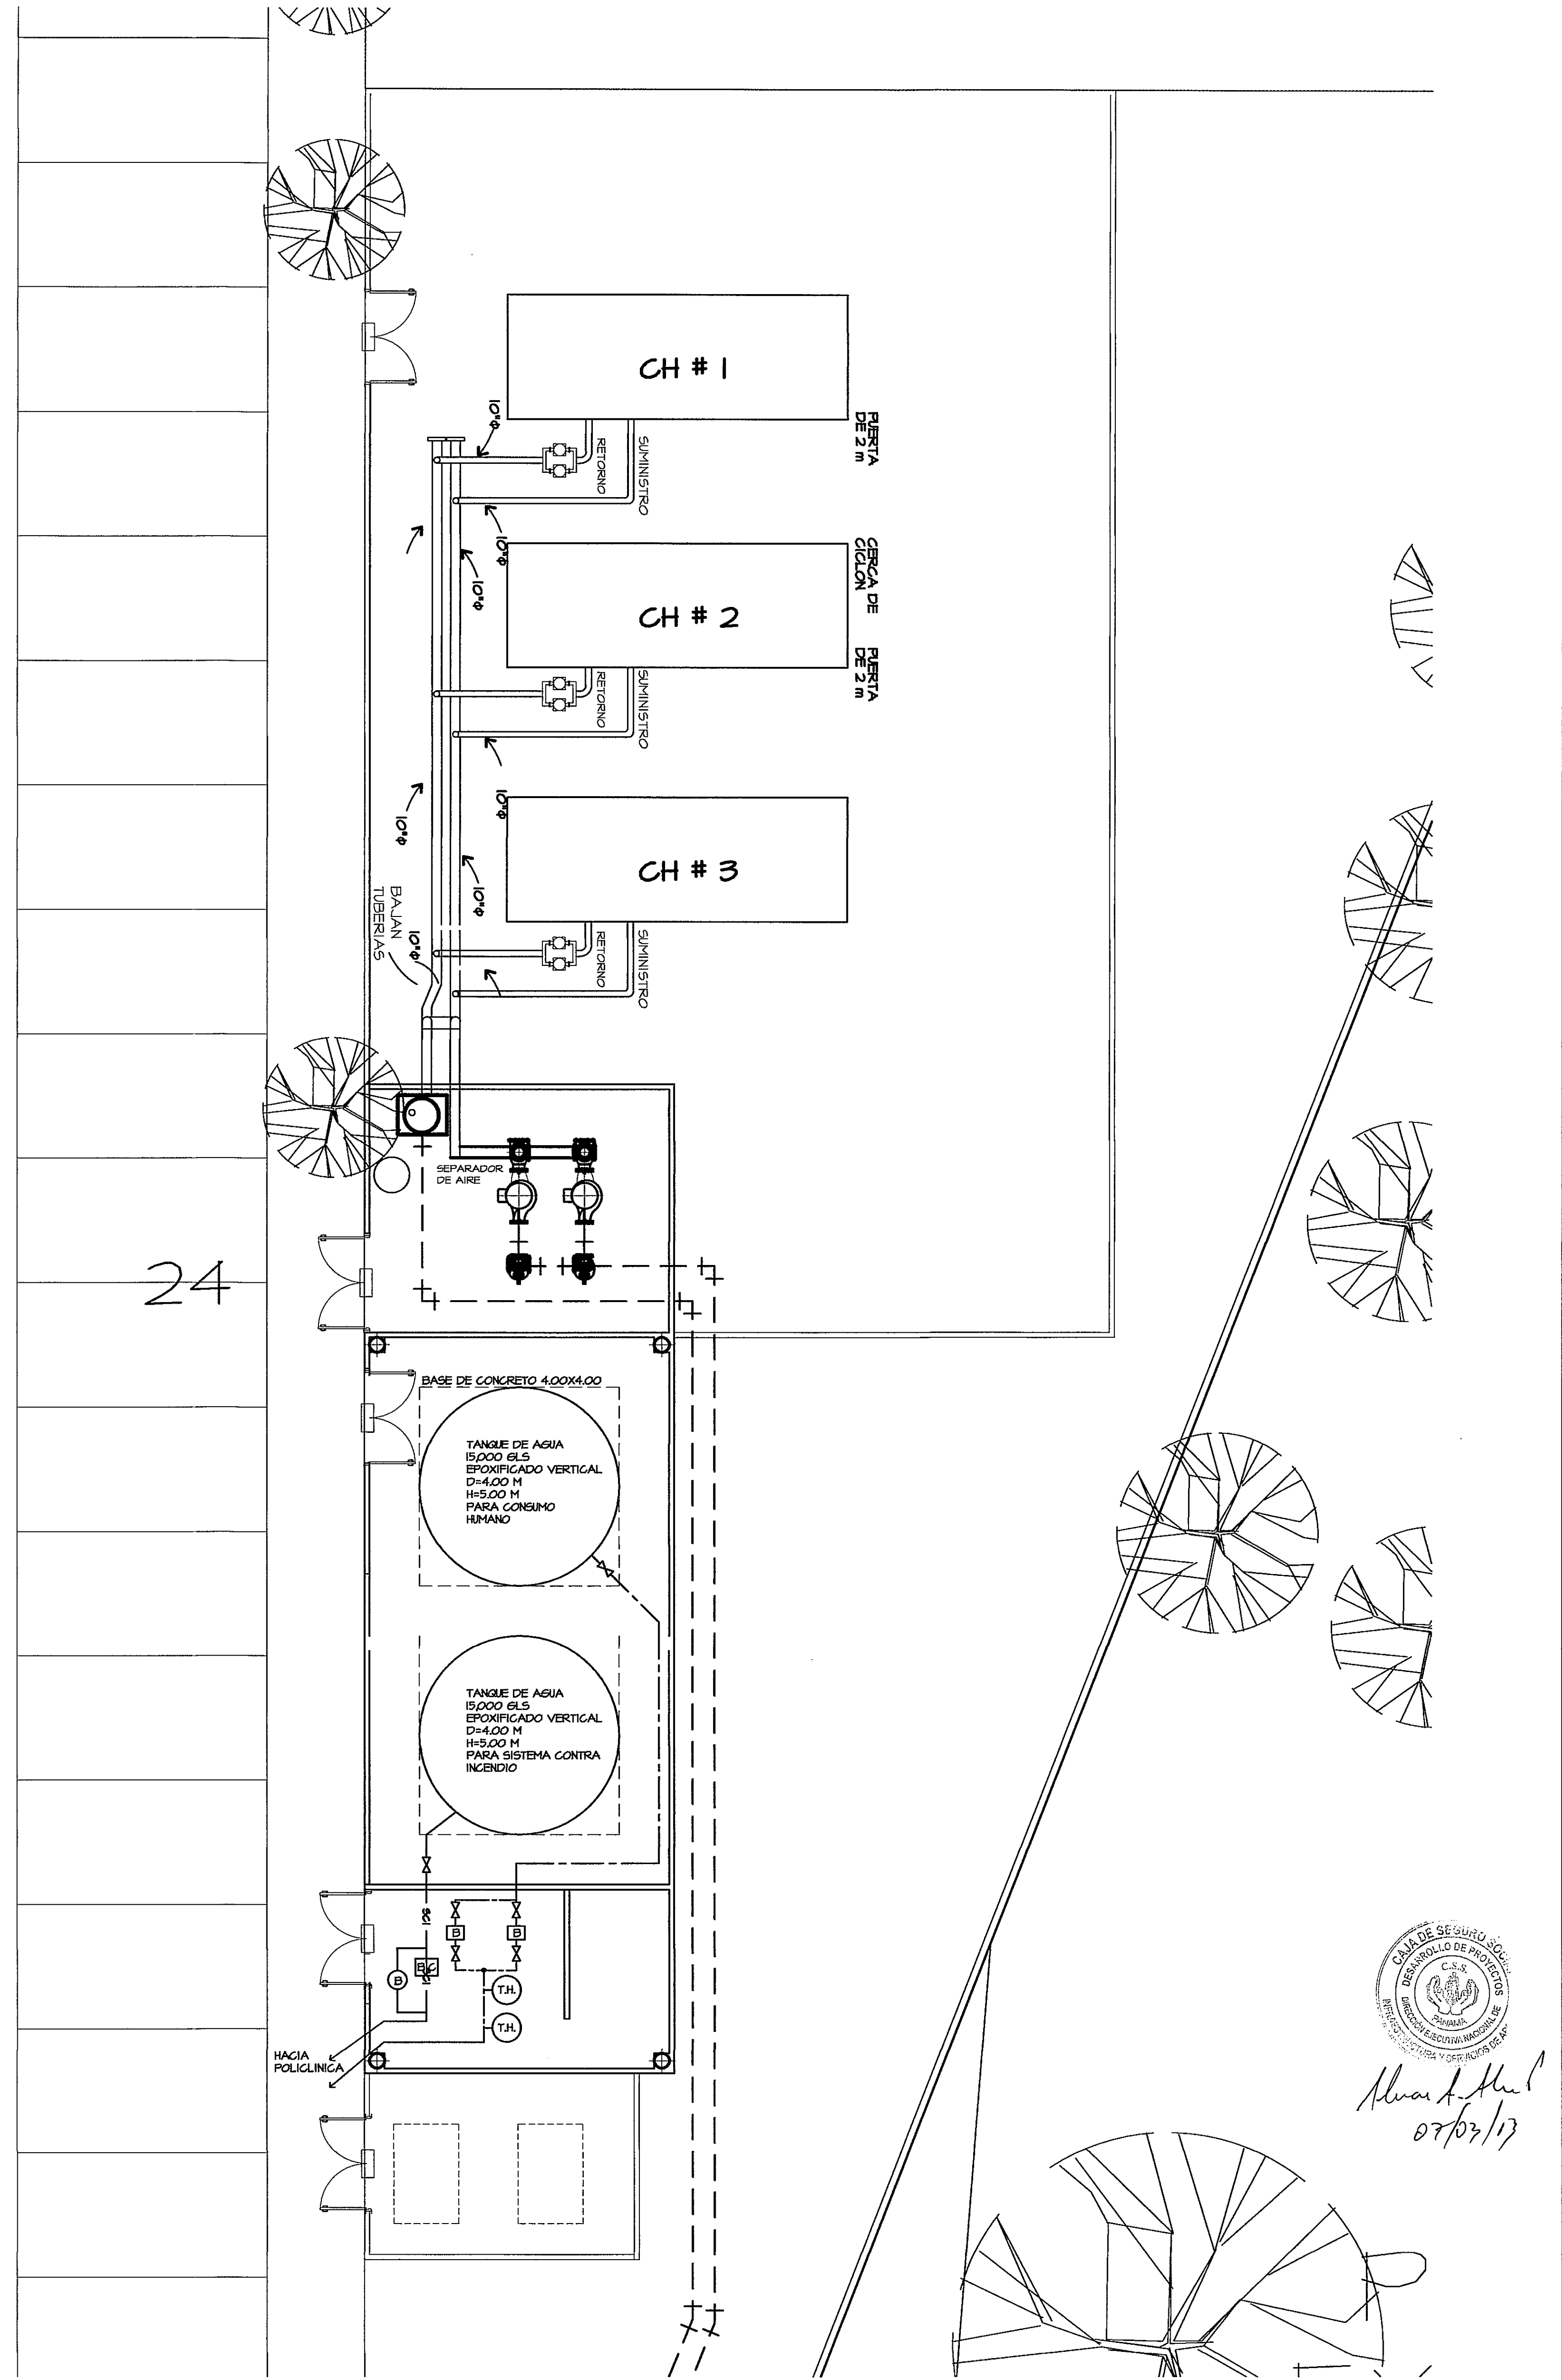


07/03/13

PROHIBIDA LA REPRODUCCION TOTAL O PARCIAL, Y EL USO DE SU CONTENIDO SIN EL CONSENTIMIENTO DE SU AUTOR.

OSVALDO E. ADAMES LAUN
INGENIERO ELECTRICISTA
Lic. No. 91
F.I.R.M.A.
Ley 15 del 26 de Enero de 1959
Junta Técnica de Ingeniería y Arquitectura

OLMEDO A. GOMEZ MARTINEZ
ARQUITECTO
Licencia No. 2004-001-103
F.I.R.M.A.
Ley 15 del 26 de Enero de 1959
Junta Técnica de Ingeniería y Arquitectura

Revision No.	FECHA
REVISION #1	07-FEB-2013
REVISION #2	

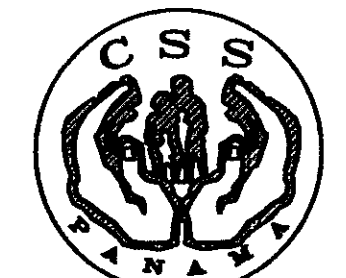

DIRECCION NACIONAL DE
INFRAESTRUCTURA Y SERVICIOS
DE APOYO (DINISA)

PROYECTO:
CONSTRUCCION DE NUEVO EDIFICIO INSTITUCIONAL
POLICLINICA DR. MANUEL DE JESUS ROJAS
PROPIEDAD DE LA CAJA DEL SEGURO SOCIAL DE PANAMA
UBICADO EN LA URB. VILLA MONICA, CARRETERA INTERAMERICANA
DISTRITO DE AGUADULCE, PROV. DE COCLE, REPUBLICA DE PANAMA

TITULO NIVEL (nombre de la hoja)

DISEÑO ARQUITECTONICO:
ARQ. OLMEDO GOMEZ/SEITA
ESTRUCTURA:
ING. JUAN RAUL DIAZ
ELECTRICIDAD:
ING. MANUEL PADILLA
SISTEMAS ESPECIALES:
ING. DORANSE HURTADO
PLOMERIA:
ING. CARLOS TRIBALDOS
AIRE ACONDICIONADO:
ING. OSVALDO ADAMES
GASES MEDICOS:
ING. VICENTE PEÑALOZA

riva s.a.
S.A.I.I.C.F.A.

AA-17

REVISION:	HOJA No.
ARQ. OLMEDO GOMEZ	DE
REVISION:	
SEITA	
DESARROLLO:	
SEITA	
FECHA:	
2012	
PROYECTO No.	
2012-DES-014	