


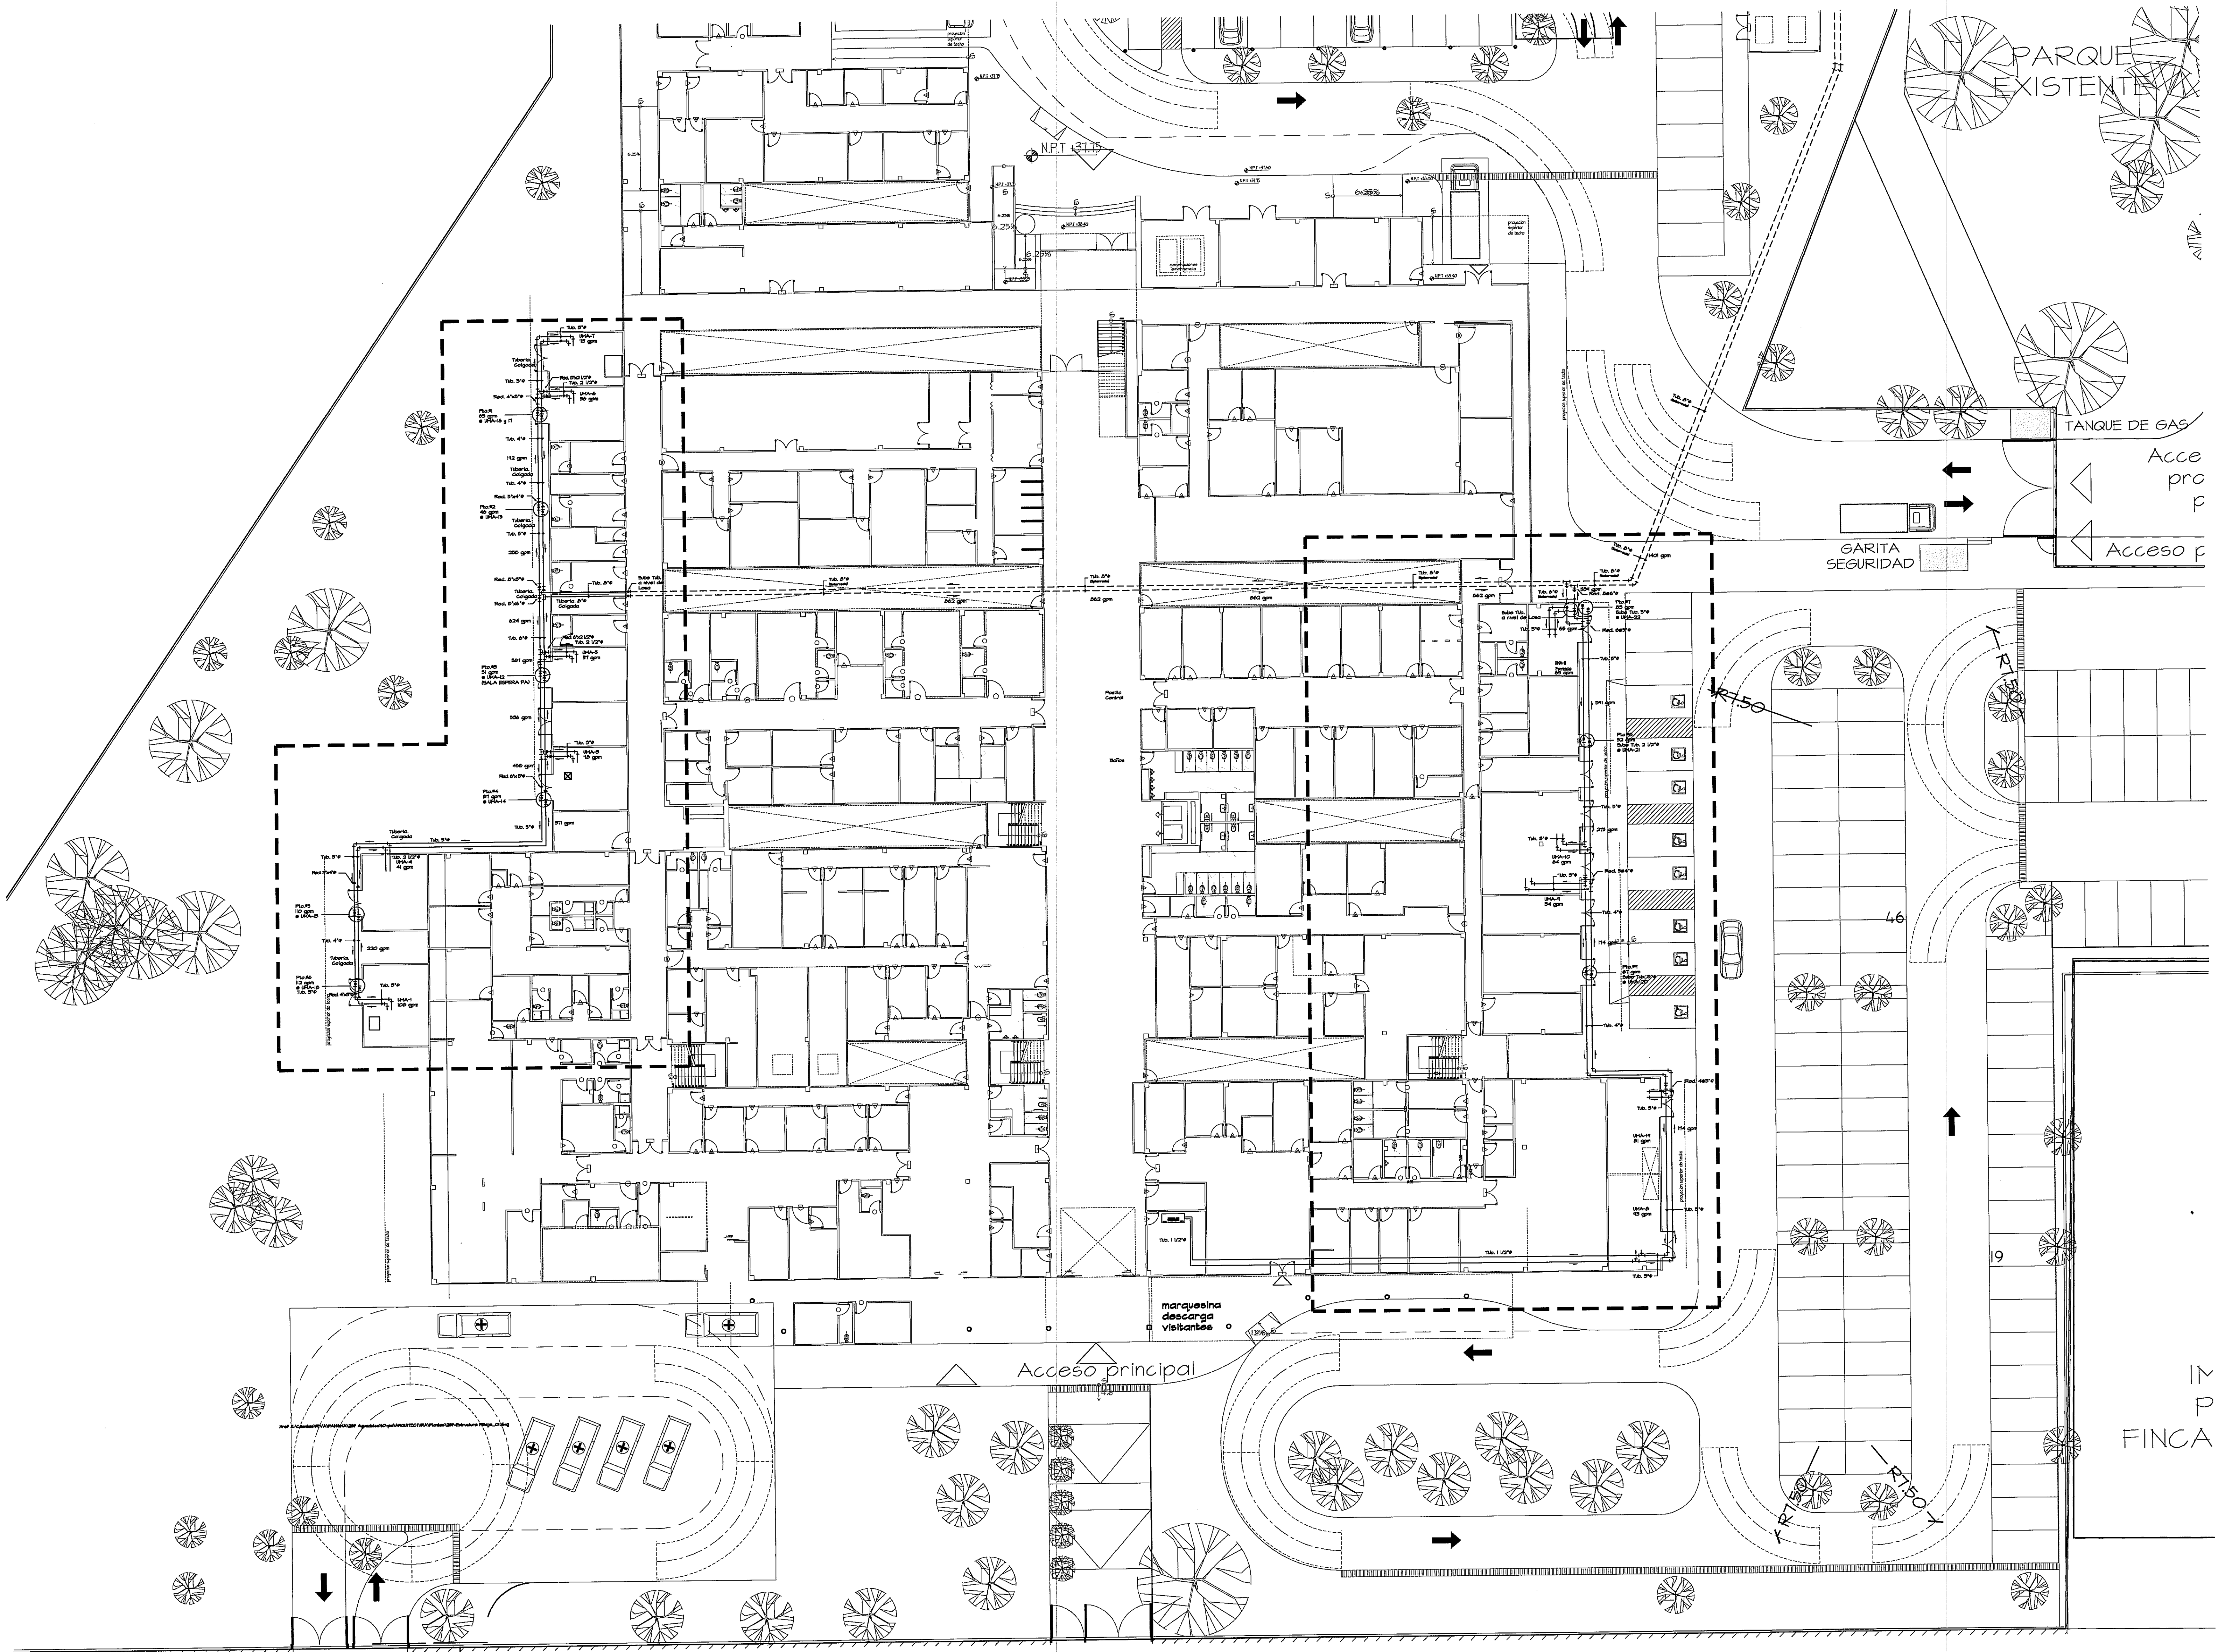

PLANTA BAJA TUBERIAS DE AGUA FRIA GENERAL

ESCALA: - 1/200

PROHIBIDA LA REPRODUCCION TOTAL O PARCIAL, Y EL USO DE SU CONTENIDO SIN EL CONSENTIMIENTO DE SU AUTOR.

APROBADO

CAJA DE SEGURO SOCIAL
DEPARTAMENTO DE PROYECTOS
DE INGENIERIA Y SERVICIOS
DE CONSTRUCCION

MANUEL DE JESUS ROJAS

OSVALDO E. ADAMES LAUN
INGENIERO SECCION TECNICA
LICENCIADO No. 29646-1-103
Firma
Ley 18 del 20 de Enero de 1998
Junta Técnica de Ingeniería y Arquitectura

OLMEDO GOMEZ MARTINEZ
ARQUITECTO
LICENCIADO No. 29646-1-103
Firma
Ley 18 del 20 de Enero de 1998
Junta Técnica de Ingeniería y Arquitectura

Revision No.	FECHA
REVISION #1	23-AGO-2012
REVISION #2	

CSS

JEFE DE DEPARTAMENTO

DIRECCION NACIONAL DE INFRAESTRUCTURA Y SERVICIOS DE APOYO (DINISA)

DIRECTOR DE INGENIERIA Y ARQUITECTURA

PROYECTO:
CONSTRUCCION DE NUEVO EDIFICIO INSTITUCIONAL
POLICLINICA DR. MANUEL DE JESUS ROJAS
PROPIEDAD DE LA CAJA DEL SEGURO SOCIAL DE PANAMA
UBICADO EN LA URB. VILLA MONICA, CARRETERA INTERAMERICANA
DISTRITO DE AGUADULCE, PROV. DE COCLE, REPUBLICA DE PANAMA

DIRECTOR DE OBRAS Y CONSTRUCCIONES MUNICIPALES

TITULO NIVEL (nombre de la hoja)

DISEÑO ARQUITECTONICO:
ARQ. OLMEDO GOMEZ/SERTA

ESTRUCTURA:
ING. JUAN RAUL DIAZ

ELECTRICIDAD:
ING. MANUEL PADILLA

SISTEMAS ESPECIALES:
ING. DORANSE HURTADO

PLUMERIA:
ING. CARLOS TRIBALDOS

AIRE ACONDICIONADO:
ING. OSVALDO ADAMES

GASES MEDICOS:
ING. VICENTE PEÑALOZA

riva s.a.
S.A.I.I.C.F.A.

AA-13

REVISION:
ARG. OLMEDO GOMEZ

REVISION:
SERTA

DESARROLLO:
SERTA

FECHA:
2012

PROYECTO No.
2012-DES-014

HOJA No.
DE