


PLANTA ALTA - ILUMINACION (NIVEL 100)
ESCALA 1:250

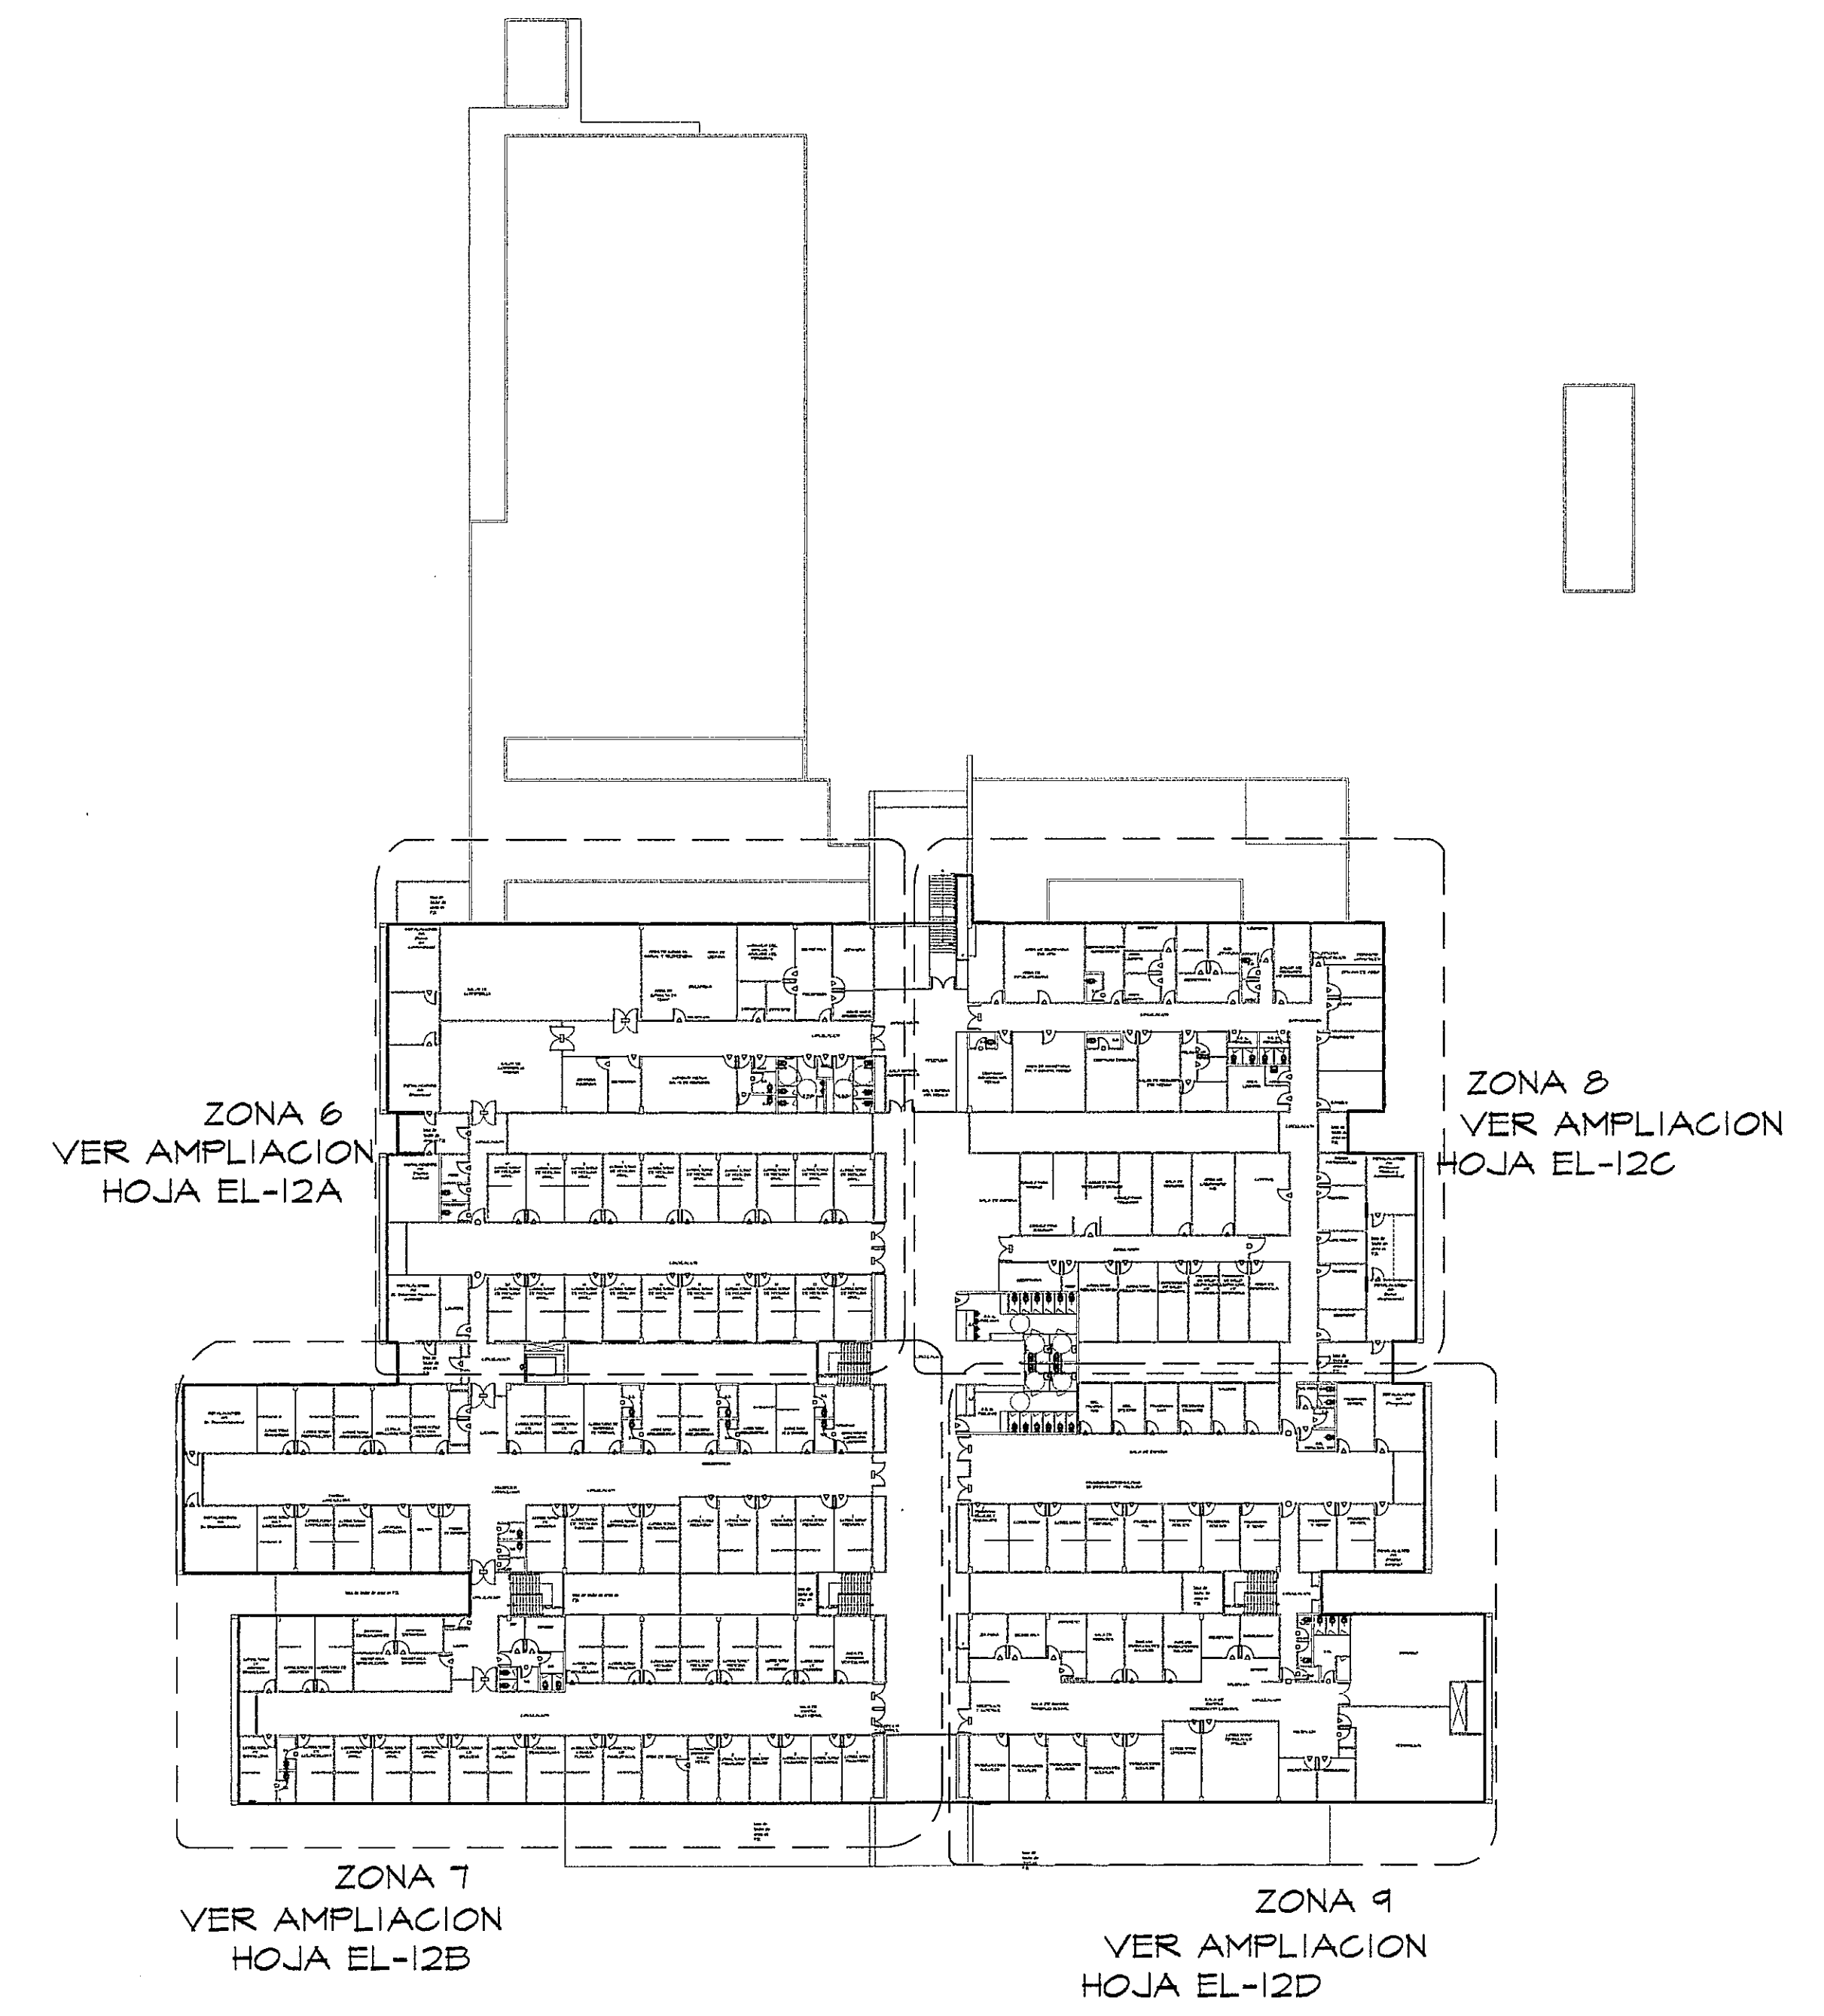

GUIA DE AMPLIACIONES POR SECCIONES
ESCALA 1:400 PLANTA BAJA (NIVEL 000)

- LUMINARIA 2*2 DE 17x18 T8 * 4 TUB
- LUMINARIA 2*4 DE 32x18 T8 * 4 TUB
- SALIDA PARA LUMINARIA SENCILLA
- INTERRUPTOR SENCILLO
- INTERRUPTOR TRES VIAS

SIMBOLOGIA DE ILUMINACION

PROHIBIDA LA REPRODUCCION TOTAL O PARCIAL, Y EL USO DE SU CONTENIDO SIN EL CONSENTIMIENTO DE SU AUTOR.

OLMEDO A. GÓMEZ MARTÍNEZ ARQUITECTO LICENCIA No. 2002-01-103 Ley 16 del 20 de Enero de 1959 Junta Técnica de Ingeniería y Arquitectura	JOSE F. TEJEDA CARRION INGENIERO ELÉCTRICO-MECANICO LICENCIA No. 2002-02-002 P.T. & S.A. Ley 15 del 08 de Enero de 1959 Junta Técnica de Ingeniería y Arquitectura
---	--

Revision No.	FECHA
REVISION #1	25-MAR-2013

DIRECCION NACIONAL DE INFRAESTRUCTURA Y SERVICIOS DE APOYO (DINSA)

JEFE DE DEPARTAMENTO

DIRECTOR DE INGENIERIA Y ARQUITECTURA

PROYECTO:
CONSTRUCCION DE NUEVO EDIFICIO INSTITUCIONAL POLICLINICA DR. MANUEL DE JESUS ROJAS PROPIEDAD DE LA CAJA DEL SEGURO SOCIAL DE PANAMA UBICADO EN LA URB. VILLA MONICA, CARRETERA INTERAMERICANA DISTRITO DE AGUADULCE, PROV. DE COCLE, REPUBLICA DE PANAMA

DIRECTOR DE OBRAS Y CONSTRUCCIONES MUNICIPALES

ILUMINACION GENERAL - NIV.100

DISEÑO ARQUITECTONICO:
ARG. OLMEDO GÓMEZ/SERTA

ESTRUCTURA:
ING. JUAN RAUL DIAZ

ELECTRICIDAD:
ING. MANUEL PADILLA

SISTEMAS ESPECIALES:
ING. DORANSE HURTADO

PLOMERIA:
MP. HECTOR HASSELL

AIRE ACONDICIONADO:
ING. OSVALDO ADAMES

GASES MEDICOS:
ING. VICENTE PERALOZA

riva s.a.
S.A.I.I.C.F.A.

EL-12

REVISION:	ARG. OLMEDO GOMEZ
REVISION:	SERTA
DESARROLLO:	SERTA
FECHA:	2012
PROYECTO No.:	2012-DES-014
HOJA No.:	DE