



identifique las bajantes o estaca.
con su numero
para encontrar rapido.

LISTADO DE
ARTEFACTOS

INO	INODORO
LAV	LAVAMANOS
TINA	TINA DE ASEO
DU	DUCHA
G.R.	GRIFO ROSCADO
S.P.	SUMIDERO DE PISO
FREG.	FREGADOR
AA	DRENAJE DE A/A
VA	VENTILACION AUTOMATICA
F.A.F	FUENTE DE AGUA FRIA
VERT. GLI	VERTEDERO CLINICO
EST. PALT.	ESTELIZADOR PALETA
VENT.	VENTILACION
LAV. QUIR.	LANAMOS QUIRURGICO
SILLA ODONT.	SILLA ODONTOLOGICA

SIMBOLOGIA

—P—P—	AGUA PLUVIAL
—	AGUA SERVIDA
— — —	AGUA POTABLE FRIA
— · — · —	AGUA POTABLE CALIENTE
— — — —	VENTILACION
—>	REDUCCION DE DIAMETRO
—o—	INDICA CAMBIO DE ALTURA DE TUBERIA
—J—	VENTILACION HACIA EL TECHO CON PROTECTOR
—X—	LLAVE DE CONTROL
—F—	REGISTRO SANITARIO
CA	CAMARA DE AIRE
N.P.A.	NIVEL DE PISO ACABADO
RED	REDUCCIONES

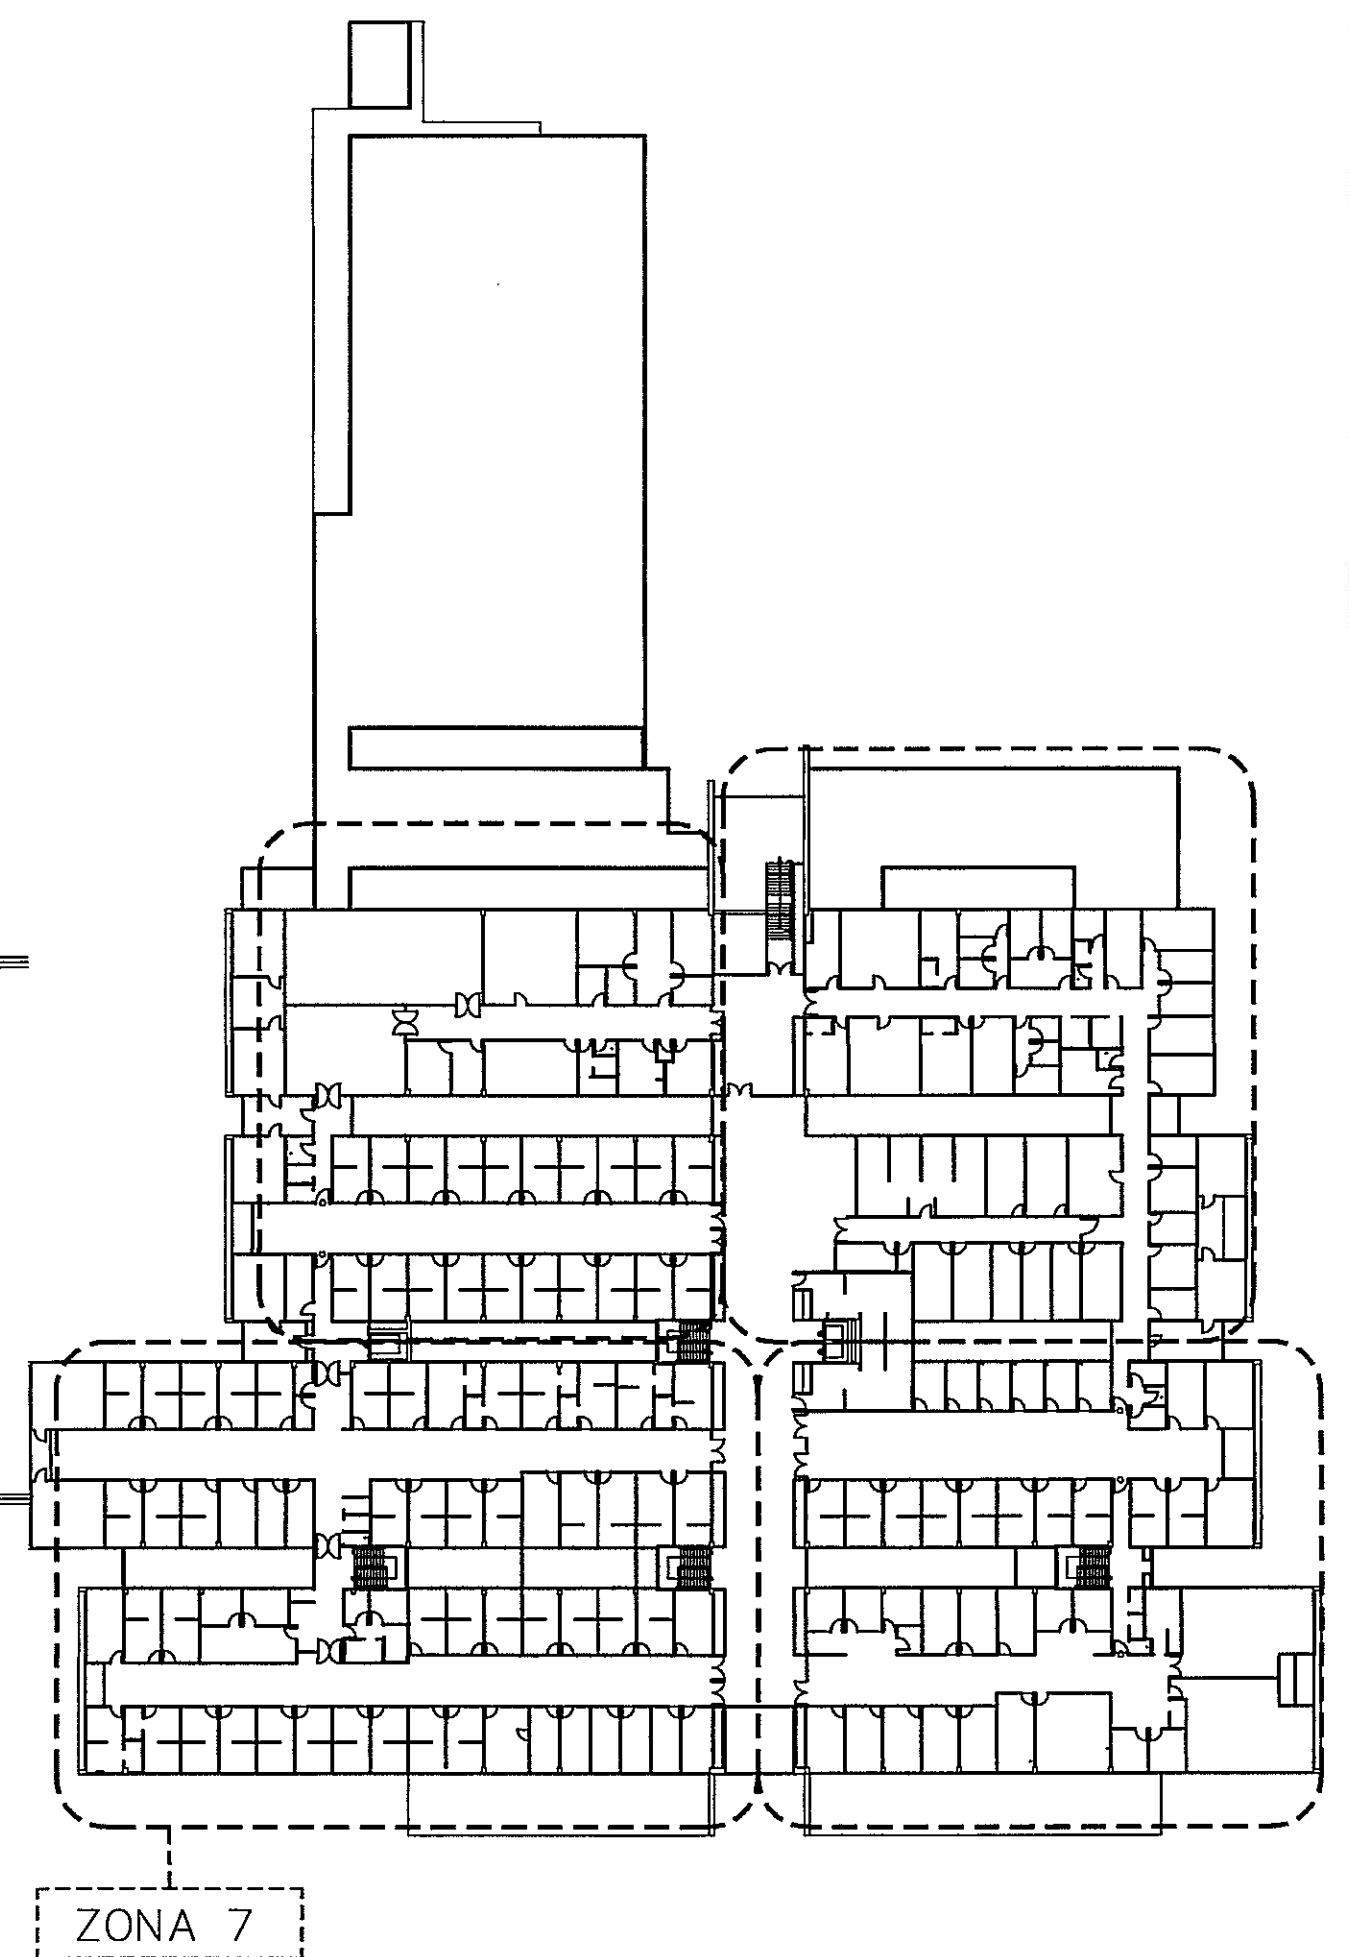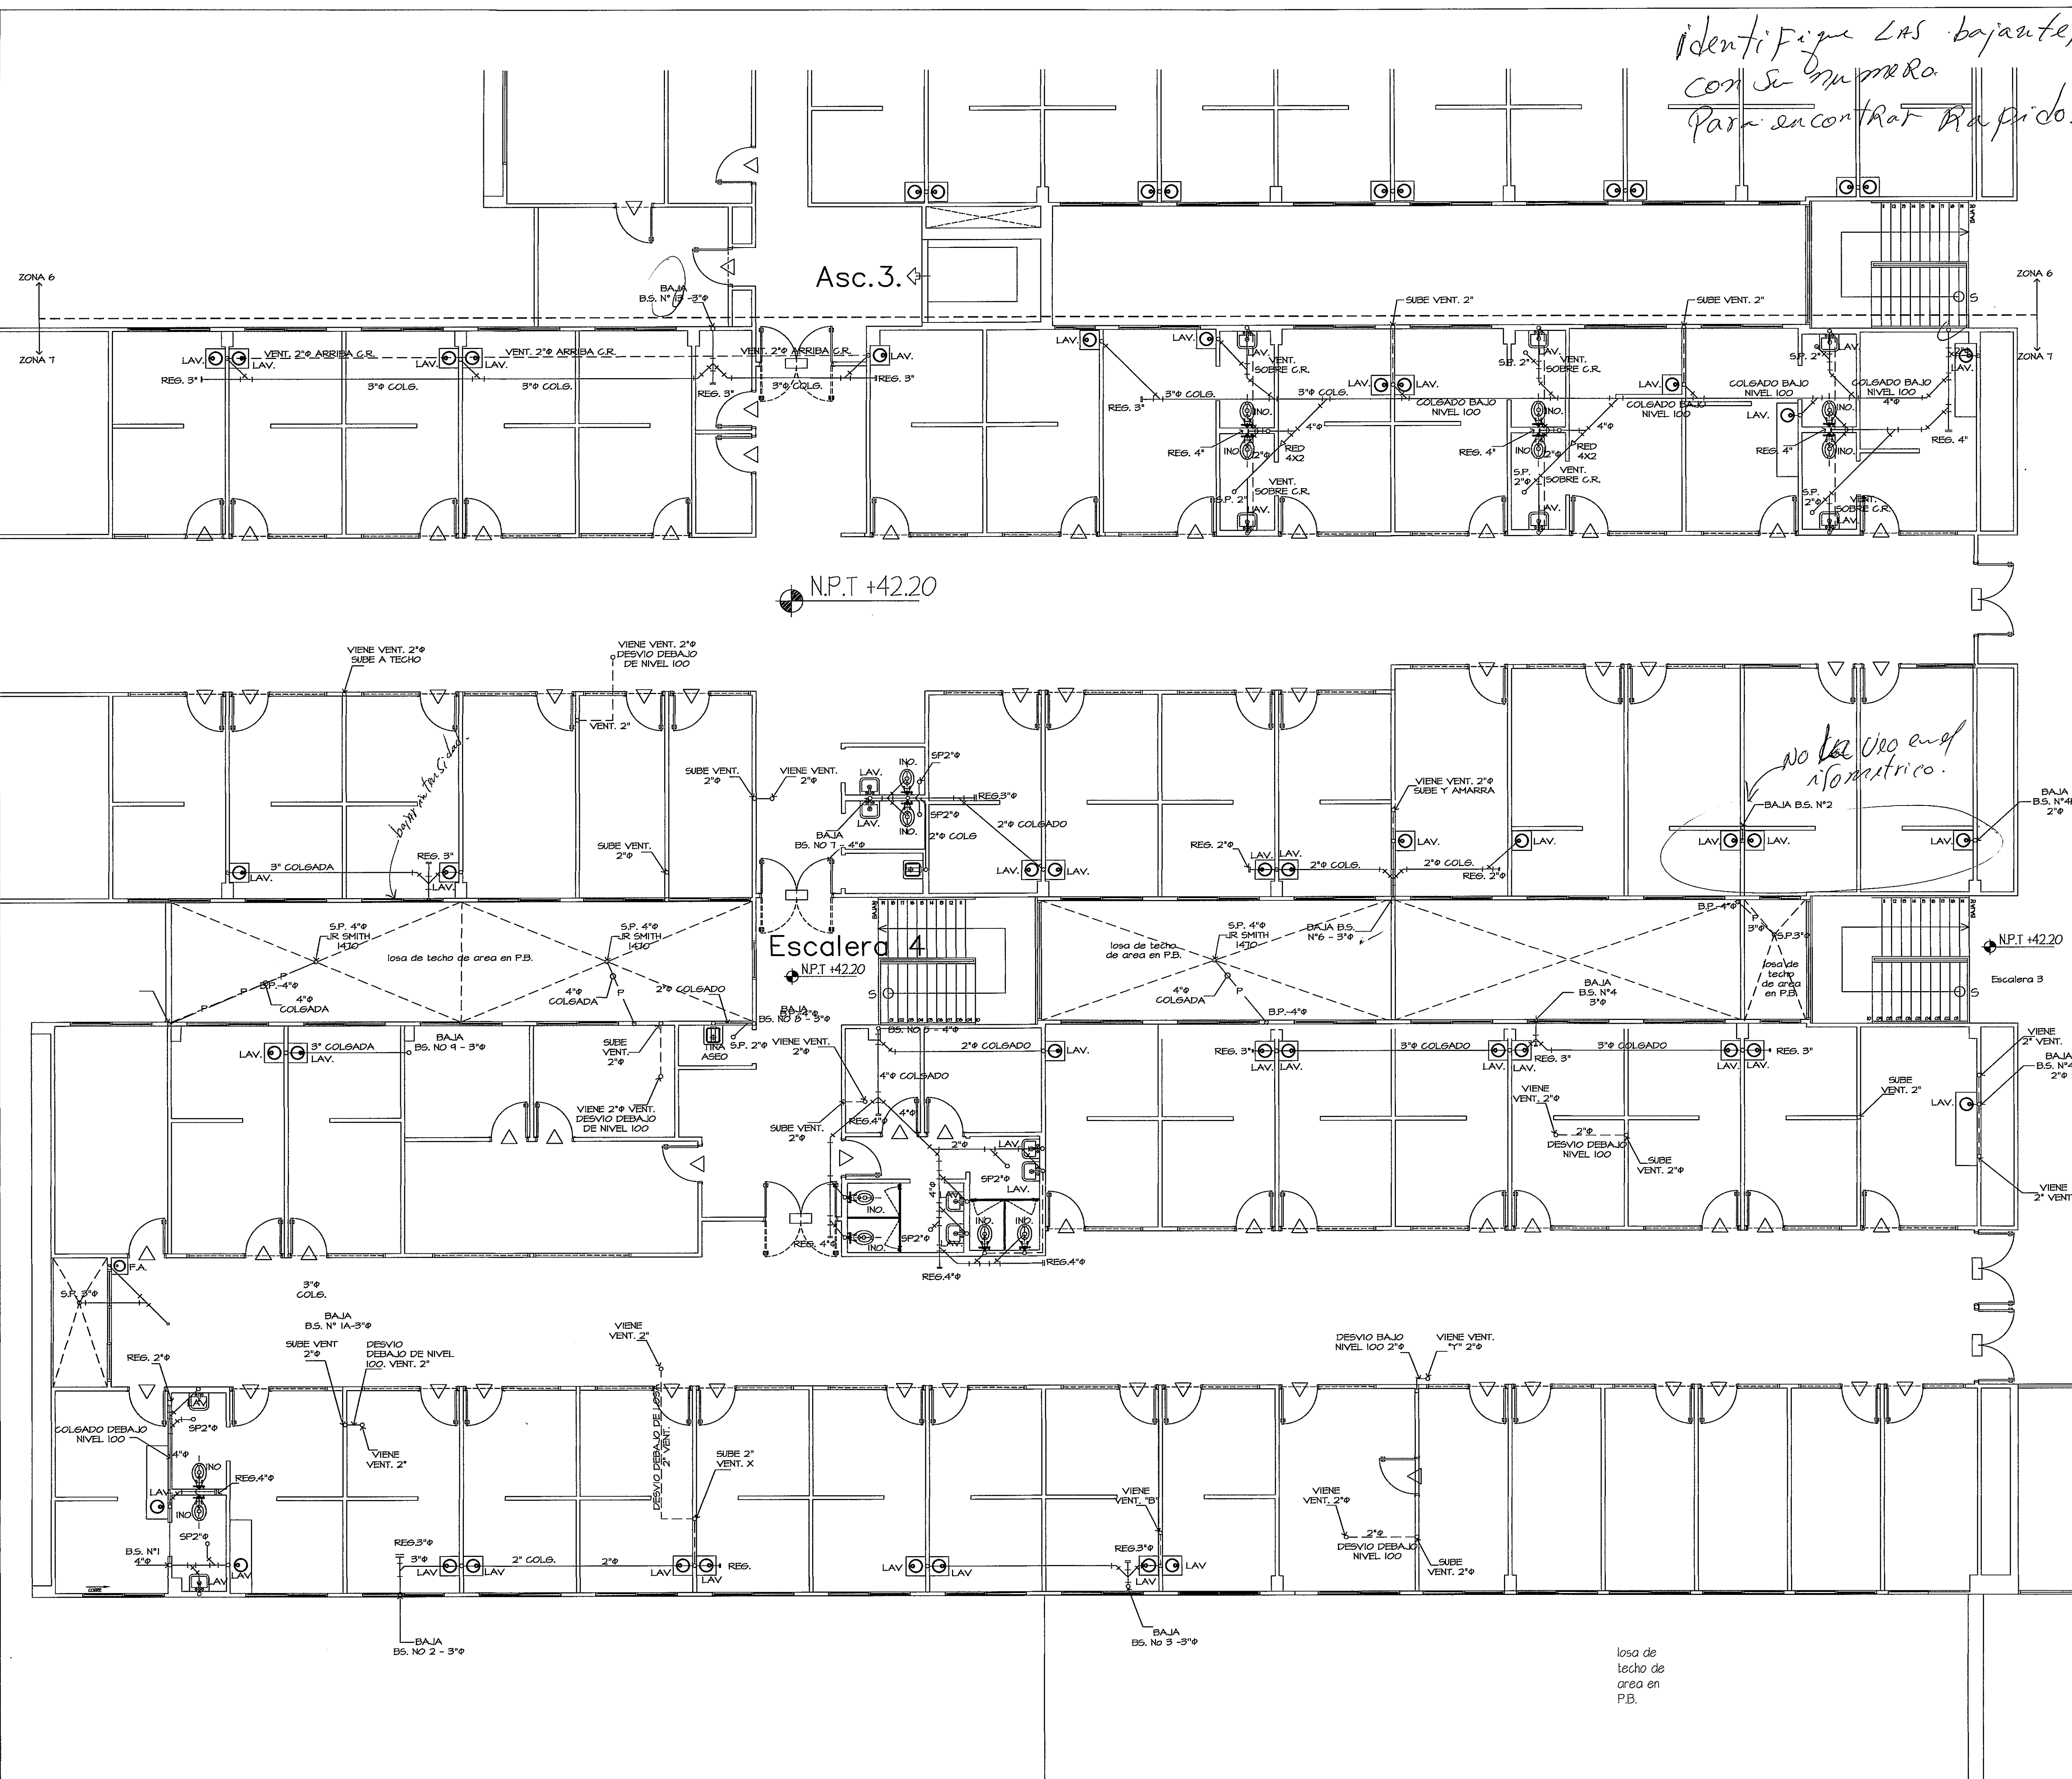

PLANTA AMPLIACION ZONA 7 SANITARIA
ESCALA 1:75

GUIA DE AMPLIACIONES POR ZONAS
ESCALA - 1/500 / PLANTA ALTA (NIVEL 100)