



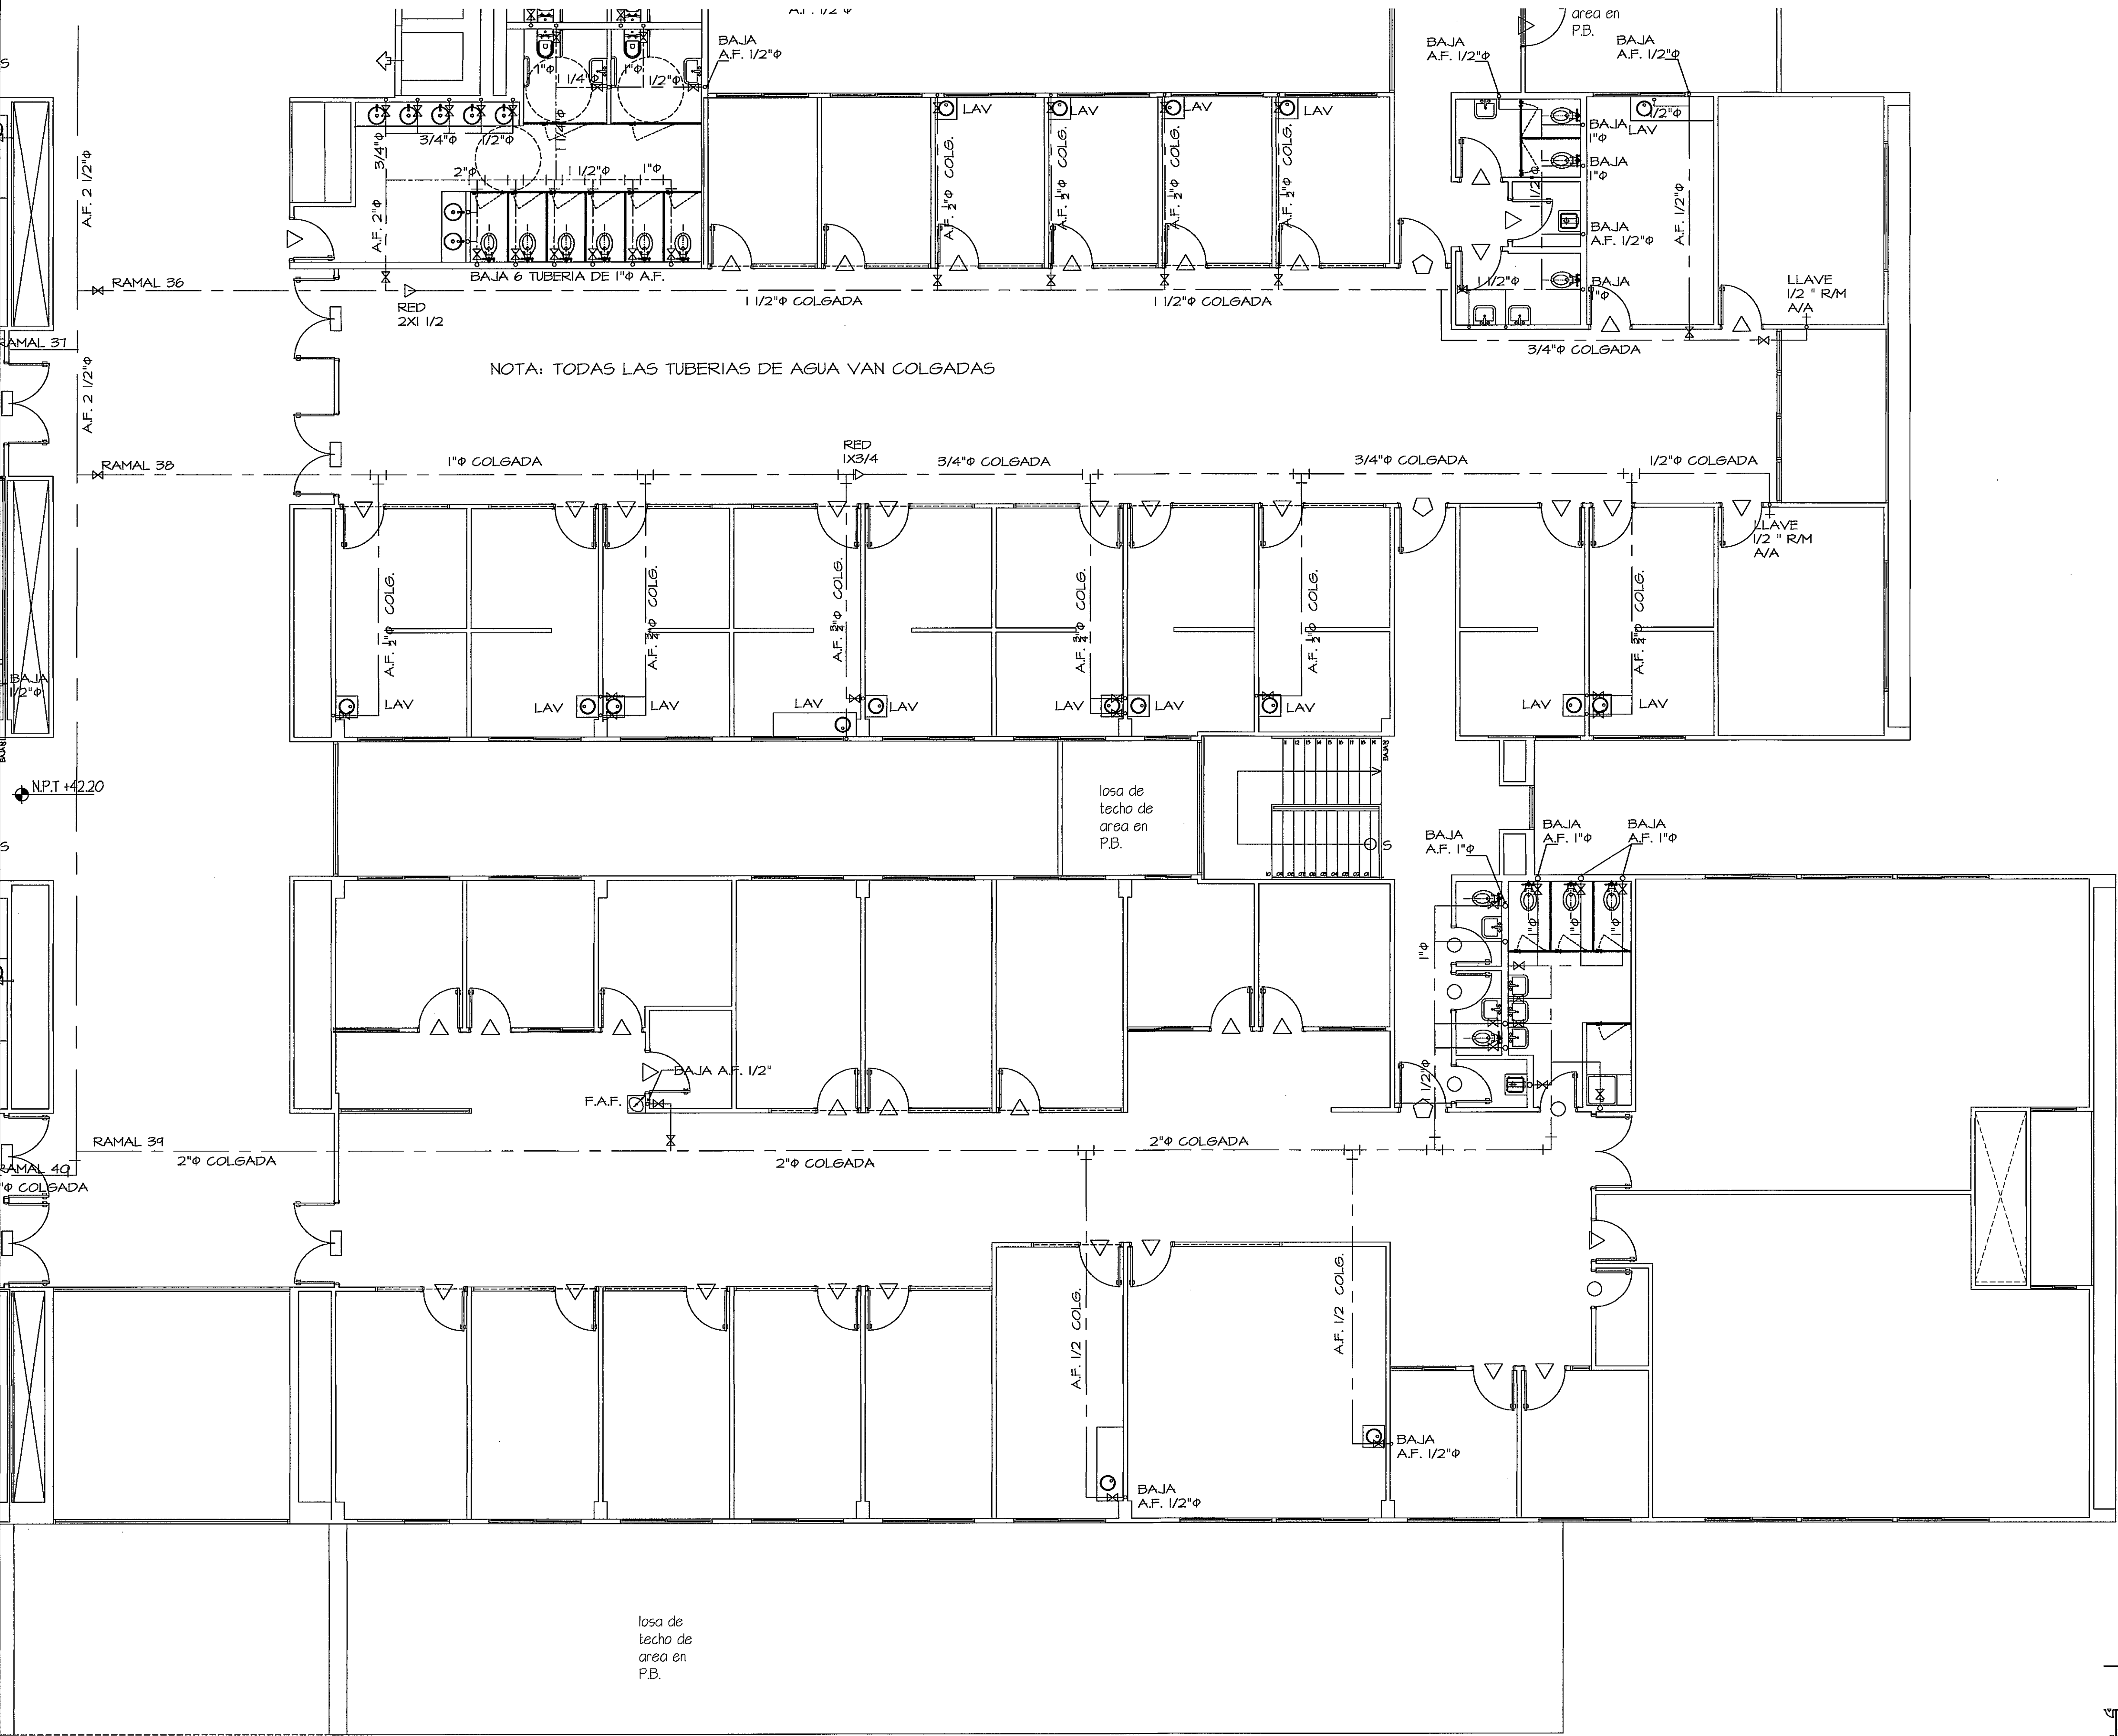

|                                  |       |
|----------------------------------|-------|
| TUBERIA DE AGUA POTABLE (A.F.)   | ----- |
| TUBERIA DE AGUA CALIENTE (A.C.)  | ----- |
| TUBERIA DE AGUAS GRISAS (A.G.)   | ----- |
| TUBERIA DE AGUAS SERVIDAS (A.S.) | ----- |
| TUBERIA DE AGUA PLUVIAL (A.L.L.) | ----- |
| TUBERIA DE VENTILACION (VENT.)   | ----- |

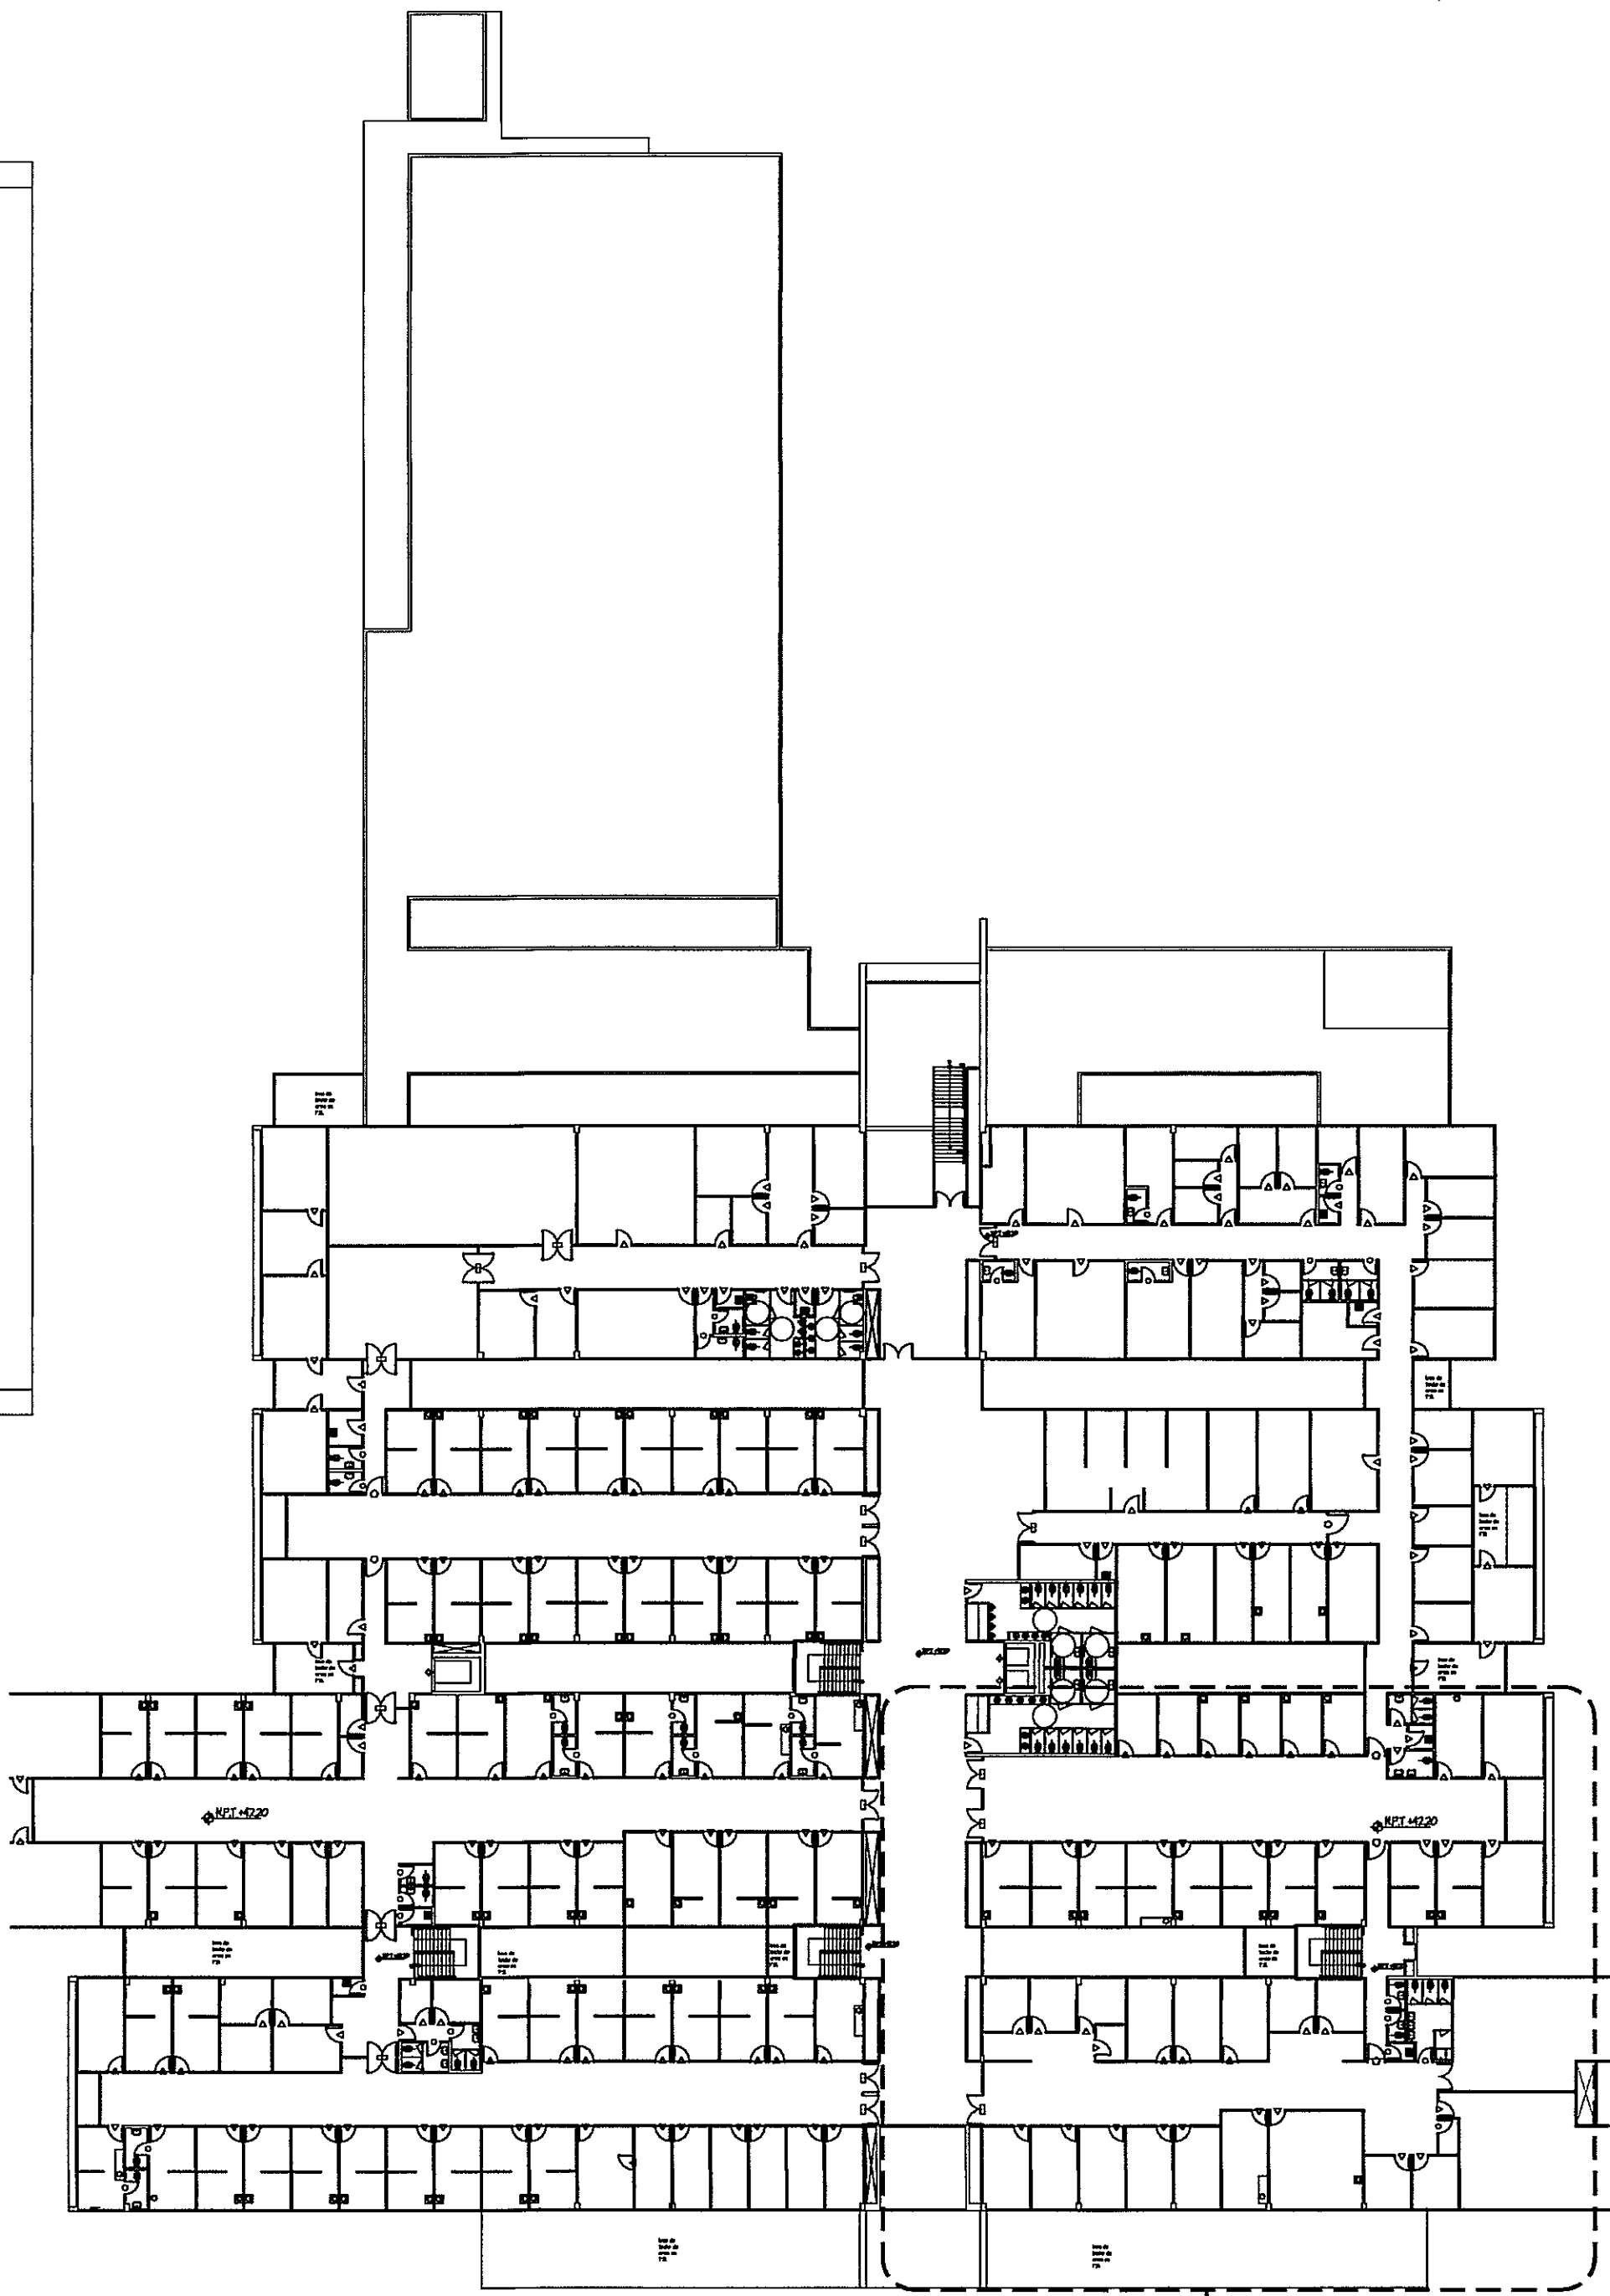


PLANTA AMPLIADA ZONA 9 SISTEMA DE AGUA POTABLE  
ESCALA 1:75

debe escribir la palabra:  
Planta Alta en todas las que  
son Planta alta.

ZONA 9

GUIA DE AMPLIACIONES DE ZONAS  
ESCALA 1:400

PROHIBIDA LA REPRODUCCION TOTAL O PARCIAL, Y EL USO DE SU CONTENIDO SIN EL CONSENTIMIENTO DE SU AUTOR.

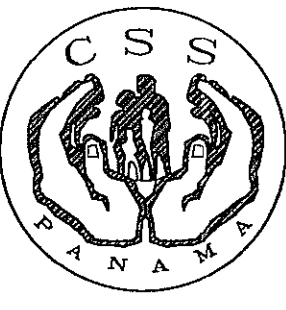

PROYECTO:  
CONSTRUCCION DE NUEVO EDIFICIO INSTITUCIONAL  
POLICLINICA DR. MANUEL DE JESUS ROJAS  
PROPIEDAD DE LA CAJA DEL SEGURO SOCIAL DE PANAMA  
UBICADO EN LA URB. VILLA MONICA, CARRETERA INTERAMERICANA  
DISTRITO DE AGUADULCE, PROV. DE COCLE, REPUBLICA DE PANAMA

DISEÑO ARQUITECTONICO:  
ARQ. OLMEDO GOMEZ/SERTA  
ESTRUCTURA:  
ING. JUAN RAUL DIAZ  
ELECTRICIDAD:  
ING. MANUEL PADILLA  
SISTEMAS ESPECIALES:  
ING. DORANSE HURTADO

PLUMERIA:  
MAESTRO PLOM. HECTOR HASSELL  
AIRE ACONDICIONADO:  
ING. OSVALDO ADAMES  
GASES MEDICOS:  
ING. VICENTE PEÑALOZA

|                                                                                              |                               |                    |
|----------------------------------------------------------------------------------------------|-------------------------------|--------------------|
| REVISION:<br>ARQ. OLMEDO GOMEZ                                                               | <b>riva</b><br>S.A.I.I.C.F.A. | HOJA No.<br><br>DE |
| REVISION:<br>SERTA<br>DESARROLLA:<br>SERTA<br>FECHA:<br>2012<br>PROYECTO No.<br>2012-DES-014 |                               |                    |
| PL-33                                                                                        |                               |                    |