



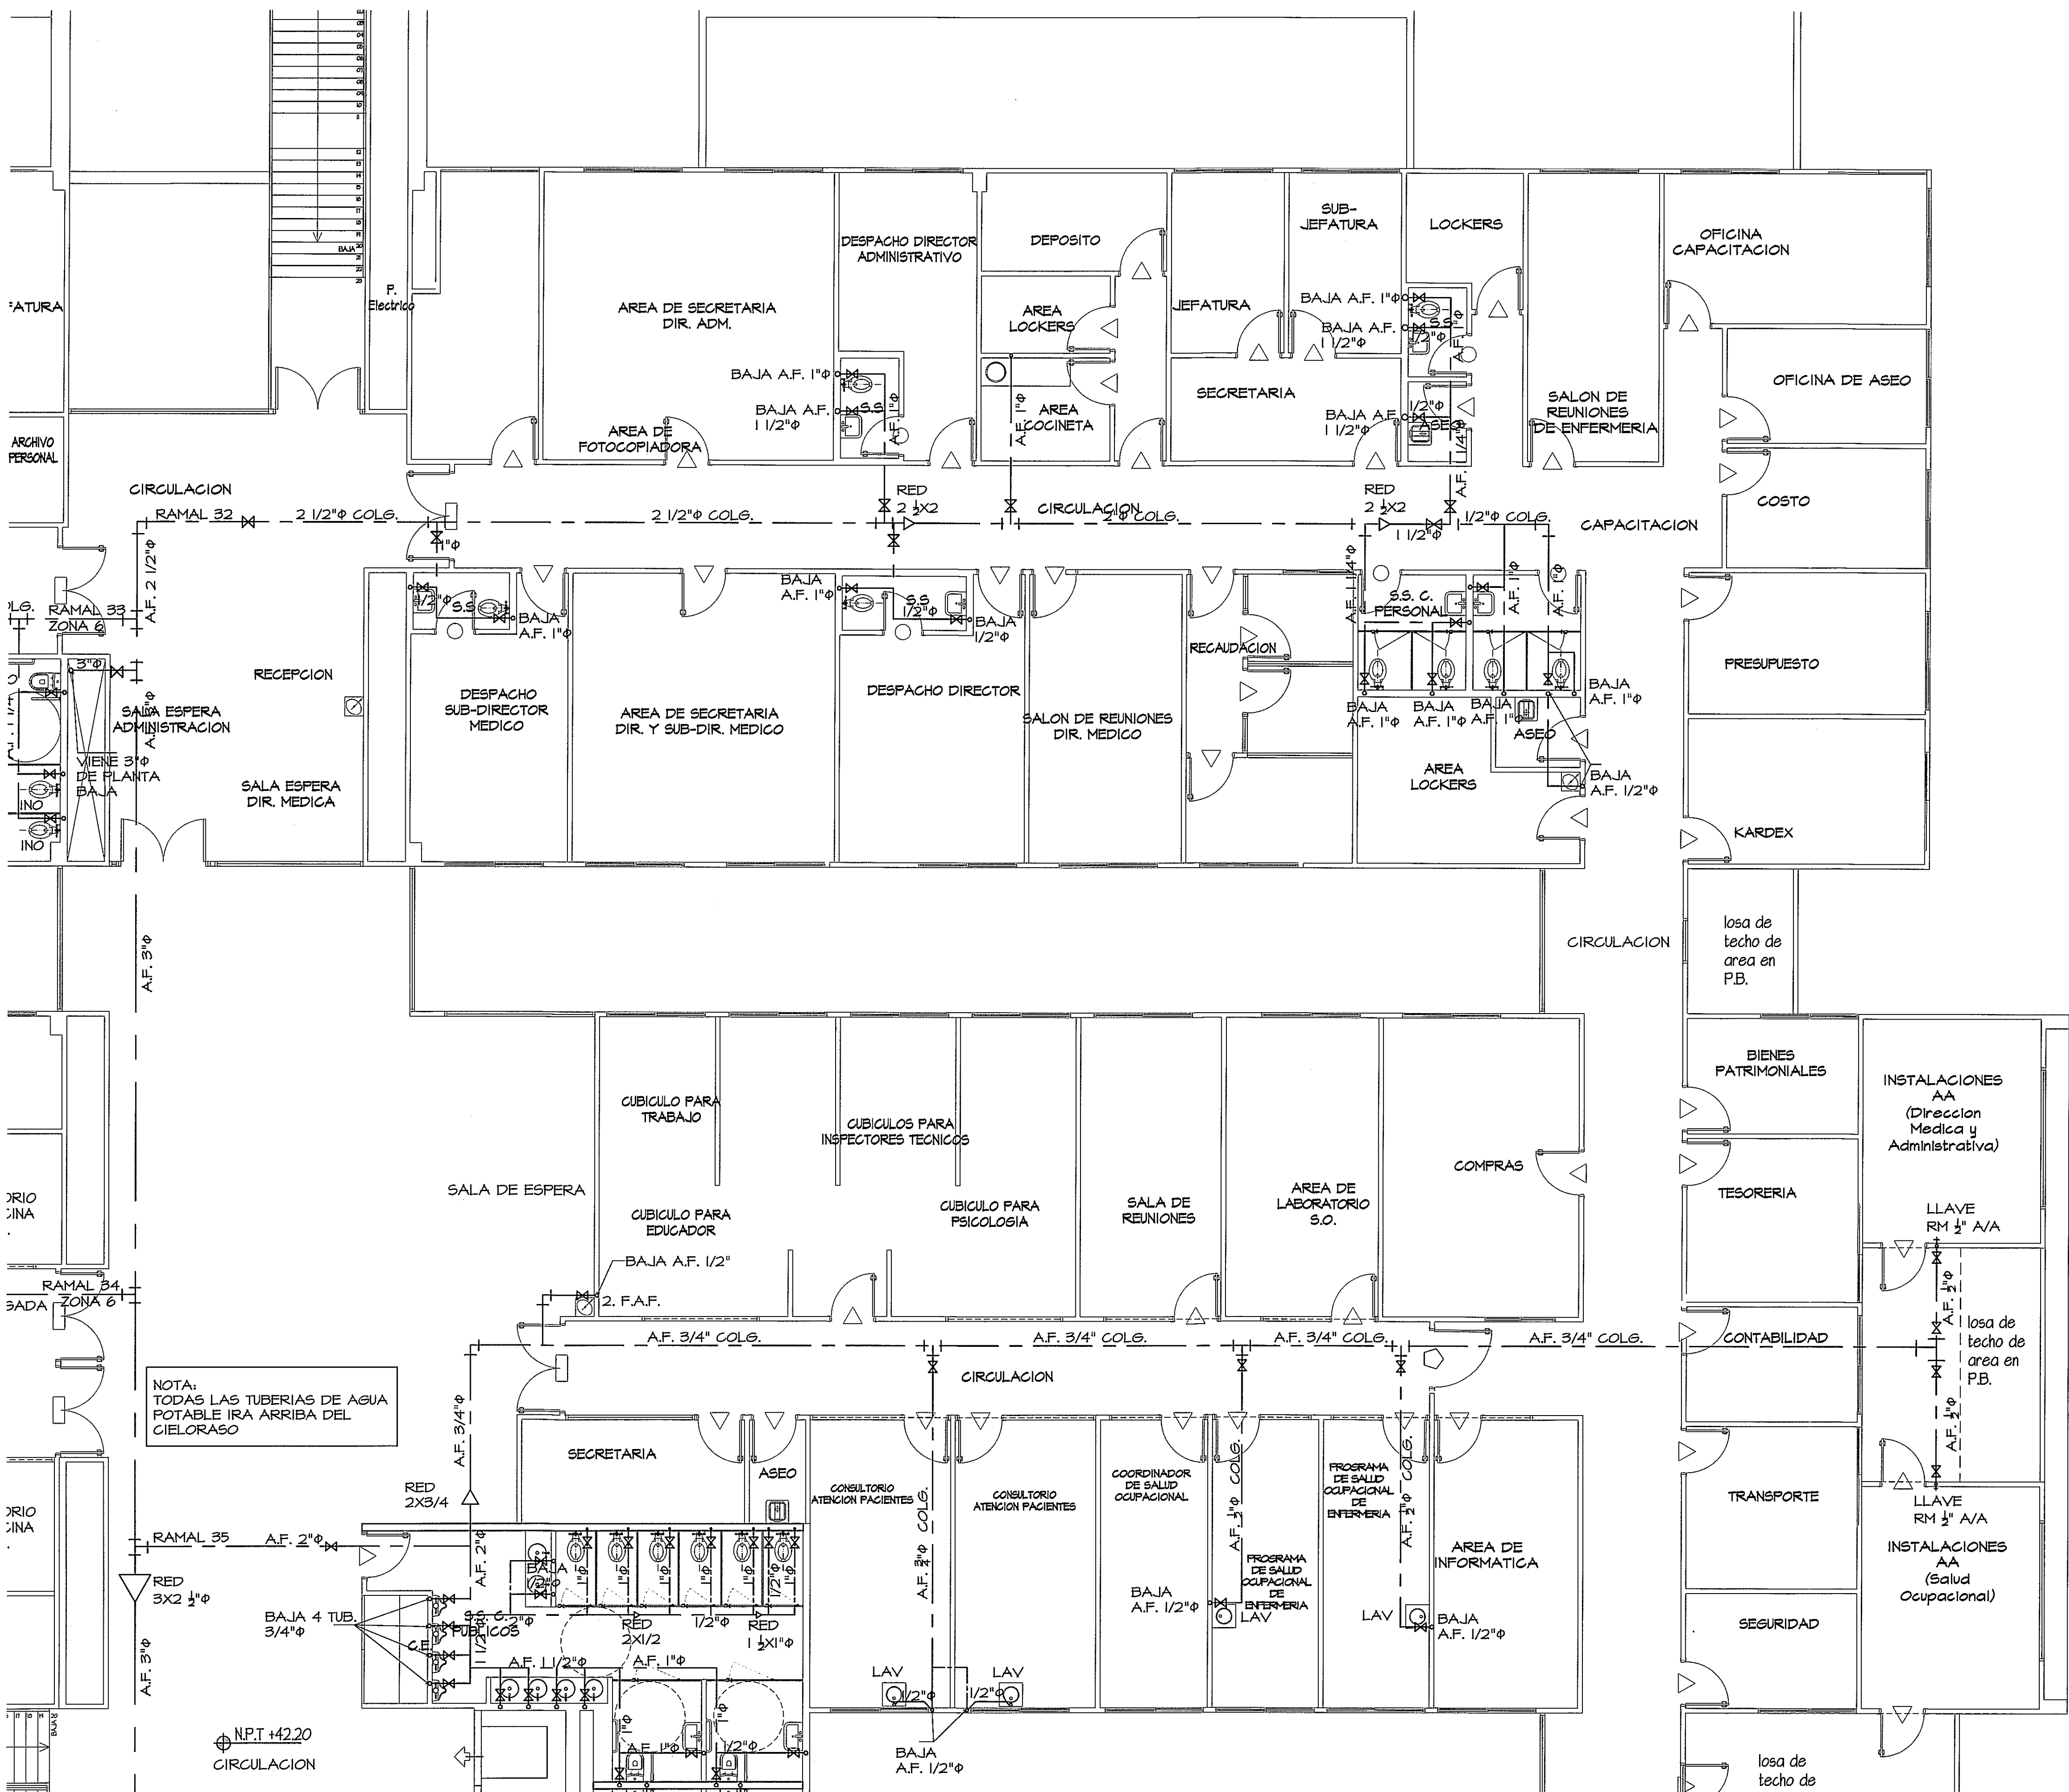

PLANTA AMPLIADA ZONA 8 SISTEMA DE AGUA POTABLE - NIVEL 100
ESCALA 1:75

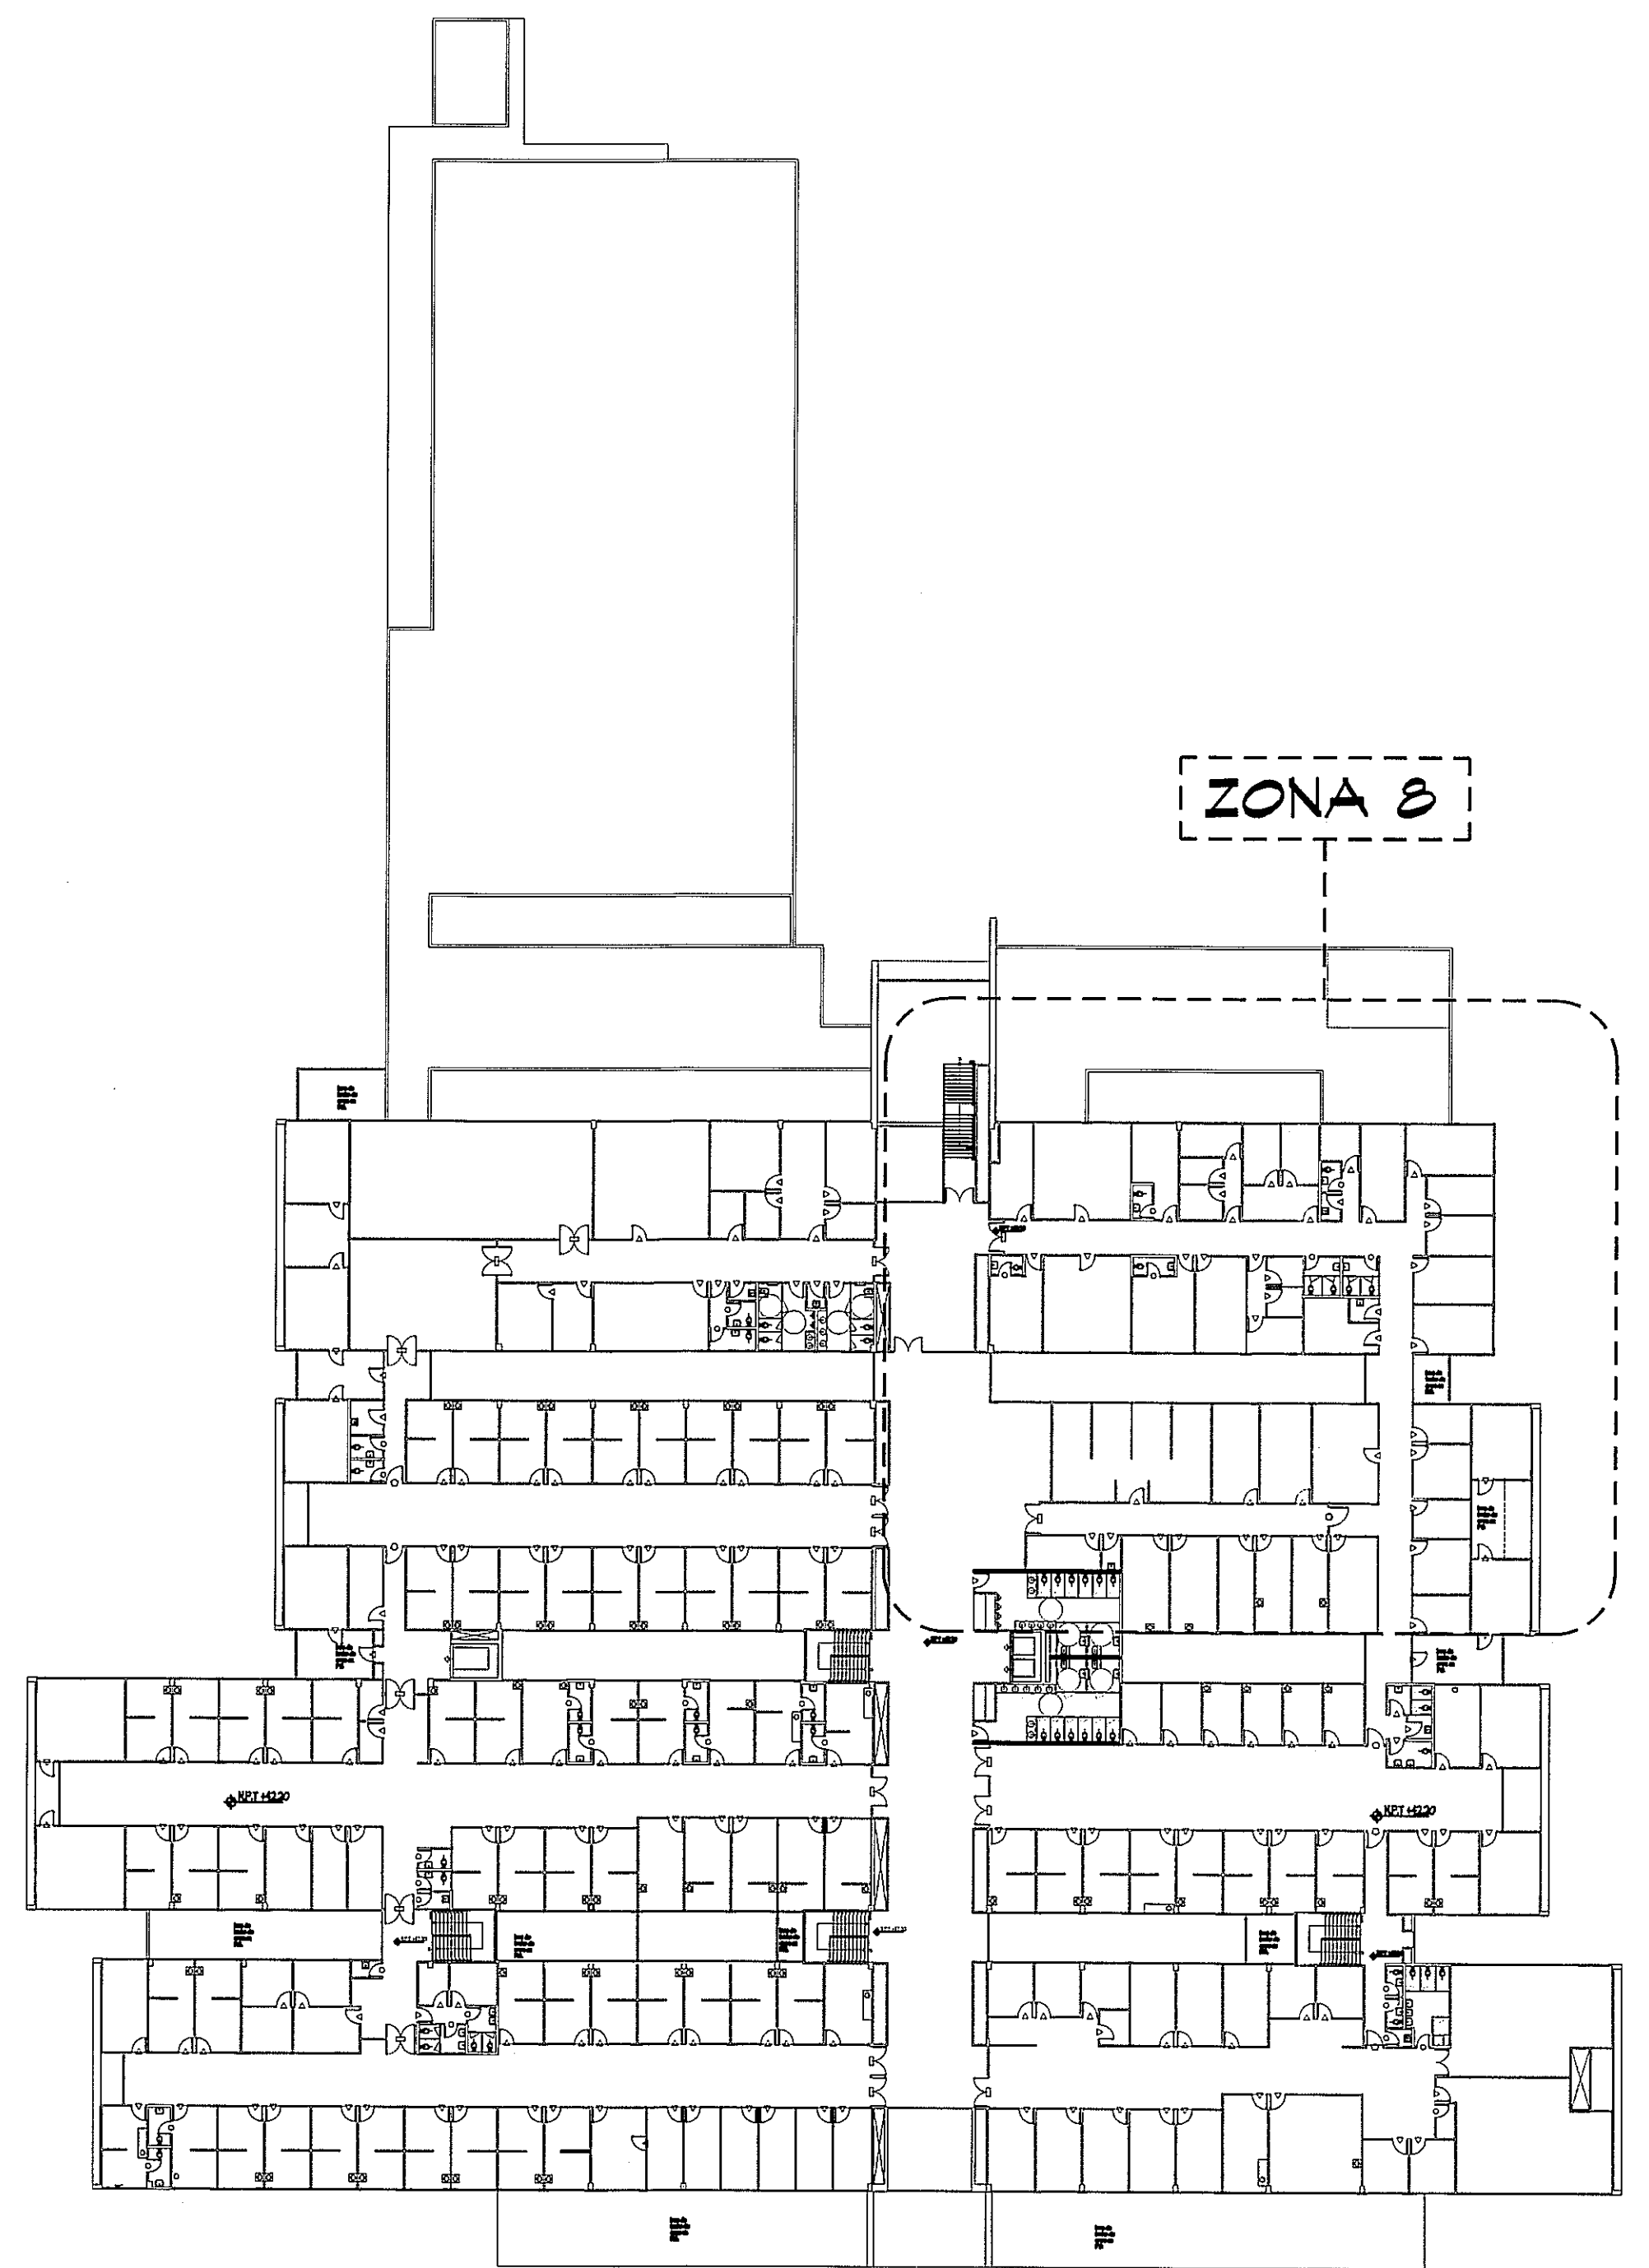


GUIA DE AMPLIACIONES DE ZONAS - PLANTA ALTA
SIN ESCALA
NIVEL 100

PROHIBIDA LA REPRODUCCION TOTAL O PARCIAL, Y EL USO DE SU CONTENIDO SIN EL CONSENTIMIENTO DE SU AUTOR.

OLMEDO A. GOMEZ MARTINEZ
ARQUITECTO
LICENCIADO N° 2006-001-103
Le 18 del 26 de Enero de 1999
Justa Tercero de Ingeniería y Arquitectura

Revision No. FECHA
REVISION #1 28-ENE-2013
REVISION #2 14-FEB-2013
REVISION #3 21-MAYO-2013

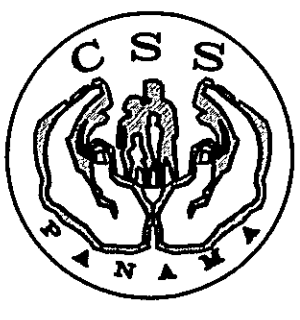

DIRECCION NACIONAL DE
INFRAESTRUCTURA Y SERVICIOS
DE APOYO (DINSA)

JEFE DE
DEPARTAMENTO

DIRECTOR DE
INGENIERIA Y ARQUITECTURA

PROYECTO:
CONSTRUCCION DE NUEVO EDIFICIO INSTITUCIONAL
POLICLINICA DR. MANUEL DE JESUS ROJAS
PROPIEDAD DE LA CAJA DEL SEGURO SOCIAL DE PANAMA
UBICADO EN LA URB. VILLA MONICA, CARRETERA INTERAMERICANA
DISTRITO DE AGUADULCE, PROV. DE COCLE, REPUBLICA DE PANAMA

DIRECTOR DE OBRAS Y CONSTRUCCIONES MUNICIPALES
PLANTA AMPL. ZONA 8 AGUA POTABLE

DISEÑO ARQUITECTONICO:
ARQ. OLMEDO GOMEZ/SERTA
ESTRUCTURA:
ING. JUAN RAUL DIAZ
ELECTRICIDAD:
ING. MANUEL PADILLA
SISTEMAS ESPECIALES:
ING. DORANSE HURTADO

PLUMERIA:
MAESTRO PLOM. HECTOR HASSELL
ARE. ACONDICIONADO:
ING. OSVALDO ADAMES
GASES MEDICOS:
ING. VICENTE PERALLOZA

REVISION:
ARQ. OLMEDO GOMEZ
REVISION:
SERTA
DESARROLLO:
SERTA
FECHA:
2012
PROYECTO No.
2012-DES-014

HOJA No.
PL-4C
13 DE

POLICLINICA DR. MANUEL DE JESUS ROJAS