



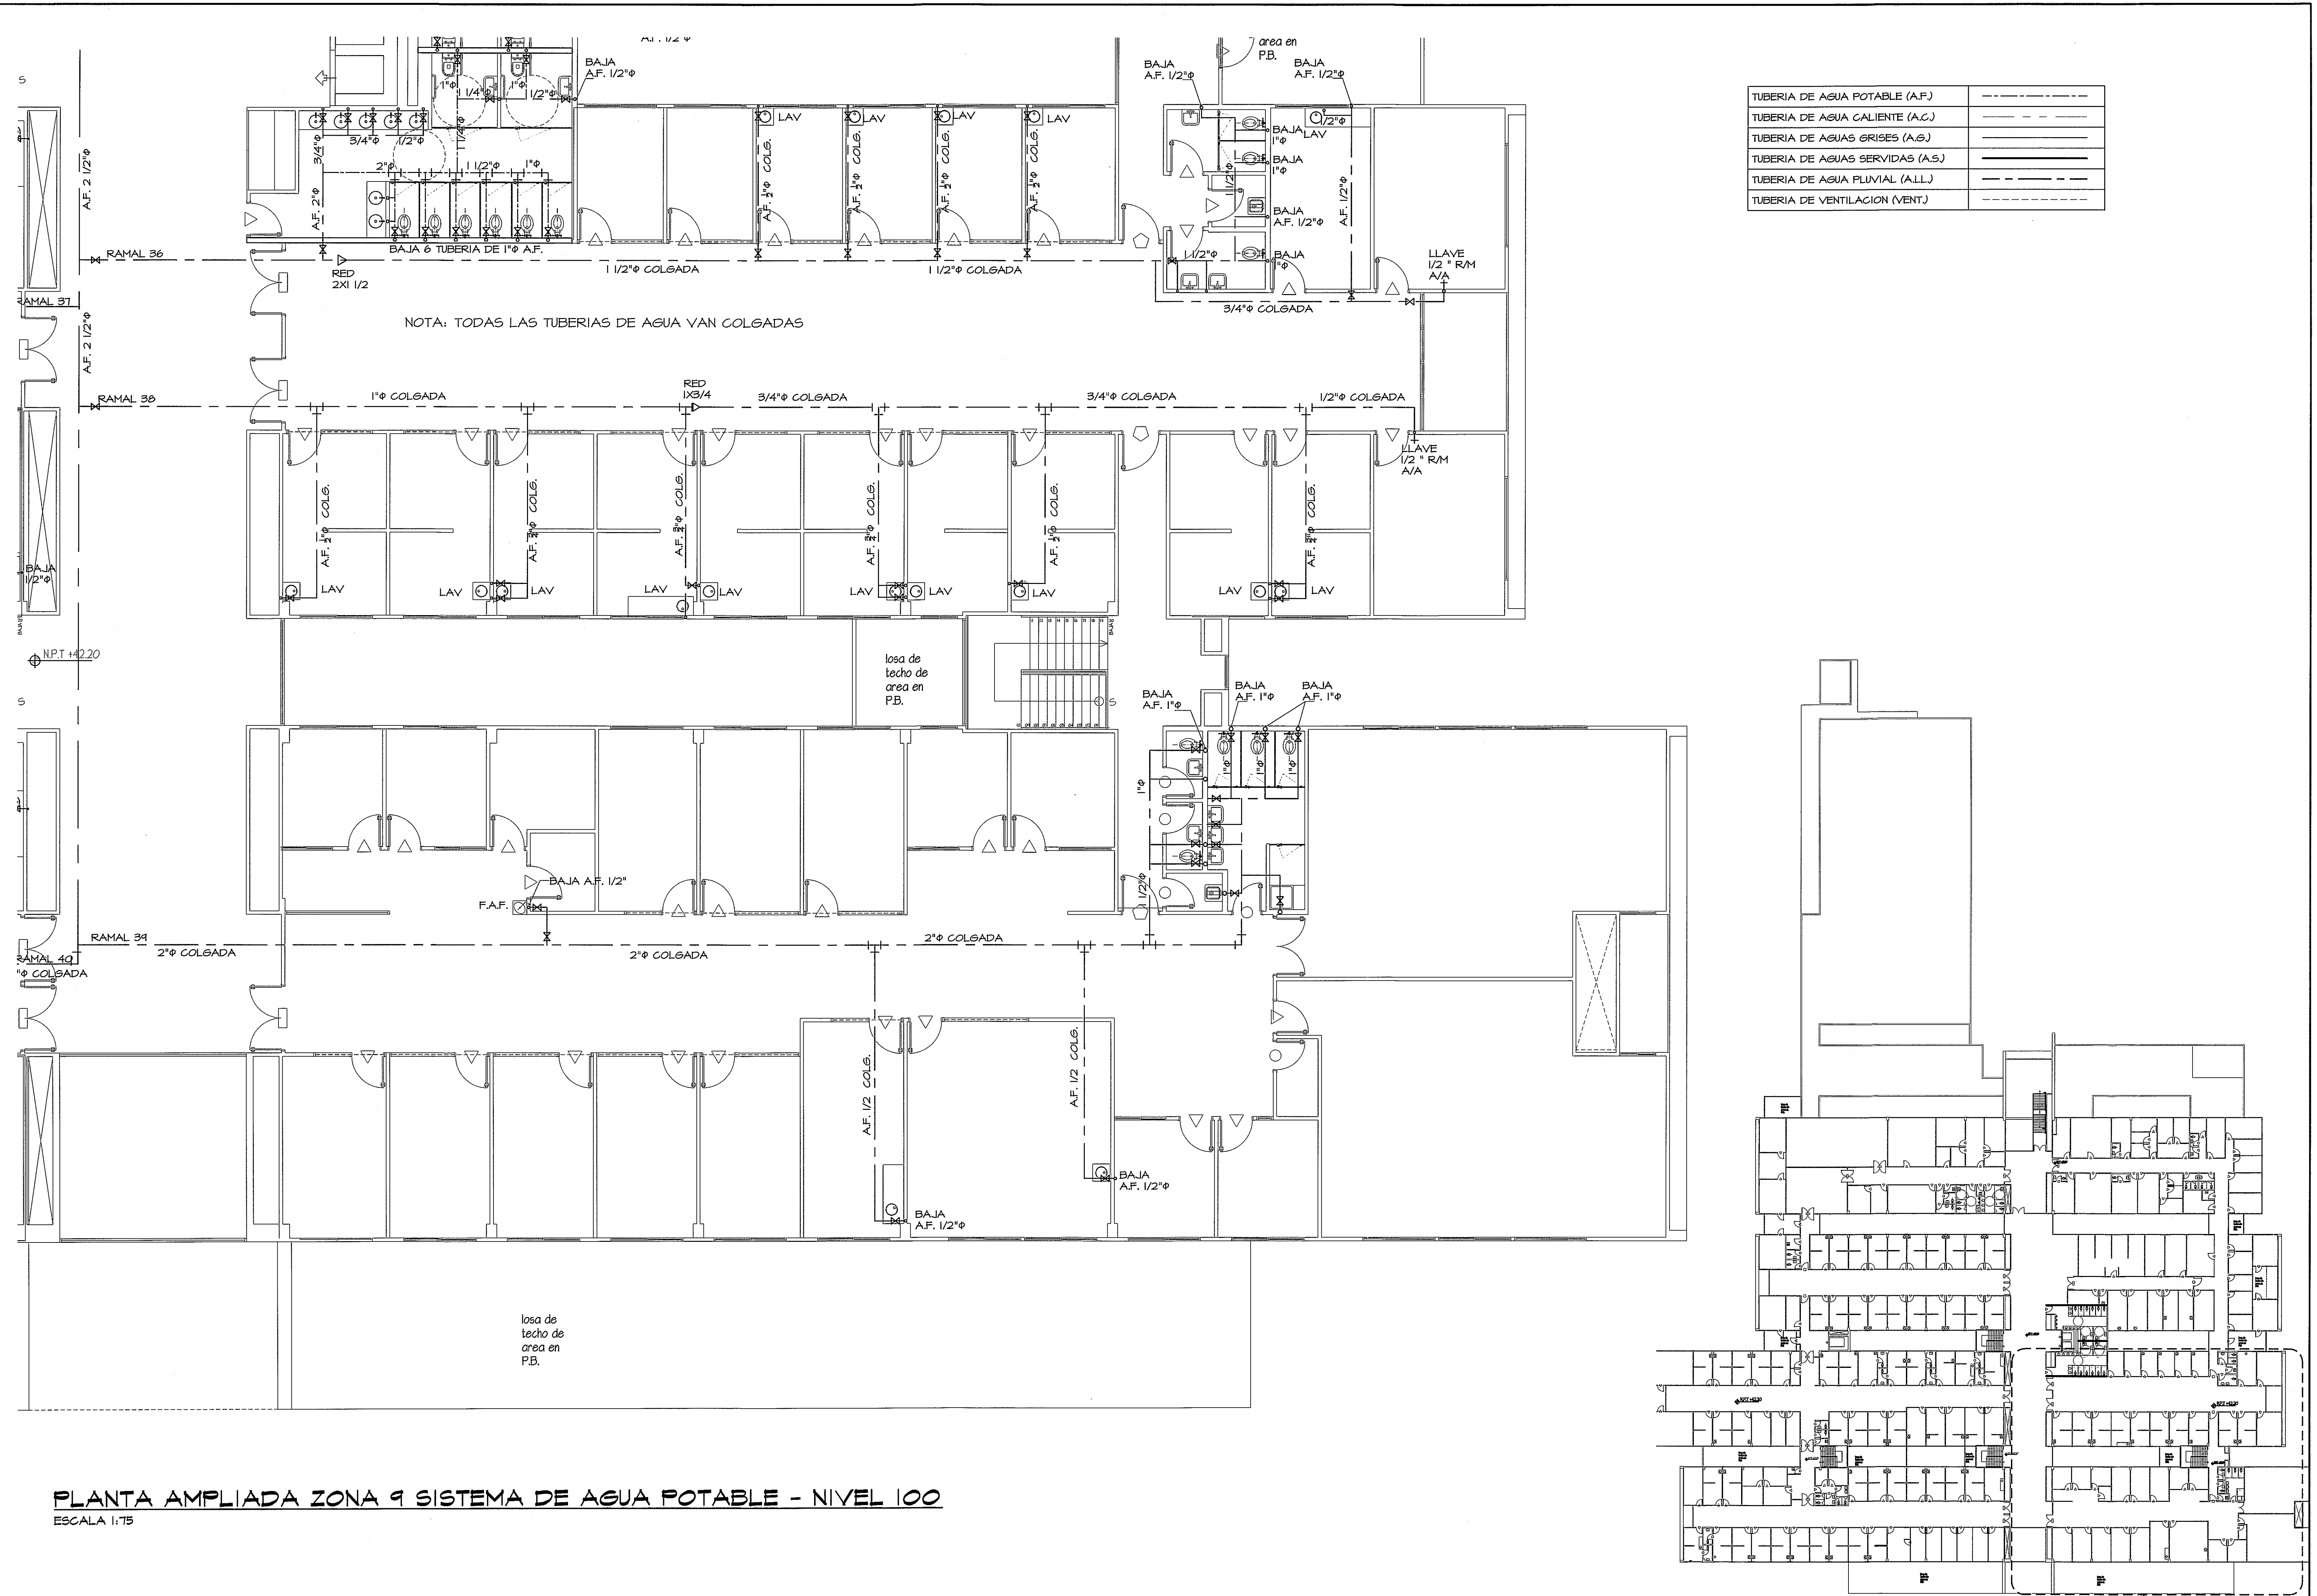

PLANTA AMPLIADA ZONA 9 SISTEMA DE AGUA POTABLE - NIVEL 100

ESCALA 1:75

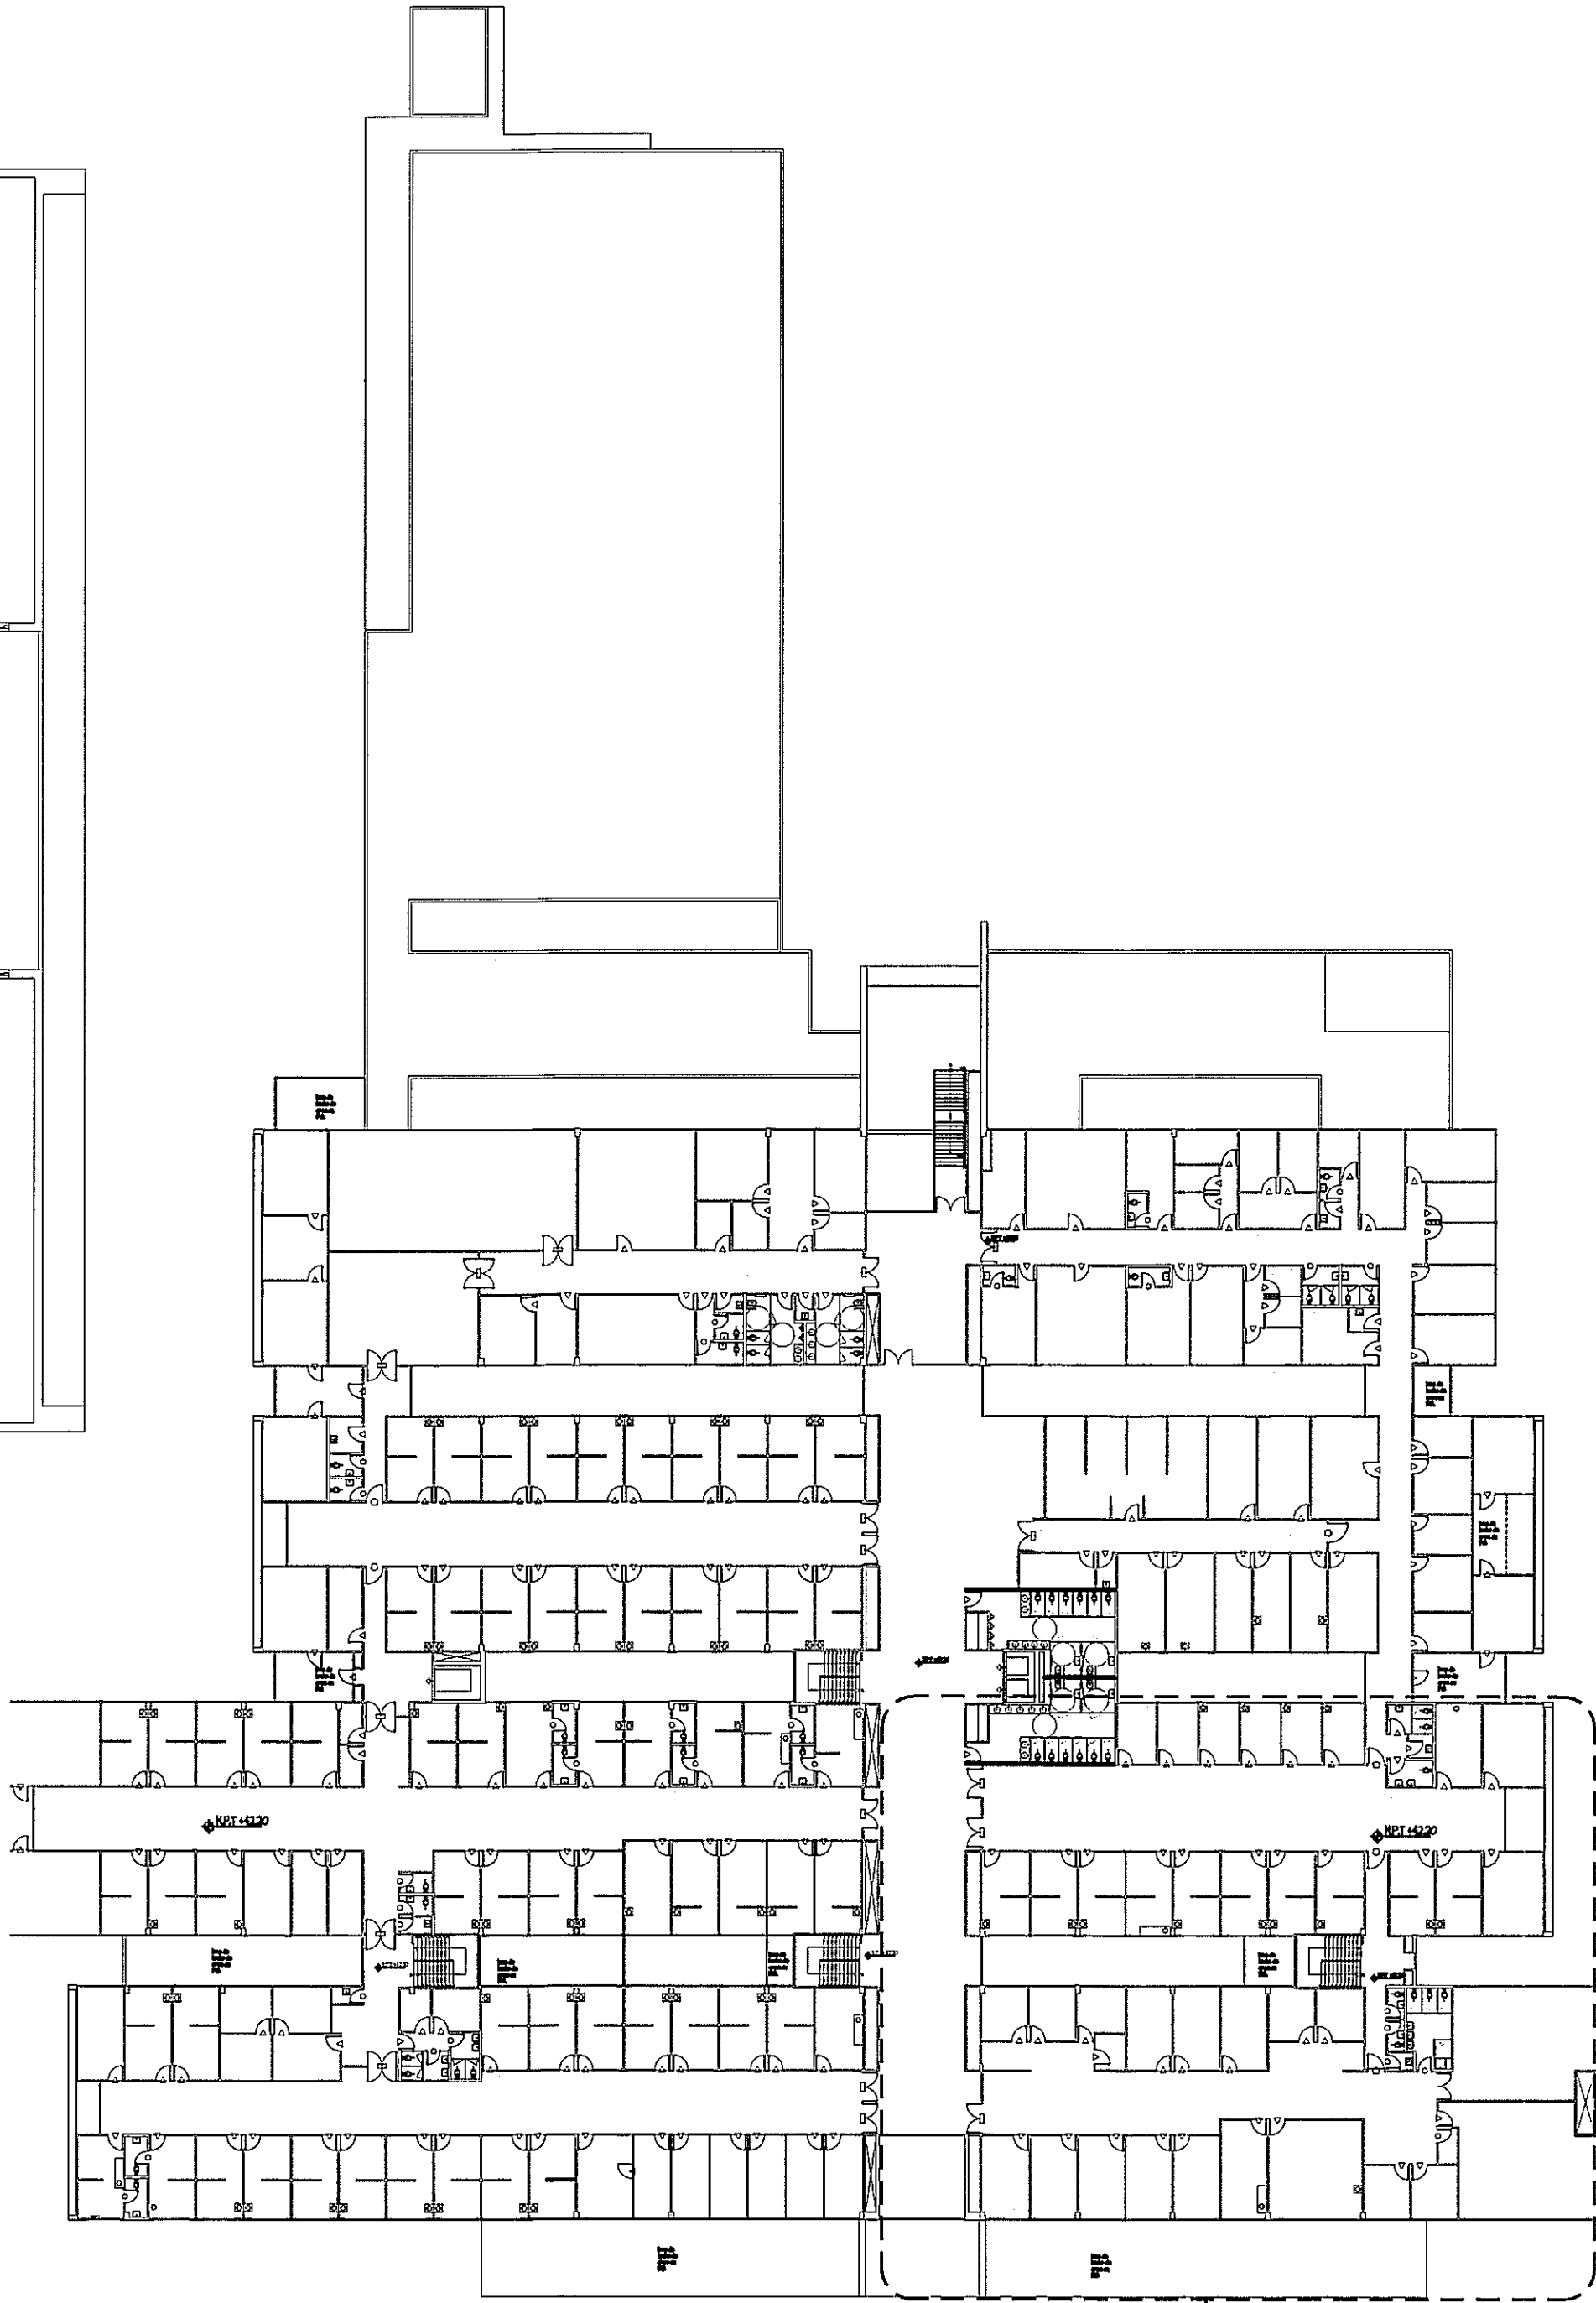

ZONA 9

GUIA DE AMPLIACIONES DE ZONAS - PLANTA ALTA


SIN ESCALA

NIVEL 100

PROHIBIDA LA REPRODUCCION TOTAL O PARCIAL, Y EL USO DE SU CONTENIDO SIN EL CONSENTIMIENTO DE SU AUTOR.

OLMEDO A. GOMEZ MARTINEZ
ARQUITECTO
LICENCIADO N° 7590-01-103
Ley 15 de 88 de Enero de 1988
Junta Técnica de Ingeniería y Arquitectura

Revision No.	FECHA
REVISION #1	28-Ene-2013
REVISION #2	14-FEB-2013

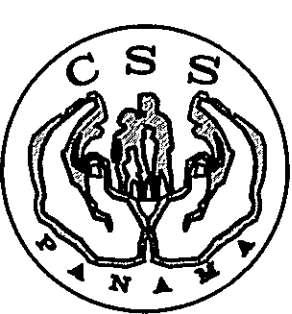

JEFE DE
DEPARTAMENTO

DIRECCION NACIONAL DE
INFRAESTRUCTURA Y SERVICIOS
DE APOYO (DINSA)

DIRECTOR DE
INGENIERIA Y ARQUITECTURA

PROYECTO:
CONSTRUCCION DE NUEVO EDIFICIO INSTITUCIONAL
POLICLINICA DR. MANUEL DE JESUS ROJAS
PROPIEDAD DE LA CAJA DEL SEGURO SOCIAL DE PANAMA
UBICADO EN LA URB. VILLA MONICA, CARRETERA INTERAMERICANA
DISTRITO DE AGUADULCE, PROV. DE COCLE, REPUBLICA DE PANAMA

DIRECTOR DE OBRAS Y CONSTRUCCIONES MUNICIPALES

PLANTA AMPL. ZONA 9 AGUA POTABLE

DISÑO ARQUITECTONICO:
ARG. OLMEDO GOMEZ/SERTA
ESTRUCTURA:
ING. JUAN RAUL DIAZ
ELECTRICIDAD:
ING. MANUEL PADILLA
SISTEMAS ESPECIALES:
ING. DORANSE HURTADO
FLORERIA:
MAESTRO PLUM. HECTOR HASSELL
AIRE ACONDICIONADO:
ING. OSVALDO ADAMES
GASES MEDICOS:
ING. VICENTE PERALLOZA

riva s.a.
S.A.I.I.C.F.A.

PL-4D

REVISION:
ARG. OLMEDO GOMEZ
REVISION:
SERTA
DESARROLLO:
SERTA
FECHA:
2012
PROYECTO No.
2012-DES-014

HOJA No.
14 DE

POLICLINICA DR. MANUEL DE JESUS ROJAS