


ABREVIATURAS DE ARTEFACTOS SANITARIOS

- INO INODORO
LAV LAVAMANOS
TINA TINA DE ASEO
DU DUCHA
S.R. GRIFO ROSCADO
S.P. SUMIDERO DE PISO
FREG. FREGADOR
AA DRENAJE DE A/A
VA VENTILACION AUTOMATICA
F.A.F. FUENTE DE AGUA FRIA
VERT. CLI. VERTEDERO CLINICO
EST. PALT. ESTELIZADOR PALETA
VENT. VENTILACION
LAV. QUIR. LAMAMOS QUIRURGICO
SILLA ODONT. SILLA ODONTOLOGICA
SURE - VENT. APARATO QUE ELIMINA
TUBO VENTILACION ATRAVES
DE TECHO, PERMITE LA ENTRADA
DE AIRE EN LA TUBERIA AL TIEM-
PO QUE CONTIENE LOS MALOS
OLORES.

SIMBOLOGIA

- P — P — AGUA PLUVIAL
— — — — AGUA SERVIDA
— — — — AGUA POTABLE FRIA
— — — — AGUA POTABLE CALIENTE
— — — — VENTILACION
— — — — REDUCCION DE DIAMETRO
— — — — INDICA CAMBIO DE ALTURA
DE TUBERIA
— — — — VENTILACION HACIA EL TECHO
CON PROTECTOR
— — — — LLAVE DE CONTROL
— — — — REGISTRO SANITARIO
— — — — CAMARA DE AIRE
N.P.A. NIVEL DE PISO ACABADO
RED REDUCCIONES

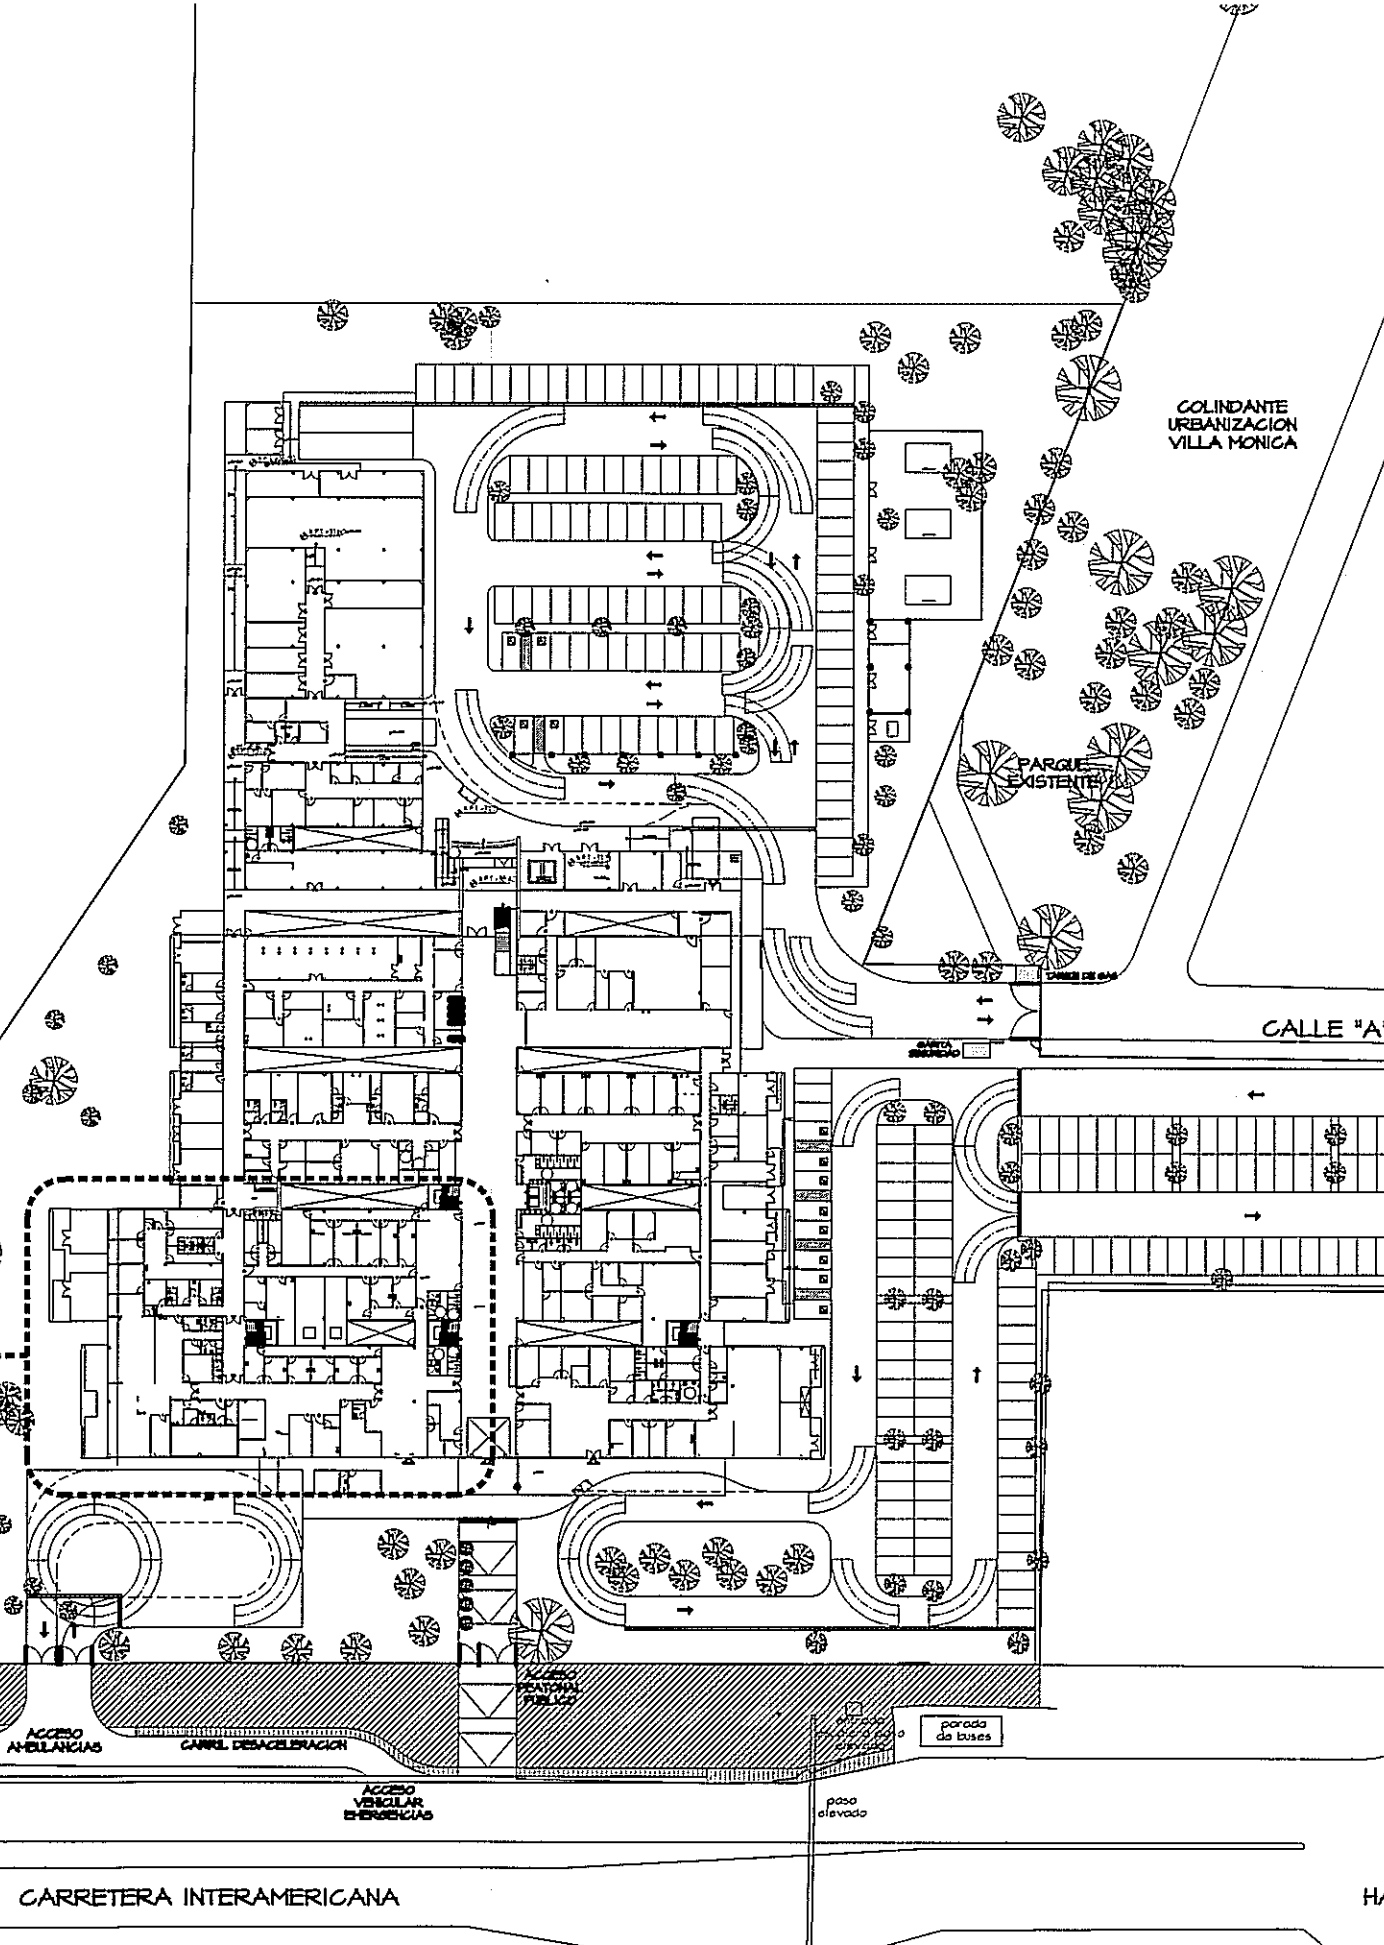


PLANTA AMPLIACION ZONA 3 SANITARIA Y PLUVIAL
ESCALA 1:75 PLANTA BAJA

GUIA DE AMPLIACIONES DE ZONAS
ESCALA 1:1000 PLANTA BAJA

PROHIBIDA LA REPRODUCCION TOTAL O PARCIAL, Y EL USO DE SU CONTENIDO SIN EL CONSENTIMIENTO DE SU AUTOR.

OLMEDO A. GOMEZ MARTINEZ
ARQUITECTO
LICENCIADO N° 2008-001-103
FIRMA
Ley 16 del 26 de Enero de 1989
Junta Técnica de Ingeniería y Arquitectura

Revision No.	FECHA
REVISION #1	28-ENE-2013
REVISION #2	14-FEB-2013
REVISION #3	21-MAYO-2013

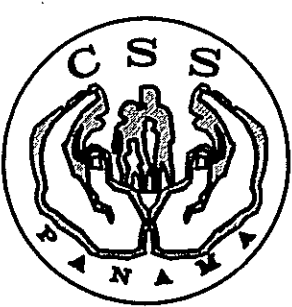

DIRECCION NACIONAL DE
INFRAESTRUCTURA Y SERVICIOS
DE APOYO (DINSA)

PROYECTO:
CONSTRUCCION DE NUEVO EDIFICIO INSTITUCIONAL
POLICLINICA DR. MANUEL DE JESUS ROJAS
PROPIEDAD DE LA CAJA DEL SEGURO SOCIAL DE PANAMA
UBICADO EN LA URB. VILLA MONICA, CARRETERA INTERAMERICANA
DISTRITO DE AGUADULCE, PROV. DE COCLE, REPUBLICA DE PANAMA

DISEÑO ARQUITECTONICO:
ARO. OLMEDO GOMEZ / SERTA
ESTRUCTURA:
ING. JUAN RAUL DIAZ
ELECTRICIDAD:
ING. MANUEL PADILLA
SISTEMAS ESPECIALES:
ING. DORANSE HURTADO
PLUMERIA:
MAESTRO PLOM. HECTOR HASSELL
AIRE ACONDICIONADO:
ING. OSVALDO ADAMES
GASES MEDICOS:
ING. VICENTE PEÑALOZA

riva.s.a.
S.A.I.I.C.F.A.

REVISION:
ARO. OLMEDO GOMEZ
REVISION:
SERTA
DESARROLLO:
SERTA
FECHA:
2012
PROYECTO No.
2012-DES-014

PL-5C

HOJA No.
18 DE