


ABREVIATURAS DE ARTEFACTOS SANITARIOS

INO	INODORO
LAV	LAVAMANOS
TINA	TINA DE ASEO
DU	DUCHA
G.R.	GRIFO ROSCADO
S.P.	SUMIDERO DE PISO
FREG.	FREGADOR
AA	DRENAJE DE A/A
VA	VENTILACION AUTOMATICA
F.A.F	FUENTE DE AGUA FRIA
VERT. CLI	VERTEDERO CLINICO
EST. PALT.	ESTELIZADOR PALETA
VENT.	VENTILACION
LAV. QUIR.	LAMANOS QUIRURGICO
SILLA ODONT.	SILLA ODONTOLOGICA
SURE - VENT.	APARATO QUE ELIMINA TUBO VENTILACION ATRAVES DE TECHO, PERMITE LA ENTRADA DE AIRE EN LA TUBERIA AL TIEMPO QUE CONTIENE LOS MALOS OLORES.


SIMBOLOGIA

—P—P—	AGUA PLUVIAL
—S—S—	AGUA SERVIDA
—P—P—	AGUA POTABLE FRIA
—P—P—	AGUA POTABLE CALIENTE
—V—V—	VENTILACION
—R—R—	REDUCCION DE DIAMETRO
—O—O—	INDICA CAMBIO DE ALTURA DE TUBERIA
—L—L—	VENTILACION HACIA EL TECHO CON PROTECTOR
—LLC—	LLAVE DE CONTROL
U/S	UNIDADES DE SERVICIOS
—R—R—	REGISTRO SANITARIO
—CA—	CAMARA DE AIRE
N.P.A.	NIVEL DE PISO ACABADO
RED	REDUCCIONES

NOTA:
EL CONTRATISTA DE PLOMERIA TENDRA LA OBLIGACION DE COLOCARLE TAPONES DE PVC HEMBRA A TODAS LAS SALIDAS SANITARIAS QUE SE ENCUENTREN DENTRO DE LA OBRA TALES COMO: INODOROS, LAVATORIOS, SUMIDEROS DE PISOS, URINALES O CUALQUIER OTRA SALIDA. EN EL MOMENTO DE CONFECCIONAR LAS BATERIAS SANITARIAS PARA SU DEBIDA PROTECCION DE OBSTRUCCIONES FUTURAS Y NO SE RETIRAN HASTA INMEDIATAMENTE SEAN COLOCADOS LOS ARTEFACTOS

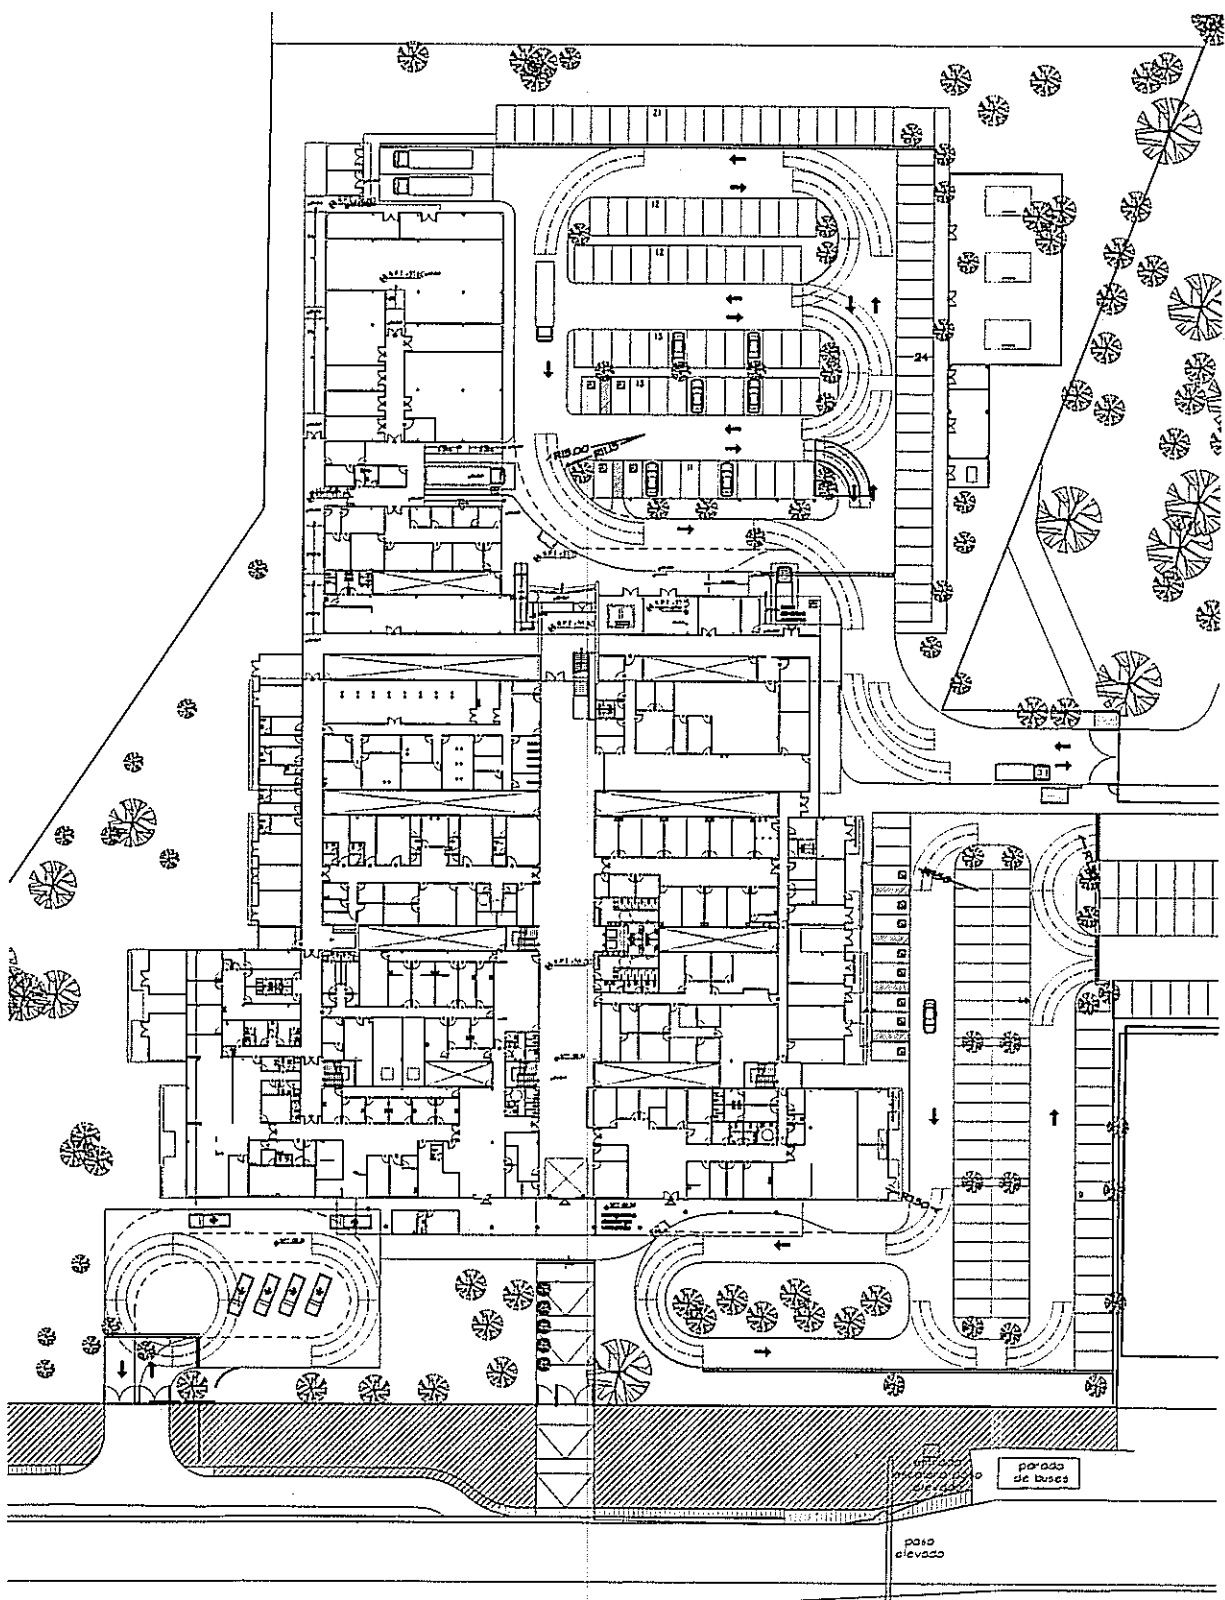

GUIA DE AMPLIACIONES DE ZONAS
ESCALA 1:1000 PLANTA BAJA

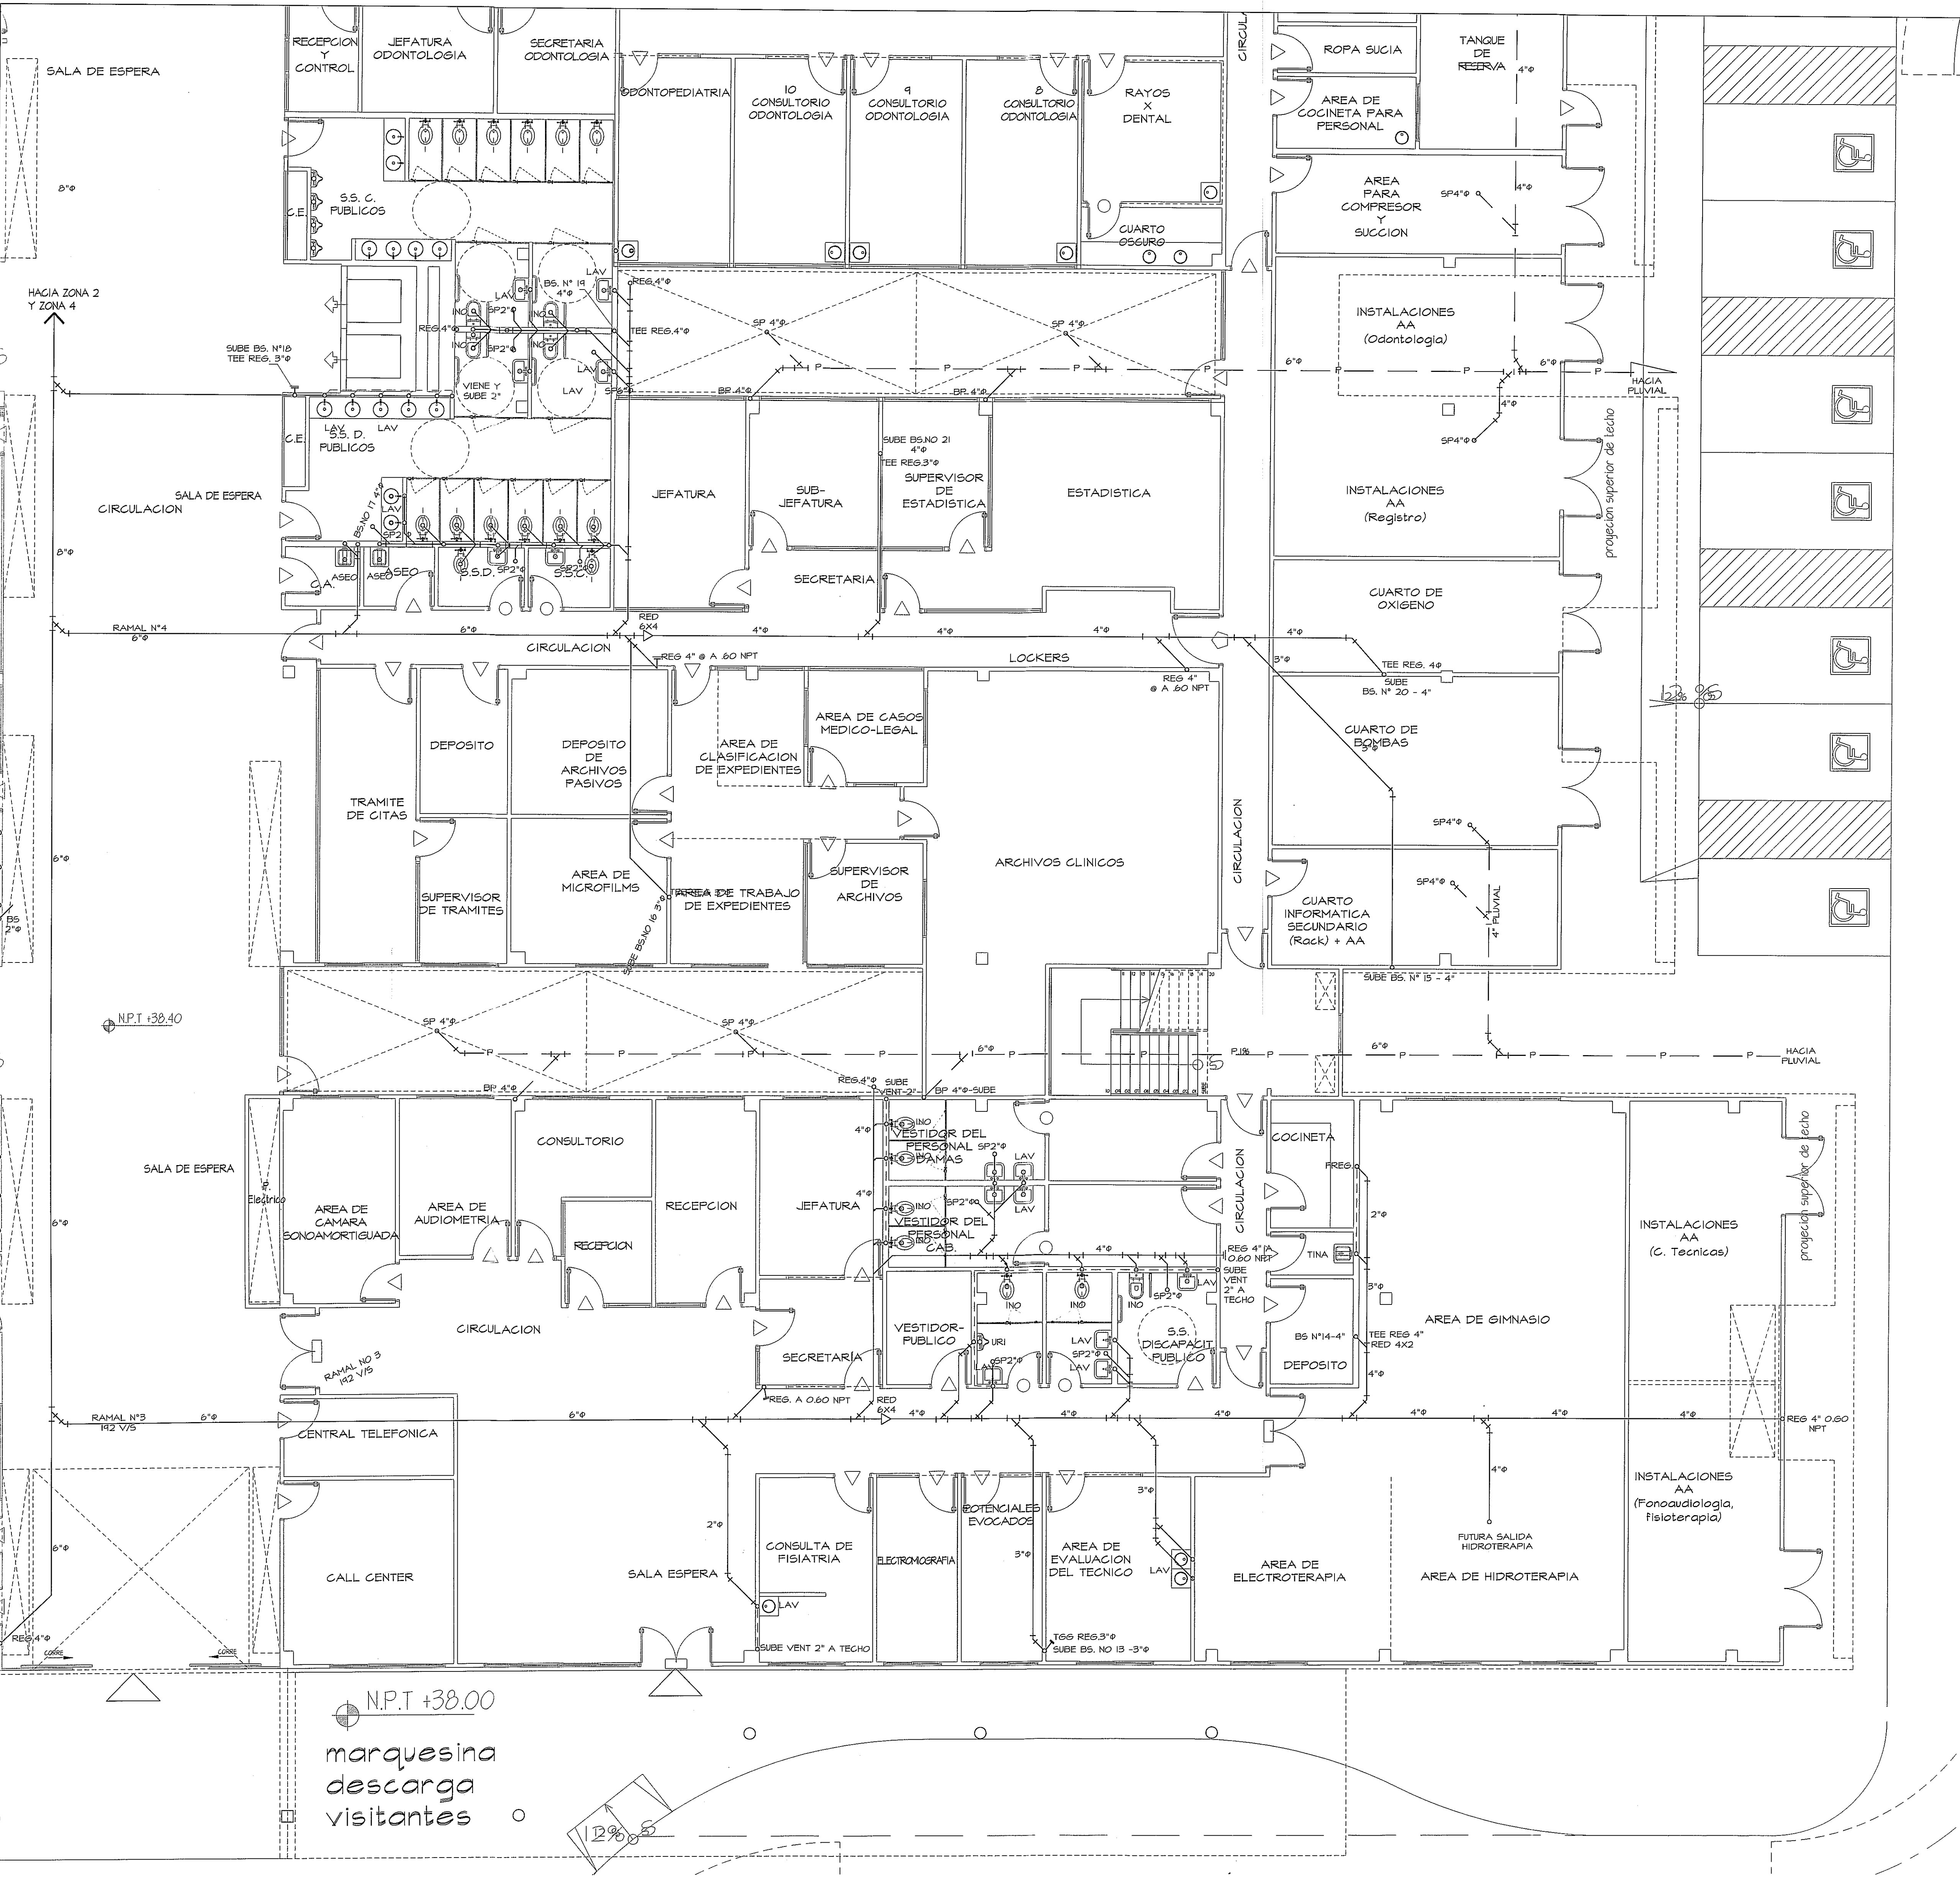


PLANTA AMPLIACION ZONA 5 SANITARIA
ESCALA 1:75 PLANTA BAJA

PROHIBIDA LA REPRODUCCION TOTAL O PARCIAL, Y EL USO DE SU CONTENIDO SIN EL CONSENTIMIENTO DE SU AUTOR.

OLMEDO A. GOMEZ MARTINEZ
ARQUITECTO
LICENCIA No. 22606-01-03
F.R.T.
Ley 15 de 90 de 20 de Enero de 1990
Junta Técnica de Ingeniería y Arquitectura

Revision No.	FECHA
REVISION #1	28-ENE-2013
REVISION #2	14-FEB-2013
REVISION #3	21-MAYO-2013

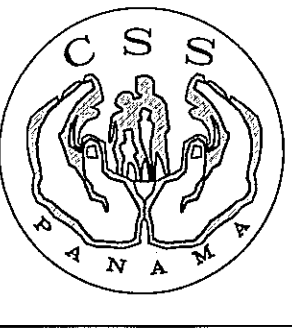

DIRECCION NACIONAL DE INFRAESTRUCTURA Y SERVICIOS DE APOYO (DINISA)

JEFE DE DEPARTAMENTO

DIRECTOR DE INGENIERIA Y ARQUITECTURA

PROYECTO:
CONSTRUCCION DE NUEVO EDIFICIO INSTITUCIONAL
POLICLINICA DR. MANUEL DE JESUS ROJAS
PROPIEDAD DE LA CAJA DEL SEGURO SOCIAL DE PANAMA
UBICADO EN LA URB. VILLA MONICA, CARRETERA INTERAMERICANA
DISTRITO DE AGUADULCE, PROV. DE COCLE, REPUBLICA DE PANAMA

DIRECTOR DE OBRAS Y CONSTRUCCIONES MUNICIPALES
PLANTA AMPLIACION ZONA 5

DISEÑO ARQUITECTONICO:
ARO. OLMEDO GOMEZ SERTA
ESTRUCTURA:
ING. JUAN RAUL DIAZ
ELECTRICIDAD:
ING. MANUEL PADILLA
SISTEMAS ESPECIALES:
ING. DORANSE HURTADO
PLOMERIA:
MAESTRO PLOM. HECTOR HASSELL
AIRE ACONDICIONADO:
ING. OSVALDO ADAMES
GASES MEDICOR:
ING. VICENTE PEÑALOZA

riva.s.a.
S.A.I.I.C.F.A.

PL-5E

REVISION:
ARO. OLMEDO GOMEZ
REVISION:
SERTA
DESARROLLO:
SERTA
FECHA:
2012
PROYECTO No.
2012-DES-014

HOJA No.
20 DE