
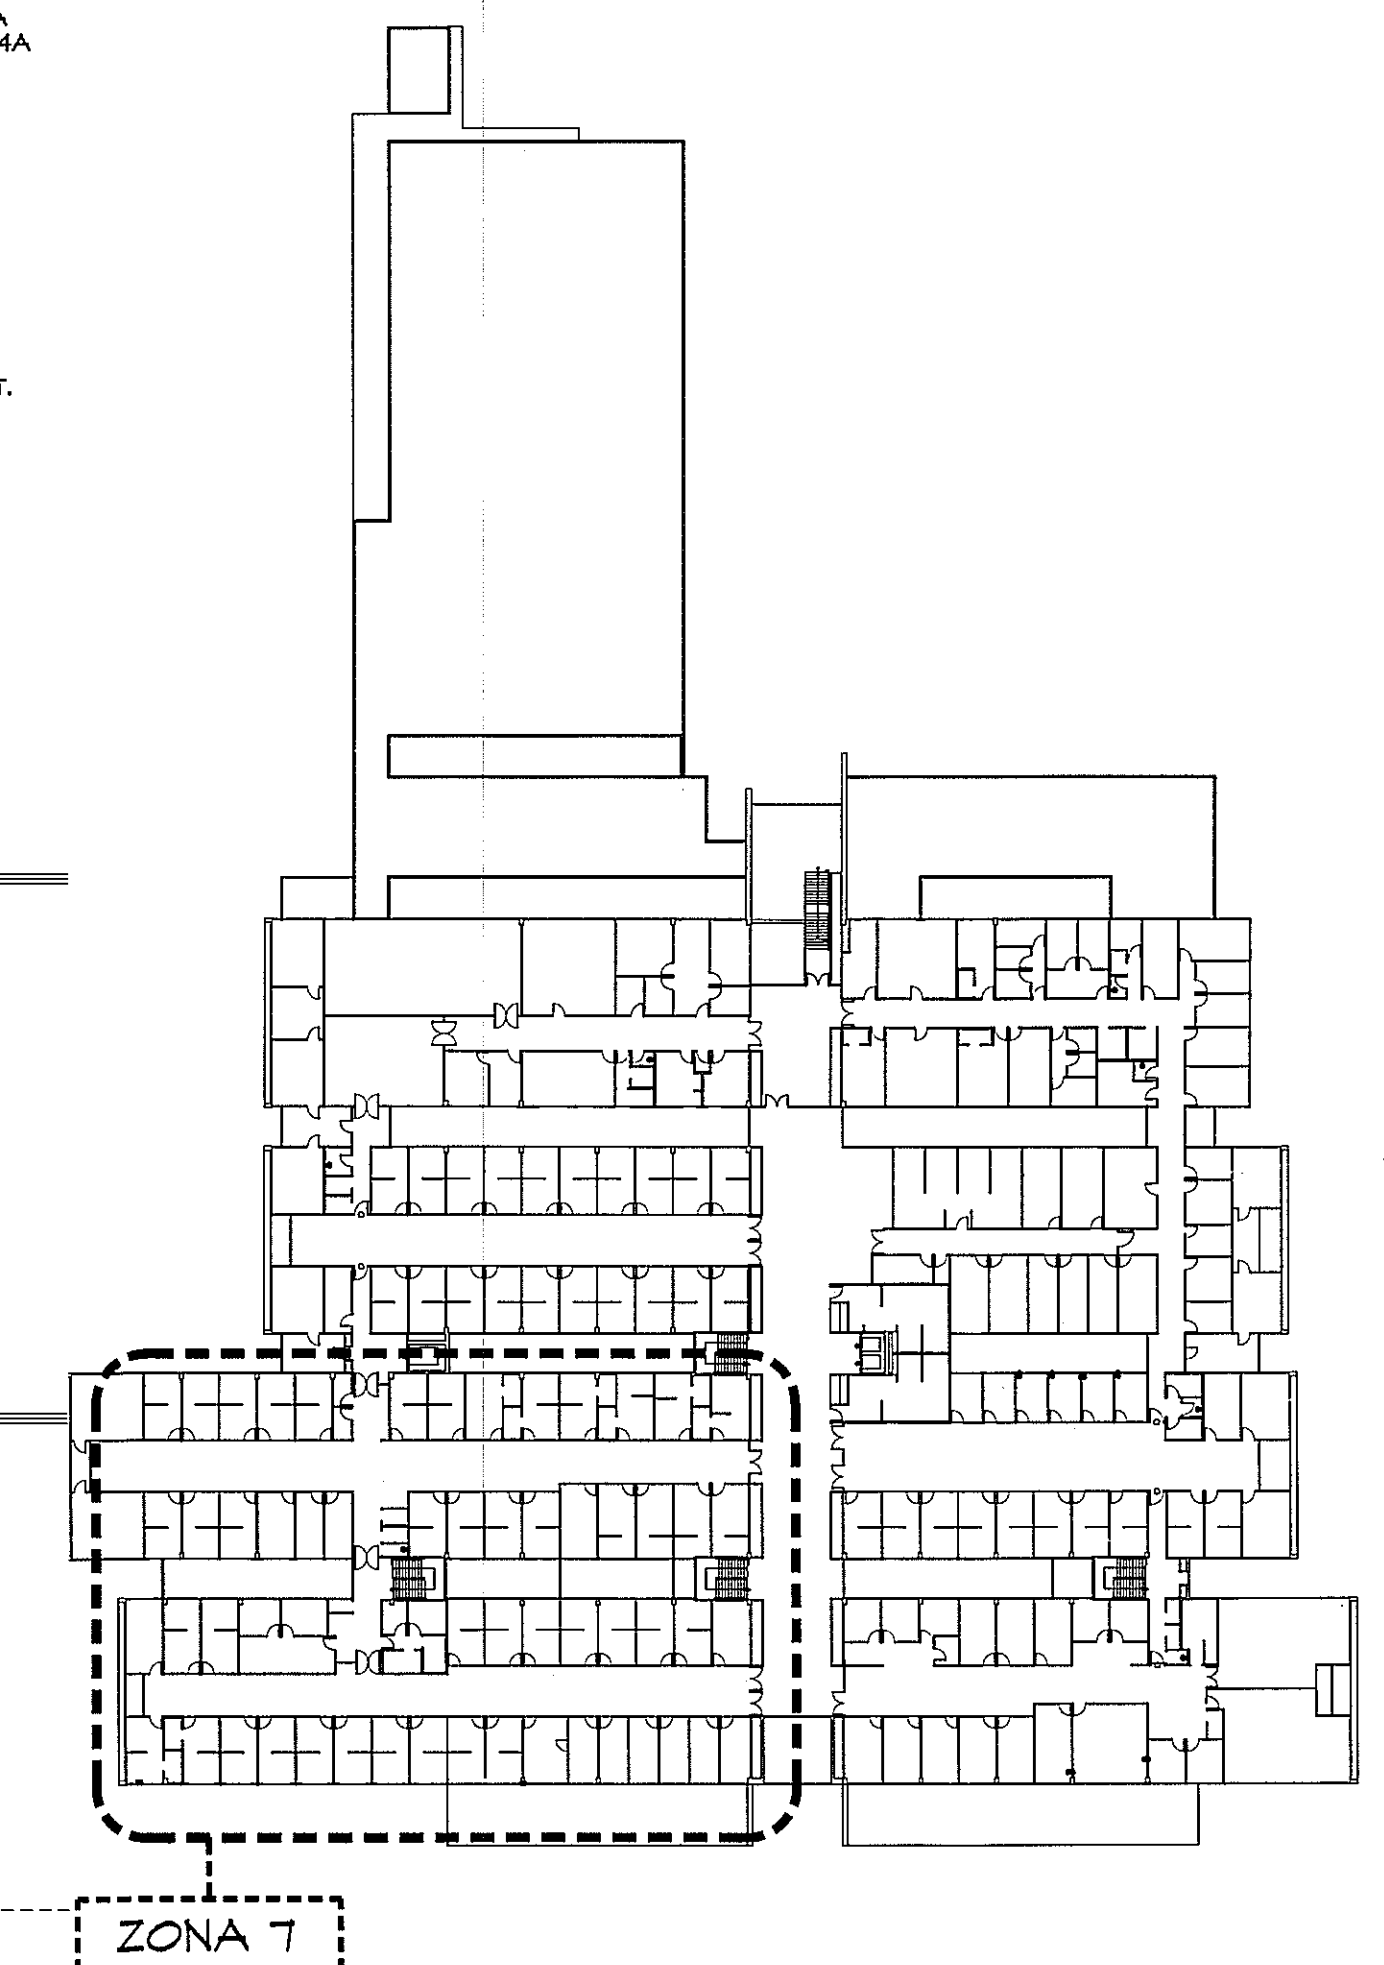


ABREVIATURAS DE ARTEFACTOS SANITARIOS

INO	INODORO
LAV	LAVAMANOS
TINA	TINA DE ASEO
DU	DUCHA
G.R.	GRIFO ROSCADO
S.P.	SUMIDERO DE PISO
FRES.	FRESADOR
AA	DRENAJE DE A/A
VA	VENTILACION AUTOMATICA
F.A.F	FUENTE DE AGUA FRIA
VERT. CLI	VERTEDERO CLINICO
EST. PALT.	ESTELIZADOR PALETA
VENT.	VENTILACION
LAV. QUIR.	LAMANOS QUIRURGICO
SILLA ODONT.	SILLA ODONTOLÓGICA
SURE - VENT.	APARATO QUE ELIMINA TUBO VENTILACION ATRAVES DE TECHO, PERMITE LA ENTRADA DE AIRE EN LA TUBERIA AL TIEMPO QUE CONTIENE LOS MALOS OLORES.

SIMBOLOGIA

	AGUA PLUVIAL
	AGUA SERVIDA
	AGUA POTABLE FRIA
	AGUA POTABLE CALIENTE
	VENTILACION
	REDUCCION DE DIAMETRO
	INDICA CAMBIO DE ALTURA DE TUBERIA
	VENTILACION HACIA EL TECHO CON PROTECTOR
	LLAVE DE CONTROL
	UNIDADES DE SERVICIOS
	REGISTRO SANITARIO
	CAMARA DE AIRE
	NIVEL DE PISO ACABADO
	REDUCCIONES

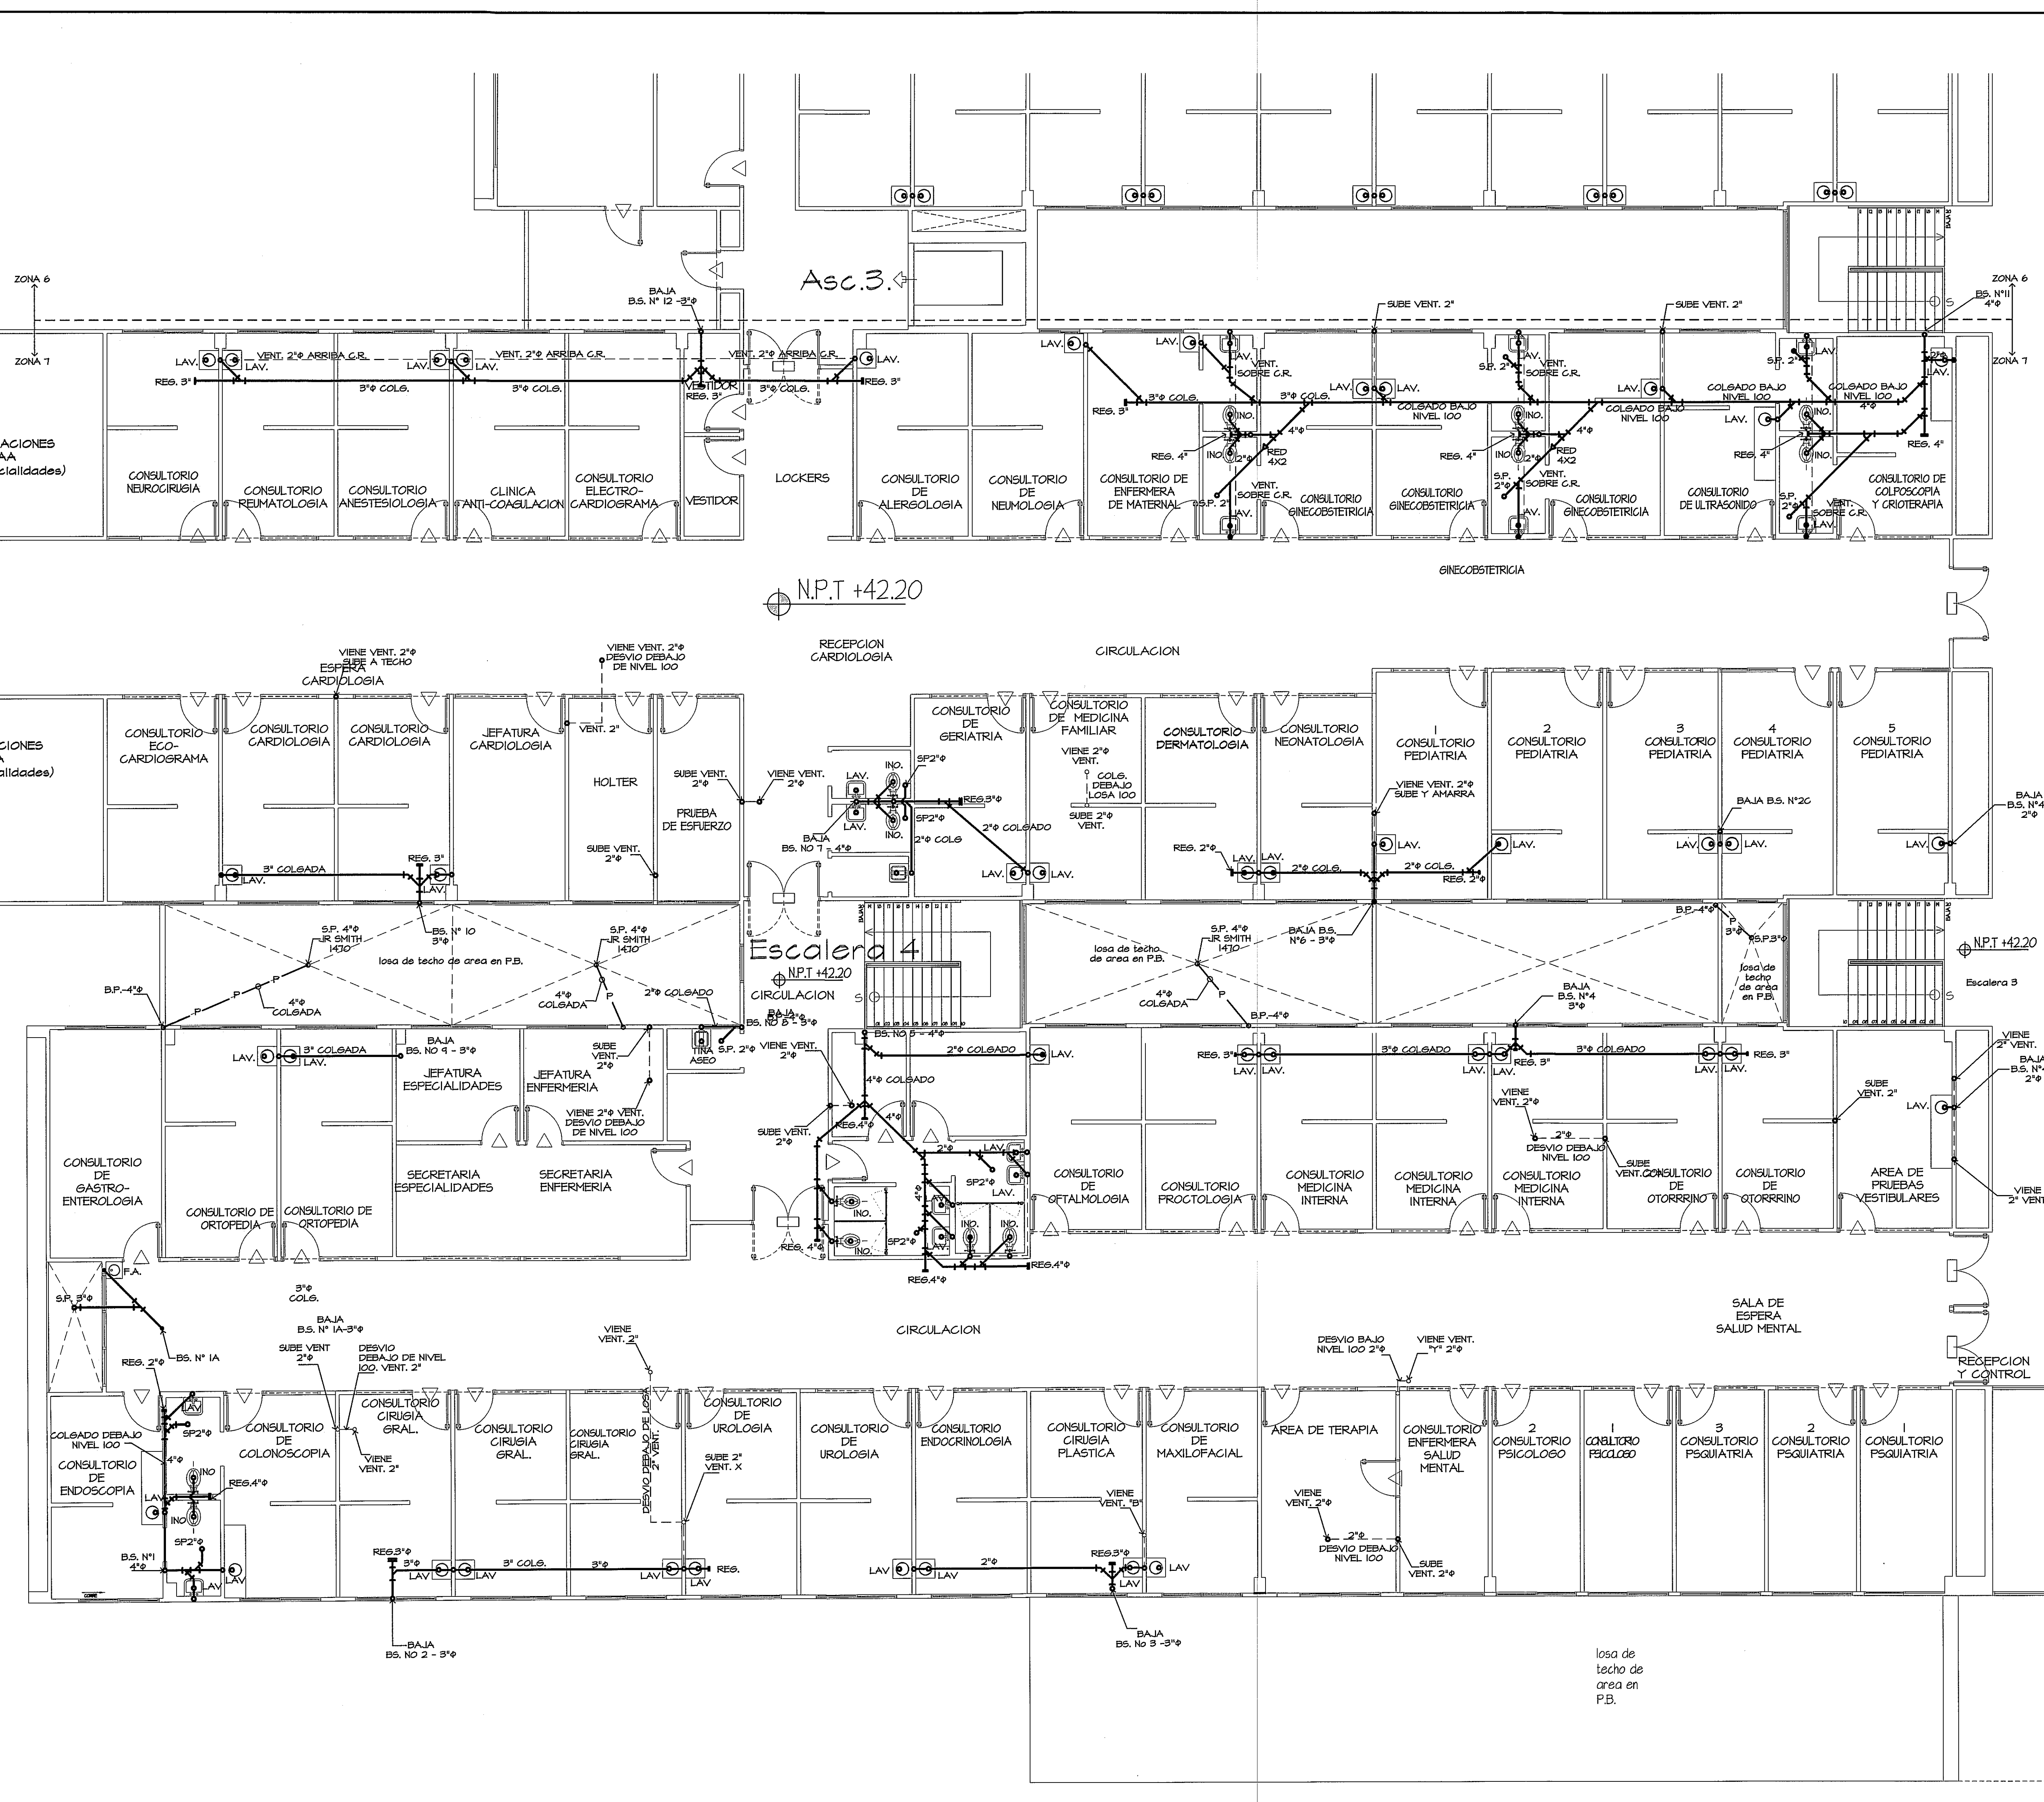

PLANTA AMPLIACION ZONA 7 SANITARIA
ESCALA 1:75 PLANTA NIVEL 100

GUIA DE AMPLIACIONES POR ZONAS
ESCALA: 1/500 PLANTA ALTA (NIVEL 100)

PROHIBIDA LA REPRODUCCION TOTAL O PARCIAL, Y EL USO DE SU CONTENIDO SIN EL CONSENTIMIENTO DE SU AUTOR.

OLMEDO A. GOMEZ MARTINEZ
ARQUITECTO
LICENCIA No. 2006-001-103
Ley 15 del 20 de Enero de 1988
Junta Técnica de Ingeniería y Arquitectura

Revision No. FECHA
REVISION #1 28-ENE-2013
REVISION #2 14-FEB-2013
REVISION #3 27-MAYO-2013



DIRECCION NACIONAL DE INFRAESTRUCTURA Y SERVICIOS DE APOYO (DINSA)

PROYECTO:
CONSTRUCCION DE NUEVO EDIFICIO INSTITUCIONAL POLICLINICA DR. MANUEL DE JESUS ROJAS
PROPIEDAD DE LA CAJA DEL SEGURO SOCIAL DE PANAMA
UBICADO EN LA URB. VILLA MONICA, CARRETERA INTERAMERICANA
DISTRITO DE AGUADULCE, PROV. DE COCLE, REPUBLICA DE PANAMA

DIRECTOR DE OBRAS Y CONSTRUCCIONES MUNICIPALES
PLANTA AMPLIACION ZONA 7

DISENO ARQUITECTONICO:
ARG. OLMEDO GOMEZ/SERTA
ESTRUCTURA:
ING. JUAN RAUL DIAZ
ELECTRICIDAD:
ING. MANUEL PADILLA
SISTEMAS ESPECIALES:
ING. DORANSE HURTADO
PLOMERIA:
MAESTRO PLOM. HECTOR HASSELL
AIRE ACONDICIONADO:
ING. OSVALDO ADAMES
GASES MEDICOS:
ING. VICENTE PEÑALOZA

riva s.a.
S.A.I.I.C.F.A.

PL-6B

REVISION:
ARG. OLMEDO GOMEZ
REVISION:
SERTA
DESARROLLO:
SERTA
FECHA:
2012
PROYECTO No.
2012-DES-014
HOJA No.
23 DE

POLICLINICA DR. MANUEL DE JESUS ROJAS