



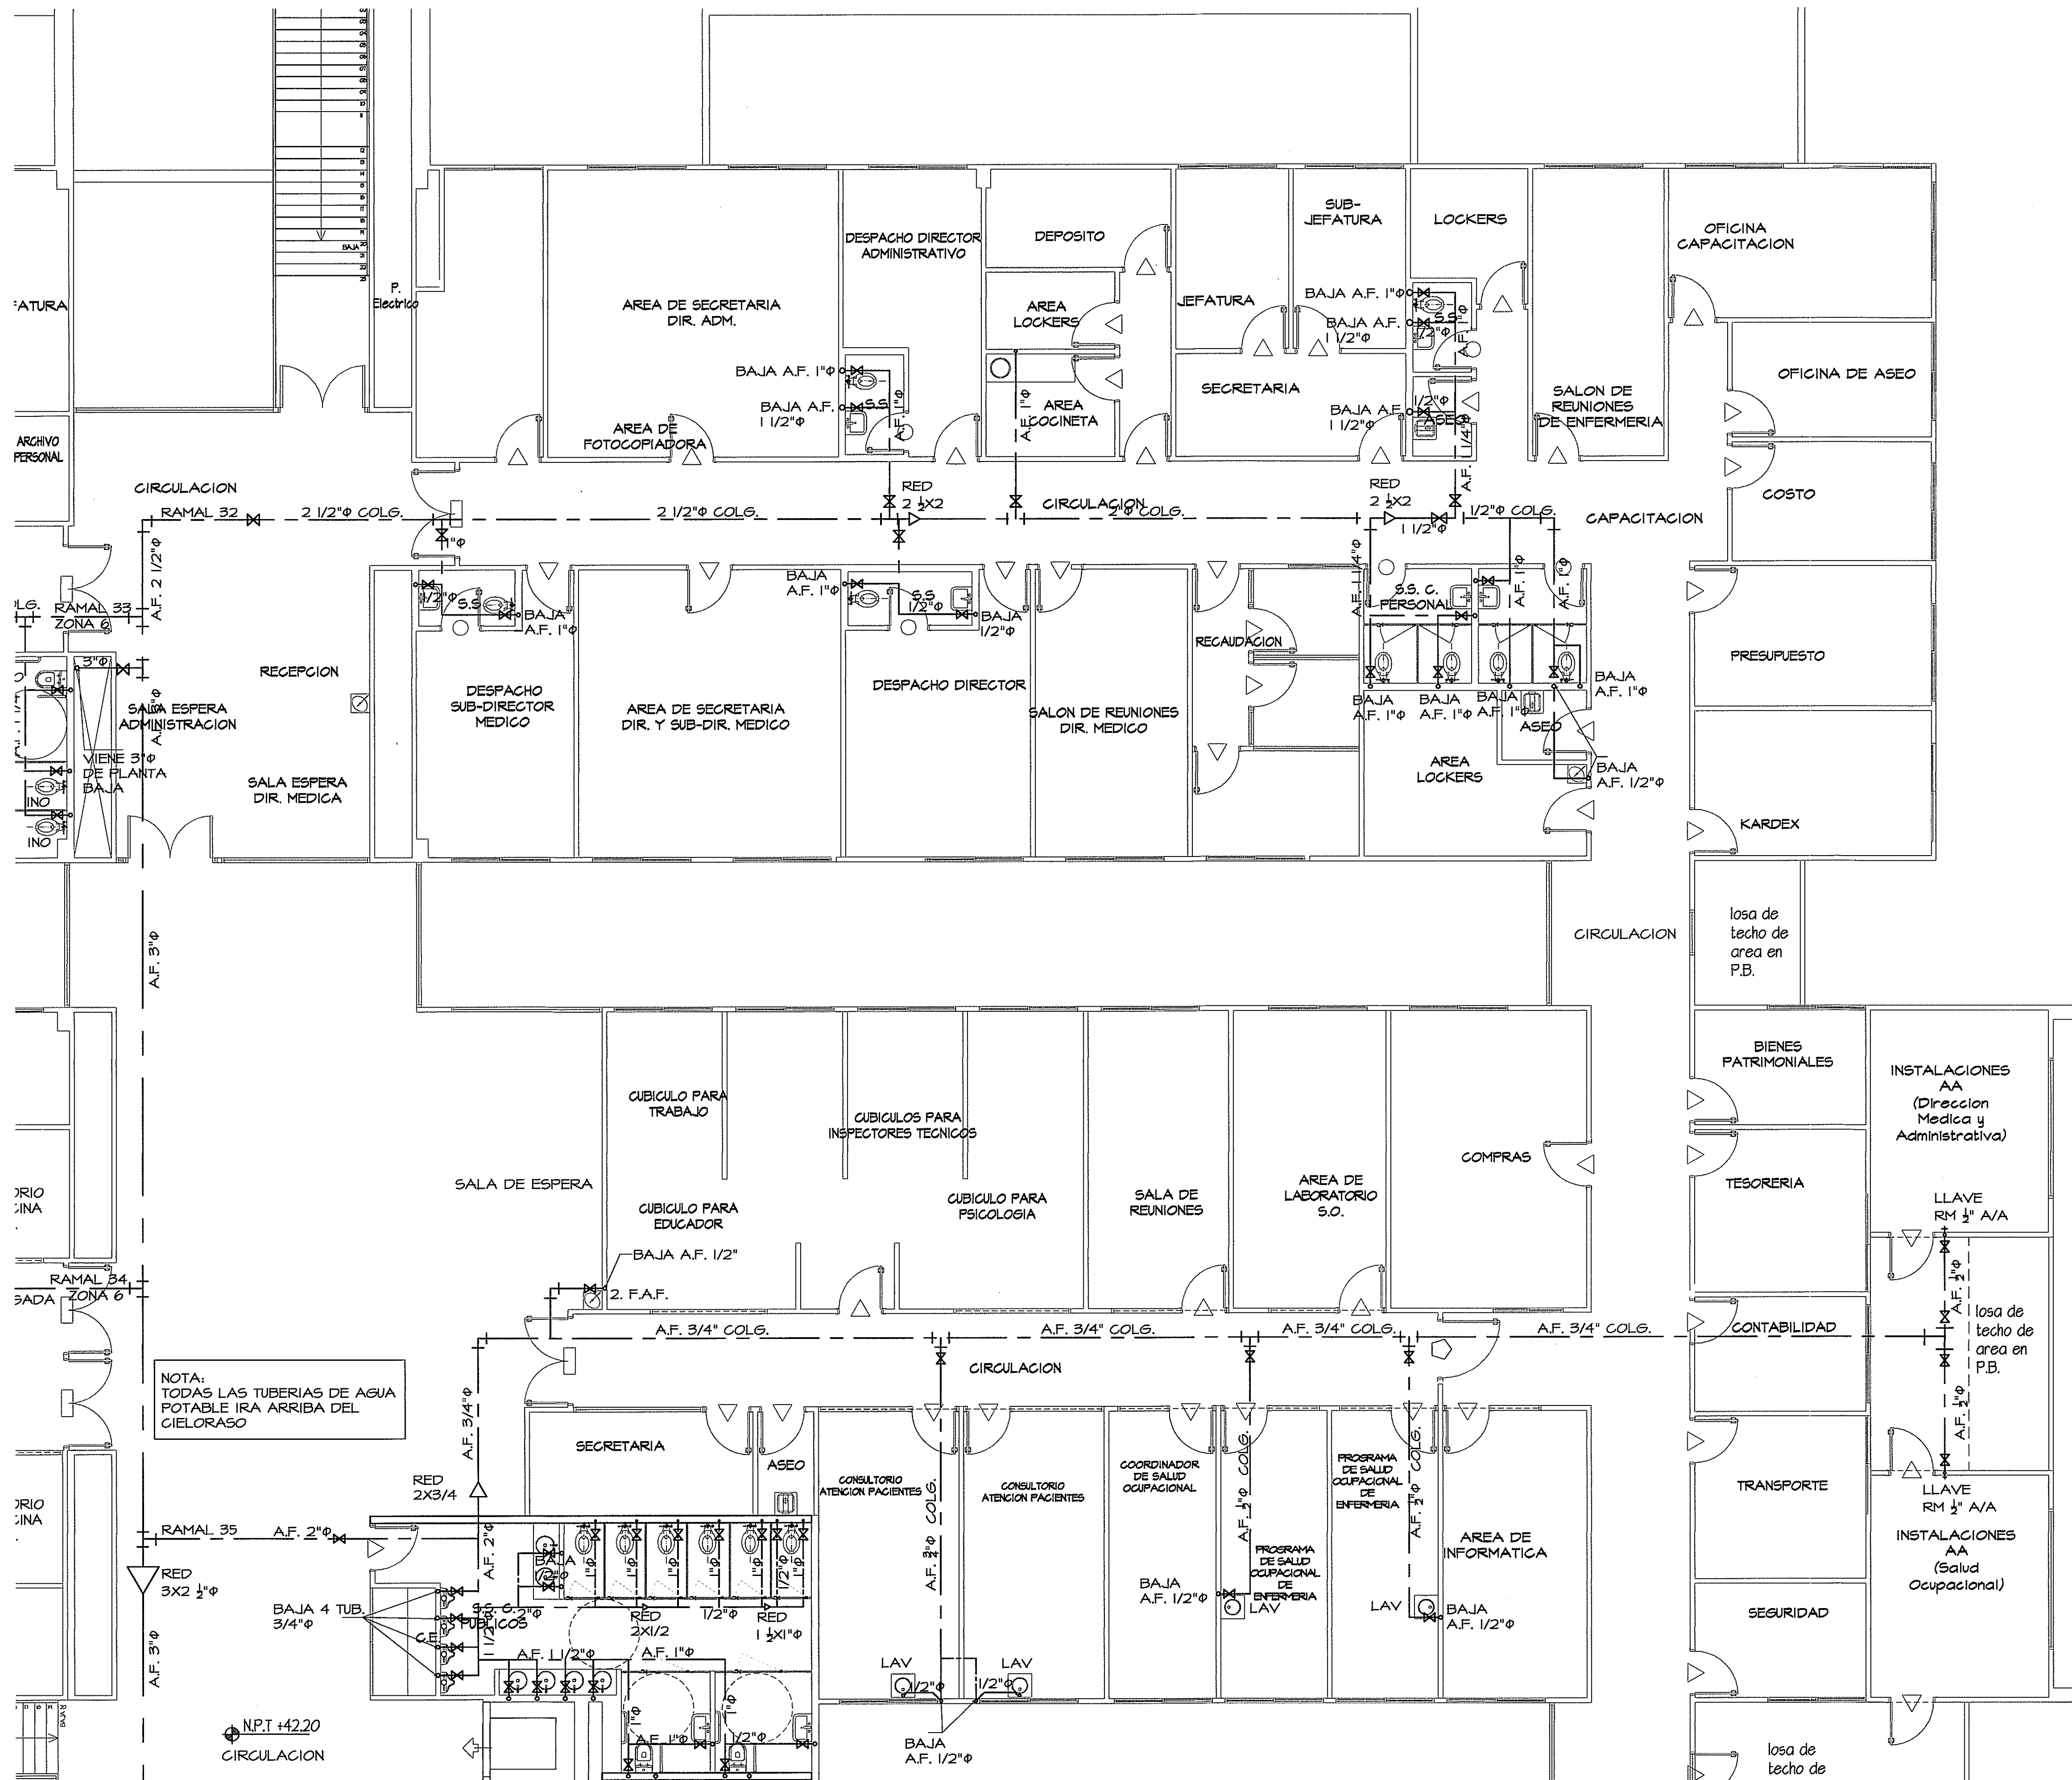


TUBERIA DE AGUA POTABLE (A.F.)	-----
TUBERIA DE AGUA CALIENTE (A.C.)	-----
TUBERIA DE AGUAS GRISAS (A.G.)	-----
TUBERIA DE AGUAS SERVIDAS (A.S.)	-----
TUBERIA DE AGUA PLUVIAL (A.L.L.)	-----
TUBERIA DE VENTILACION (VENT.)	-----

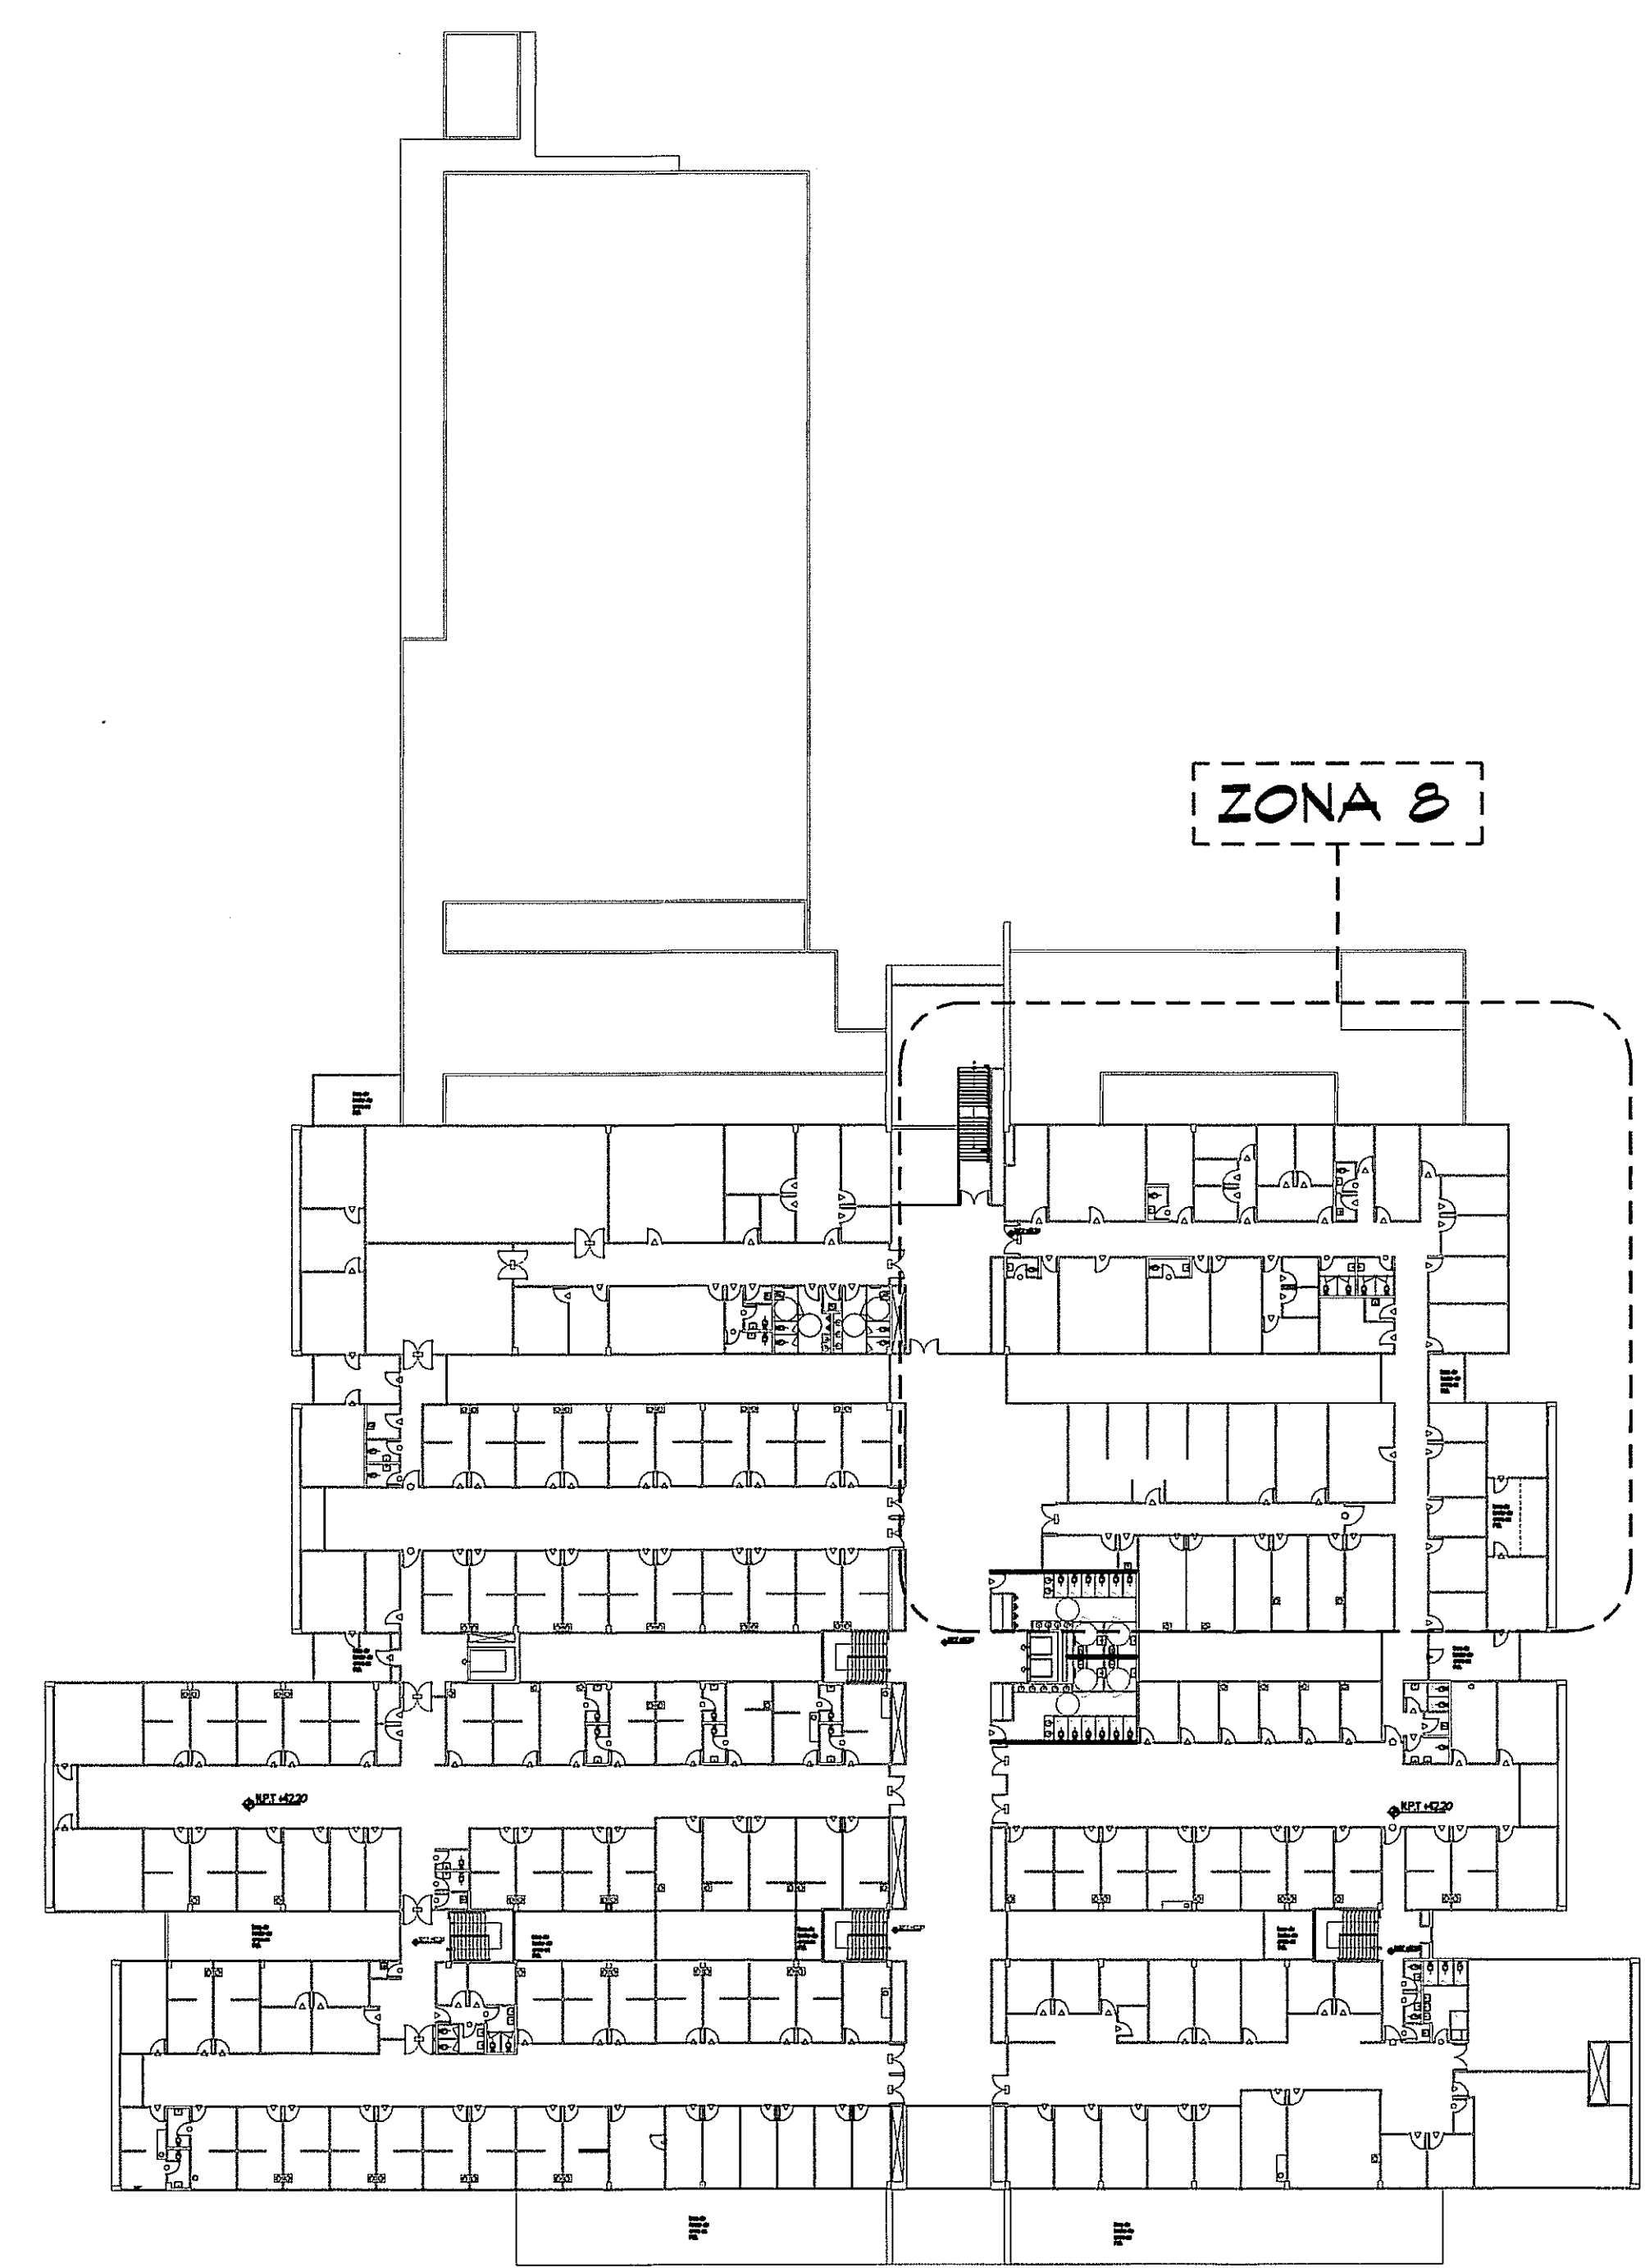

PLANTA AMPLIADA ZONA 8 SISTEMA DE AGUA POTABLE - NIVEL 100
 ESCALA 1:75

GUIA DE AMPLIACIONES DE ZONAS - PLANTA ALTA
 SIN ESCALA NIVEL 100

PROHIBIDA LA REPRODUCCION TOTAL O PARCIAL, Y EL USO DE SU CONTENIDO SIN EL CONSENTIMIENTO DE SU AUTOR.

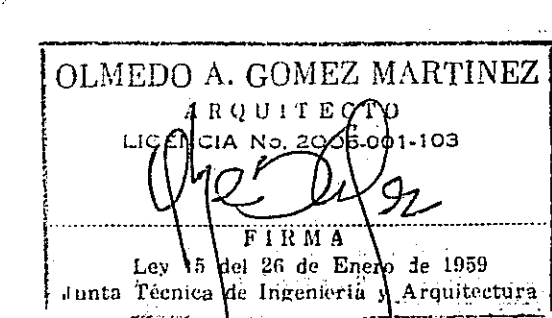

Revision No.	FECHA
REVISION #1	28-ENE-2013
REVISION #2	14-FEB-2013
REVISION #3	21-MAYO-2013



PROYECTO:
 CONSTRUCCION DE NUEVO EDIFICIO INSTITUCIONAL
 POLICLINICA DR. MANUEL DE JESUS ROJAS
 PROPIEDAD DE LA CAJA DEL SEGURO SOCIAL DE PANAMA
 UBICADO EN LA URB. VILLA MONICA, CARRETERA INTERAMERICANA
 DISTRITO DE AGUADULCE, PROV. DE COCLE, REPUBLICA DE PANAMA

DISEO ARQUITECTONICO:
 ARQ. OLMEDO GOMEZ/SERTA
 ESTRUCTURA:
 ING. JUAN RAUL DIAZ
 ELECTRICIDAD:
 ING. MANUEL PADILLA
 SISTEMAS ESPECIALES:
 ING. DORANSE HURTADO
 PLUMERIA:
 MAESTRO PLUM. HECTOR HASSELL
 AIRE ACONDICIONADO:
 ING. OSVALDO ADAMES
 GASES MEDICOS:
 ING. VICENTE PENALOZA

riva s.a.
 S.A.I.I.C.F.A.
 PL-4C

REVISION:
 ARQ. OLMEDO GOMEZ
 REVISION:
 SERTA
 DESARROLLO:
 SERTA
 FECHA:
 2012
 PROYECTO No.
 2012-DES-014
 HOJA No.
 13 DE