
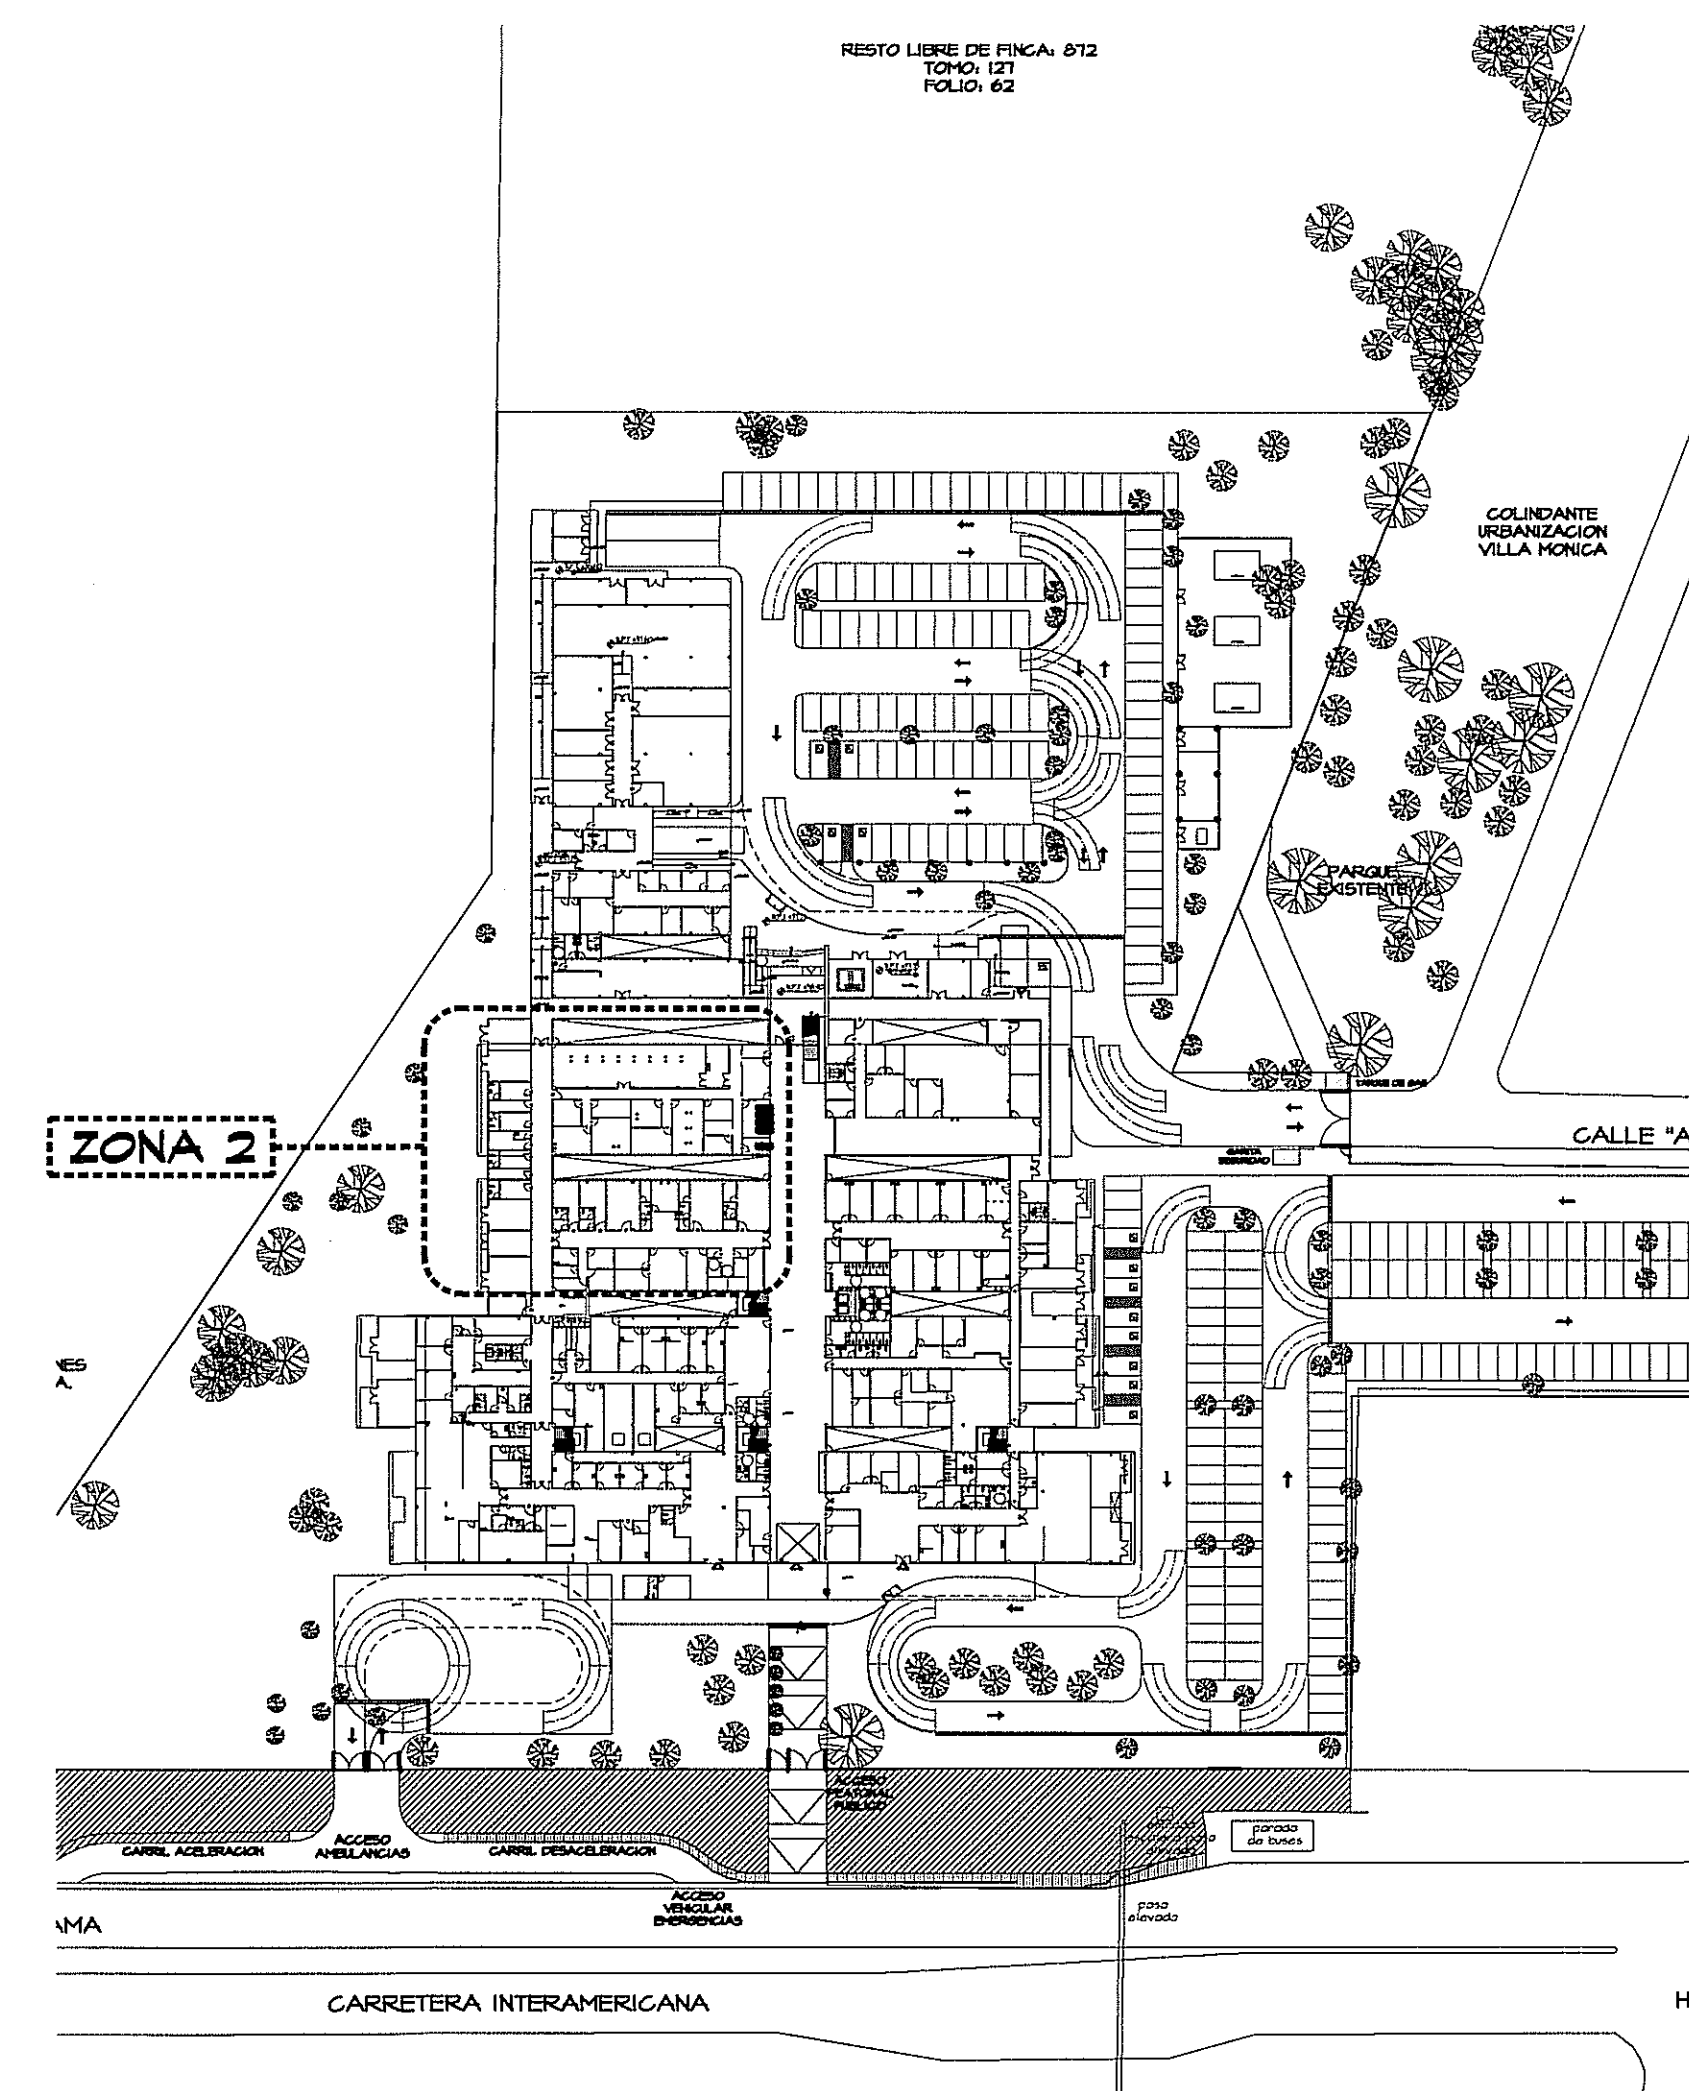


LISTADO DE ARTEFACTOS

INO	INODORO
LAV	LAVAMANOS
TINA	TINA DE ASEO
DU	DUCHA
G.R.	GRIFO ROSCADO
S.P.	SUMIDERO DE PISO
FREG.	FREGADOR
AA	DRENAJE DE A/A
VA	VENTILACION AUTOMATICA
F.A.F	FUENTE DE AGUA FRIA
VERT. CLI	VERTEDERO CLINICO
EST. PALT.	ESTELIZADOR PALETA
VENT.	VENTILACION
LAV. QUIR.	LAMANOS QUIRURGICO
SILLA ODONT.	SILLA ODONTOLÓGICA

SIMBOLOGIA



	AGUA PLUVIAL
	AGUA SERVIDA
	AGUA POTABLE FRIA
	AGUA POTABLE CALIENTE
	VENTILACION
	REDUCCION DE DIAMETRO
	INDICA CAMBIO DE ALTURA DE TUBERIA
	VENTILACION HACIA EL TECHO CON PROTECTOR
	LLAVE DE CONTROL
	REGISTRO SANITARIO
	CAMARA DE AIRE
	NIVEL DE PISO ACABADO
	REDUCCIONES

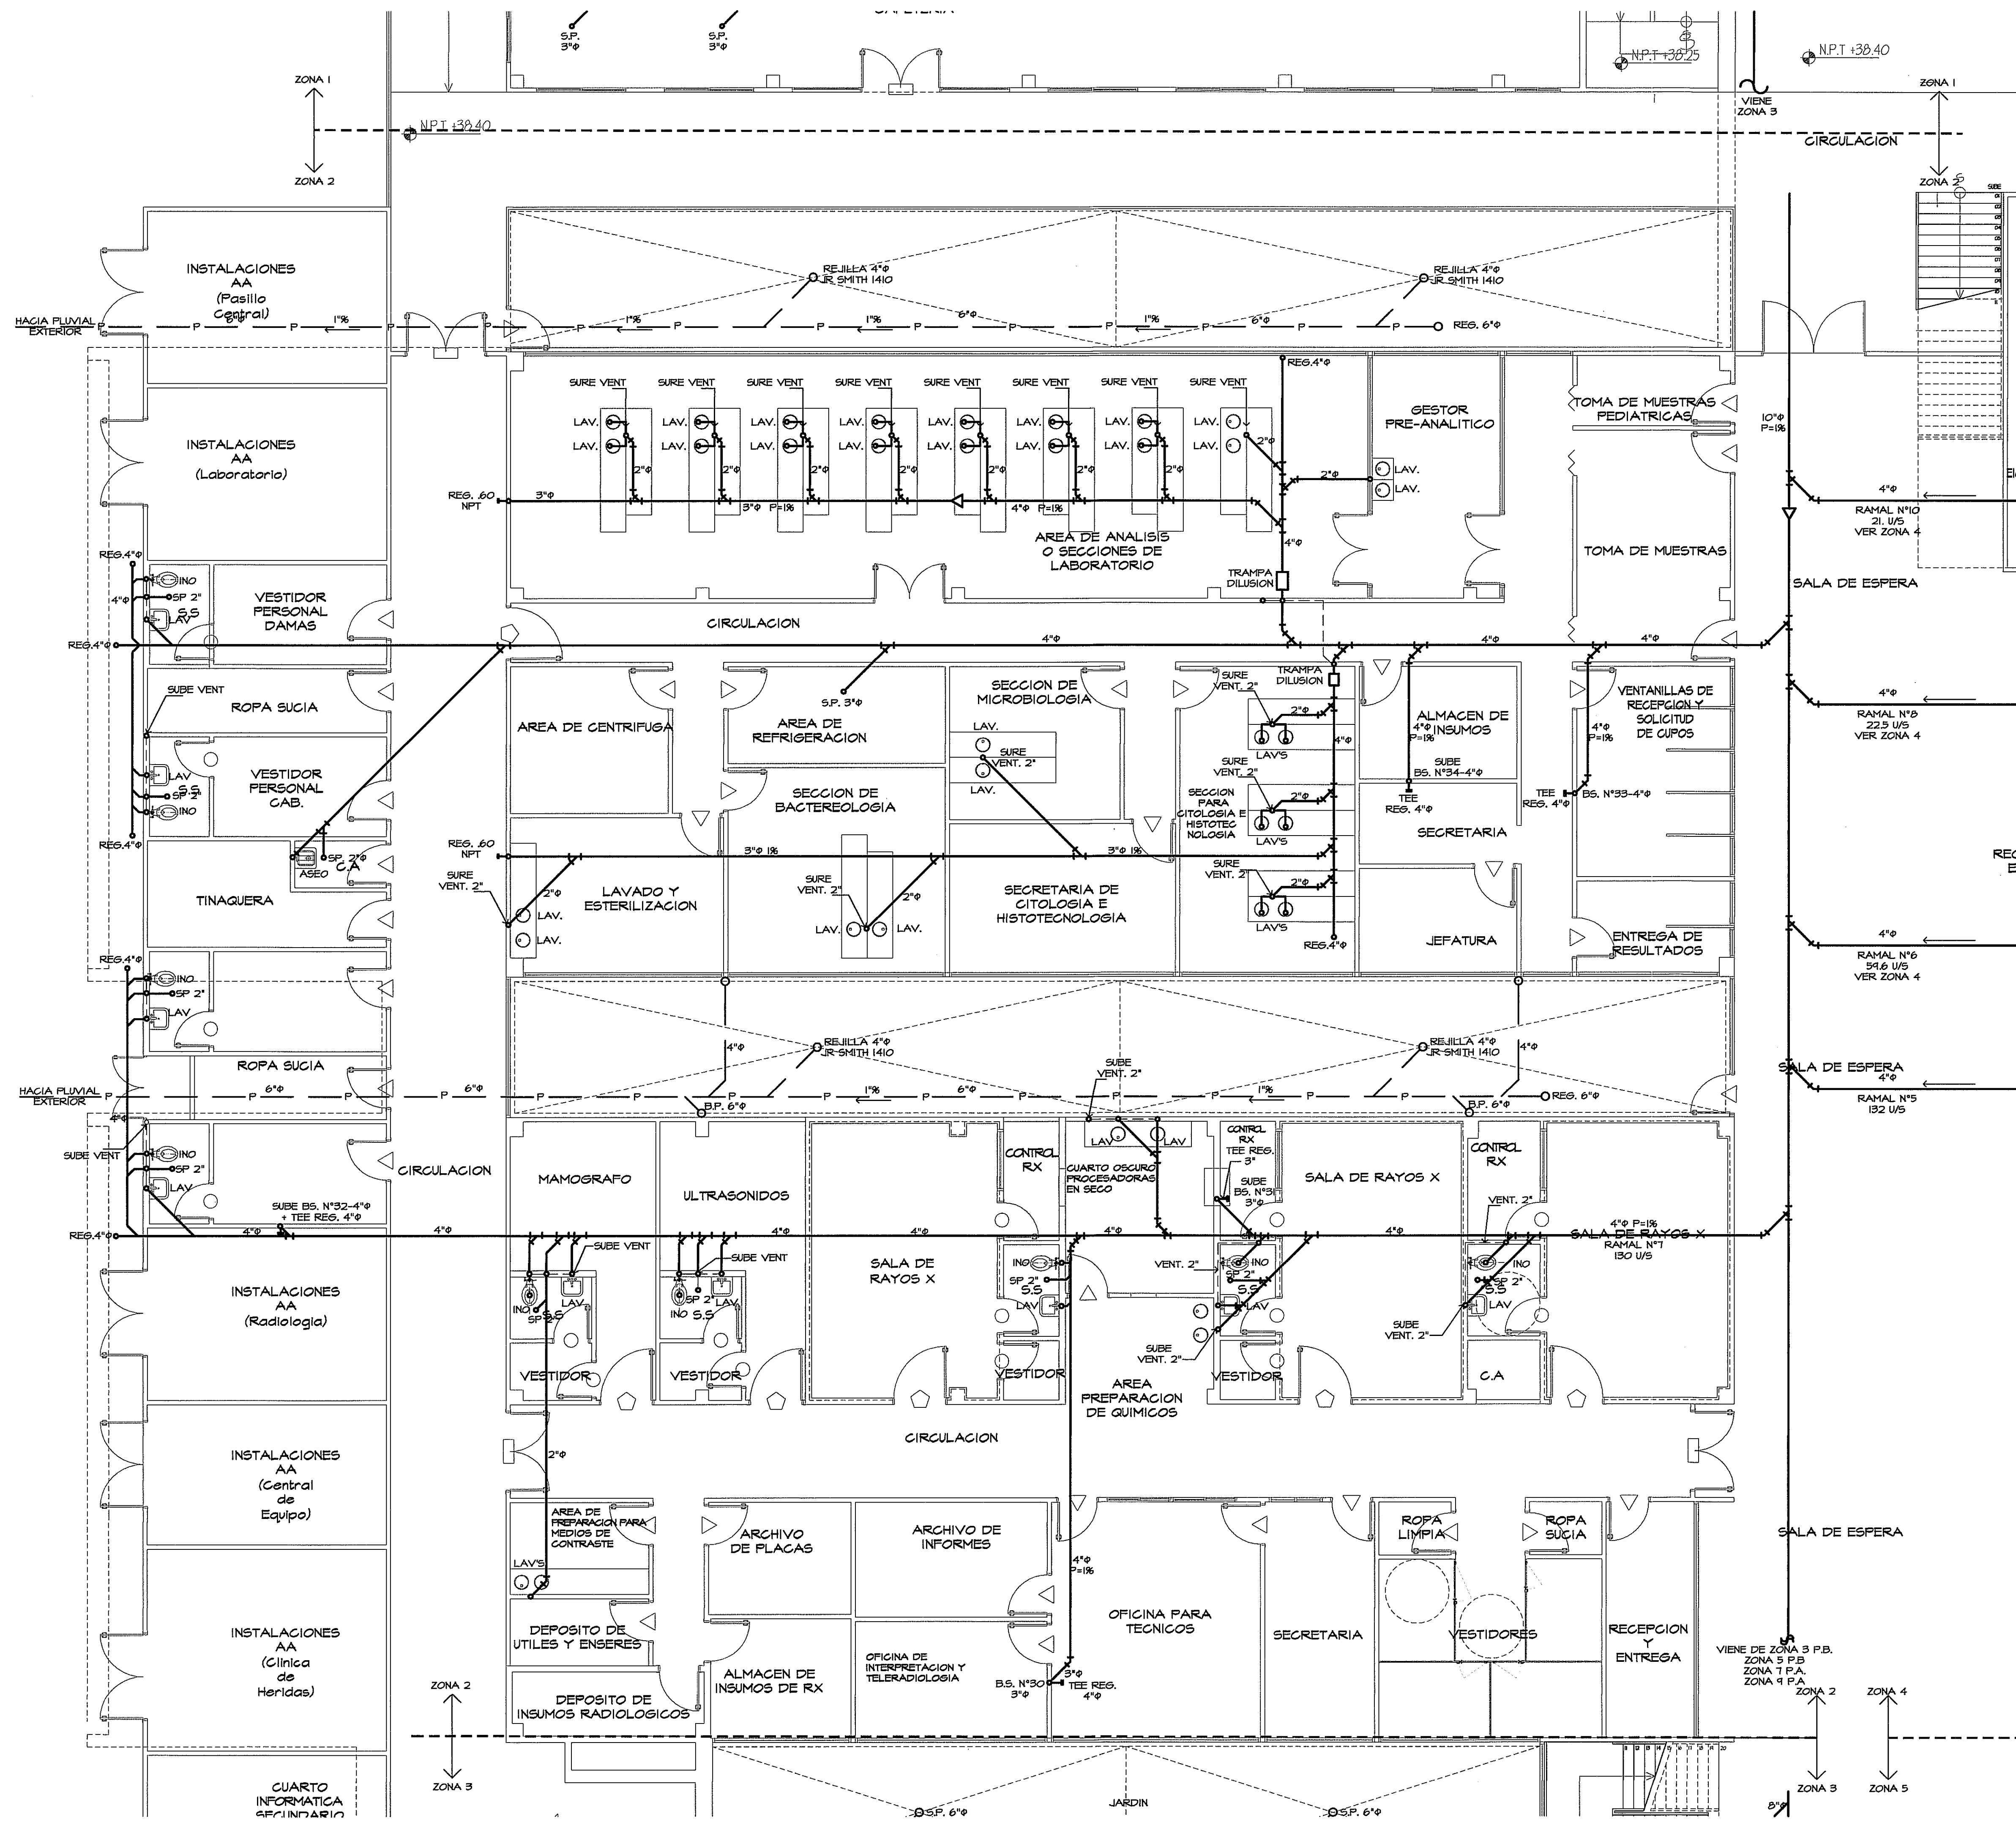


PLANTA AMPLIACION ZONA 2 SANITARIA Y PLUVIAL
ESCALA 1:75 PLANTA BAJA

GUIA DE AMPLIACIONES DE ZONAS
ESCALA 1:1000 PLANTA BAJA

PROHIBIDA LA REPRODUCCION TOTAL O PARCIAL, Y EL USO DE SU CONTENIDO SIN EL CONSENTIMIENTO DE SU AUTOR.

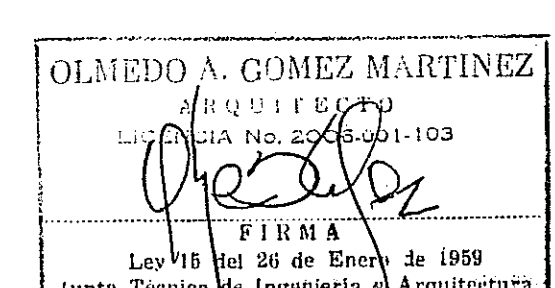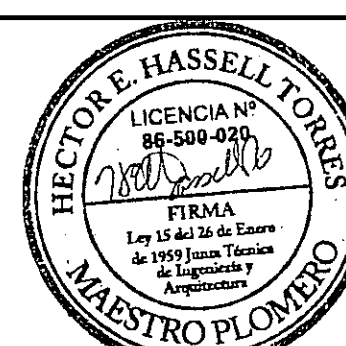

Revision No.	FECHA
REVISION #1	28-ENE-2013
REVISION #2	14-FEB-2013
REVISION #3	27-MAYO-2013

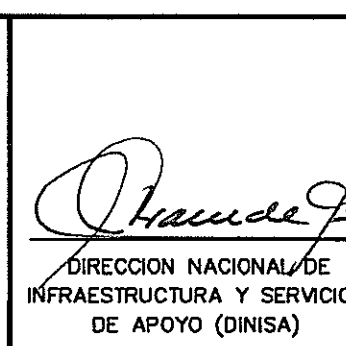

PROYECTO:
CONSTRUCCION DE NUEVO EDIFICIO INSTITUCIONAL
POLICLINICA DR. MANUEL DE JESUS ROJAS
PROPIEDAD DE LA CAJA DEL SEGURO SOCIAL DE PANAMA
UBICADO EN LA URB. VILLA MONICA, CARRETERA INTERAMERICANA
DISTRITO DE AGUADULCE, PROV. DE COCLE, REPUBLICA DE PANAMA

DISEÑO ARQUITECTONICO:
ING. OLMEDO GOMEZ/SERTA
REVISION:
SERTA
DESARROLLO:
SERTA
FECHA:
2012
PROYECTO No.
2012-DES-014

HOJA No.
17 DE