


ABREVIATURAS DE ARTEFACTOS SANITARIOS


INO INODORO
LAV LAVAMANOS
TINA TINA DE ASEO
DU DUCHA
G.R. GRIFO ROSCADO
S.P. SUMIDERO DE PISO
FREG. FREGADOR
AA DRENAJE DE A/A
VA VENTILACION AUTOMATICA
F.A.F. FUENTE DE AGUA FRIA
VERT. CLI VERTEDERO CLINICO
EST. PALT. ESTELIZADOR PALETA
VENT. VENTILACION
LAV. QUIR. LAMANOS QUIRURGICO
SILLA ODONT. SILLA ODONTOLOGICA
SURE - VENT. APARATO QUE ELIMINA TUBO VENTILACION ATRAVES DE TECHO, PERMITE LA ENTRADA DE AIRE EN LA TUBERIA AL TIEMPO QUE CONTIENE LOS MALOS OLORES.

SIMBOLOGIA

—P—P— AGUA PLUVIAL
—S—S— AGUA SERVIDA
—F—F— AGUA POTABLE FRIA
—C—C— AGUA POTABLE CALIENTE
—V—V— VENTILACION
—R—R— REDUCCION DE DIAMETRO
—O—O— INDICA CAMBIO DE ALTURA DE TUBERIA
—T—T— VENTILACION HACIA EL TECHO CON PROTECTOR
—X—X— LLAVE DE CONTROL
U/S UNIDADES DE SERVICIOS
CA REGISTRO SANITARIO
CAMARA DE AIRE
N.P.A. NIVEL DE PISO ACABADO
RED REDUCCIONES


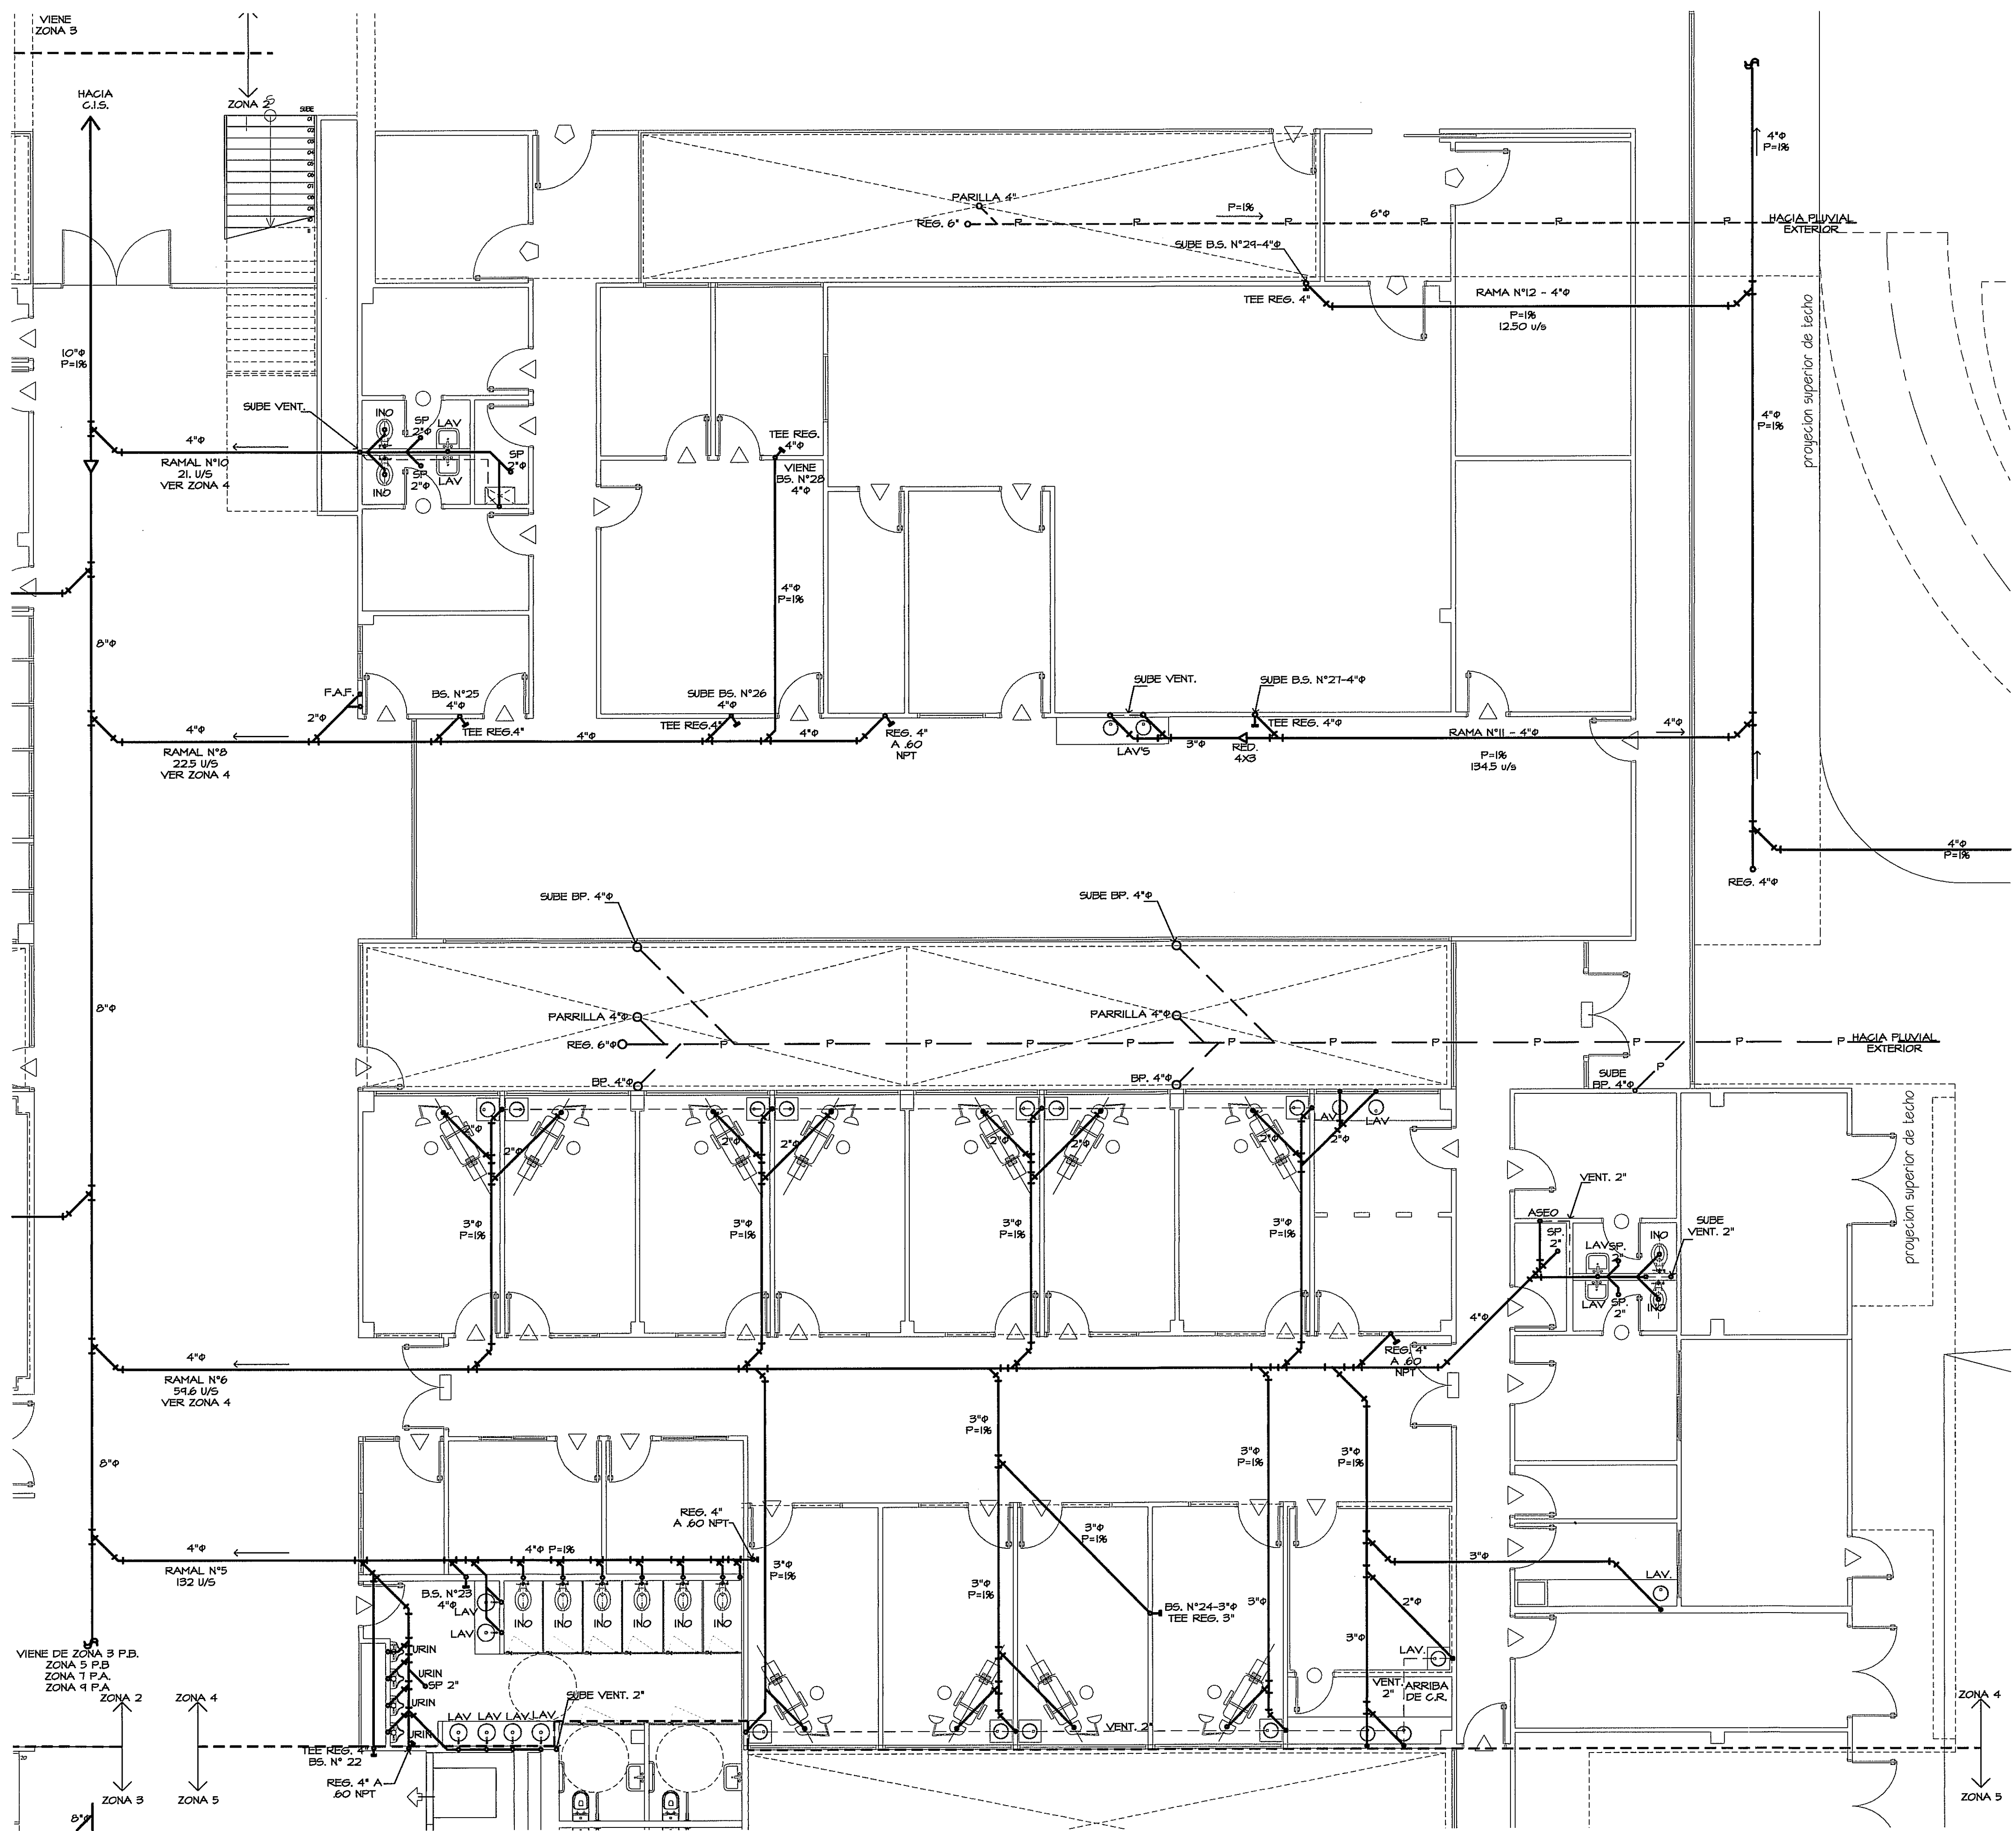


PLANTA AMPLIACION ZONA 4 SANITARIA Y PLUVIAL
ESCALA 1:175 PLANTA BAJA


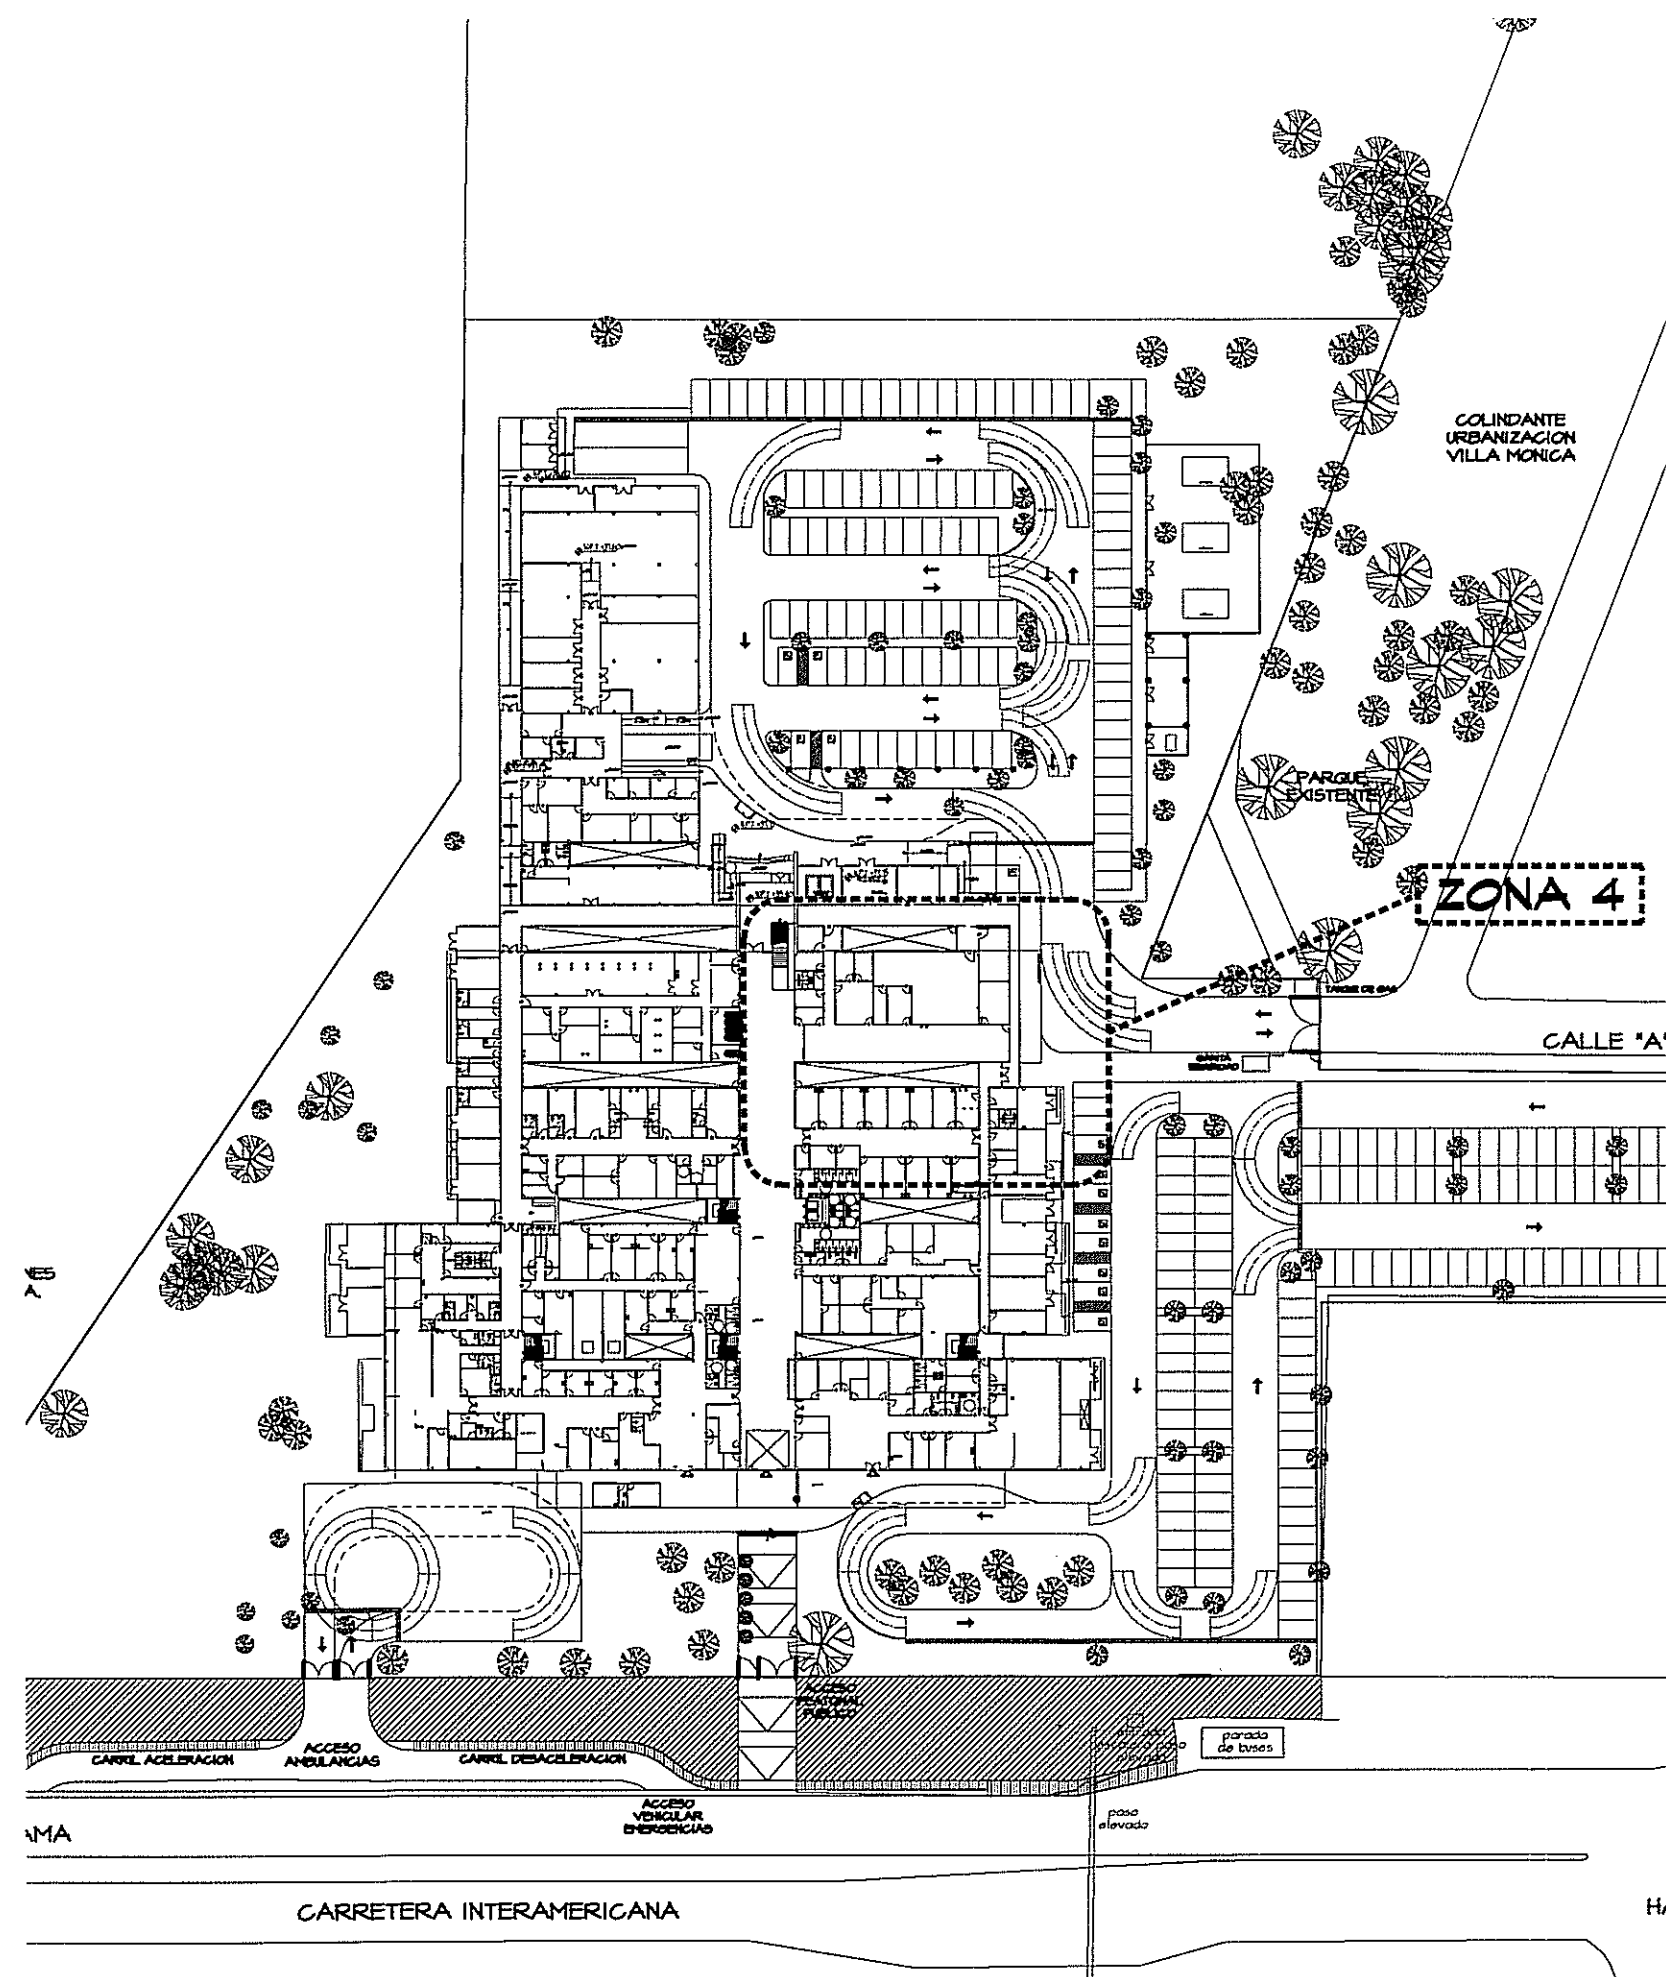


GUIA DE AMPLIACIONES DE ZONAS
ESCALA 1:1000 PLANTA BAJA

PROHIBIDA LA REPRODUCCION TOTAL O PARCIAL, Y EL USO DE SU CONTENIDO SIN EL CONSENTIMIENTO DE SU AUTOR.

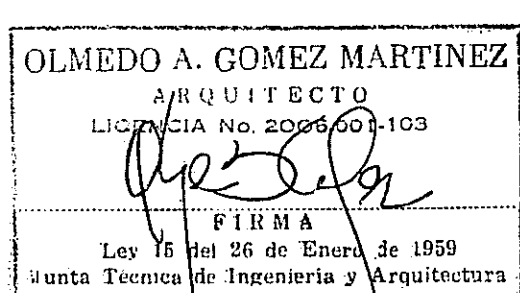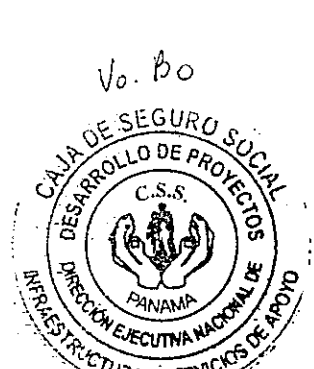

Revision No.	FECHA
REVISION #1	28-ENE-2013
REVISION #2	14-FEB-2013
REVISION #3	27-MAYO-2013

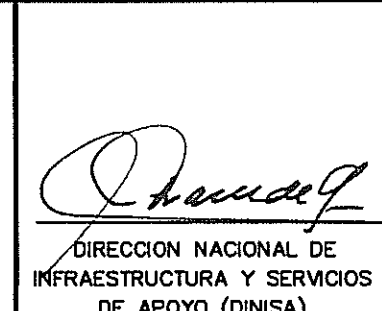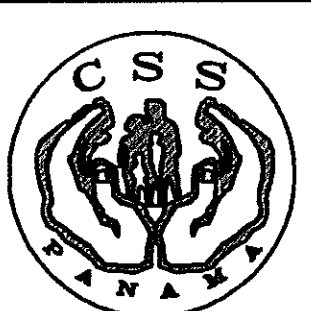

PROYECTO:
CONSTRUCCION DE NUEVO EDIFICIO INSTITUCIONAL
POLICLINICA DR. MANUEL DE JESUS ROJAS
PROPIEDAD DE LA CAJA DEL SEGURO SOCIAL DE PANAMA
UBICADO EN LA URB. VILLA MONICA, CARRETERA INTERAMERICANA
DISTRITO DE AGUADULCE, PROV. DE COCLE, REPUBLICA DE PANAMA

DIRECCION DE OBRAS Y CONSTRUCCIONES MUNICIPALES
PLANTA AMPLIACION ZONA 4

DISEÑO ARQUITECTONICO:
ARQ. OLMEDO GOMEZ/SERTA
ESTRUCTURA:
ING. JUAN RAUL DIAZ
ELECTRICIDAD:
ING. MANUEL PADILLA
SISTEMAS ESPECIALES:
ING. DORANSE HURTADO
PLOMERIA:
MAESTRO PLOM. HECTOR HASSELL
AIRE ACONDICIONADO:
ING. OSVALDO ADAMES
GASES MEDICOS:
ING. VICENTE PENALOZA

REVISION:
ARQ. OLMEDO GOMEZ
REVISION:
SERTA
DESARROLLO:
SERTA
FECHA:
2012
PROYECTO No.
2012-DES-014
HOJA No.
PL-5D
19 DE