


ABREVIATURAS DE ARTEFACTOS SANITARIOS

INO	INODORO
LAV	LAVAMANOS
TINA	TINA DE ASEO
DU	DUCHA
G.R.	GRIFO ROSCADO
S.P.	SUMIDERO DE PISO
FREG.	FREGADOR
AA	DRENAJE DE A/A
VA	VENTILACION AUTOMATICA
F.A.F	FUENTE DE AGUA FRIA
VERT. CLI	VERTEDERO CLINICO
EST. FALT.	ESTELIZADOR PALETA
VENT.	VENTILACION
LAV. QUIR.	LAMANOS QUIRURGICO
SILLA ODONT.	SILLA ODONTOLOGICA
SURE - VENT.	APARATO QUE ELIMINA TUBO VENTILACION ATRAVES DE TECHO, PERMITE LA ENTRADA DE AIRE EN LA TUBERIA AL TIEMPO QUE CONTIENE LOS MALOS OLORES.


SIMBOLOGIA

	AGUA PLUVIAL
	AGUA SERVIDA
	AGUA POTABLE FRIA
	AGUA POTABLE CALIENTE
	VENTILACION
	REDUCCION DE DIAMETRO
	INDICA CAMBIO DE ALTURA DE TUBERIA
	VENTILACION HACIA EL TECHO CON PROTECTOR
	LLAVE DE CONTROL
	UNIDADES DE SERVICIOS
	REGISTRO SANITARIO
	CAMARA DE AIRE
	N.P.A. NIVEL DE PISO ACABADO
	RED REDUCCIONES

NOTA:
EL CONTRATISTA DE PLOMERIA TENDRA LA OBLIGACION DE COLOCARLE TAPONES DE PVC HEMBRA A TODAS LAS SALIDAS SANITARIAS QUE SE ENCUENTREN DENTRO DE LA OBRA TALES COMO: INODOROS, LAVATORIOS, SUMIDEROS DE PISOS, URINALES O CUALQUIER OTRA SALIDA. EN EL MOMENTO DE CONFECCIONAR LAS BATERIAS SANITARIAS PARA SU DEBIDA PROTECCION DE OBSTRUCCIONES FUTURAS Y NO SE RETIRAN HASTA INMEDIATAMENTE SEAN COLOCADOS LOS ARTEFACTOS

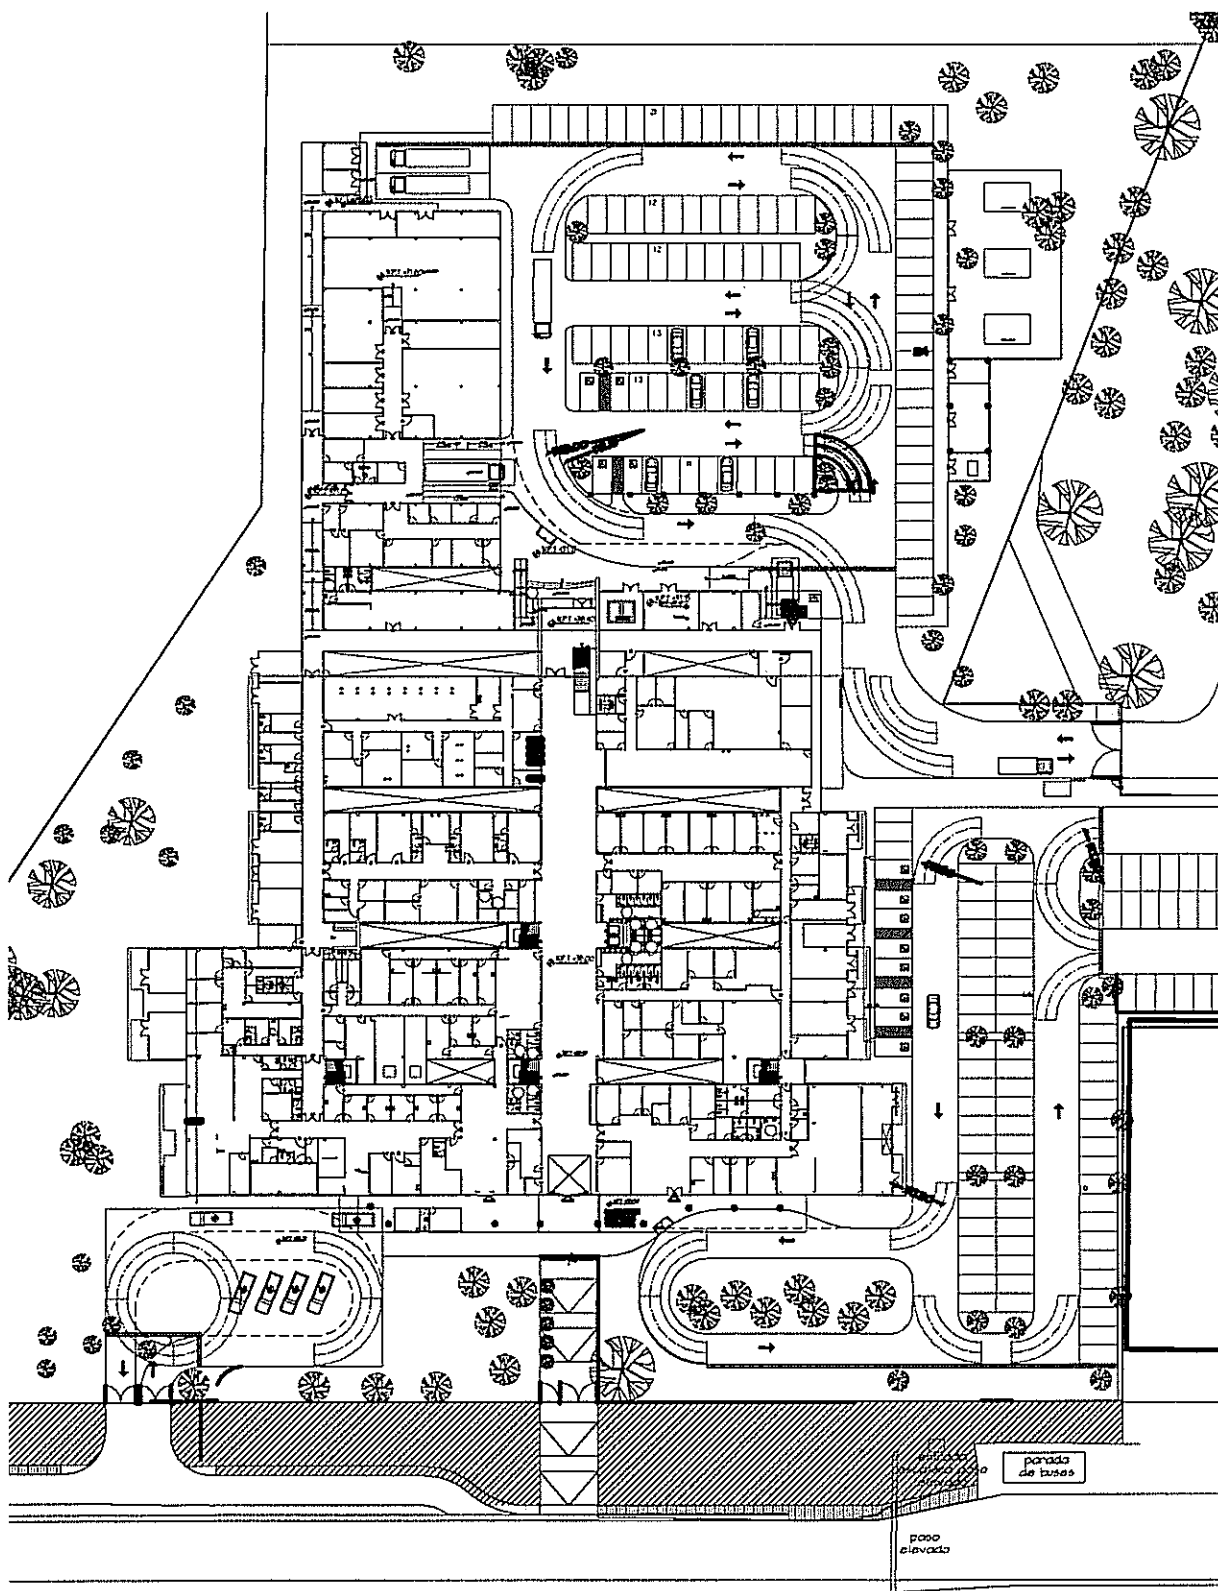

GUIA DE AMPLIACIONES DE ZONAS
ESCALA 1:1000 PLANTA BAJA

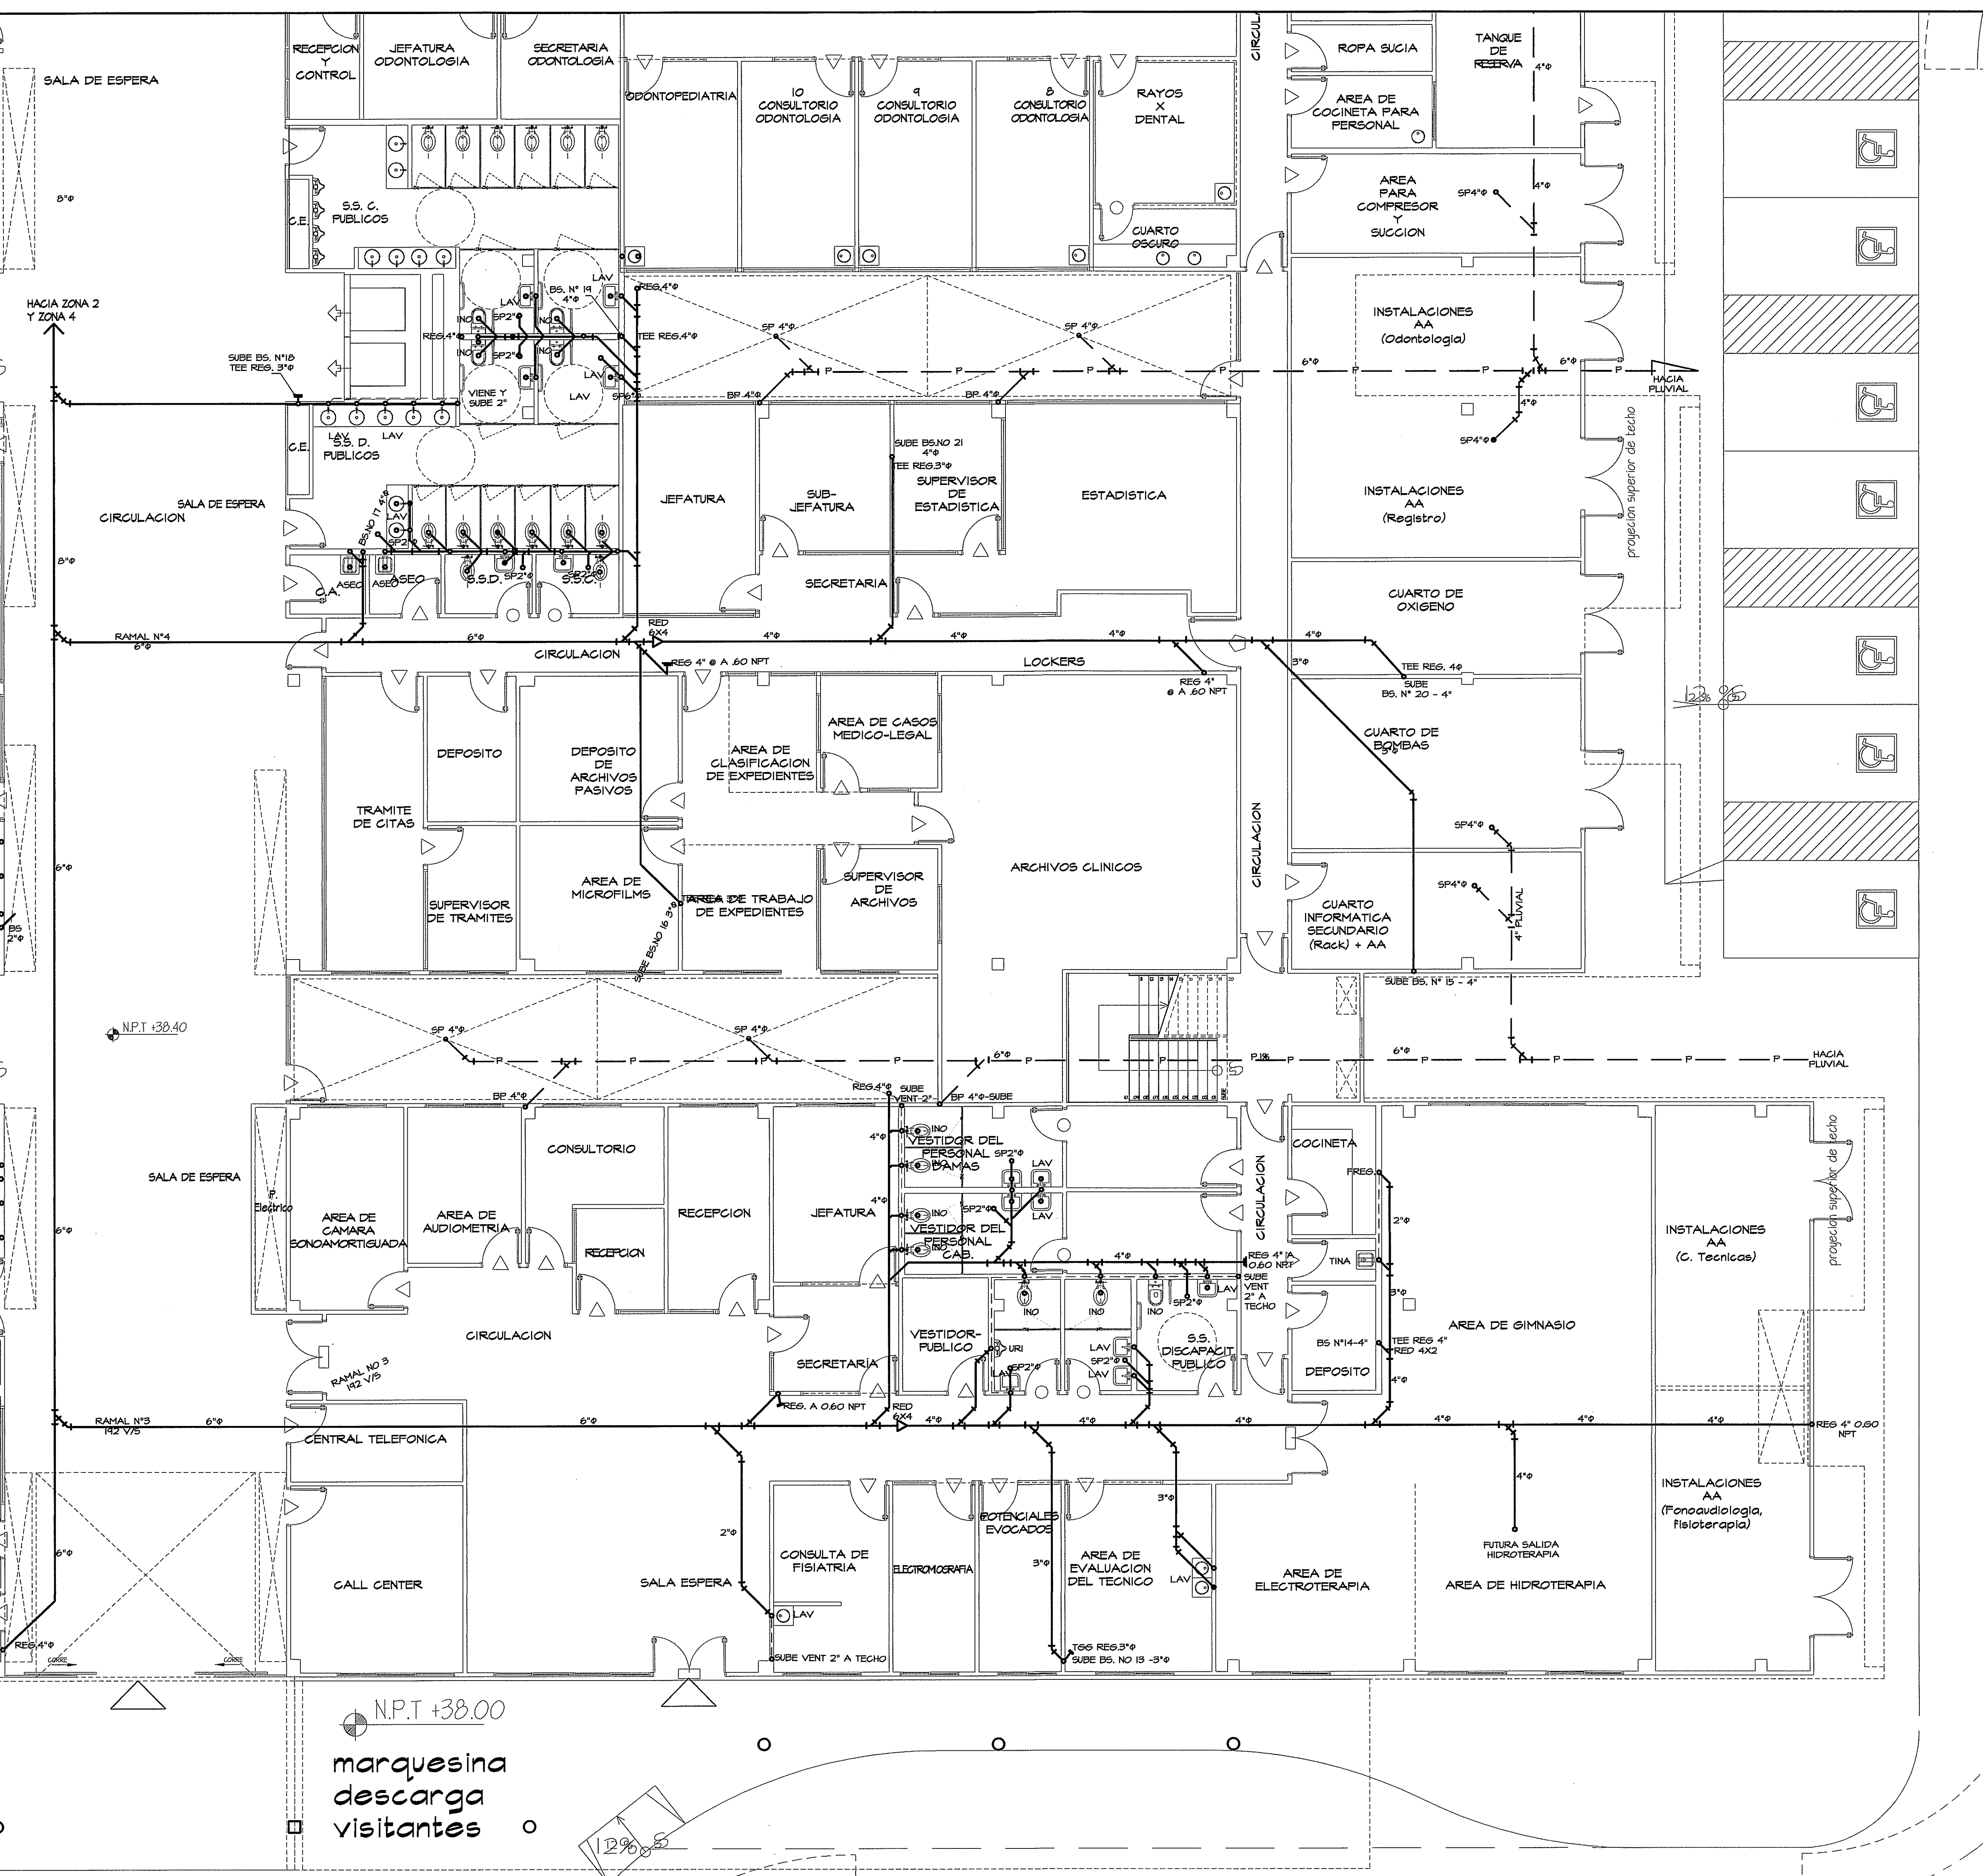

PLANTA AMPLIACION ZONA 5 SANITARIA
ESCALA 1:75 PLANTA BAJA

PROHIBIDA LA REPRODUCCION TOTAL O PARCIAL, Y EL USO DE SU CONTENIDO SIN EL CONSENTIMIENTO DE SU AUTOR.

OLMEDO A. GOMEZ MARTINEZ
ARQUITECTO
LICENCIA No. 2009500-103
FIRMA
Ley 15 del 20 de Enero de 1999
Junta Técnica de Ingeniería y Arquitectura

2-8-13

Revision No.	FECHA
REVISION #1	20-ENE-2013
REVISION #2	14-FEB-2013
REVISION #3	21-MAYO-2013

JEFE DE DEPARTAMENTO

DIRECTOR DE INGENIERIA Y ARQUITECTURA

PROYECTO:
CONSTRUCCION DE NUEVO EDIFICIO INSTITUCIONAL
POLICLINICA DR. MANUEL DE JESUS ROJAS
PROPIEDAD DE LA CAJA DEL SEGURO SOCIAL DE PANAMA
UBICADO EN LA URB. VILLA MONICA, CARRETERA INTERAMERICANA
DISTRITO DE AGUADULCE, PROV. DE COCLE, REPUBLICA DE PANAMA

DIRECTOR DE OBRAS Y CONSTRUCCIONES MUNICIPALES

PLANTA AMPLIACION ZONA 5

DISEÑO ARQUITECTONICO:
ARO. OLMEDO GOMEZ/SERTA

ESTRUCTURA:
ING. JUAN RAUL DIAZ

ELECTRICIDAD:
ING. MANUEL PADILLA

SISTEMAS ESPECIALES:
ING. DORANSE HURTADO

PLOMERIA:
MAESTRO PLOM. HECTOR HASSELL

AIRE ACONDICIONADO:
ING. OSVALDO ADAMES

GASES MEDICOS:
ING. VICENTE PEÑALOZA

REVISION:
ARO. OLMEDO GOMEZ

REVISION:
SERTA

DESARROLLO:
SERTA

FECHA:
2012

PROYECTO No.
2012-DES-014

HOJA No.
20 DE

PL-5E