
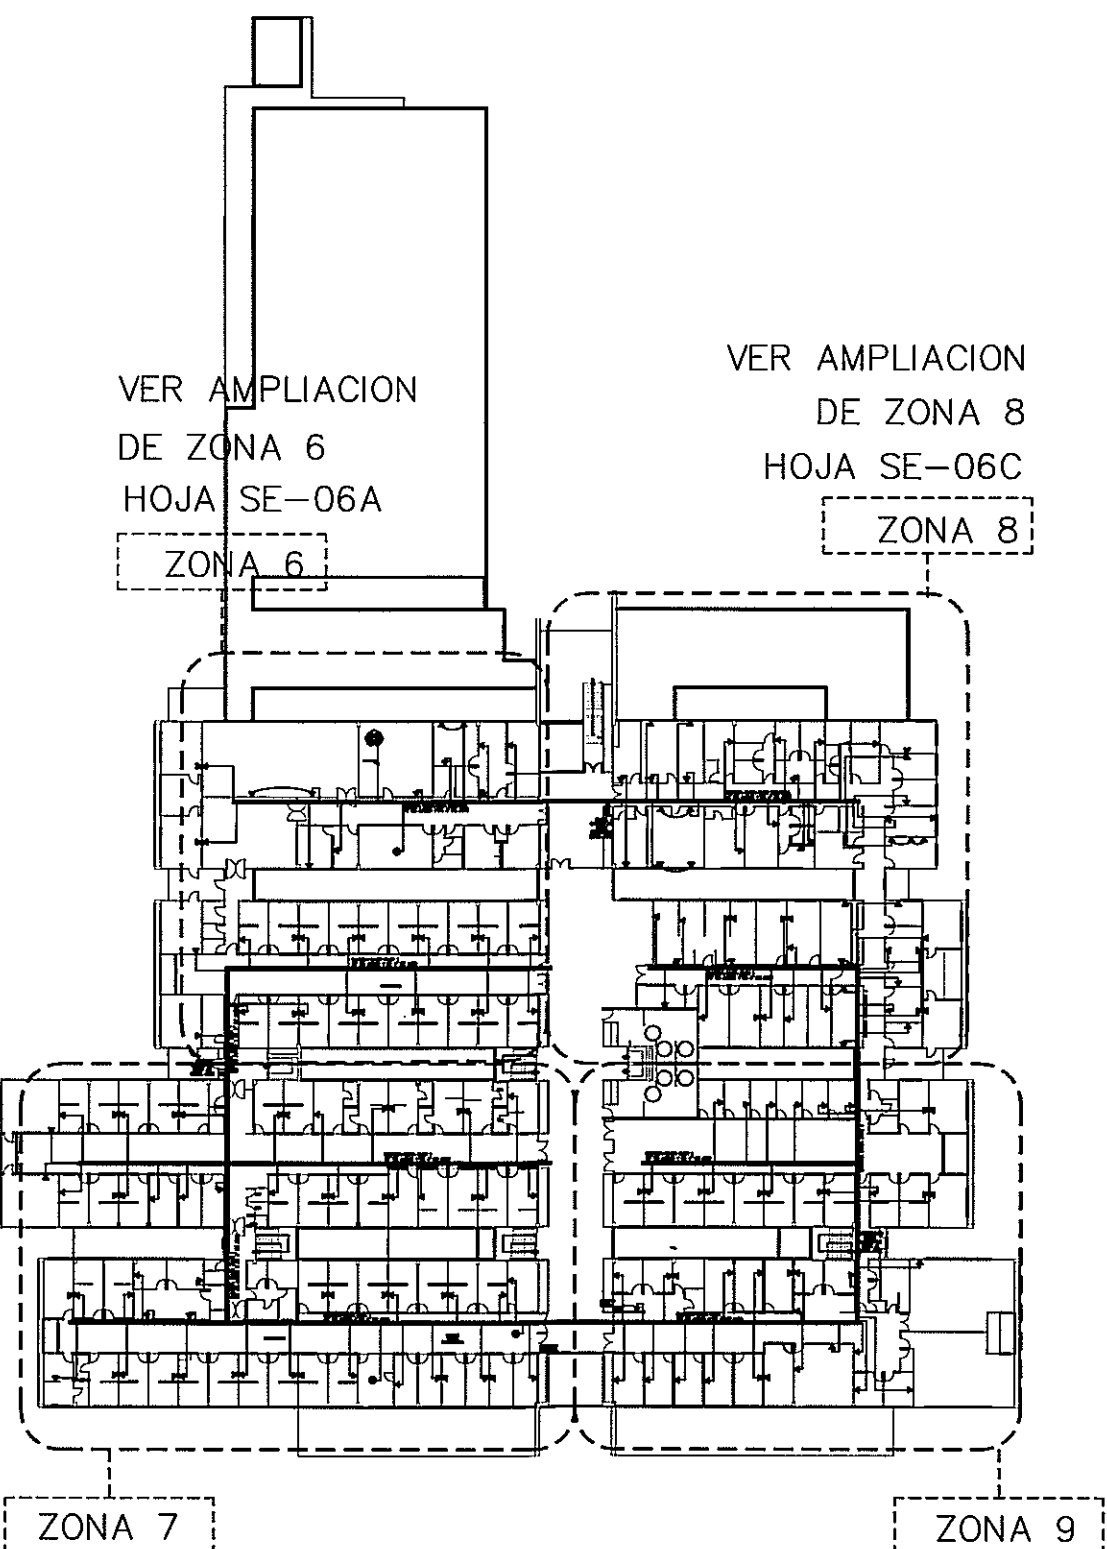


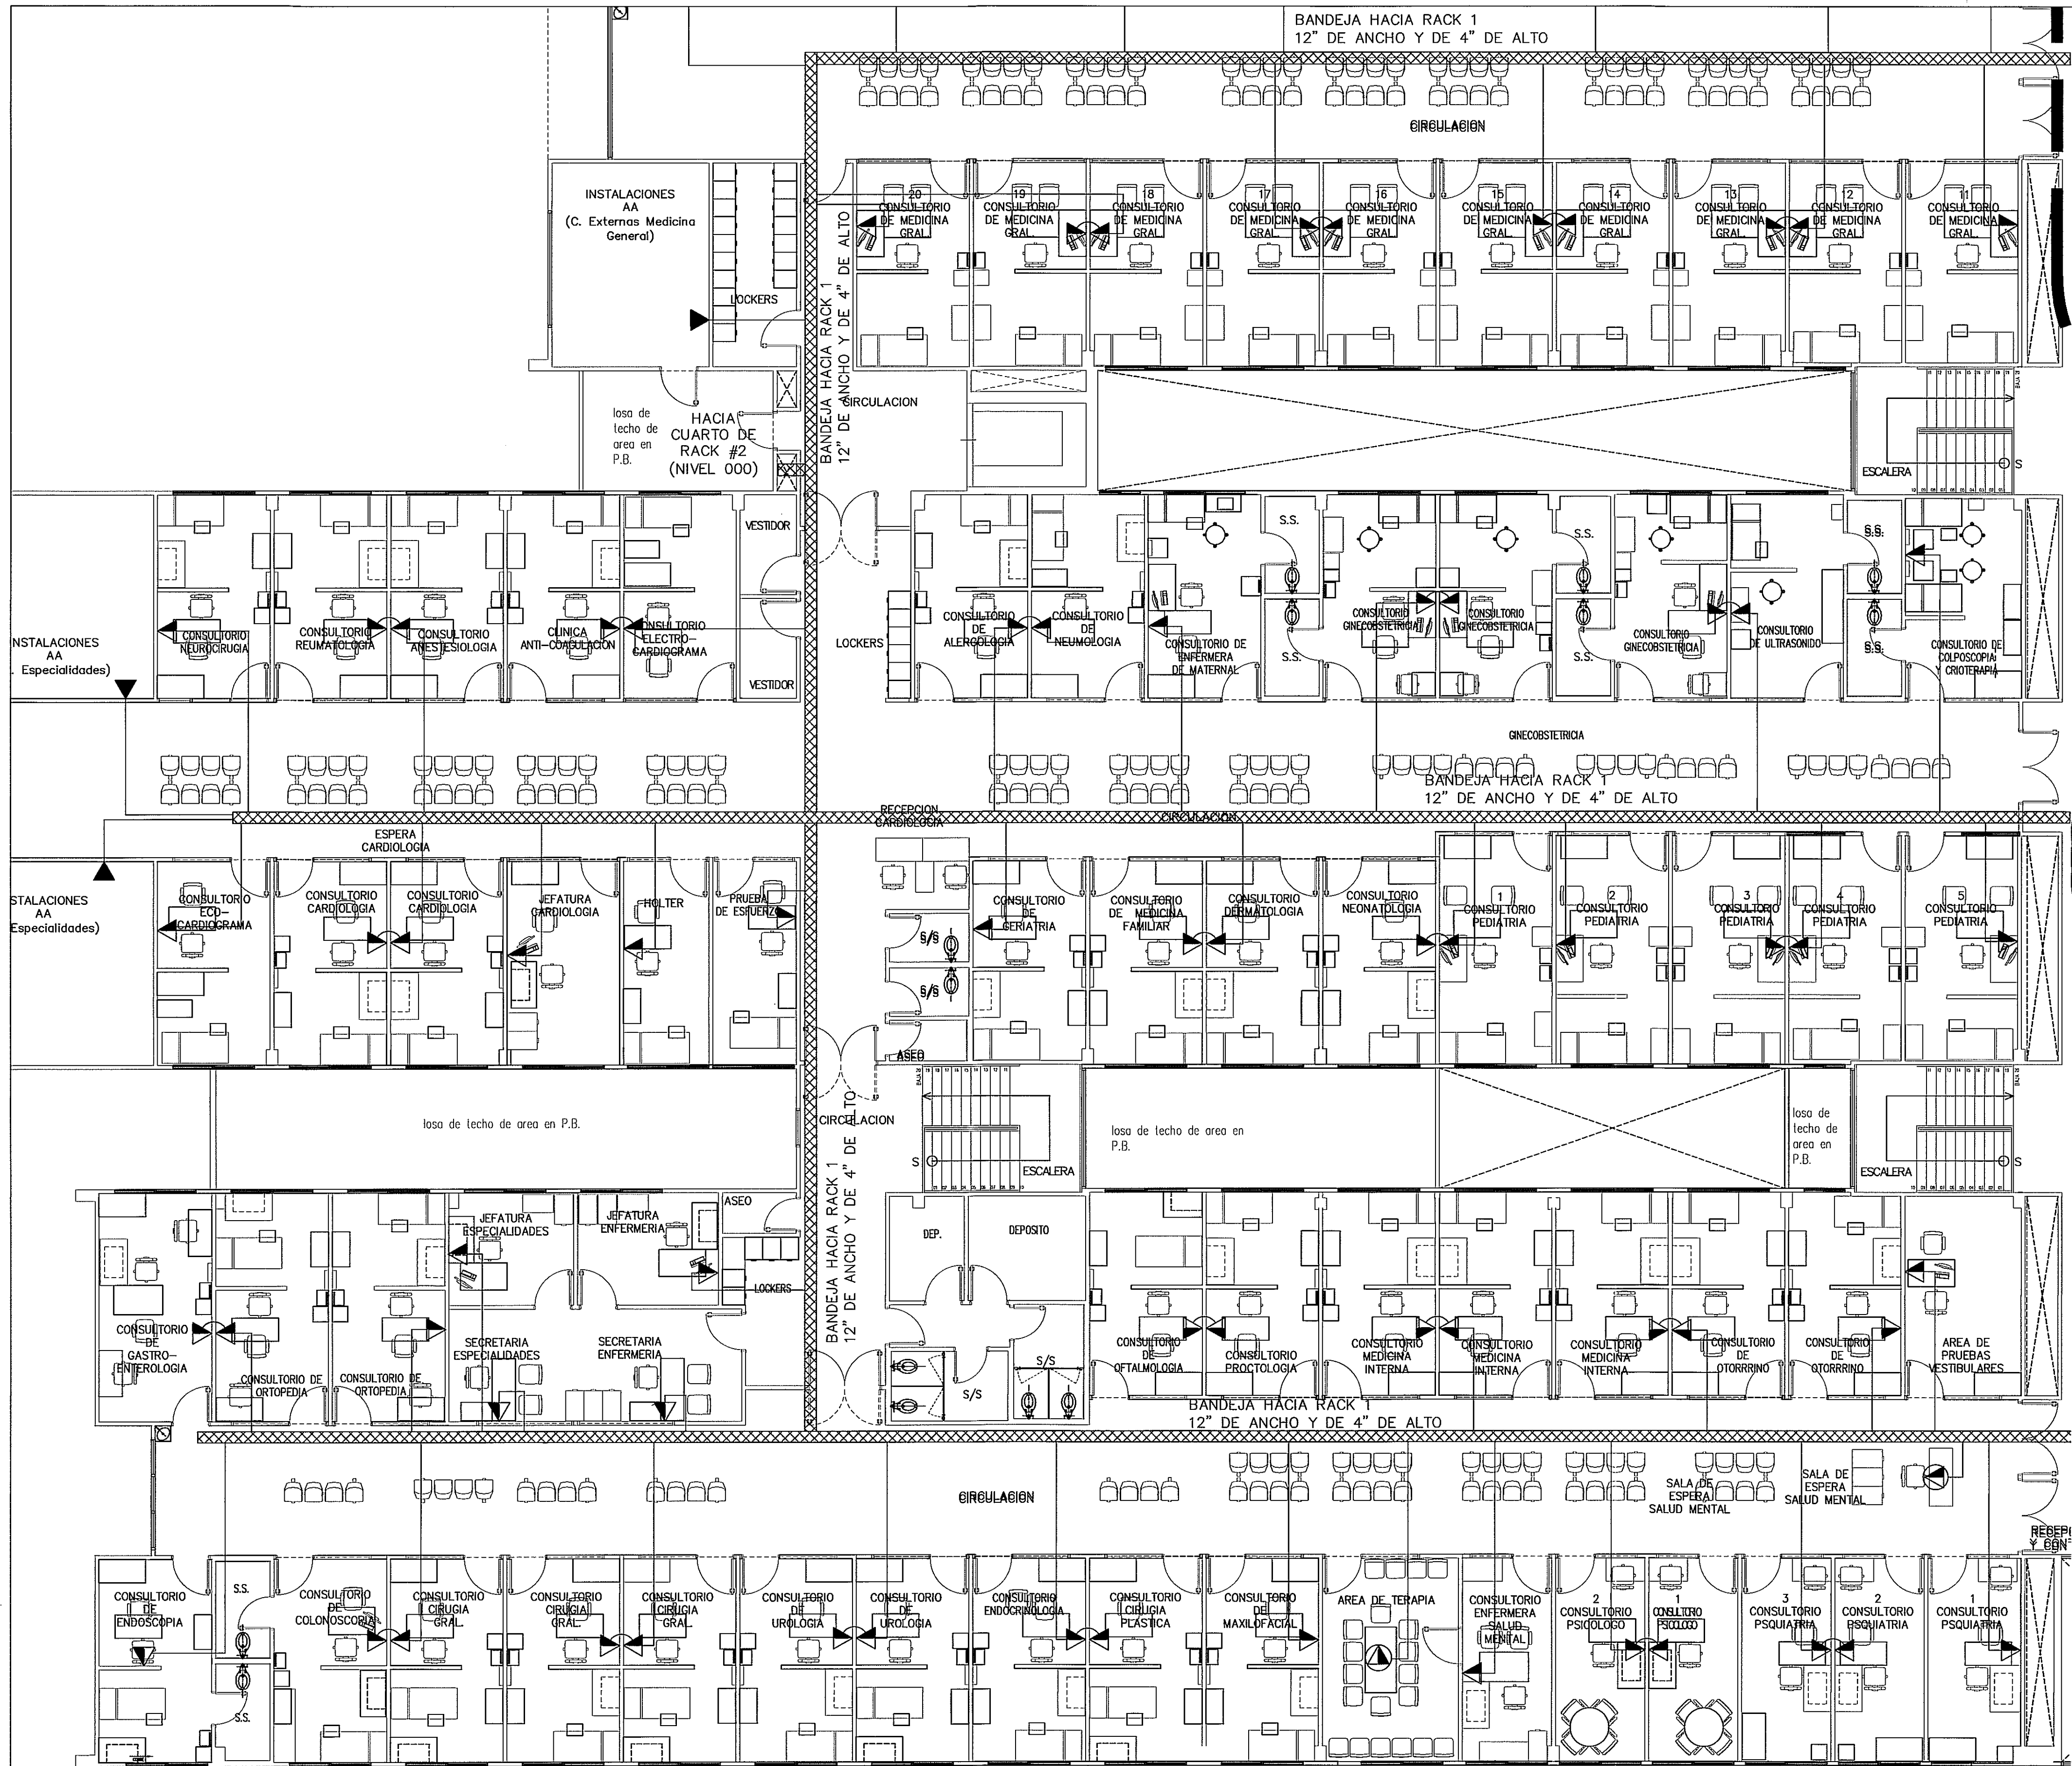

VER AMPLIACION DE ZONA 6 HOJA SE-06A

VER AMPLIACION DE ZONA 8 HOJA SE-06C

VER AMPLIACION DE ZONA 9 HOJA SE-06D

GUÍA DE AMPLIACIONES POR ZONAS

ESCALA- 1/500

PLANTA ALTA (NIVEL 100)

SÍMBOLO	NOMBRE	DESCRIPCIÓN
▶	VOZ Y DATOS	SALIDA Doble de voz y datos EMPOTRADO EN PARED CONECTORES CATEGORÍA 6 10A-568B 0.30m DE ALTURA A NIVEL DEL PISO ACABADO CANTIDAD:140
◐	VOZ Y DATOS DE PISO	SALIDA Doble de voz y datos EMPOTRADO EN PISO CONECTORES CATEGORÍA 6 10A-568B 0.30m DE ALTURA A NIVEL DEL PISO ACABADO CANTIDAD:6
▶	DATOS	SALIDA Doble de voz y datos EMPOTRADO EN PARED CONECTORES CATEGORÍA 6 10A-568B 0.30m DE ALTURA A NIVEL DEL PISO ACABADO CANTIDAD:11

AMPLIACION DE ZONA 7

PLANTA ALTA VOZ Y DATOS ESCALA.- 1/75

PROHIBIDA LA REPRODUCCION TOTAL O PARCIAL, Y EL USO DE SU CONTENIDO SIN EL CONSENTIMIENTO DE SU AUTOR.

Revision No.	FECHA
REVISION #1	20-DIC-2012
REVISION #2	04-FEB-2013
REVISION #3	06-JUN-2013
REVISION #4	30-JUL-2013

DIRECCION NACIONAL DE INFRAESTRUCTURA Y SERVICIOS DE APOYO (DINSA)

DIRECTOR DE OBRAS Y CONSTRUCCIONES MUNICIPALES

PROYECTO:
CONSTRUCCION DE NUEVO EDIFICIO INSTITUCIONAL
POLICLINICA DR. MANUEL DE JESUS ROJAS
PROPIEDAD DE LA CAJA DEL SEGURO SOCIAL DE PANAMA
UBICADO EN LA URB. VILLA MONICA, CARRETERA INTERAMERICANA
DISTRITO DE AGUADULCE, PROV. DE COCLE, REPUBLICA DE PANAMA

DISEÑO ARQUITECTONICO: ARO. OLMEDO GOMEZ/SERTA	REVISION: ARO. OLMEDO GOMEZ
ESTRUCTURAL: ING. JUAN RAUL DIAZ	REVISION: SERTA
ELECTRICIDAD: ING. MANUEL PADILLA	DESARROLLO: SERTA
SISTEMAS ESPECIALES: ING. DORANSE HURTADO	FECHA: 2012
PLUMERIA: MAESTRO PLOM. HECTOR HASSELL	PROYECTO No. 2012-DES-014
AIRE ACONDICIONADO: ING. OSVALDO ADAMES	HOJA No.
BASES MECANICAS: ING. VICENTE PERALLOZA	DE

SE-06B