



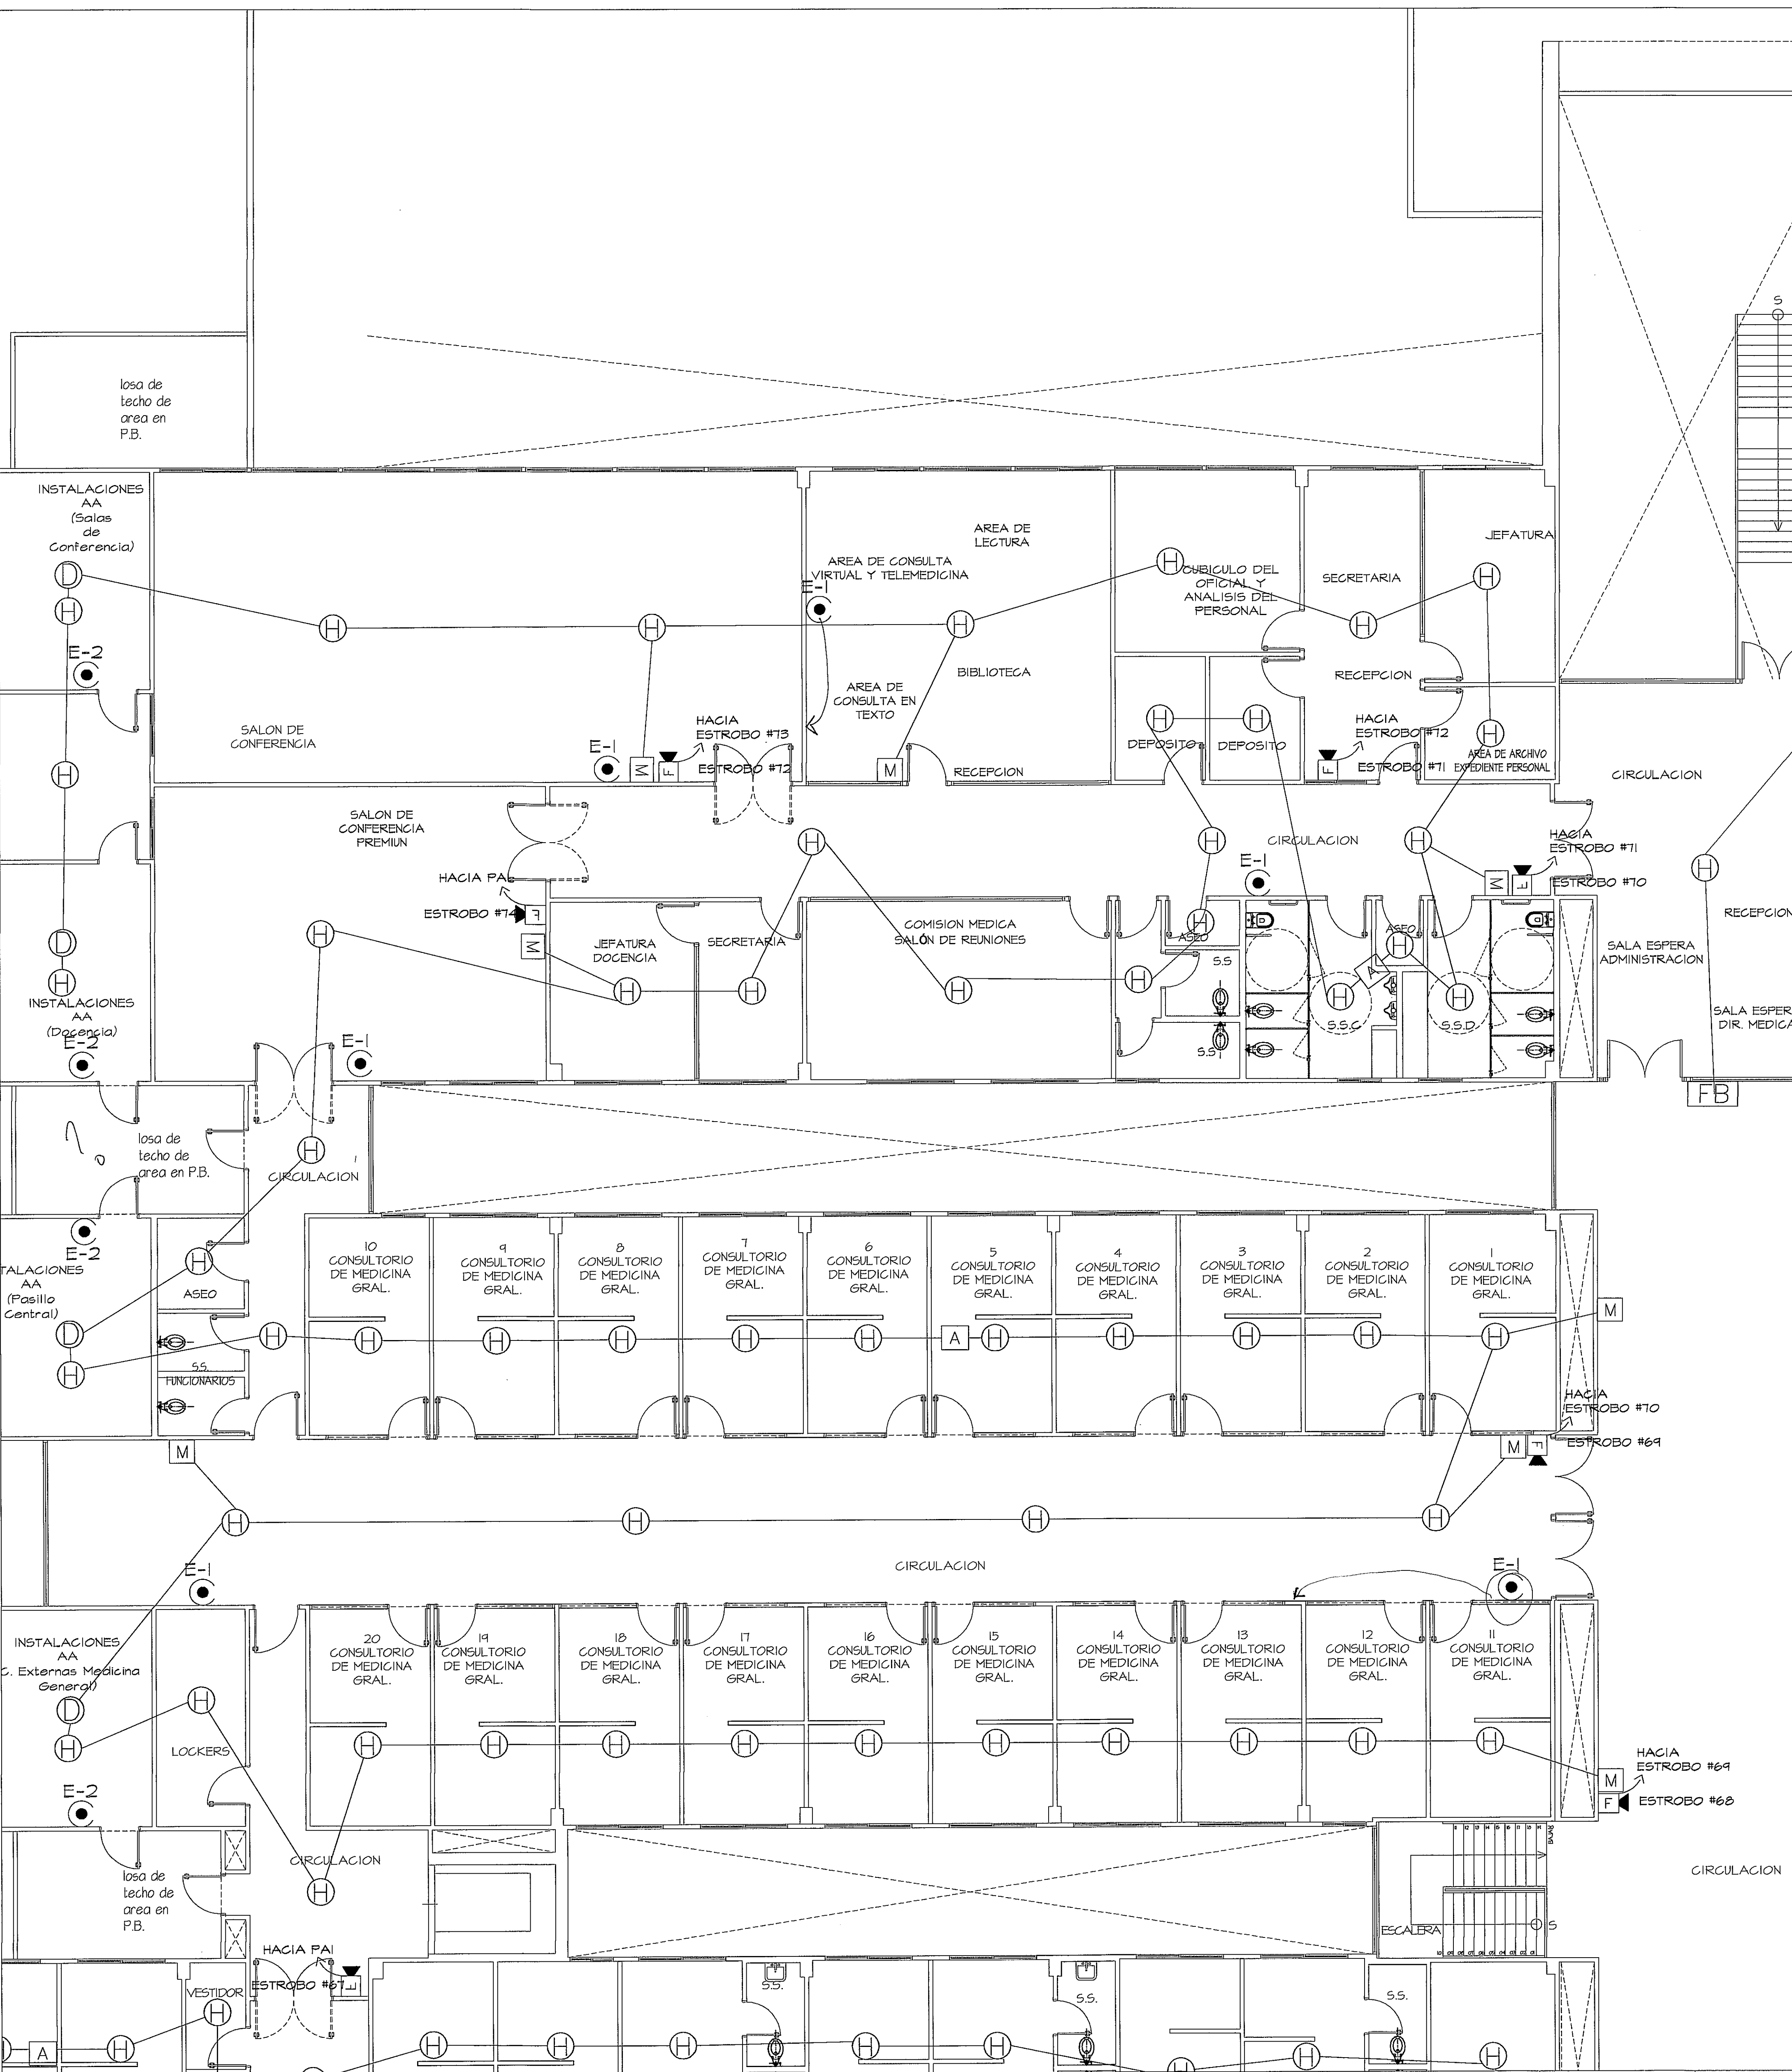

23/8/13

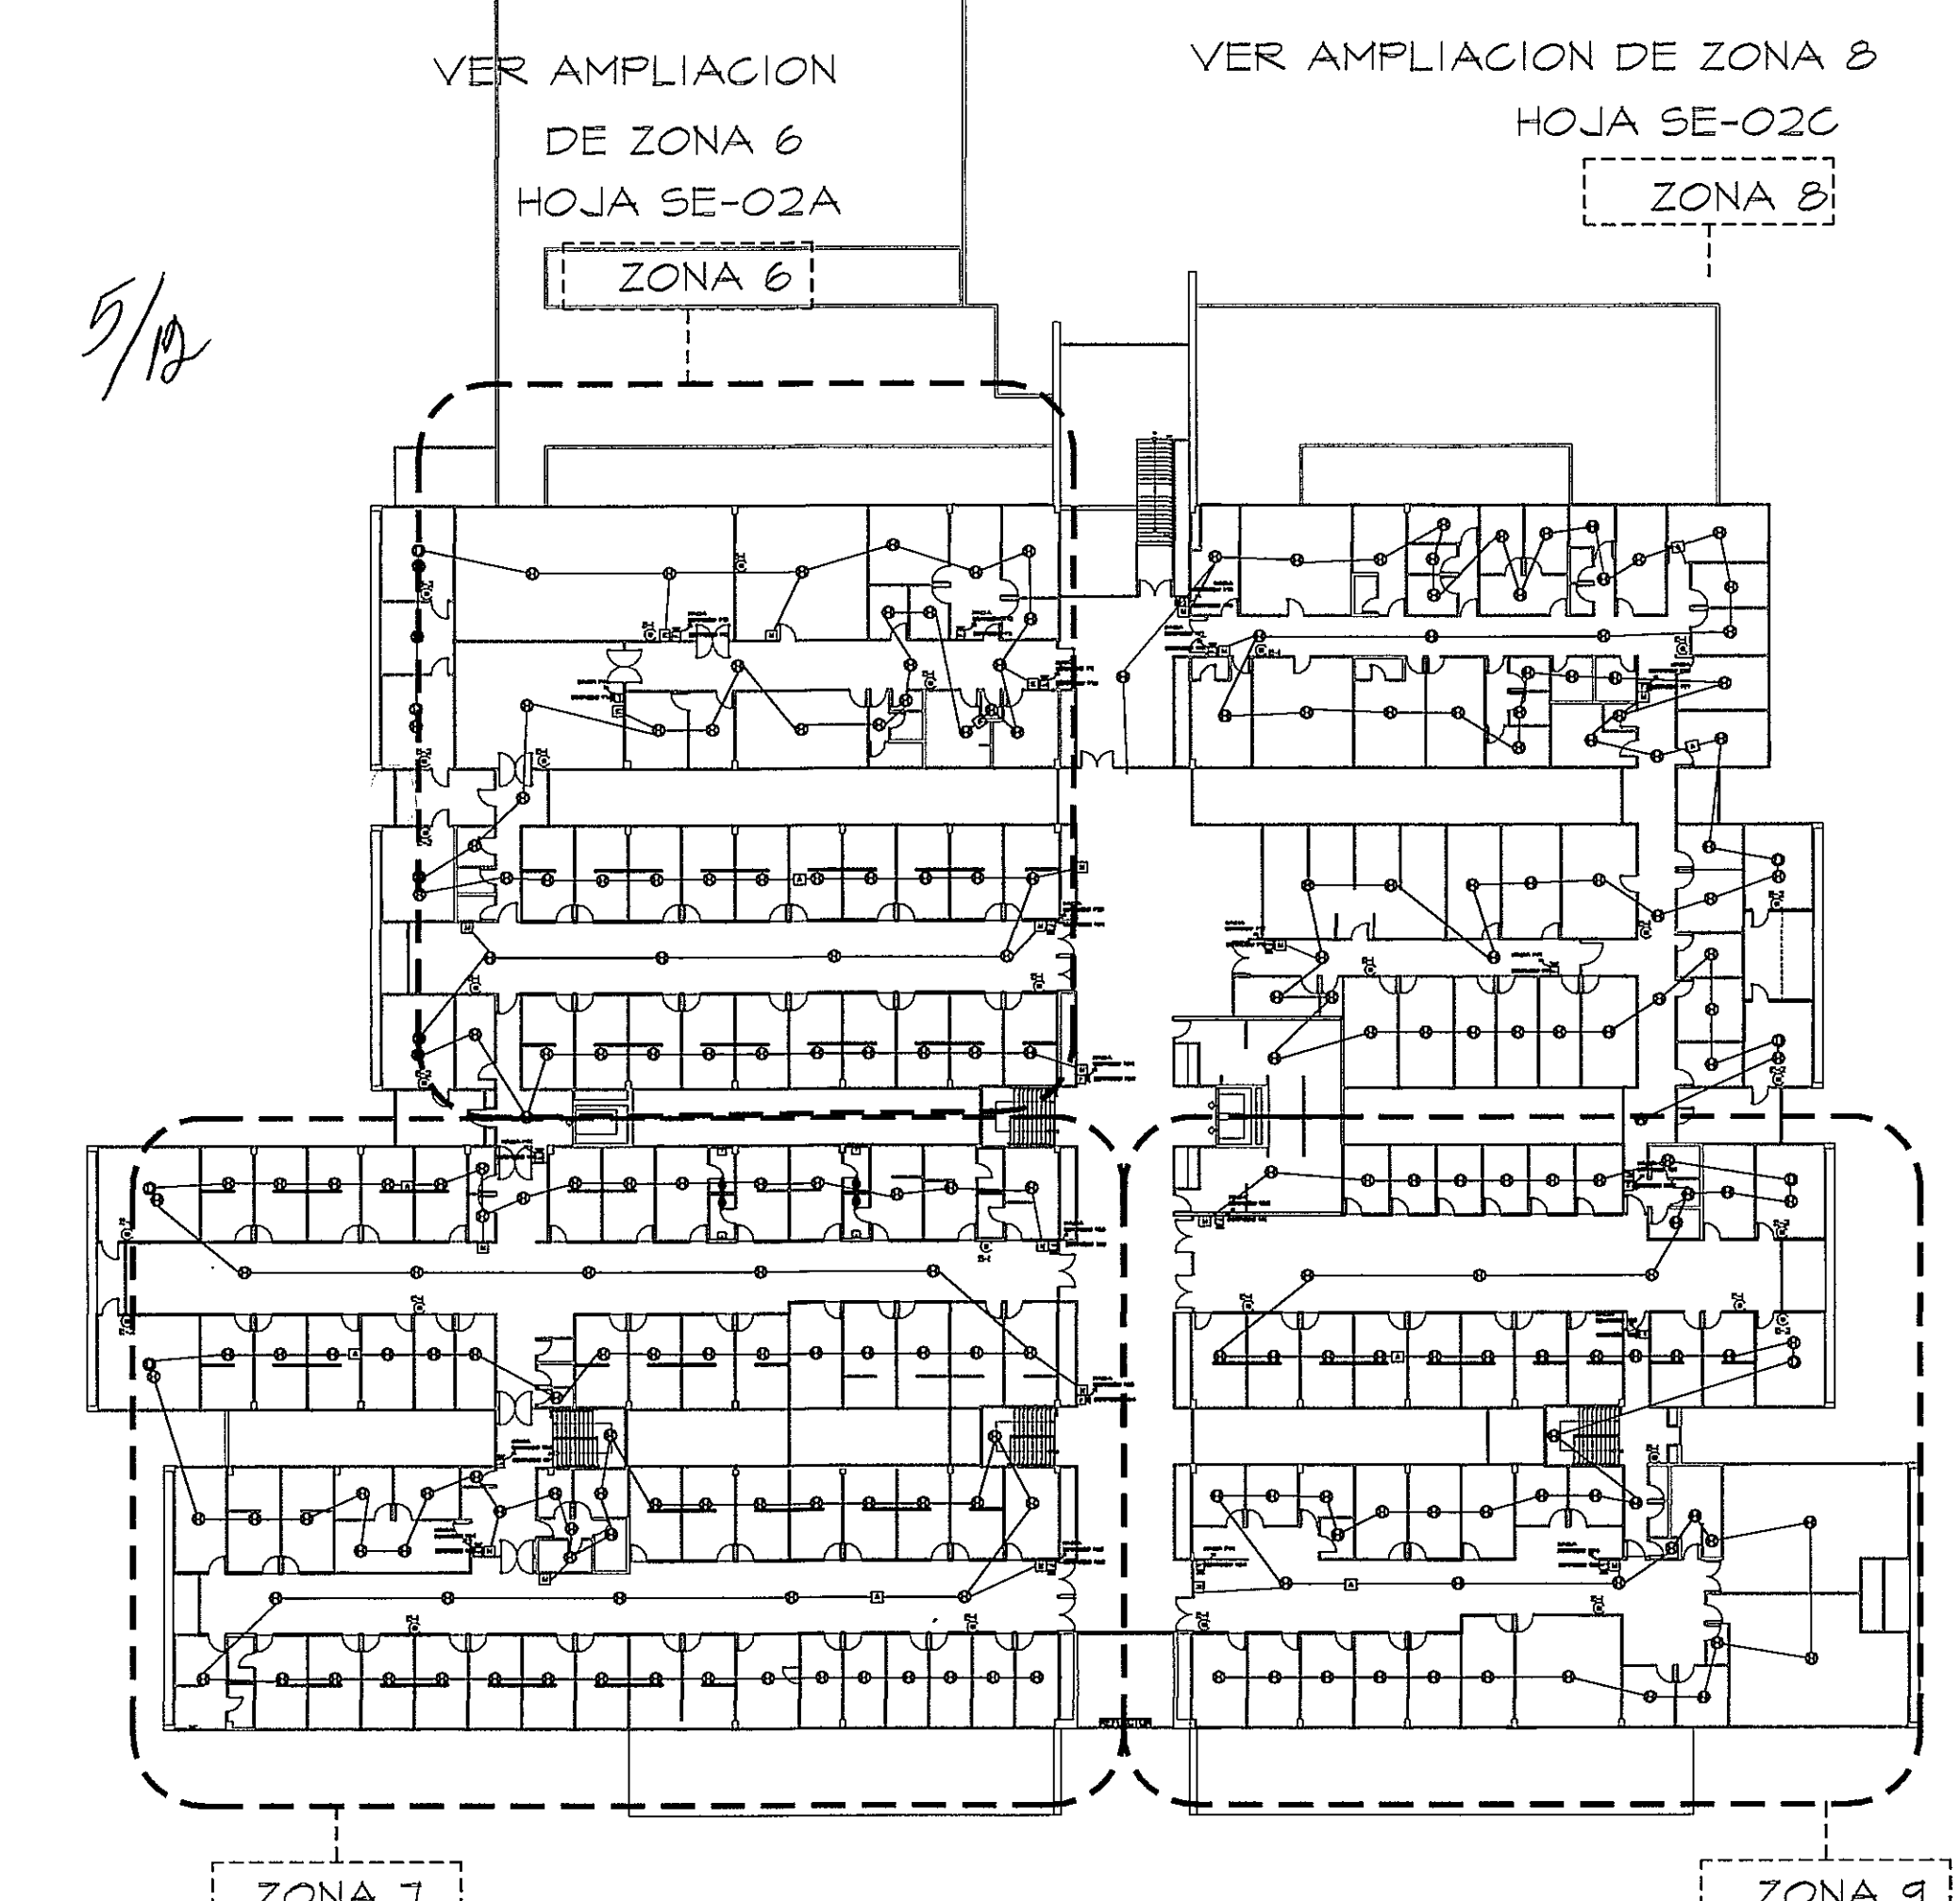

VER AMPLIACION DE ZONA 7 HOJA SE-02B

VER AMPLIACION DE ZONA 9 HOJA SE-02D

VER AMPLIACION DE ZONA 6 HOJA SE-02A

VER AMPLIACION DE ZONA 8 HOJA SE-02C

GUIA DE AMPLIACIONES POR ZONAS

ESCALA: 1/400

PLANTA ALTA INCENDIO

SIMBOLOGIA	NOMBRE	DESCRIPCION
⊕	DETECTOR DE HUMO	DETECTOR FOTOELECTRICO INTELIGENTE, MEMORIA NO VOLATIL, RASTREO AUTOMATICO DE ALARMA EN MAPA, DIRECCIONAMIENTO ELECTRONICO, MICRO-PROCESADOR INTEGRADO, DETECTOR INTELIGENTE DE VALORES DE SENSIBILIDAD DE PRESION, IDENTIFICACION AUTOMATICA DE EFICIENCIA Y LIMPIEZA DEL DETECTOR, 4.0 HRS DE AREA CUBIERTA, CERTIFICACION ISO 9001, SOBREVIVIENTE EN GIELO MARCA: EDWARDS, MODELO: SIGA-PS CANTIDAD: 10
⊙	DETECTOR DE CALOR	DETECTOR DE TEMPERATURA FIJA O CALOR DE TABA DE ALIMENTO CON SENSOR DE MONITORIO DE CAMBIO OPTIMAL, MÓDULO DEL SENSOR DE MONITORIO DE CARBONO/TARJETA SECUNDARIA, REEMPLAZABLE EN CAMBIO, UTILIZA EL CABLEADO EXISTENTE, ASIGNACION AUTOMATICA DE DISPOSITIVOS MARCA: EDWARDS, MODELO: SIGA-HPS CANTIDAD: 10
⊖	DETECTOR DE DUCTO	DISEÑADOS PARA DETECTAR HUMO EN LOS DUCTOS DE AIRE, PUEDEN APAGAR VENTILADORES Y EL CONTROLADOR DE INTERCAMBIO DE AIRE PARA ASI EVITAR QUE EL HUMO TONCO SE ESPALME A TRAVES DE LAS INSTALACIONES PROTEGIDAS. MARCA: EDWARDS, MODELO: SIGA SD CANTIDAD: 10
M	ESTACION MANUAL DE ALARMA	ACCION REMOTA, MEMORIA NO VOLATIL, RASTREO AUTOMATICO DE LA ALARMA EN MAPA, DIRECCIONAMIENTO ELECTRONICO, MICRO-PROCESADOR INTEGRADO, ESTACION INTELIGENTE, OPERACION DE ROTURA DE VIDRIO, OPERACION STAND-ALONE, CERTIFICACION ADA ALTA MAQUINA DE LAGS MARCA: EDWARDS, MODELO: SIGA-210 CANTIDAD: 22
⊕	DETECTOR DE LLAMA	DESENCHAFETABLE ES UN QUEMADOR DE HIDROGENO/OXIGENO, DONDE SE MIERZA EL EFUEIRE DE LA COLUMNA (GAS PORADOR Y ANALITO) CON HIDROGENO, INMEDIATAMENTE, ESTE GAS MEZCLADO SE ENDEnde MEDIANTE UNA CHISPA ELECTRICA, PRODUCIENDOSE UNA LLAMA DE ALTA TEMPERATURA. CANTIDAD: 10
⊕	ALARMA CON ESTROBO EN PARED	LUZ ESTROBOESCONICA DE CO CONFORMABLE A 13, 30, INDICADOR DE EVACUACION, TAMAÑO ESTANDAR DE UN GANG. MARCA: EDWARDS, MODELO: G1-HVM CANTIDAD: 61
A	MODULO AISLADOR	MODULO DE ENTRADA CLASE E, UNA ENTRADA SE USA PARA CONECTAR DISPOSITIVOS DE ALARMA, INFERMAMENTE ABIERTO, SUPERFICIE MONITOREA CONTACTOS SECOS DE DISPOSITIVOS DE INDIACION MARCA: EDWARDS, MODELO: SIGA CT1 CANTIDAD: 8
PAI	PANEL DE ALARMA PH	PANEL DE ALARMA CONTRA INCENDIO, SOPORTE DE HASTA DOS MIL CUARENTA Y OCHO (2048) PUNTO DIRECCIONALES POR PANEL, PANTALLA LCD DE 168 CARACTERES, TIEMPO DE RESPUESTA, ALARMA RAPIDA, INTERSECCION TOTAL DE LAS FUNCIONES DE FUERO CCV Y CONTROL DE EVACUACION. MARCA: EDWARDS, MODELO: EST3 UBICACION: ENTRADA PRINCIPAL NIVEL 000 CANTIDAD: 1
FB	FOTO BEAM	ESTE EQUIPO ESTA COMPUESTO DE DOS ELEMENTOS: UNO DE LOS DISPOSITIVOS ES EL EMISOR DE LUZ Y RECEPTOR, EL OTRO ES EL REFLECTOR, AL INTERRUPTIRSE LA SEÑAL ENTRE LOS EQUIPOS SE PRODUCE UNA ALARMA. MARCA: EDWARDS, MODELO: 22310-18-01 CANTIDAD: 1
REFLECTOR	REFLECTOR	EL REFLECTOR ES UN DISPOSITIVO PASIVO ENCARGADO DE REFLEJAR LA LUZ LANTIDA POR EL FOTO BEAM PARA ESTA SEÑAL ENVIADA AL RECEPTOR UBICADO EN EL MISMO FOTO BEAM CANTIDAD: 1
E-1	EXTINTORES	POLVO QUIMICO SECO MULTIPROPÓSITO ABC, PROTECCION ORDENARIA DEL EQUIPO PESO: 4.07 kg 20 lbs
E-2	EXTINTORES	DIOXIDO DE CARBONO (CO2), ABC-BC, LABORATORIOS, COCINAS, ALMACENES ANESTÉSICOS. PESO: 6.80 kg 15 lbs
E-3	EXTINTORES	AGENTES LIMPIOS HFC-123 BAJA PRESION ABC-BC, CUARTO DE SERVICIOS, CUARTO DE SISTEMAS ESPECIALIZADOS. PESO: 6.12 kg 13.5 lbs

AMPLIACION DE ZONA 6

PLANTA ALTA INCENDIO

ESCALA: 1/75

PROYECTO:

CONSTRUCCION DE NUEVO EDIFICIO INSTITUCIONAL POLICLINICA DR. MANUEL DE JESUS ROJAS PROPIEDAD DE LA CAJA DEL SEGURO SOCIAL DE PANAMA UBICADO EN LA URB. VILLA MONICA, CARRETERA INTERAMERICANA DISTRITO DE AGUADULCE, PROV. DE COCLE, REPUBLICA DE PANAMA

DIRECCION NACIONAL DE INFRAESTRUCTURA Y SERVICIOS DE APOYO (DINISA)

DIRECTOR DE OBRAS Y CONSTRUCCIONES MUNICIPALES

PLANTA ALTA. INCENDIO. ZONA 6

DISEÑO ARQUITECTONICO: ARQ. OLMEDO GOMEZ/SERTA

ESTRUCTURA: ING. JUAN RAUL DIAZ

ELECTRICIDAD: ING. MANUEL PADILLA

SISTEMAS ESPECIALES: ING. DORANSE HURTADO

PLUMERIA: MAESTRO FLOW. HECTOR HASSELL

AIRE ACONDICIONADO: ING. OSVALDO ADAMES

GASES MEDICOS: ING. VICENTE PERALLOZA

REVISION: ARQ. OLMEDO GOMEZ

REVISION: SERTA

DESARROLLO: SERTA

FECHA: 2012

PROYECTO No. 2012-DES-014

HOJA No. DE

riva.s.a.

S.A.I.I.C.F.A.

SE-02A

PROHIBIDA LA REPRODUCCION TOTAL O PARCIAL, Y EL USO DE SU CONTENIDO SIN EL CONSENTIMIENTO DE SU AUTOR.

Revision No.	FECHA
REVISION #1	20-DIC-2012
REVISION #2	04-FEB-2013
REVISION #3	06-JUN-2013
REVISION #4	30-JUL-2013
REVISION #5	20-AGO-2013

DIRECCION NACIONAL DE INFRAESTRUCTURA Y SERVICIOS DE APOYO (DINISA)

JEFE DE DEPARTAMENTO

DIRECTOR DE INGENIERIA Y ARQUITECTURA

POLICLINICA DR. MANUEL DE JESUS ROJAS