
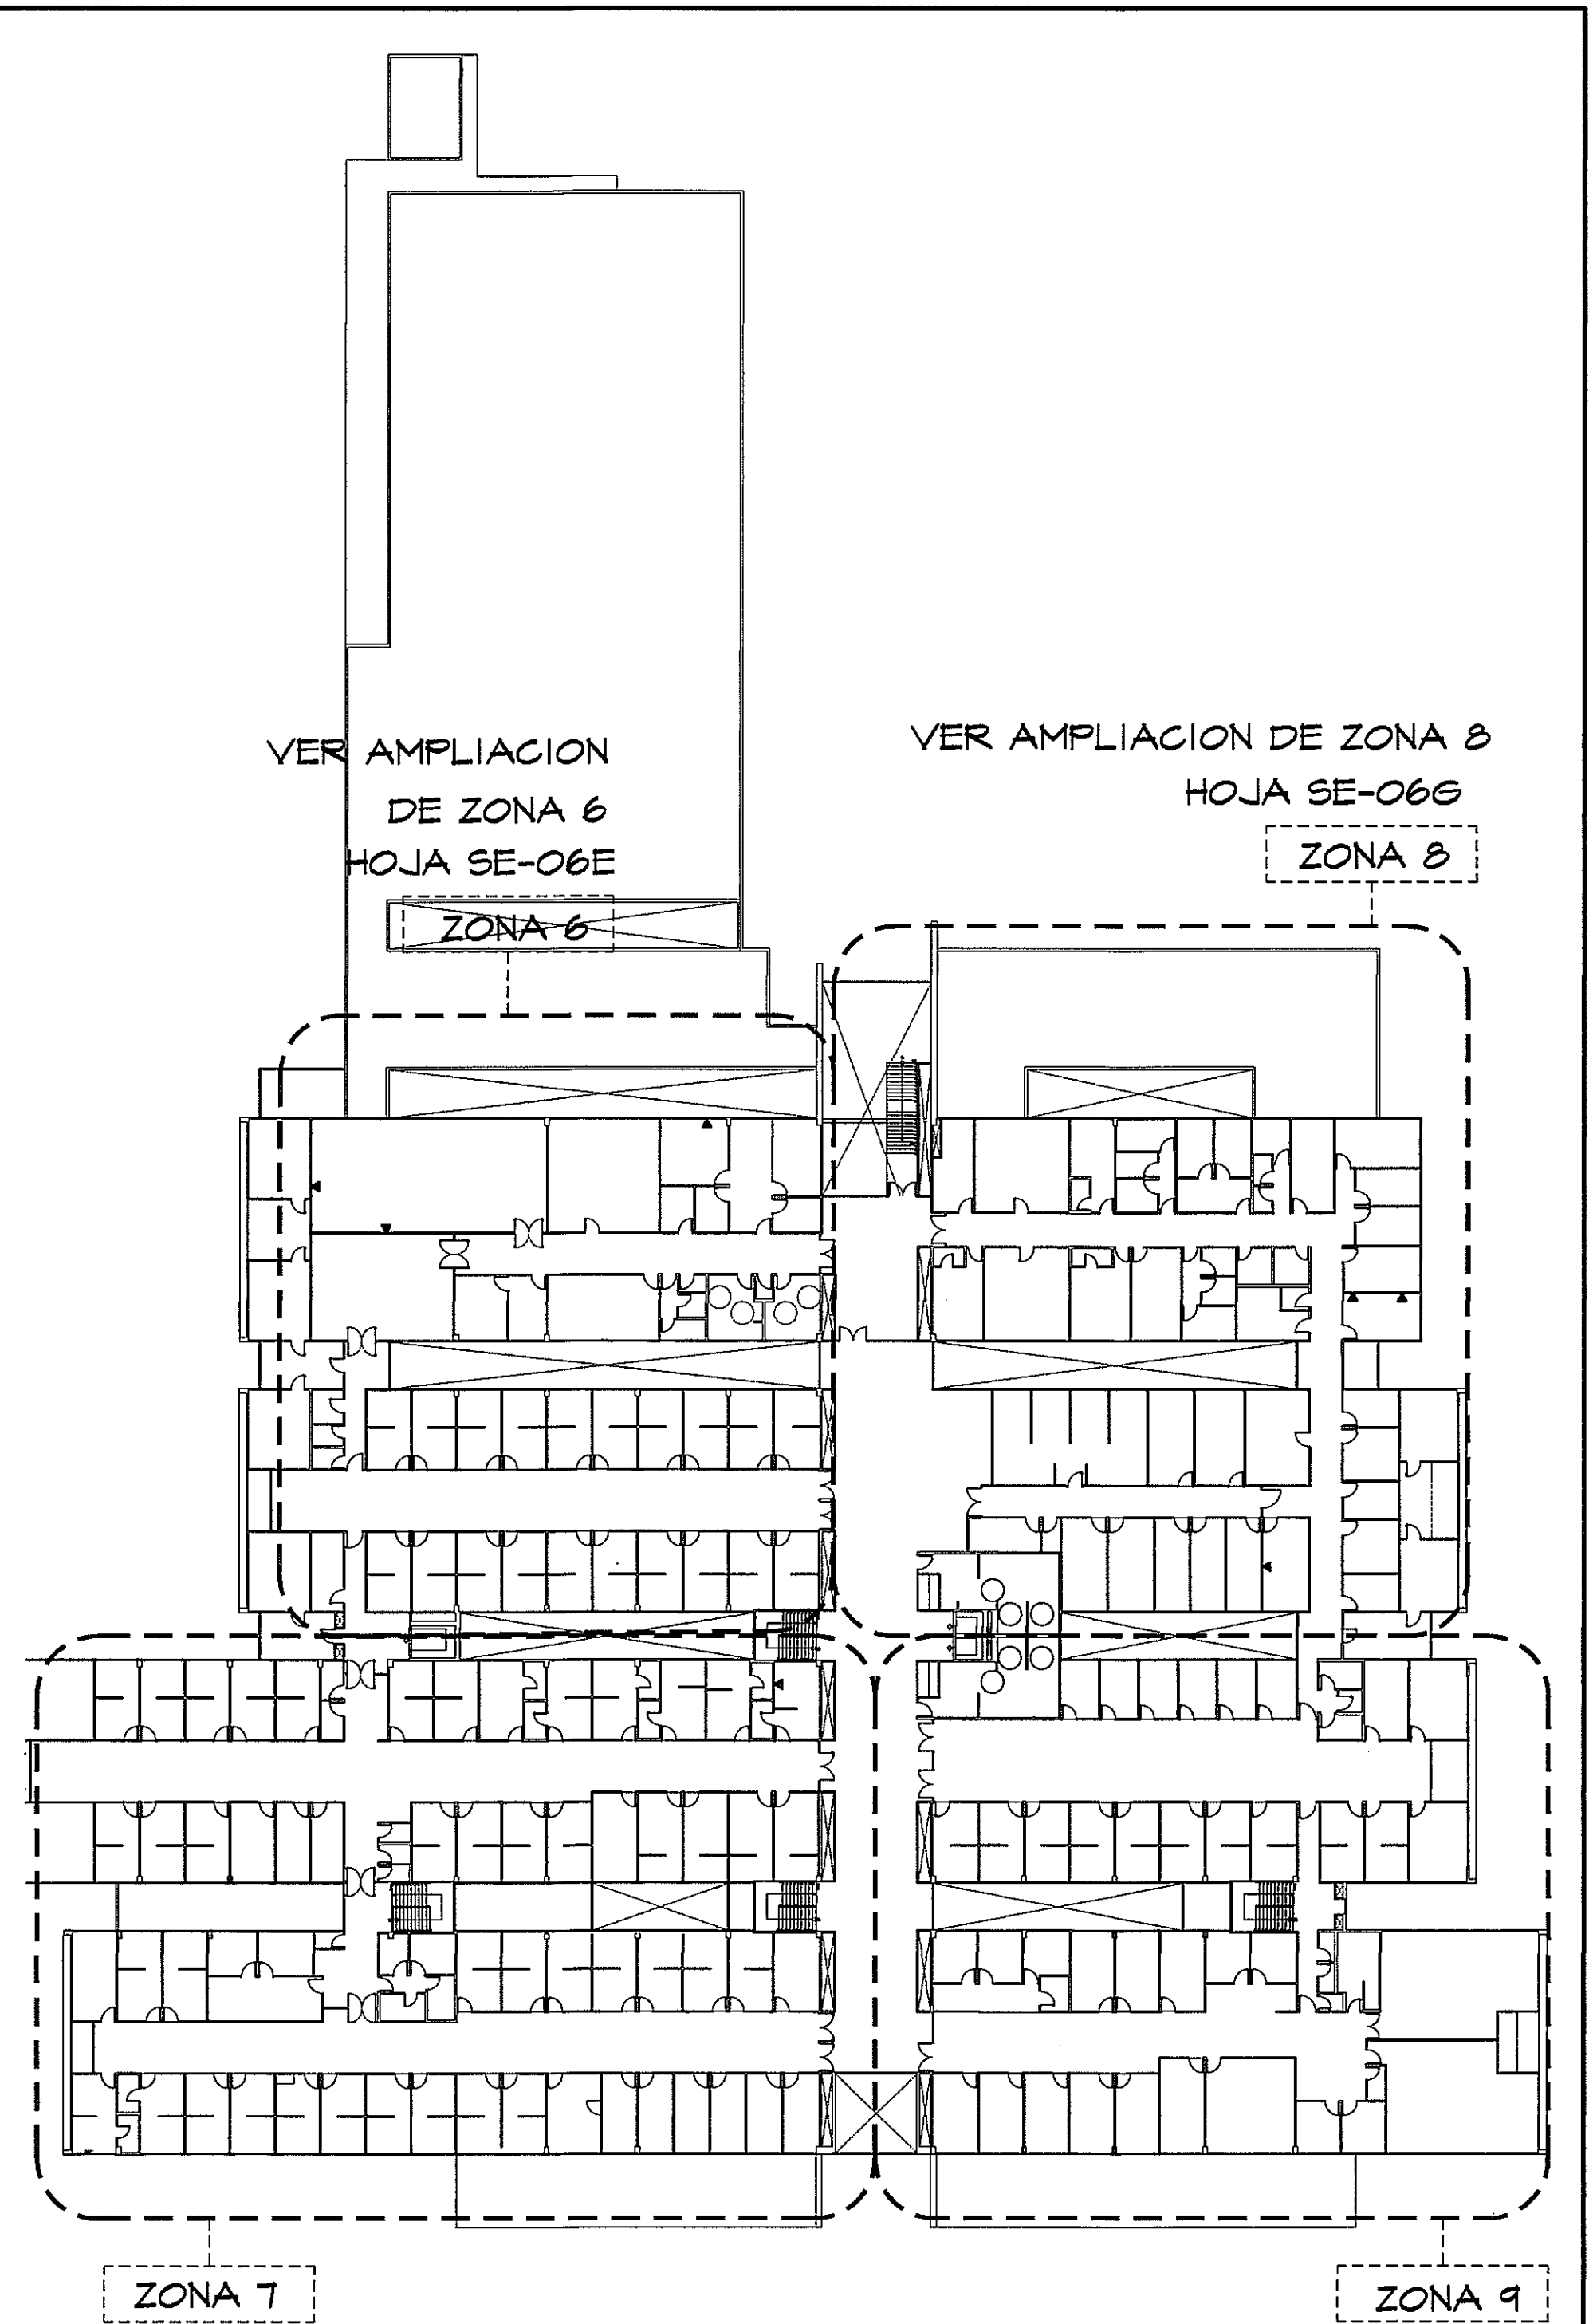


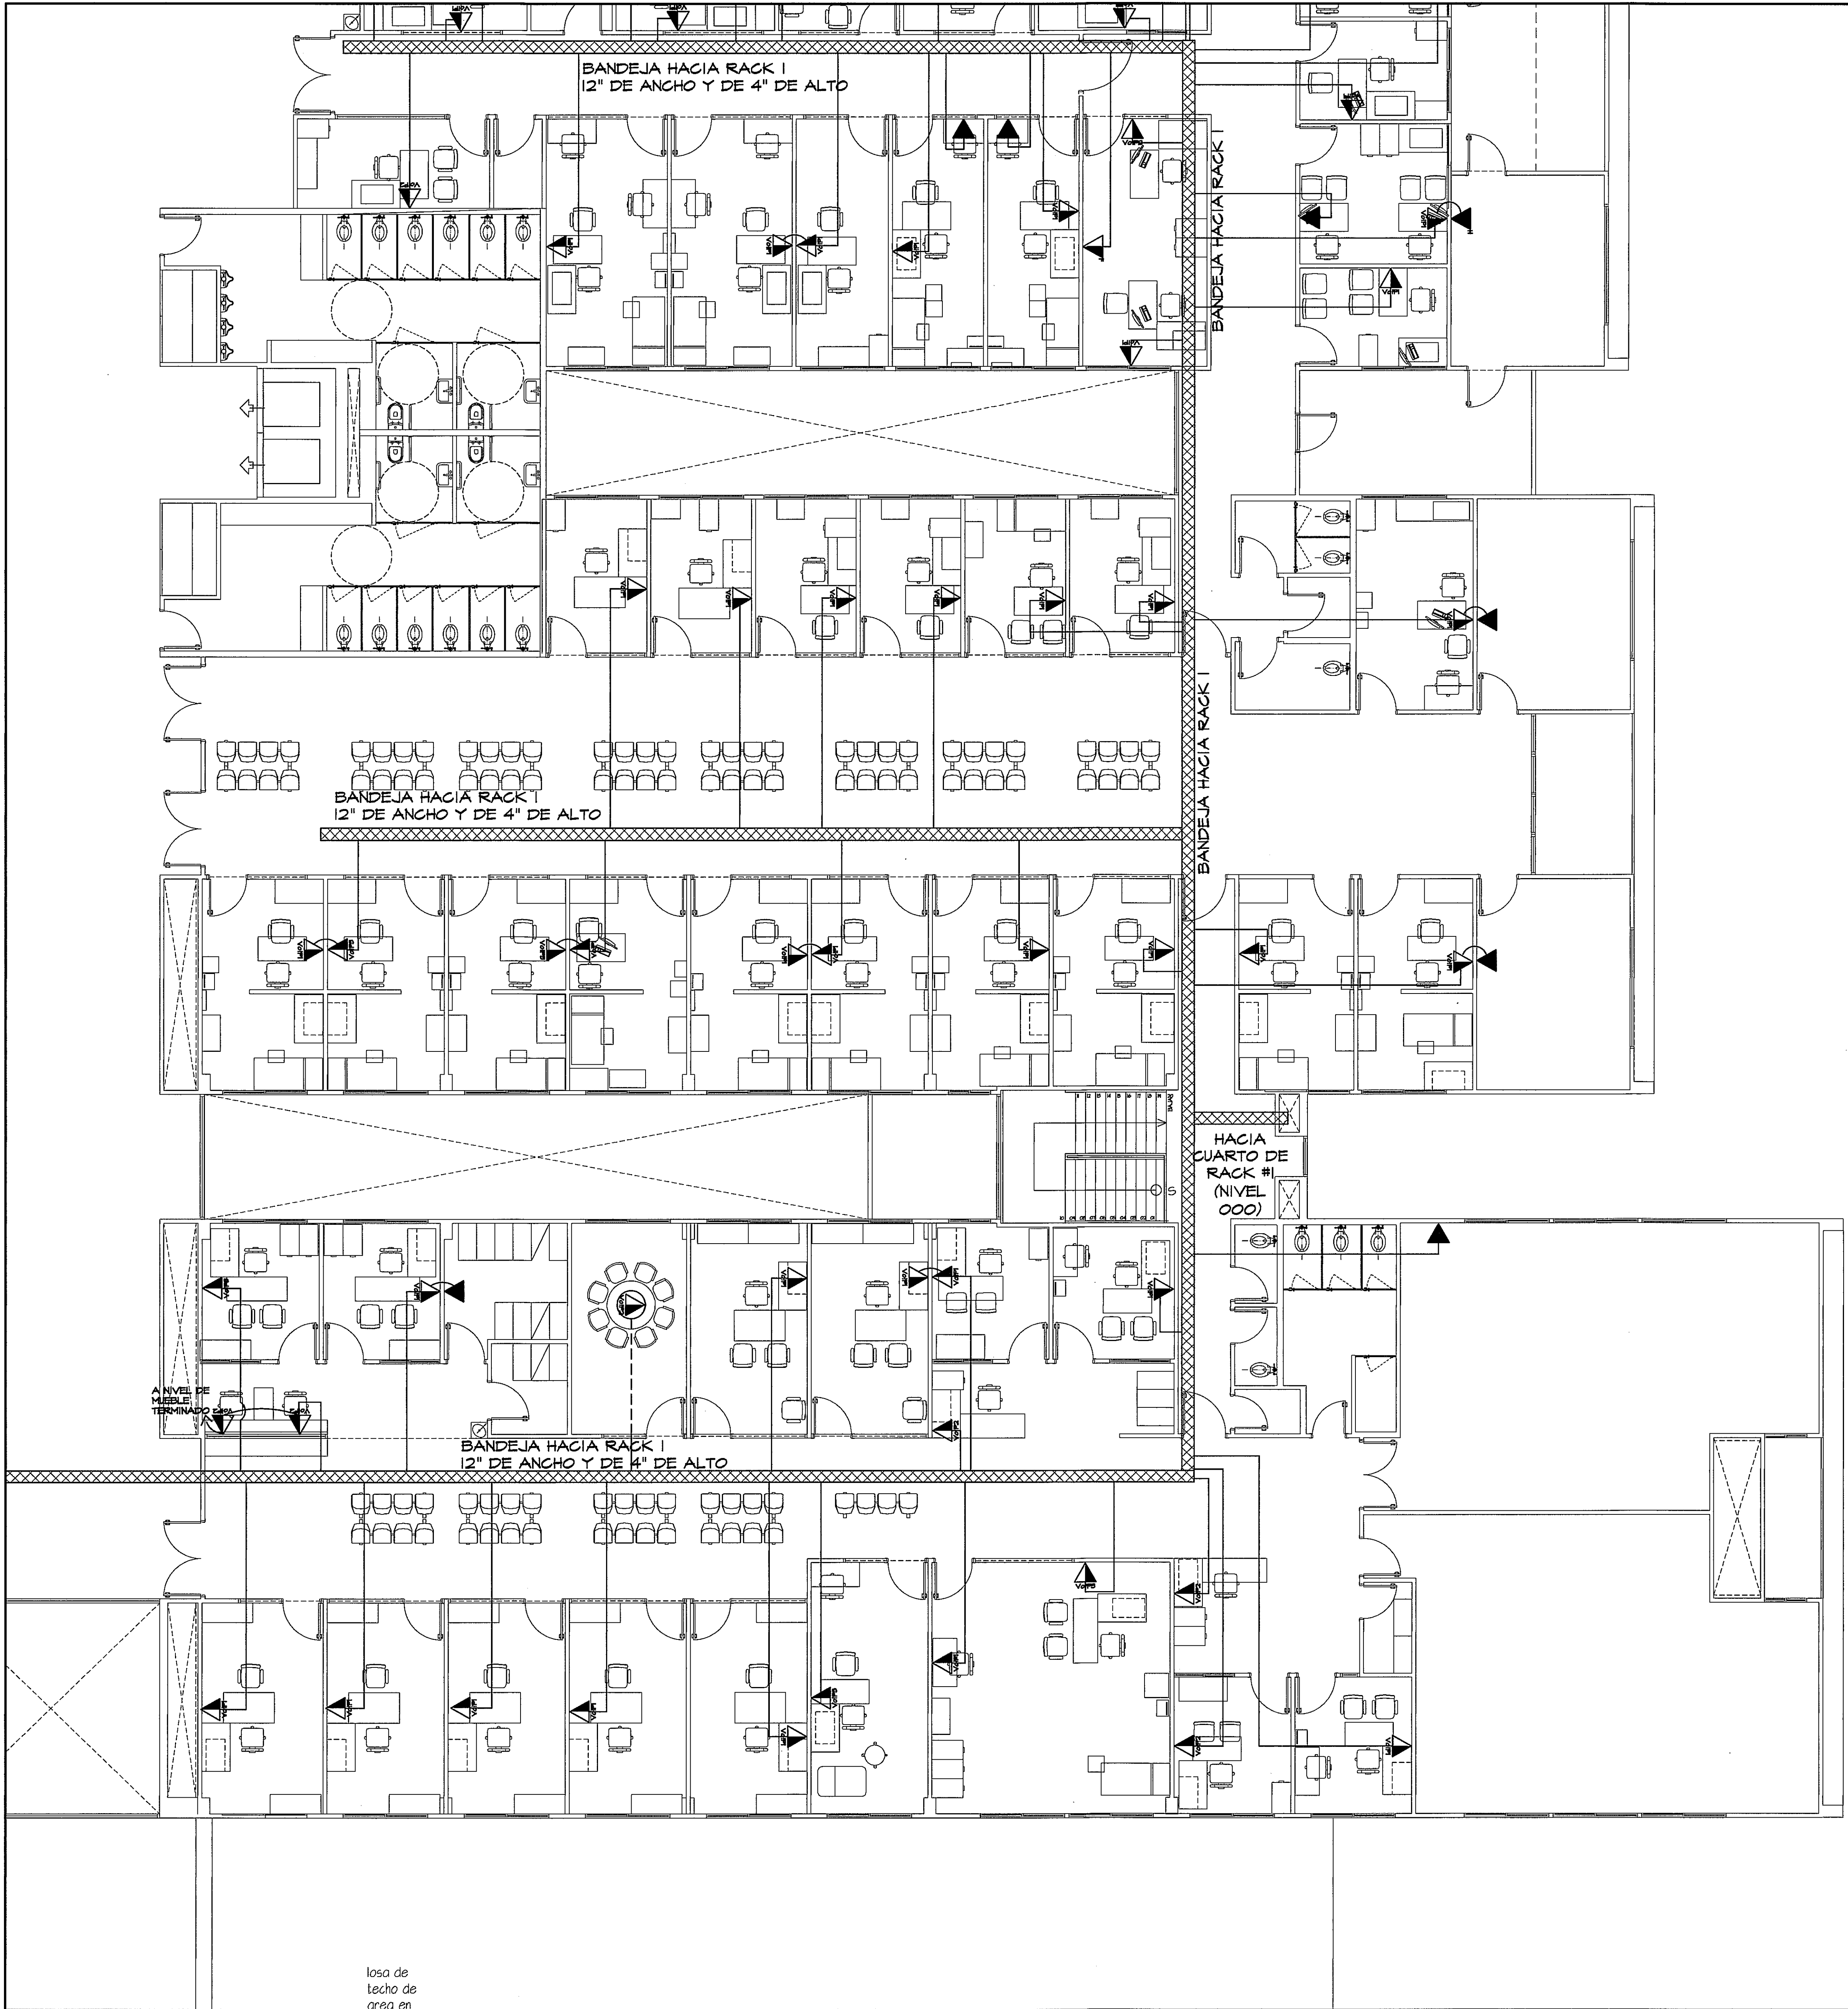

VER AMPLIACION
DE ZONA 7
HOJA SE-06F

GUIA DE AMPLIACIONES POR ZONAS
ESCALA:- 1/400 PLANTA ALTA (NIVEL 100)

SIMBOLO	NOMBRE	DESCRIPCION
	VOZ	SALIDA DE VOZ PARA TELEFONO PUBLICOS EMPOTRADO EN PARED, JACK CATEGORIA 6 CON SISTEMA DE INSERCION TIPO IDC, NORMA EIA/TIA 568B-2, CANTIDAD: 4
	DATOS	SALIDA DE DATOS EMPOTRADO EN PARED, JACK CATEGORIA 6 CON SISTEMA DE INSERCION TIPO IDC, NORMA EIA/TIA 568B-2, CANTIDAD: 4
	DATOS	SALIDA DE DATOS INSTALADA EN AMBIENTE HOSTIL, CON TAPA PROTECTORA DE ACERO INOXIDABLE Y SELLOS DE PUNTO A PUNTO, CONEXION CONTRA POLVO Y HUMEDAD, JACK CATEGORIA 6 CON SISTEMA DE INSERCION TIPO IDC, NORMA EIA/TIA, CANTIDAD: 4
	DATOS IMPRESORAS	SALIDA DE DATOS PARA IMPRESORAS EMPOTRADO EN PARED, JACK CATEGORIA 6 CON SISTEMA DE INSERCION TIPO IDC, NORMA EIA/TIA 568B-2, CANTIDAD: 1
	VOZ Y DATOS	SALIDA DOBLE DE VOZ Y DATOS EMPOTRADO EN PARED, JACK CATEGORIA 6 CON SISTEMA DE INSERCION TIPO IDC, NORMA EIA/TIA 568B-2, CANTIDAD: 1
	TELEFONO VOIP1	SALIDA DOBLE DE VOZ Y DATOS EMPOTRADO EN PARED, JACK CATEGORIA 6 CON SISTEMA DE INSERCION TIPO IDC, NORMA EIA/TIA 568B-2, TELEFONO IP CON PANTALLA RETROILUMINADA DE TRES LINEAS, ALTA VOZ FULL DUPLEX, DOS PUERTOS ETHERNET 100 BASE-T, ALIMENTACION A TRAVES DE POE, REGISTRO DE LLAMADAS, CANTIDAD: 61
	TELEFONO VOIP2	SALIDA DOBLE DE VOZ Y DATOS EMPOTRADO EN PARED, JACK CATEGORIA 6 CON SISTEMA DE INSERCION TIPO IDC, NORMA EIA/TIA 568B-2, TELEFONO IP CON PANTALLA RETROILUMINADA DE TRES LINEAS, 24 TECLAS PROGRAMABLES CON LED DE DOS COLORES, TECLAS DE NAVEGACION, LAMPARA DE MENSAJE Y THIRBAGO, ALTA VOZ FULL DUPLEX, DOS PUERTOS ETHERNET 100 BASE-T, ALIMENTACION A TRAVES DE POE, REGISTRO DE LLAMADAS, CANTIDAD: 18
	TELEFONO VOIP3	SALIDA DOBLE DE VOZ Y DATOS EMPOTRADO EN PARED, JACK CATEGORIA 6 CON SISTEMA DE INSERCION TIPO IDC, NORMA EIA/TIA 568B-2, TELEFONO IP CON PANTALLA RETROILUMINADA DE TRES LINEAS, 10 TECLAS PROGRAMABLES CON LED DE DOS COLORES, TECLAS DE NAVEGACION, LAMPARA DE MENSAJE Y THIRBAGO, ALTA VOZ FULL DUPLEX, DOS PUERTOS ETHERNET 100 BASE-T, ALIMENTACION A TRAVES DE POE, REGISTRO DE LLAMADAS, CANTIDAD: 24
	TELEFONO VOIP4	SALIDA DOBLE DE VOZ Y DATOS EMPOTRADO EN PARED, JACK CATEGORIA 6 CON SISTEMA DE INSERCION TIPO IDC, NORMA EIA/TIA 568B-2, TELEFONO IP CON PANTALLA RETROILUMINADA, TECLAS DE NAVEGACION, ALTA VOZ FULL DUPLEX, UN PUERTO ETHERNET 100 BASE-T, REGISTRO DE LLAMADAS, CANTIDAD: 3
	DATOS DE PISO	SALIDA DATOS CON RECEPTACULO MODULAR DEL TIPO EMPOTRADO EN PISO, JACK CATEGORIA 6 CON SISTEMA DE INSERCION TIPO IDC, NORMA EIA/TIA 568B-2, CANTIDAD: 4
	VOZ Y DATOS DE PISO	SALIDA DOBLE DE VOZ Y DATOS CON RECEPTACULO MODULAR DE TIPO EMPOTRADO EN PISO, JACK CATEGORIA 6 CON SISTEMA DE INSERCION TIPO IDC, NORMA EIA/TIA 568B-2, CANTIDAD: 1
	TELEFONO VOIP2 SALIDA DE PISO	SALIDA DOBLE DE VOZ Y DATOS EMPOTRADO EN PARED, JACK CATEGORIA 6 CON SISTEMA DE INSERCION TIPO IDC, NORMA EIA/TIA 568B-2, TELEFONO IP CON PANTALLA RETROILUMINADA DE TRES LINEAS, ALTA VOZ FULL DUPLEX, DOS PUERTOS ETHERNET 100 BASE-T, ALIMENTACION A TRAVES DE POE, REGISTRO DE LLAMADAS, CANTIDAD: 5
	TELEFONO VOIP2 SALIDA DE PISO	SALIDA DOBLE DE VOZ Y DATOS EMPOTRADO EN PARED, JACK CATEGORIA 6 CON SISTEMA DE INSERCION TIPO IDC, NORMA EIA/TIA 568B-2, TELEFONO IP CON PANTALLA RETROILUMINADA DE TRES LINEAS, 24 TECLAS PROGRAMABLES CON LED DE DOS COLORES, TECLAS DE NAVEGACION, LAMPARA DE MENSAJE Y THIRBAGO, ALTA VOZ FULL DUPLEX, DOS PUERTOS ETHERNET 100 BASE-T, ALIMENTACION A TRAVES DE POE, REGISTRO DE LLAMADAS, CANTIDAD: 8
	BANDEJA DE 12"	BANDEJA DE TIPO WIREBASKET DE 12"x4" CON PROCESO DE TERMINACION GALVANIZADO EN CALIENTE
	BANDEJA DE 18"	BANDEJA DE TIPO WIREBASKET DE 18"x4" CON PROCESO DE TERMINACION GALVANIZADO EN CALIENTE

AMPLIACION
DE ZONA 9
PLANTA ALTA VOZ
Y DATOS
ESCALA:- 1/75

PROHIBIDA LA REPRODUCCION TOTAL O PARCIAL, Y EL USO DE SU CONTENIDO SIN EL CONSENTIMIENTO DE SU AUTOR.




Manuel de Jesús Rojas

OLMEDO A. GOMEZ MARTINEZ
ARQUITECTO
LICENCIADO No. 0000000000
Firma
Ley 18 del 20 de Enero de 1999
Junta Técnica de Ingeniería y Arquitectura

JOSE HURTADO MOSQUERA
INGENIERO EN SISTEMAS DE TELECOMUNICACIONES
Firma
Ley 18 del 20 de Enero de 1999
Junta Técnica de Ingeniería y Arquitectura

Revision No.	FECHA
REVISION #1	20-DIC-2012
REVISION #2	04-FEB-2013
REVISION #3	06-JUN-2013
REVISION #4	05-AGO-2013
REVISION #5	23-AGO-2013

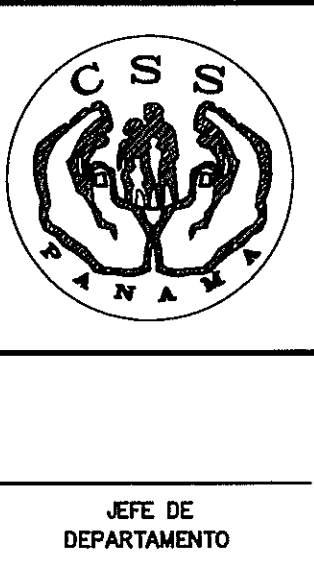

Manuel de Jesús Rojas
DIRECCION NACIONAL DE
INFRAESTRUCTURA Y SERVICIOS
DE APOYO (DINISA)
12/9/13
JEFE DE
DEPARTAMENTO

PROYECTO:
CONSTRUCCION DE NUEVO EDIFICIO INSTITUCIONAL
POLICLINICA DR. MANUEL DE JESUS ROJAS
PROPIEDAD DE LA CAJA DEL SEGURO SOCIAL DE PANAMA
UBICADO EN LA URB. VILLA MONICA, CARRETERA INTERAMERICANA
DISTRITO DE AGUADULCE, PROV. DE COGLE, REPUBLICA DE PANAMA
DIRECTOR DE OBRAS Y CONSTRUCCIONES MUNICIPALES
PA - VOZ Y DATOS - ZONA 9

DISEÑO ARQUITECTONICO:
ARQ. OLMEDO GOMEZ/SERTA
ESTRUCTURA:
ING. JUAN RAUL DIAZ
ELECTRICIDAD:
ING. MANUEL PADILLA
SISTEMAS ESPECIALES:
ING. DORANSE HURTADO
PLOMERIA:
MAESTRO PLOM. HECTOR HASSELL
AIRE ACONDICIONADO:
ING. OSVALDO ADAMES
GASES MEDICOS:
ING. VICENTE PEÑALOZA

REVISION:
ARQ. OLMEDO GOMEZ
REVISION:
SERTA
DESARROLLO:
SERTA
FECHA:
2012
PROYECTO No.:
2012-DES-014
HOJA No.
SE-06D
DE

POLICLINICA DR. MANUEL DE JESUS ROJAS