


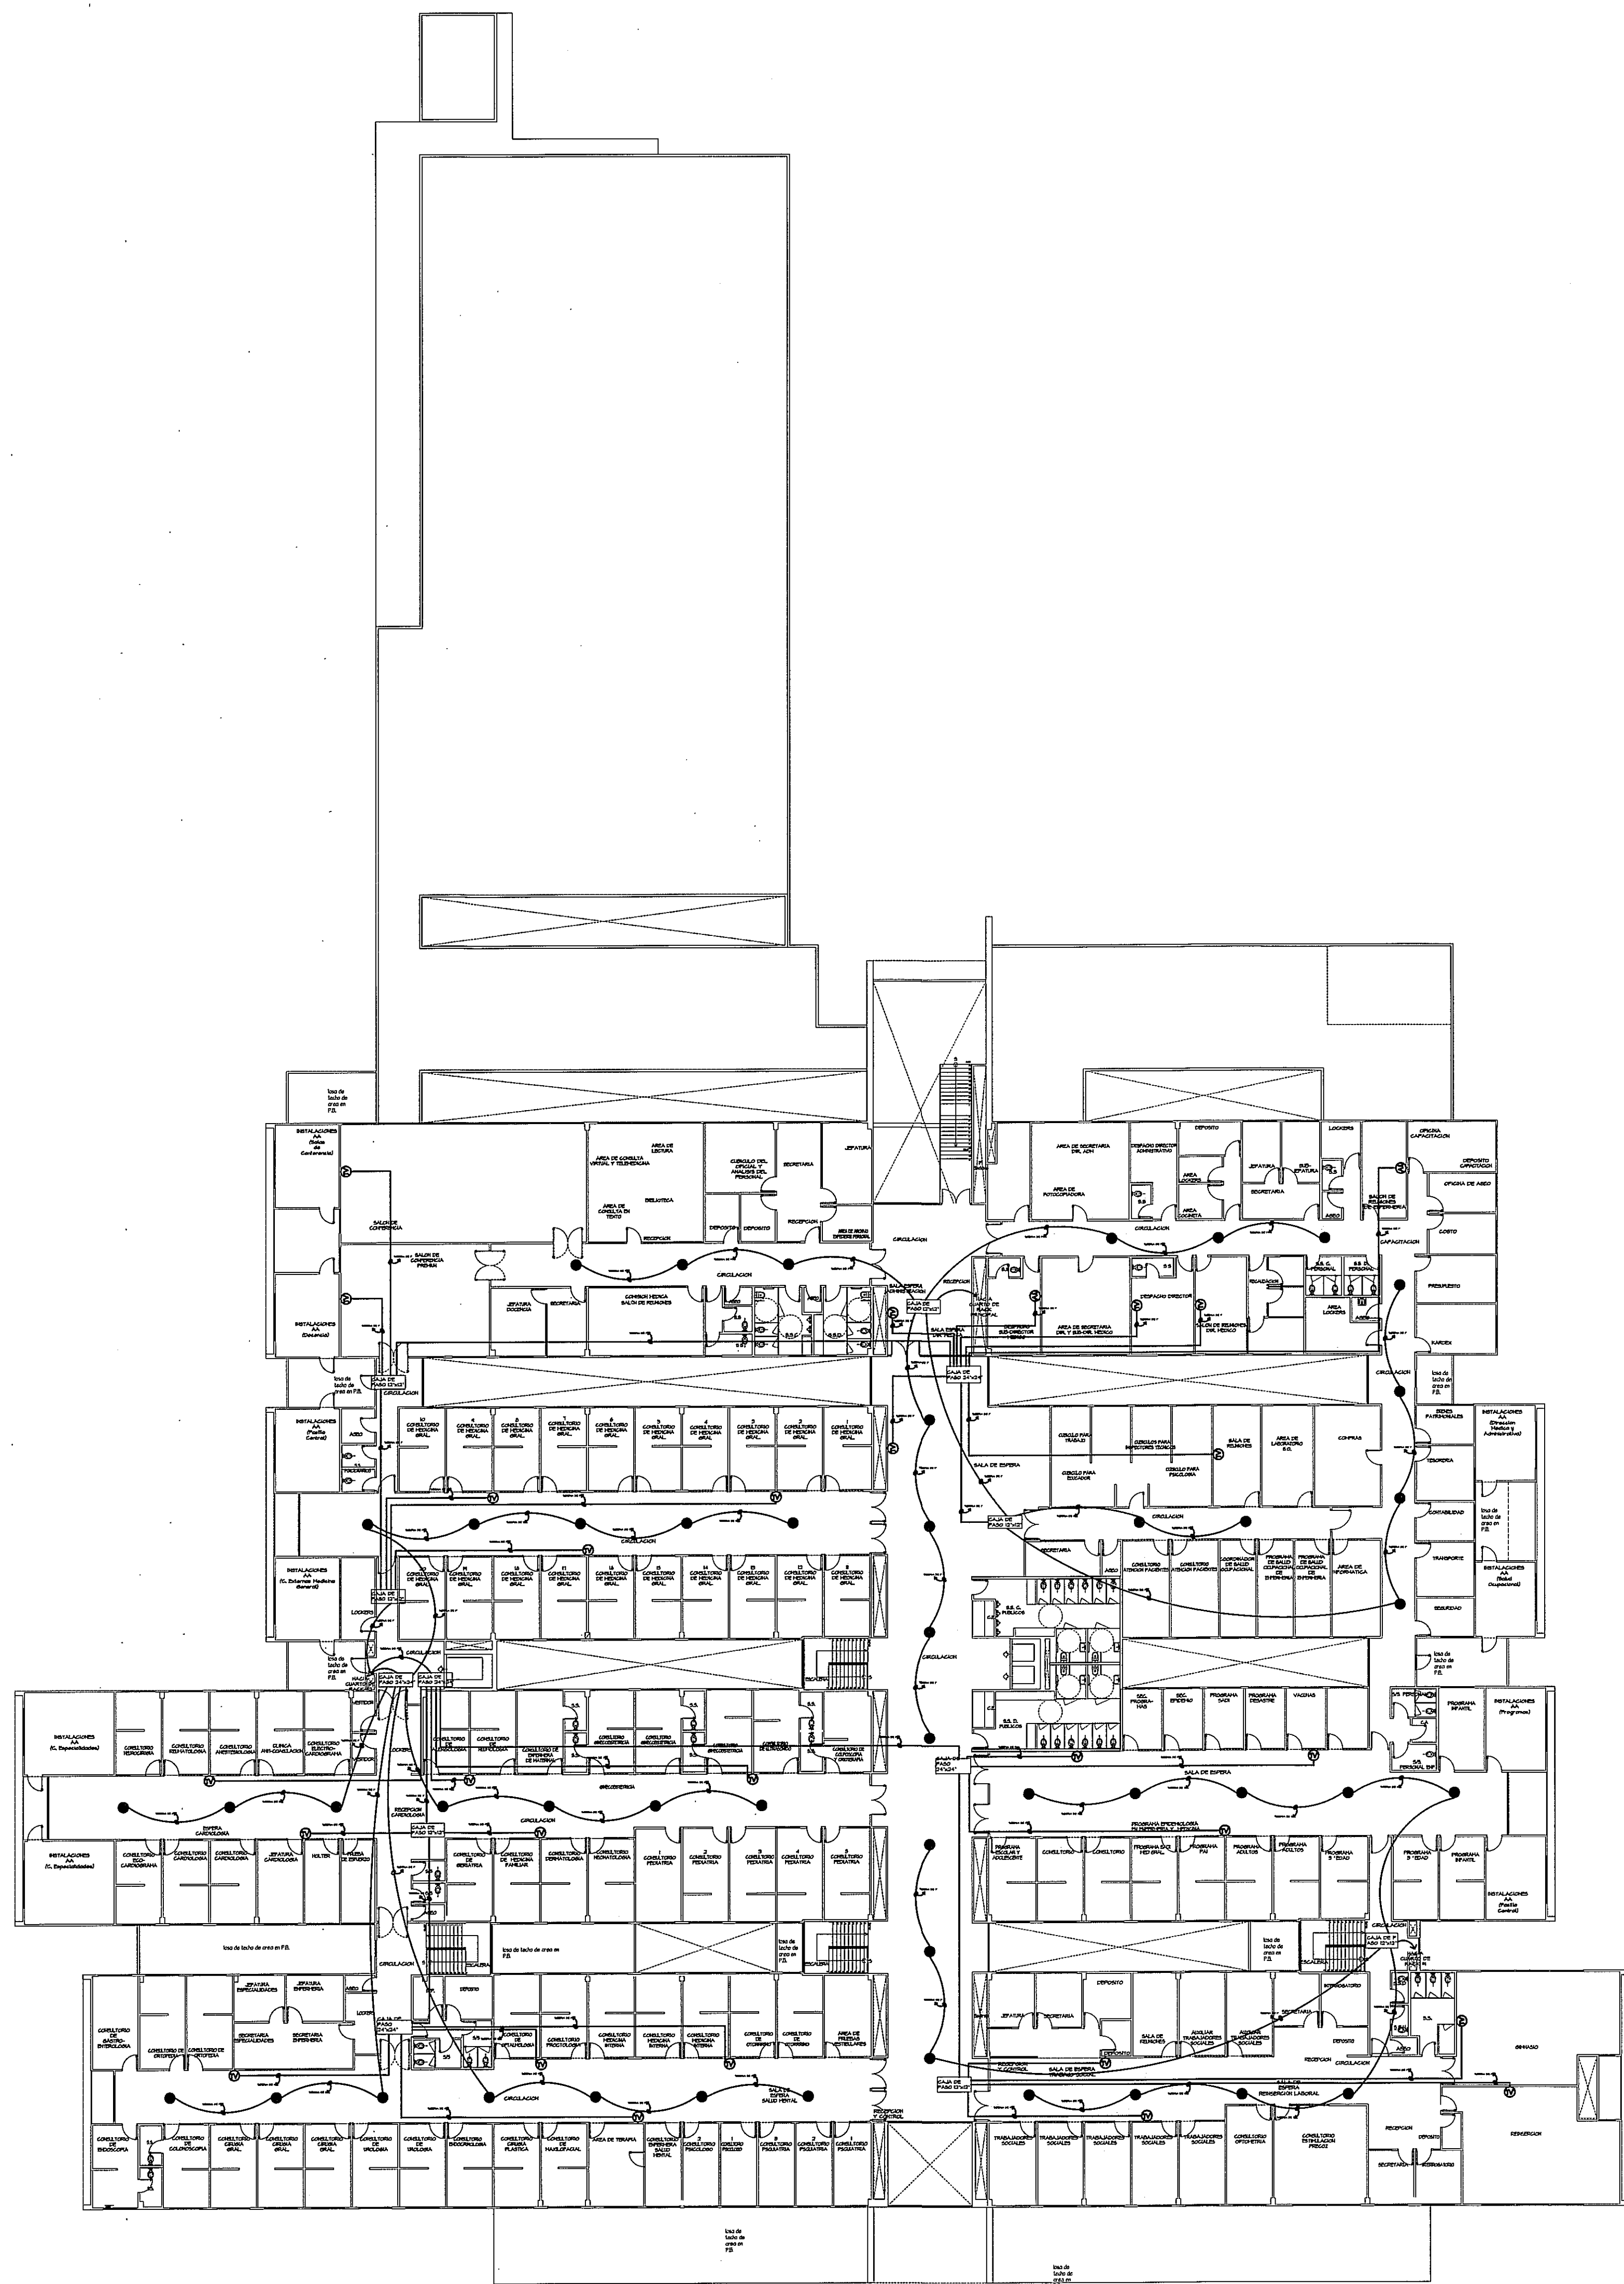


PLANTA ALTA AUDIO - TV (NIVEL 100)
ESCALA: - 1/250



7/12

Manuel de Jesús Rojas
15/11/13

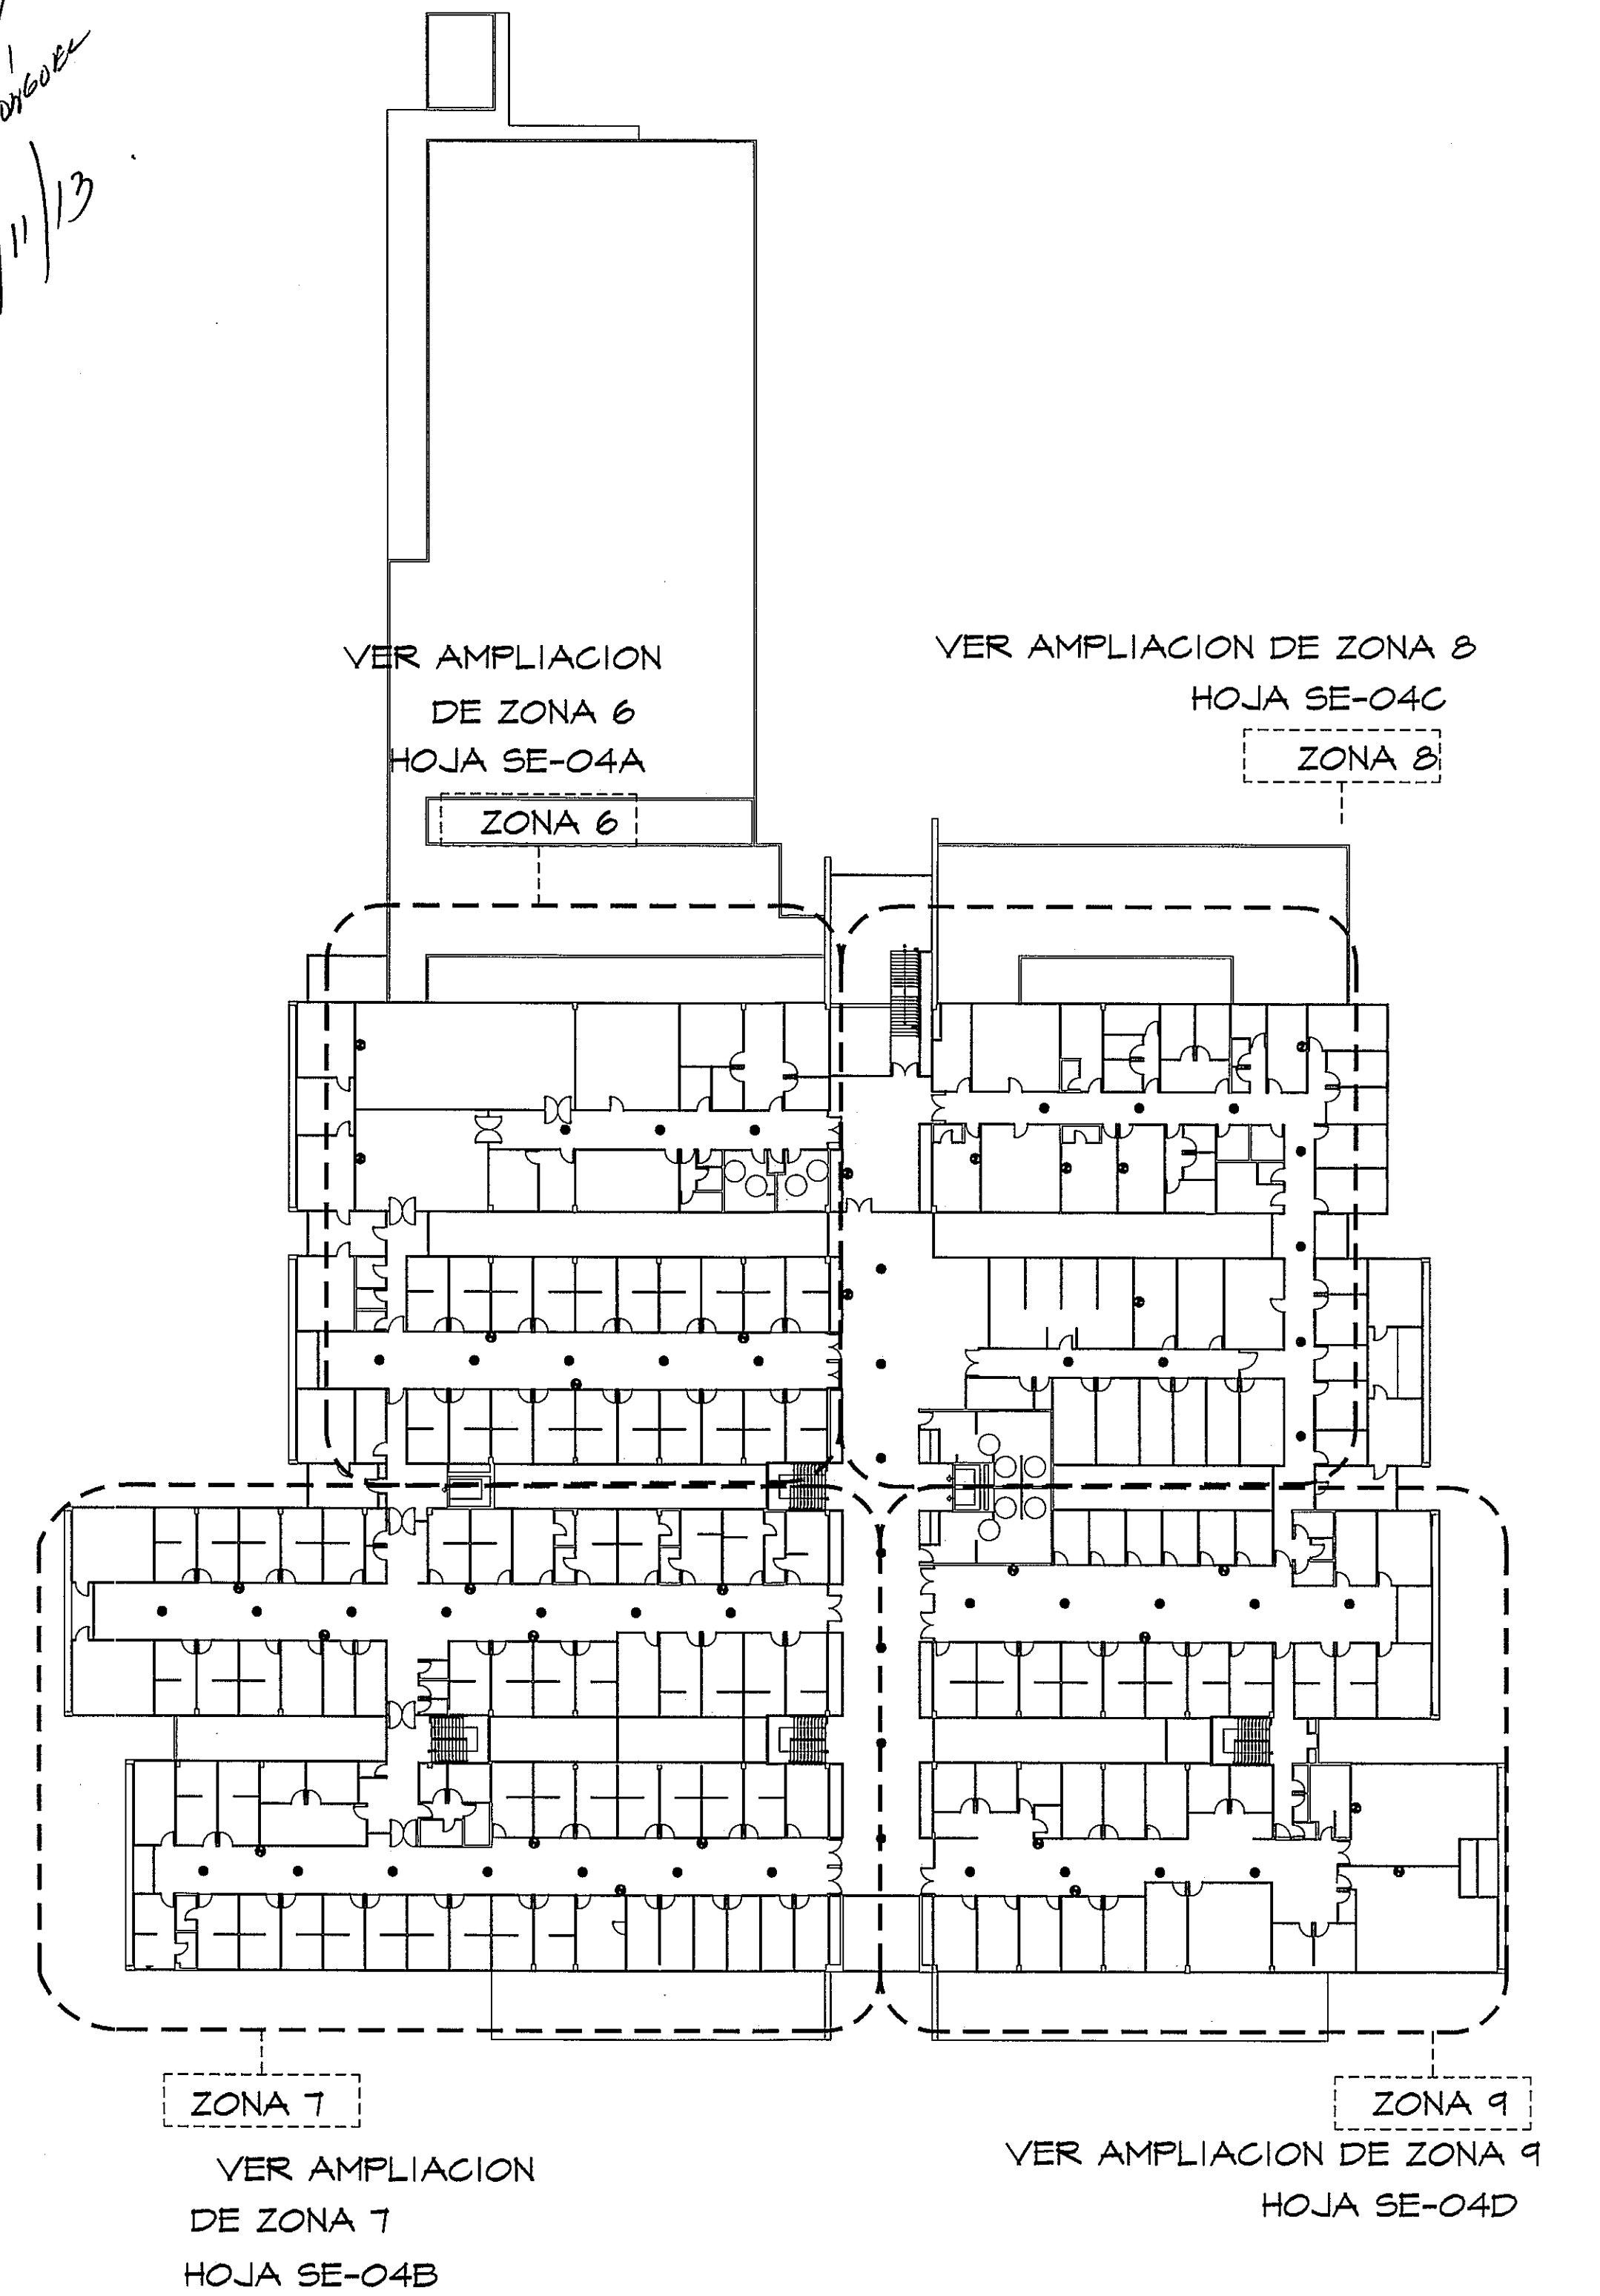

GUÍA DE AMPLIACIONES POR ZONAS
ESCALA: - 1/400 PLANTA DE AUDIO - TV

SIMBOLOGIA	NOMBRE	DESCRIPCION
	AUDIO	BOCINA EMPOTRADA EN TEGHO, DIMENSIONES: 11.8" x 5.6" x 10.8", 7.1 lbs CANTIDAD: 41
	TELEVISION	SALIDA PARA CONEXION DE TELEVISORES, EMPOTRADO EN PARED CANTIDAD: 28

PROHIBIDA LA REPRODUCCION TOTAL O PARCIAL, Y EL USO DE SU CONTENIDO SIN EL CONSENTIMIENTO DE SU AUTOR.

OLMEDO A. GOMEZ MARTINEZ
ARQUITECTO
LICENCIA No-8203.001.103
FIRMA
Ley 18 del 19 de Enero de 1999
Junta Técnica de Ingeniería y Arquitectura

Revision No.	FECHA
REVISION #1	20-DIC-2012
REVISION #2	04-FEB-2013
REVISION #3	06-JUN-2013
REVISION #4	30-JUL-2013
REVISION #5	17-SEP-2013



JEFE DE DEPARTAMENTO

DIRECCION NACIONAL DE INFRAESTRUCTURA Y SERVICIOS DE APOYO (DINISA)

DIRECTOR DE INGENIERIA Y ARQUITECTURA

PROYECTO:
CONSTRUCCION DE NUEVO EDIFICIO INSTITUCIONAL
POLICLINICA DR. MANUEL DE JESUS ROJAS
PROPIEDAD DE LA CAJA DEL SEGURO SOCIAL DE PANAMA
UBICADO EN LA URB. VILLA MONICA, CARRETERA INTERAMERICANA
DISTRITO DE AGUADULCE, PROV. DE COCLE, REPUBLICA DE PANAMA

DIRECTOR DE OBRAS Y CONSTRUCCIONES MUNICIPALES
AUDIO - TV (NIVEL-100)

DISEÑO ARQUITECTONICO:
ARO. OLMEDO GOMEZ/SERTA
ESTRUCTURA:
ING. JUAN RAUL DIAZ
ELECTRICIDAD:
ING. MANUEL PADILLA
SISTEMAS ESPECIALES:
ING. DORANSE HURTADO

PLOMERIA:
MAESTRO PLOM. HECTOR HASSELL
AIRE ACONDICIONADO:
ING. OSVALDO ADAMES
GASES MEDICOS:
ING. VICENTE PERALLOZA

riva s.a.
S.A.I.C.F.A.

SE-04

REVISION:
ARO. OLMEDO GOMEZ
REVISION:
SERTA
DESARROLLO:
SERTA
FECHA:
2012
PROYECTO No.
2012-DES-014

HOJA No.
DE

POLICLINICA DR. MANUEL DE JESUS ROJAS