
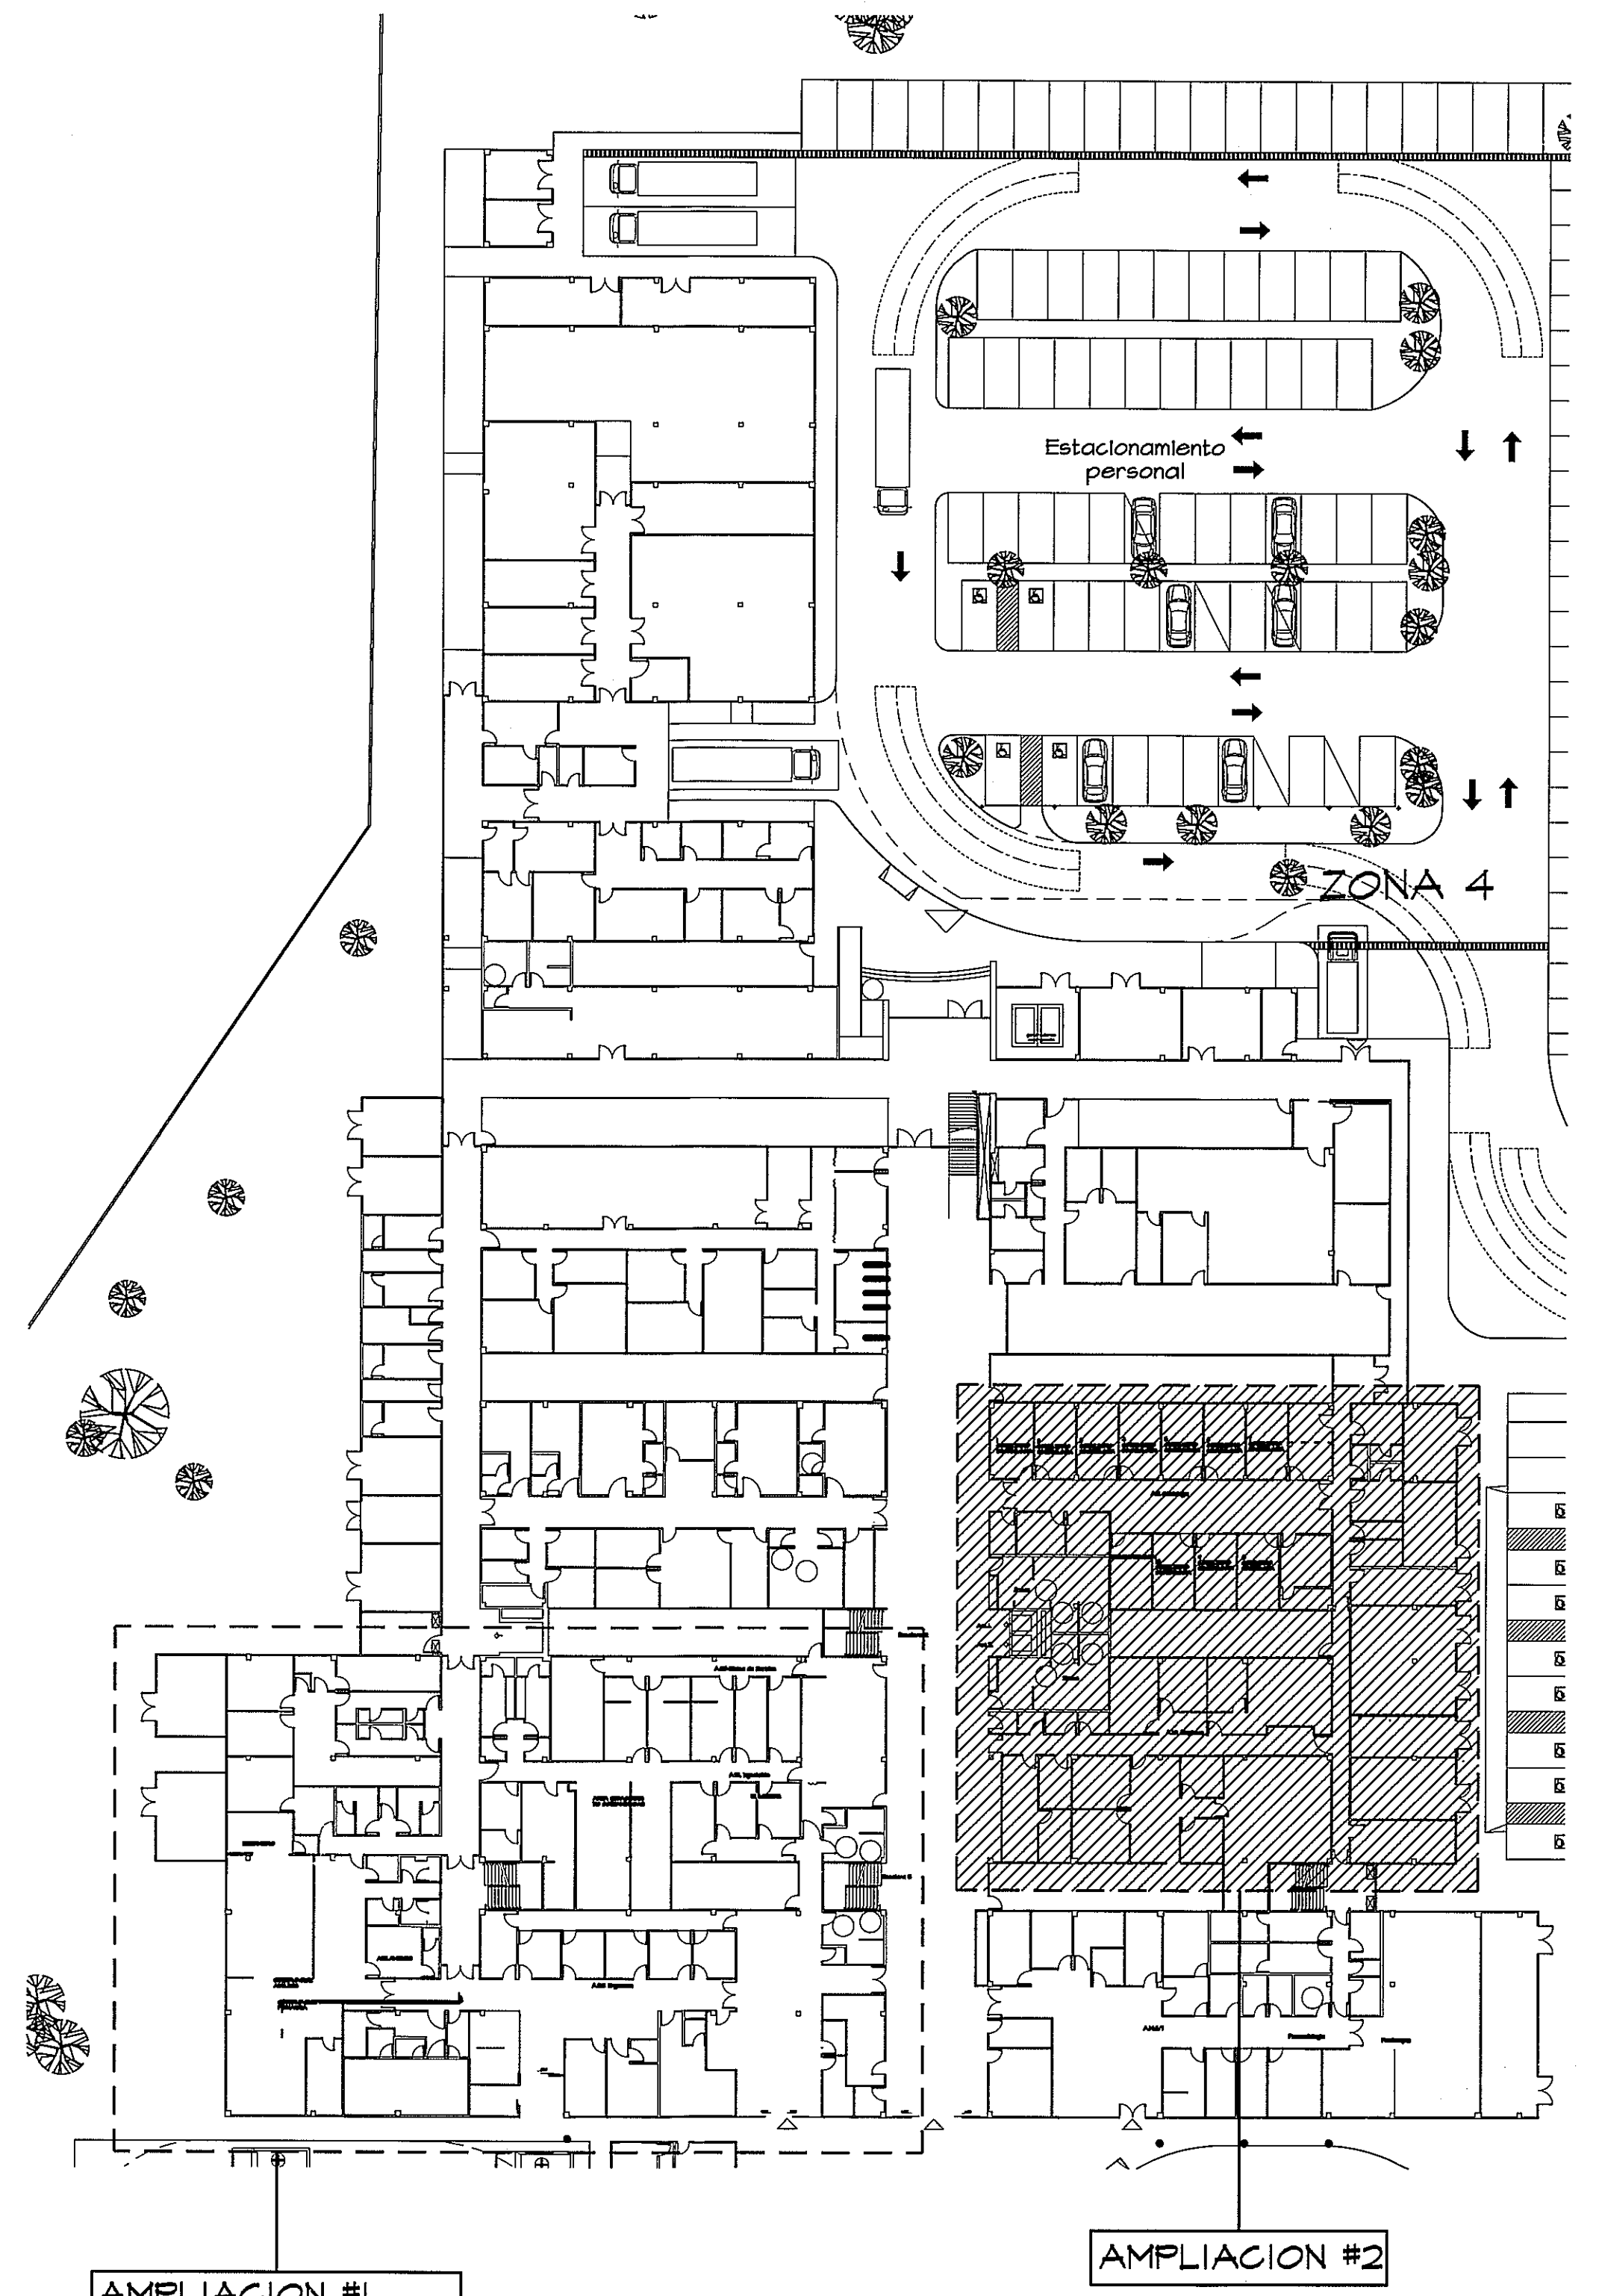


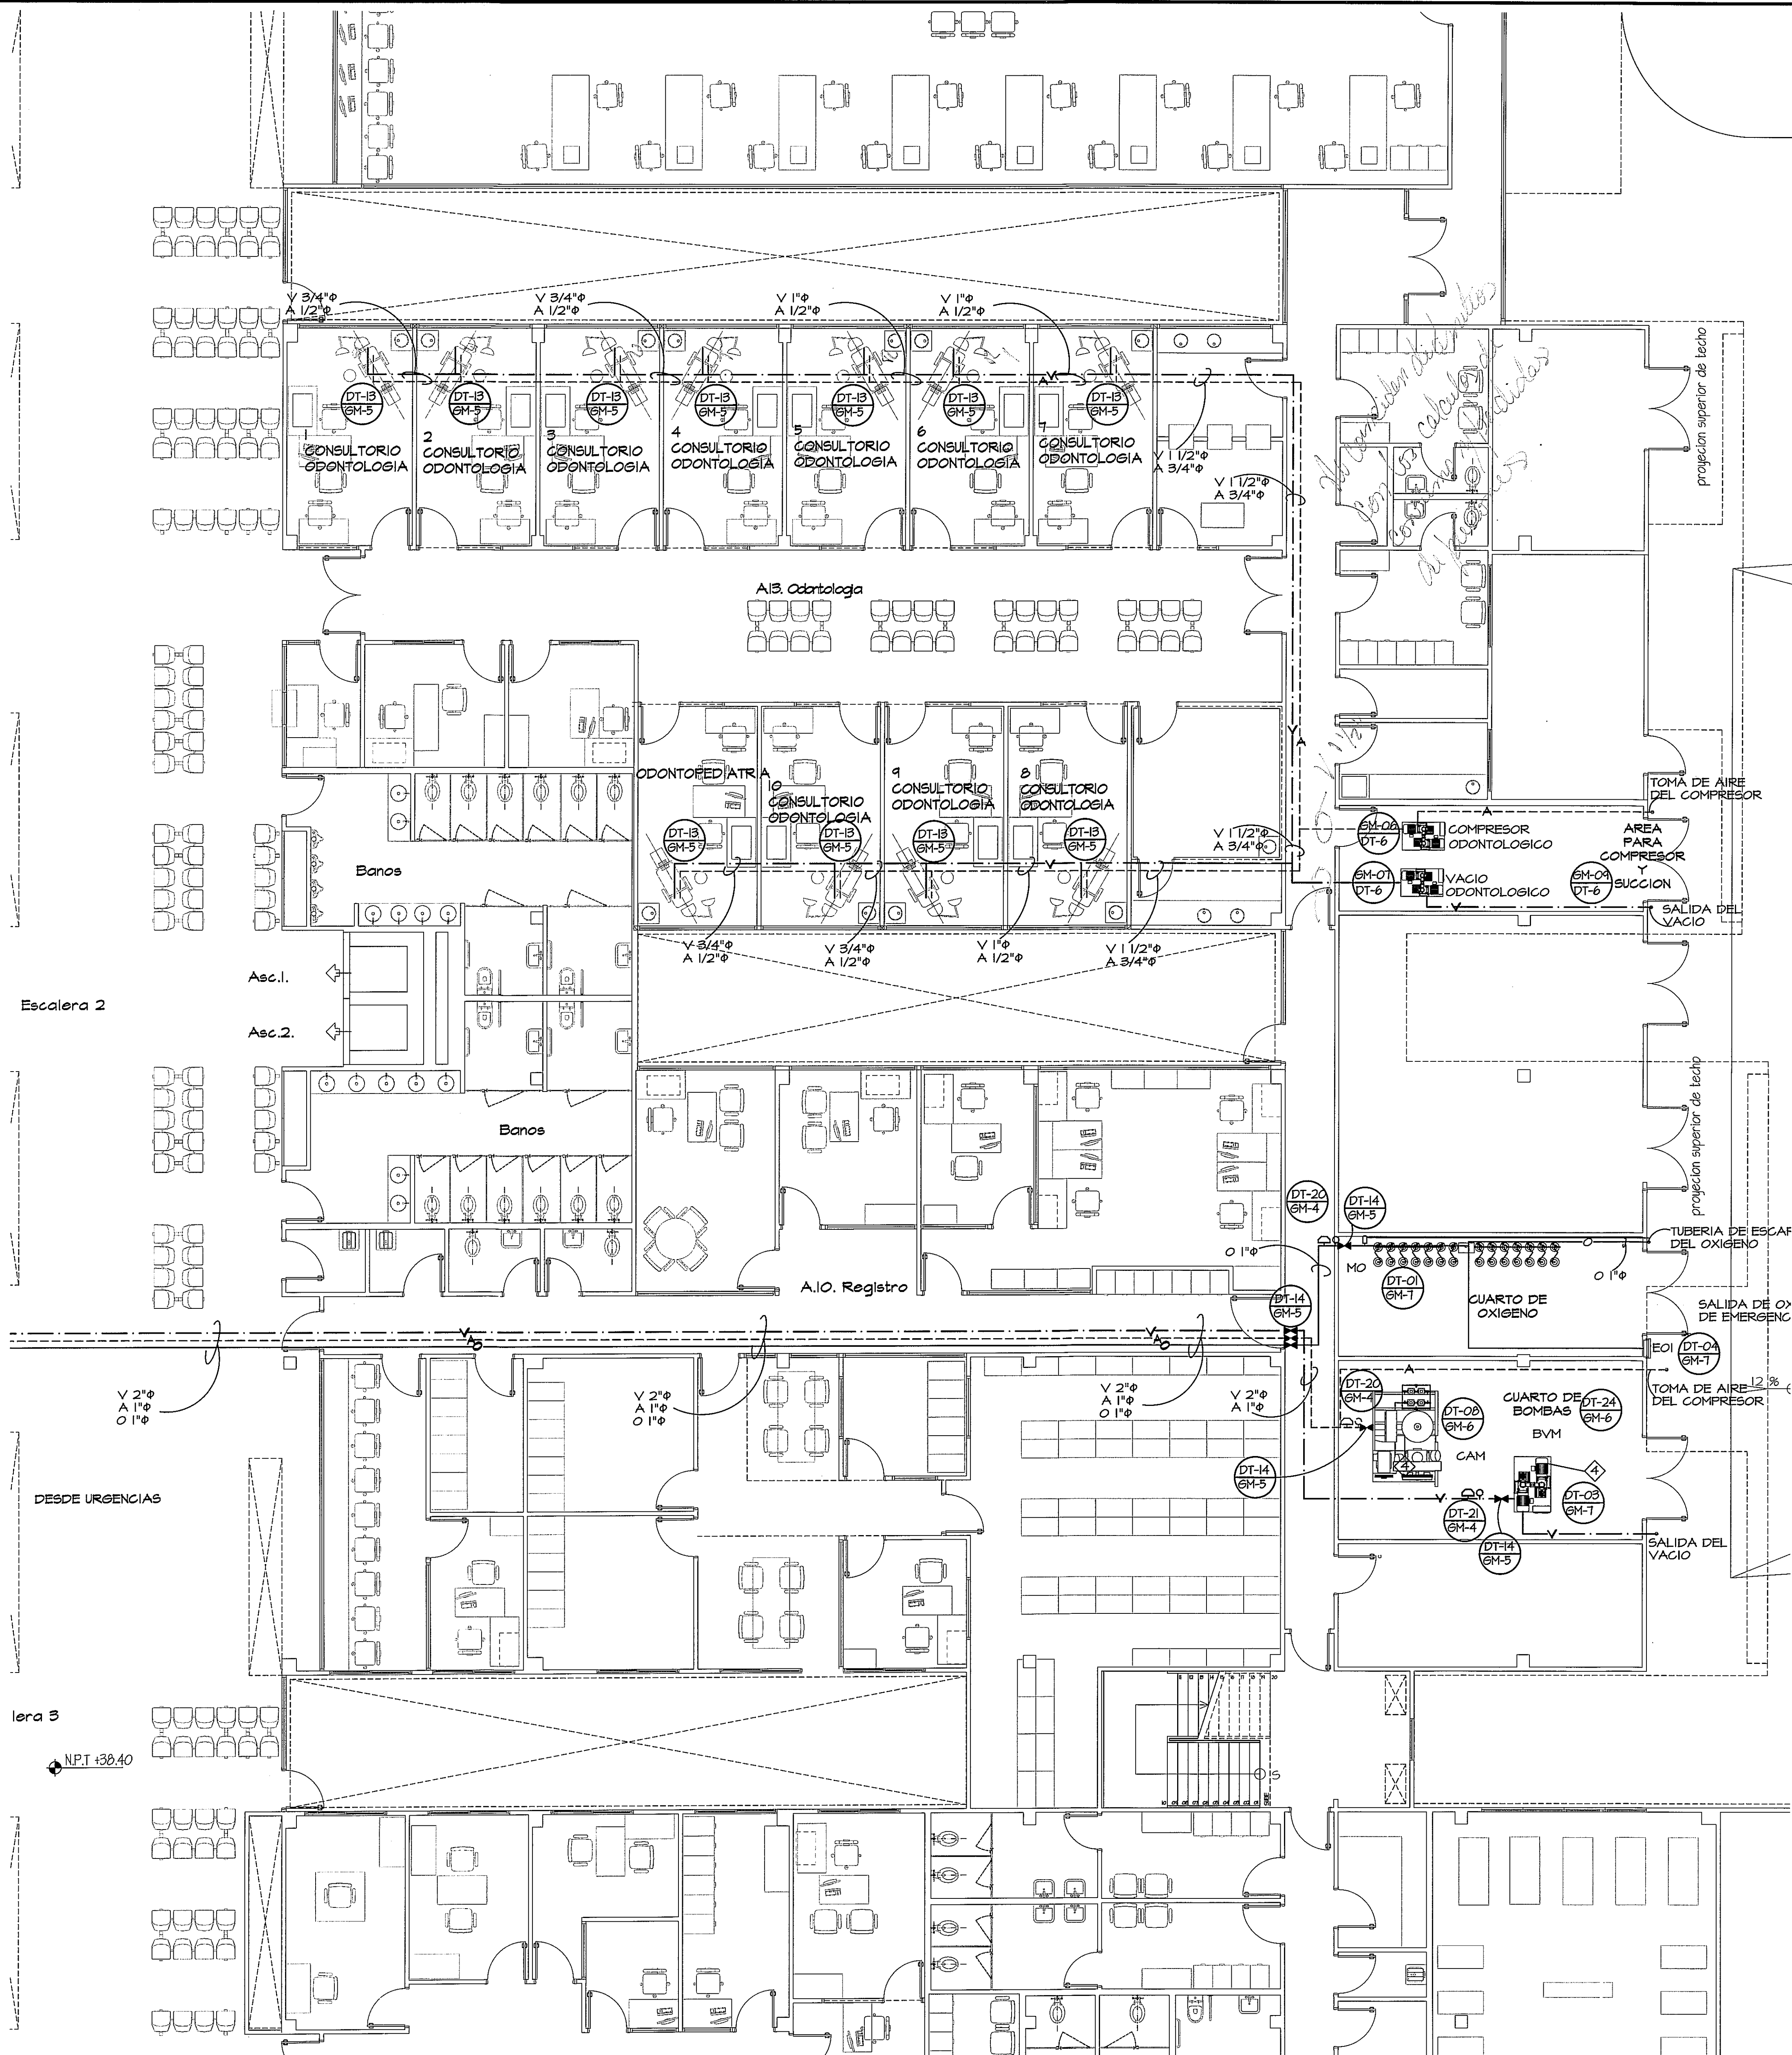

GUIA DE AMPLIACIONES POR ZONAS
ESCALA 1:400 PLANTA BAJA

SIMBOLOGIA:

— o —	TUBERIA DE OXIGENO
— A —	TUBERIA DE AIRE
— V —	TUBERIA DE VACIO
— HAZ —	MODELO DE ALARMA DE ZONA (PRESION)
— EOI —	CAJA DE VALVULAS (EMPOTRADA)
— EOI —	ENTRADA DE EMERGENCIA DE OXIGENO
— EOI —	MANEJO DE LINEA PRINCIPAL
— EOI —	INTERRUPTOR DE PRESION ALTOBASTO
— EOI —	INTERRUPTOR DE VACIO
— EOI —	SALIDA DE OXIGENO (EMPOTRADA)
— EOI —	SALIDA DE AIRE (EMPOTRADA)
— EOI —	SALIDA DE VACIO (EMPOTRADA)
— EOI —	SALIDAS DE PARED (TIPICO)
— EOI —	COLUMNA AL TECHO RETRACTIL
— EOI —	COLUMNA DE FUERZA
— EOI —	NOTAS "AREA" TÍPICAS

* - NÚMERO DE DETALLE "TÍPICO"
GM-4 - NÚMERO DE PAGINA EN QUE SE MUESTRA "TÍPICO"

NOTA
CUALQUIER MODIFICACION AL PLANO O DISEÑO QUE SE HAGA DURANTE LA CONSTRUCCION SIN LA AUTORIZACION DEL INGENIERO DISEÑADOR RELEVA A ESTE DE CUALQUIER RESPONSABILIDAD

GASES MEDICOS-AMPLIACION DE AREA ODONTOLOGIA Y CUARTO DE MAQUINAS
PLANTA BAJA ESCALA 1:75

PROHIBIDA LA REPRODUCCION TOTAL O PARCIAL, Y EL USO DE SU CONTENIDO SIN EL CONSENTIMIENTO DE SU AUTOR. <i>Primera Revisión</i> <i>El diseñador debe sellar los planos.</i>		OLMEDO A. GOMEZ MARTINEZ ARQUITECTO LICENCIADO No. 2008-001-103 Ley 15 del 20 de Enero de 1999 Junta Técnica de Ingeniería y Arquitectura	Revision No. REVISION #1 FECHA 24-DIC-2012	DIRECCION NACIONAL DE INFRAESTRUCTURA Y SERVICIOS DE APOYO (DINSA)	PROYECTO: CONSTRUCCION DE NUEVO EDIFICIO INSTITUCIONAL POLICLINICA DR. MANUEL DE JESUS ROJAS PROPIEDAD DE LA CAJA DEL SEGURO SOCIAL DE PANAMA UBICADO EN LA URB. VILLA MONICA, CARRETERA INTERAMERICANA DISTRITO DE AGUADULCE, PROV. DE COCLE, REPUBLICA DE PANAMA	DISEÑO ARQUITECTONICO: ARO. OLMEDO GOMEZ/SERTA ESTRUCTURA: ING. JUAN RAUL DIAZ ELECTRICIDAD: ING. MANUEL PADILLA SISTEMAS ESPECIALES: ING. DORANSE HURTADO FLOMERIA: ING. CARLOS TRIBALDOS AIRE ACONDICIONADO: ING. OSVALDO ADAMES GASES MEDICOS: ING. VICENTE PERALLOZA	riva.s.a. S.A.I.I.C.F.A.	REVISION: ARO. OLMEDO GOMEZ REVISION: SERTA DESARROLLO: SERTA FECHA: 2012 PROYECTO No. 2012-DES-014 HOJA No. 2 DE
POLICLINICA DR. MANUEL DE JESUS ROJAS		DIRECTOR DE OBRAS Y CONSTRUCCIONES MUNICIPALES		GM-AMPLIACION #2-PLANTA BAJA		GM-1B		