
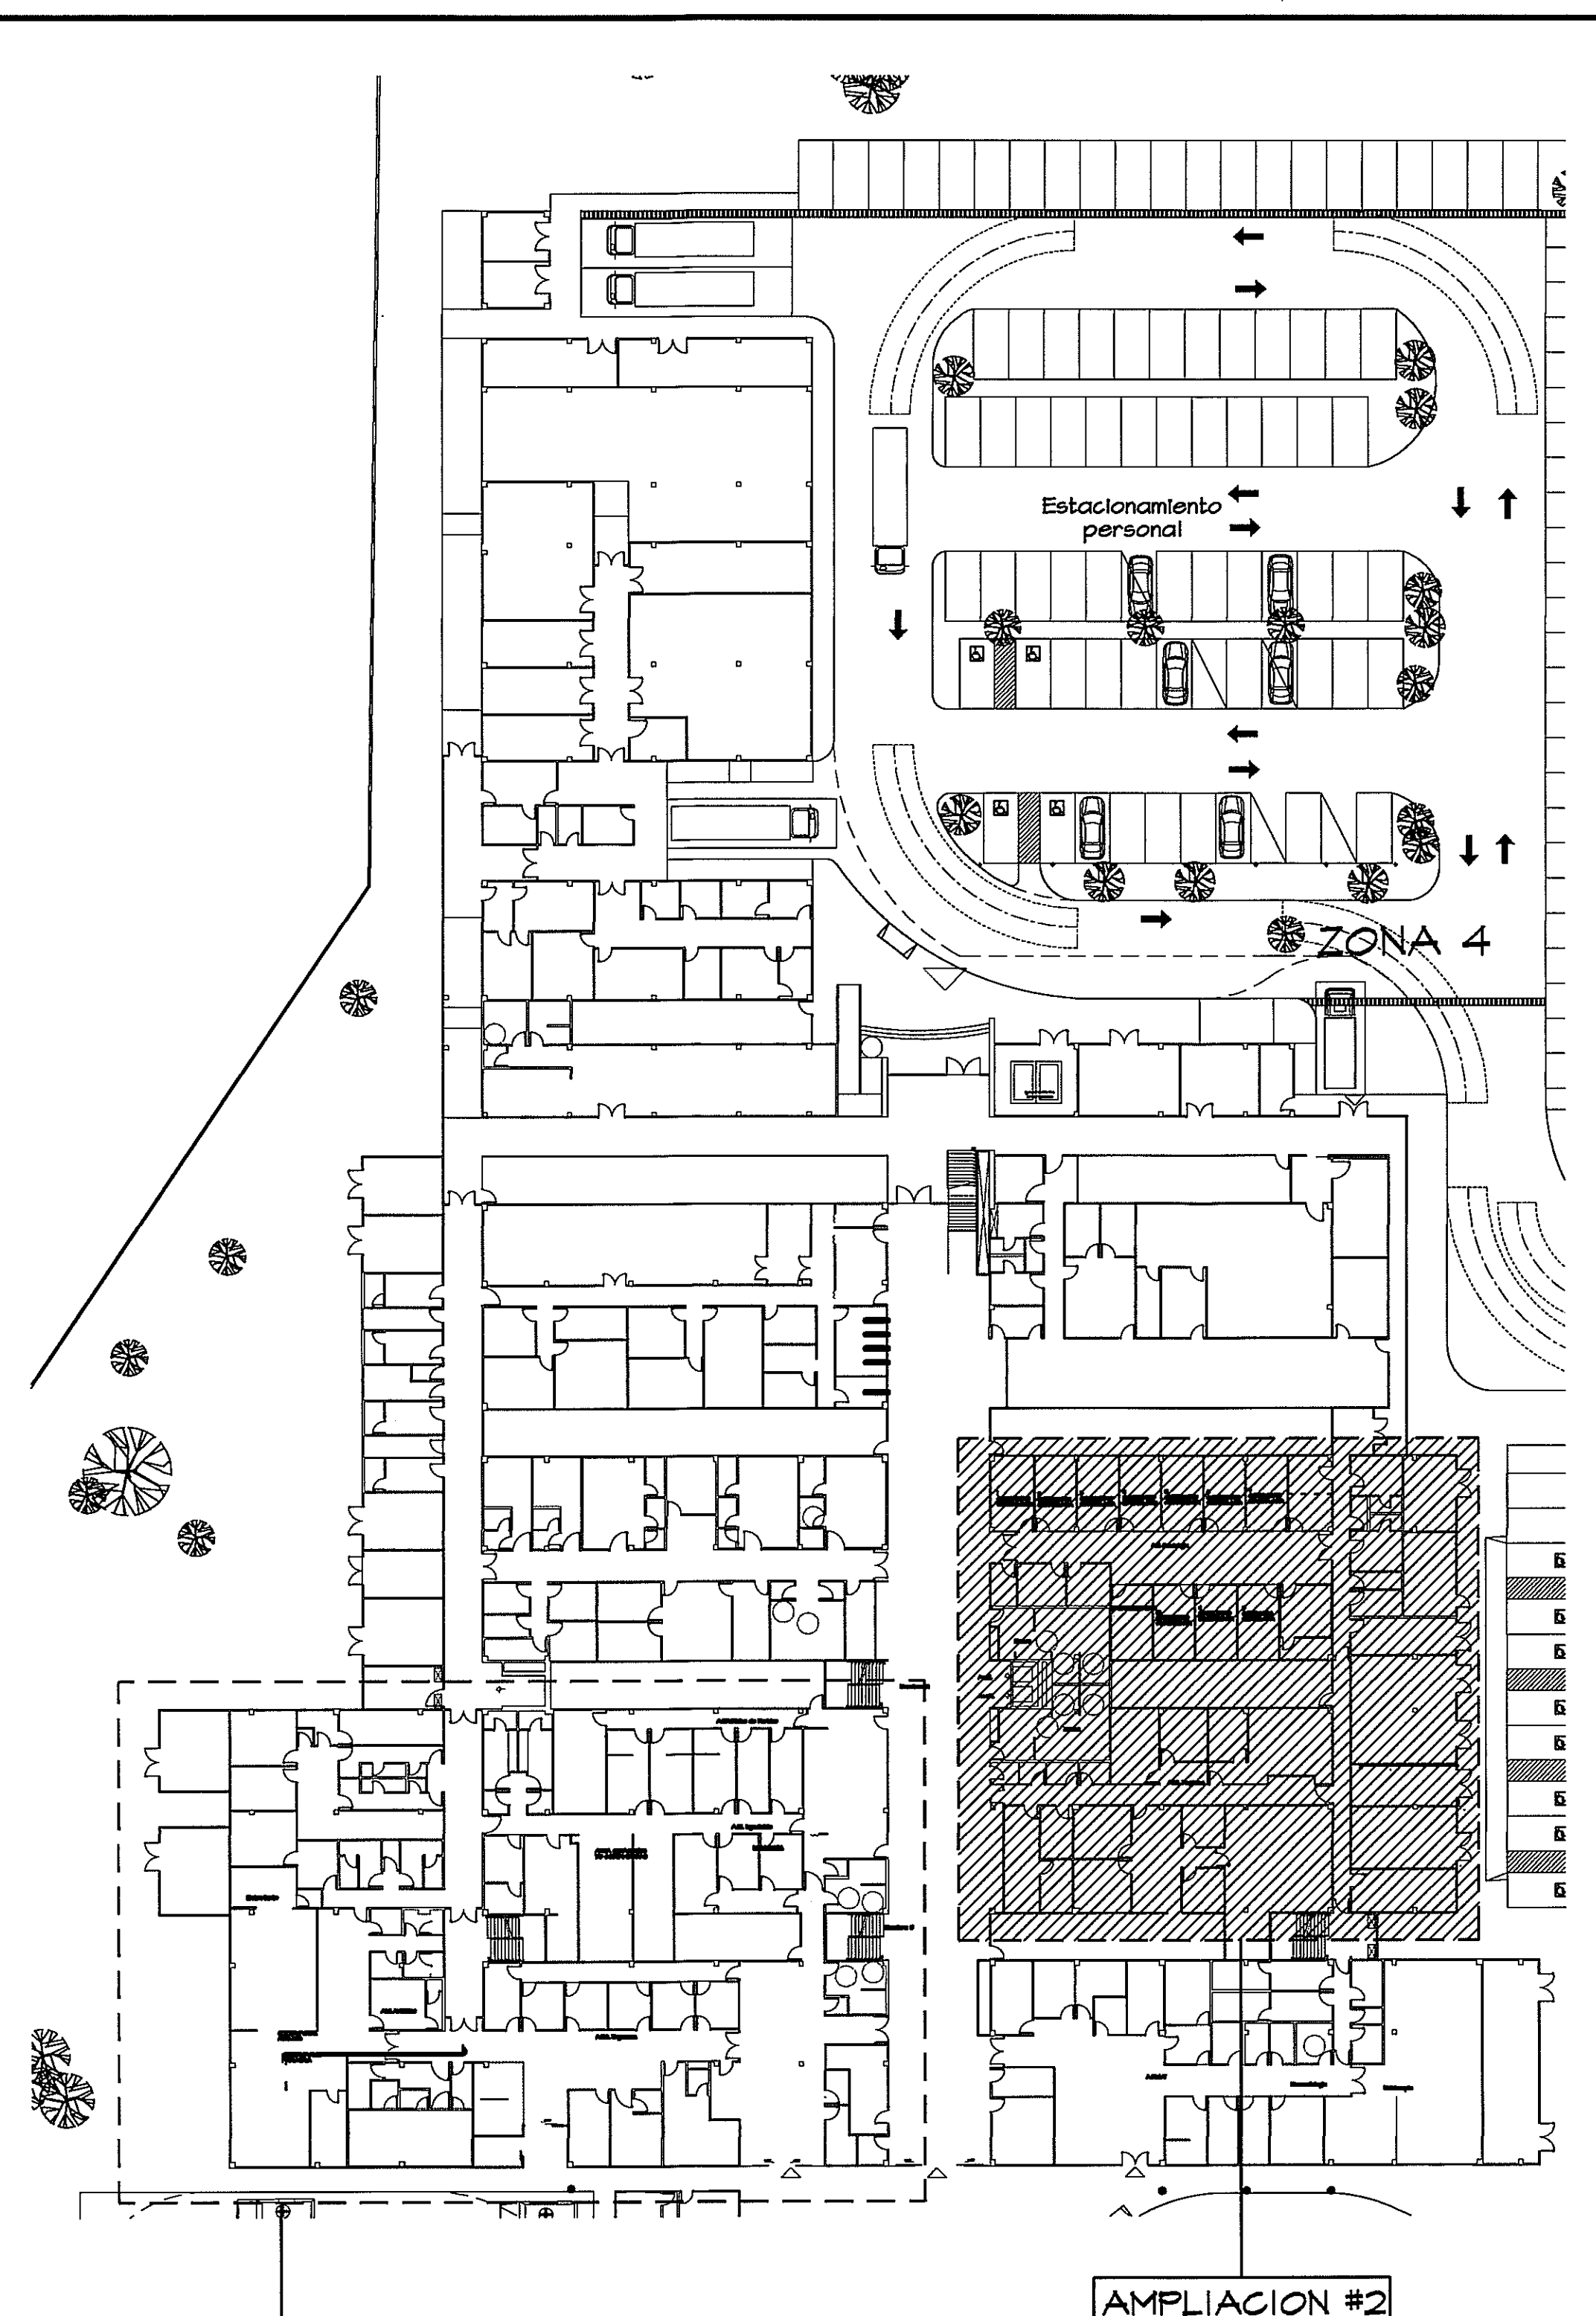


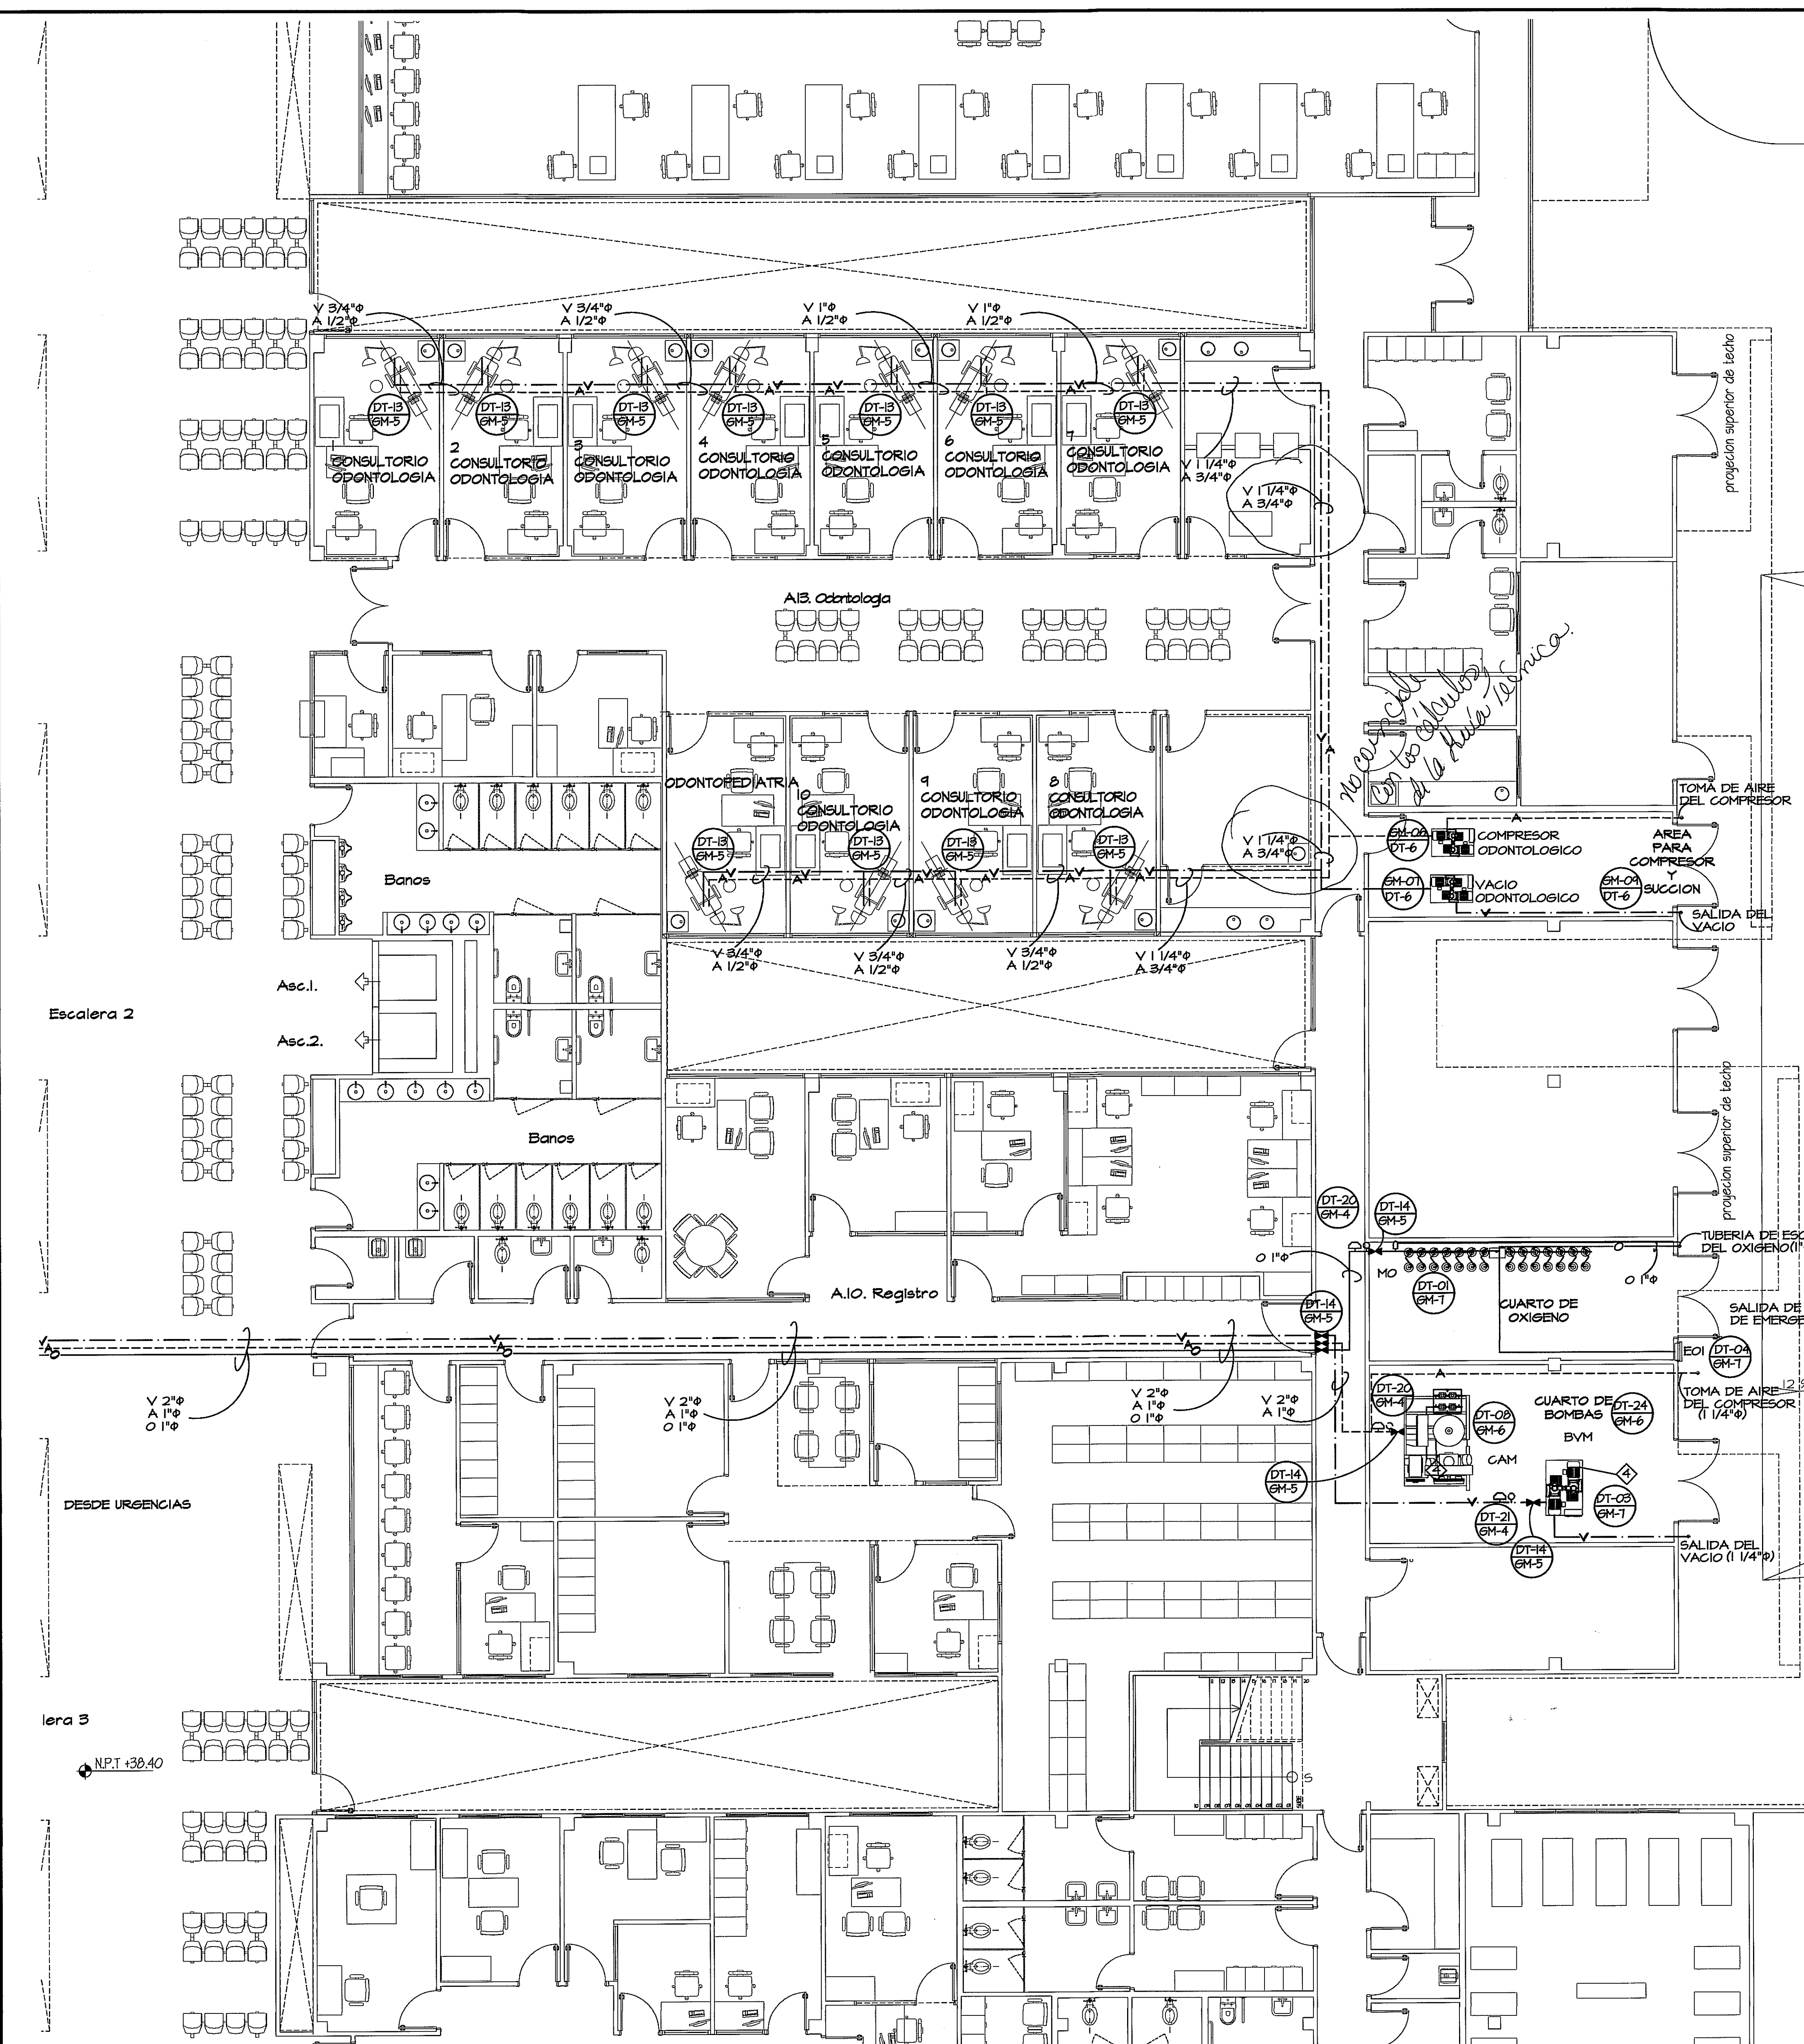

GUÍA DE AMPLIACIONES POR ZONAS
ESCALA 1:400 PLANTA BAJA

SIMBOLOGÍA:

— O —	TUBERIA DE OXIGENO
— A —	TUBERIA DE AIRE
— V —	TUBERIA DE VACIO
— HAZ —	MODULO DE ALARMA DE ZONA (PRESION)
— CAJA DE VALVULAS EMPOTRADA —	CAJA DE VALVULAS EMPOTRADA
— ENTRADA DE EMERGENCIA DE OXIGENO —	ENTRADA DE EMERGENCIA DE OXIGENO
— MANCHERO DE LINEA PRINCIPAL —	MANCHERO DE LINEA PRINCIPAL
— INTERRUPTOR DE PRESION ALTOVALO —	INTERRUPTOR DE PRESION ALTOVALO
— INTERRUPTOR DE VACIO —	INTERRUPTOR DE VACIO
— SALIDA DE OXIGENO (EMPOTRADA) —	SALIDA DE OXIGENO (EMPOTRADA)
— SALIDA DE AIRE (EMPOTRADA) —	SALIDA DE AIRE (EMPOTRADA)
— SALIDA DE VACIO (EMPOTRADA) —	SALIDA DE VACIO (EMPOTRADA)
— SALIDAS DE PARED (TIPICO) —	SALIDAS DE PARED (TIPICO)
— COLUMNA AL TECHO RETRACTIL —	COLUMNA AL TECHO RETRACTIL
— COLUMNA DE FUERZA —	COLUMNA DE FUERZA
— NOTAS TIPO —	NOTAS TIPO

NOTA
CUALQUIER MODIFICACION AL PLANO O DISEÑO QUE SE HAGA DURANTE LA CONSTRUCCION SIN LA AUTORIZACION DEL INGENIERO DISEÑADOR RELEVA A ESTE DE CUALQUIER RESPONSABILIDAD

GASES MEDICOS-AMPLIACION DE AREA ODONTOLOGIA Y CUARTO DE MAQUINAS
PLANTA BAJA

PROYECTO:
CONSTRUCCION DE NUEVO EDIFICIO INSTITUCIONAL POLICLINICA DR. MANUEL DE JESUS ROJAS
PROPIEDAD DE LA CAJA DEL SEGURO SOCIAL DE PANAMA
UBICADO EN LA URB. VILLA MONICA, CARRETERA INTERAMERICANA
DISTRITO DE AGUADULCE, PROV. DE COCLE, REPUBLICA DE PANAMA

ESCALA 1:75

GM-AMPLIACION #2-PLANTA BAJA

REVISION: ARQ. OLMEDO GOMEZ / SERTA REVISION: SERTA DESARROLLO: SERTA FECHA: 2012 PROYECTO No.: 2012-DES-014	HOJA No. 3 DE
--	--------------------------------

PROHIBIDA LA REPRODUCCION TOTAL O PARCIAL, Y EL USO DE SU CONTENIDO SIN EL CONSENTIMIENTO DE SU AUTOR.

Revisión #2
10/7/13

VICENTE A. PEÑALOZA ARAUZ
INGENIERO ELECTROMECANICO
Licencia No. 2004-024-034

OLMEDO A. GOMEZ MARTINEZ
INGENIERO ELECTROMECANICO
Licencia No. 2004-024-034

LEY 16 del 90 de Enero de 1989
Junta Técnica de Ingeniería y Arquitectura

LEY 18 del 20 de Febrero de 1989
Junta Técnica de Ingeniería y Arquitectura

LEY 18 del 20 de Febrero de 1989
Junta Técnica de Ingeniería y Arquitectura

Revisión No. 1
24-DIC-2012

Revisión No. 2
11-JUN-2013

Revisión No. 3
05-JUL-2013

C S S

DIRECCION NACIONAL DE INFRAESTRUCTURA Y SERVICIOS DE APOYO (DINISA)

JEFE DE DEPARTAMENTO

DIRECTOR DE OBRAS Y CONSTRUCCIONES MUNICIPALES

DIRECTOR DE INGENIERIA Y ARQUITECTURA