
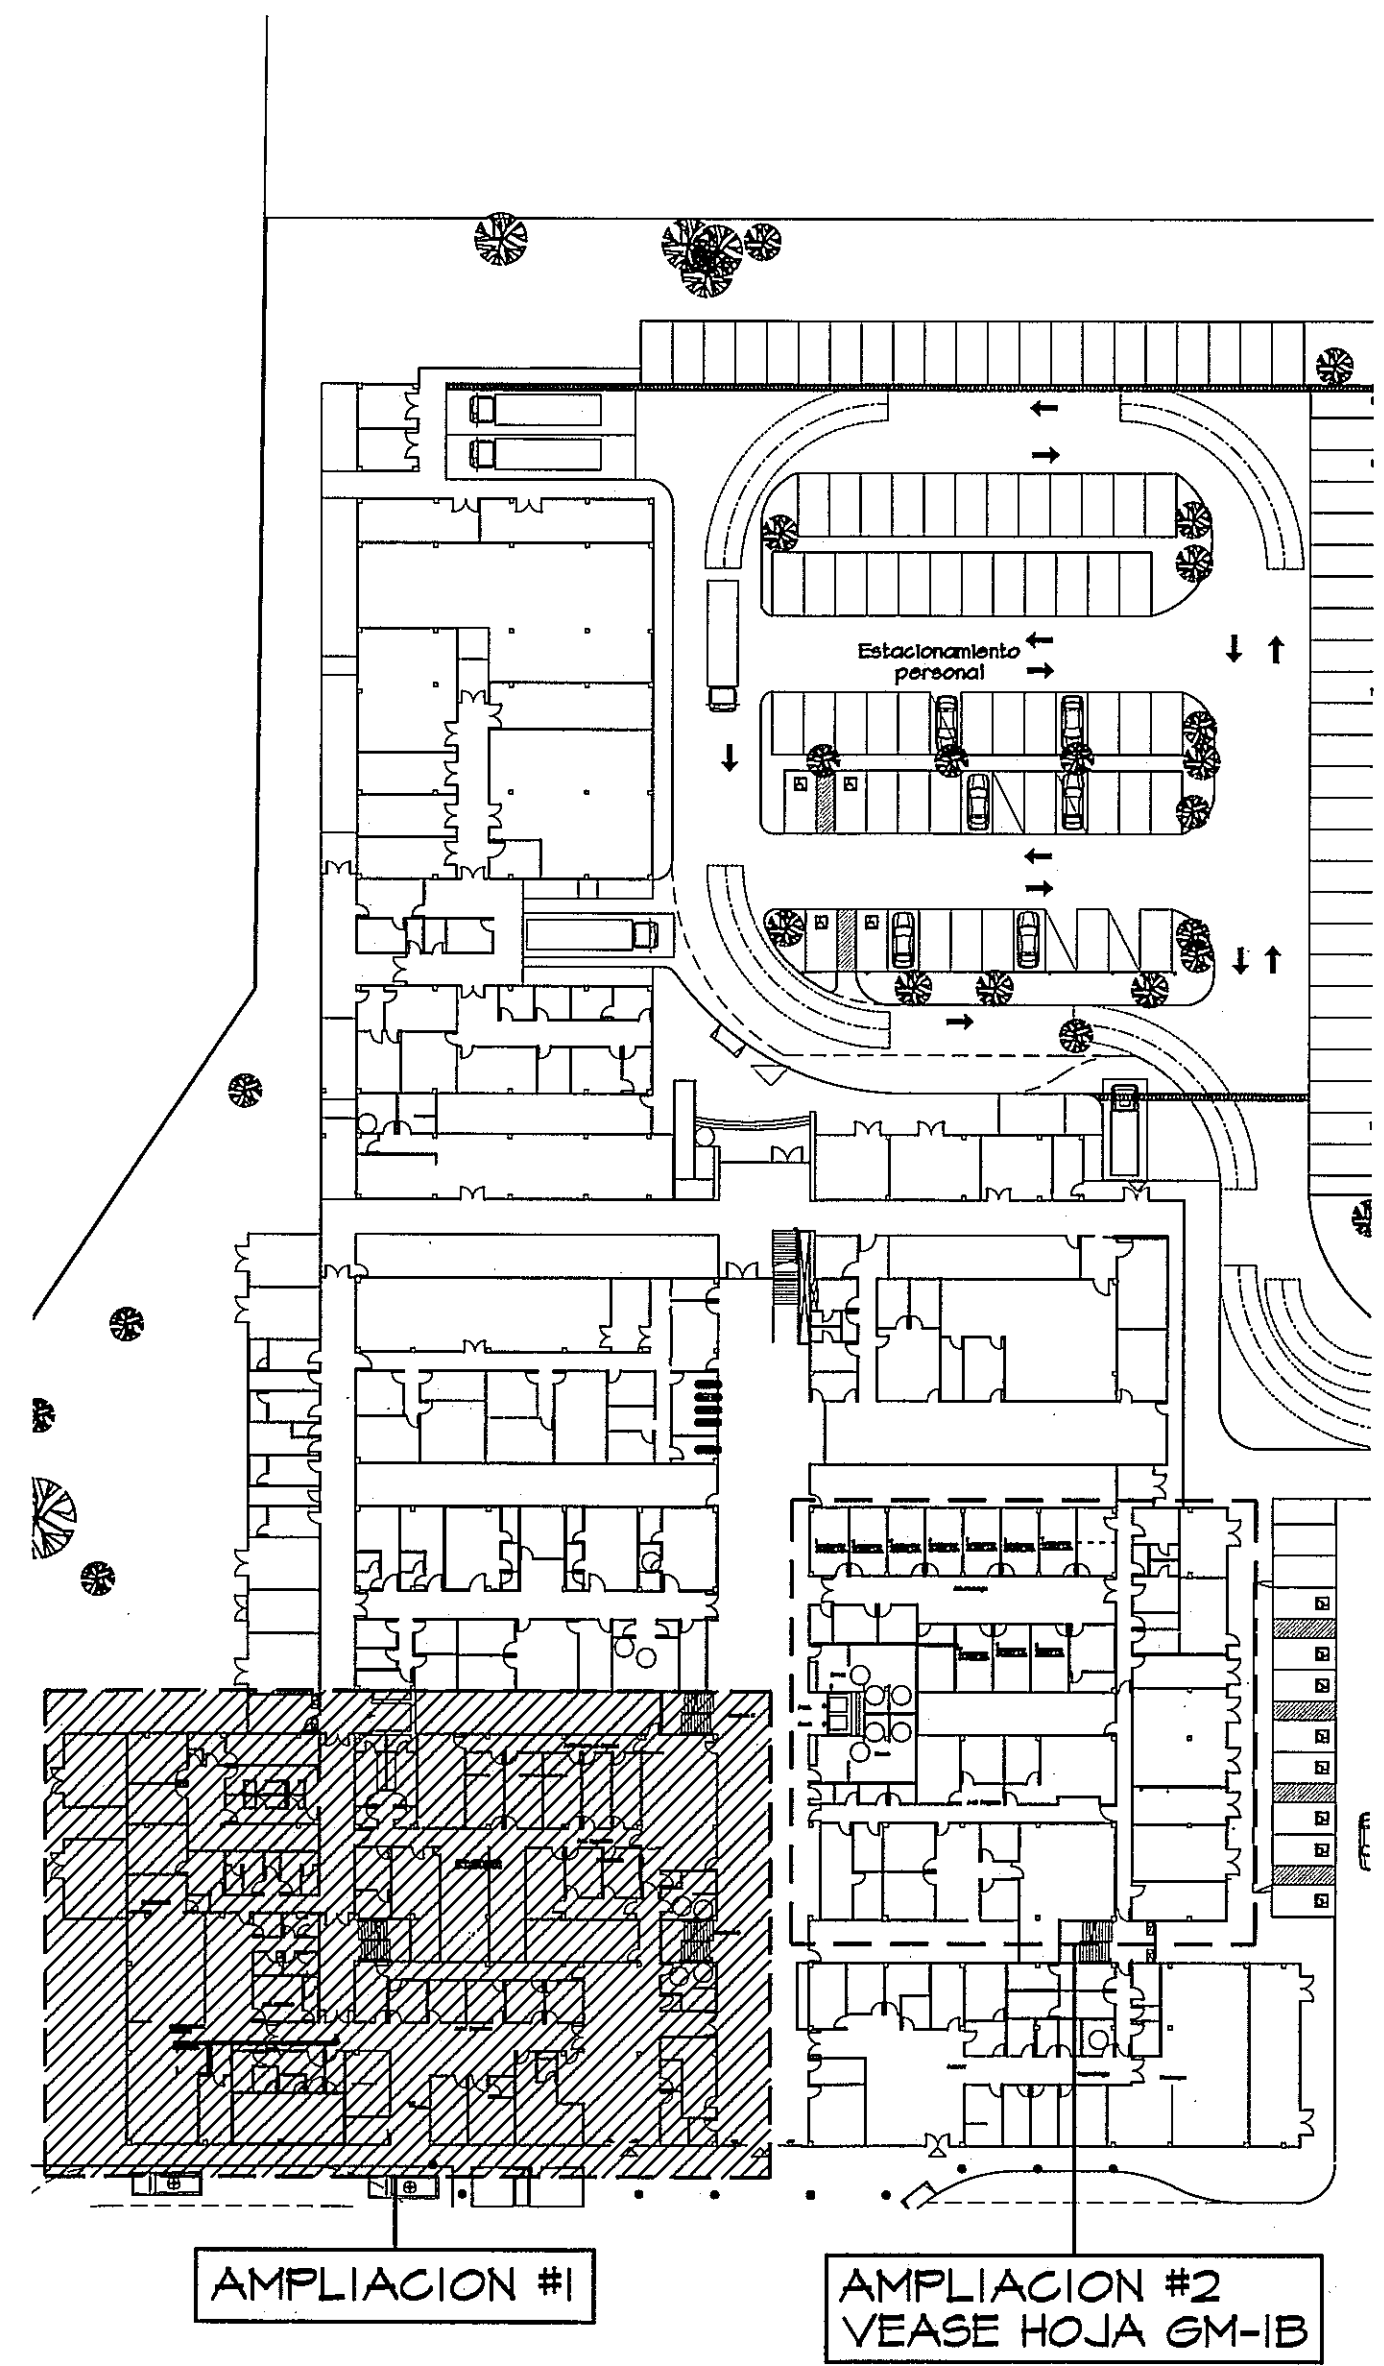


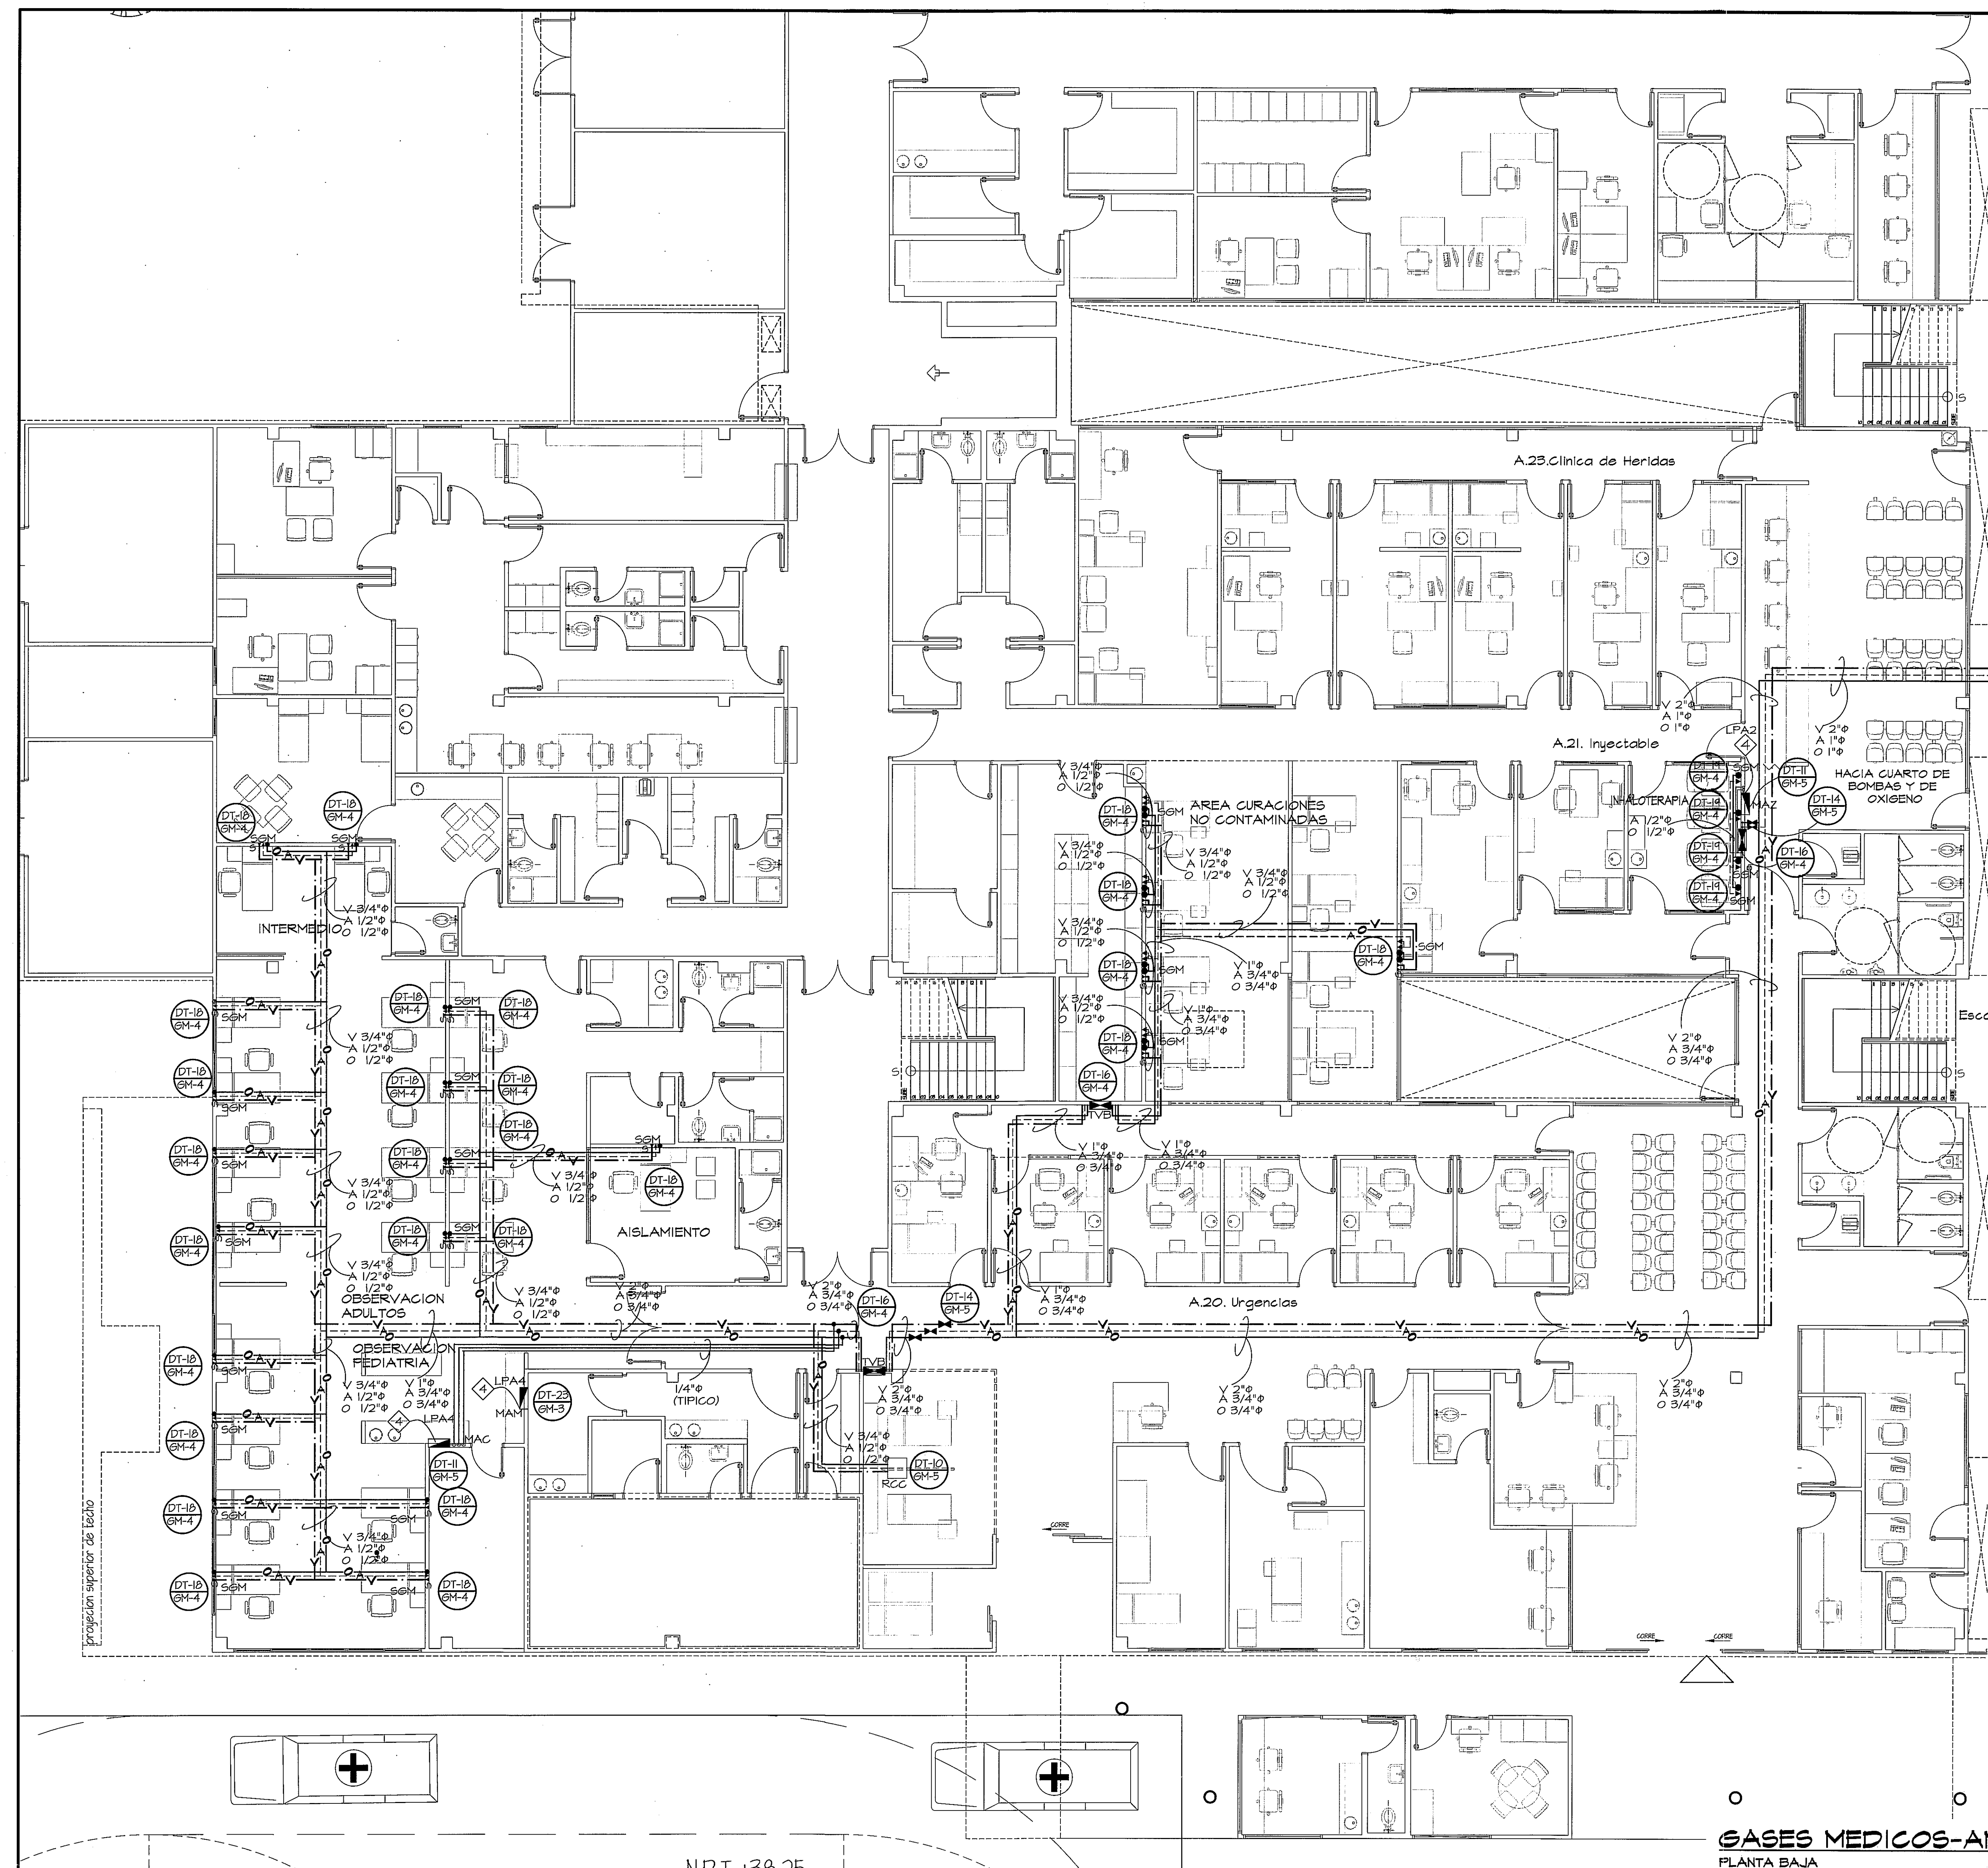

GUIA DE AMPLIACIONES POR ZONAS
ESCALA 1:400
PLANTA BAJA

SIMBOLOGIA:	
	TUBERIA DE OXIGENO
	TUBERIA DE VACIO
	MODULO DE ALARMA DE ZONA (PRESION)
	CAJA DE VALVULAS (EMPOTRADA)
	ENTRADA DE EMERGEN DE OXIGENO
	MANEJO DE LINEA PRINCIPAL
	INTERRUPTOR DE VACIO
	SALIDA DE OXIGENO (EMPOTRADA)
	SALIDA DE AIRE (EMPOTRADA)
	SALIDA DE PARED (TIPICO)
	COLUMNA AL TEGHO RETRAGIL
	COLUMNA DE PIERZA
	NOTAS "TIPICA" TÍPICAS
	* - NUMERO DE DETALLE "TIPICO"
	GM-# - NUMERO DE PAGINA EN QUE SE MUESTRA "TIPICO"

NOTA
CUALQUIER MODIFICACION AL PLANO O DISEÑO QUE SE HAGA DURANTE LA CONSTRUCCION SIN LA AUTORIZACION DEL INGENIERO DISEÑADOR RELEVA A ESTE DE CUALQUIER RESPONSABILIDAD

GASES MEDICOS-AMPLIACION DE URGENCIAS
PLANTA BAJA
ESCALA 1:75

PROHIBIDA LA REPRODUCCION TOTAL O PARCIAL, Y EL USO DE SU CONTENIDO SIN EL CONSENTIMIENTO DE SU AUTOR.

V.B. M. J. Rojas
20/10/13


VICENTE A. PENAJOZA ARAU
INGENIERO ELECTROMECANICO
Licencia No. 2004-024-034

OLMEDO A. GOMEZ MARTINEZ
ARQUITECTO
Licencia No. 2005-001-103



POLICLINICA DR. MANUEL DE JESUS ROJAS

Revision No.	FECHA
REVISION #1	24-DIC-2012
REVISION #2	23-AGO-2013
REVISION #3	02-OCT-2013

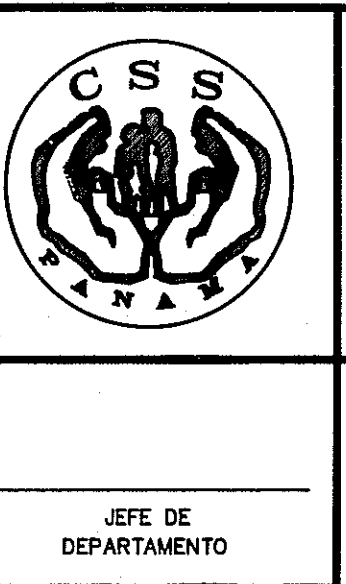

DIRECCION NACIONAL DE
INFRAESTRUCTURA Y SERVICIOS
DE APOYO (DNISA)

PROYECTO:
CONSTRUCCION DE NUEVO EDIFICIO INSTITUCIONAL
POLICLINICA DR. MANUEL DE JESUS ROJAS
PROPIEDAD DE LA CAJA DEL SEGURO SOCIAL DE PANAMA
UBICADO EN LA URB. VILLA MONICA, CARRETERA INTERAMERICANA
DISTRITO DE AGUADULCE, PROV. DE COCLE, REPUBLICA DE PANAMA

DIRECTOR DE OBRAS Y CONSTRUCCIONES MUNICIPALES

GM-AMPLIACION # -PLANTA BAJA

DISEÑO ARQUITECTONICO: ARO. OLMEDO GOMEZ/SERTA	REVISION: ARO. OLMEDO GOMEZ
ESTRUCTURA: ING. JUAN RAUL DIAZ	REVISION: SERTA
ELECTRICIDAD: ING. MANUEL PADILLA	DESARROLLO: SERTA
SISTEMAS ESPECIALES: ING. DORANSE HURTADO	FECHA: 2012
PLUMERIA: ING. CARLOS TRIBALDOS	PROYECTO No. 2012-DES-014
AIRE ACONDICIONADO: ING. OSVALDO ADAMES	HOJA No. 2
GASES MEDICOS: ING. VICENTE PERALDOZA	DE