
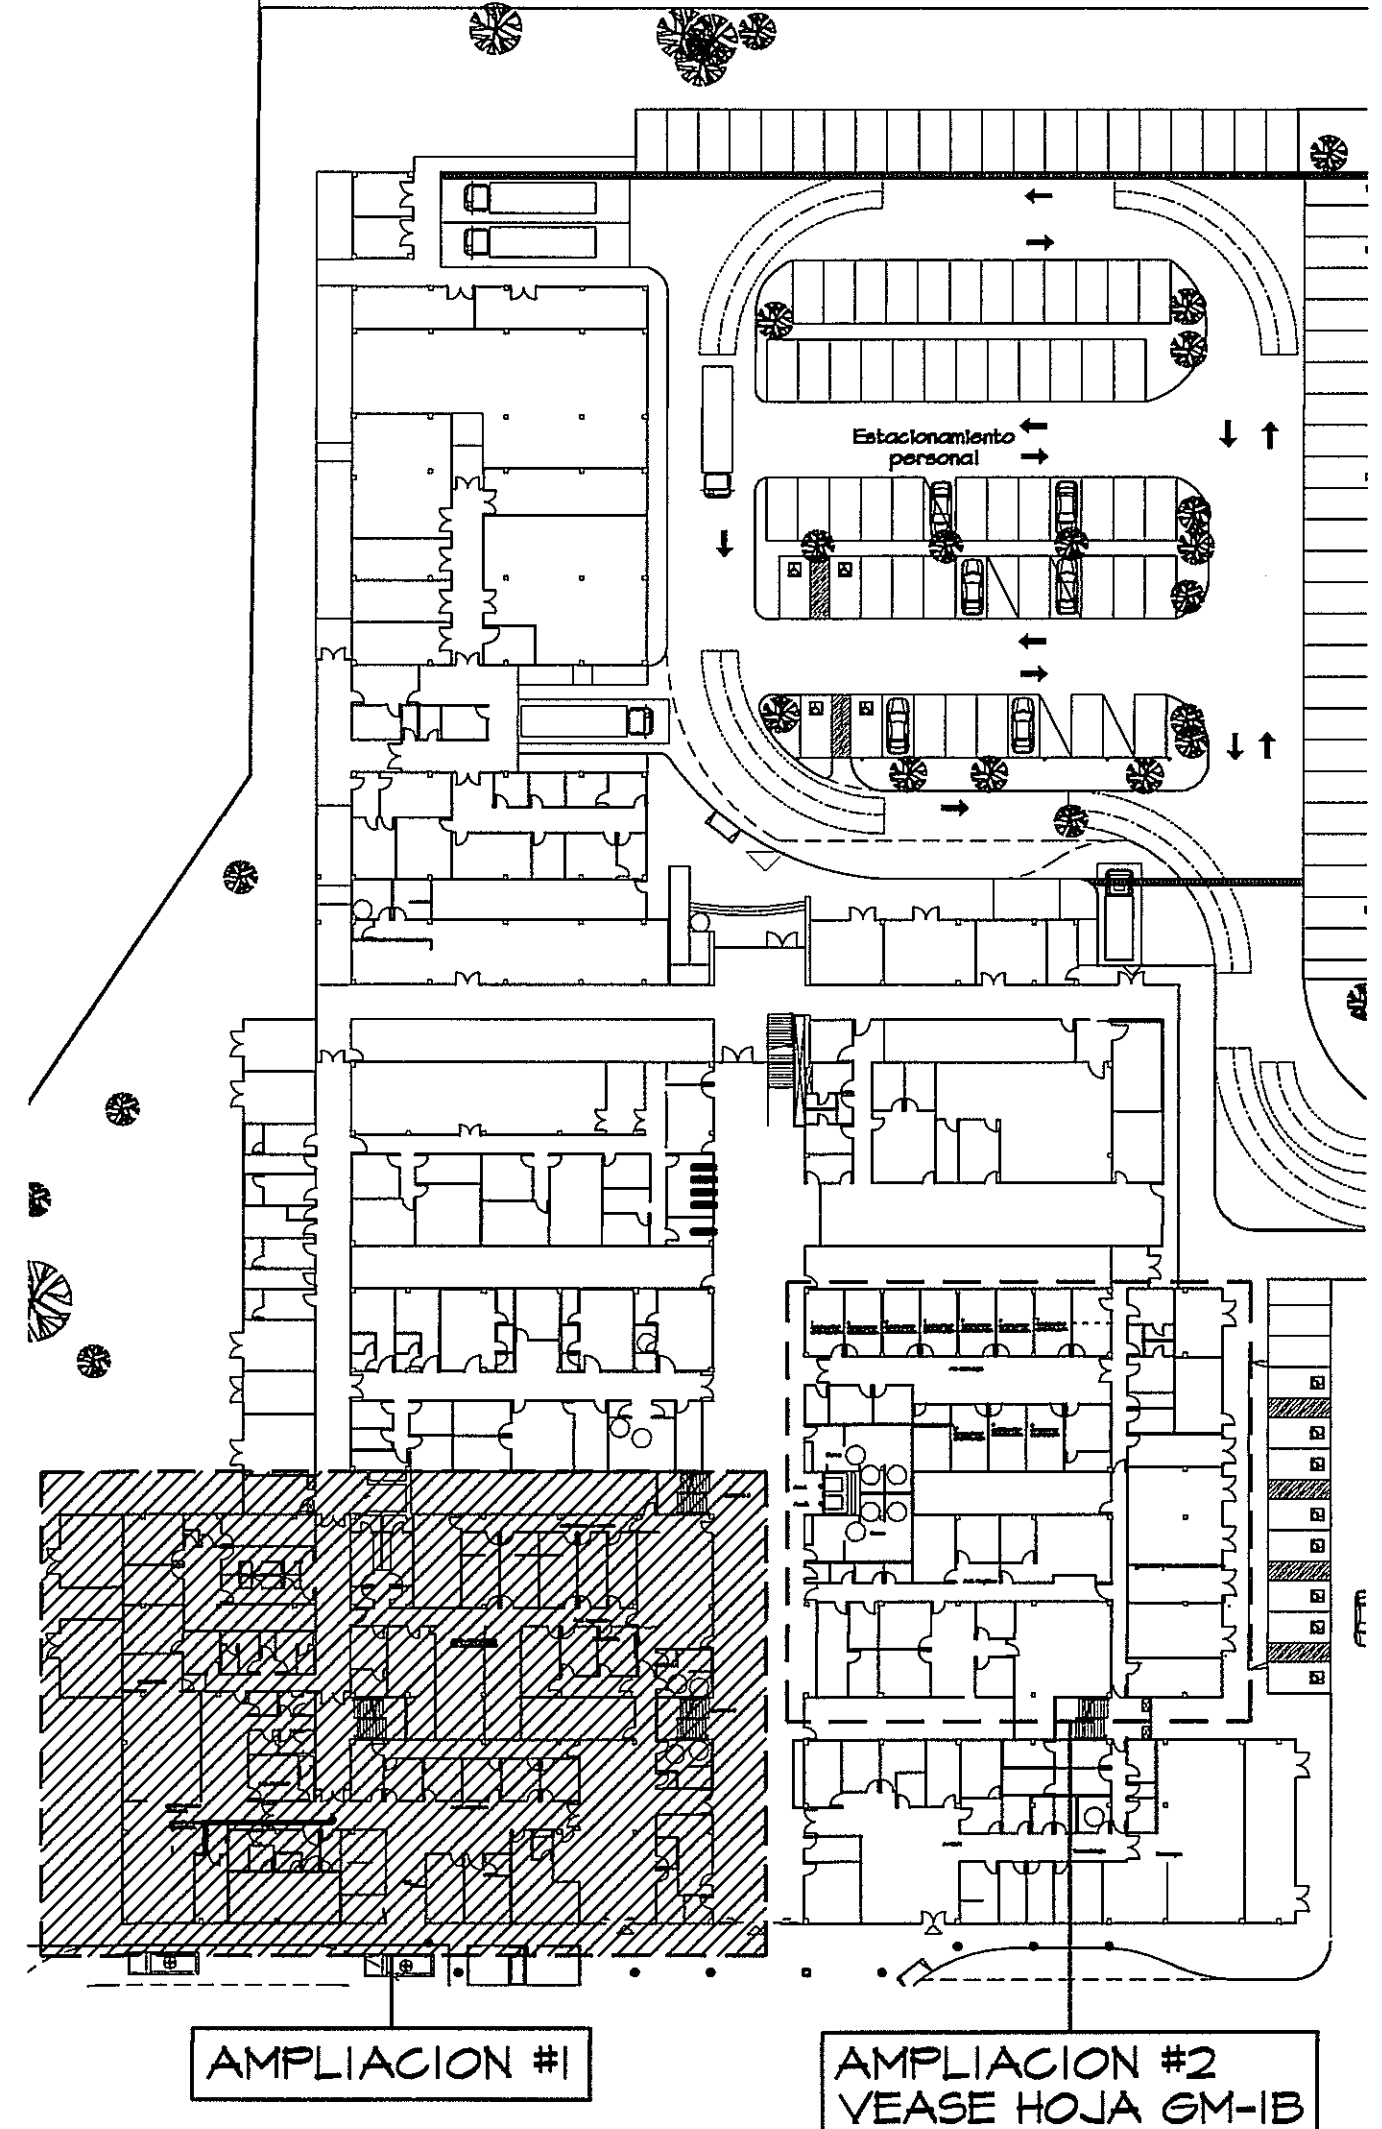


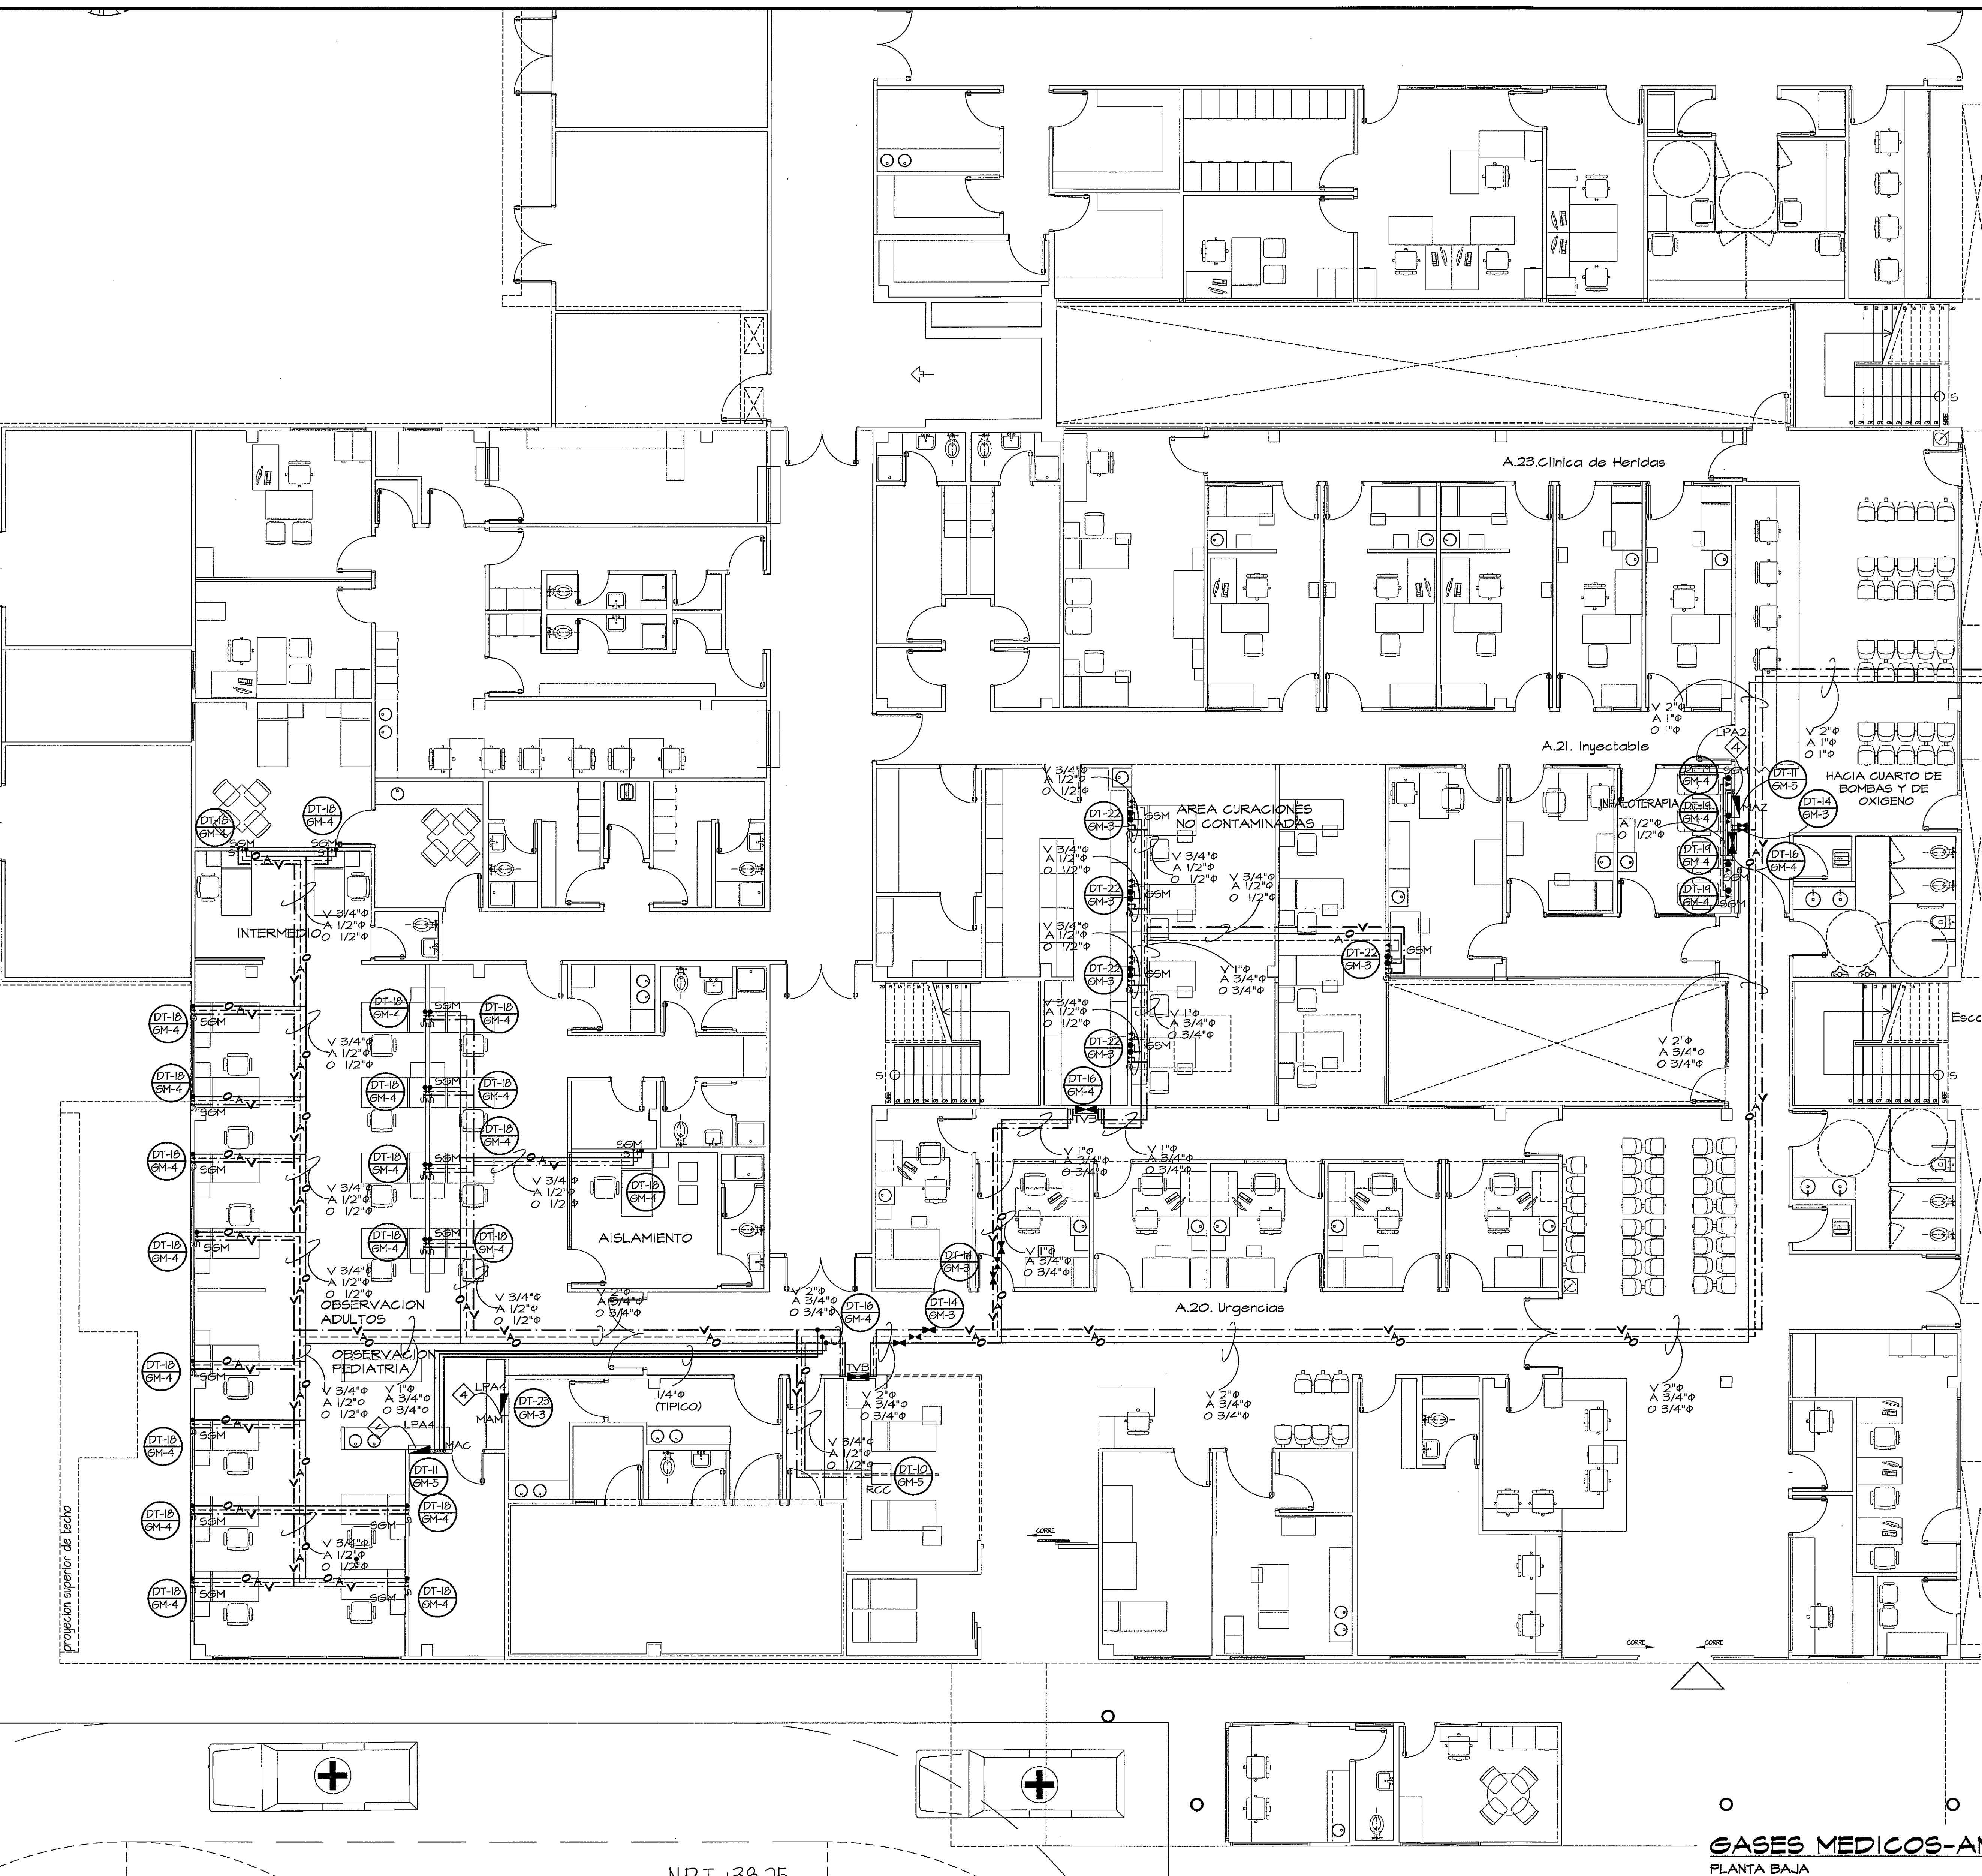

GUIA DE AMPLIACIONES POR ZONAS
ESCALA 1:400 PLANTA BAJA

SIMBOLOGIA	
	TUBERIA DE OXIGENO
	TUBERIA DE AIRE
	TUBERIA DE VACIO
	MODULO DE ALARMA DE ZONA (PRESION)
	CAJA DE VALVULAS (EMPOTRADA)
	ENTRADA DE EMERGEN. DE OXIGENO
	MANIFESTO DE LINEA PRINCIPAL
	INTERRUPTOR DE PRESION ALTOBAJO
	INTERRUPTOR DE VACIO
	SALIDA DE OXIGENO (EMPOTRADA)
	SALIDA DE AIRE (EMPOTRADA)
	SALIDA DE VACIO (EMPOTRADA)
	SALIDAS DE PARED (TIPICO)
	COLUMNA AL TECHO RETRACTIL
	COLUMNA DE FUERZA
	NOTAS "REA" TÍPICAS
	# - NUMERO DE DETALLE "TÍPICO"
	GM-# - NUMERO DE PAGINA EN QUE SE MUESTRA "TÍPICO"

NOTA
CUALQUIER MODIFICACION AL PLANO O DISEÑO QUE SE HAGA DURANTE LA CONSTRUCCION SIN LA AUTORIZACION DEL INGENIERO DISEÑADOR RELEVA A ESTE DE CUALQUIER RESPONSABILIDAD

GASES MEDICOS-AMPLIACION DE URGENCIAS
PLANTA BAJA
ESCALA 1:75

PROHIBIDA LA REPRODUCCION TOTAL O PARCIAL, Y EL USO DE SU CONTENIDO SIN EL CONSENTIMIENTO DE SU AUTOR.

Aprobado
18/11/13

VICENTE A. PEÑALOZA ARAUZ
INGENIERO ELECTROMECANICO
Licencia No. 2004050454

OLMEDO A. GOMEZ MARTINEZ
ARQUITECTO
Licencia No. 2004050454

LEY 15 del 26 de Enero de 1989
Junta Técnica de Ingeniería y Arquitectura

LEY 18 del 26 de Enero de 1989
Junta Técnica de Ingeniería y Arquitectura

Revisión No. FECHA

REVISION #1	24-DIC-2012
REVISION #2	23-AGO-2013
REVISION #3	02-OCT-2013
REVISION #4	06-NOV-2013

CSS

DIRECCION NACIONAL DE
INFRAESTRUCTURA Y SERVICIOS
DE APOYO (DINISA)

22/11/13

DIRECTOR DE OBRAS Y CONSTRUCCIONES MUNICIPALES

PROYECTO:
CONSTRUCCION DE NUEVO EDIFICIO INSTITUCIONAL
POLICLINICA DR. MANUEL DE JESUS ROJAS
PROPIEDAD DE LA CAJA DEL SEGURO SOCIAL DE PANAMA
UBICADO EN LA URB. VILLA MONICA, CARRETERA INTERAMERICANA
DISTRITO DE AGUADULCE, PROV. DE COCLE, REPUBLICA DE PANAMA

GM-AMPLIACION # -PLANTA BAJA

DISEÑO ARQUITECTONICO:
ARG. OLMEDO GOMEZ/SERTA

ESTRUCTURA:
ING. JUAN RAUL DIAZ

ELECTRICIDAD:
ING. MANUEL PADILLA

SISTEMAS ESPECIALES:
ING. DORANSE HURTADO

PLUMERIA:
ING. CARLOS TRIBALDOS

AIRE ACONDICIONADO:
ING. OSVALDO ADAMES

GASES MEDICOS:
ING. VICENTE PEÑALOZA

REVISION:
ARG. OLMEDO GOMEZ

REVISION:
SERTA

DESARROLLO:
SERTA

FECHA:
2012

PROYECTO No.
2012-DES-014

HOJA No.
DE

riva.s.a.
S.A.I.I.C.F.A.

GM-1A