
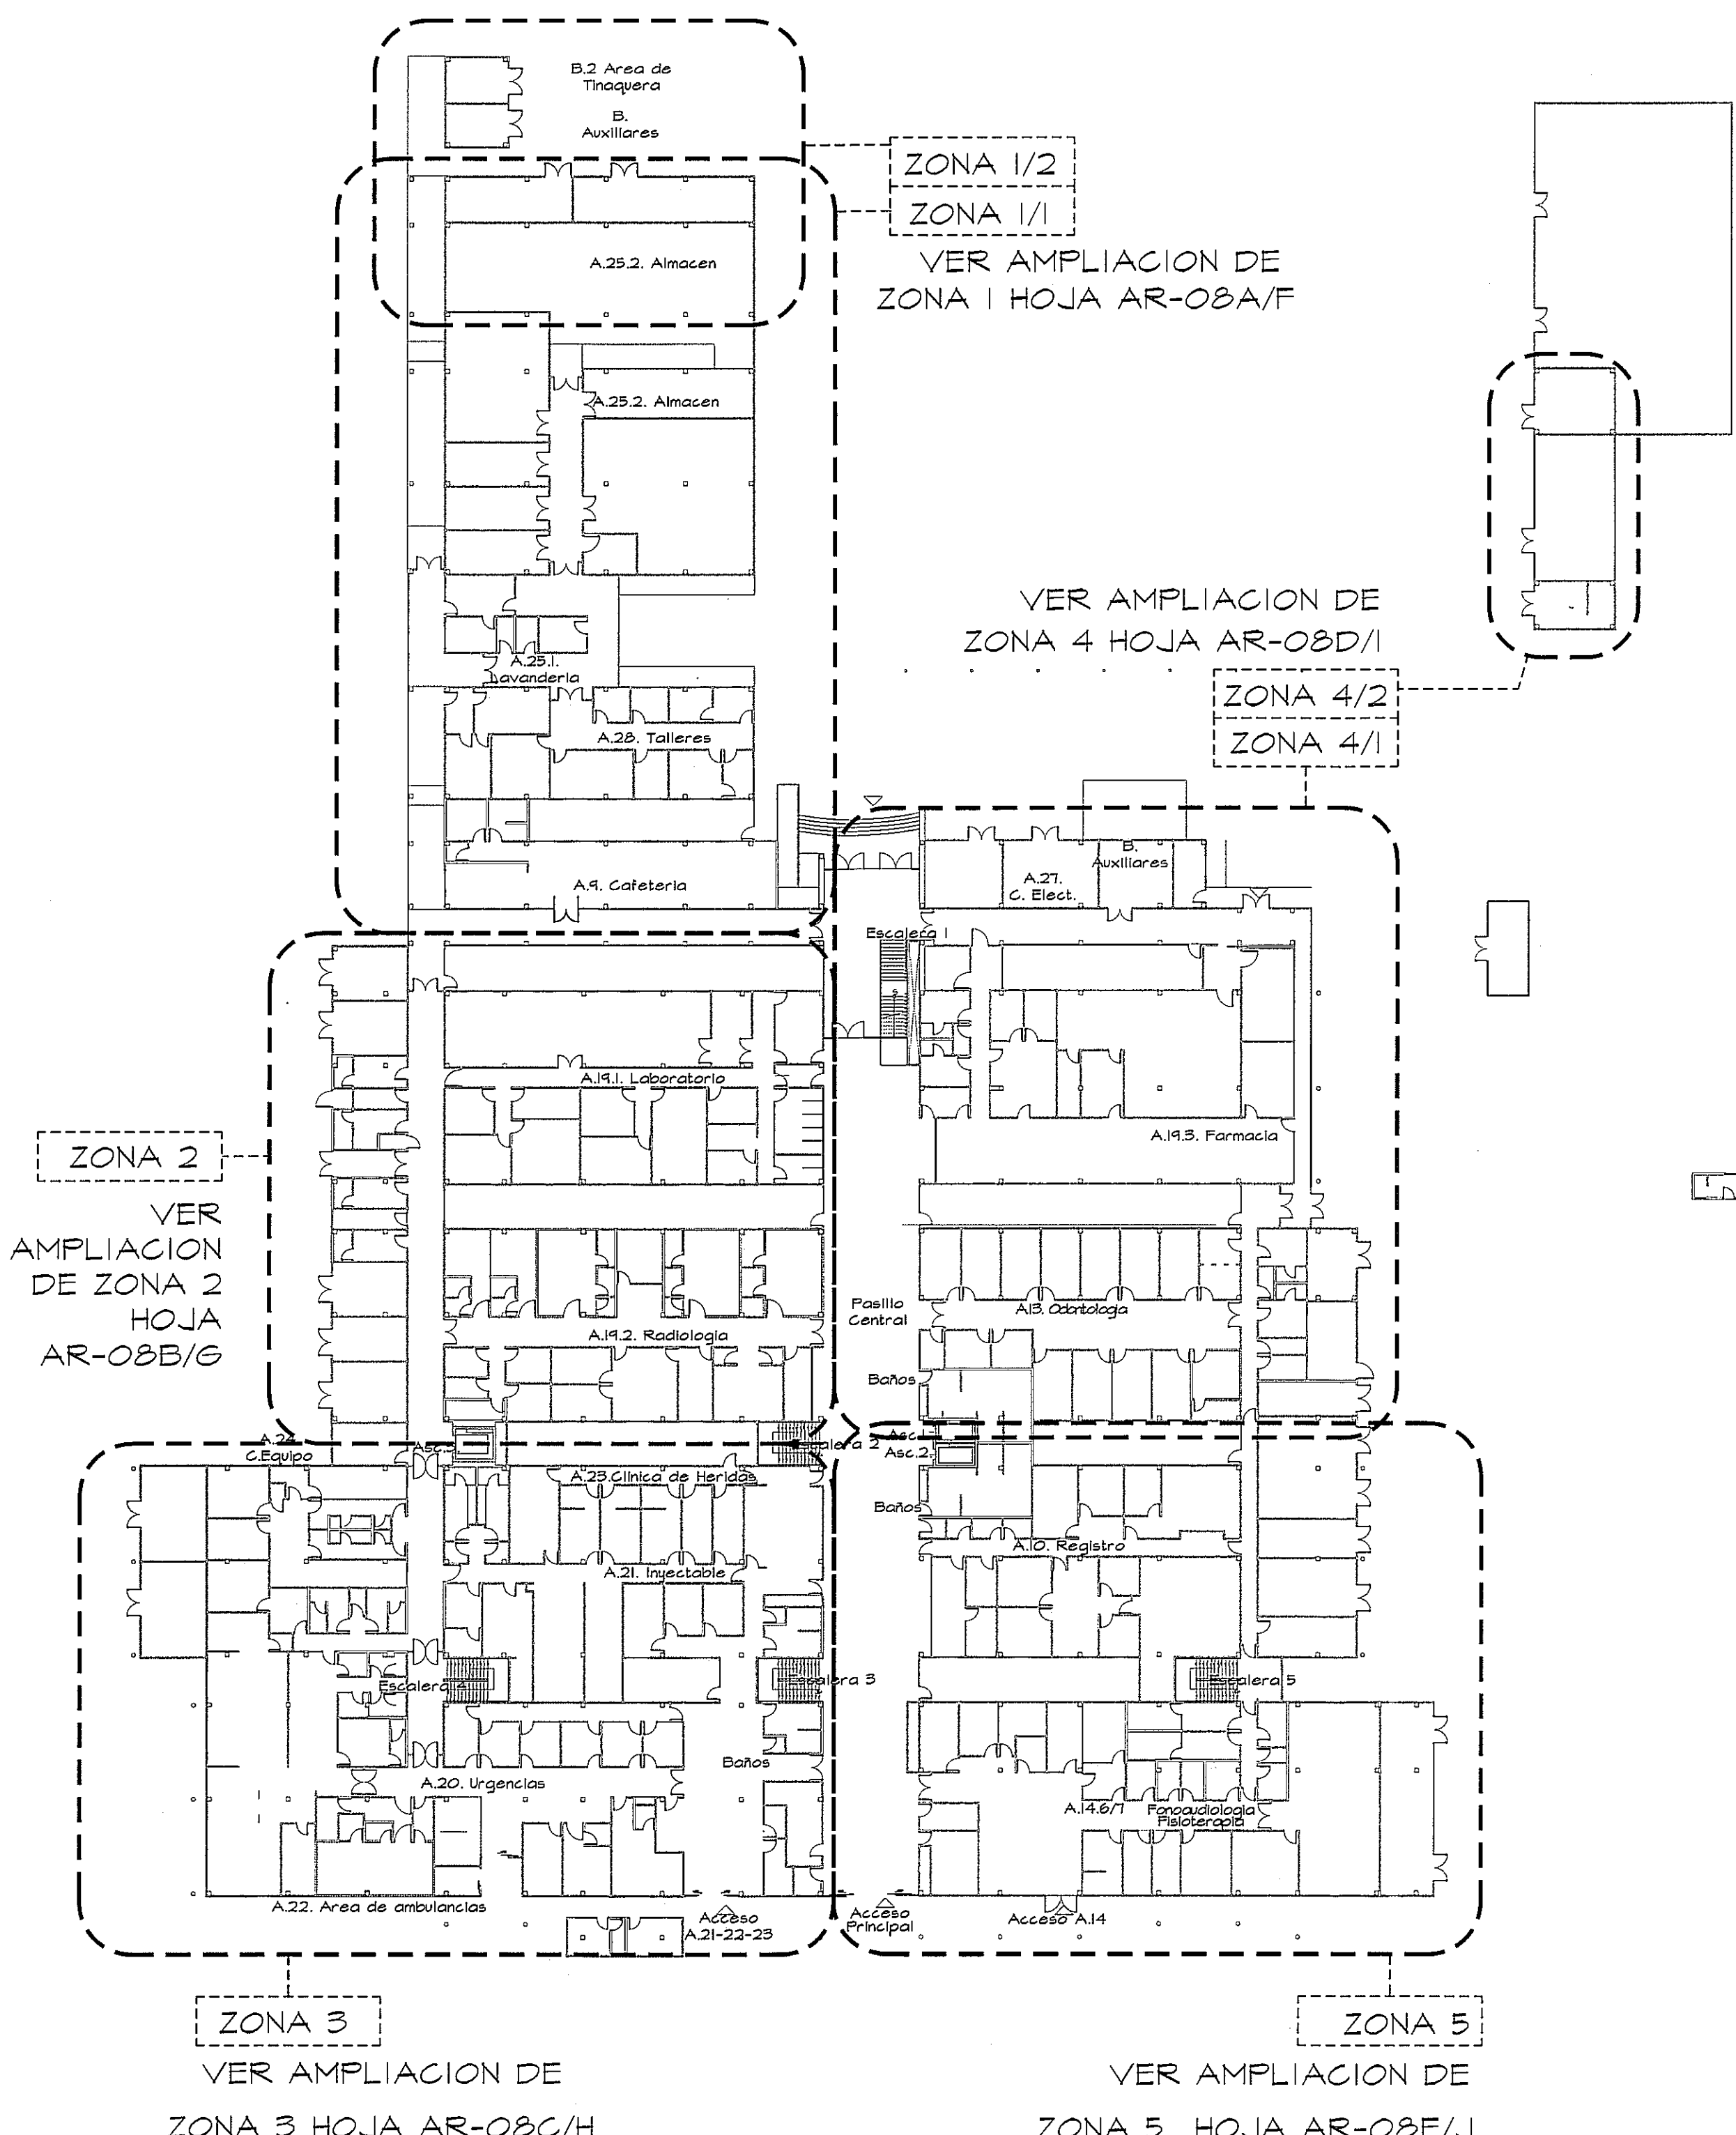


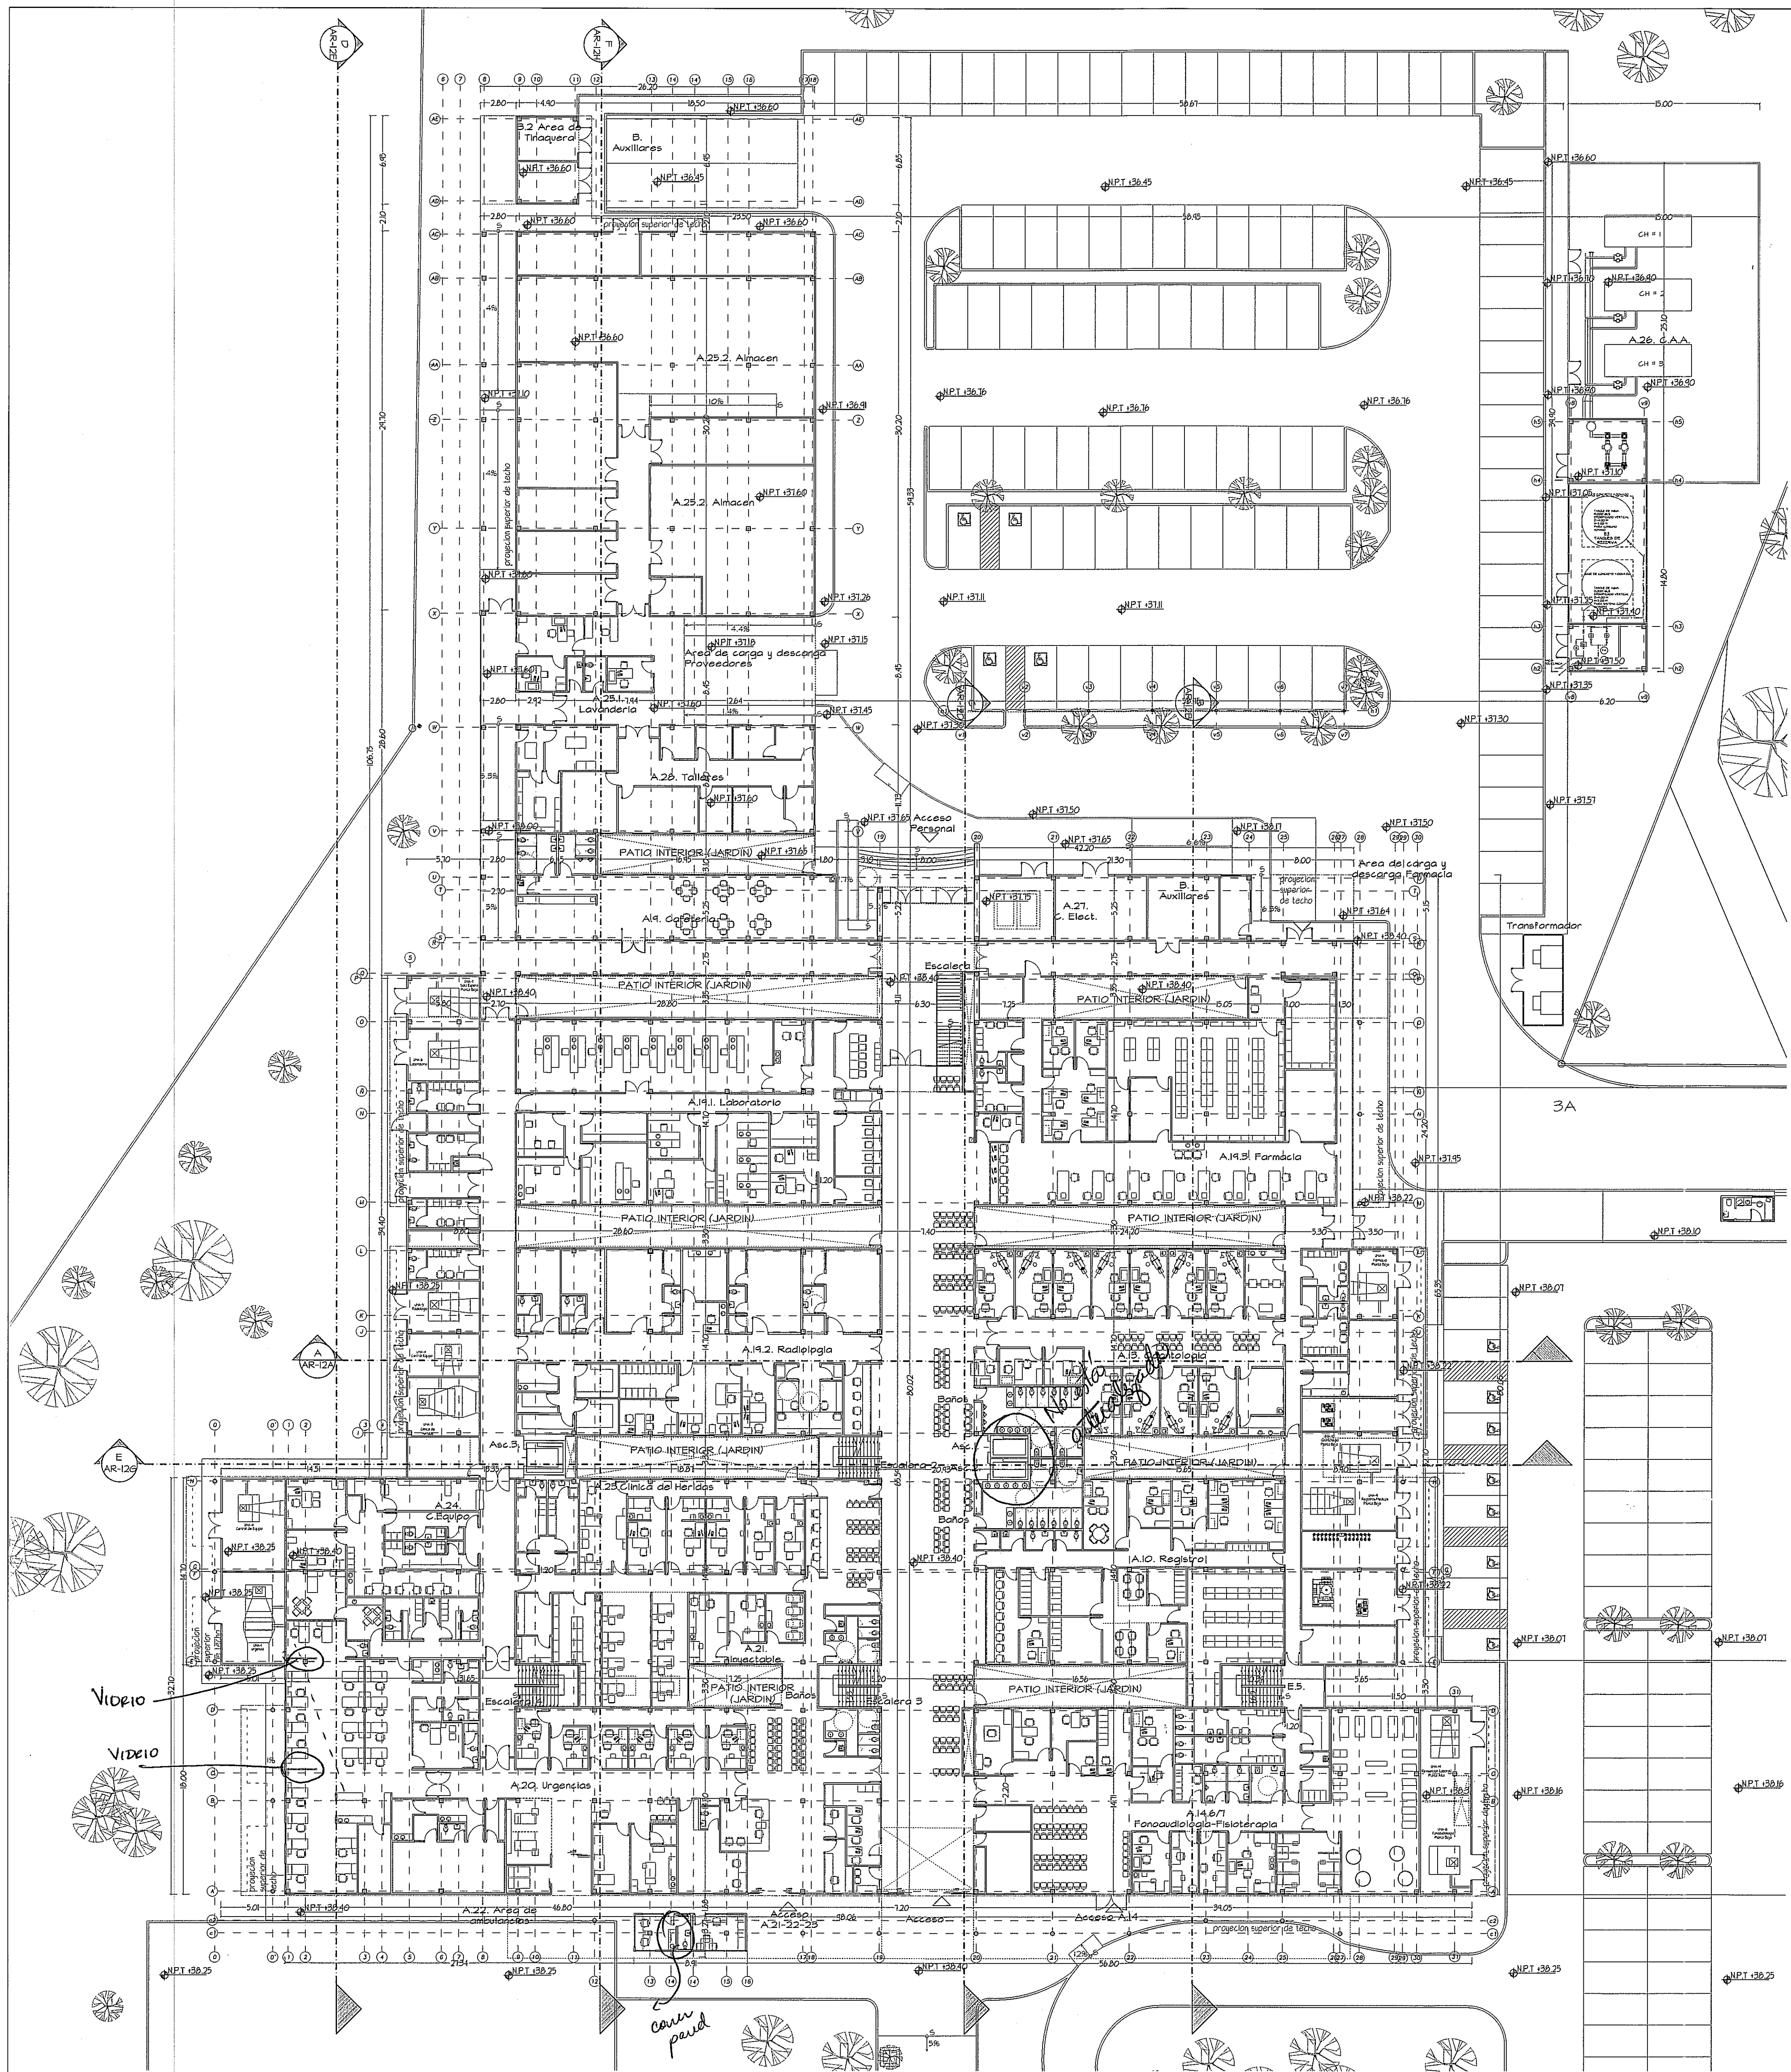


GUIA DE AMPLIACIONES POR ZONAS
ESCALA - 1/400 PLANTA BAJA (NIVEL 000)

NOTA: TODO EL MOBILIARIO Y EQUIPOS (QUE NO SEAN PARTE INTEGRAL DE LOS SISTEMAS DISEÑADOS), QUE ESTEN INDICADOS EN ESTE PROYECTO SON UNA SUGERENCIA PARA EL DUEÑO Y NO ESTAN INCLUIDOS EN EL CONTRATO (N.I.C.).
PROHIBIDA LA REPRODUCCION TOTAL O PARCIAL, Y EL USO DE SU CONTENIDO SIN EL CONSENTIMIENTO DE SU AUTOR.

PLANTA BAJA ARQUITECTONICA (NIVEL 000)
ESCALA - 1/250

OLMEDO A. GOMEZ MARTINEZ
PROYECTO
LICENCIADO No. 2006-001-103
FIRMA
LEY 15 del 26 de Enero de 1998
Junta Nacional de Ingeniería y Arquitectura

Revisión No.	FECHA
REVISIÓN 1	23-AGO-2012
REVISIÓN 2	17-SEPT-2012
REVISIÓN 3	08-OCT-2012
REVISIÓN 4	26-OCT-2012
REVISIÓN 5	20-DIC-2012
REVISIÓN 6	06-MAY-2013

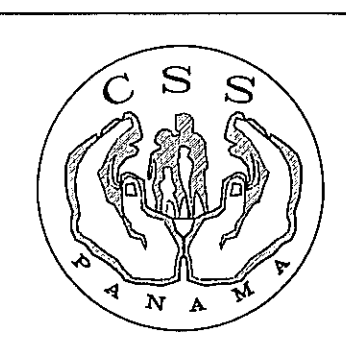

DIRECCION NACIONAL DE
INFRAESTRUCTURA Y SERVICIOS
DE APOYO (DINSA)

PROYECTO:
CONSTRUCCION DE NUEVO EDIFICIO INSTITUCIONAL
POLICLINICA DR. MANUEL DE JESUS ROJAS
PROPIEDAD DE LA CAJA DEL SEGURO SOCIAL DE PANAMA
UBICADO EN LA URB. VILLA MONICA, CARRETERA INTERAMERICANA
DISTRITO DE AGUADULCE, PROV. DE COCLE, REPUBLICA DE PANAMA

DIRECTOR DE OBRAS Y CONSTRUCCIONES MUNICIPALES
PLANTA BAJA GENERAL (NIVEL 000)

DISEÑO ARQUITECTONICO:
ARO. OLMEDO GOMEZ/SERTA
ESTRUCTURA:
ING. JUAN RAUL DIAZ
ELECTRICIDAD:
ING. MANUEL PADILLA
SISTEMAS ESPECIALES:
ING. DORANSE HURTADO
PLUMERIA:
M.P. HECTOR HASSELL
AIRE ACONDICIONADO:
ING. OSVALDO ADAMES
GASES MEDICOS:
ING. VICENTE PEÑALOZA

riva s.a.
S.A.I.I.C.F.A.

AR-8

REVISION:
ARO. OLMEDO GOMEZ
REVISION:
SERTA
DESARROLLO:
SERTA
FECHA:
2012
PROYECTO No.
2012-DES-014
HOJA No.
14