
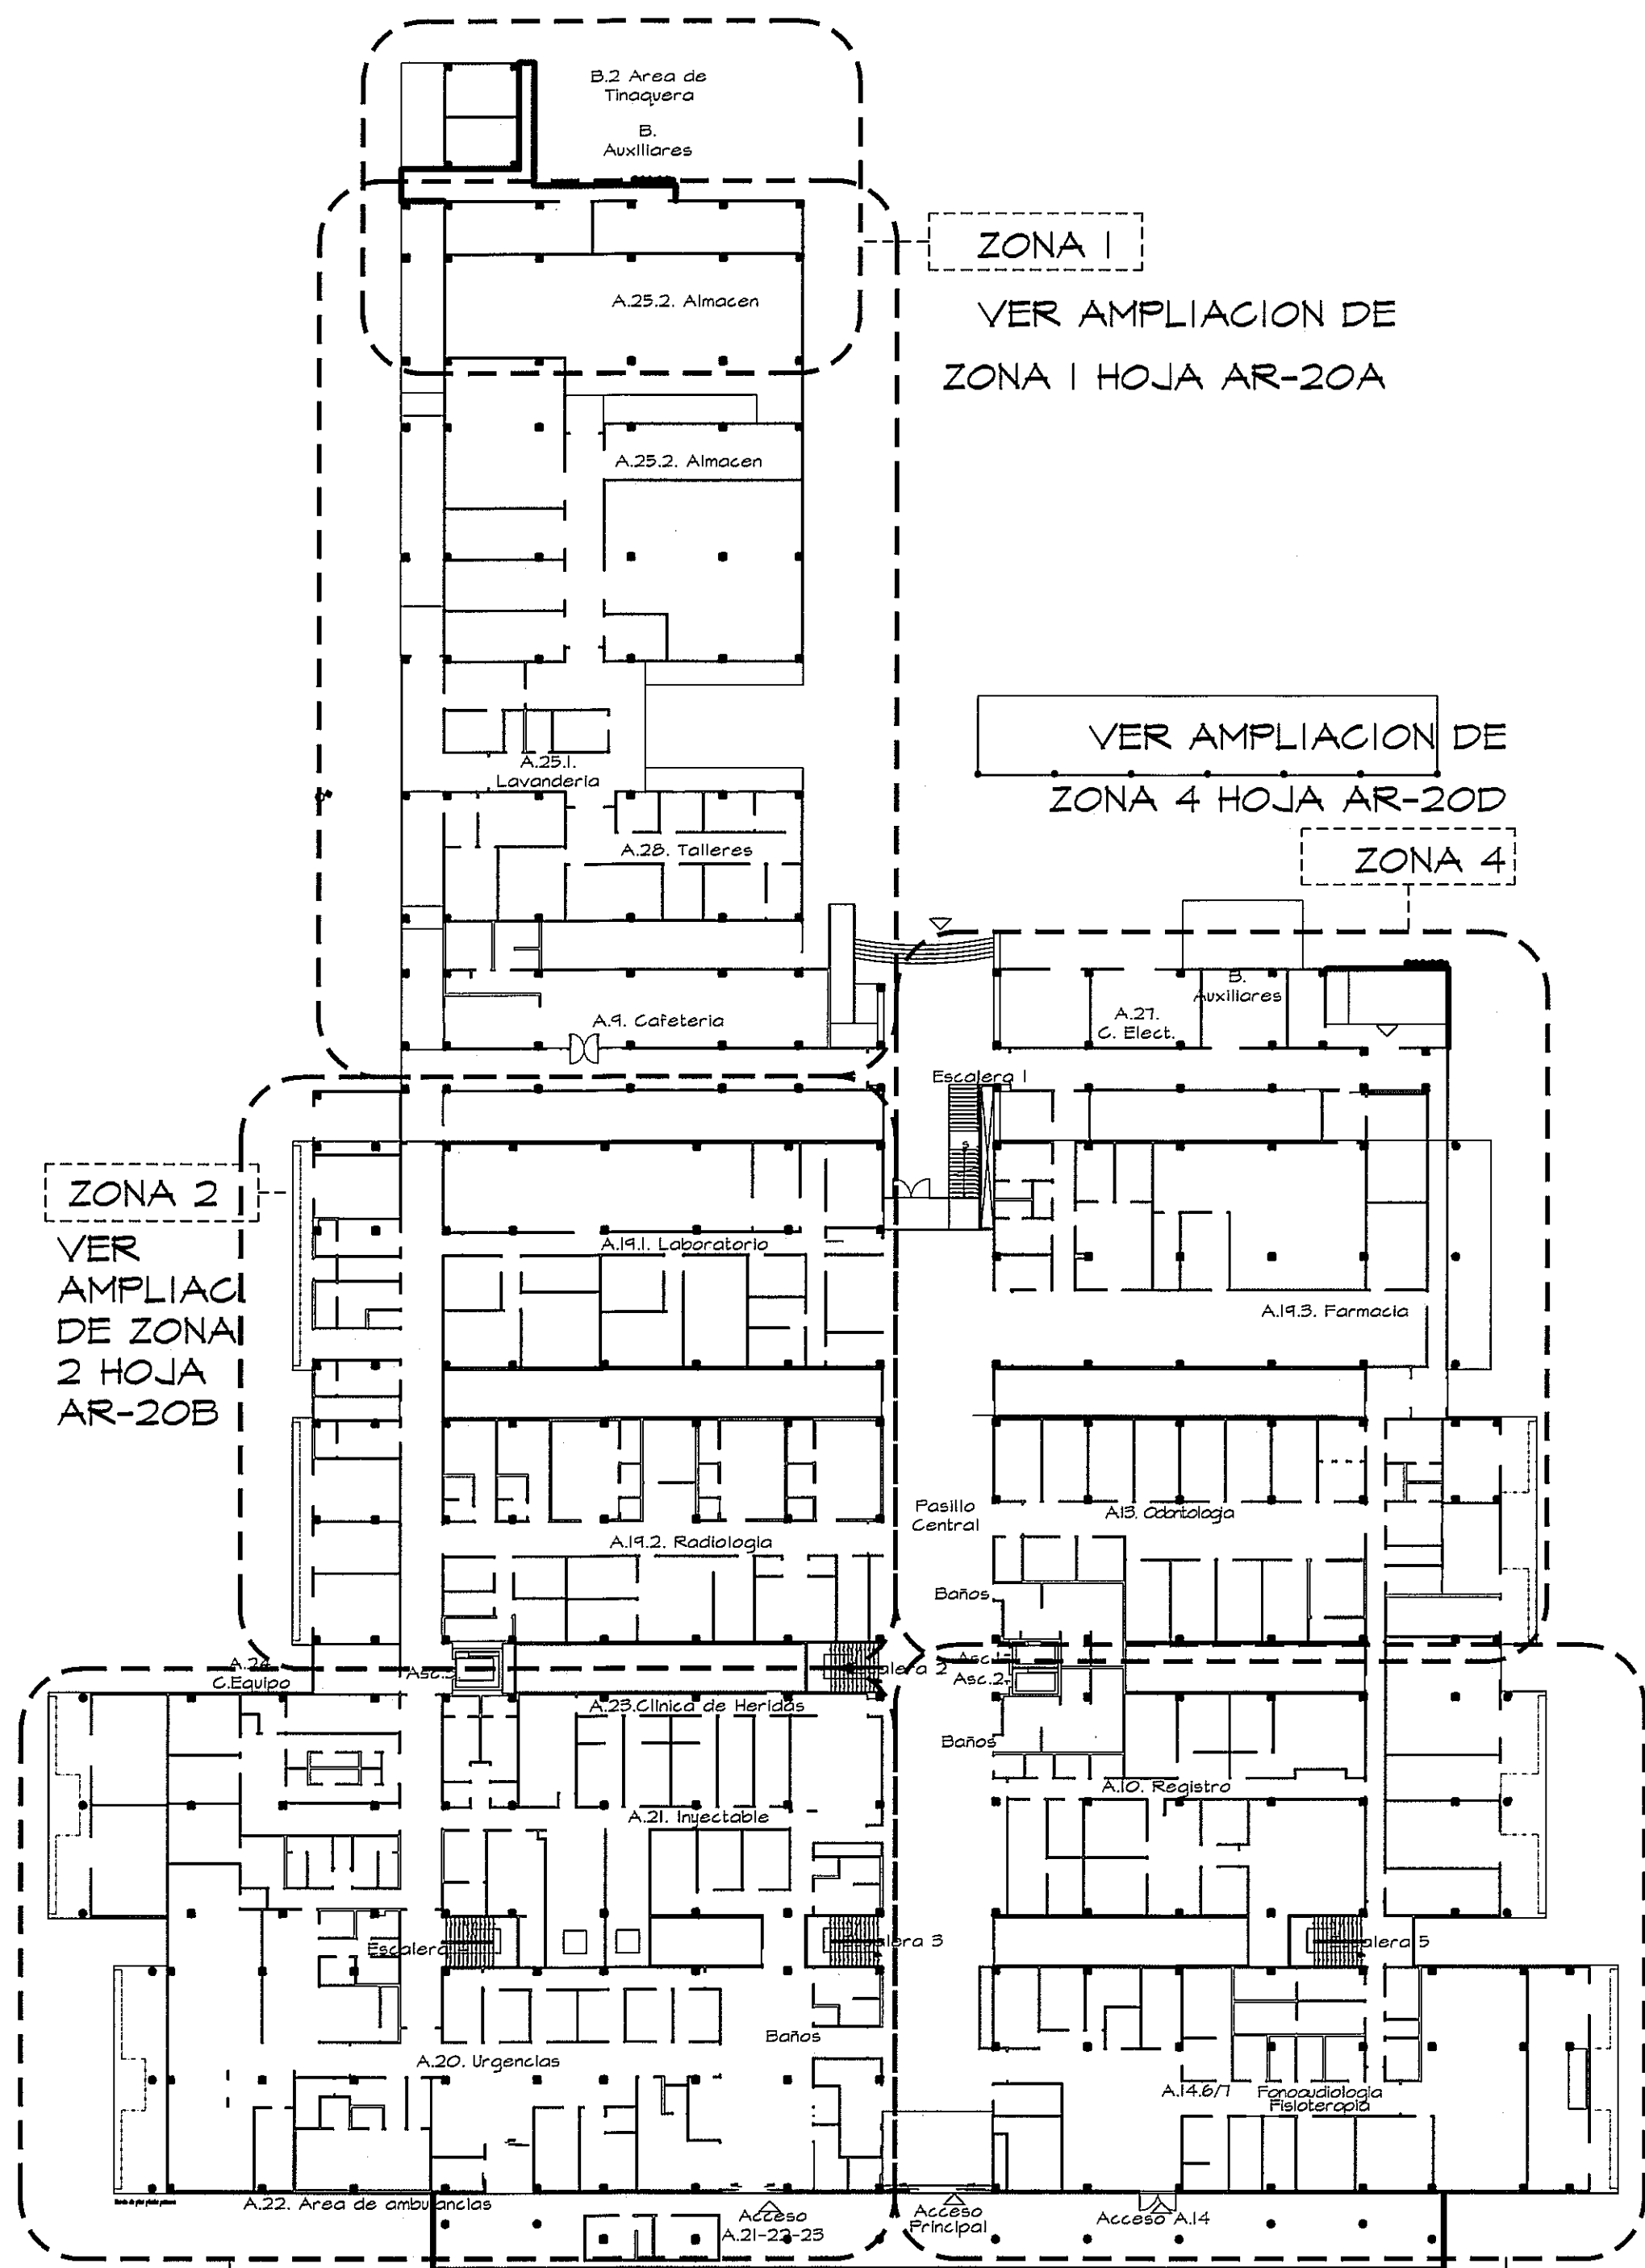


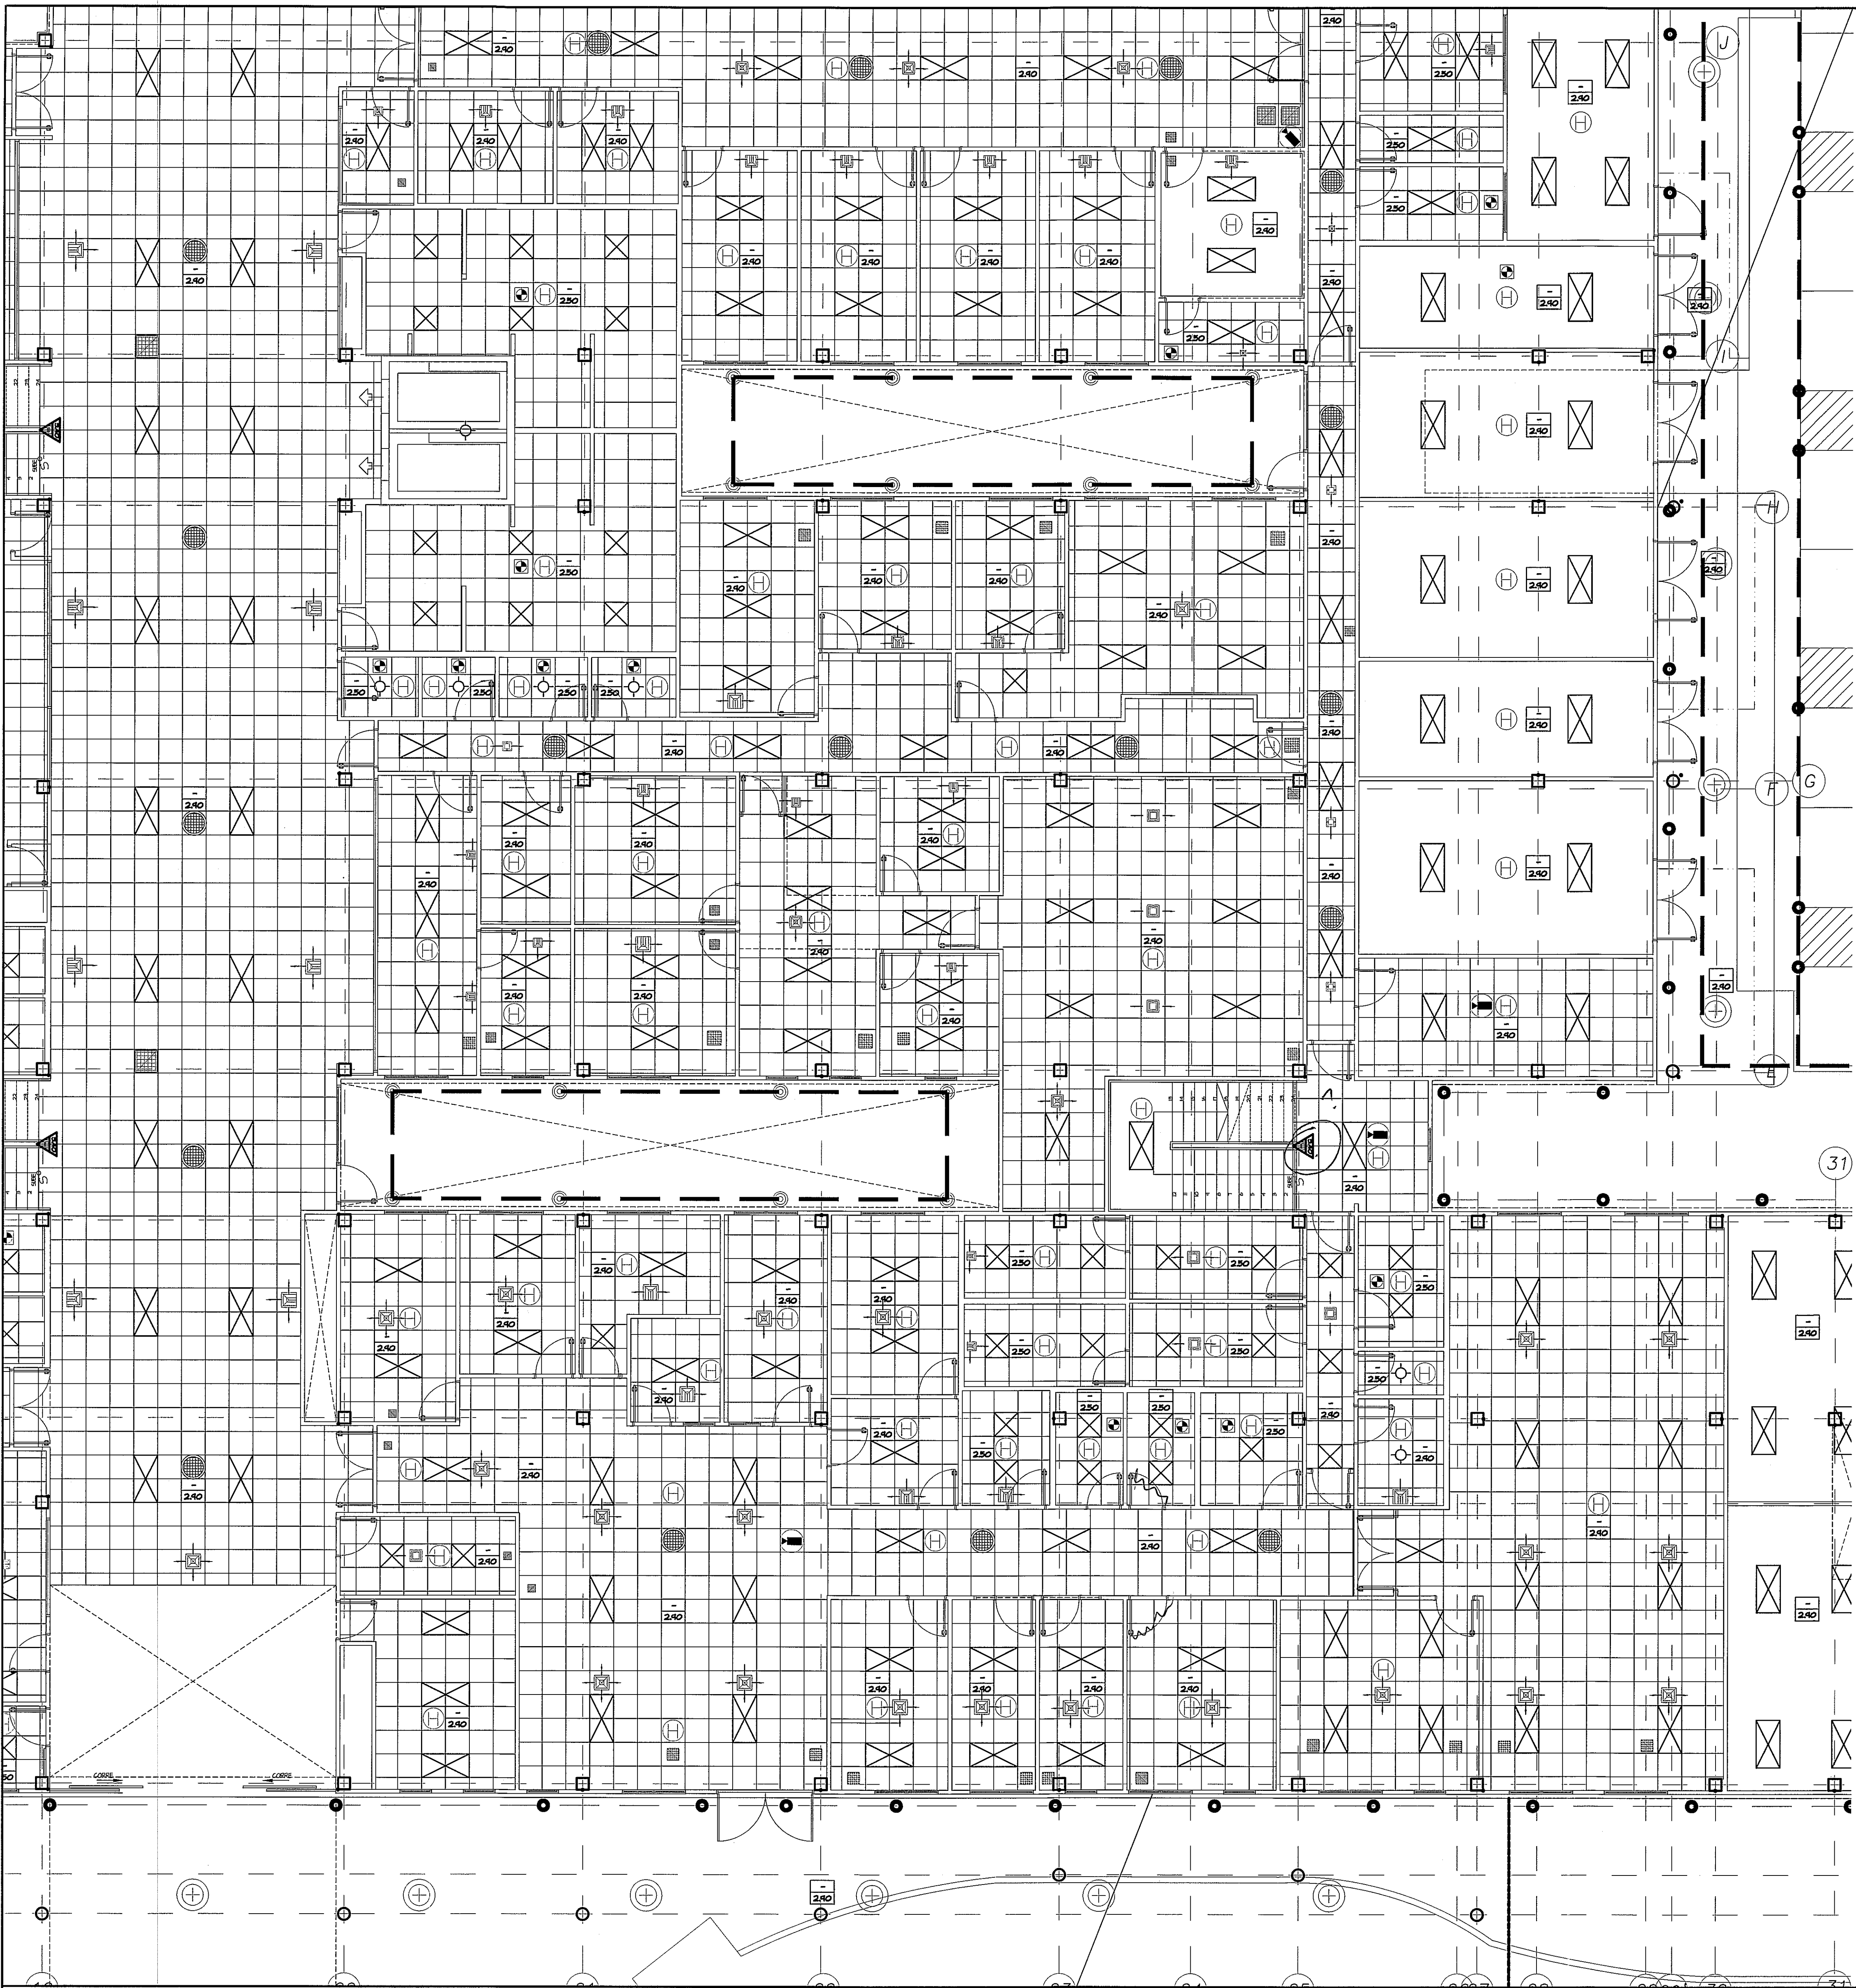

GUÍA DE AMPLIACIONES POR ZONAS
ESCALA: - 1/400
PLANTA BAJA

SIMBOLOGÍA	NOMBRE
	LUMINARIA 1.20 X 0.60 M
	LUMINARIA 0.60 X 0.60 M
	LUMINARIA COLGANTE PARA DOBLES ALTURAS Tipo Philips Rotaris
	MEGAFONIA
	CAMARA
	DETECTOR DE HUMO
	DIFUSORES
	SHUNT
	EXTRACTORES

ACABADO CIELORRASO	
	ALTURA LIBRE
	TABICA GYPSUM BOARD
	ACABADO TABICA ?
VER AMPLIACION DE ACABADOS CIELO RASO EN PLANO AR-20J	

AMPLIACION DE ZONA 5
PLANTA BAJA
ESCALA: - 1/75

PROHIBIDA LA REPRODUCCION TOTAL O PARCIAL, Y EL USO DE SU CONTENIDO SIN EL CONSENTIMIENTO DE SU AUTOR.
NOTA: TODO EL MOBILIARIO Y EQUIPOS (QUE NO SEAN PARTE INTEGRAL DE LOS SISTEMAS DISEÑADOS), QUE ESTEN INDICADOS EN ESTE PROYECTO SON UNA SUGERENCIA PARA EL DUEÑO Y NO ESTAN INCLUIDOS EN EL CONTRATO (N.L.C.)

OLMEDO A. GOMEZ MARTINEZ
ARQUITECTO
LICENCIADO No. 2008-001-103
FIRMA
Ley 15 del 20 de Enero de 1998
Junta Técnica de Ingeniería y Arquitectura

Revision No.	FECHA
REVISION 1	23-AGO-2012
REVISION 2	17-SEPT-2012
REVISION 3	08-OCT-2012
REVISION 4	26-OCT-2012
REVISION 5	20-DIC-2012
REVISION 6	06-MAY-2013

	DIRECCION NACIONAL DE INFRAESTRUCTURA Y SERVICIOS DE APOYO (DINSA)
	DIRECTOR DE INGENIERIA Y ARQUITECTURA
	DIRECTOR DE OBRAS Y CONSTRUCCIONES MUNICIPALES

PROYECTO:
CONSTRUCCION DE NUEVO EDIFICIO INSTITUCIONAL
POLICLINICA DR. MANUEL DE JESUS ROJAS
PROPIEDAD DE LA CAJA DEL SEGURO SOCIAL DE PANAMA
UBICADO EN LA URB. VILLA MONICA, CARRETERA INTERAMERICANA
DISTRITO DE AGUADULCE, PROV. DE COCLE, REPUBLICA DE PANAMA

PLANTA BAJA, CIELO RASO, ZONA 5

DISEÑO ARQUITECTONICO: ARO. OLMEDO GOMEZ/SERTA	REVISION: ARO. OLMEDO GOMEZ
ESTRUCTURA: ING. JUAN RAUL DIAZ	REVISION: SERTA
ELECTRICIDAD: ING. MANUEL PADILLA	DESARROLLO: SERTA
SISTEMAS ESPECIALES: ING. DORANNE HURTADO	FECHA: 2012
PLUMERIA: M.P. HECTOR HASSELL	PROYECTO No. 2012-DES-014
AIRE ACONDICIONADO: ING. OSVALDO ADAMES	HOJA No. 86
GASES MEDICOS: ING. VICENTE PERALDOZA	