



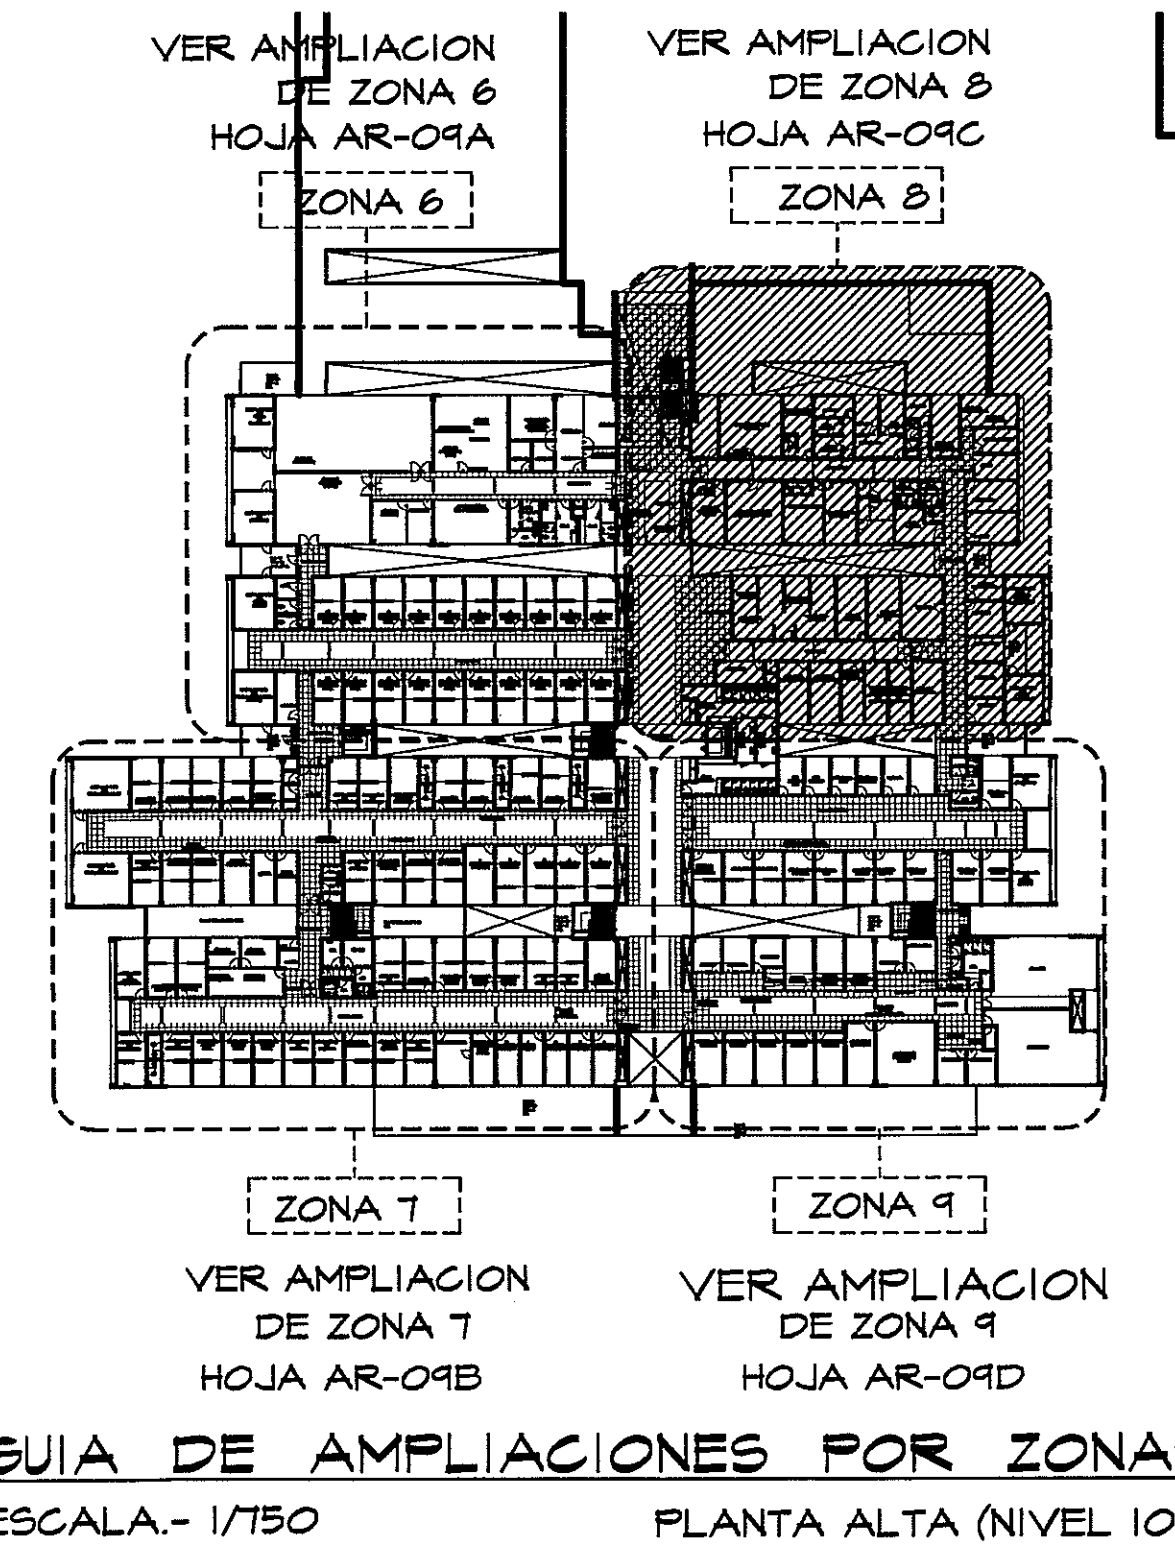

PLANTA DE AIRE ACONDICIONADO ZONA #8 PLANTA ALTA

ESCALA - 1/75

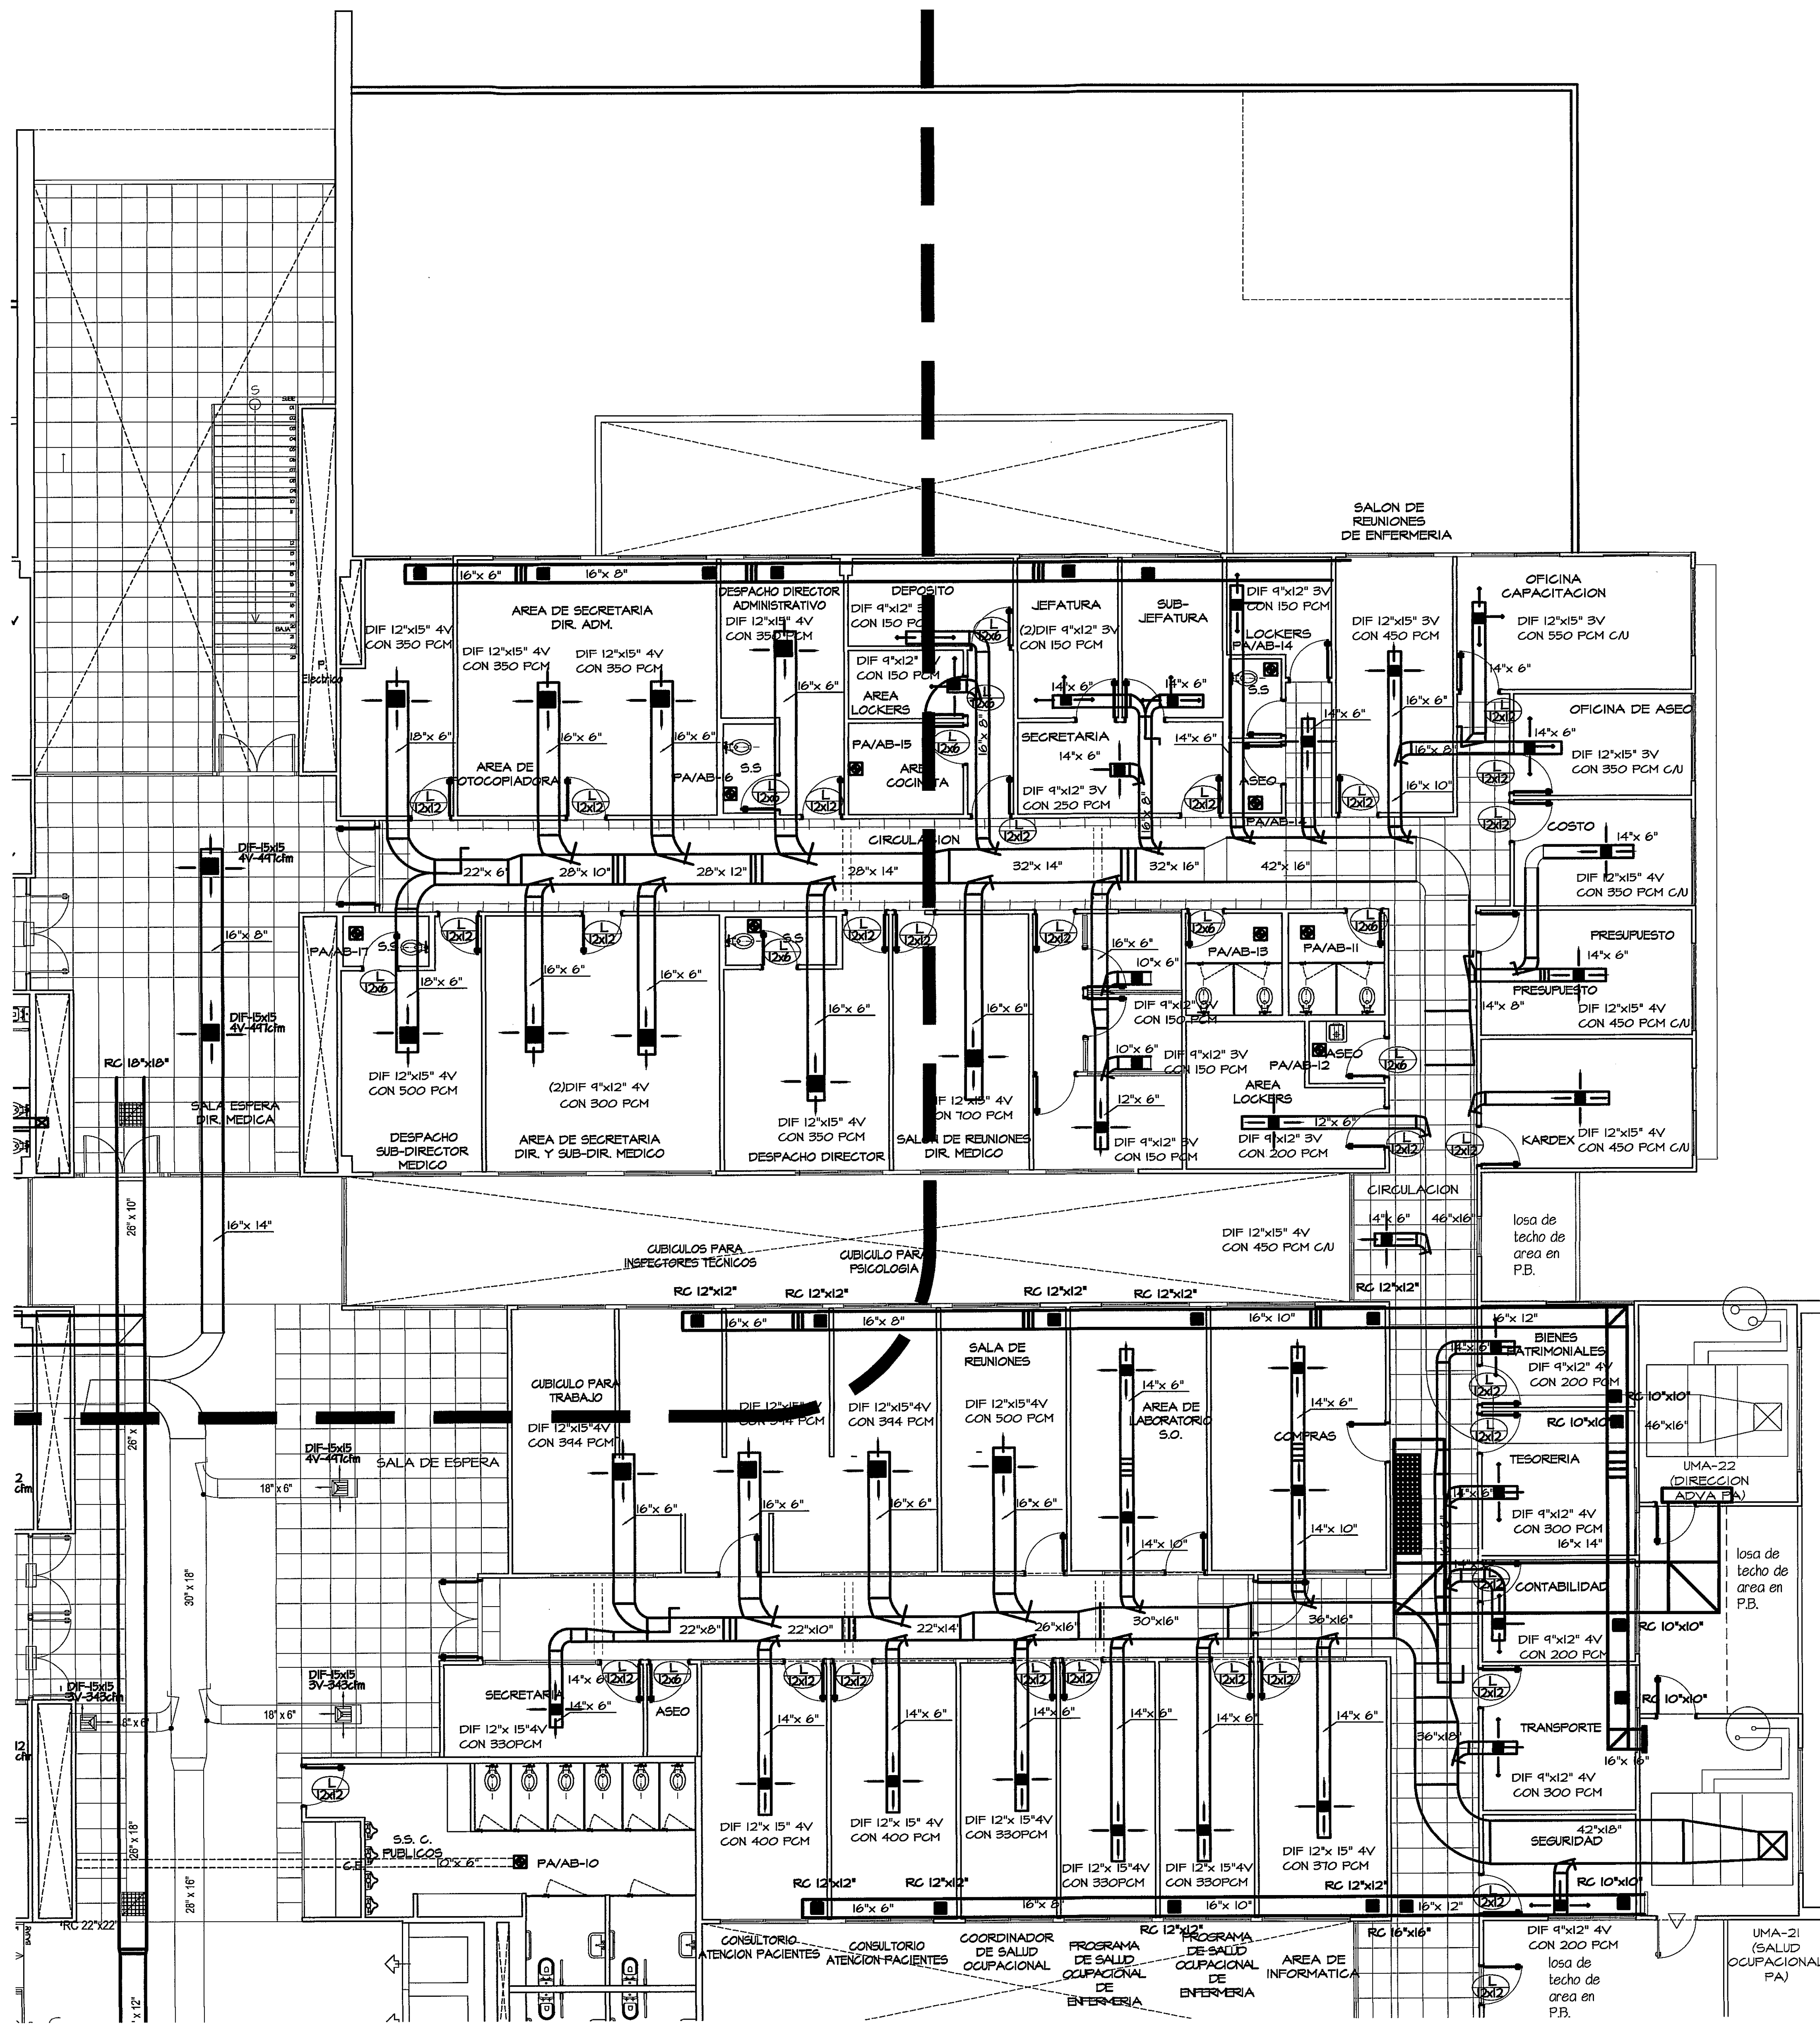

Manuel de Jesús Rojas

07/02/13

(1) OL-4F 48"x40"

DAMPERS MOTORIZADOS

DOS POSICIONES

+ FILTRO DUALAS DE 1"

MALLA PROTECTORA

(1) OL-4F 48"x40"

DAMPERS MOTORIZADOS

DOS POSICIONES

+ FILTRO DUALAS DE 1"

MALLA PROTECTORA

PROHIBIDA LA REPRODUCCION TOTAL O PARCIAL, Y EL USO DE SU CONTENIDO SIN EL CONSENTIMIENTO DE SU AUTOR.

OSVALDO E. ADAMES LAUN

INGENIERO ELECTRICISTA

LIC. No. 91

OSVALDO E. ADAMES LAUN

LIC. No. 91

Ley 15 del 26 de Enero de 1999

Junta Técnica de Ingeniería y Arquitectura

OLMEDO A. GOMEZ MARTINEZ

ARQUITECTO

LICENCIA No. 2009-01-103

OLMEDO A. GOMEZ MARTINEZ

LICENCIA No. 2009-01-103

Ley 15 del 26 de Enero de 1999


Junta Técnica de Ingeniería y Arquitectura

Revision No.

FECHA

REVISION #1

REVISION #2

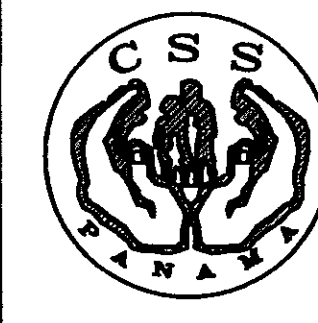

DIRECCION NACIONAL DE

INFRAESTRUCTURA Y SERVICIOS

DE APOYO (DINISA)

JEFE DE

DEPARTAMENTO

PROYECTO DE EJECUCION:

CONSTRUCCION DE NUEVO EDIFICIO INSTITUCIONAL

POLICLINICA DR. MANUEL DE JESUS ROJAS

PROPIEDAD DE LA CAJA DEL SEGURO SOCIAL DE PANAMA

UBICADO EN LA URB. VILLA MONICA, CARRETERA INTERAMERICANA

DISTRITO DE AGUADULCE, PROV. DE COCLE, REPUBLICA DE PANAMA

DIRECTOR DE OBRAS Y CONSTRUCCIONES MUNICIPALES

PLANTA ALTA GENERAL (NIVEL 100)

REVISION:

ARO. OLMEDO GOMEZ

REVISION:

SERTA

DESARROLLO:

SERTA

FECHA:

2012

PROYECTO No.

2012-DES-014

HOJA No.

AA-11

00 DE 81