


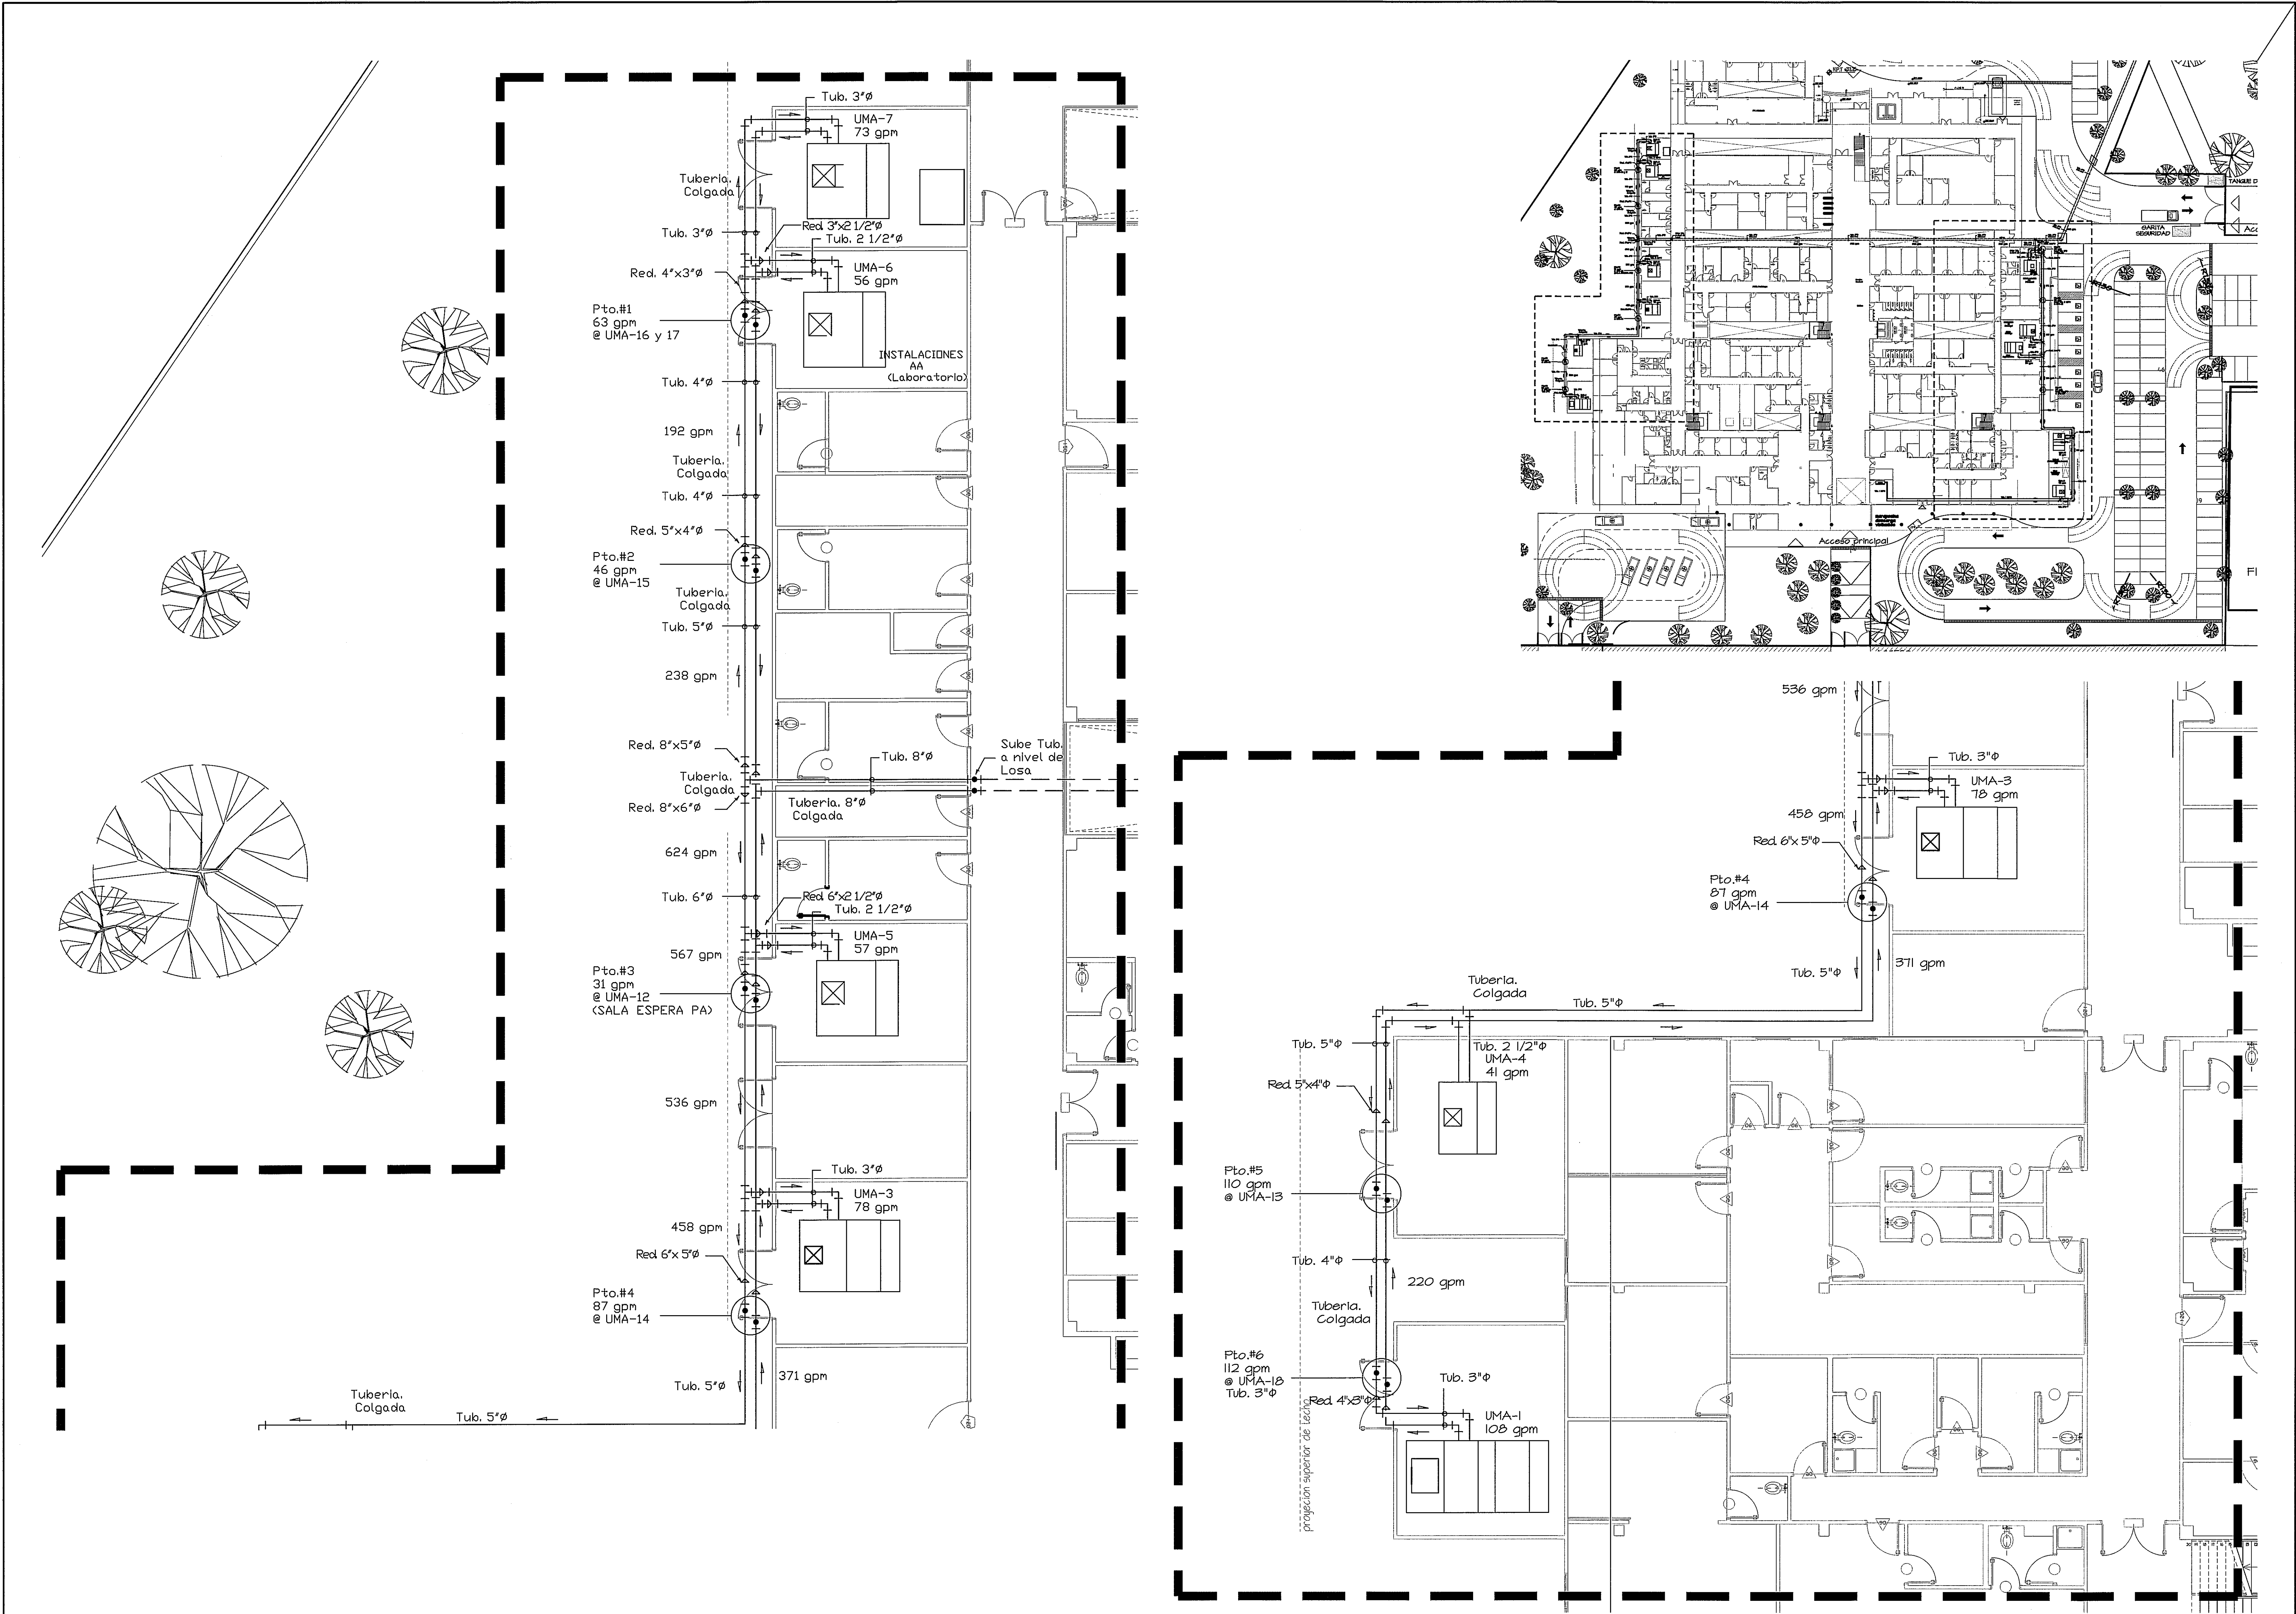

PLANTA BAJA TUBERIAS DE AGUA FRIA
ZONA-I ESCALA:- 1/75

PROHIBIDA LA REPRODUCCION TOTAL O PARCIAL, Y EL USO DE SU CONTENIDO SIN EL CONSENTIMIENTO DE SU AUTOR.				Revision No. FECHA REVISION #1 23-AGO-2012 REVISION #2				PROYECTO: CONSTRUCCION DE NUEVO EDIFICIO INSTITUCIONAL POLICLINICA DR. MANUEL DE JESUS ROJAS PROPIEDAD DE LA CAJA DEL SEGURO SOCIAL DE PANAMA UBICADO EN LA URB. VILLA MONICA, CARRETERA INTERAMERICANA DISTRITO DE AGUADULCE, PROV. DE COCLE, REPUBLICA DE PANAMA		DISEÑO ARQUITECTONICO: ARQ. OLMEDO GOMEZ/SERTA ESTRUCTURA: ING. JUAN RAUL DIAZ ELECTRICIDAD: ING. MANUEL PADILLA SISTEMAS ESPECIALES: ING. DORANSE HURTADO PLOMERIA: ING. CARLOS TRIBALDOS AIRE ACONDICIONADO: ING. OSVALDO ADAMES GASES MEDICOS: ING. VICENTE PERALOZA		REVISION: ARQ. OLMEDO GOMEZ REVISION: SERTA DESARROLLO: SERTA FECHA: 2012 PROYECTO No: 2012-DES-014	
						DIRECCION NACIONAL DE INFRAESTRUCTURA Y SERVICIOS DE APOYO (DINISA)		DIRECTOR DE OBRAS Y CONSTRUCCIONES MUNICIPALES				HOJA No. DE	
POLICLINICA DR. MANUEL DE JESUS ROJAS						JEFE DE DEPARTAMENTO		DIRECTOR DE INGENIERIA Y ARQUITECTURA		TITULO NIVEL (nombre de la hoja)		AA-14	