
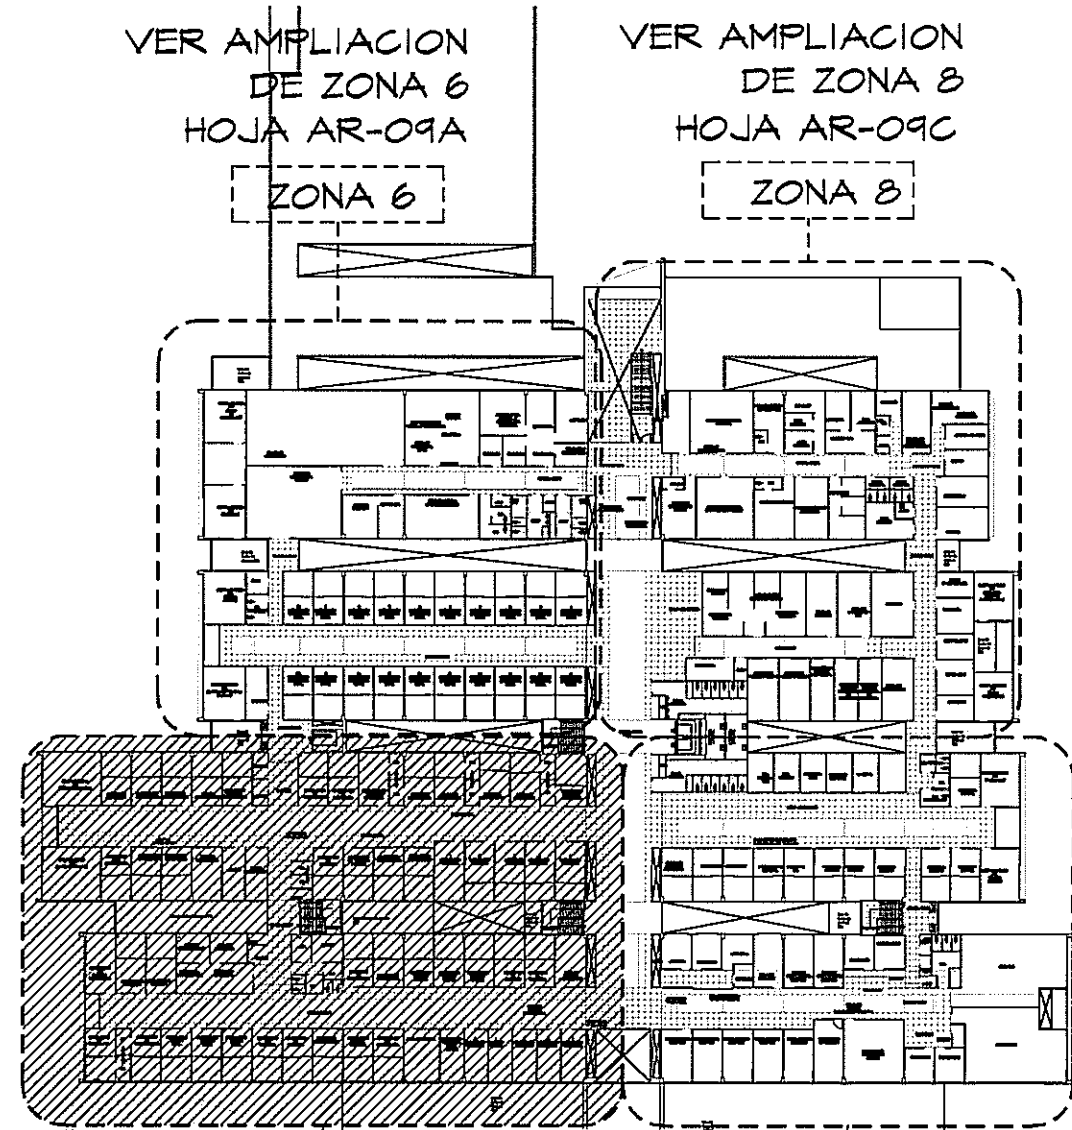



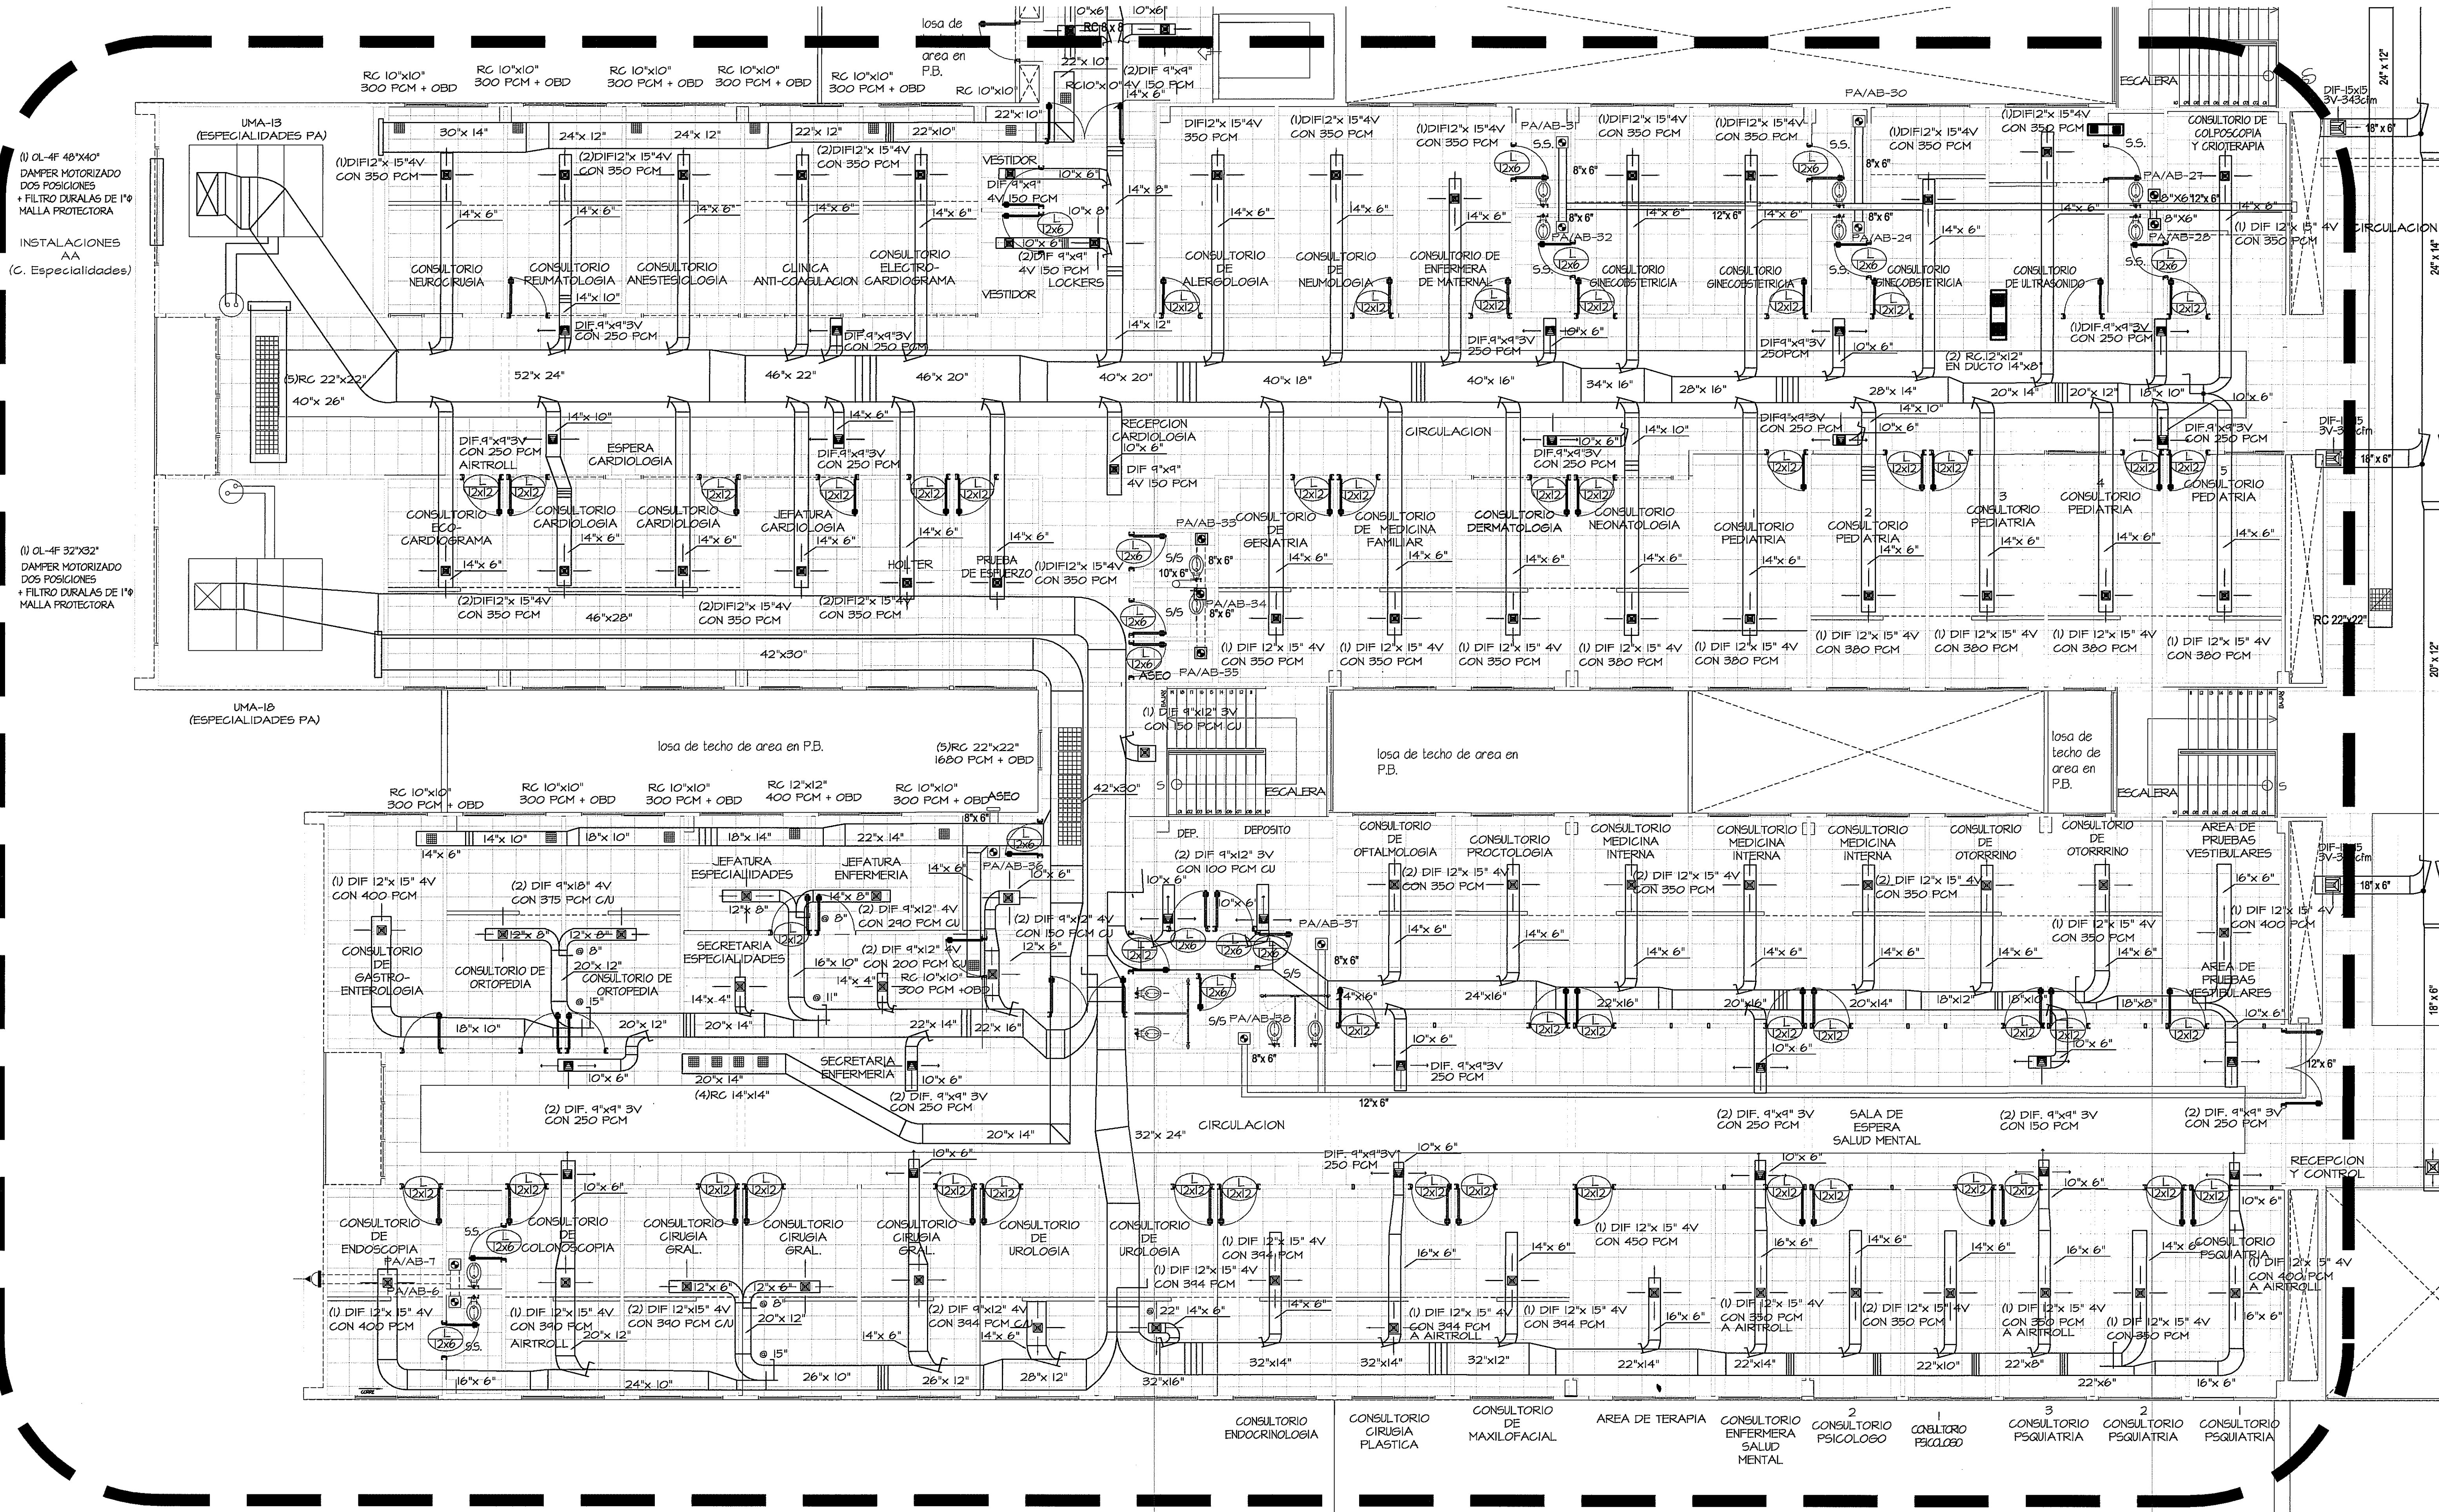


GUÍA DE AMPLIACIONES POR ZONAS
ESCALA: - 1/750

PLANTA DE AIRE ACONDICIONADO-ZONA #7 PLANTA ALTA

ESCALA: - 1/75

PROHIBIDA LA REPRODUCCIÓN TOTAL O PARCIAL, Y EL USO DE SU CONTENIDO SIN EL CONSENTIMIENTO DE SU AUTOR.

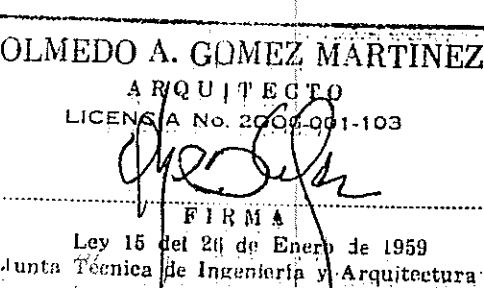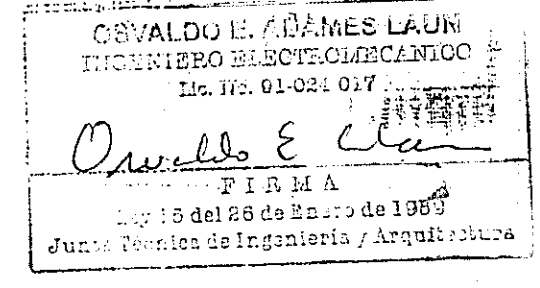

Revisión No.
REVISIÓN #1
REVISIÓN #2

FECHA
07-FEB-2013



DIRECCIÓN NACIONAL DE
INFRAESTRUCTURA Y SERVICIOS
DE APOYO (DINISA)

JEFE DE
DEPARTAMENTO

DIRECTOR DE
INGENIERÍA Y ARQUITECTURA

PROYECTO DE EJECUCIÓN:
CONSTRUCCIÓN DE NUEVO EDIFICIO INSTITUCIONAL
POLICLINICA DR. MANUEL DE JESUS ROJAS
PROPIEDAD DE LA CAJA DEL SEGURO SOCIAL DE PANAMA
UBICADO EN LA URB. VILLA MONICA, CARRETERA INTERAMERICANA
DISTRITO DE AGUADULCE, PROV. DE COCLE, REPUBLICA DE PANAMA

DIRECTOR DE OBRAS Y CONSTRUCCIONES MUNICIPALES
PLANTA ALTA GENERAL (NIVEL 100)

riva s.a.
S.A.I.C.F.A.

AA-10

REVISIÓN:
ARO, OLMEDO GÓMEZ
REVISIÓN:
SERTA
DESARROLLO:
SERTA
FECHA:
2012
PROYECTO No.
2012-BES-014
HOJA No.
DE