
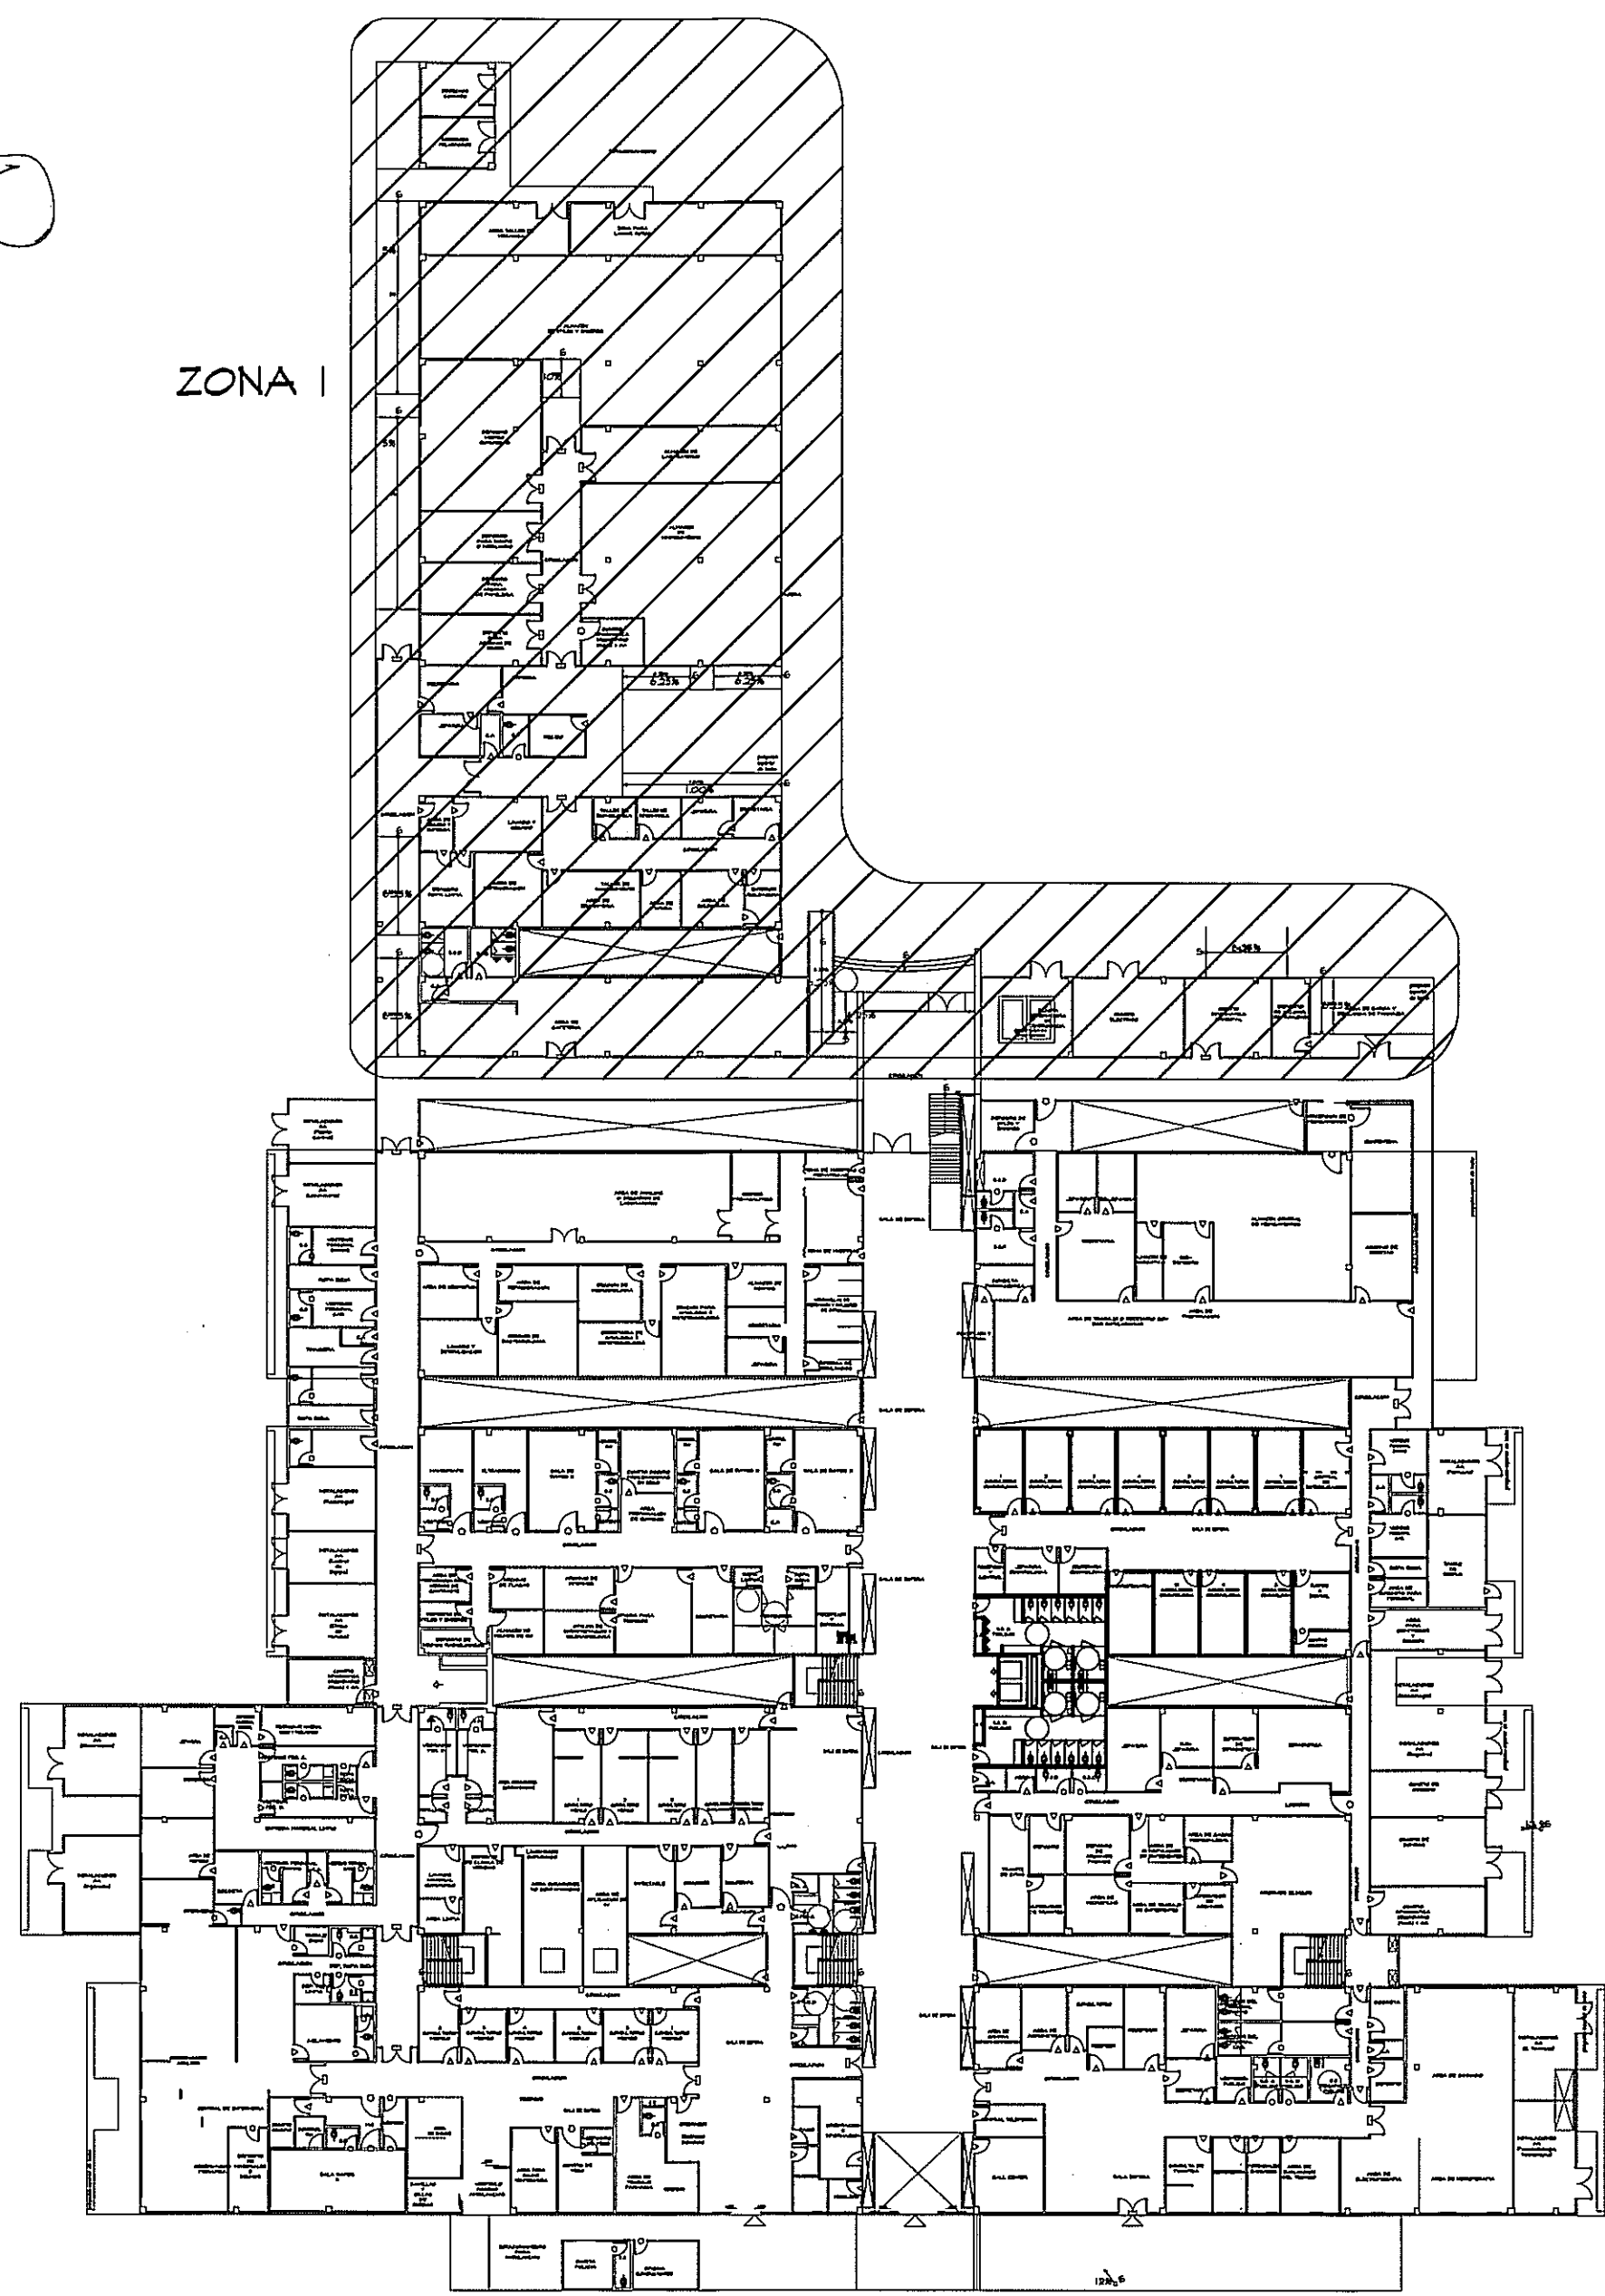


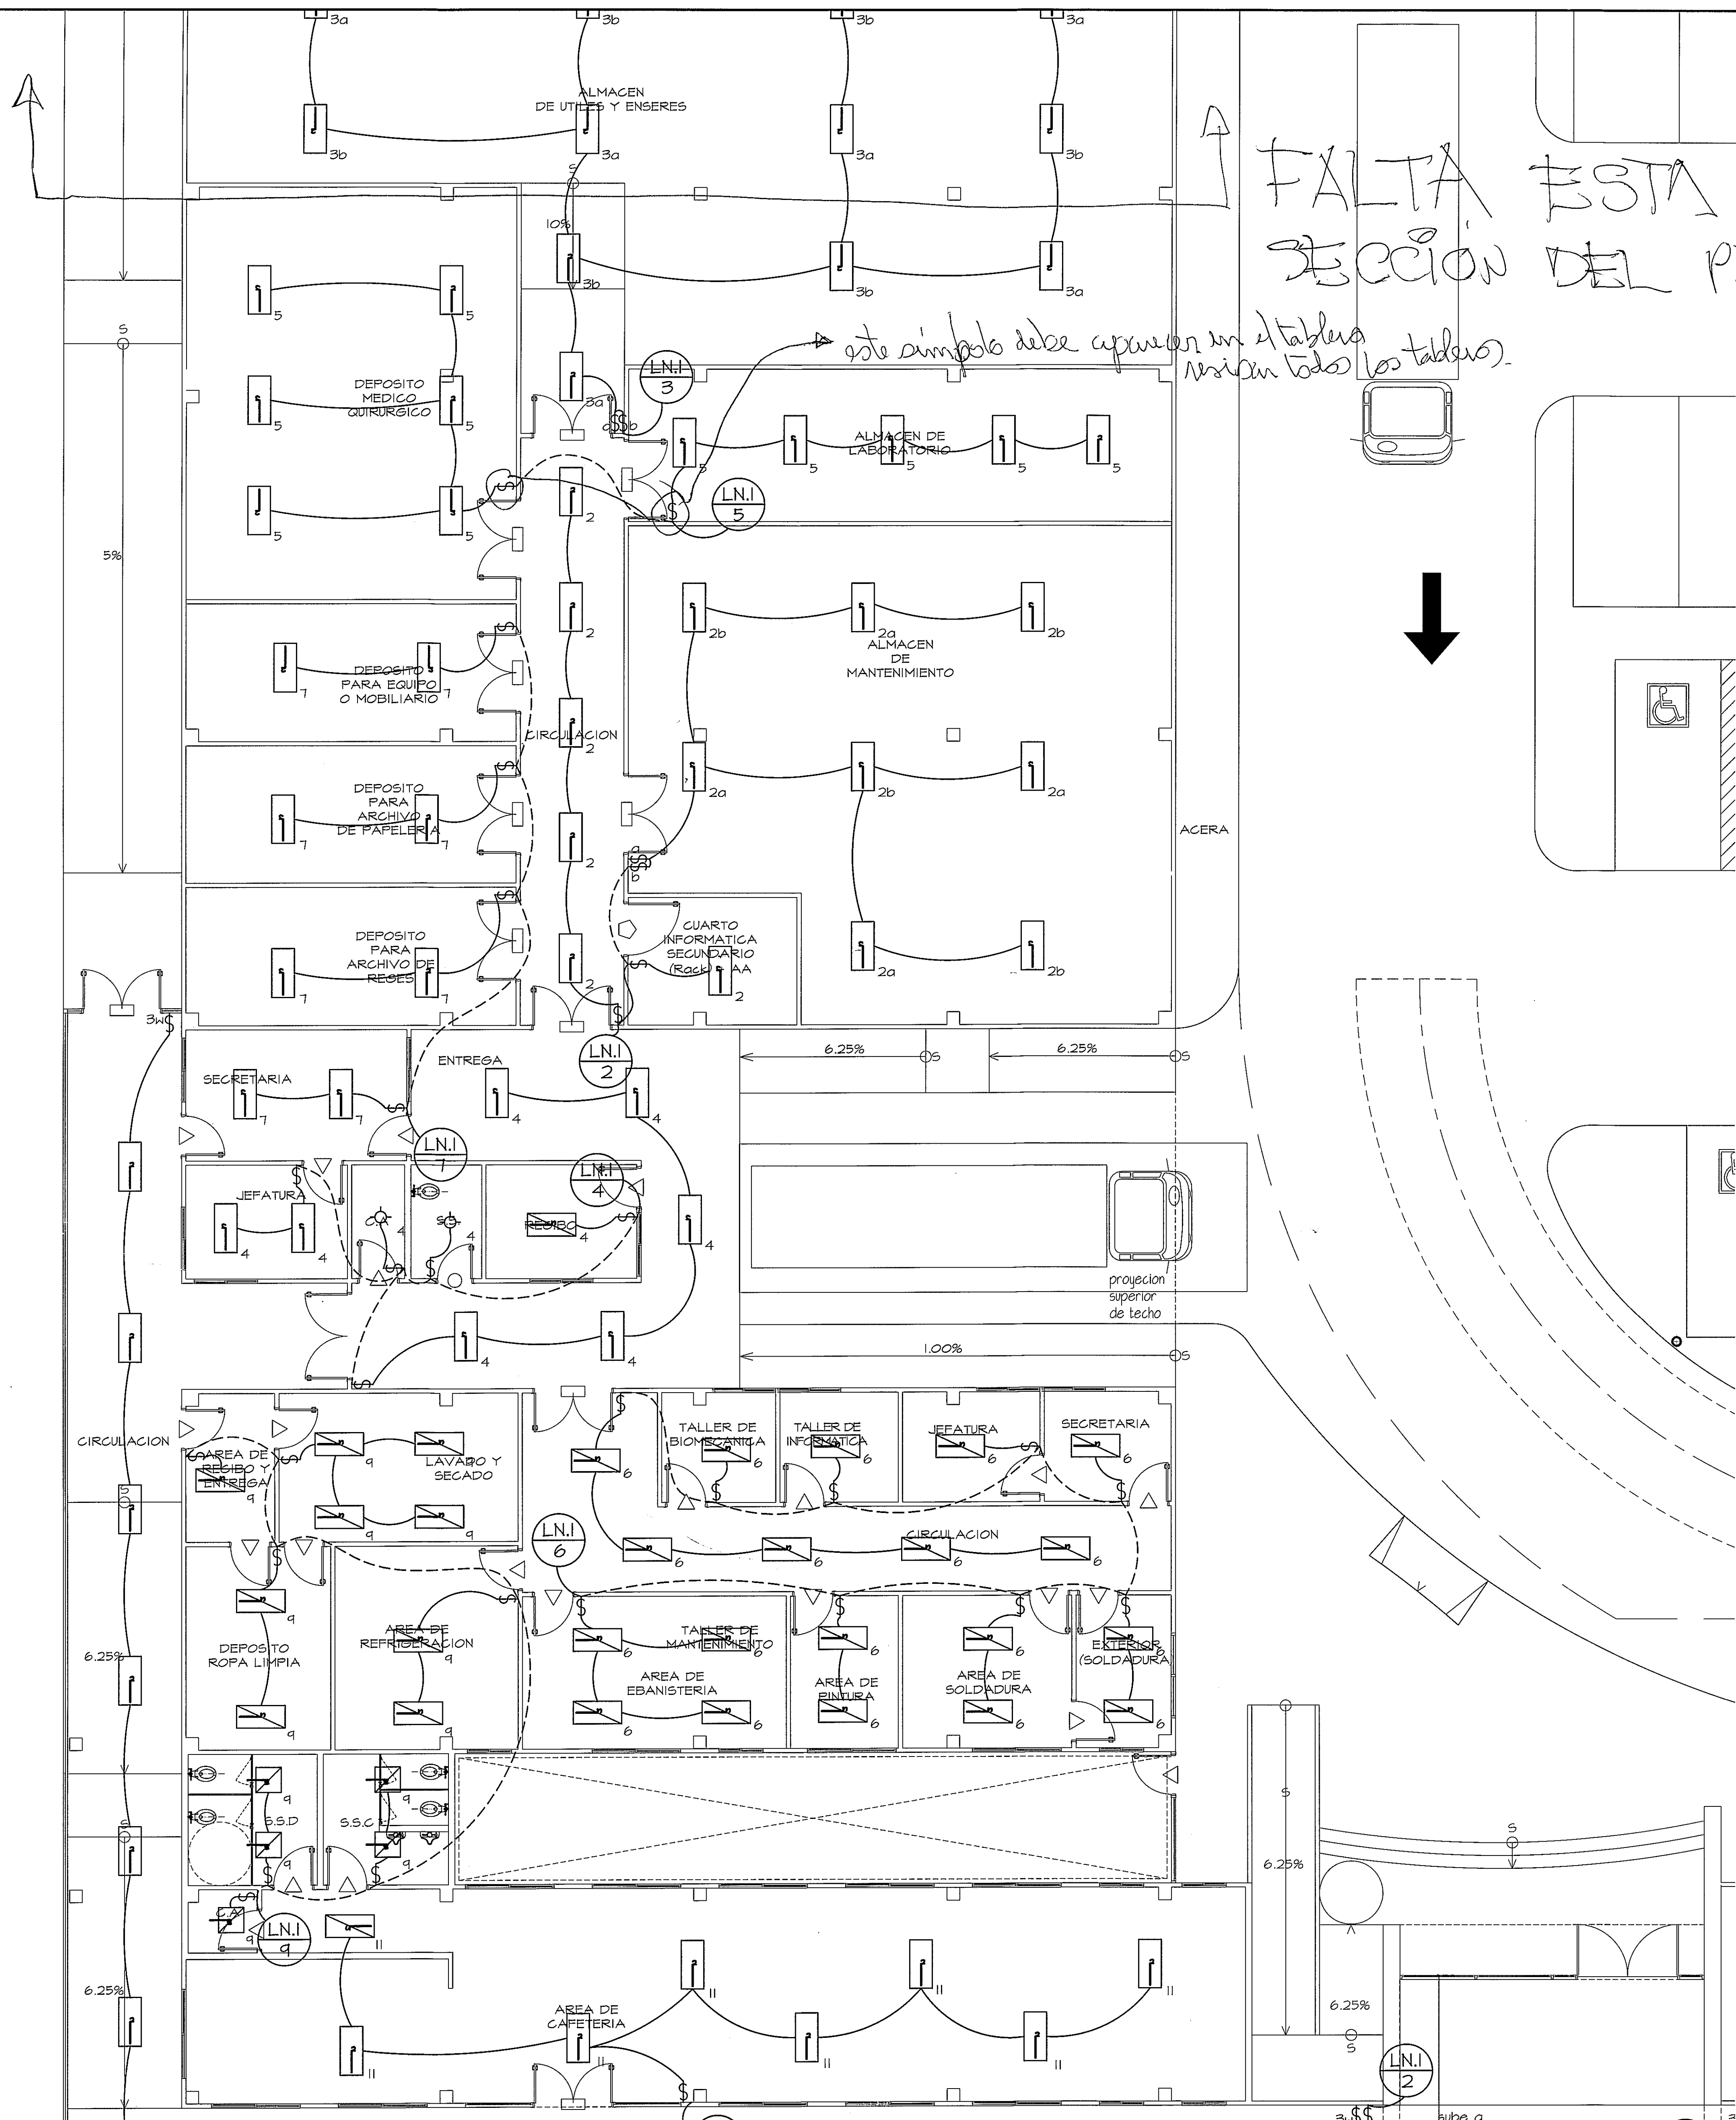

GUIA DE AMPLIACIONES POR SECCIONES
ESCALA 1:400 PLANTA BAJA (NIVEL 000)

- LUMINARIA 2*2 DE 17W T8 * 4 TUB
- LUMINARIA 2*4 DE 32W T8 * 4 TUB
- SALIDA PARA LUMINARIA SENCILLA
- INTERRUPTOR SENCILLO
- INTERRUPTOR TRES VIAS


SIMBOLOGIA DE ILUMINACION

AMPLIACION DE ZONA I
ESCALA 1:75 PLANTA BAJA

PROHIBIDA LA REPRODUCCION TOTAL O PARCIAL, Y EL USO DE SU CONTENIDO SIN EL CONSENTIMIENTO DE SU AUTOR.



Revision No.	FECHA
REVISION #1	25-MAR-2013

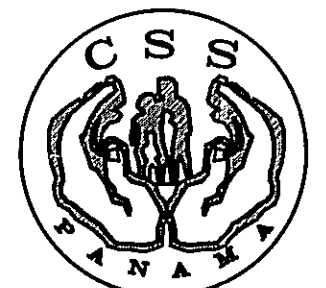

DIRECCION NACIONAL DE INFRAESTRUCTURA Y SERVICIOS DE APOYO (DINSA)

JEFE DE DEPARTAMENTO

DIRECTOR DE INGENIERIA Y ARQUITECTURA

PROYECTO:
CONSTRUCCION DE NUEVO EDIFICIO INSTITUCIONAL POLICLINICA DR. MANUEL DE JESUS ROJAS
PROPIEDAD DE LA CAJA DEL SEGURO SOCIAL DE PANAMA
UBICADO EN LA URB. VILLA MONICA, CARRETERA INTERAMERICANA
DISTRITO DE AGUADULCE, PROV. DE COCLE, REPUBLICA DE PANAMA

DIRECTOR DE OBRAS Y CONSTRUCCIONES MUNICIPALES

ILUMINACION - ZONA I - NIV.000

DISEÑO ARQUITECTONICO:
ARQ. OLMEDO GOMEZ/SERTA

ESTRUCTURA:
ING. JUAN RAUL DIAZ

ELECTRICIDAD:
ING. MANUEL PADILLA

SISTEMAS ESPECIALES:
ING. DORANSE HURTADO

PLUMERIA:
MP. HECTOR HASSELL

ARE ACONDICIONADO:
ING. OSVALDO ADAMES

GASES MEDICOS:
ING. VICENTE PEÑALOZA



EL-11A

REVISION:
ARQ. OLMEDO GOMEZ

REVISION:
SERTA

DESARROLLO:
SERTA

FECHA:
2012

PROYECTO No.
2012-DES-014

HOJA No.
DE