


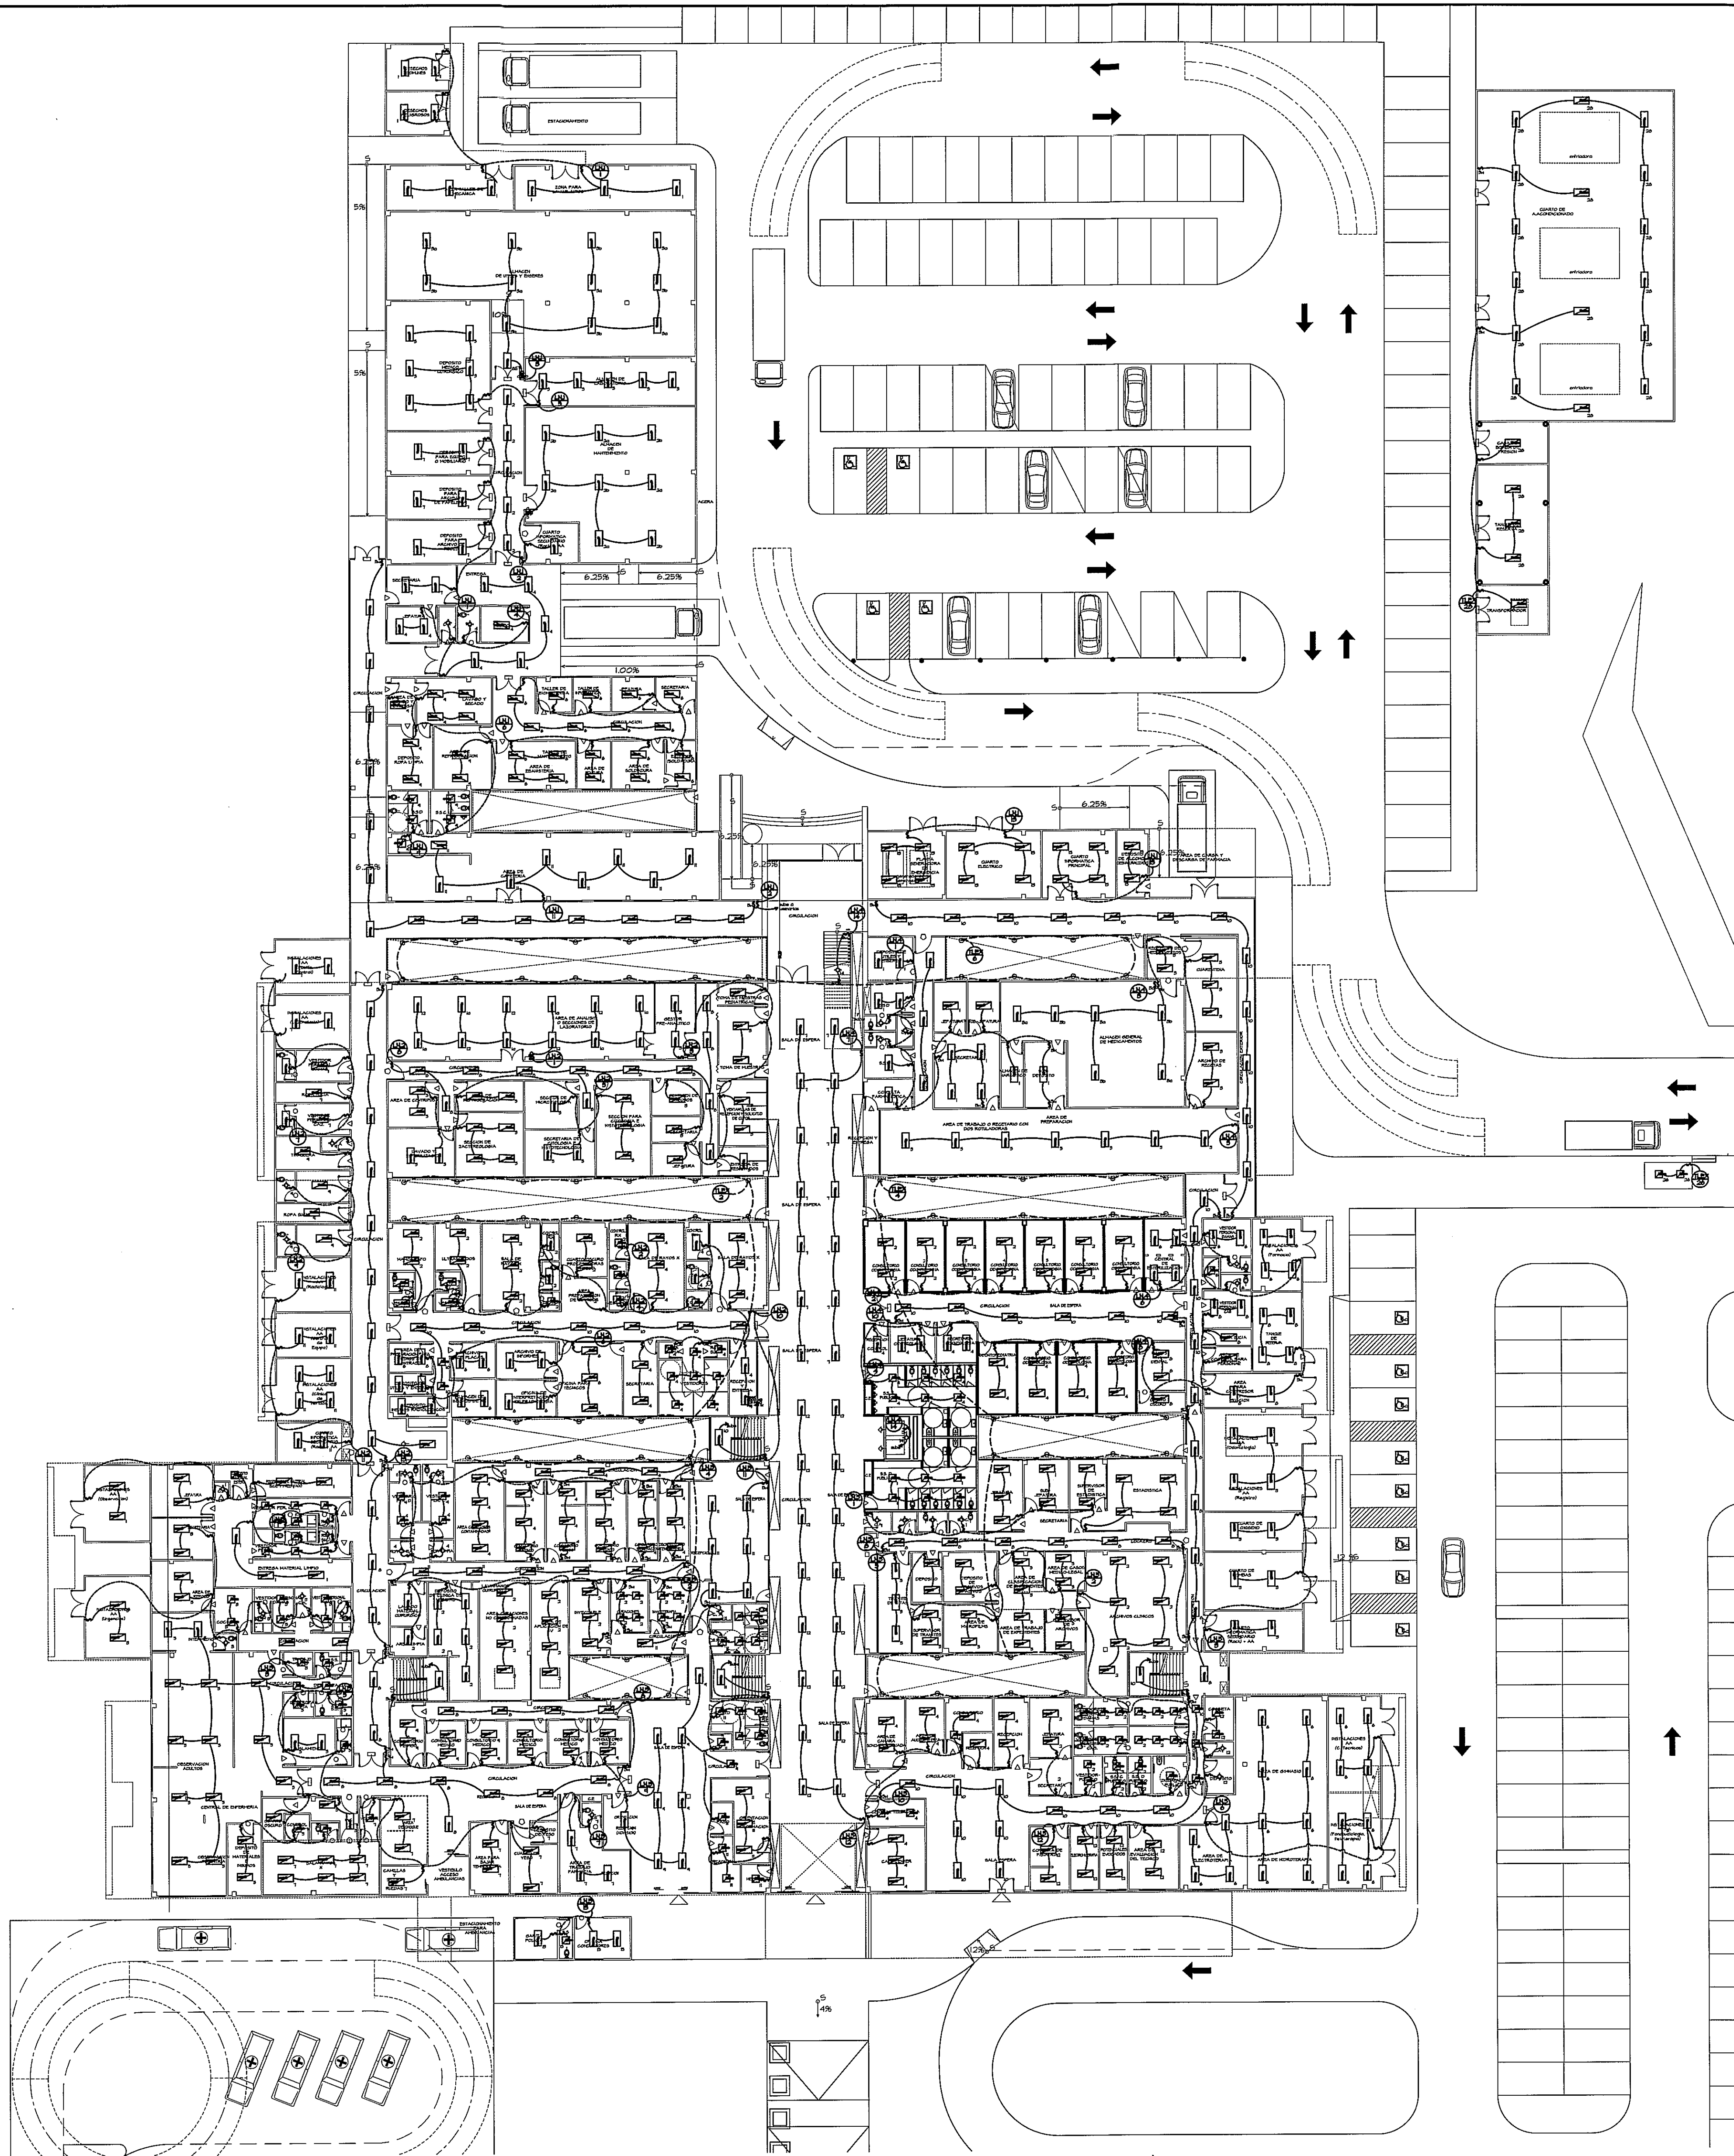

PLANTA BAJA - ILUMINACION (NIVEL 000)
ESCALA 1:250

ZONA 1
VER AMPLIACION
HOJA EL-IIA

ZONA 2
VER AMPLIACION
HOJA EL-IIB

ZONA 3
VER AMPLIACION
HOJA EL-IIC

ZONA 4
VER AMPLIACION
HOJA EL-IID

ZONA 5
VER AMPLIACION
HOJA EL-II E

GUIA DE AMPLIACIONES POR SECCIONES

ESCALA 1:400

PLANTA BAJA (NIVEL 000)

- LUMINARIA 2*2
DE 17W T8 * 4
- LUMINARIA 2*4
DE 32W T8 * 4
- SALIDA PARA
LUMINARIA SENCILLA
- INTERRUPTOR
SENCILLO
- INTERRUPTOR
TRES VIAS

SIMBOLOGIA DE ILUMINACION

PROHIBIDA LA REPRODUCCION TOTAL O PARCIAL, Y EL USO DE SU CONTENIDO SIN EL CONSENTIMIENTO DE SU AUTOR.

POLICLINICA DR. MANUEL DE JESUS ROJAS

Revision No.
REVISION #

FECHA
25-MAR-2013



DIRECCION NACIONAL DE
INFRAESTRUCTURA Y SERVICIOS
DE APOYO (DINSA)

JEFE DE
DEPARTAMENTO

DIRECTOR DE
INGENIERIA Y ARQUITECTURA

PROYECTO:
CONSTRUCCION DE NUEVO EDIFICIO INSTITUCIONAL
POLICLINICA DR. MANUEL DE JESUS ROJAS
PROPIEDAD DE LA CAJA DEL SEGURO SOCIAL DE PANAMA
UBICADO EN LA URB. VILLA MONICA, CARRETERA INTERAMERICANA
DISTRITO DE AGUADULCE, PROV. DE COCLE, REPUBLICA DE PANAMA

DIRECTOR DE OBRAS Y CONSTRUCCIONES MUNICIPALES

ILUMINACION GENERAL - NIV.000

DISENO ARQUITECTONICO:
ARO. OLMEDO GOMEZ/SERTA
ESTRUCTURA:
ING. JUAN RAUL DIAZ
ELECTRICIDAD:
ING. MANUEL PADILLA
SISTEMAS ESPECIALES:
ING. DORANSE HURTADO

PLUMERIA:
MP. HECTOR HASSELL
AIRE ACONDICIONADO:
ING. OSVALDO ADAMES
GASES MEDICOS:
ING. VICENTE PEÑALOZA

riva s.a.
S.A.I.I.C.F.A.

EL-11

REVISION:
ARO. OLMEDO GOMEZ
REVISION:
SERTA
DESARROLLO:
SERTA
FECHA:
2012
PROYECTO No.
2012-DES-014

HOJA No.
11 DE 38