


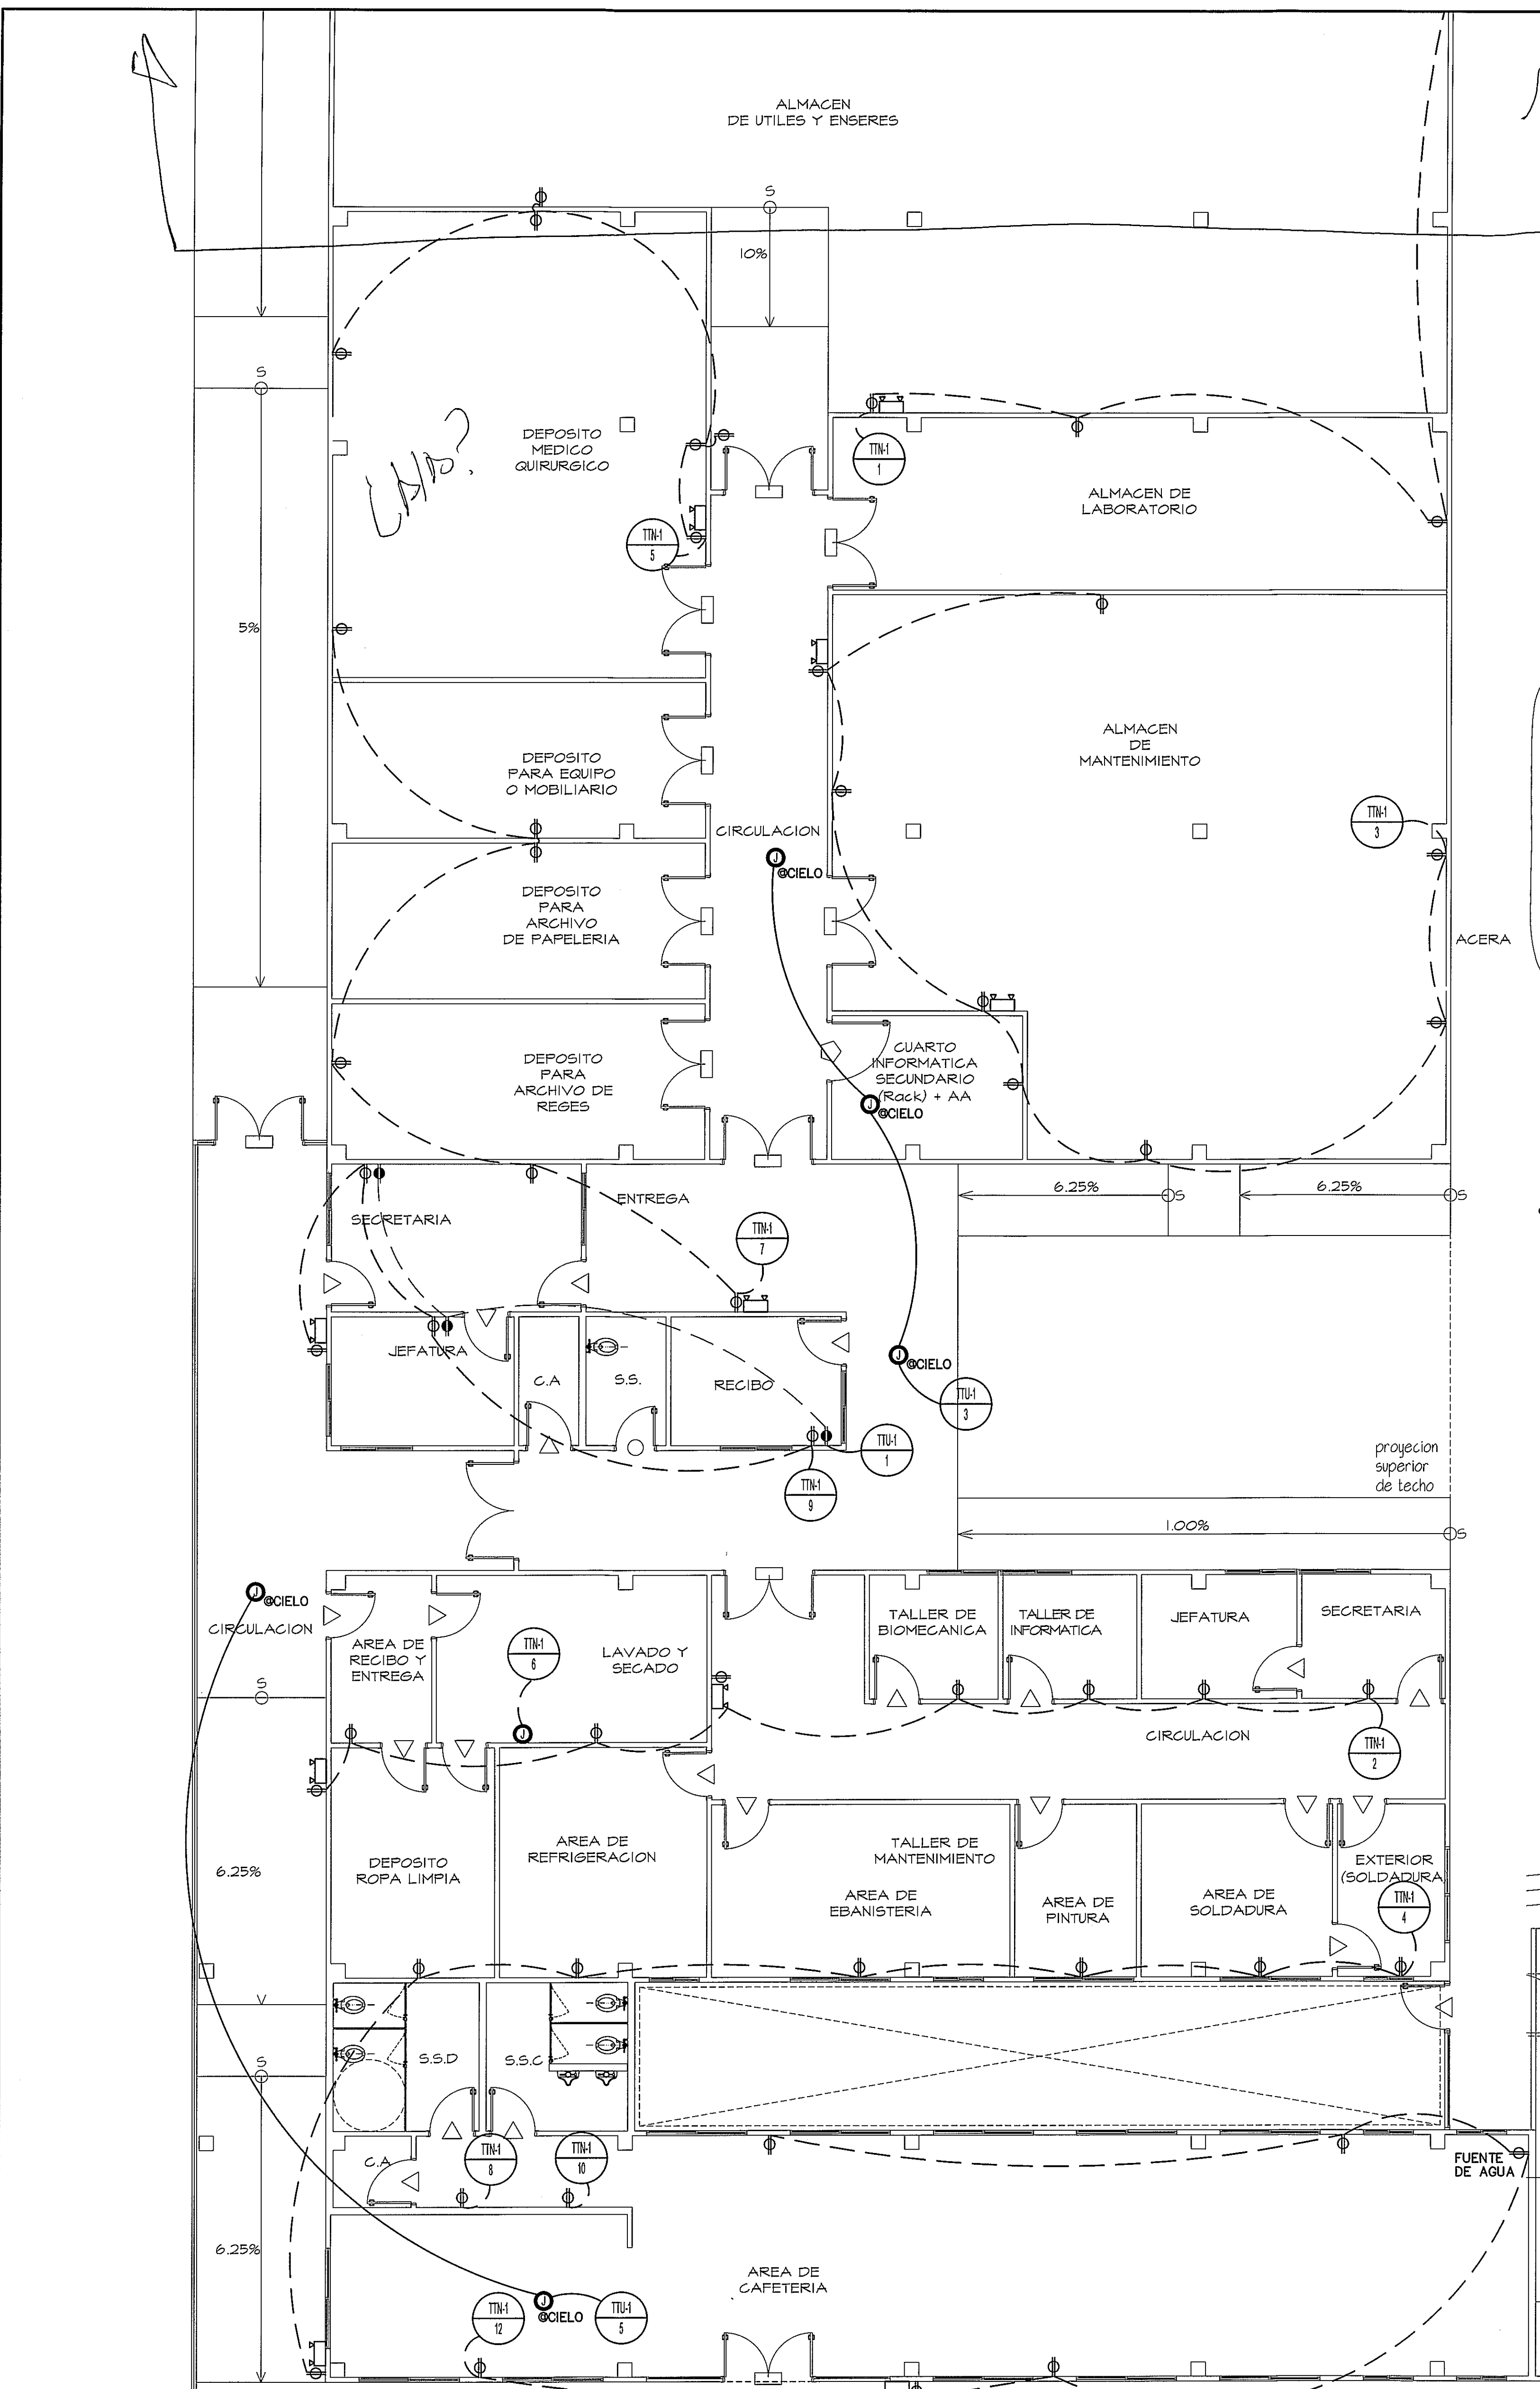


**SIMBOLOGIA DE FUERZA**


|   |                                                                                                                                 |
|---|---------------------------------------------------------------------------------------------------------------------------------|
| ⚡ | TOMACORRIENTE TIERRA AISLADA - LEVITON MOD.8200 IGW, GRADO COMERCIAL, DUPLEX, 5-15R 15A, 125V, NARANJA. O SIMILAR.              |
| ⚡ | TOMACORRIENTE TIERRA AISLADA - MOD.8200 IGW, GRADO HOSPITALARIO, DUPLEX, 5-15R 15A, 125V, NARANJA. O SIMILAR.                   |
| ⚡ | TOMACORRIENTE CONVENCIONAL - MOD. BR15 W, GRADO COMERCIAL, DUPLEX, 5-15R 15A, 125V, BLANCO. O SIMILAR.                          |
| ⚡ | TOMACORRIENTE CONVENCIONAL - MOD. 8200 W, GRADO HOSPITALARIO, DUPLEX, 5-15R 15A, 125V, BLANCO. O SIMILAR.                       |
| ⚡ | TOMACORRIENTE GROUND FAULT CIRCUIT INTERRUPTER - MOD. 5899 W, DUPLEX, 5-15R 15A, 125V, BLANCO. O SIMILAR.                       |
| ⚡ | TOMACORRIENTE GROUND FAULT CIRCUIT INTERRUPTER - MOD. 8598 HEG, GRADO HOSPITALARIO, DUPLEX, 5-15R 15A, 125V, BLANCO. O SIMILAR. |
| ⚡ | TOMACORRIENTE DE EMERGENCIA - MOD. 16262 HGR, CONVENCIONAL, DUPLEX, 5-15R 15A, 125V, ROJO. O SIMILAR.                           |
| ⚡ | TOMACORRIENTE DE EMERGENCIA - MOD. 16262 PLR, GRADO HOSPITALARIO, DUPLEX, 5-15R 15A, 125V, ROJO. O SIMILAR.                     |
| ⚡ | TOMACORRIENTE DOS POLOS - MOD. 8456 V, DUPLEX, 5-20R 20A, 250V, BLANCO. O SIMILAR.                                              |
| ⚡ | INTERRUPTOR DE SEGURIDAD, PARA CAPACIDAD Y TIPO NEMA, VER LA TABLA DE DETALLES ELECTRICOS DET.-1.                               |
| ⚡ | LUZ DE EMERGENCIA, 120/277V, LEVITON - MOD. TOP 20760 W/BATTERY BACKUP, 2X5.4W, BATERIA 6V. 90 MIN. DE OPERACION. 16"X5"X5".    |
| ⚡ | CAJA DE PASO 4X4.                                                                                                               |

conexión

ESTA ALIMENTACION ELECTRICA EN AREAS QUE DEBEN LLEVAR N/A

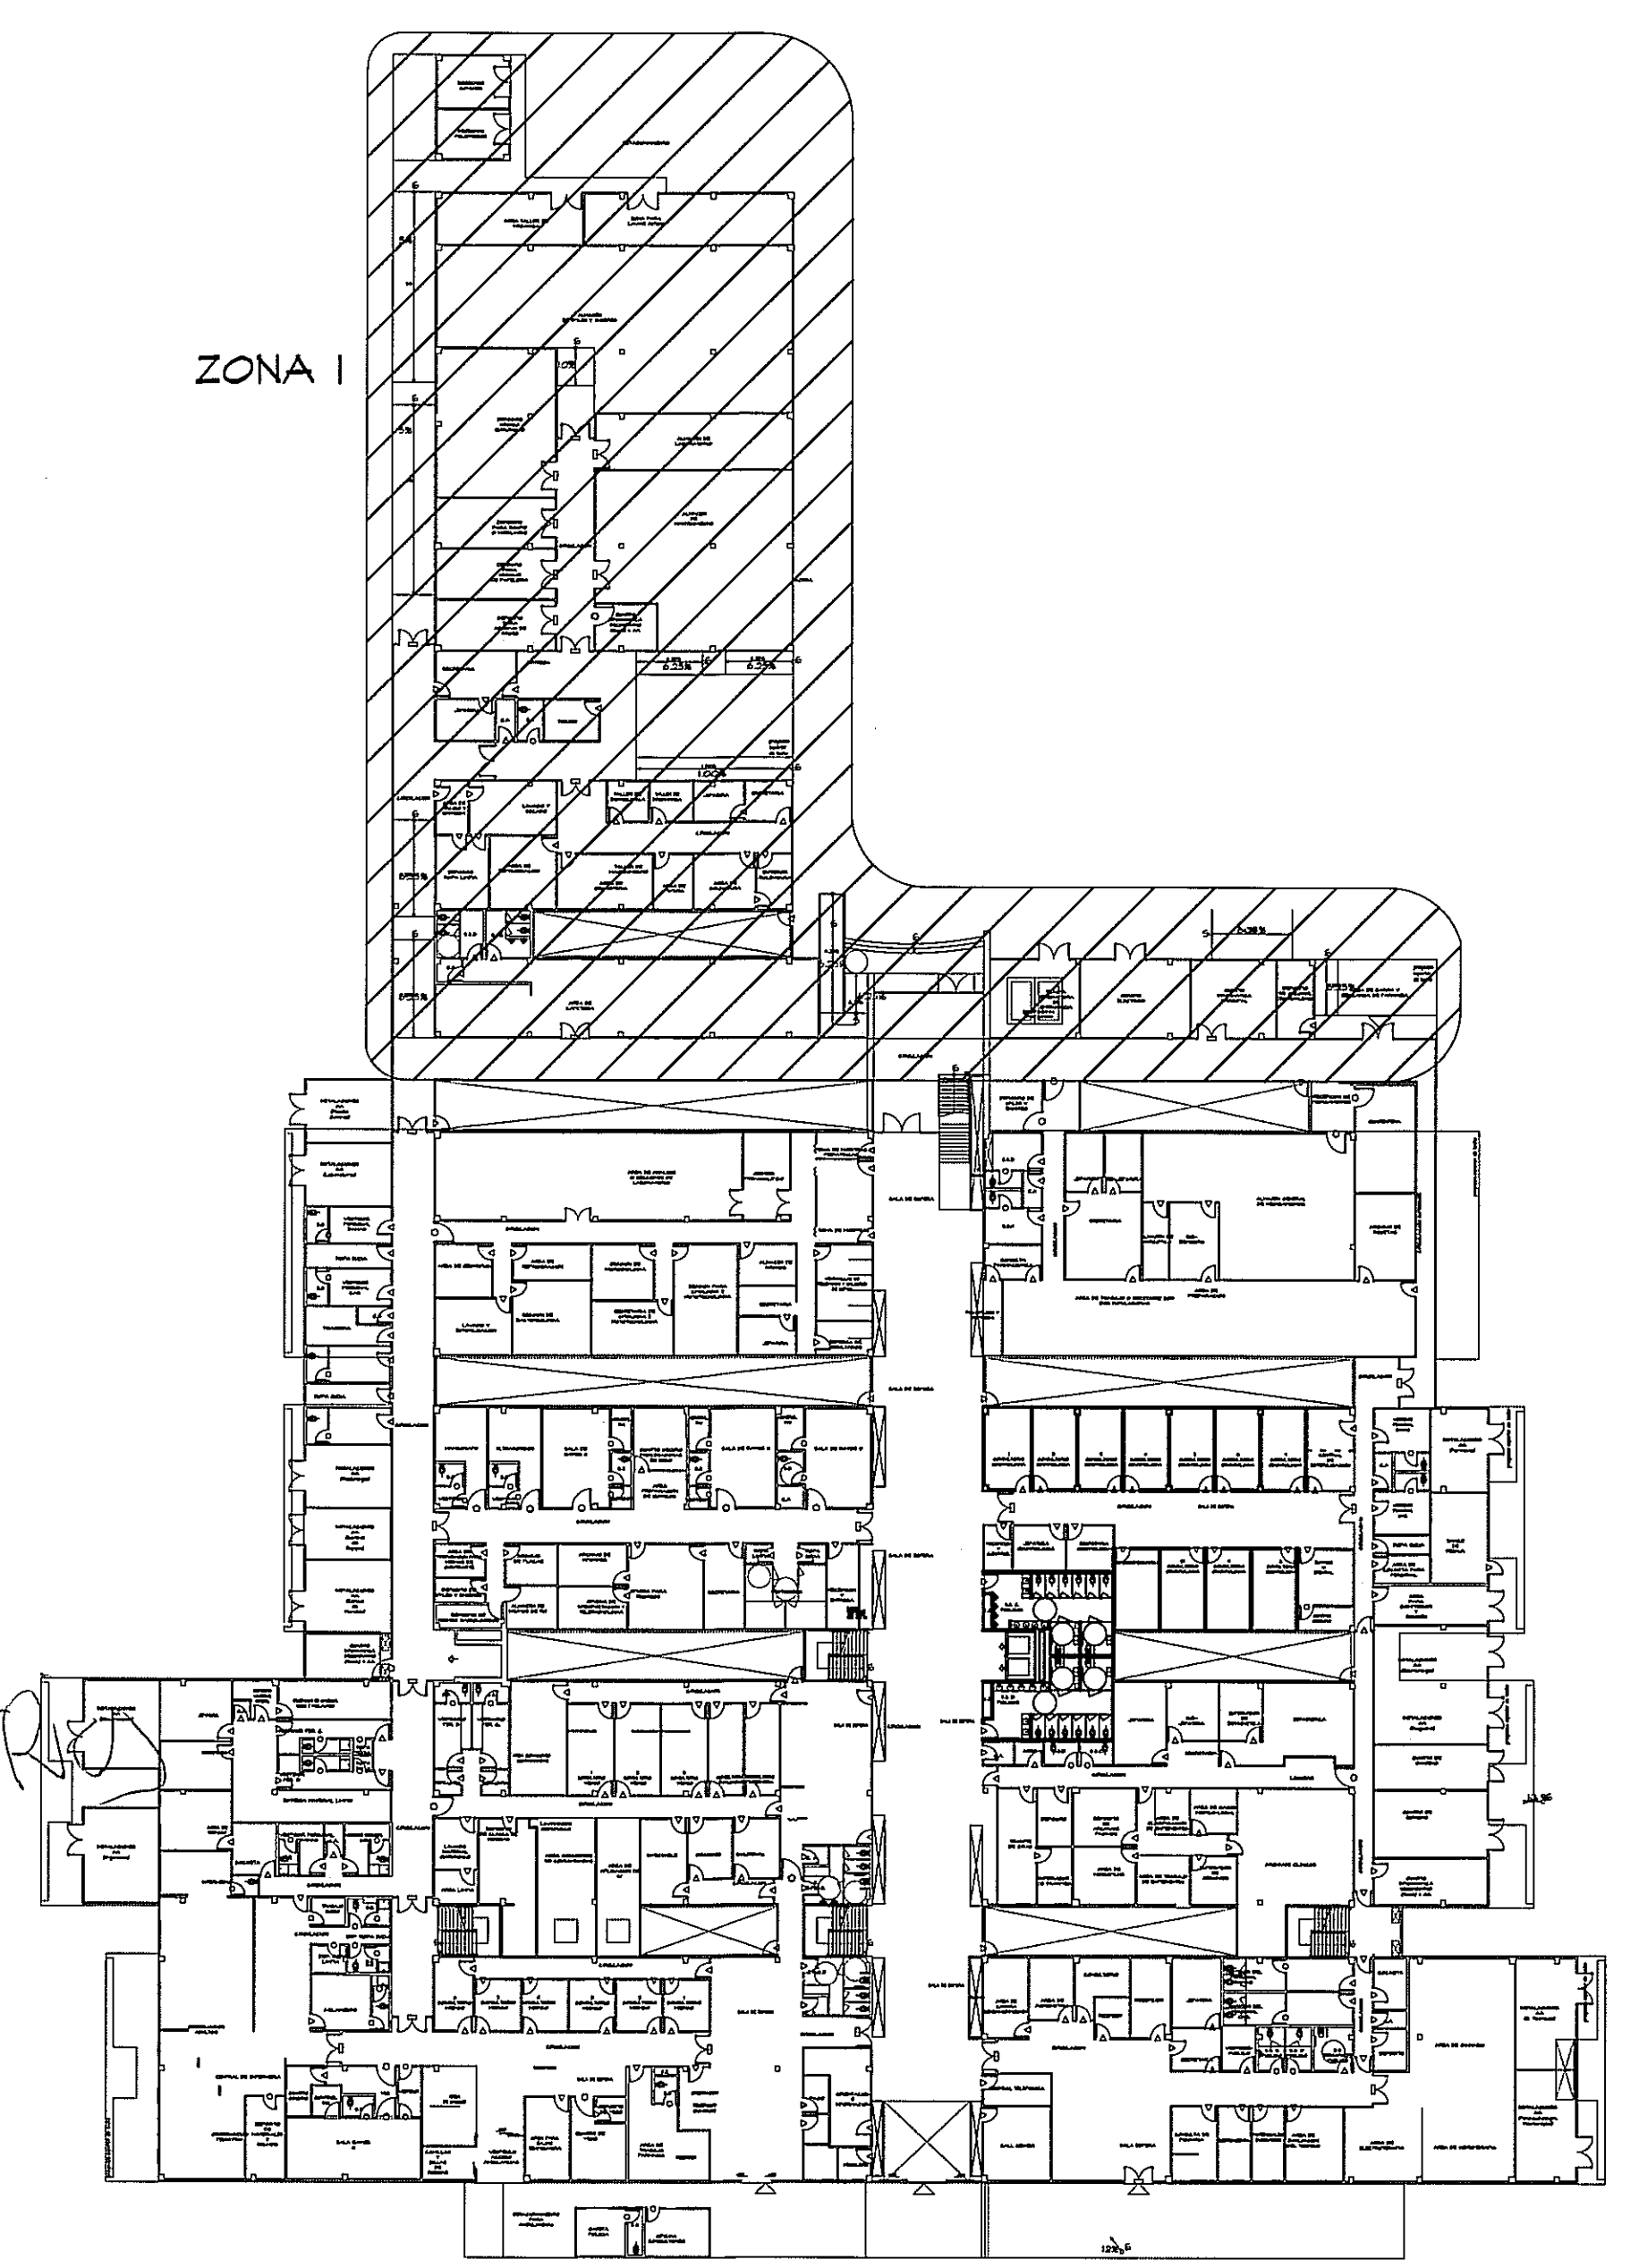

**GUIA DE AMPLIACIONES POR SECCIONES**  
ESCALA 1:400 PLANTA BAJA (NIVEL 000)

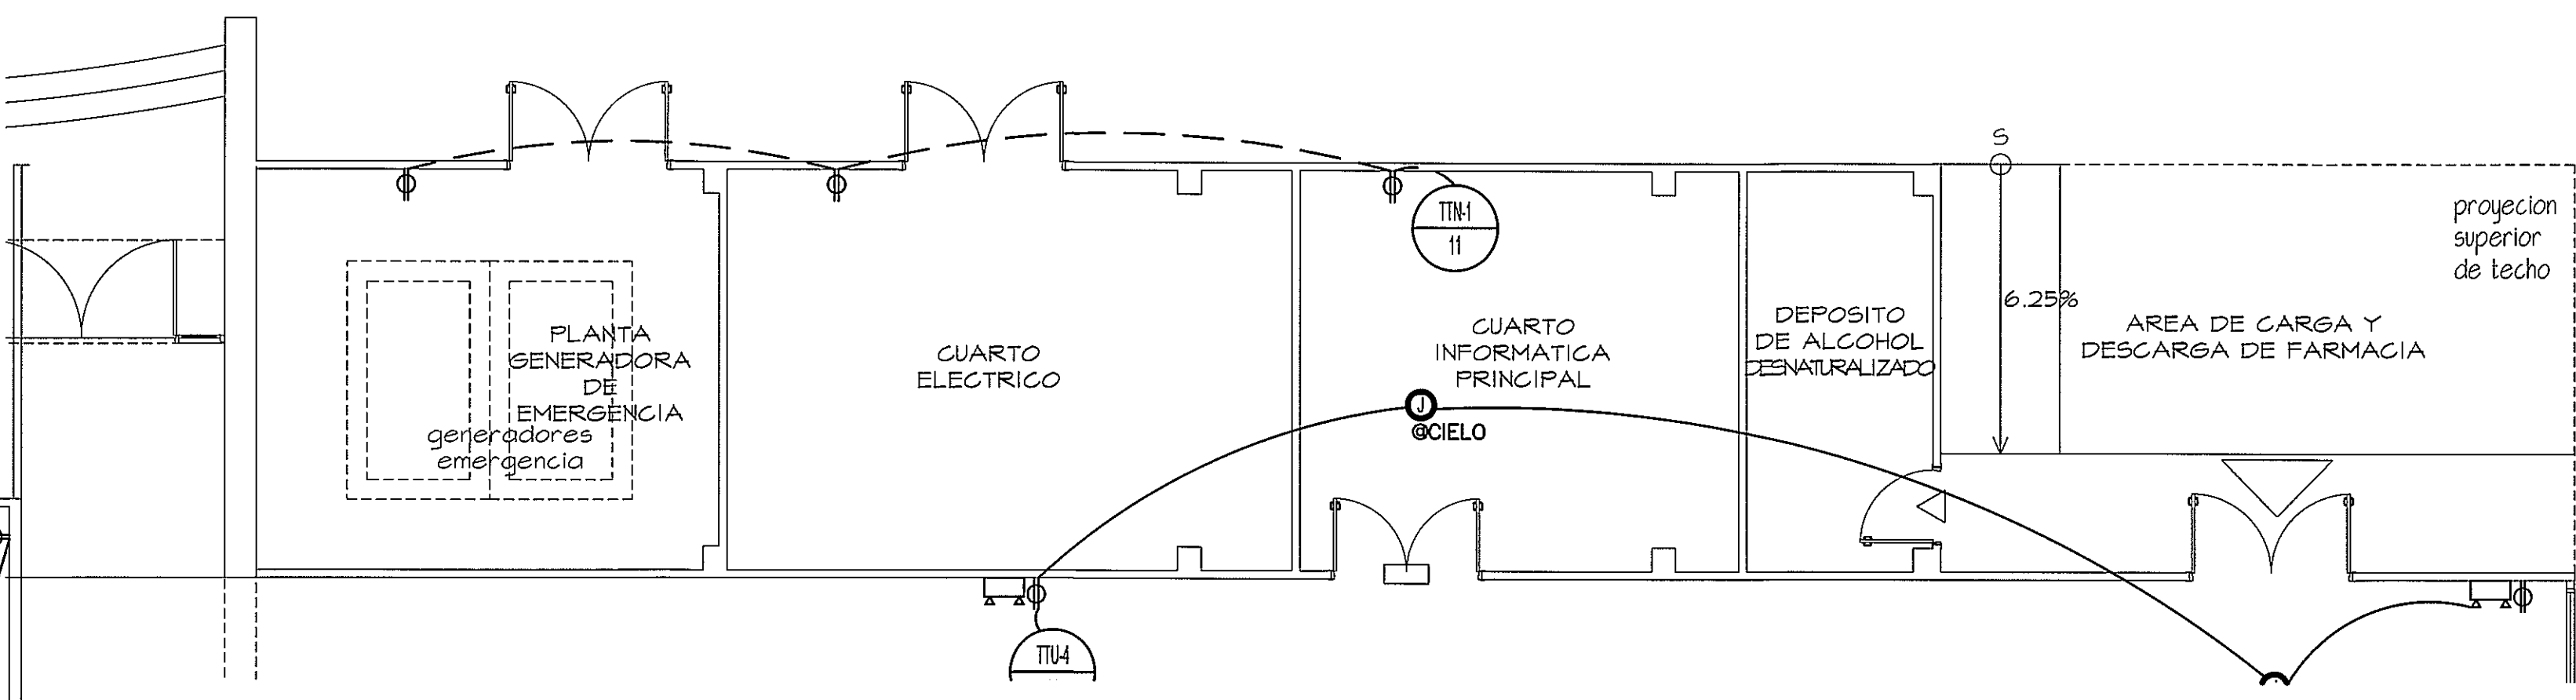

**AMPLIACION DE ZONA I**  
ESCALA 1:75 PLANTA BAJA