
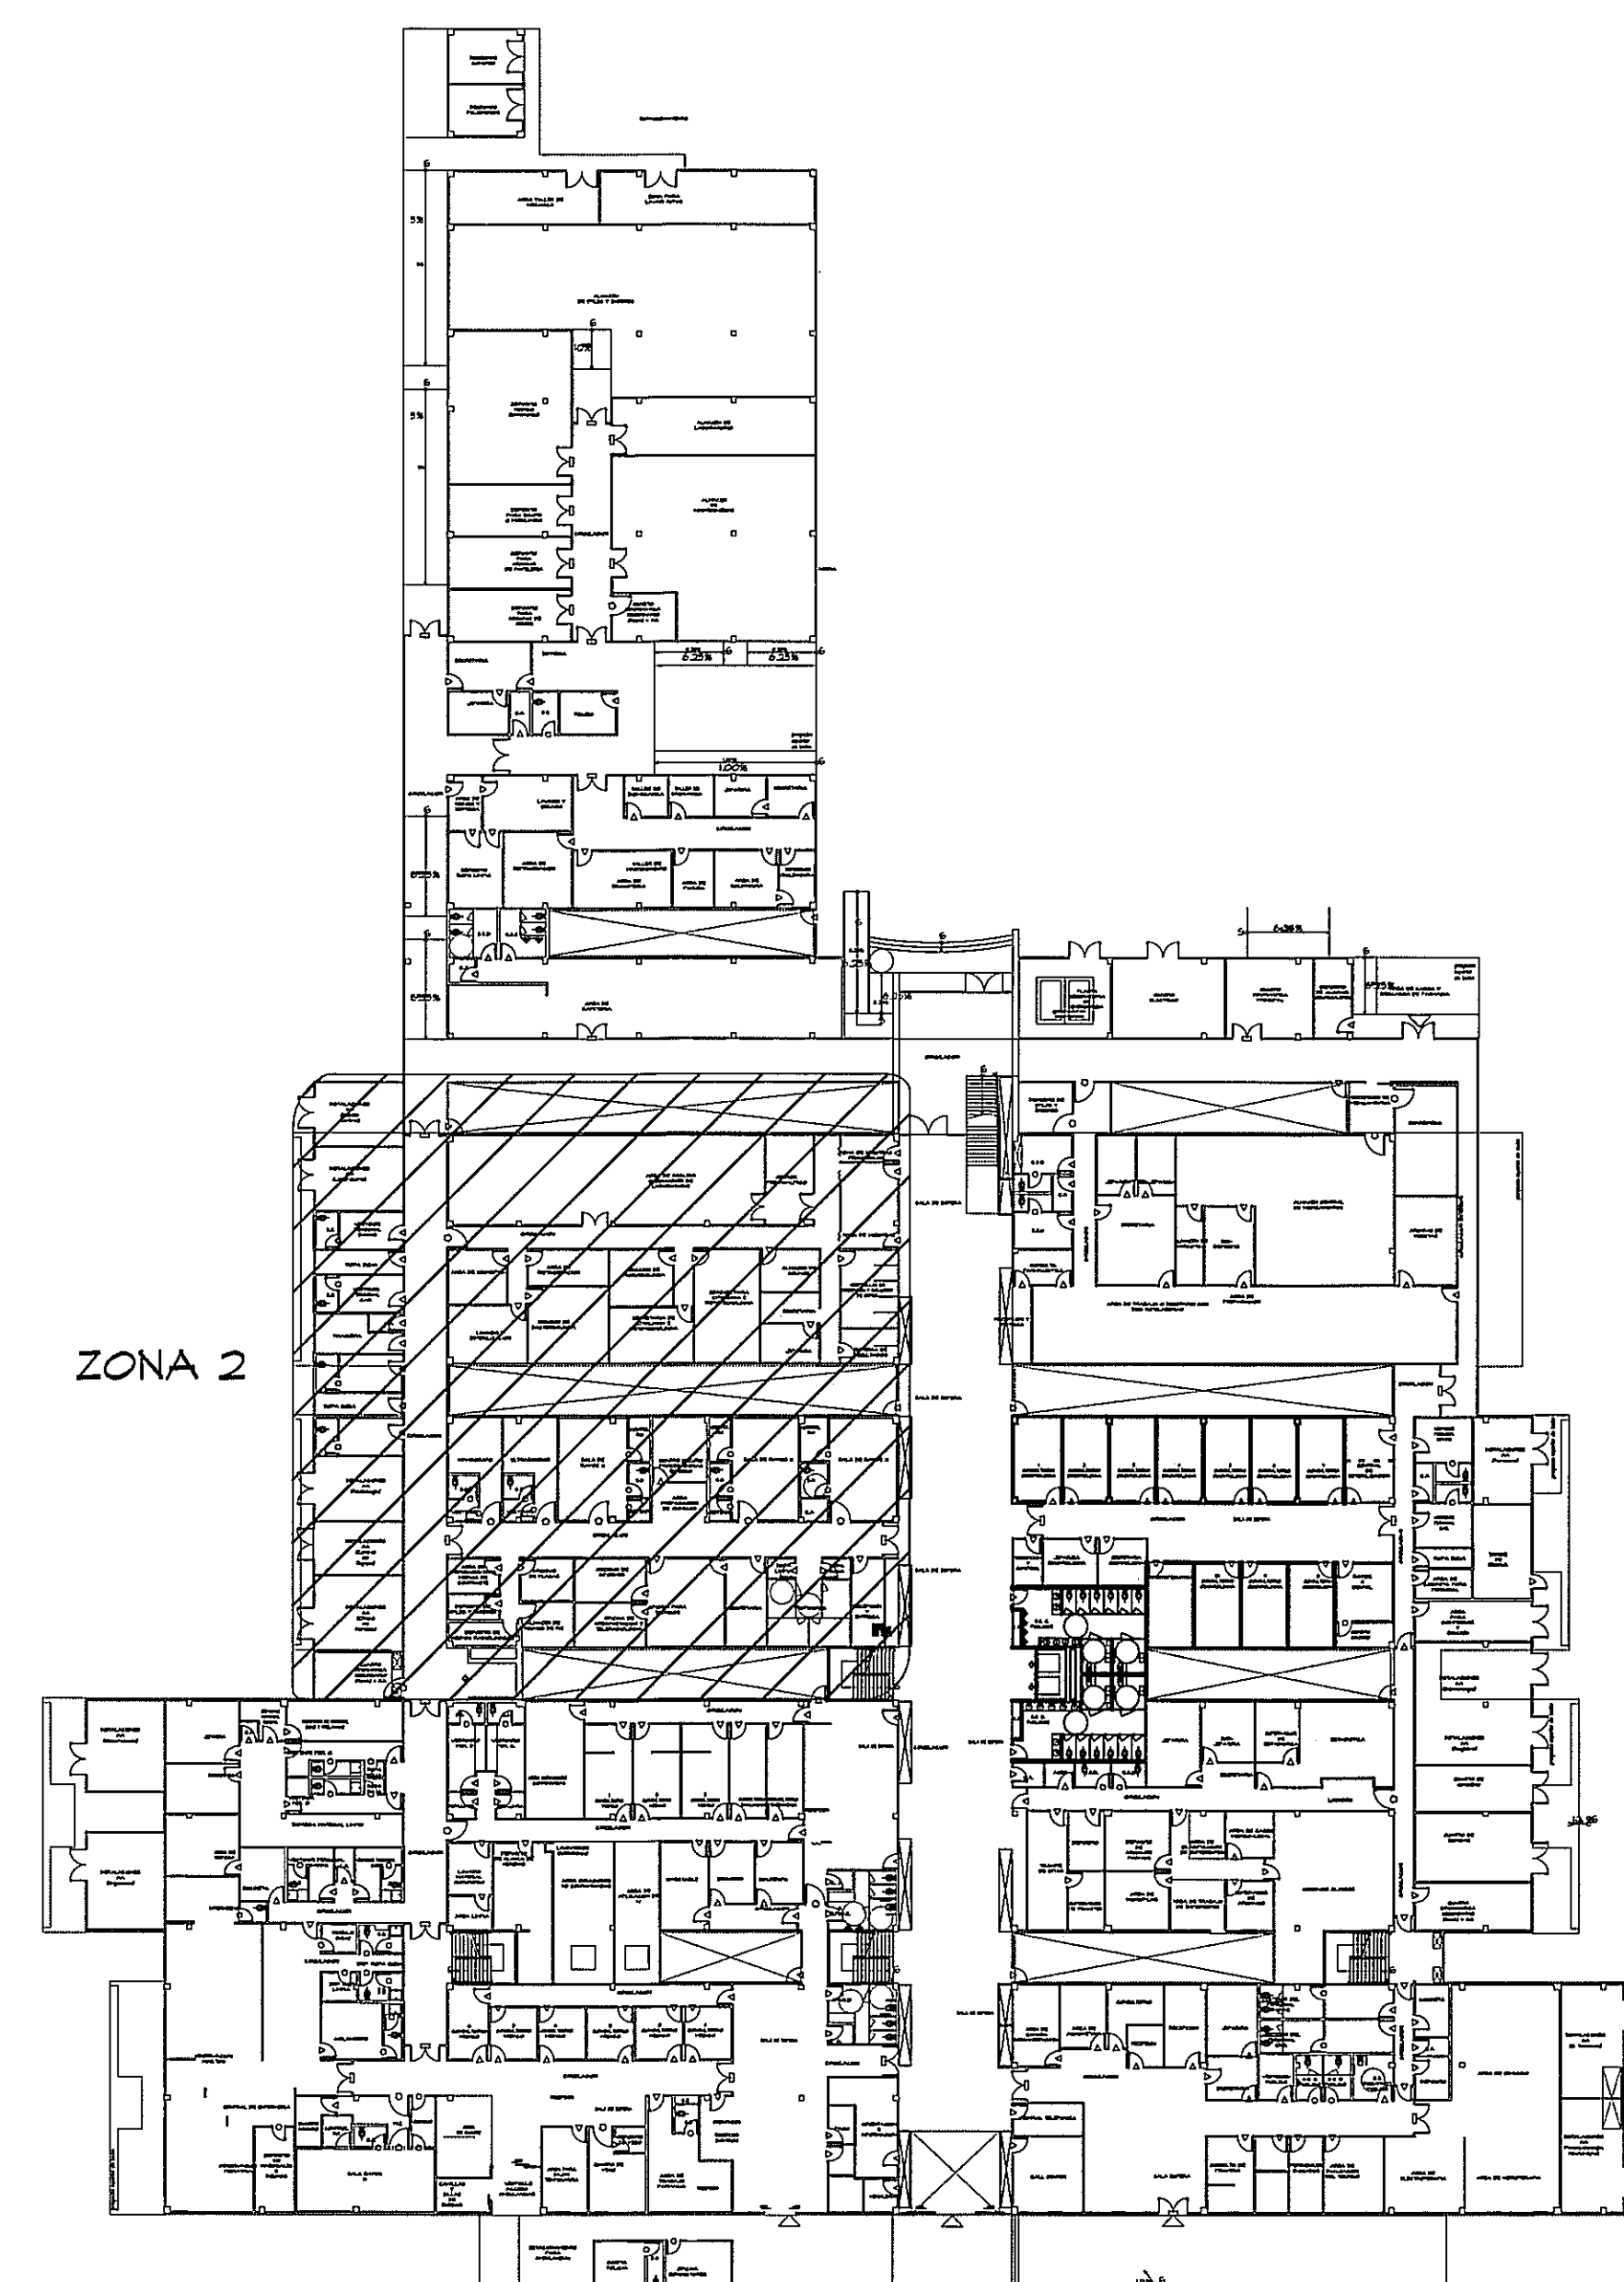


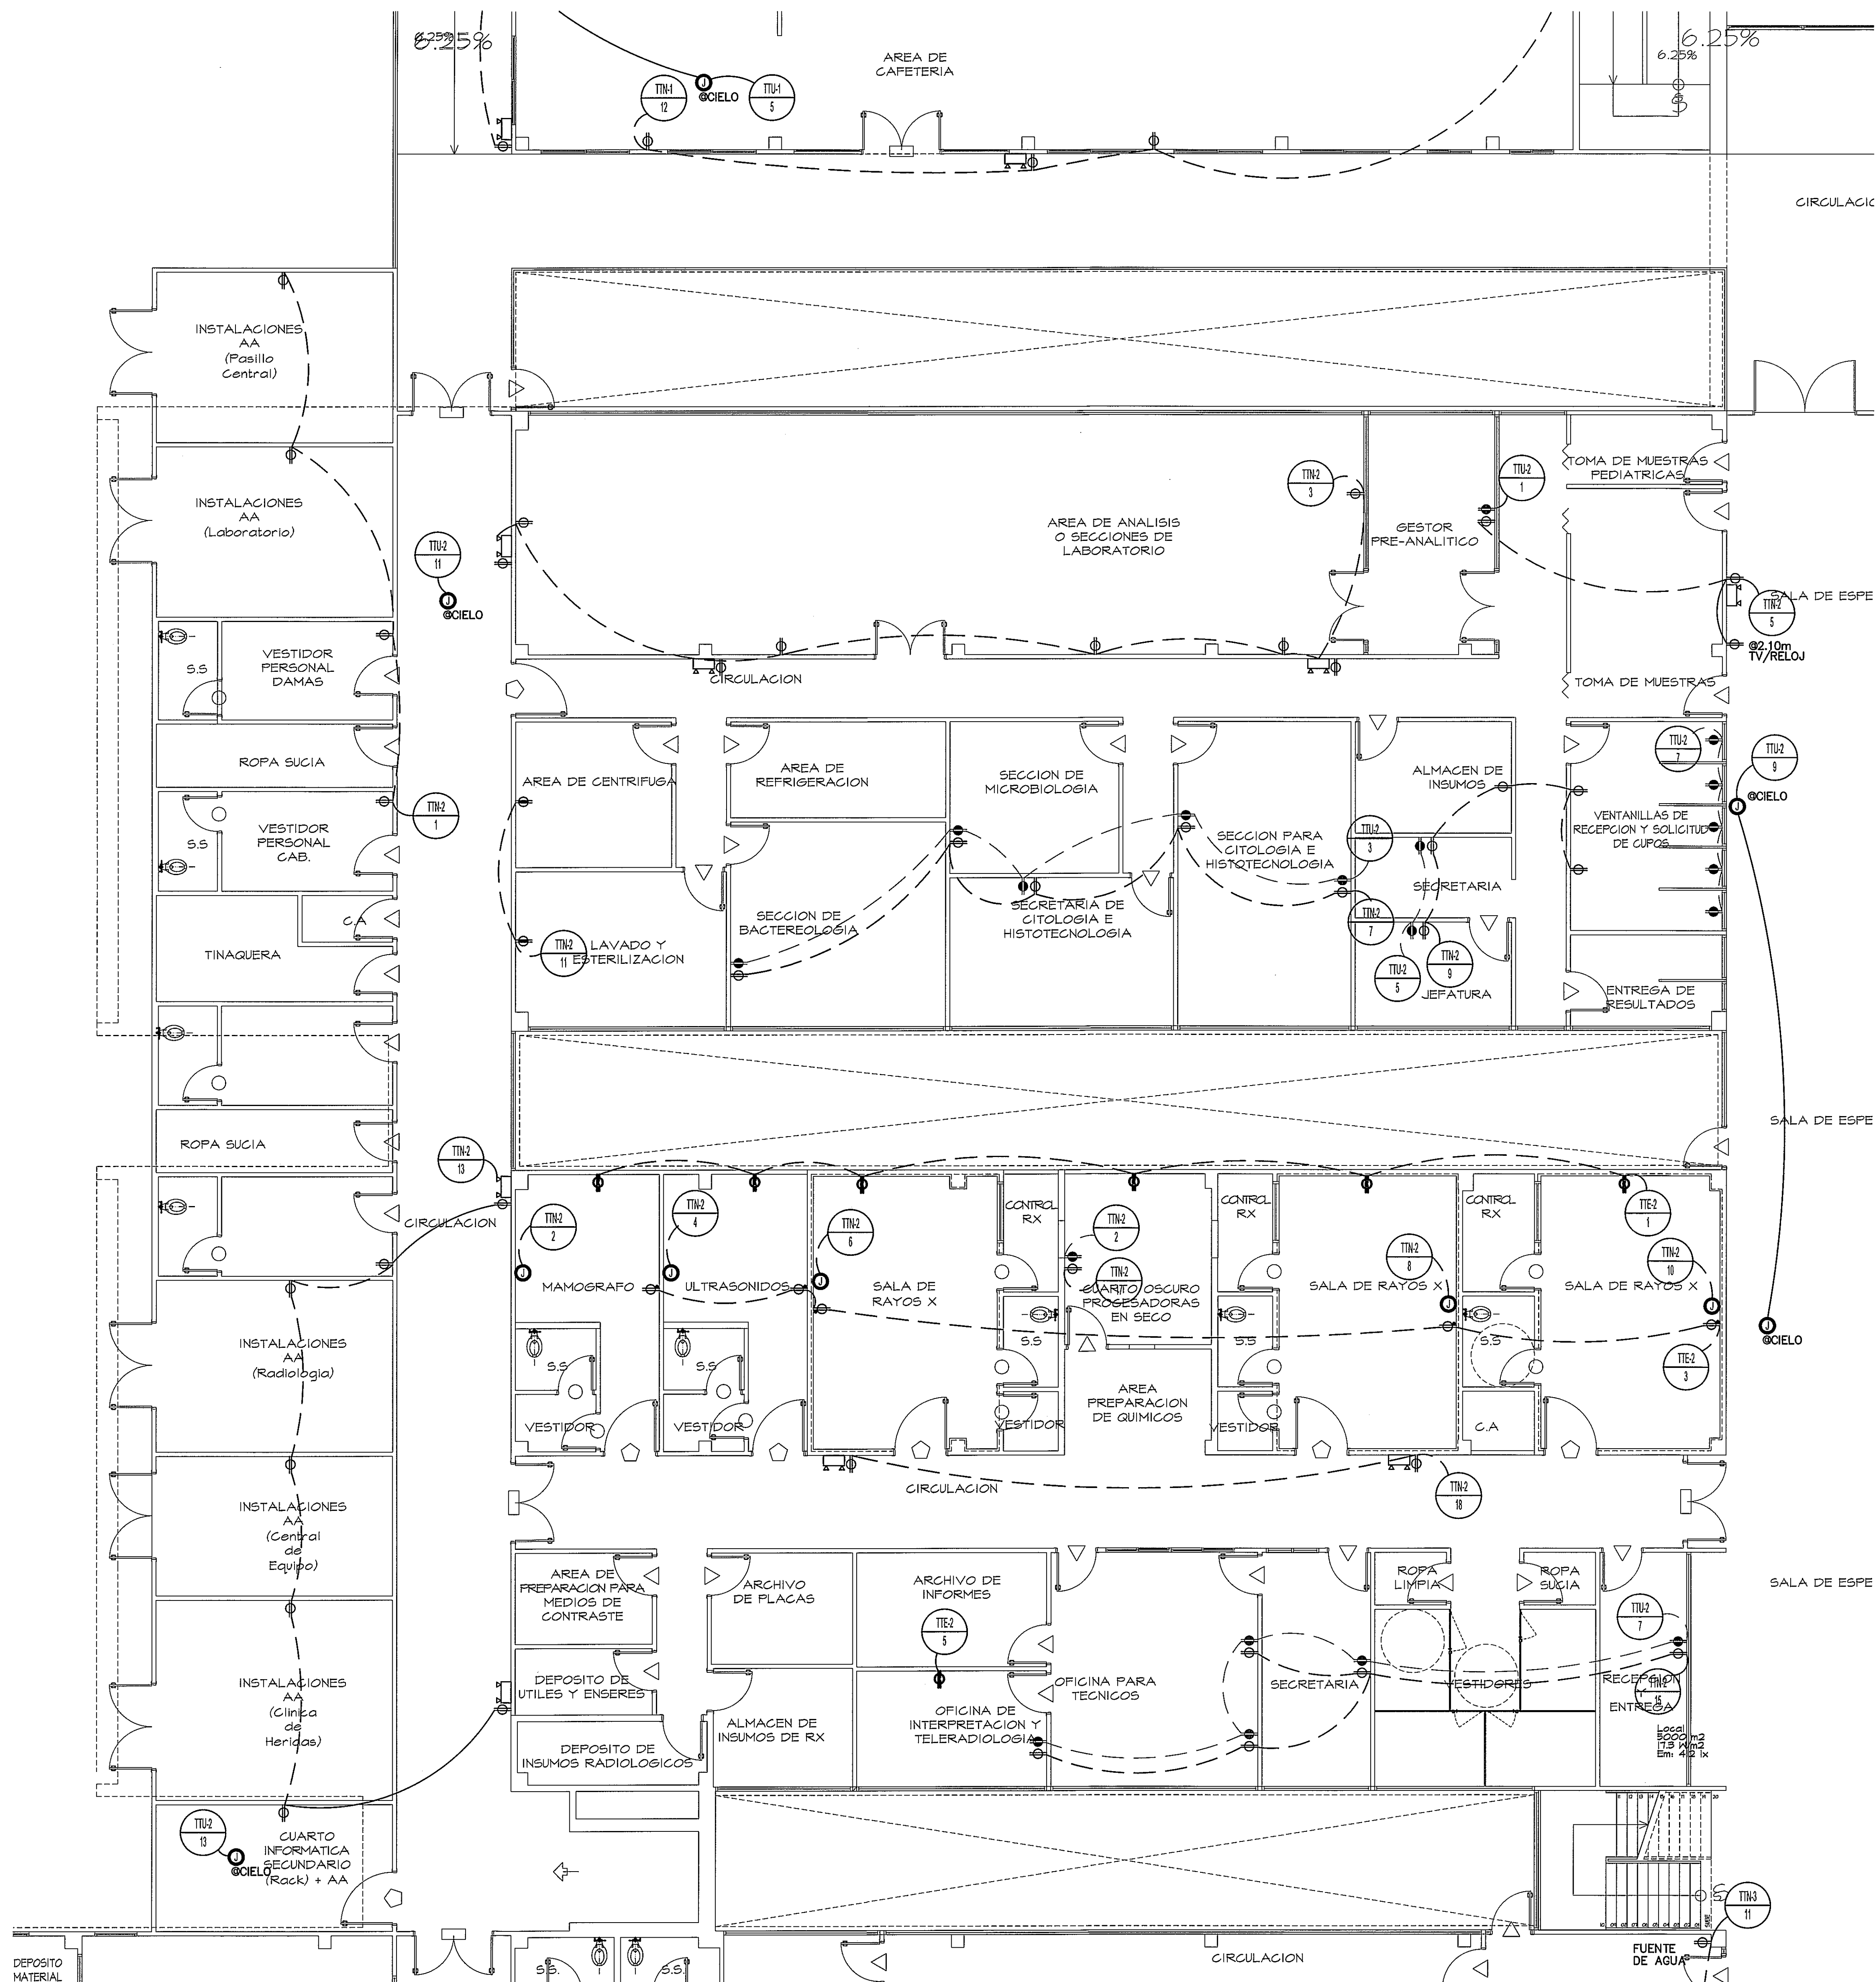

GUÍA DE AMPLIACIONES POR SECCIONES
ESCALA 1:400 PLANTA BAJA (NIVEL 000)

SIMBOLOGIA DE FUERZA

⊕	TOMACORRIENTE TIERRA AISLADA - LEVITON MOD.8200 ICW, GRADO COMERCIAL, DUPLEX, 5-15R 15A, 125V, NARANJA, 0 SIMILAR.
⊕	TOMACORRIENTE TIERRA AISLADA - MOD.8200 ICW, GRADO HOSPITALARIO, DUPLEX, 5-15R 15A, 125V, NARANJA, 0 SIMILAR.
⊕	TOMACORRIENTE CONVENCIONAL - MOD. BR15 W, GRADO COMERCIAL, DUPLEX, 5-15R 15A, 125V, BLANCO, 0 SIMILAR.
⊕	TOMACORRIENTE CONVENCIONAL - MOD. 8200 W, GRADO HOSPITALARIO, DUPLEX, 5-15R 15A, 125V, BLANCO, 0 SIMILAR.
⊕	TOMACORRIENTE GROUND FAULT CIRCUIT INTERRUPTER - MOD. 5899 W, DUPLEX, 5-15R 15A, 125V, BLANCO, 0 SIMILAR.
⊕	TOMACORRIENTE GROUND FAULT CIRCUIT INTERRUPTER - MOD. 8598 HEG, GRADO HOSPITALARIO, DUPLEX, 5-15R 15A, 125V, BLANCO, 0 SIMILAR.
⊕	TOMACORRIENTE DE EMERGENCIA - MOD. 16262 HGR, CONVENCIONAL, DUPLEX, 5-15R 15A, 125V, ROJO, 0 SIMILAR.
⊕	TOMACORRIENTE DE EMERGENCIA - MOD. 16262 PLR, GRADO HOSPITALARIO, DUPLEX, 5-15R 15A, 125V, ROJO, 0 SIMILAR.
⊕	TOMACORRIENTE DOS POLOS - MOD. 8456 V, DUPLEX, 5-20R 20A, 250V, BLANCO, 0 SIMILAR.
⊕	INTERRUPTOR DE SEGURIDAD, PARA CAPACIDAD Y TIPO NEMA, VER LA TABLA DE DETALLES ELECTRICOS DET.-1.
⊕	LUZ DE EMERGENCIA, 120/277V, LEVITON - MOD. TOP 20760 W/BATTERY BACKUP, 2X5.4W, BATERIA 6V. 90 MIN. DE OPERACION. 16"x5"x5".
⊕	CAJA DE PASO 4X4.

AMPLIACION DE ZONA 2
ESCALA 1:75 PLANTA BAJA

PROHIBIDA LA REPRODUCCION TOTAL O PARCIAL, Y EL USO DE SU CONTENIDO SIN EL CONSENTIMIENTO DE SU AUTOR.

Revision No. REVISION #1 25-MAR-2013	FECHA 25-MAR-2013		DIRECCION NACIONAL DE INFRAESTRUCTURA Y SERVICIOS DE APOYO (DINSA)	JEFE DE DEPARTAMENTO	DIRECTOR DE INGENIERIA Y ARQUITECTURA	PROYECTO: CONSTRUCCION DE NUEVO EDIFICIO INSTITUCIONAL POLICLINICA DR. MANUEL DE JESUS ROJAS PROPIEDAD DE LA CAJA DEL SEGURO SOCIAL DE PANAMA UBICADO EN LA URB. VILLA MONICA, CARRETERA INTERAMERICANA DISTRITO DE AGUADULCE, PROV. DE COCLE, REPUBLICA DE PANAMA	DISEÑO ARQUITECTONICO: ARQ. OLMEDO GOMEZ/SERTA ESTRUCTURA: ING. JUAN RAUL DIAZ ELECTRICIDAD: ING. MANUEL PADILLA SISTEMAS ESPECIALES: ING. DORANSE HURTADO PLOMERIA: MP. HECTOR HASSELL AIRE ACONDICIONADO: ING. OSVALDO ADAMES GASES MEDICOS: ING. VICENTE PERALLOZA	REVISION: ARQ. OLMEDO GOMEZ REVISION: SERTA DESARROLLO: SERTA FECHA: 2012 PROYECTO No. 2012-DES-014	HOJA No. DE
--	----------------------	--	--	----------------------	---------------------------------------	---	--	--	----------------



EL-13B