


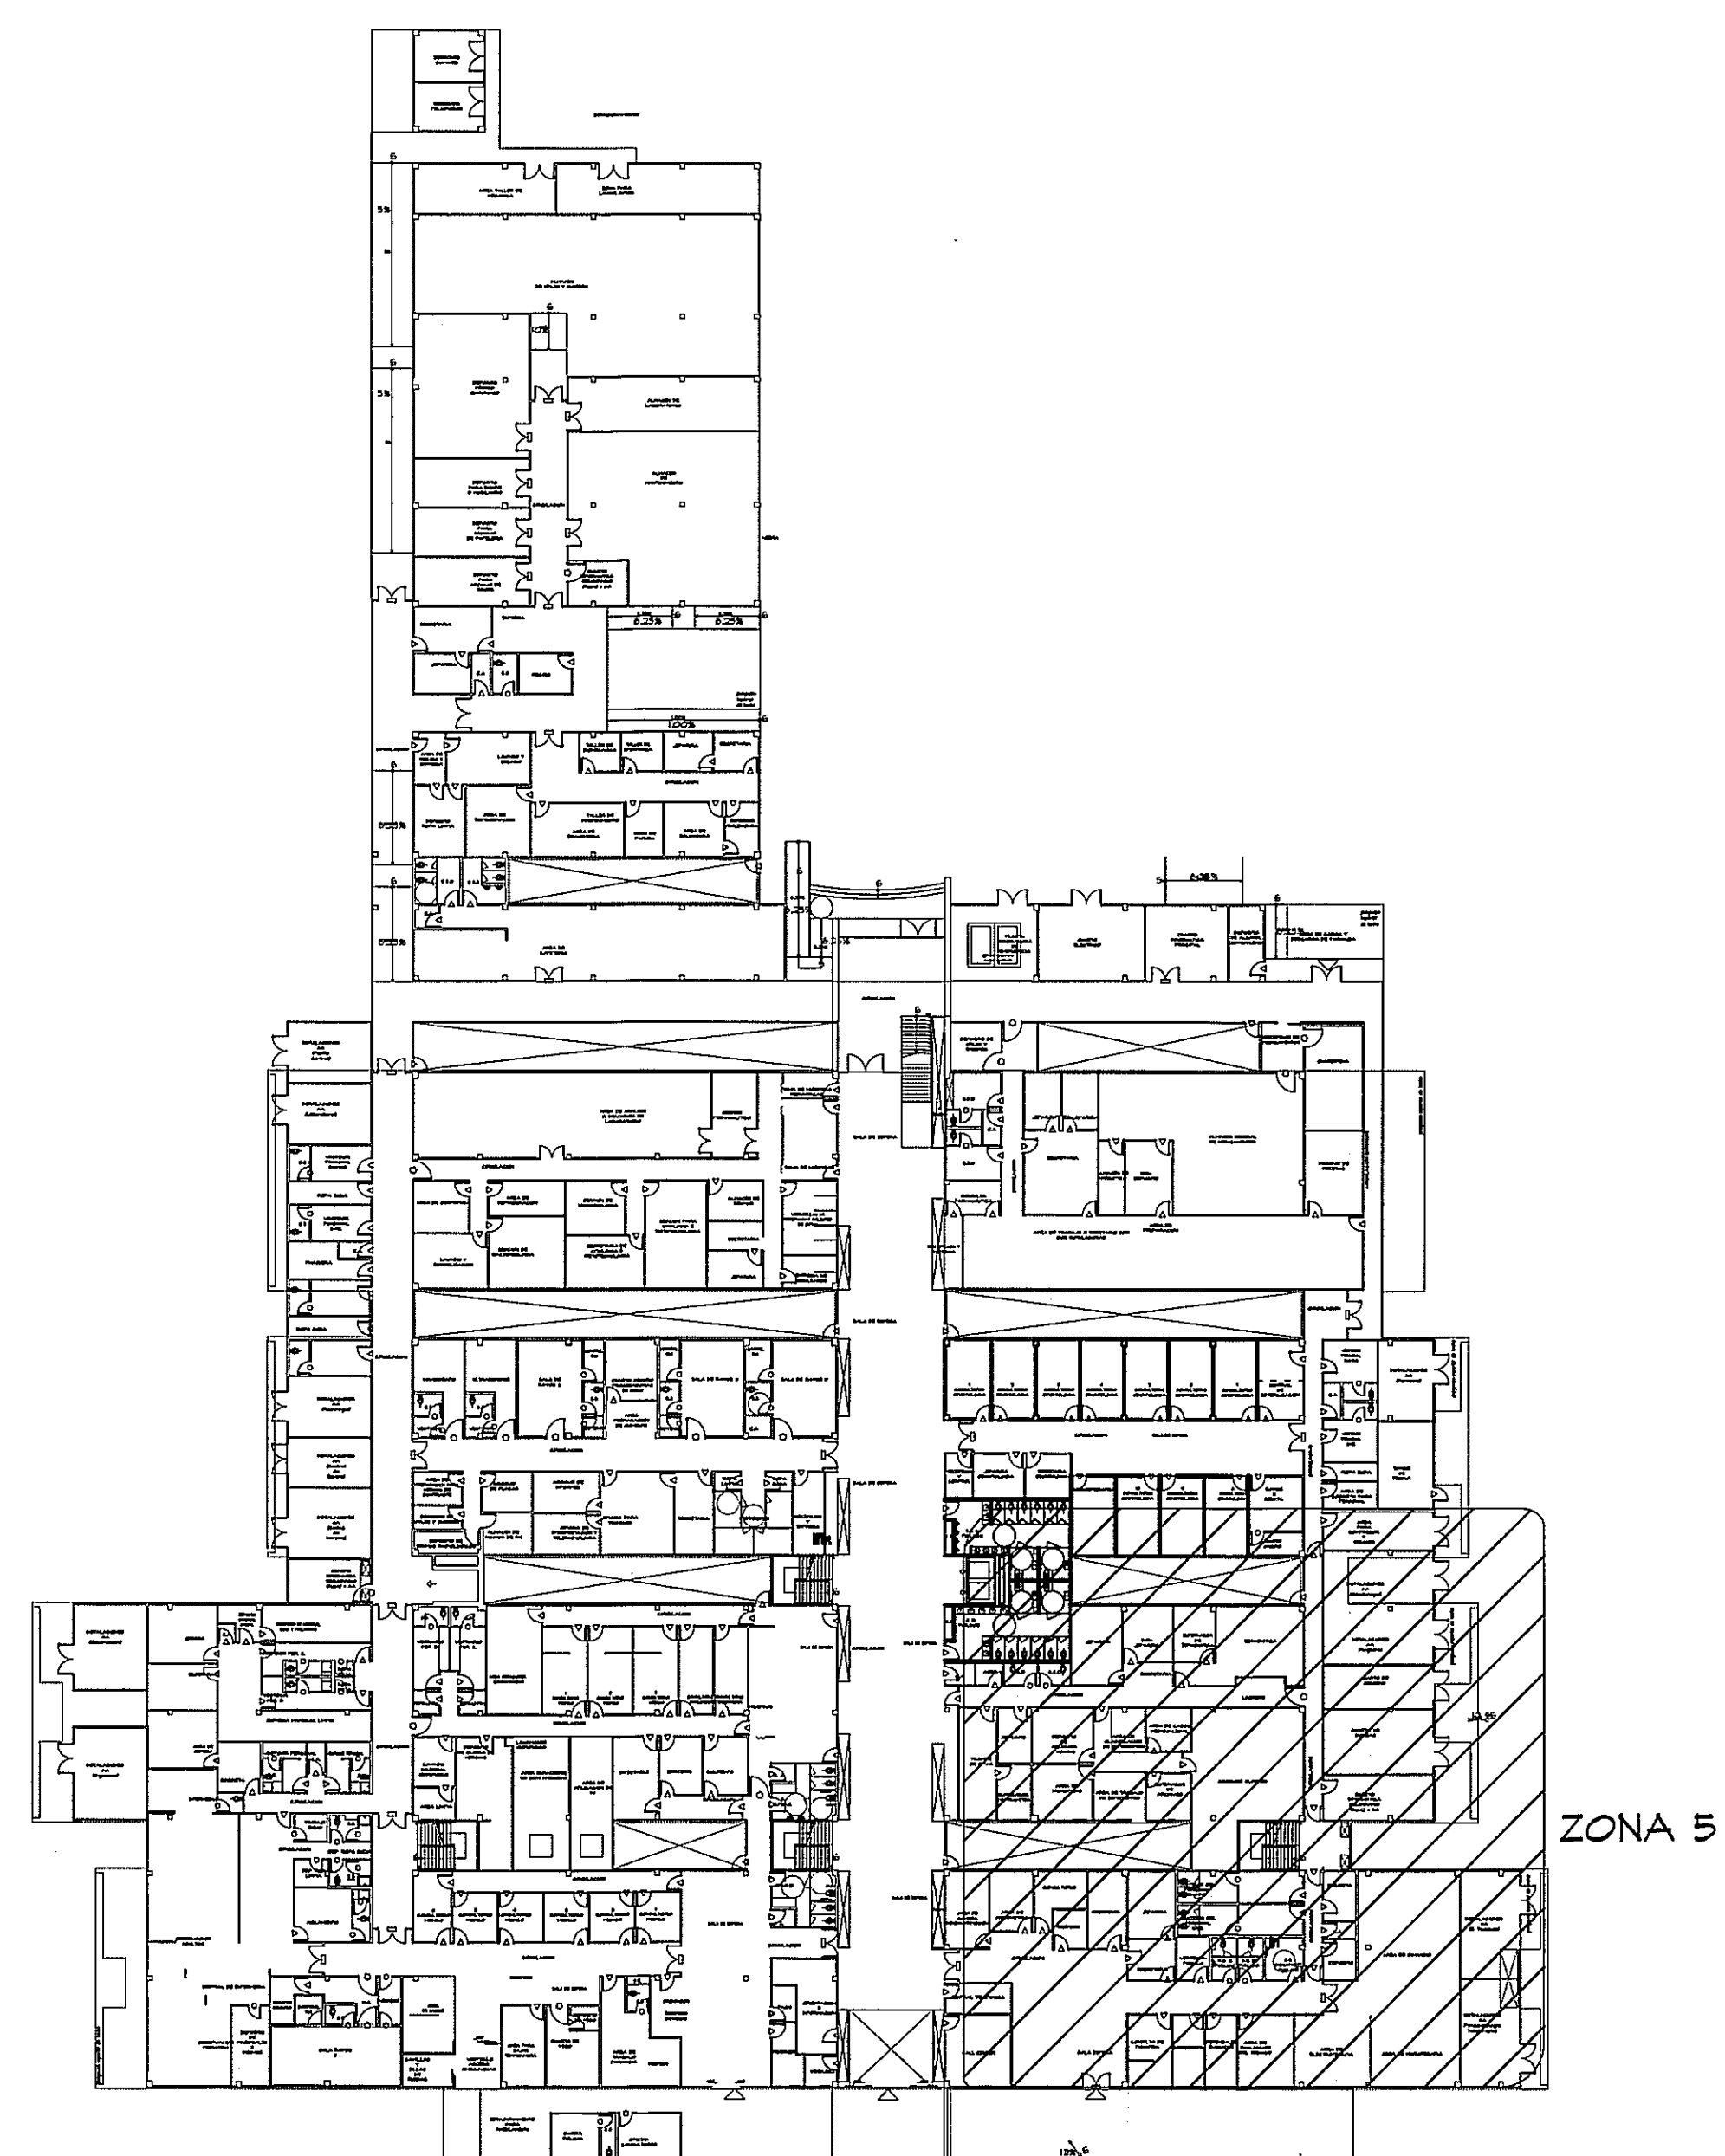

ESCALA 1:400 PLANTA BAJA (NIVEL 000)

SIMBOLOGIA DE FUERZA

⚡	TOMACORRIENTE TIERRA AISLADA – LEVITON MOD.8200 IGW, GRADO COMERCIAL, DUPLEX, 5-15R 15A, 125V, NARANJA, O SIMILAR.
⚡	TOMACORRIENTE TIERRA AISLADA – MOD.8200 IGW, GRADO HOSPITALARIO, DUPLEX, 5-15R 15A, 125V, NARANJA, O SIMILAR.
⚡	TOMACORRIENTE CONVENCIONAL – MOD. BR15 W, GRADO COMERCIAL, DUPLEX, 5-15R 15A, 125V, BLANCO, O SIMILAR.
⚡	TOMACORRIENTE CONVENCIONAL – MOD. 8200 W, GRADO HOSPITALARIO, DUPLEX, 5-15R 15A, 125V, B/O INTERRUPTOR O SIMILAR.
⚡	TOMACORRIENTE GROUND FAULT CIRCUIT INTERRUPTER – MOD. 5899 W, DUPLEX, 5-15R 15A, 125V, BLANCO, O SIMILAR.
⚡	TOMACORRIENTE GROUND FAULT CIRCUIT INTERRUPTER – MOD. 8598 HEG, GRADO HOSPITALARIO, DUPLEX, 5-15R 15A, 125V, BLANCO, O SIMILAR.
⚡	TOMACORRIENTE DE EMERGENCIA – MOD. 16262 HGR, CONVENCIONAL, DUPLEX, 5-15R 15A, 125V, ROJO, O SIMILAR.
⚡	TOMACORRIENTE DE EMERGENCIA – MOD. 16262 PLR, GRADO HOSPITALARIO, DUPLEX, 5-15R 15A, 125V, ROJO, O SIMILAR.
⚡	TOMACORRIENTE DOS POLOS – MOD. 8456 V, DUPLEX, 5-20R 20A, 250V, BLANCO, O SIMILAR.
⚡	INTERRUPTOR DE SEGURIDAD, PARA CAPACIDAD Y TIPO NEMA, VER LA TABLA DE DETALLES ELECTRICOS DET.-1.
⚡	LUZ DE EMERGENCIA, 120/277V, LEVITON – MOD. TCP 20760 W/BATTERY BACKUP, 2X5.4W, BATERIA 6V. 90 MIN. DE OPERACION. 16"X5"X5".
⊙	CAJA DE PASO 4X4.

ESCALA 1:75 PLANTA BAJA

Revision No.	FECHA		DIRECCION NACIONAL DE INFRAESTRUCTURA Y SERVICIOS DE APOYO (DINSA)	PROYECTO: CONSTRUCCION DE NUEVO EDIFICIO INSTITUCIONAL POLICLINICA DR. MANUEL DE JESUS ROJAS PROPIEDAD DE LA CAJA DEL SEGURO SOCIAL DE PANAMA UBICADO EN LA URB. VILLA MONICA, CARRETERA INTERAMERICANA DISTRITO DE AGUADULCE, PROV. DE COCLE, REPUBLICA DE PANAMA	DISEÑO ARQUITECTONICO: ING. OLMEDO GOMEZ/SERTA		REVISION: ARQ. OLMEDO GOMEZ
REVISION #1	25-MAR-2013				ESTRUCTURA: ING. JUAN RAUL DIAZ		DESARROLLO: SERTA
					ELECTRICIDAD: ING. MANUEL PADILLA		FECHA: 2012
					SISTEMAS ESPECIALES: ING. DORANSE HURTADO		PROYECTO No. 2012-DES-014
					PLOMERIA: MP. HECTOR HASSELL		HOJA No.
					AIRE ACONDICIONADO: ING. OSVALDO ADAMES		DE
					GASES MEDICOS: ING. VICENTE PEÑALOZA		

PROHIBIDA LA REPRODUCCION TOTAL O PARCIAL, Y EL USO DE SU CONTENIDO SIN EL CONSENTIMIENTO DE SU AUTOR.

POLICLINICA DR. MANUEL DE JESUS ROJAS