
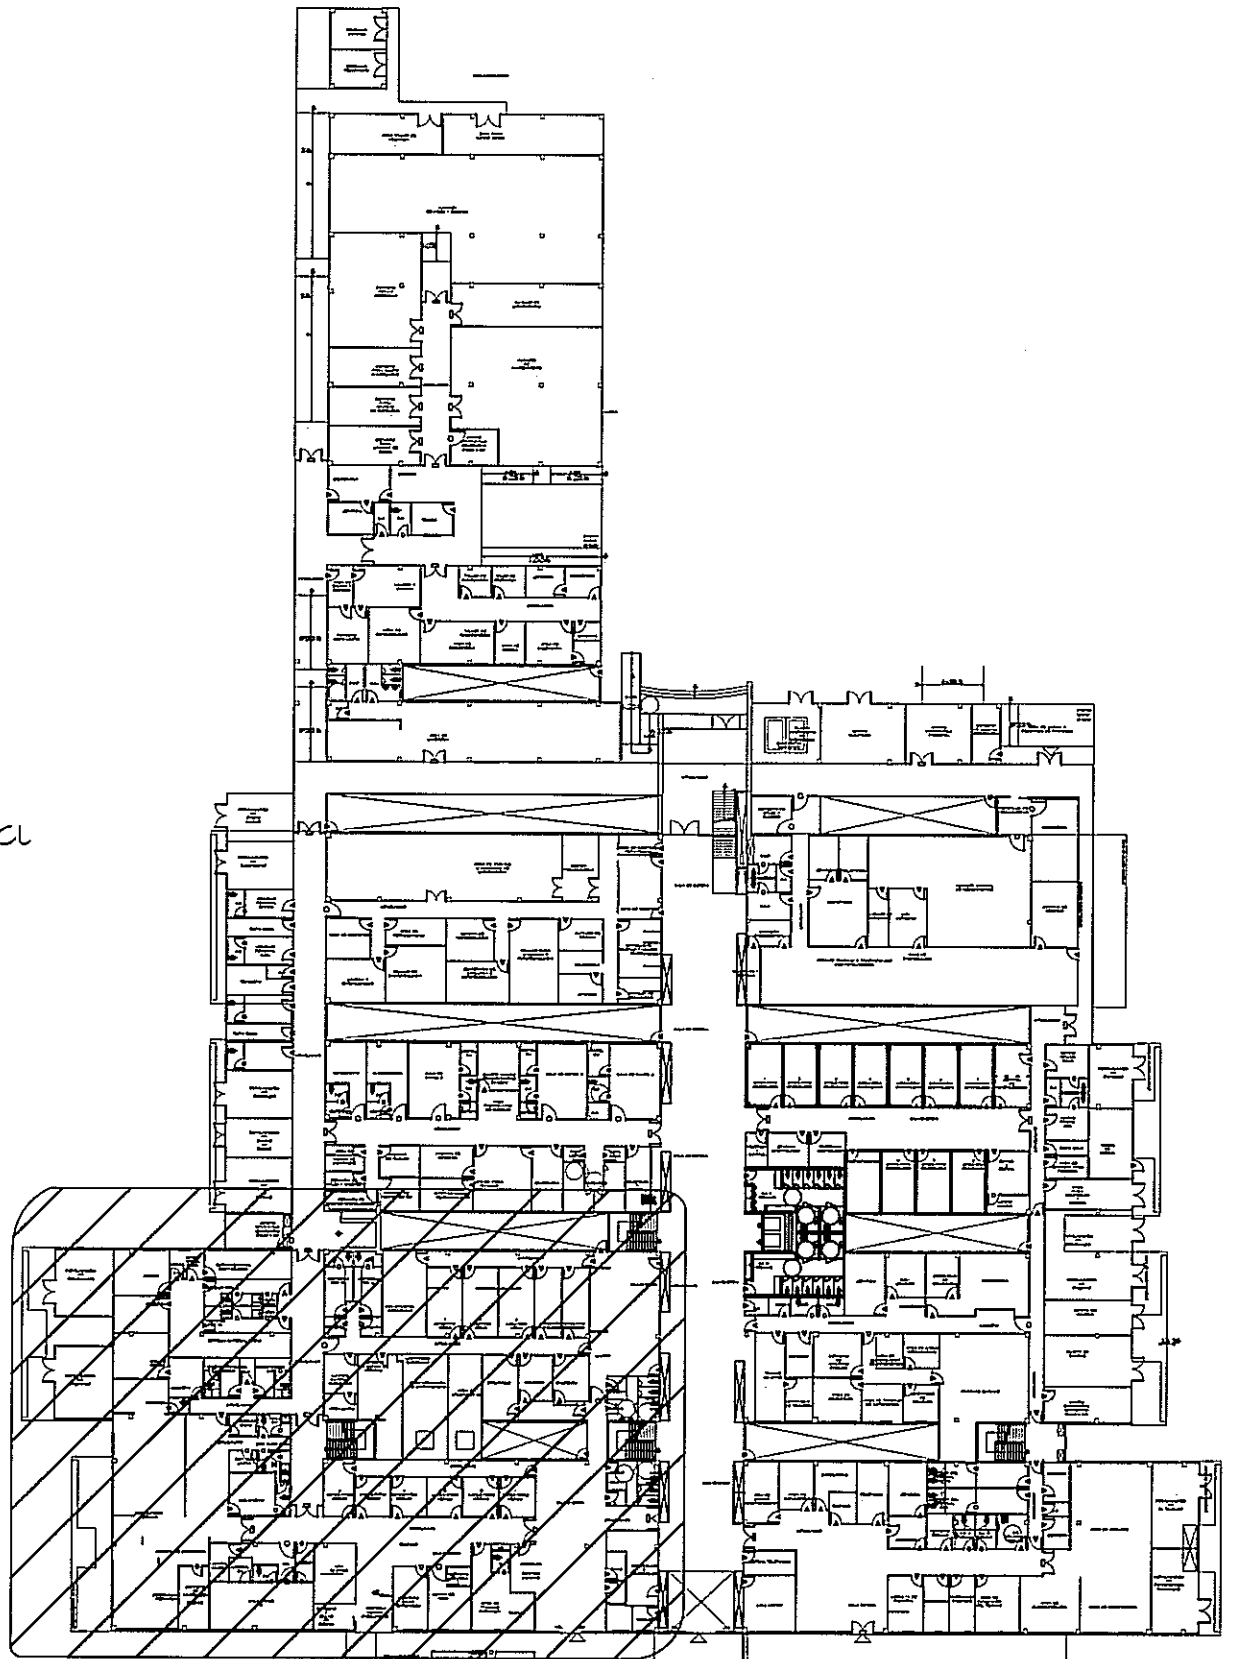


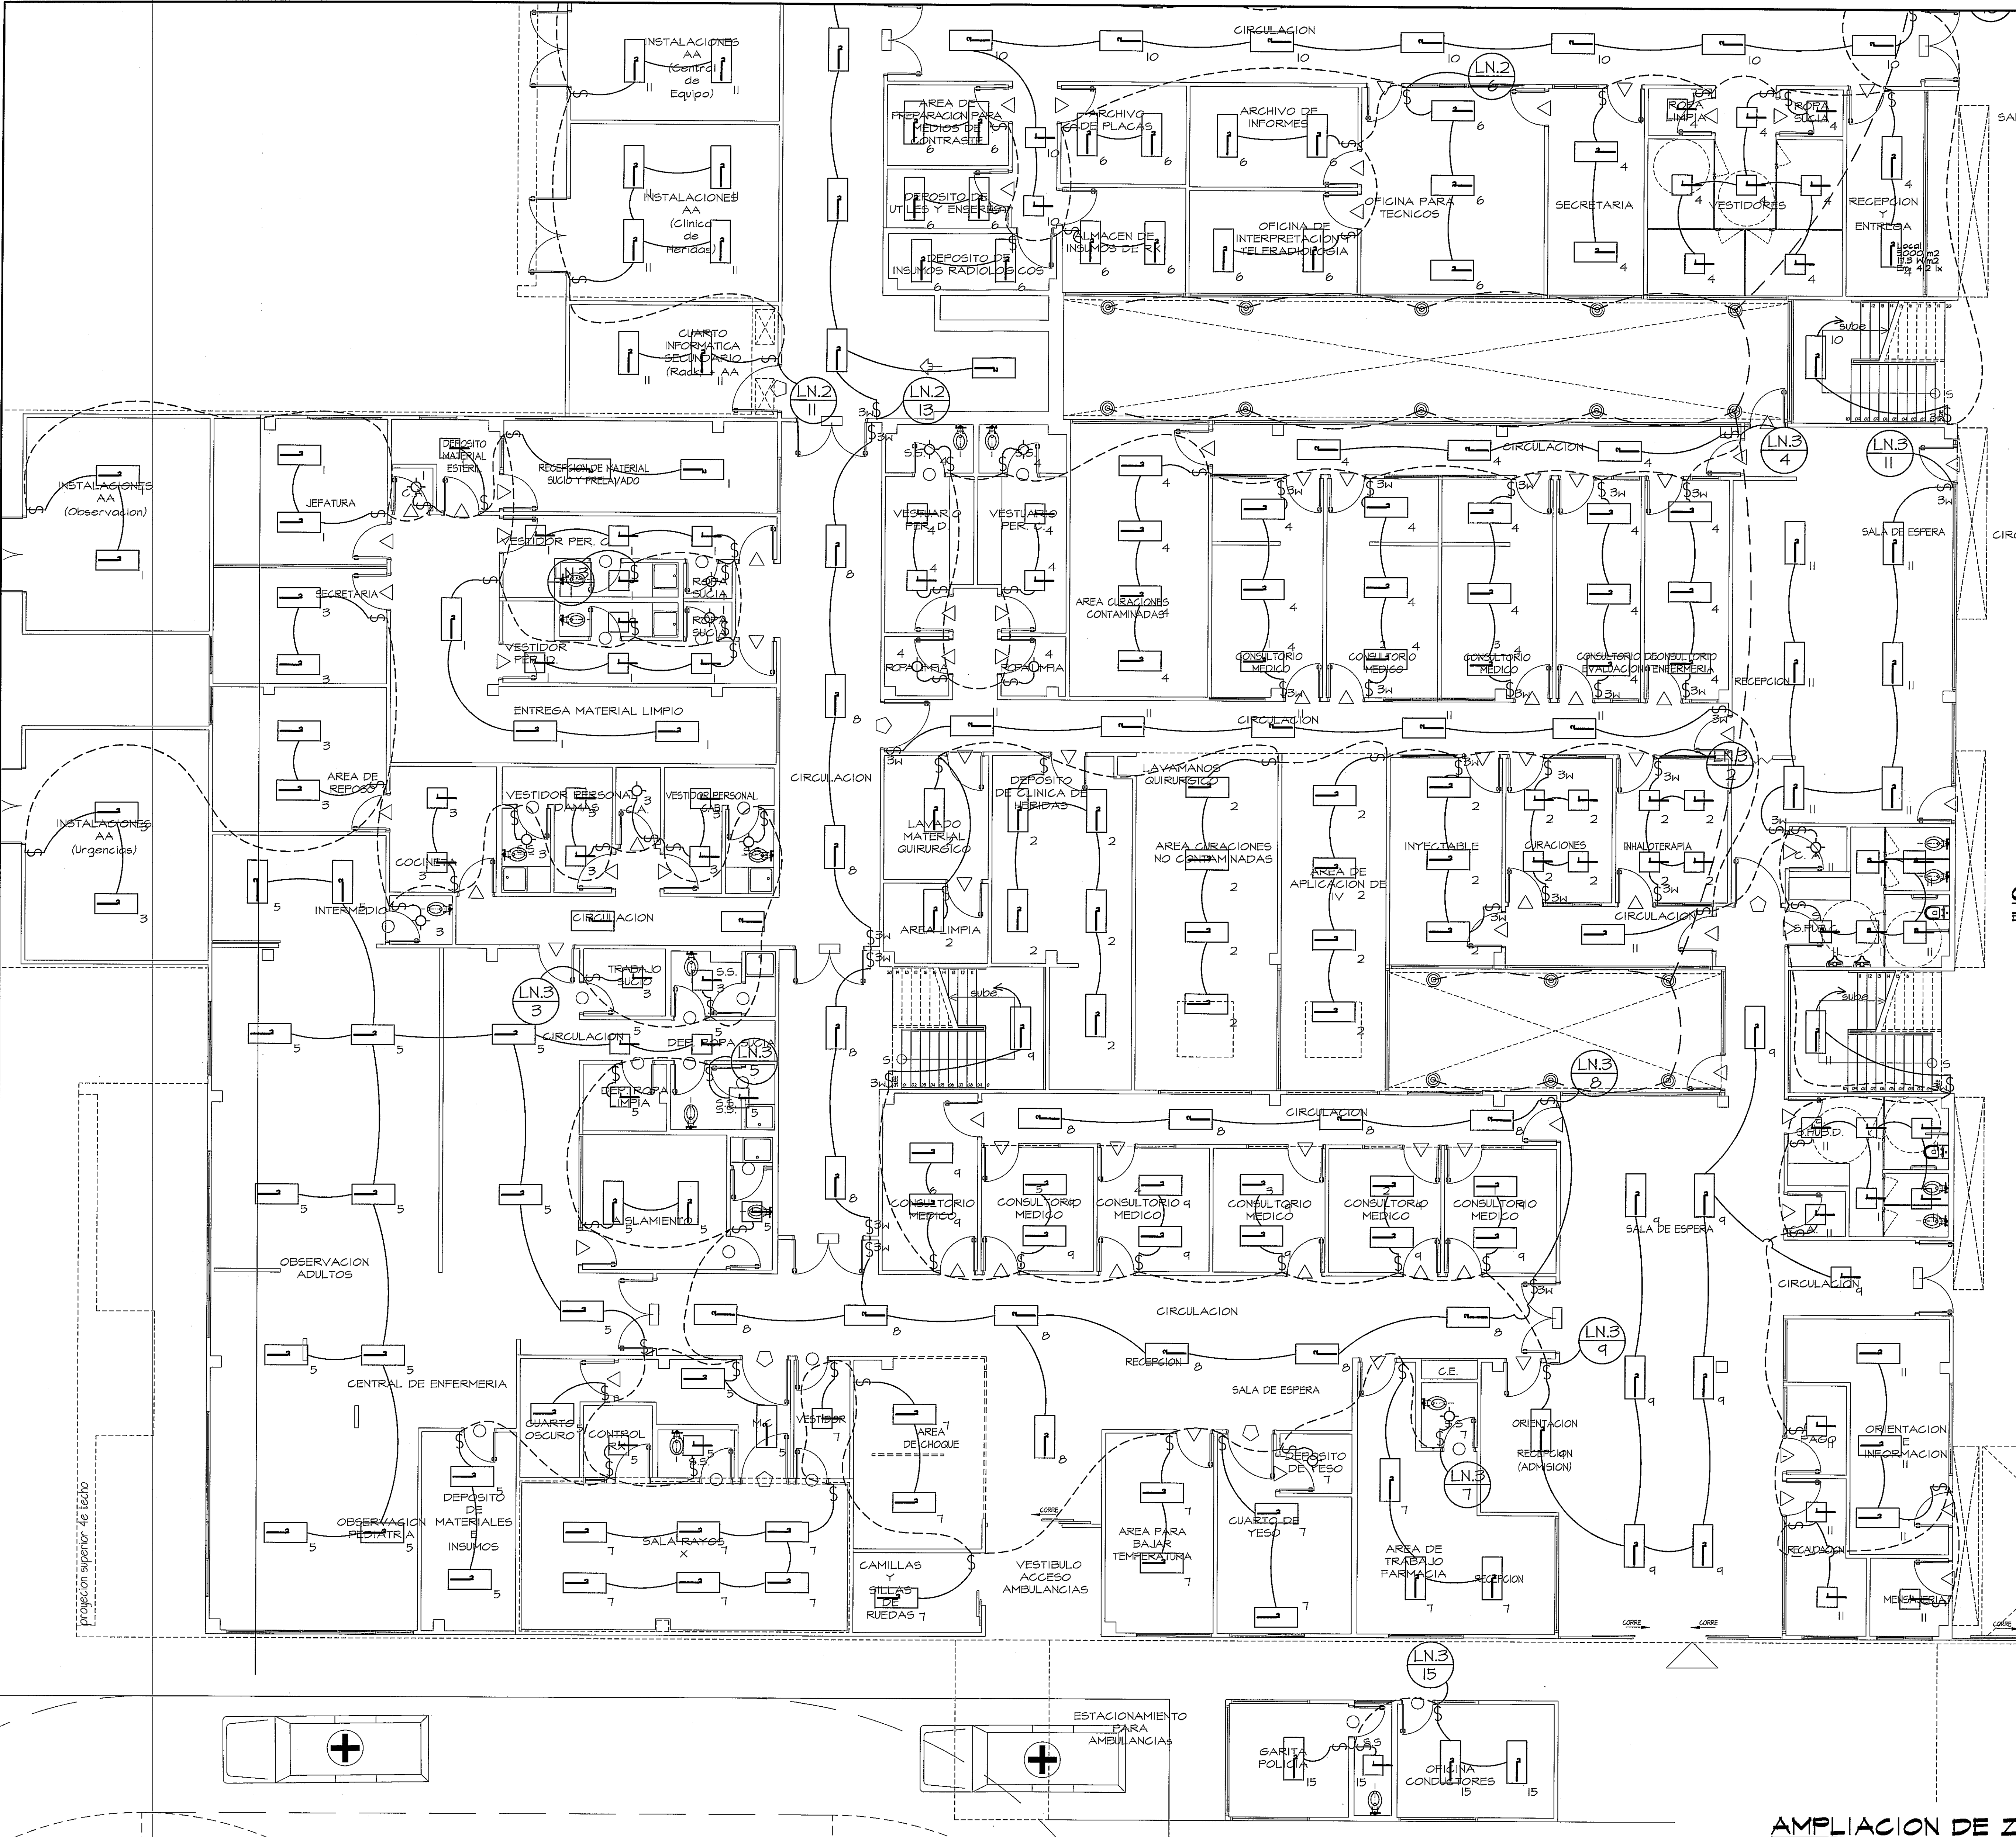

ZONA 3
GUÍA DE AMPLIACIONES POR SECCIÓN
ESCALA 1:650 PLANTA BAJA (NIVEL 000)

- LUMINARIA 2*2 DE 17W T8 * 4 TUB
- LUMINARIA 2*4 DE 32W T8 * 4 TUB
- SALIDA PARA LUMINARIA SENCILLA
- INTERRUPTOR SENCILLO
- INTERRUPTOR TRES VIAS

SIMBOLOGIA DE ILUMINACION


comentarios zona 6 y 9.

AMPLIACION DE ZONA 3
ESCALA 1:75 PLANTA BAJA

PROHIBIDA LA REPRODUCCION TOTAL O PARCIAL, Y EL USO DE SU CONTENIDO SIN EL CONSENTIMIENTO DE SU AUTOR.

OLMEDO A. GÓMEZ MARTÍNEZ
ARQUITECTO
LICENCIADO No. 2006-001-103
FIRMA
Ley 15 del 20 de Enero de 1999
Junta Técnica de Ingeniería y Arquitectura

Revision No.	FECHA
REVISION #1	25-MAR-2013

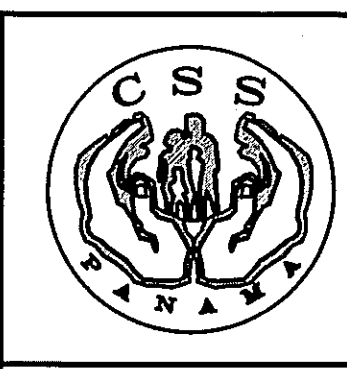

DIRECCION NACIONAL DE
INFRAESTRUCTURA Y SERVICIOS
DE APOYO (DINSA)

PROYECTO:
CONSTRUCCION DE NUEVO EDIFICIO INSTITUCIONAL
POLICLINICA DR. MANUEL DE JESUS ROJAS
PROPIEDAD DE LA CAJA DEL SEGURO SOCIAL DE PANAMA
UBICADO EN LA URB. VILLA MONICA, CARRETERA INTERAMERICANA
DISTRITO DE AGUADULCE, PROV. DE COCLE, REPUBLICA DE PANAMA

DIRECTOR DE OBRAS Y CONSTRUCCIONES MUNICIPALES
ILUMINACION - ZONA 3 - NIV.000

DISEÑO ARQUITECTONICO:
ING. OLMEDO GÓMEZ/SERTA
ESTRUCTURA:
ING. JUAN RAUL DIAZ
ELECTRICIDAD:
ING. MANUEL PADILLA
SISTEMAS ESPECIALES:
ING. DORANSE HURTADO
PLOMERIA:
MP. HECTOR HASSELL
AIRE ACONDICIONADO:
ING. OSVALDO ADAMES
GASES MEDICOS:
ING. VICENTE PERALLOZA

riva.s.a.
S.A.I.C.F.A.

EL-11C

REVISION: OLMEDO GÓMEZ
REVISION: SERTA
DESARROLLO: SERTA
FECHA: 2012
PROYECTO No. 2012-DES-014
HOJA No. DE