



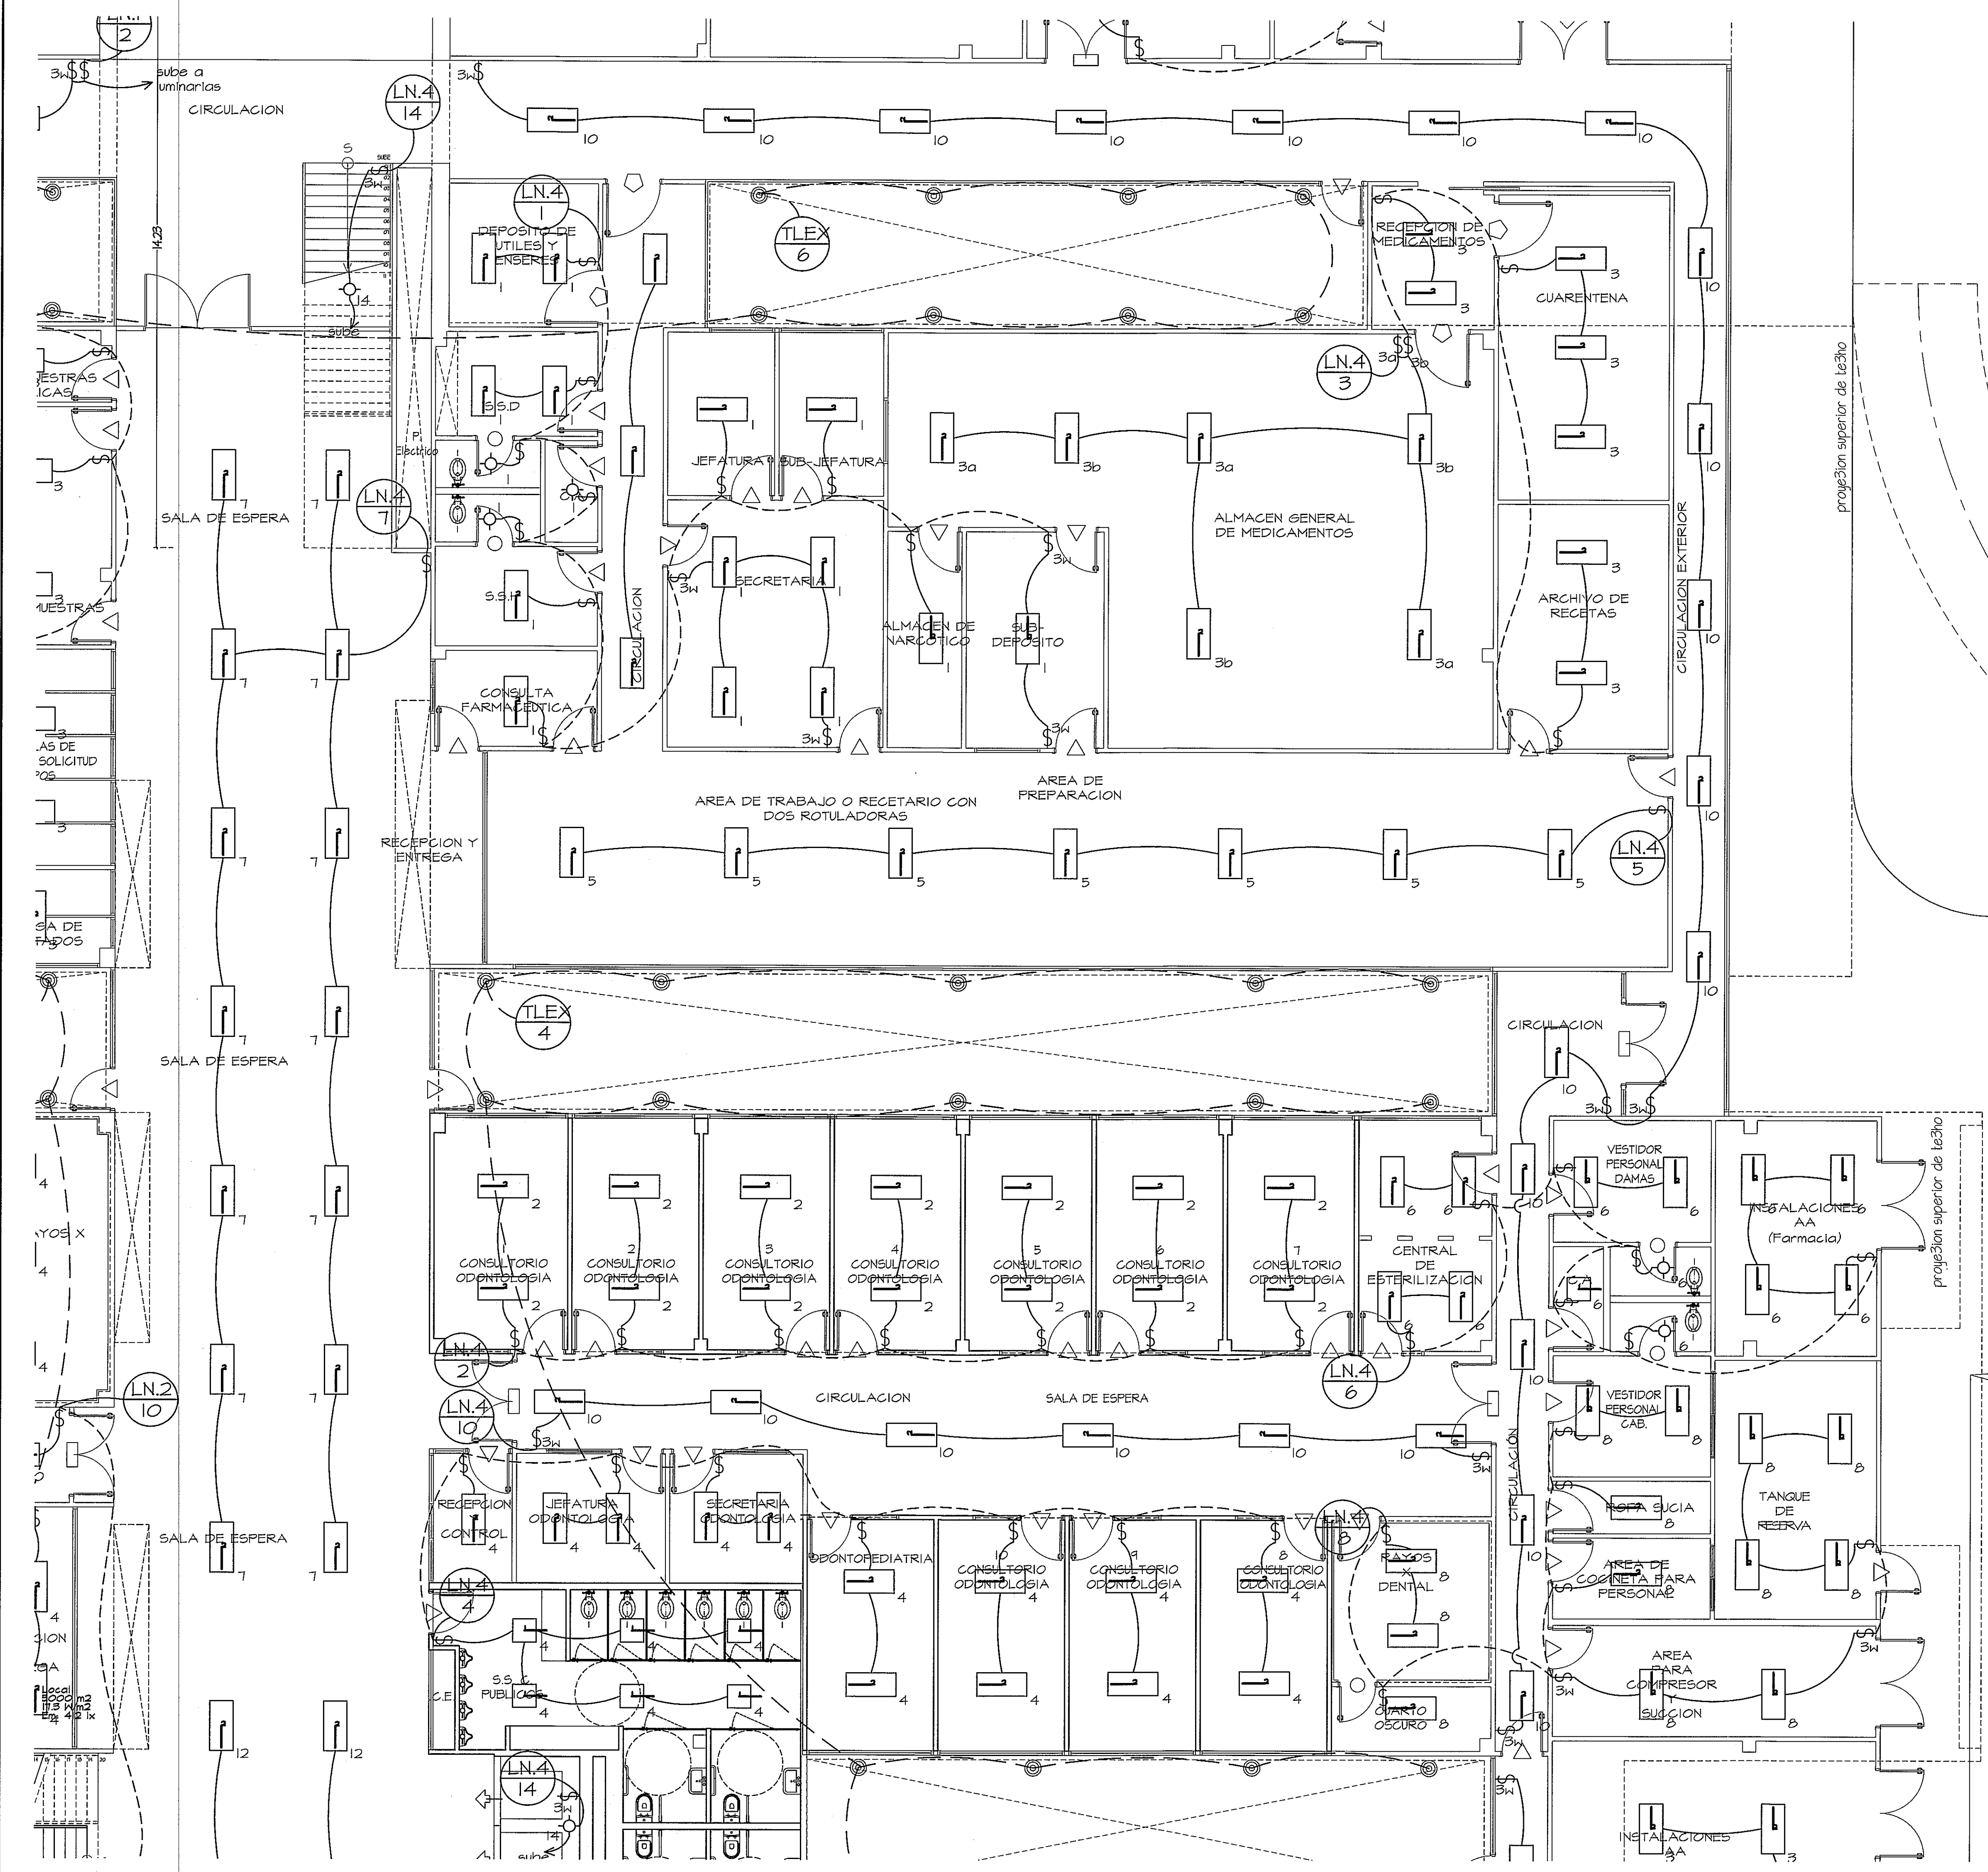

AMPLIACION DE ZONA 4
ESCALA 1:75 PLANTA BAJA

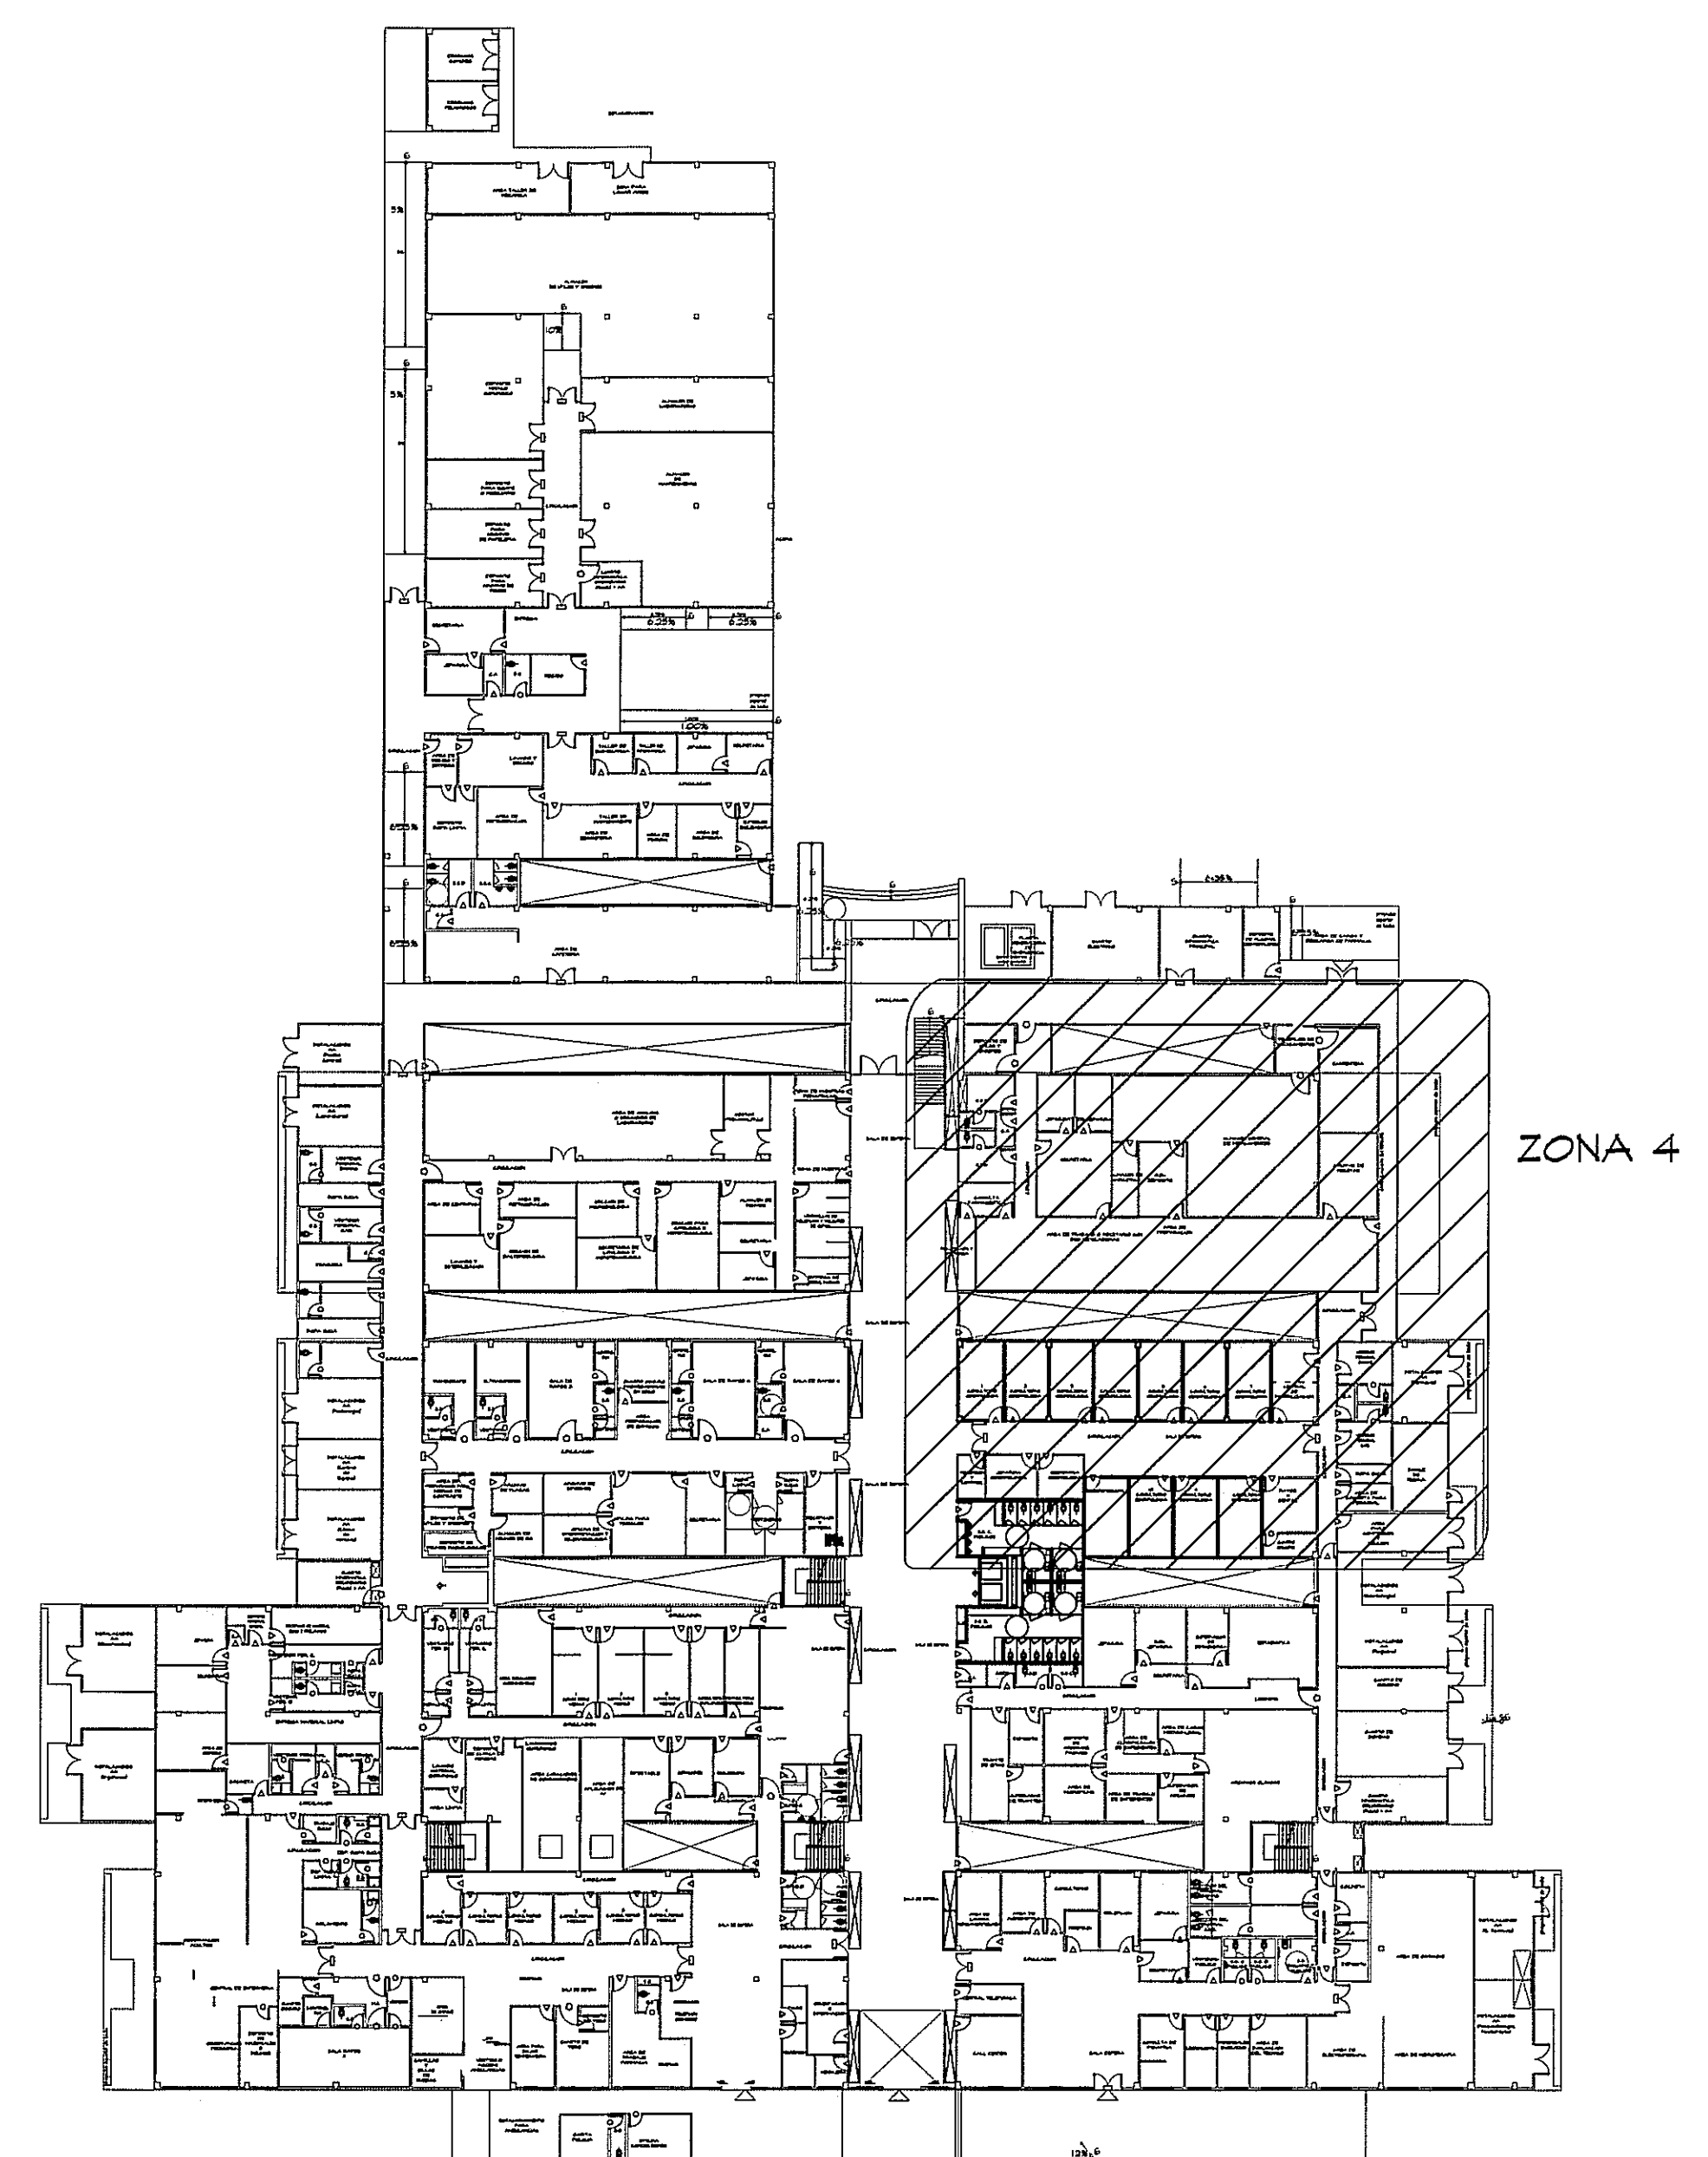

GUIA DE AMPLIACIONES POR SECCIONES
ESCALA 1:400 PLANTA BAJA (NIVEL 000)

- [Symbol] LUMINARIA 2*2 DE 17W T8 * 4 TUB
- [Symbol] LUMINARIA 2*4 DE 32W T8 * 4 TUB
- [Symbol] SALIDA PARA LUMINARIA SENCILLA
- [Symbol] INTERRUPTOR SENCILLO
- [Symbol] INTERRUPTOR TRES VIAS

SIMBOLOGIA DE ILUMINACION

Comentarios zona 6 y 9.