



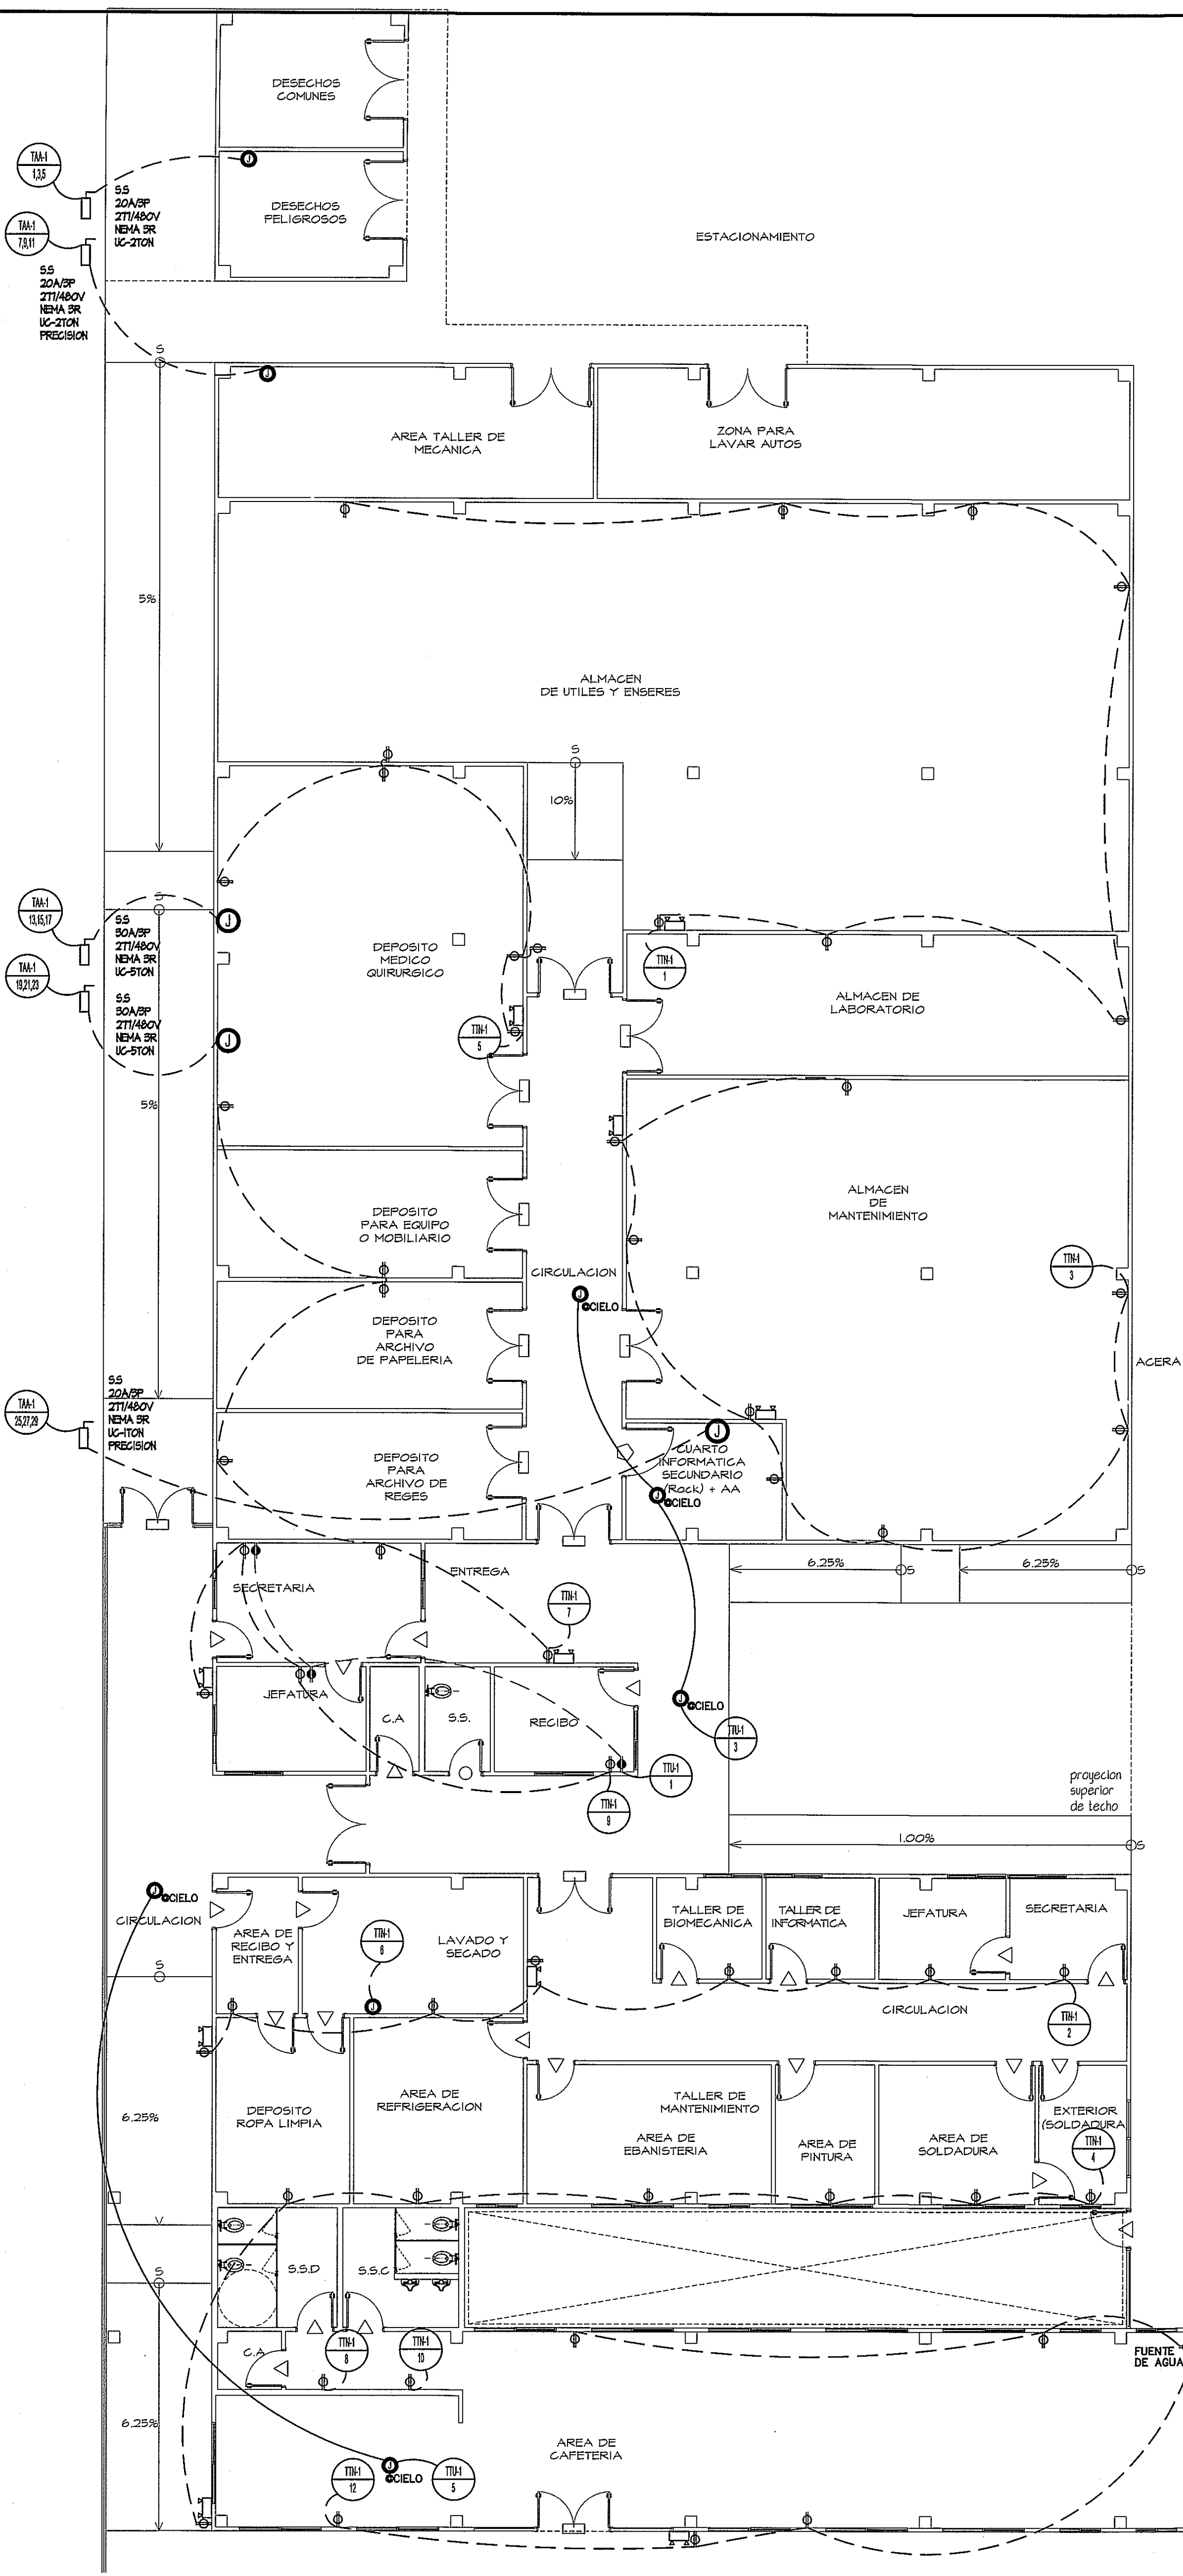

SIMBOLOGIA DE FUERZA

⚡	TOMACORRIENTE TIERRA AISLADA - LEVITON MOD.8200 IGW, GRADO COMERCIAL, DUPLEX, 5-15R 15A, 125V, NARANJA. O SIMILAR.
⚡	TOMACORRIENTE TIERRA AISLADA - MOD.8200 IGW, GRADO HOSPITALARIO, DUPLEX, 5-15R 15A, 125V, NARANJA. O SIMILAR.
⚡	TOMACORRIENTE CONVENCIONAL - MOD. BR15 W, GRADO COMERCIAL, DUPLEX, 5-15R 15A, 125V, BLANCO. O SIMILAR.
⚡	TOMACORRIENTE CONVENCIONAL - MOD. 8200 W, GRADO HOSPITALARIO, DUPLEX, 5-15R 15A, 125V, BLANCO. O SIMILAR.
⚡	TOMACORRIENTE GROUND FAULT CIRCUIT INTERRUPTER - MOD. 5899 W, DUPLEX, 5-15R 15A, 125V, BLANCO. O SIMILAR.
⚡	TOMACORRIENTE GROUND FAULT CIRCUIT INTERRUPTER - MOD. 8598 HEG, GRADO HOSPITALARIO, DUPLEX, 5-15R 15A, 125V, BLANCO. O SIMILAR.
⚡	TOMACORRIENTE DE EMERGENCIA - MOD. 16262 HGR, CONVENCIONAL, DUPLEX, 5-15R 15A, 125V, ROJO. O SIMILAR.
⚡	TOMACORRIENTE DE EMERGENCIA - MOD. 16262 PLR, GRADO HOSPITALARIO, DUPLEX, 5-15R 15A, 125V, ROJO. O SIMILAR.
⚡	TOMACORRIENTE DOS POLOS - MOD. 8456 V, DUPLEX, 5-20R 20A, 250V, BLANCO. O SIMILAR.
⚡	INTERRUPTOR DE SEGURIDAD, PARA CAPACIDAD Y TIPO NEMA, VER LA TABLA DE DETALLES ELECTRICOS DET.-1.
⚡	LUZ DE EMERGENCIA, 120/277V, LEVITON - MOD. TCP 20760 W/BATTERY BACKUP, 2X5.4W, BATERIA 6V. 90 MIN. DE OPERACION. 16"X5"X5".
⚡	CAJA DE PASO 4X4.

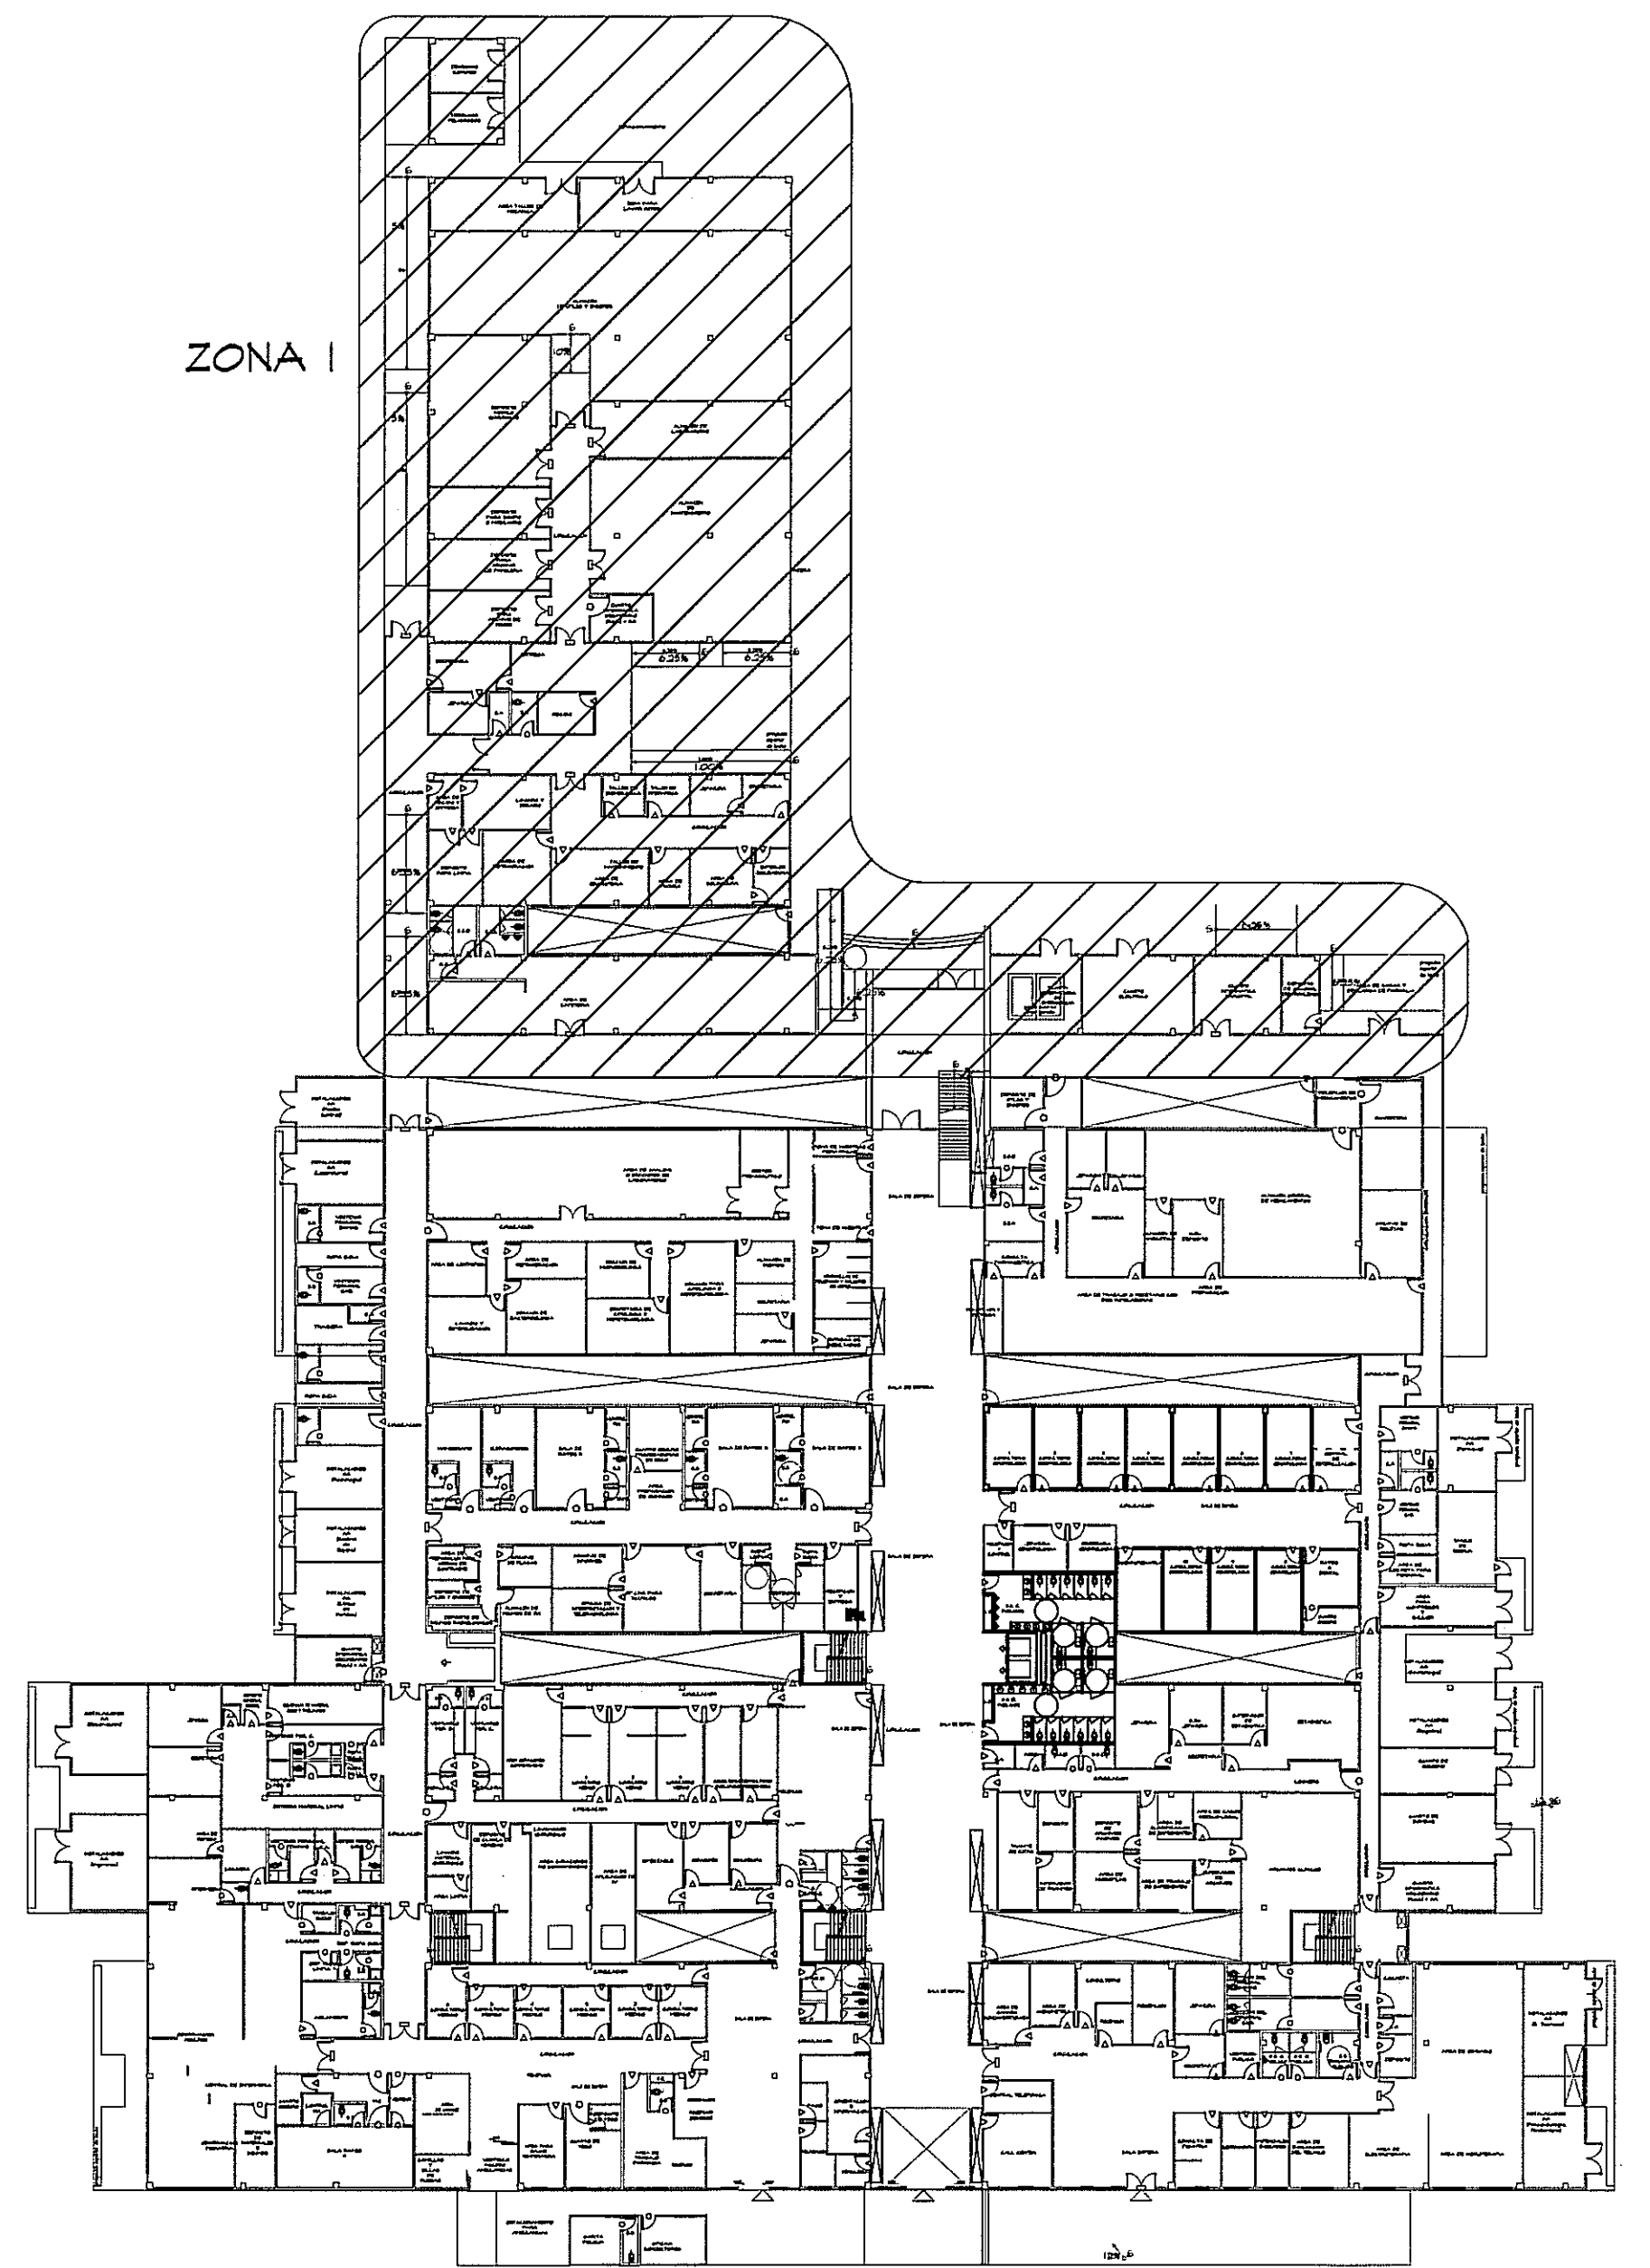


GUIA DE AMPLIACIONES POR SECCIONES

ESCALA 1:400 PLANTA BAJA (NIVEL 000)

ver comentarios zona 9

AMPLIACION DE ZONA I

ESCALA 1:100 PLANTA BAJA

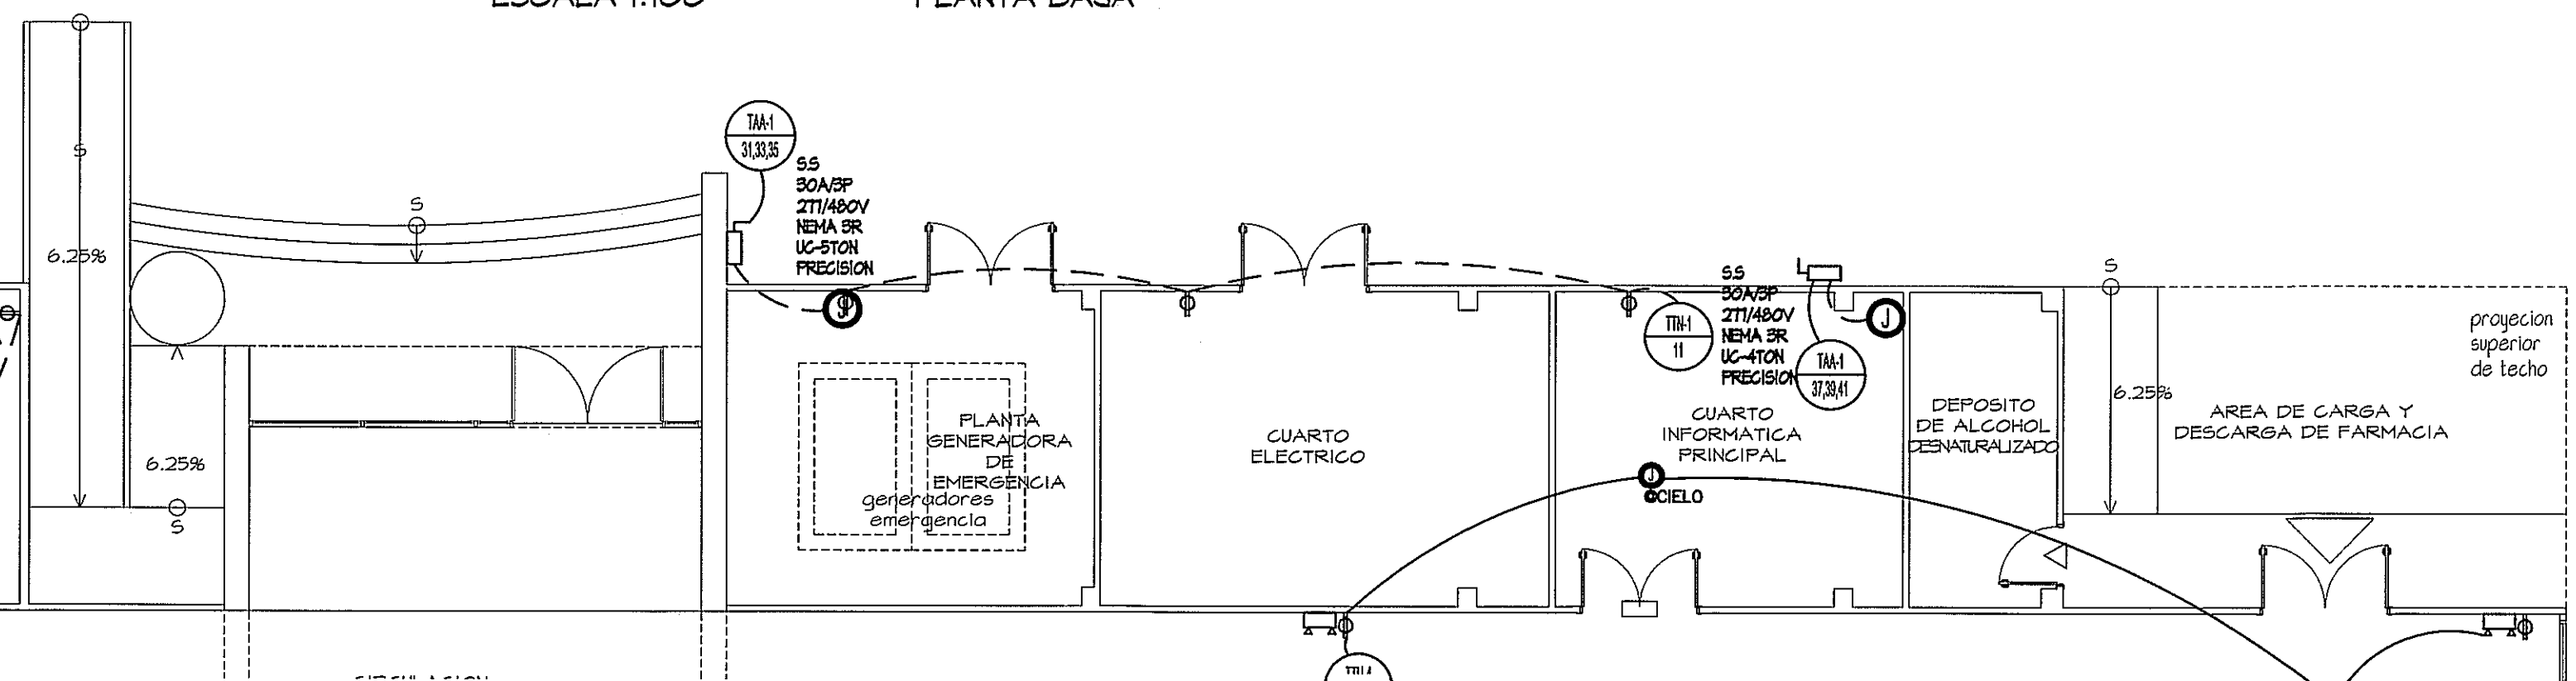

PROHIBIDA LA REPRODUCCION TOTAL O PARCIAL, Y EL USO DE SU CONTENIDO SIN EL CONSENTIMIENTO DE SU AUTOR.

OLMEDO A. GOMEZ MARTINEZ
ARQUITECTO
LICENCIADO 0000011103
Ley 16 del 30 de Enero de 1989
Junta Técnica de Ingeniería y Arquitectura

Revision No.	FECHA
REVISION #1	25-MAR-2013



DIRECCION NACIONAL DE
INFRAESTRUCTURA Y SERVICIOS
DE APOYO (DINSA)

JEFE DE
DEPARTAMENTO

DIRECTOR DE
INGENIERIA Y ARQUITECTURA

PROYECTO:
CONSTRUCCION DE NUEVO EDIFICIO INSTITUCIONAL
POLICLINICA DR. MANUEL DE JESUS ROJAS
PROPIEDAD DE LA CAJA DEL SEGURO SOCIAL DE PANAMA
UBICADO EN LA URB. VILLA MONICA, CARRETERA INTERAMERICANA
DISTRITO DE AGUADULCE, PROV. DE COCLE, REPUBLICA DE PANAMA

DIRECTOR DE OBRAS Y CONSTRUCCIONES MUNICIPALES
FUERZA - ZONA I - NIV.000

DISEÑO ARQUITECTONICO:
ARQ. OLMEDO GOMEZ/SERTA
ESTRUCTURA:
ING. JUAN RAUL DIAZ
ELECTRICIDAD:
ING. MANUEL PADILLA
SISTEMAS ESPECIALES:
ING. DORANSE HURTADO
FLOMERIA:
MP. HECTOR HASSELL
AIRE ACONDICIONADO:
ING. OSVALDO ADAMES
GASES MEDICOS:
ING. VICENTE PERALDOZA

riva s.a.
S.A.I.I.C.F.A.

EL-13A

REVISION:	ARG. OLMEDO GOMEZ
REVISION:	SERTA
DESARROLLO:	SERTA
FECHA:	2012
PROYECTO No.	2012-DES-014
HOJA No.	DE

POLICLINICA DR. MANUEL DE JESUS ROJAS