



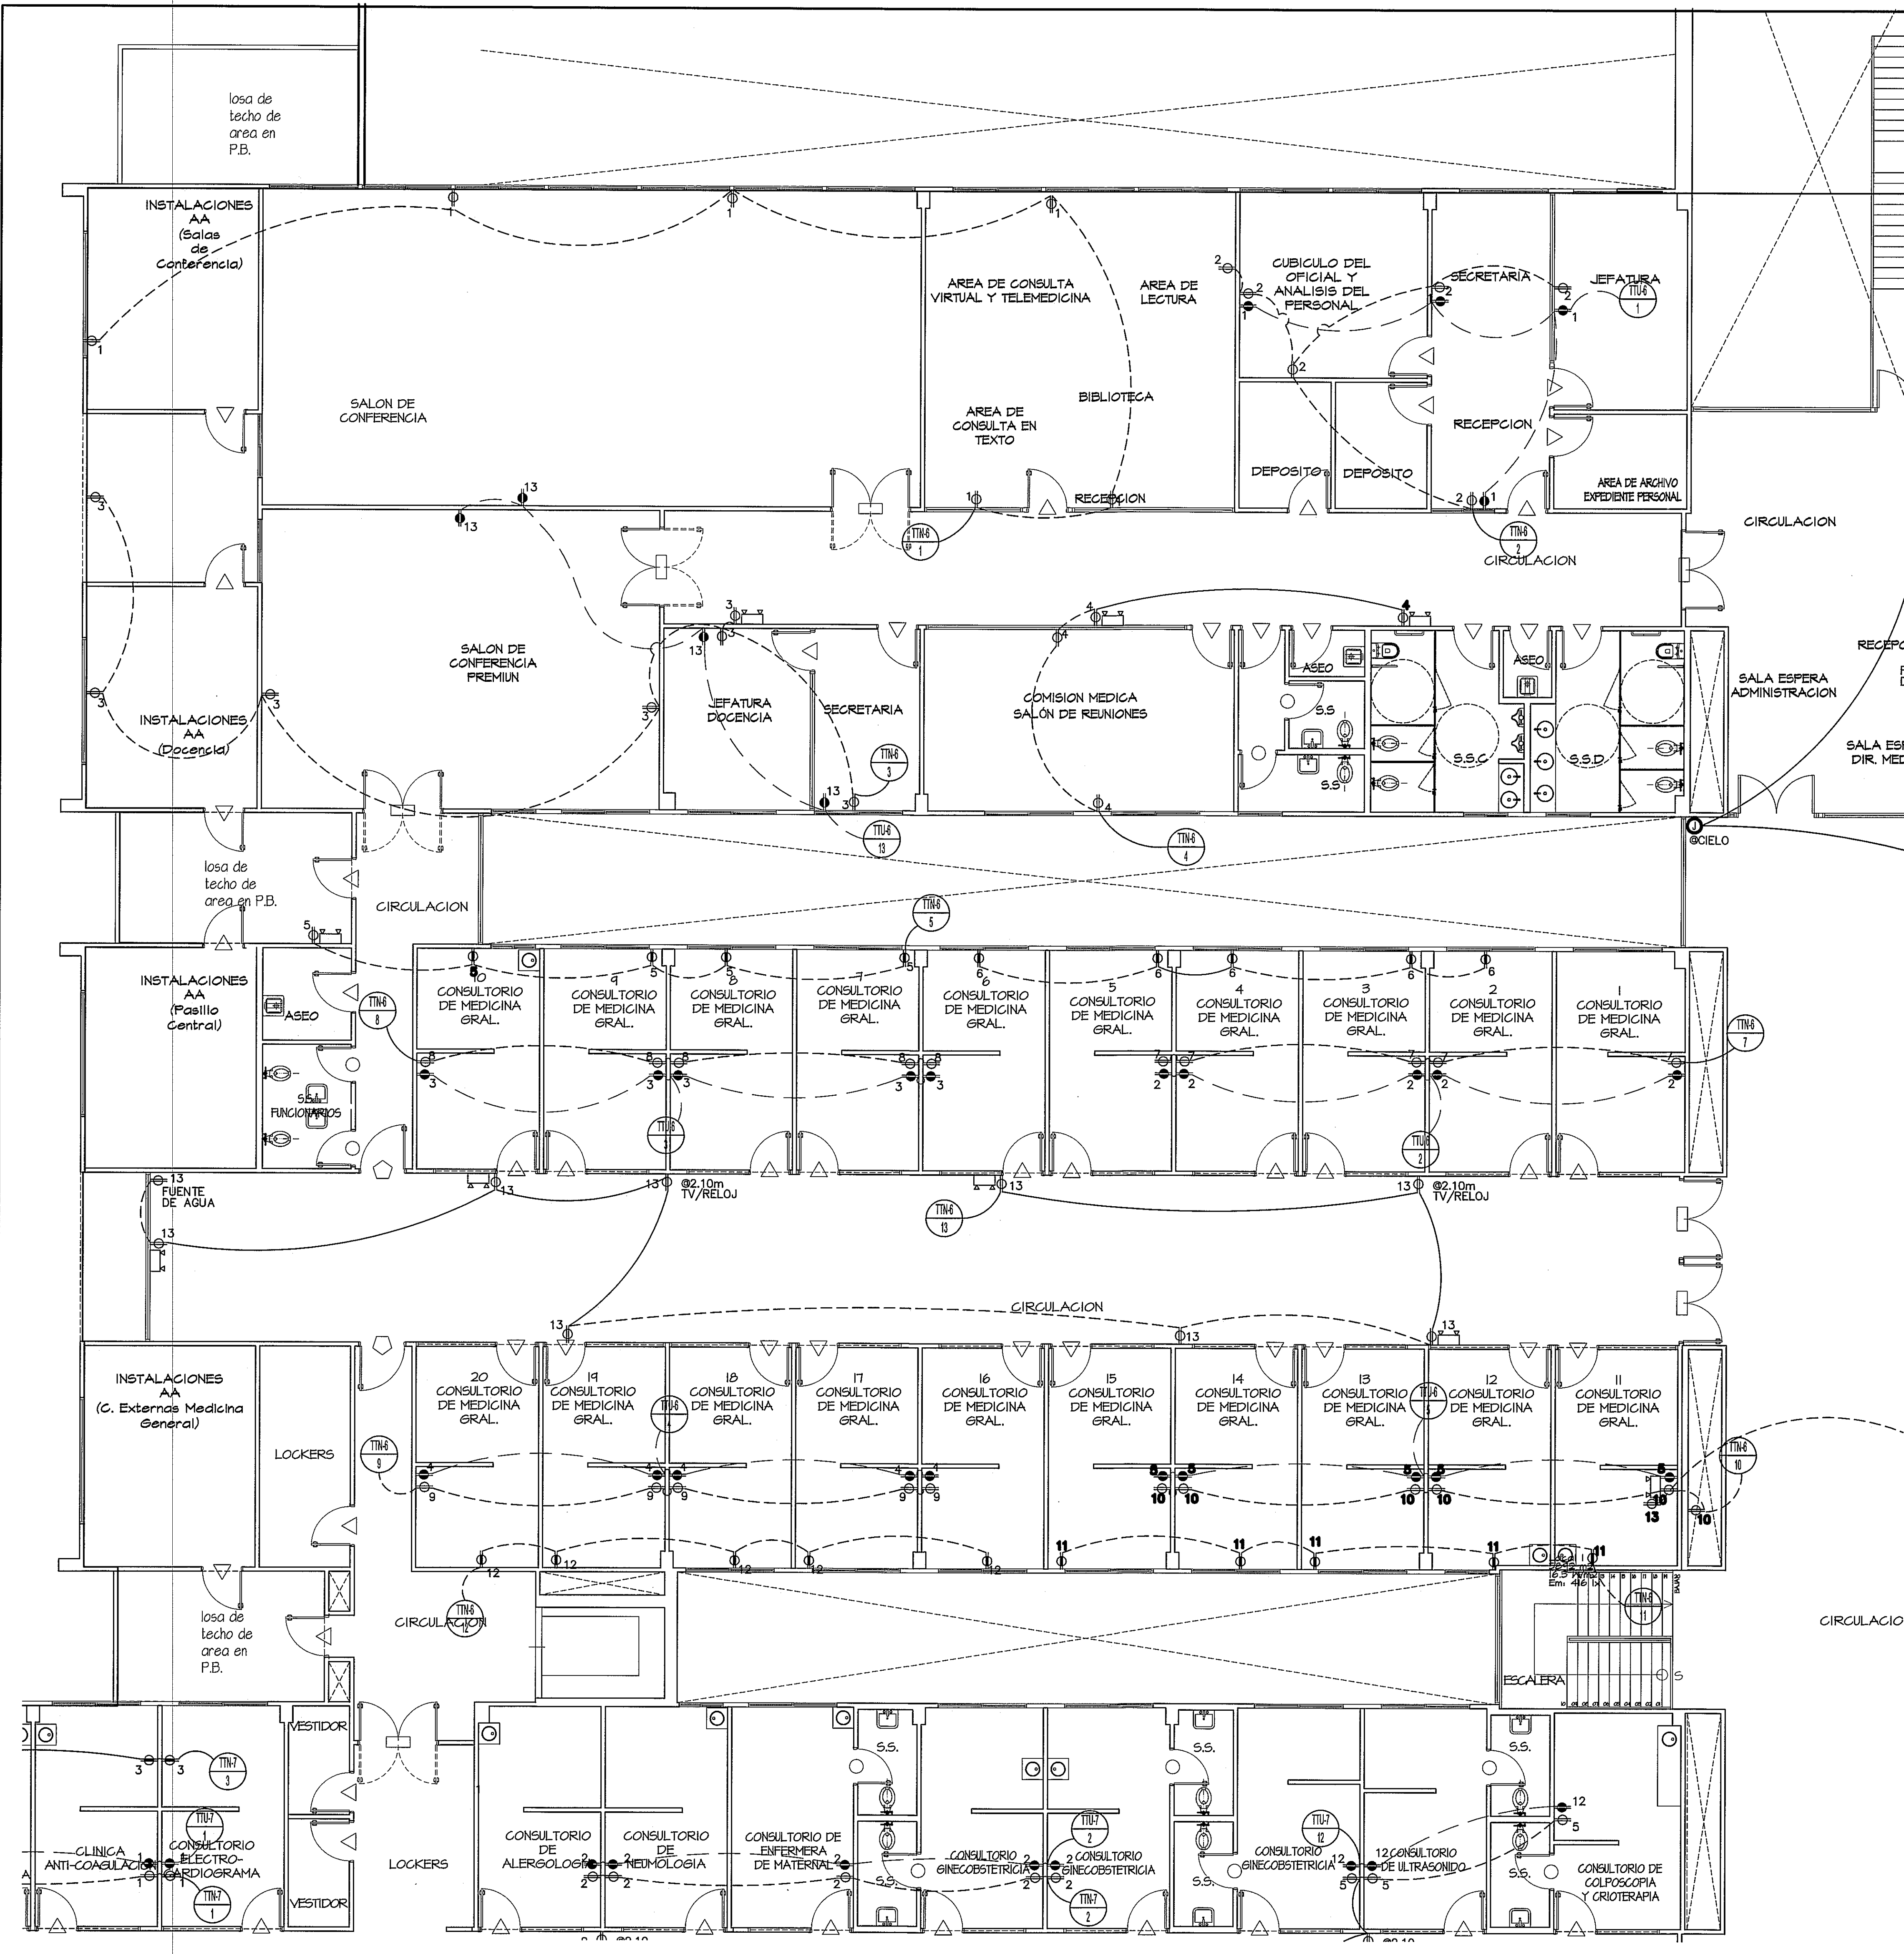

AMPLIACION DE ZONA 6  
ESCALA 1:75 PLANTA ALTA

ver comentario zona 9

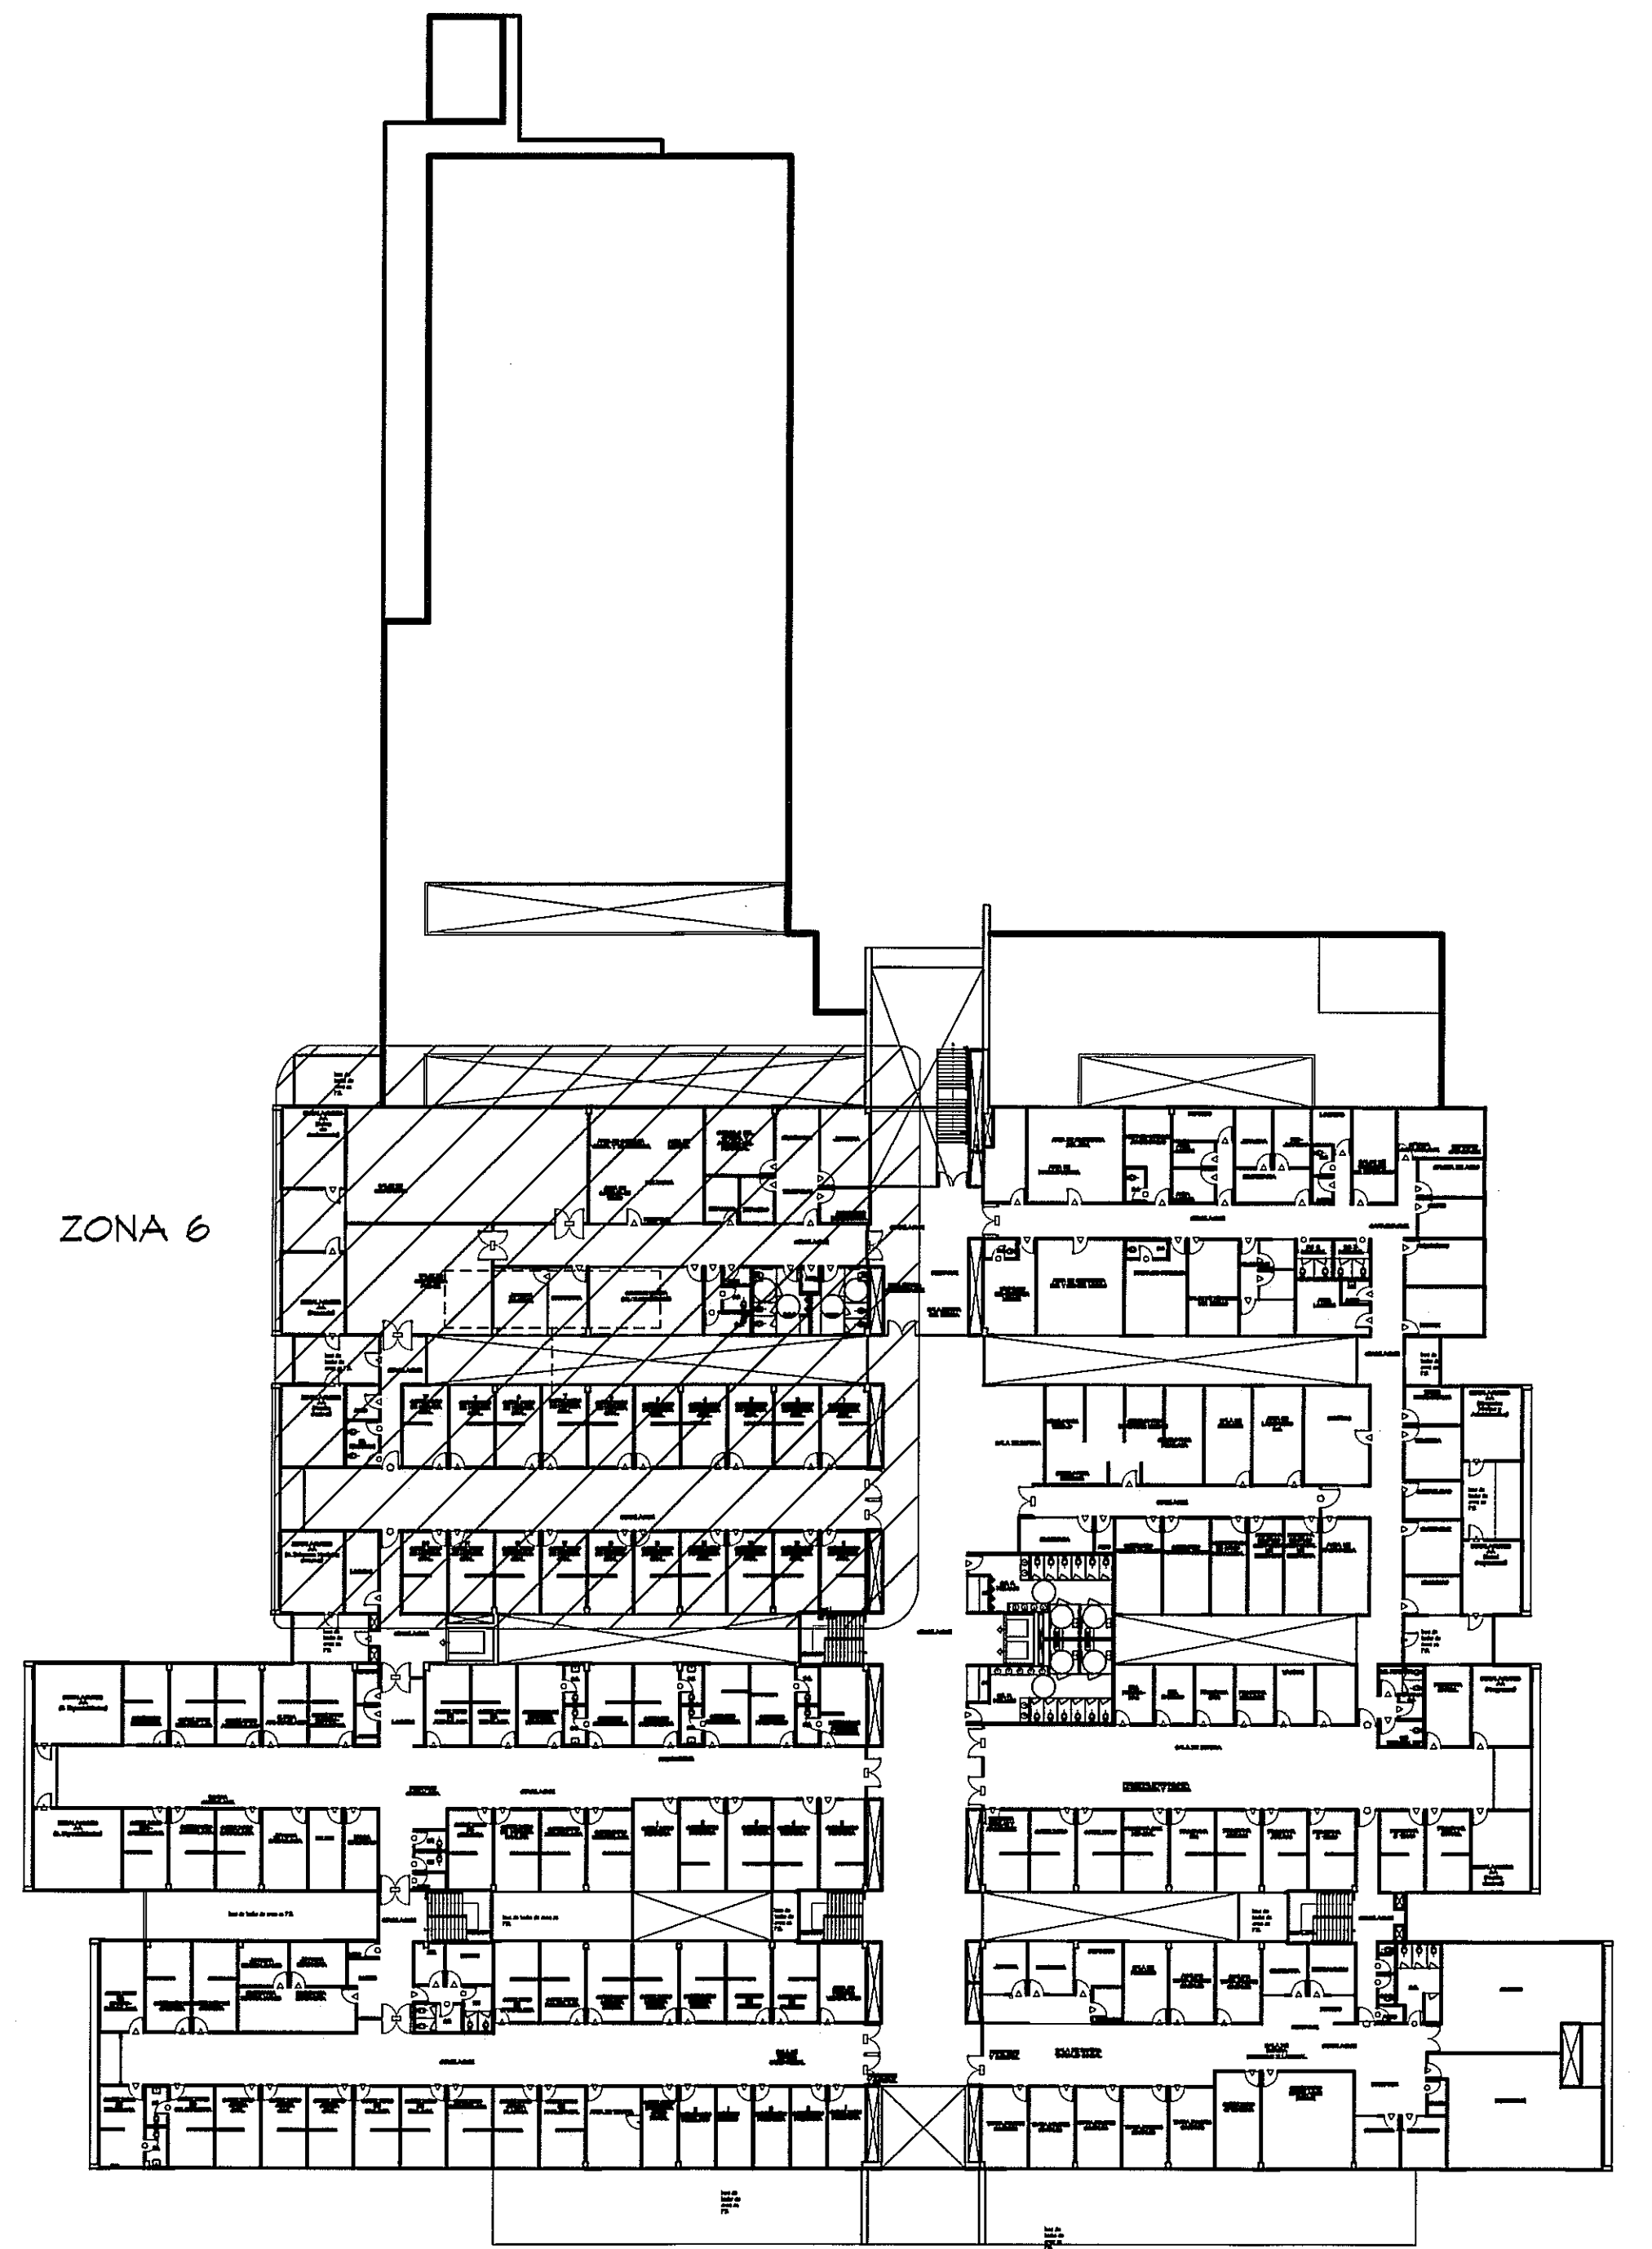


GUIA DE AMPLIACIONES POR SECCIONES  
ESCALA 1:400 PLANTA ALTA (NIVEL 100)

### SIMBOLOGIA DE FUERZA

|   |                                                                                                                                 |
|---|---------------------------------------------------------------------------------------------------------------------------------|
| ⦿ | TOMACORRIENTE TIERRA AISLADA - LEVITON MOD.8200 IGW, GRADO COMERCIAL, DUPLEX, 5-15R 15A, 125V, NARANJA. O SIMILAR.              |
| ⦿ | TOMACORRIENTE TIERRA AISLADA - MOD.8200 IGW, GRADO HOSPITALARIO, DUPLEX, 5-15R 15A, 125V, NARANJA. O SIMILAR.                   |
| ⦿ | TOMACORRIENTE CONVENCIONAL - MOD. BR15 W, GRADO COMERCIAL, DUPLEX, 5-15R 15A, 125V, BLANCO. O SIMILAR.                          |
| ⦿ | TOMACORRIENTE CONVENCIONAL - MOD. 8200 W, GRADO HOSPITALARIO, DUPLEX, 5-15R 15A, 125V, BLANCO. O SIMILAR.                       |
| ⦿ | TOMACORRIENTE GROUND FAULT CIRCUIT INTERRUPTER - MOD. 5899 W, DUPLEX, 5-15R 15A, 125V, BLANCO. O SIMILAR.                       |
| ⦿ | TOMACORRIENTE GROUND FAULT CIRCUIT INTERRUPTER - MOD. 8598 HEG, GRADO HOSPITALARIO, DUPLEX, 5-15R 15A, 125V, BLANCO. O SIMILAR. |
| ⦿ | TOMACORRIENTE DE EMERGENCIA - MOD. 16262 HGR, CONVENCIONAL, DUPLEX, 5-15R 15A, 125V, ROJO. O SIMILAR.                           |
| ⦿ | TOMACORRIENTE DE EMERGENCIA - MOD. 16262 PLR, GRADO HOSPITALARIO, DUPLEX, 5-15R 15A, 125V, ROJO. O SIMILAR.                     |
| ⦿ | TOMACORRIENTE DOS POLOS - MOD. 8456 V, DUPLEX, 5-20R 20A, 250V, BLANCO. O SIMILAR.                                              |
| ⦿ | INTERRUPTOR DE SEGURIDAD, PARA CAPACIDAD Y TIPO NEMA, VER LA TABLA DE DETALLES ELECTRICOS DET.-1.                               |
| ⦿ | LUZ DE EMERGENCIA, 120/277V, LEVITON - MOD. TCP 20760 W/BATTERY BACKUP, 2X5.4W, BATERIA 6V. 90 MIN. DE OPERACION. 16"x5"x5".    |
| ⦿ | CAJA DE PASO 4X4.                                                                                                               |

PROHIBIDA LA REPRODUCCION TOTAL O PARCIAL, Y EL USO DE SU CONTENIDO SIN EL CONSENTIMIENTO DE SU AUTOR.

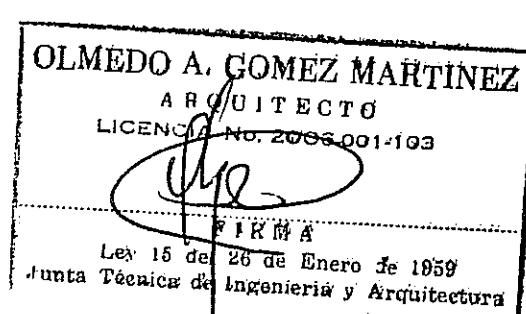

|              |             |
|--------------|-------------|
| Revision No. | FECHA       |
| REVISION #1  | 25-MAR-2013 |
|              |             |
|              |             |
DIRECCION NACIONAL DE  
INFRAESTRUCTURA Y SERVICIOS  
DE APOYO (DINSA)

JEFE DE  
DEPARTAMENTO

DIRECTOR DE  
INGENIERIA Y ARQUITECTURA

PROYECTO:  
CONSTRUCCION DE NUEVO EDIFICIO INSTITUCIONAL  
POLICLINICA DR. MANUEL DE JESUS ROJAS  
PROPIEDAD DE LA CAJA DEL SEGURO SOCIAL DE PANAMA  
UBICADO EN LA URB. VILLA MONICA, CARRETERA INTERAMERICANA  
DISTRITO DE AGUADULCE, PROV. DE COGLE, REPUBLICA DE PANAMA

DIRECTOR DE OBRAS Y CONSTRUCCIONES MUNICIPALES

FUERZA - ZONA 6 - NIV.100

DISENO ARQUITECTONICO:  
ARQ. OLMEDO GOMEZ/SERTA  
ESTRUCTURA:  
ING. JUAN RAUL DIAZ  
ELECTRICIDAD:  
ING. MANUEL PADILLA  
SISTEMAS ESPECIALES:  
ING. DORANSE HURTADO

PLOMERIA:  
MP. HECTOR HASSELL  
AIRE ACONDICIONADO:  
ING. OSVALDO ADAMES  
GASES MEDICOS:  
ING. VICENTE PERALLOZA

riva.s.a.  
S.A.I.I.C.F.A.

EL-14A

REVISION:  
ARQ. OLMEDO GOMEZ  
REVISION:  
SERIA  
DESARROLLO:  
SERTA  
FECHA:  
2012  
PROYECTO No.  
2012-DES-014

HOJA No.  
DE