
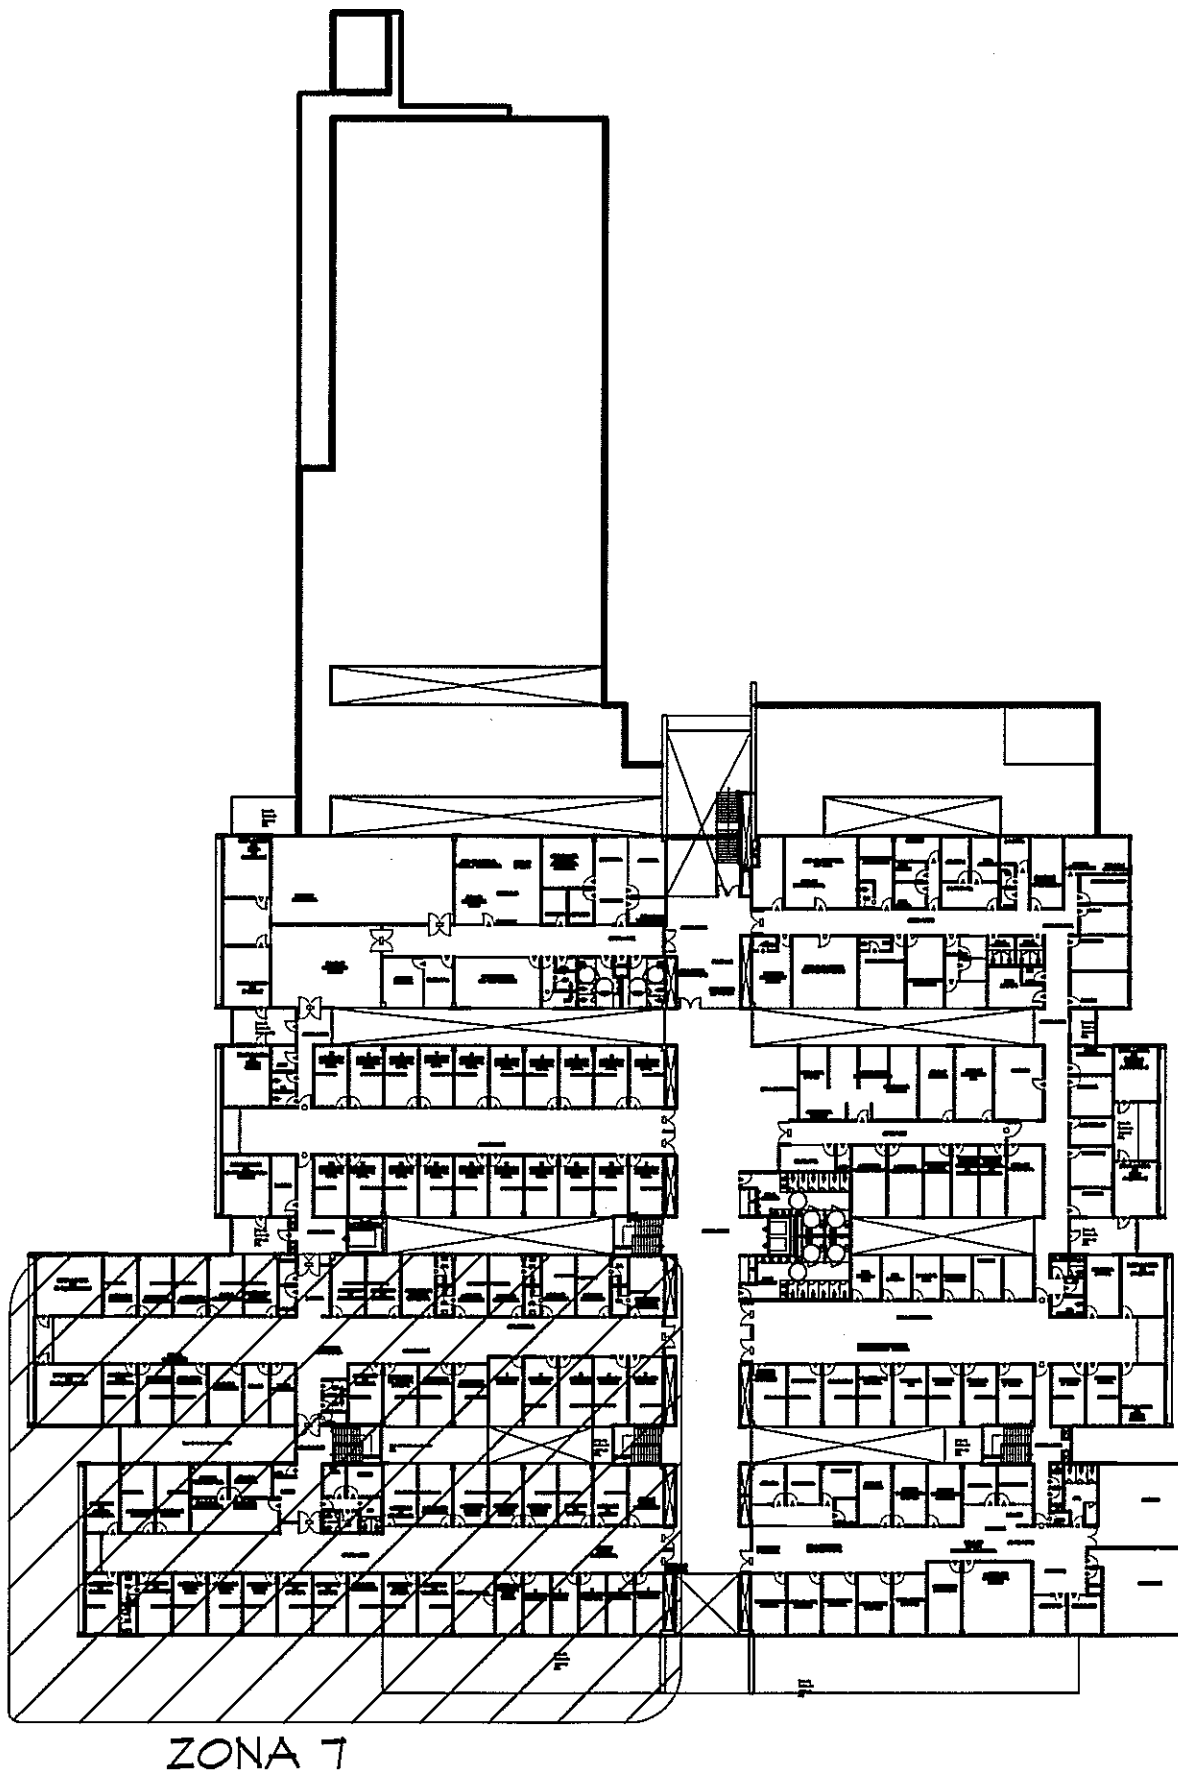


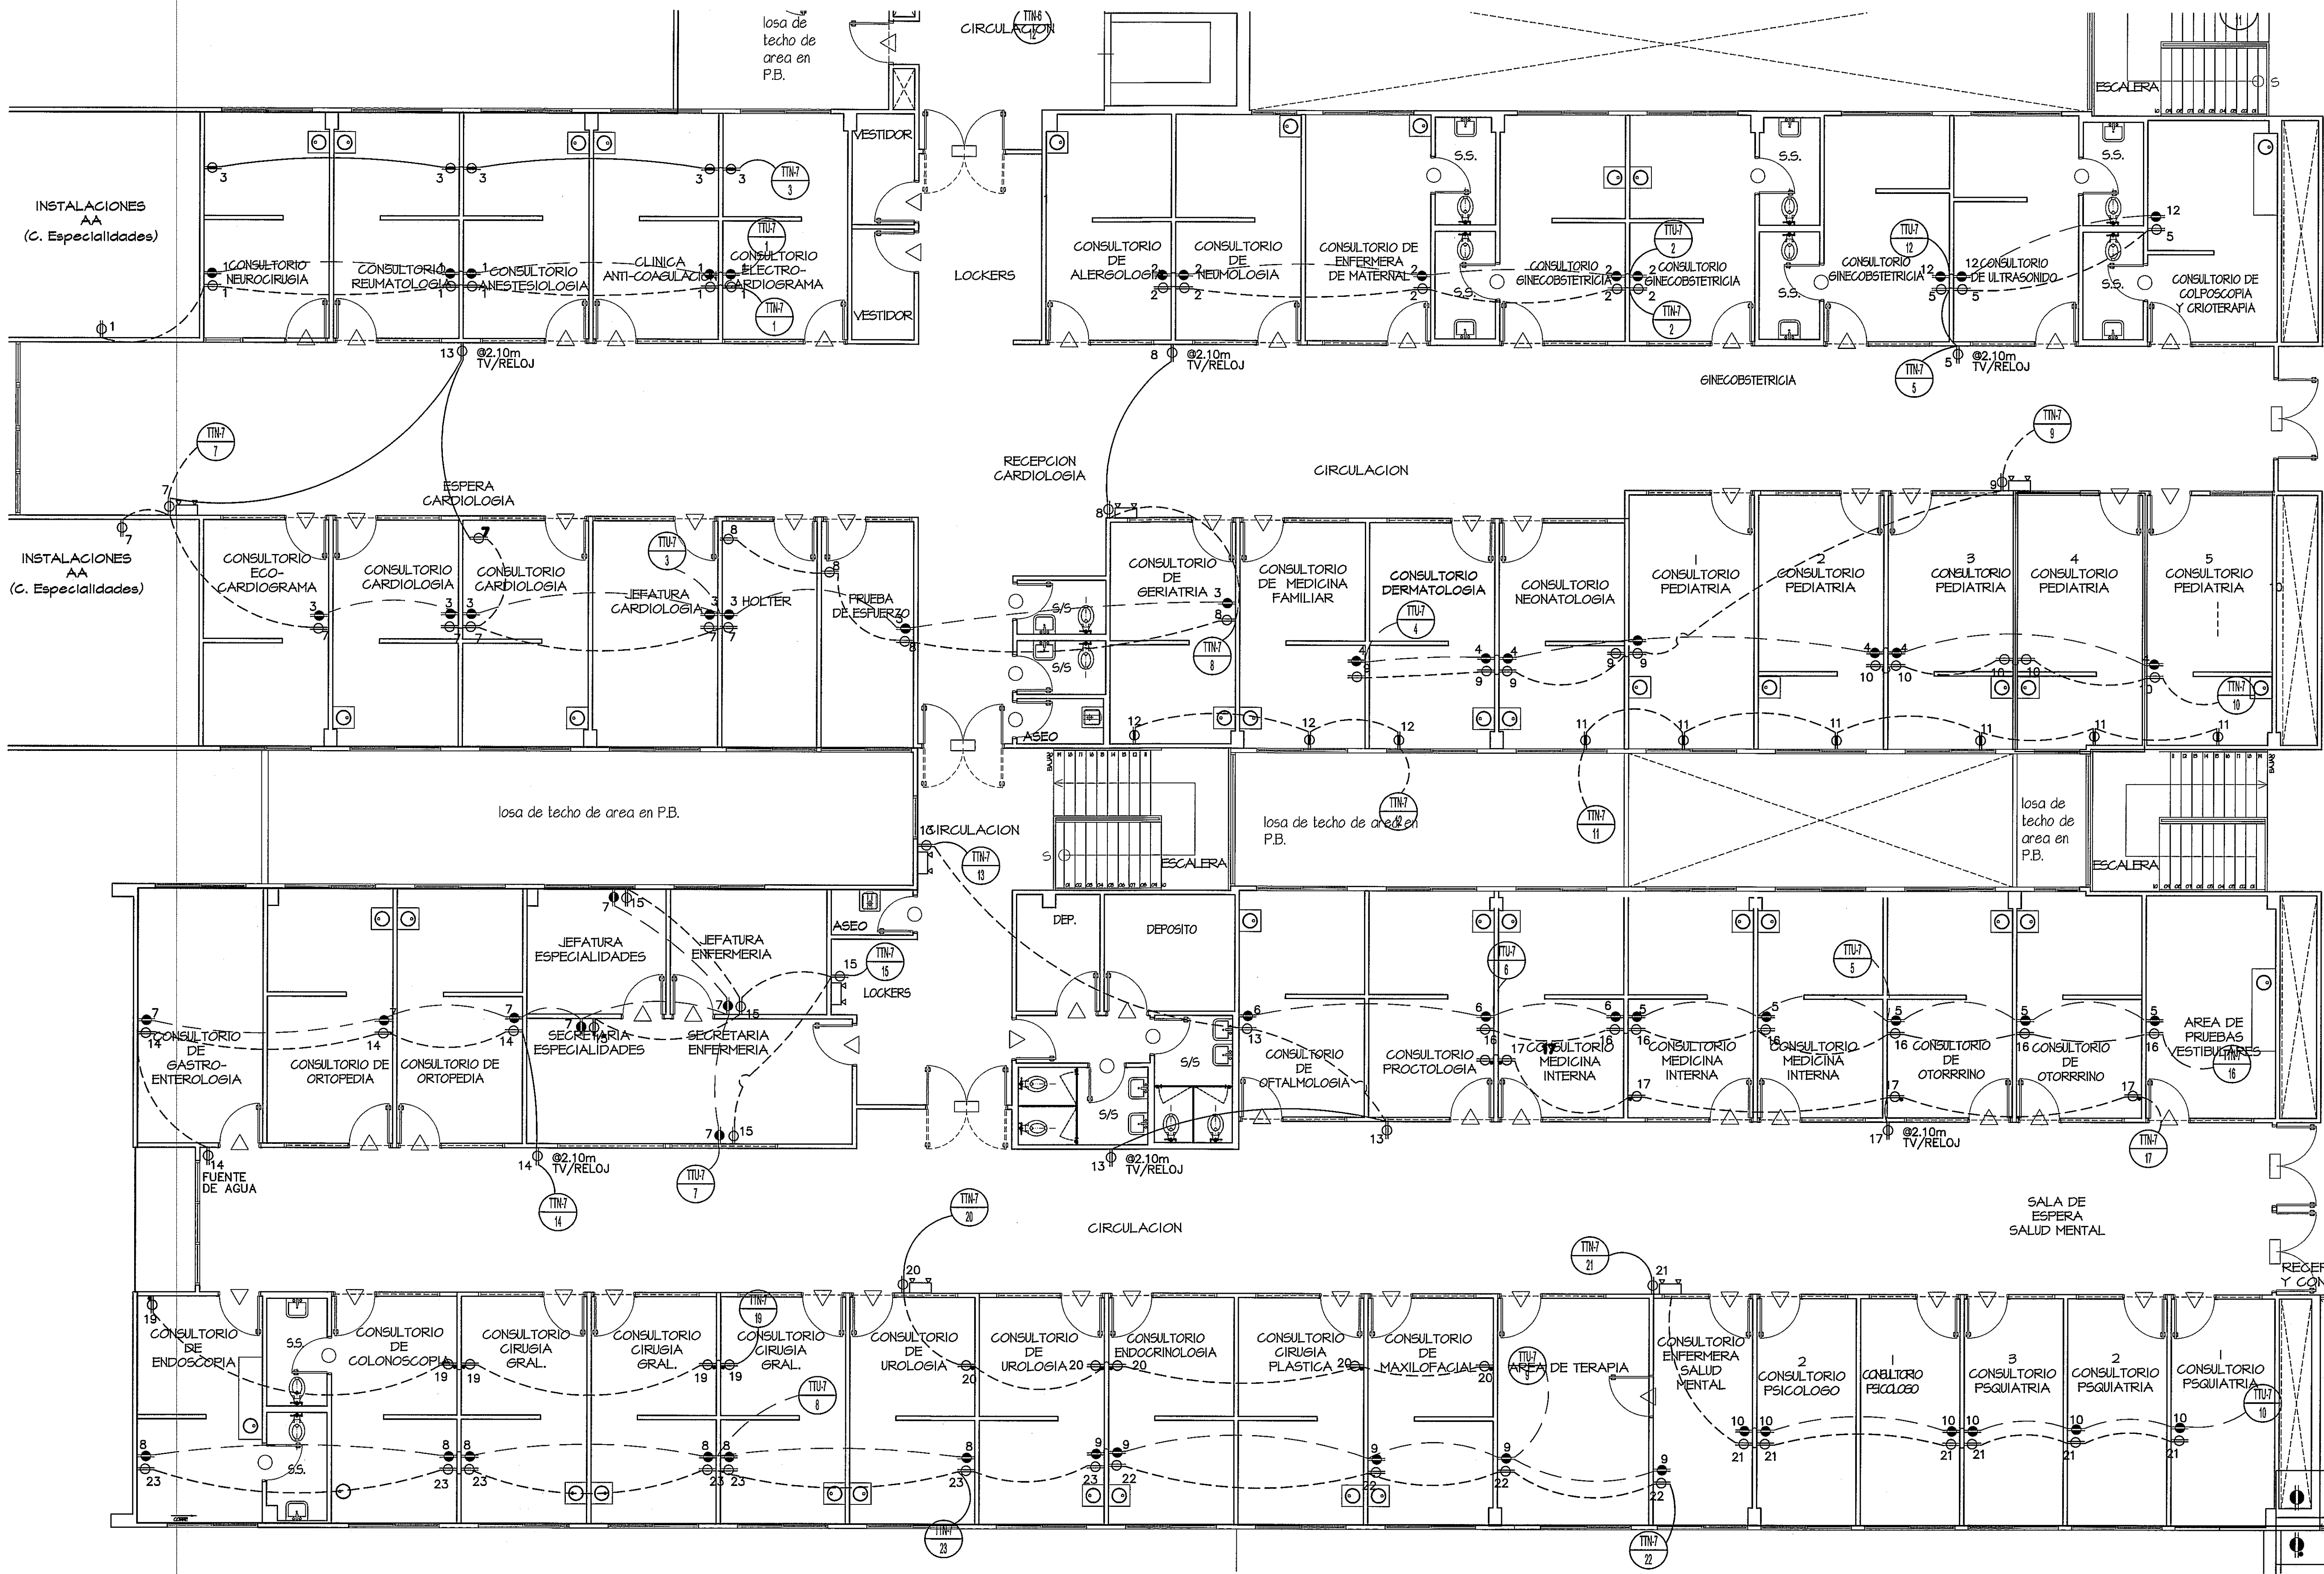

GUÍA DE AMPLIACIONES POR SECCIÓN
ESCALA 1:650 PLANTA ALTA (NIVEL 100)


SIMBOLOGIA DE FUERZA

⊗	TOMACORRIENTE TIERRA AISLADA – LEVITON MOD.8200 IGW, GRADO COMERCIAL, DUPLEX, 5–15R 15A, 125V, NARANJA. O SIMILAR.
⊗	TOMACORRIENTE TIERRA AISLADA – MOD.8200 IGW, GRADO HOSPITALARIO, DUPLEX, 5–15R 15A, 125V, NARANJA. O SIMILAR.
⊗	TOMACORRIENTE CONVENCIONAL – MOD. BR15 W, GRADO COMERCIAL, DUPLEX, 5–15R 15A, 125V, BLANCO. O SIMILAR.
⊗	TOMACORRIENTE CONVENCIONAL – MOD. 8200 W, GRADO HOSPITALARIO, DUPLEX, 5–15R 15A, 125V, BLANCO. O SIMILAR.
⊗	TOMACORRIENTE GROUND FAULT CIRCUIT INTERRUPTER – MOD. 5899 W, DUPLEX, 5–15R 15A, 125V, BLANCO. O SIMILAR.
⊗	TOMACORRIENTE GROUND FAULT CIRCUIT INTERRUPTER – MOD. 8598 HEG, GRADO HOSPITALARIO, DUPLEX, 5–15R 15A, 125V, BLANCO. O SIMILAR.
⊗	TOMACORRIENTE DE EMERGENCIA – MOD. 16262 HGR, CONVENCIONAL, DUPLEX, 5–15R 15A, 125V, ROJO. O SIMILAR.
⊗	TOMACORRIENTE DE EMERGENCIA – MOD. 16262 PLR, GRADO HOSPITALARIO, DUPLEX, 5–15R 15A, 125V, ROJO. O SIMILAR.
⊗	TOMACORRIENTE DOS POLOS – MOD. 8456 V, DUPLEX, 5–20R 20A, 250V, BLANCO. O SIMILAR.
⊗	INTERRUPTOR DE SEGURIDAD, PARA CAPACIDAD Y TIPO NEMA, VER LA TABLA DE DETALLES ELECTRICOS DET.-1.
⊗	LUZ DE EMERGENCIA, 120/277V, LEVITON – MOD. TCP 20760 W/BATTERY BACKUP, 2X5.4W, BATERIA 6V. 90 MIN. DE OPERACION. 16"x5"x5".
⊗	CAJA DE PASO 4X4.

ver comentario zona 9.

AMPLIACION DE ZONA 7
ESCALA 1:75 PLANTA ALTA

PROHIBIDA LA REPRODUCCION TOTAL O PARCIAL, Y EL USO DE SU CONTENIDO SIN EL CONSENTIMIENTO DE SU AUTOR.

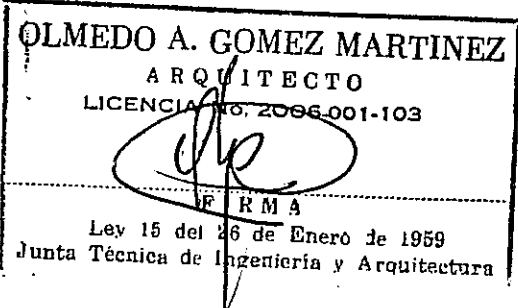

Revision No.	FECHA		DIRECCION NACIONAL DE INFRAESTRUCTURA Y SERVICIOS DE APOYO (DINSA)	PROYECTO: CONSTRUCCION DE NUEVO EDIFICIO INSTITUCIONAL POLICLINICA DR. MANUEL DE JESUS ROJAS PROPIEDAD DE LA CAJA DEL SEGURO SOCIAL DE PANAMA UBICADO EN LA URB. VILLA MONICA, CARRETERA INTERAMERICANA DISTRITO DE AGUADULCE, PROV. DE COCLE, REPUBLICA DE PANAMA	DISEÑO ARQUITECTONICO: ARQ. OLMEDO GOMEZ/SERTA ESTRUCTURA: ING. JUAN RAUL DIAZ ELECTRICIDAD: ING. MANUEL PADILLA SISTEMAS ESPECIALES: ING. DORANSE HURTADO PLOMERIA: MP. HECTOR HASSELL AIRE ACONDICIONADO: ING. OSVALDO ADAMES GASES MEDICOS: ING. VICENTE PEÑALOZA	rivas.a. S.A.I.I.C.F.A.	REVISION: ARQ. OLMEDO GOMEZ
REVISION #1	25-MAR-2013						REVISION: SERTA DESARROLLO: SERTA FECHA: 2012 PROYECTO No. 2012-DES-014
		JEFE DE DEPARTAMENTO	DIRECTOR DE INGENIERIA Y ARQUITECTURA	DIRECTOR DE OBRAS Y CONSTRUCCIONES MUNICIPALES		EL-14B	HOJA No.
				FUERZA - ZONA 7 - NIV.100			DE