


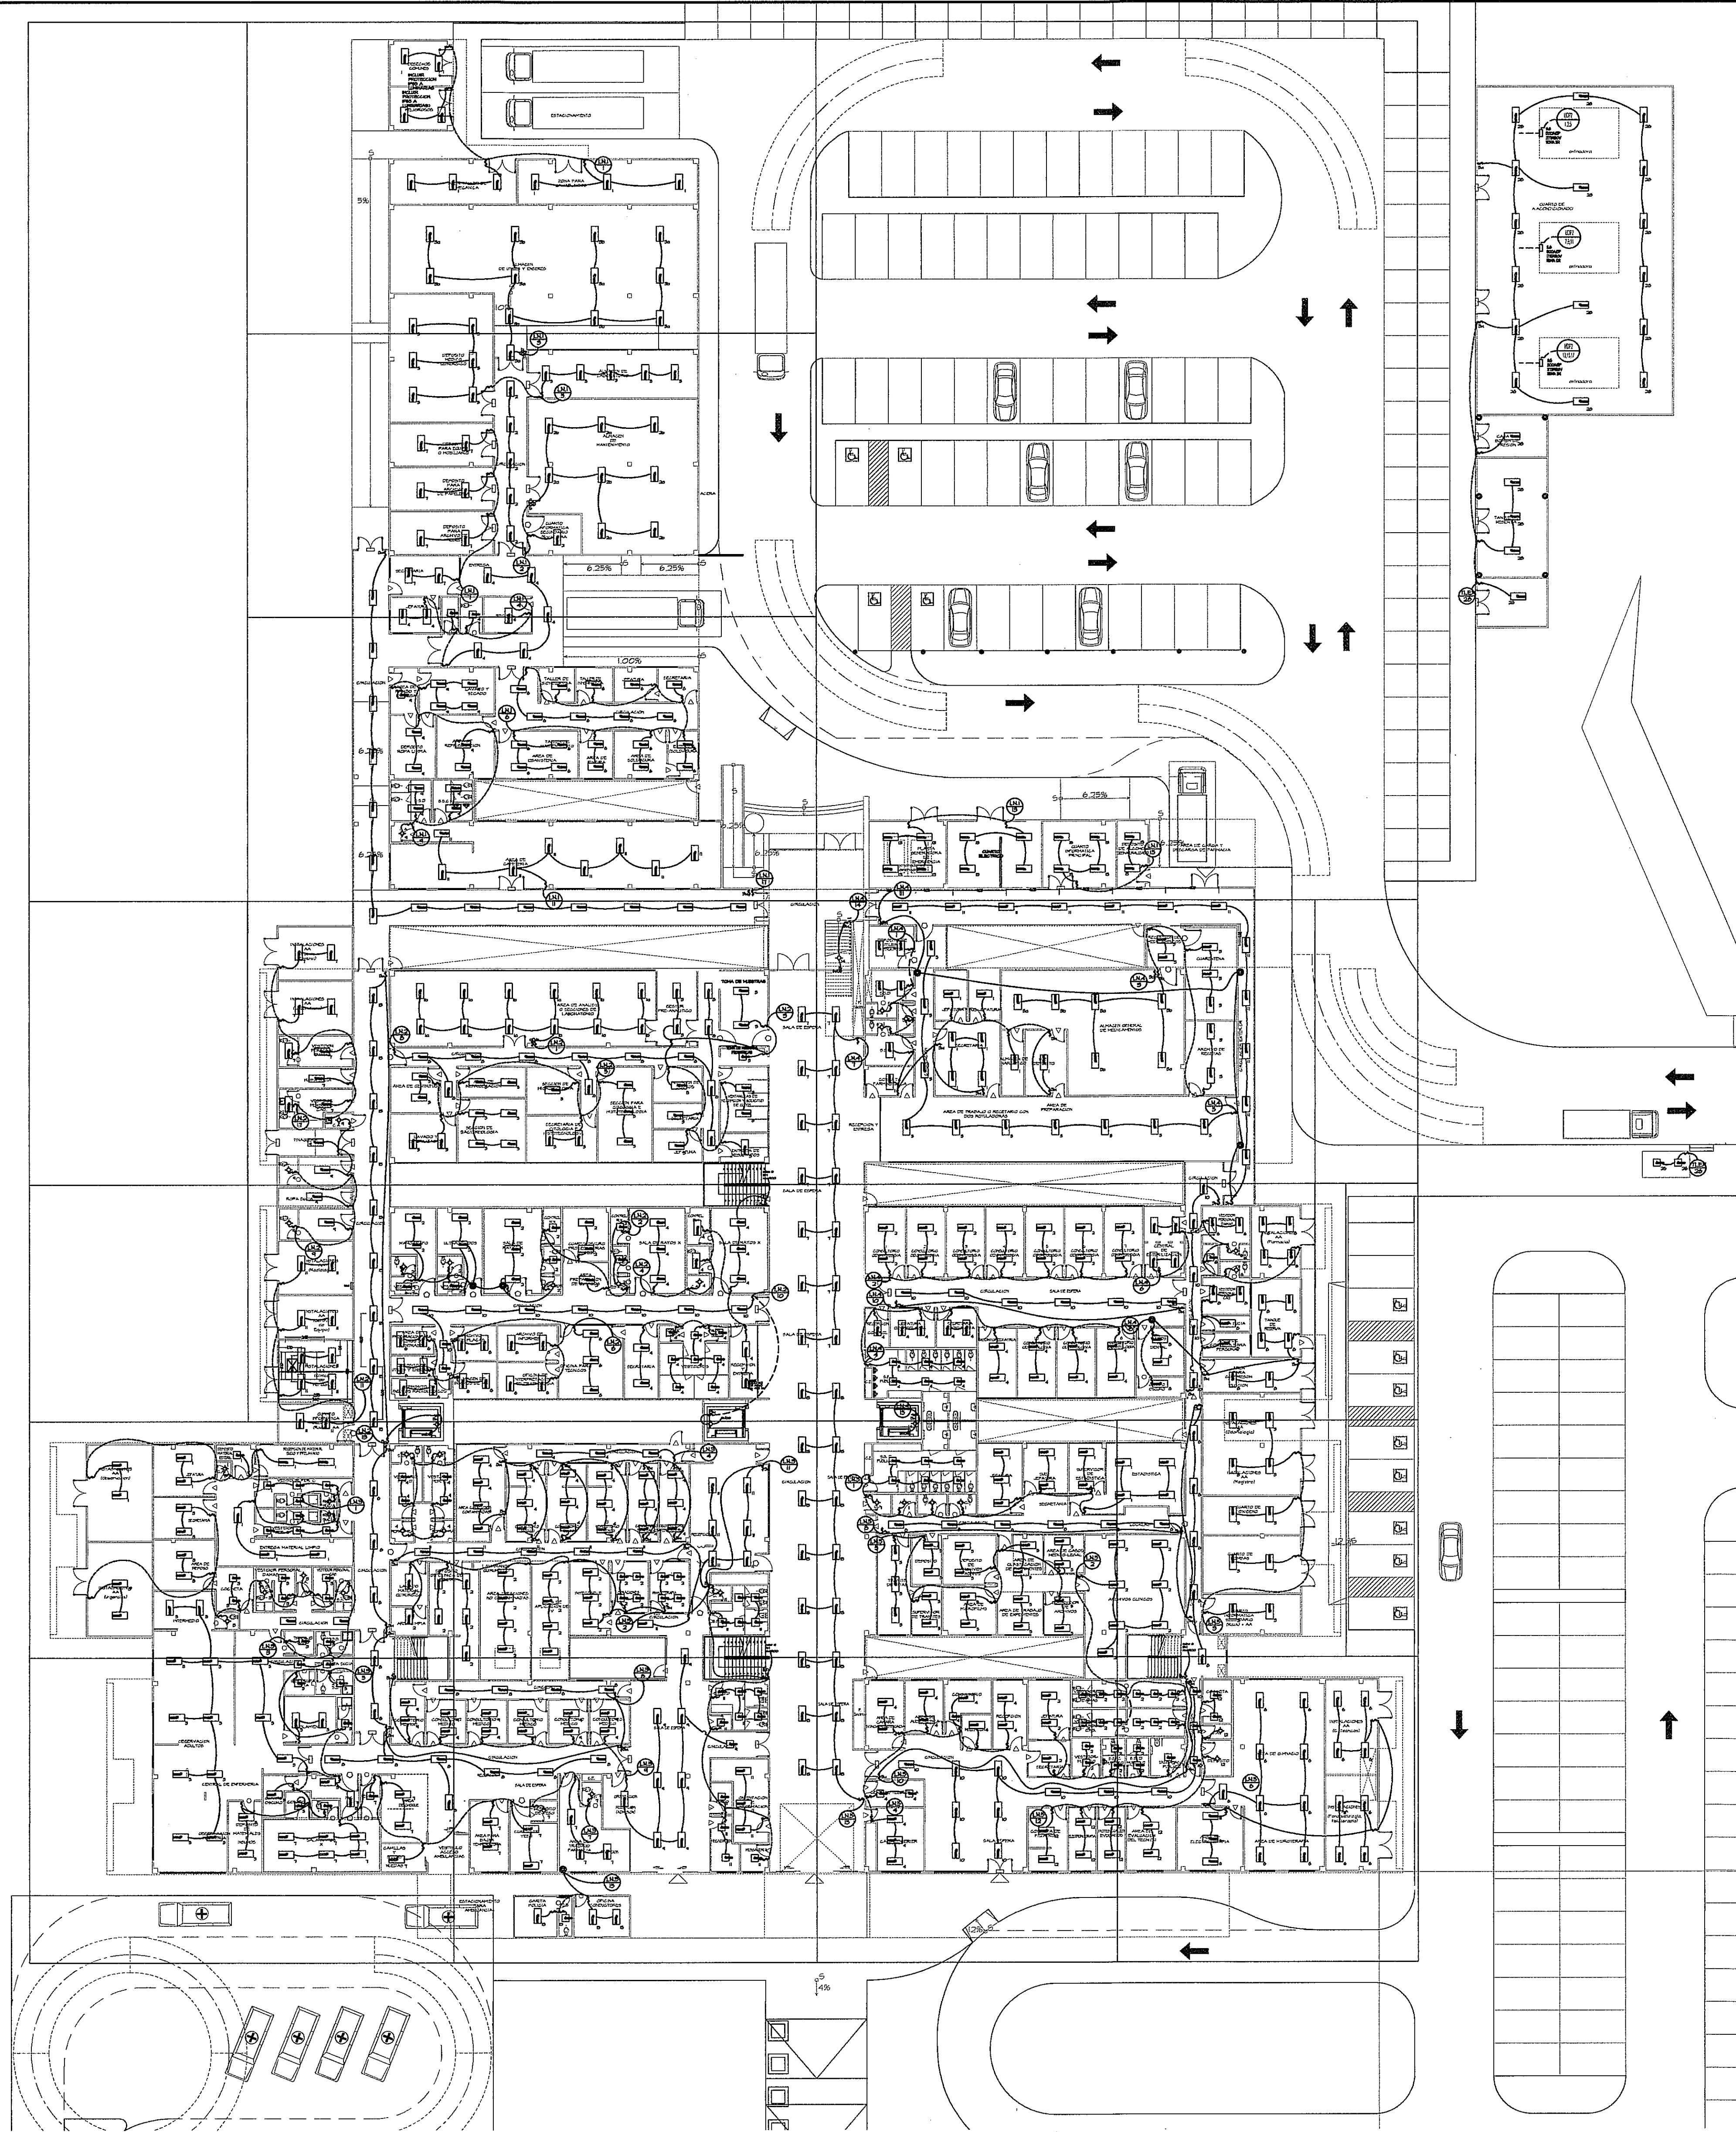

PLANTA BAJA - ILUMINACION (NIVEL 000)
ESCALA 1:250

ZONA 1
VER AMPLIACION
HOJA EL-11A

ZONA 2
VER AMPLIACION
HOJA EL-11B

ZONA 3
VER AMPLIACION
HOJA EL-11C

ZONA 4
VER AMPLIACION
HOJA EL-11D

ZONA 5
VER AMPLIACION
HOJA EL-11E

GUIA DE AMPLIACIONES POR SECCIONES
ESCALA 1:400 PLANTA BAJA (NIVEL 000)

- LUMINARIA 2*2
DE 17W T8 * 4
- LUMINARIA 2*4
DE 32W T8 * 4
- SALIDA PARA
LUMINARIA SENCILLA
- INTERRUPTOR
SENCILLO
- INTERRUPTOR
TRES VIAS

**SIMBOLOGIA
DE
ILUMINACION**

PROHIBIDA LA REPRODUCCION TOTAL O PARCIAL, Y EL USO DE SU CONTENIDO SIN EL CONSENTIMIENTO DE SU AUTOR.

OLMEDO A. GOMEZ MARTINEZ
ARQUITECTO
LICENCIA No. 8003-001-103
Firma
Ley 15 del 28 de Enero de 1959
Junta Técnica de Ingeniería y Arquitectura

JOSE F. TEJERA CARRION
INGENIERO ELECTROMECANICO
LICENCIA No. 2003-001-008
Firma
Ley 15 del 28 de Enero de 1959
Junta Técnica de Ingeniería y Arquitectura

Revision No.	FECHA
REVISION #1	25-MAR-2013



JEFE DE
DEPARTAMENTO

DIRECCION NACIONAL DE
INFRAESTRUCTURA Y SERVICIOS
DE APOYO (DINSA)

DIRECTOR DE
INGENIERIA Y ARQUITECTURA

PROYECTO:
CONSTRUCCION DE NUEVO EDIFICIO INSTITUCIONAL
POLICLINICA DR. MANUEL DE JESUS ROJAS
PROPIEDAD DE LA CAJA DEL SEGURO SOCIAL DE PANAMA
UBICADO EN LA URB. VILLA MONICA, CARRETERA INTERAMERICANA
DISTRITO DE AGUADULCE, PROV. DE COGLE, REPUBLICA DE PANAMA

DIRECTOR DE OBRAS Y CONSTRUCCIONES MUNICIPALES
ILUMINACION GENERAL - NIV.000

DISEÑO ARQUITECTONICO:
ARG. OLMEDO GOMEZ/SERTA
ESTRUCTURA:
ING. JUAN RAUL DIAZ
ELECTRICIDAD:
ING. MANUEL PADILLA
SISTEMAS ESPECIALES:
ING. DORANSE HURTADO
PLOMERIA:
MP. HECTOR HASSELL
AIRE ACONDICIONADO:
ING. OSVALDO ADAMES
GASES MEDICOS:
ING. VICENTE PERALLOZA

riva.s.a.
S.A.I.I.C.F.A.

EL-11

REVISION:
ARG. OLMEDO GOMEZ
REVISION:
SERTA
DESARROLLO:
SERTA
FECHA:
2012
PROYECTO No.
2012-DES-014
HOJA No.
11 DE 38