



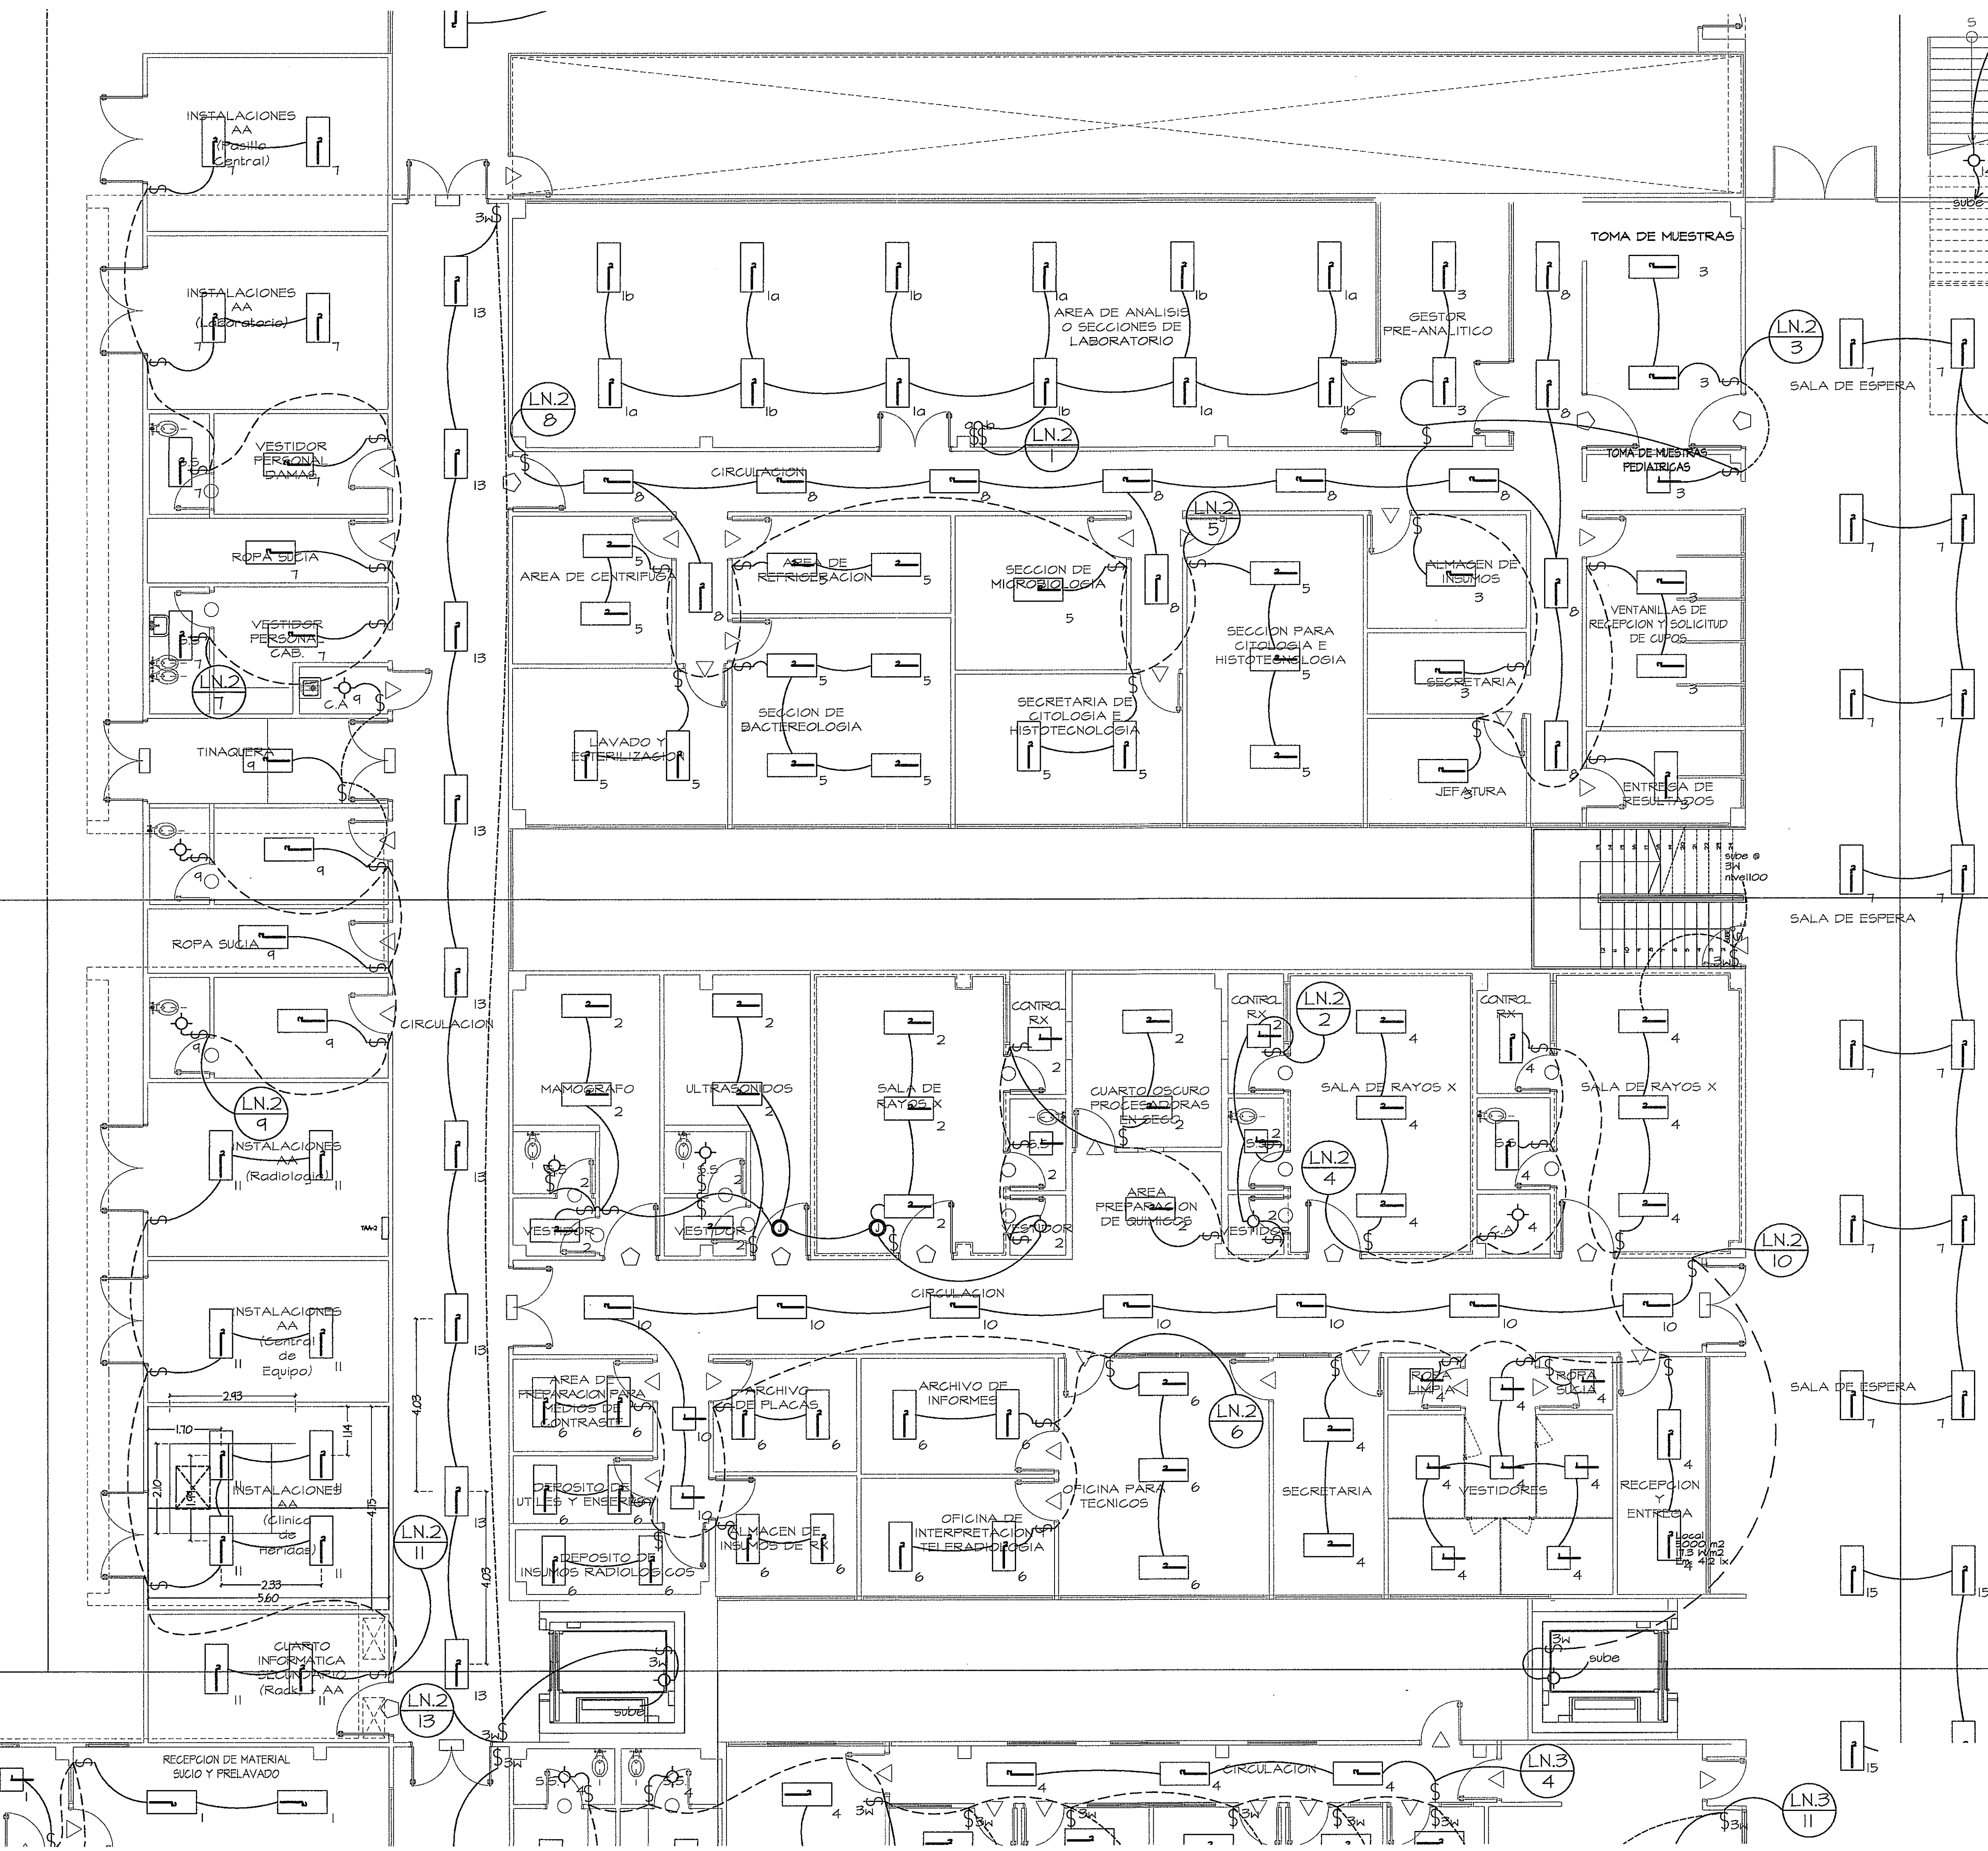

AMPLIACION DE ZONA 2
ESCALA 1:75 PLANTA BAJA

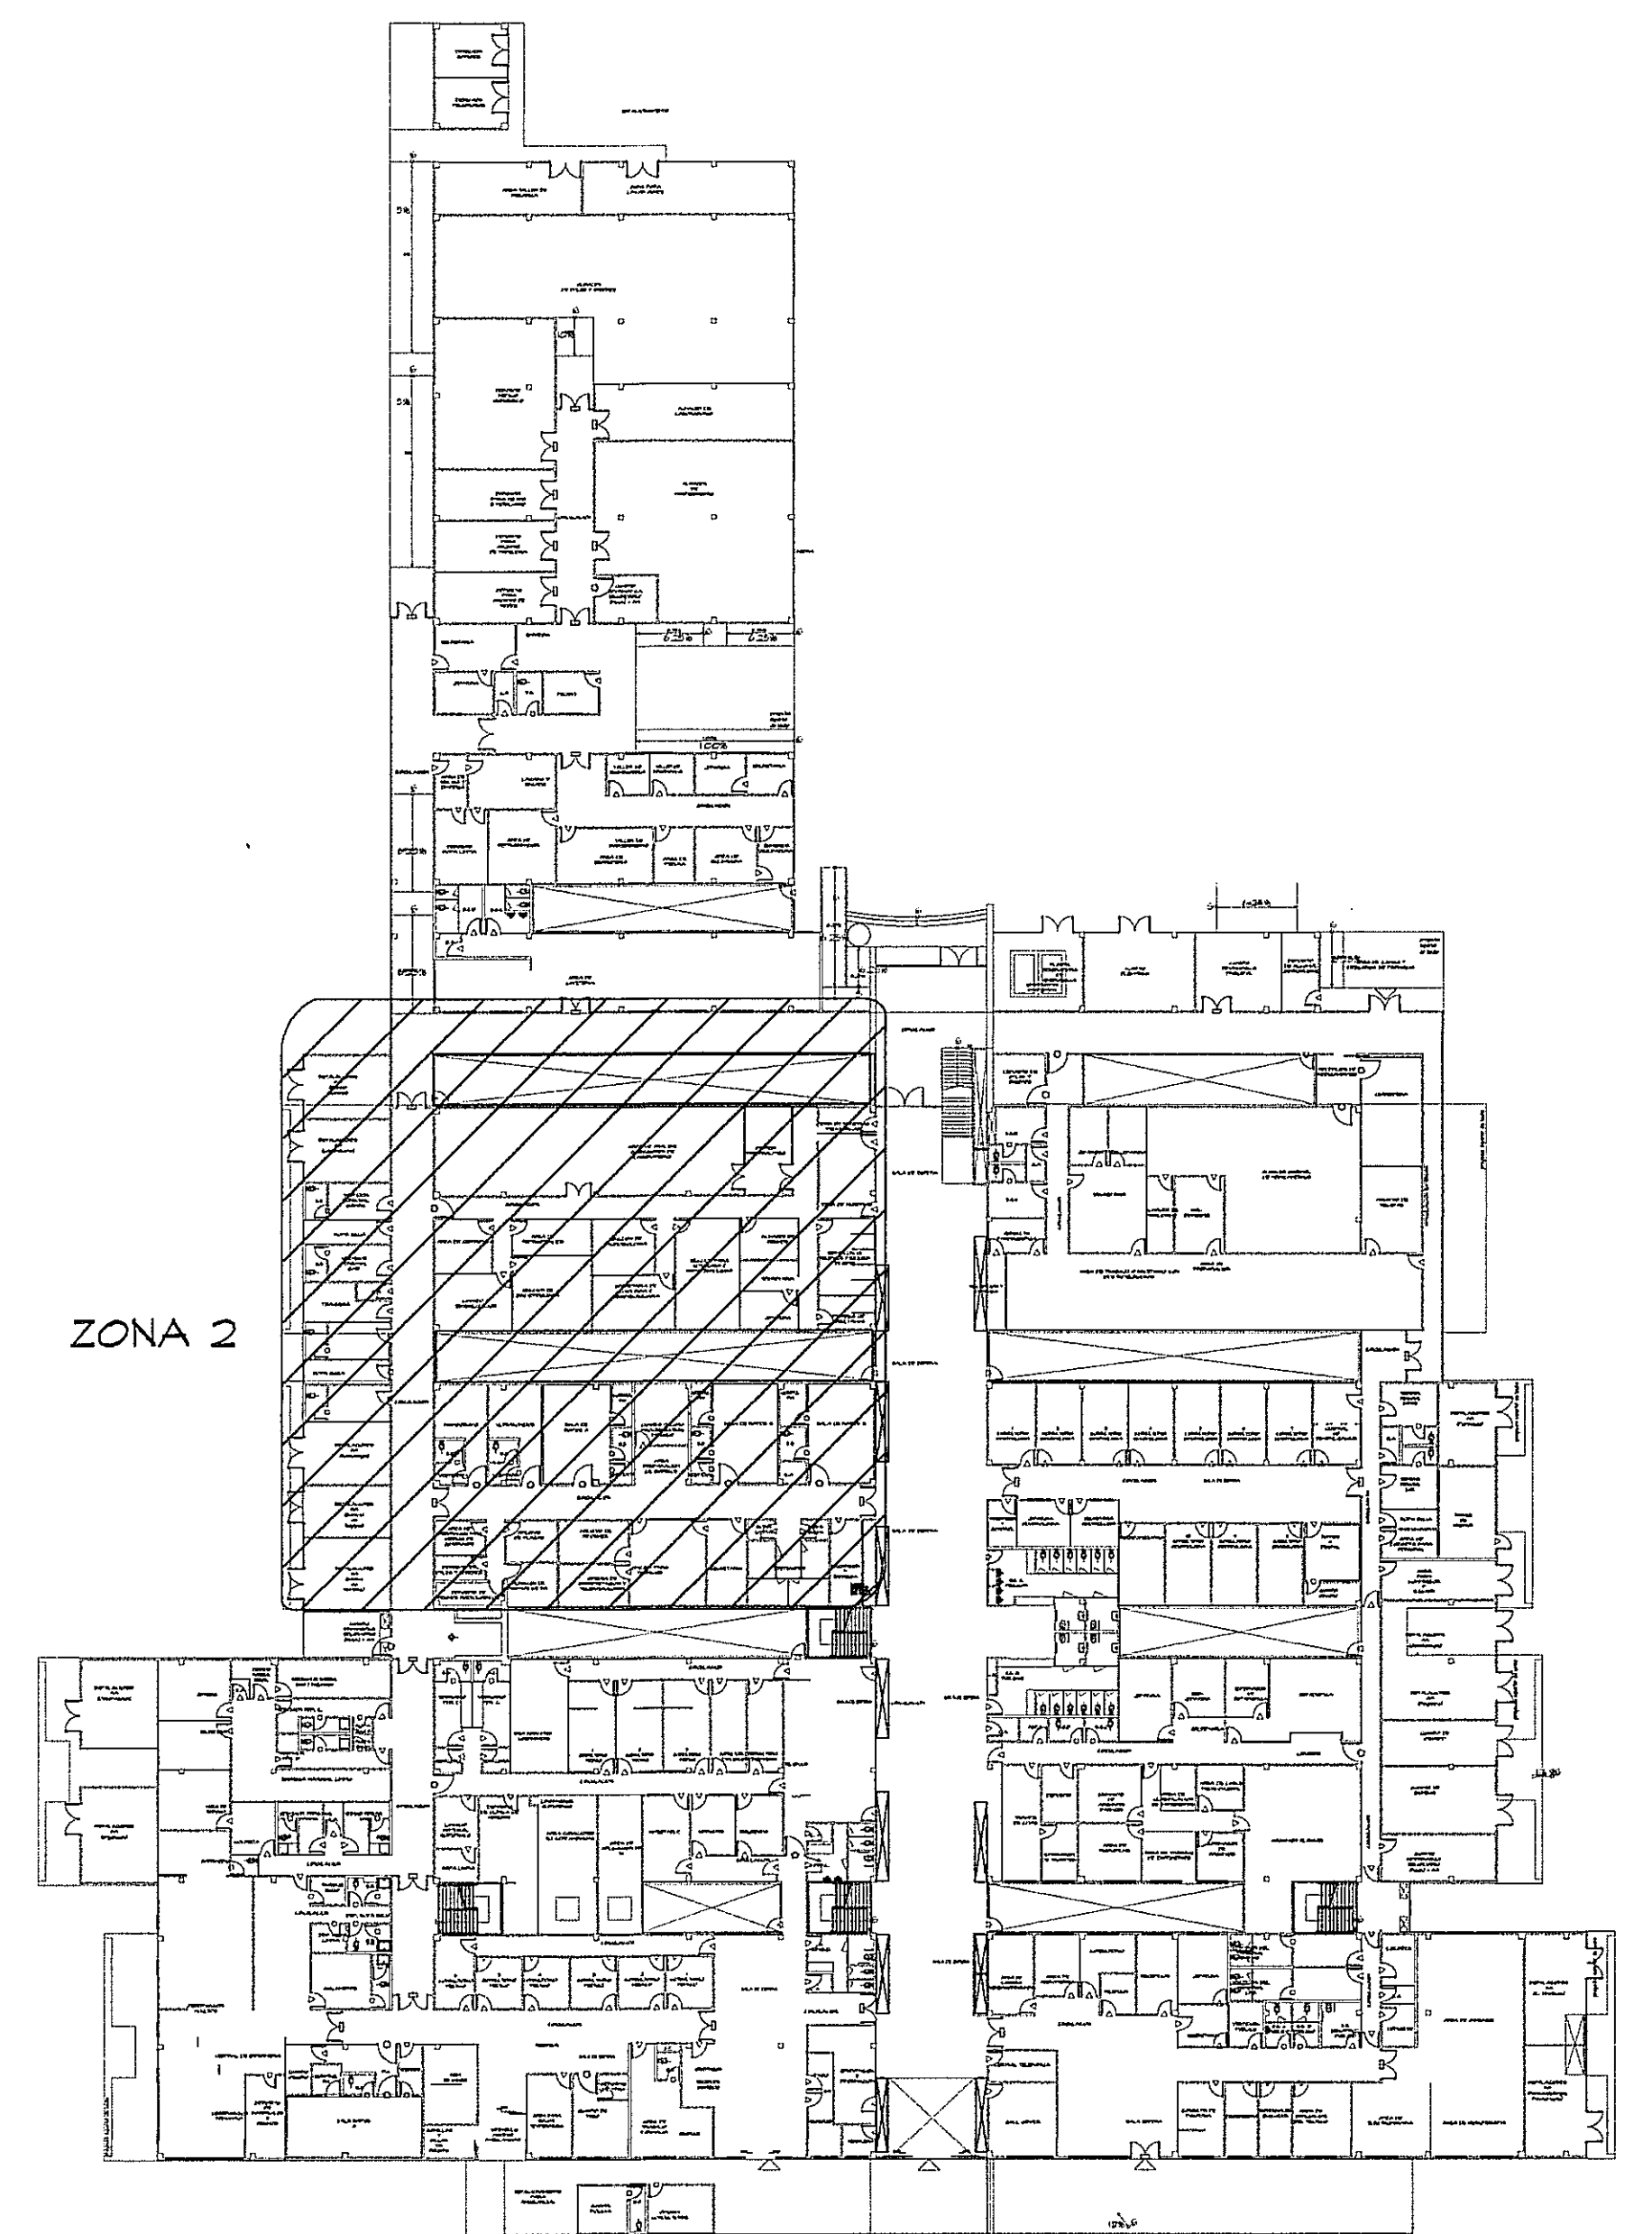

GUIA DE AMPLIACIONES POR SECCIONES
ESCALA 1:400 PLANTA BAJA (NIVEL 000)


- LUMINARIA 2*2 DE 17W T8 * 4 TUB
- LUMINARIA 2*4 DE 32W T8 * 4 TUB
- SALIDA PARA LUMINARIA SENCILLA
- INTERRUPTOR SENCILLO
- INTERRUPTOR TRES VIAS

SIMBOLOGIA DE ILUMINACION

PROHIBIDA LA REPRODUCCION TOTAL O PARCIAL, Y EL USO DE SU CONTENIDO SIN EL CONSENTIMIENTO DE SU AUTOR.

OLMEDO A. GOMEZ MARTINEZ
ARQUITECTO
LICENCIA No. 2005-001-103
Firma
Ley 15 del 26 de Enero de 1959
Junta Técnica de Ingeniería y Arquitectura

JOSE P. TEJERA CARRION
INGENIERO ELECTROMECANICO
LICENCIA No. 2002-024-005
Firma
Ley 15 del 26 de Enero de 1959
Junta Técnica de Ingeniería y Arquitectura

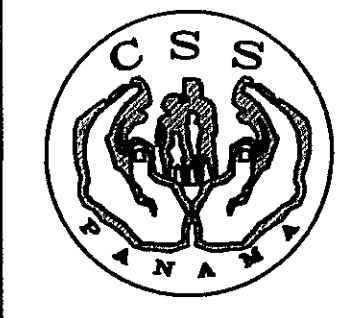

DIRECCION NACIONAL DE
INFRAESTRUCTURA Y SERVICIOS
DE APOYO (DINSA)

PROYECTO:
CONSTRUCCION DE NUEVO EDIFICIO INSTITUCIONAL
POLICLINICA DR. MANUEL DE JESUS ROJAS
PROPIEDAD DE LA CAJA DEL SEGURO SOCIAL DE PANAMA
UBICADO EN LA URB. VILLA MONICA, CARRETERA INTERAMERICANA
DISTRITO DE AGUADULCE, PROV. DE COCLE, REPUBLICA DE PANAMA

DISEÑO ARQUITECTONICO:
ARO. OLMEDO GOMEZ/SERTA
ESTRUCTURA:
ING. JUAN RAUL DIAZ
ELECTRICIDAD:
ING. MANUEL PADILLA
SISTEMAS ESPECIALES:
ING. DORANSE HURTADO

riva.s.a.
S.A.I.C.F.A.

REVISION:
ARO. OLMEDO GOMEZ
REVISION:
SERTA
DESARROLLO:
SERTA
FECHA:
2012
PROYECTO No.
2012-DES-014

EL-11B

HOJA No.
DE