
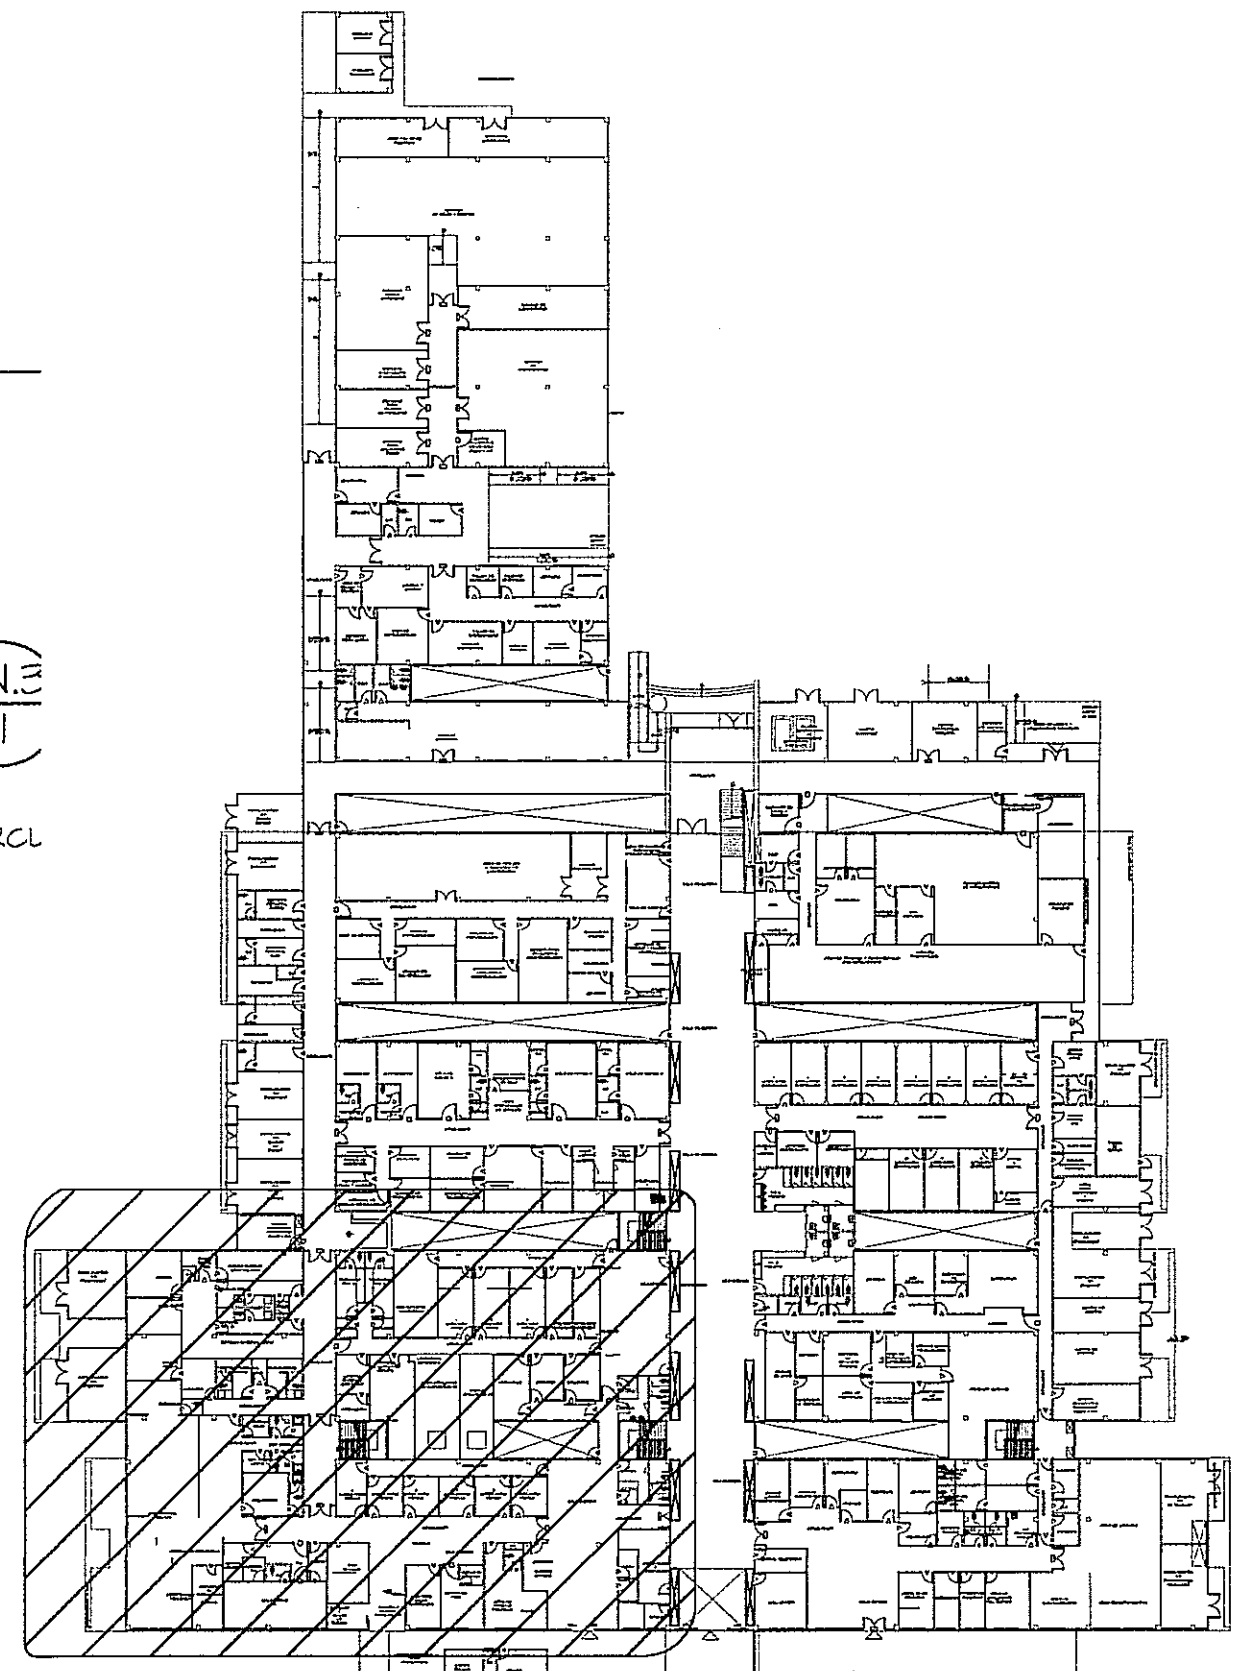


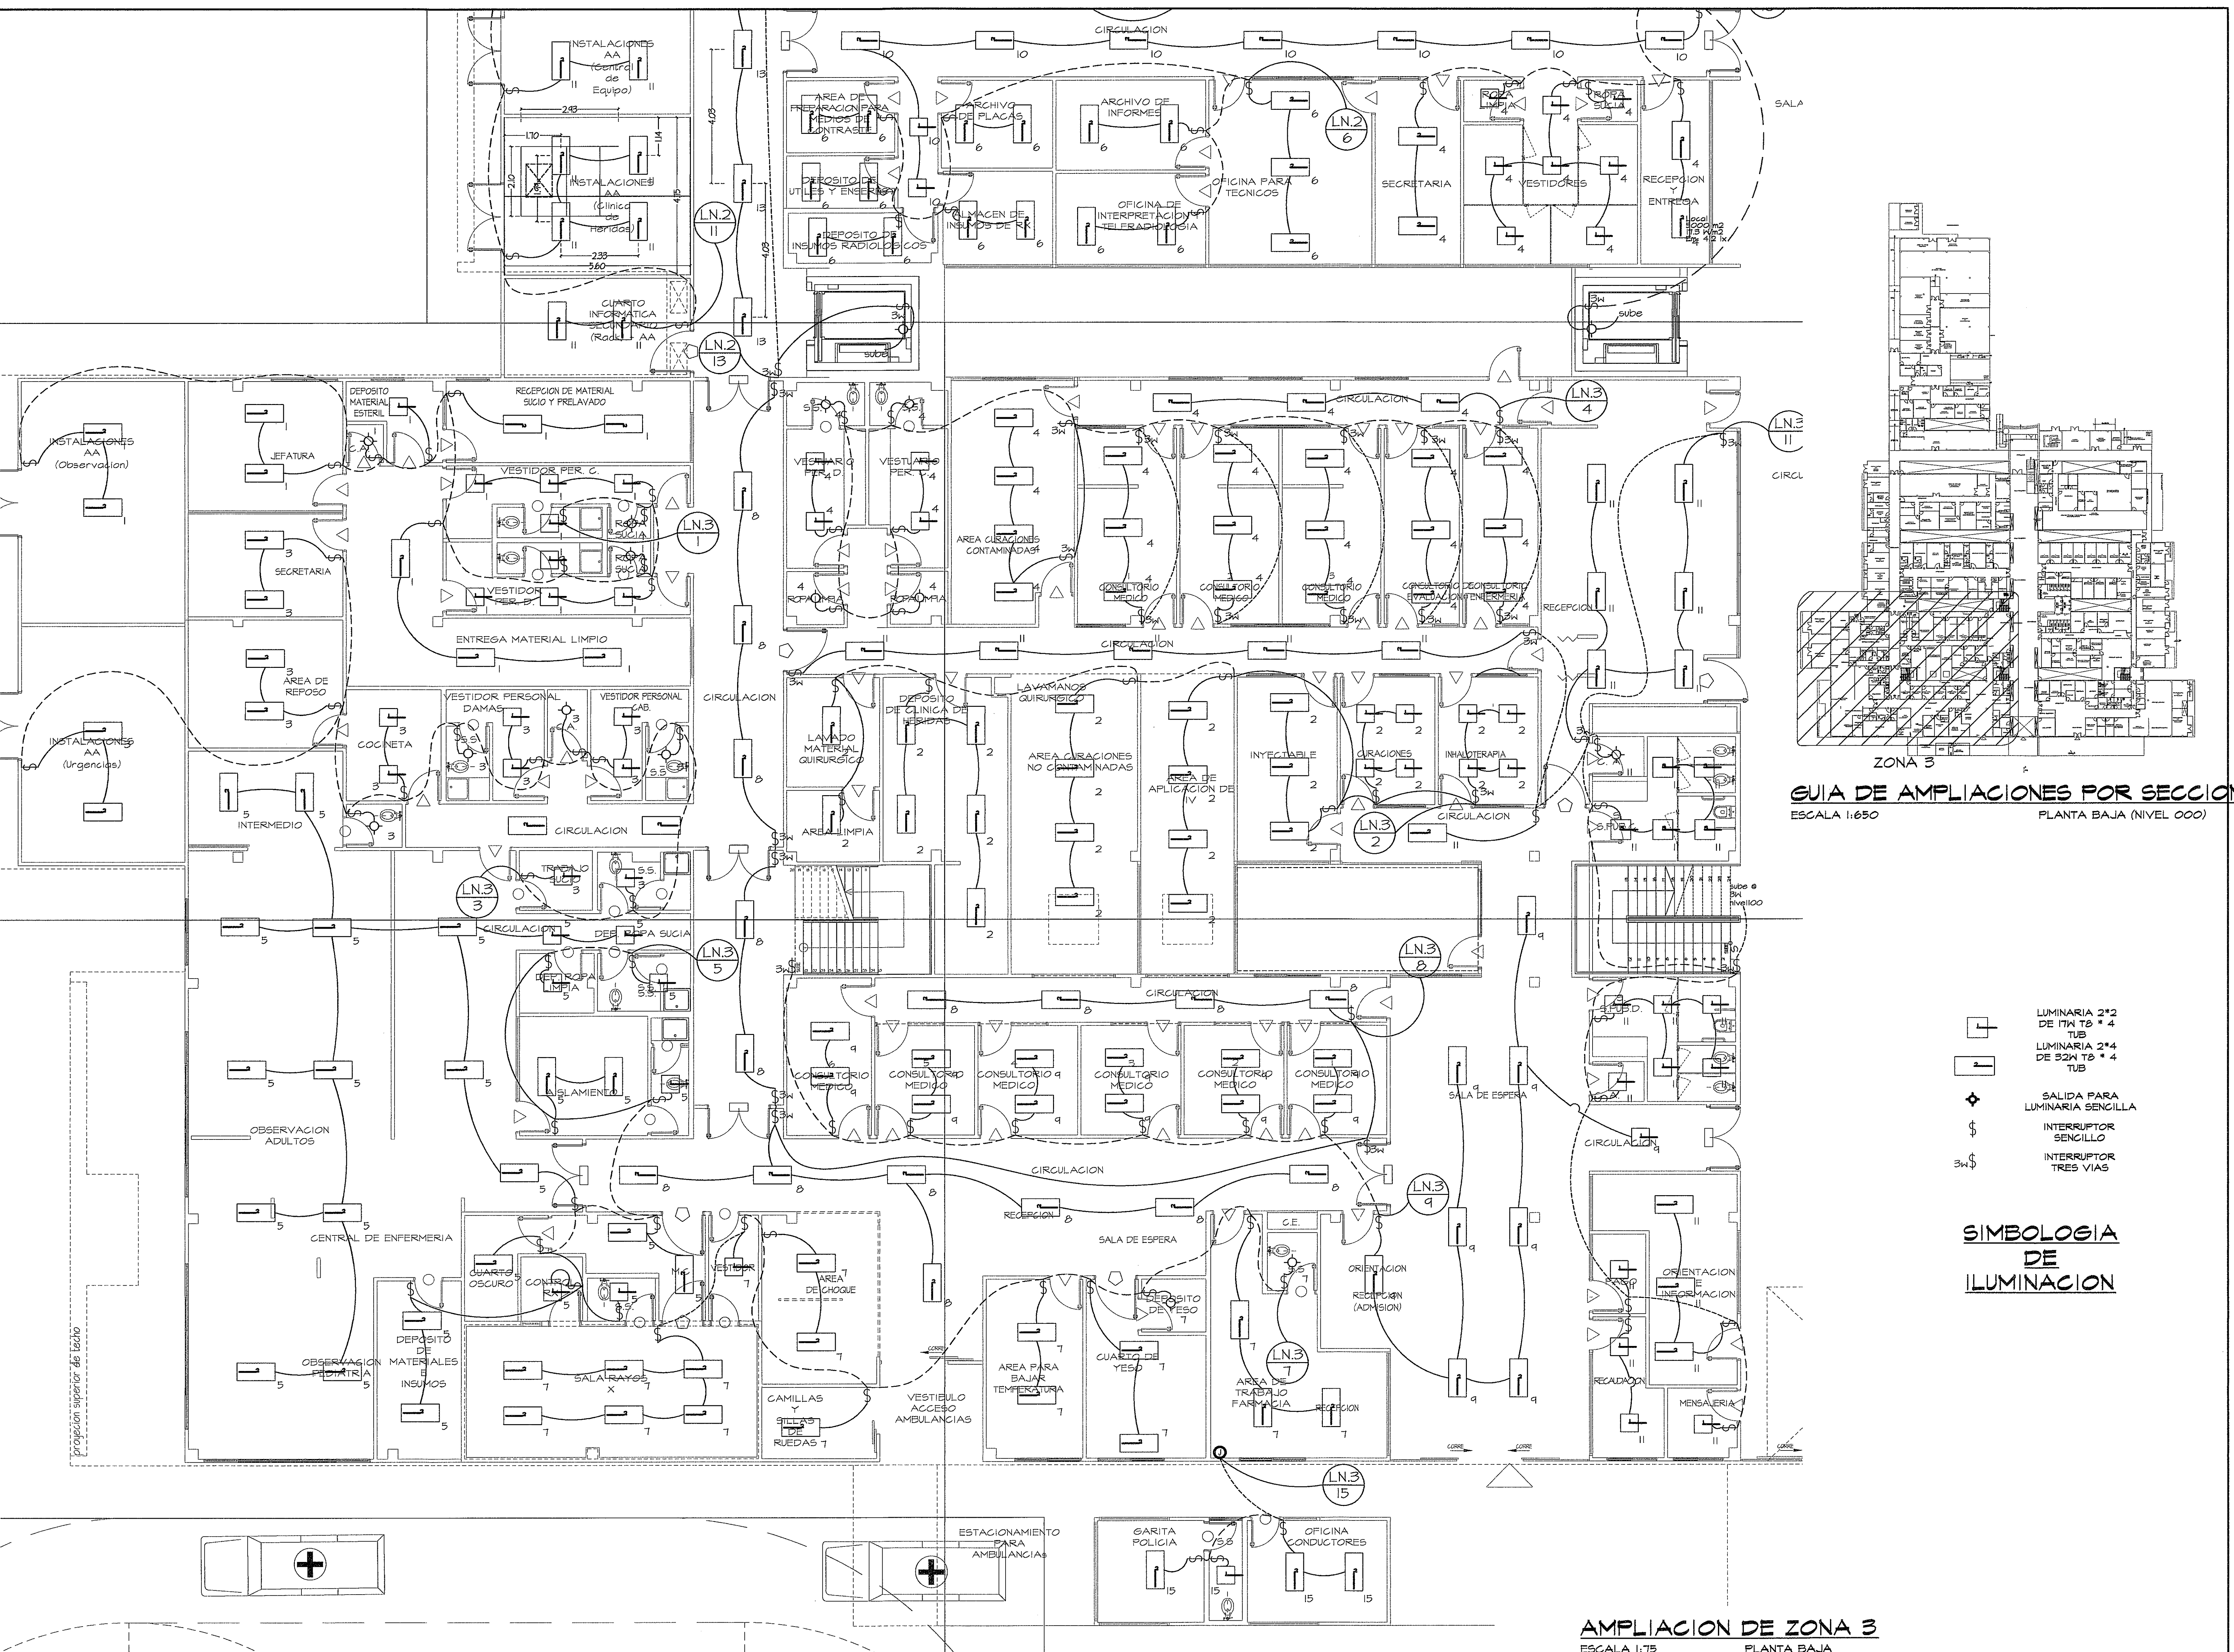

GUÍA DE AMPLIACIONES POR SECCION
ESCALA 1:650
PLANTA BAJA (NIVEL 000)

- LUMINARIA 2'x2 DE 17W T8 * 4 TUB
- LUMINARIA 2'x4 DE 32W T8 * 4 TUB
- SALIDA PARA LUMINARIA SENCILLA
- INTERRUPTOR SENCILLO
- INTERRUPTOR TRES VIAS

SIMBOLOGIA DE ILUMINACION

AMPLIACION DE ZONA 3
ESCALA 1:75
PLANTA BAJA

PROHIBIDA LA REPRODUCCION TOTAL O PARCIAL, Y EL USO DE SU CONTENIDO SIN EL CONSENTIMIENTO DE SU AUTOR.		Revision No. FECHA REVISION #1 25-MAR-2013				PROYECTO: CONSTRUCCION DE NUEVO EDIFICIO INSTITUCIONAL POLICLINICA DR. MANUEL DE JESUS ROJAS PROPIEDAD DE LA CAJA DEL SEGURO SOCIAL DE PANAMA UBICADO EN LA URB. VILLA MONICA, CARRETERA INTERAMERICANA DISTRITO DE AGUADULCE, PROV. DE COCLE, REPUBLICA DE PANAMA		DISEÑO ARQUITECTONICO: ARO. OLMEDO GOMEZ/SERTA ESTRUCTURA: ING. JUAN RAUL DIAZ ELECTRICIDAD: ING. MANUEL PADILLA SISTEMAS ESPECIALES: ING. DORANSE HURTADO PLOMERIA: MP. HECTOR HASSELL AIRE ACONDICIONADO: ING. OSVALDO ADAMES GASES MEDICOS: ING. VICENTE PENALOZA		REVISION: ARO. OLMEDO GOMEZ REVISION: SERTA DESARROLLO: SERTA FECHA: 2012 PROYECTO No. 2012-DES-014 HOJA No. DE	
OLMEDO A. GOMEZ MARTINEZ ARQUITECTO LICENCIA No. 2005-001-123		JOSE F. TEJERA CARRION INGENIERO ELECTROMECANICO LICENCIA No. 2003-024-005		DIRECCION NACIONAL DE INFRAESTRUCTURA Y SERVICIOS DE APOYO (DINISA)		DIRECTOR DE OBRAS Y CONSTRUCCIONES MUNICIPALES		riva.s.a. S.A.I.C.F.A.		EL-11C	
FOLICLINICA DR. MANUEL DE JESUS ROJAS		FOLICLINICA DR. MANUEL DE JESUS ROJAS		JEFE DE DEPARTAMENTO		DIRECTOR DE INGENIERIA Y ARQUITECTURA		ILUMINACION - ZONA 3 - NIV.000			