



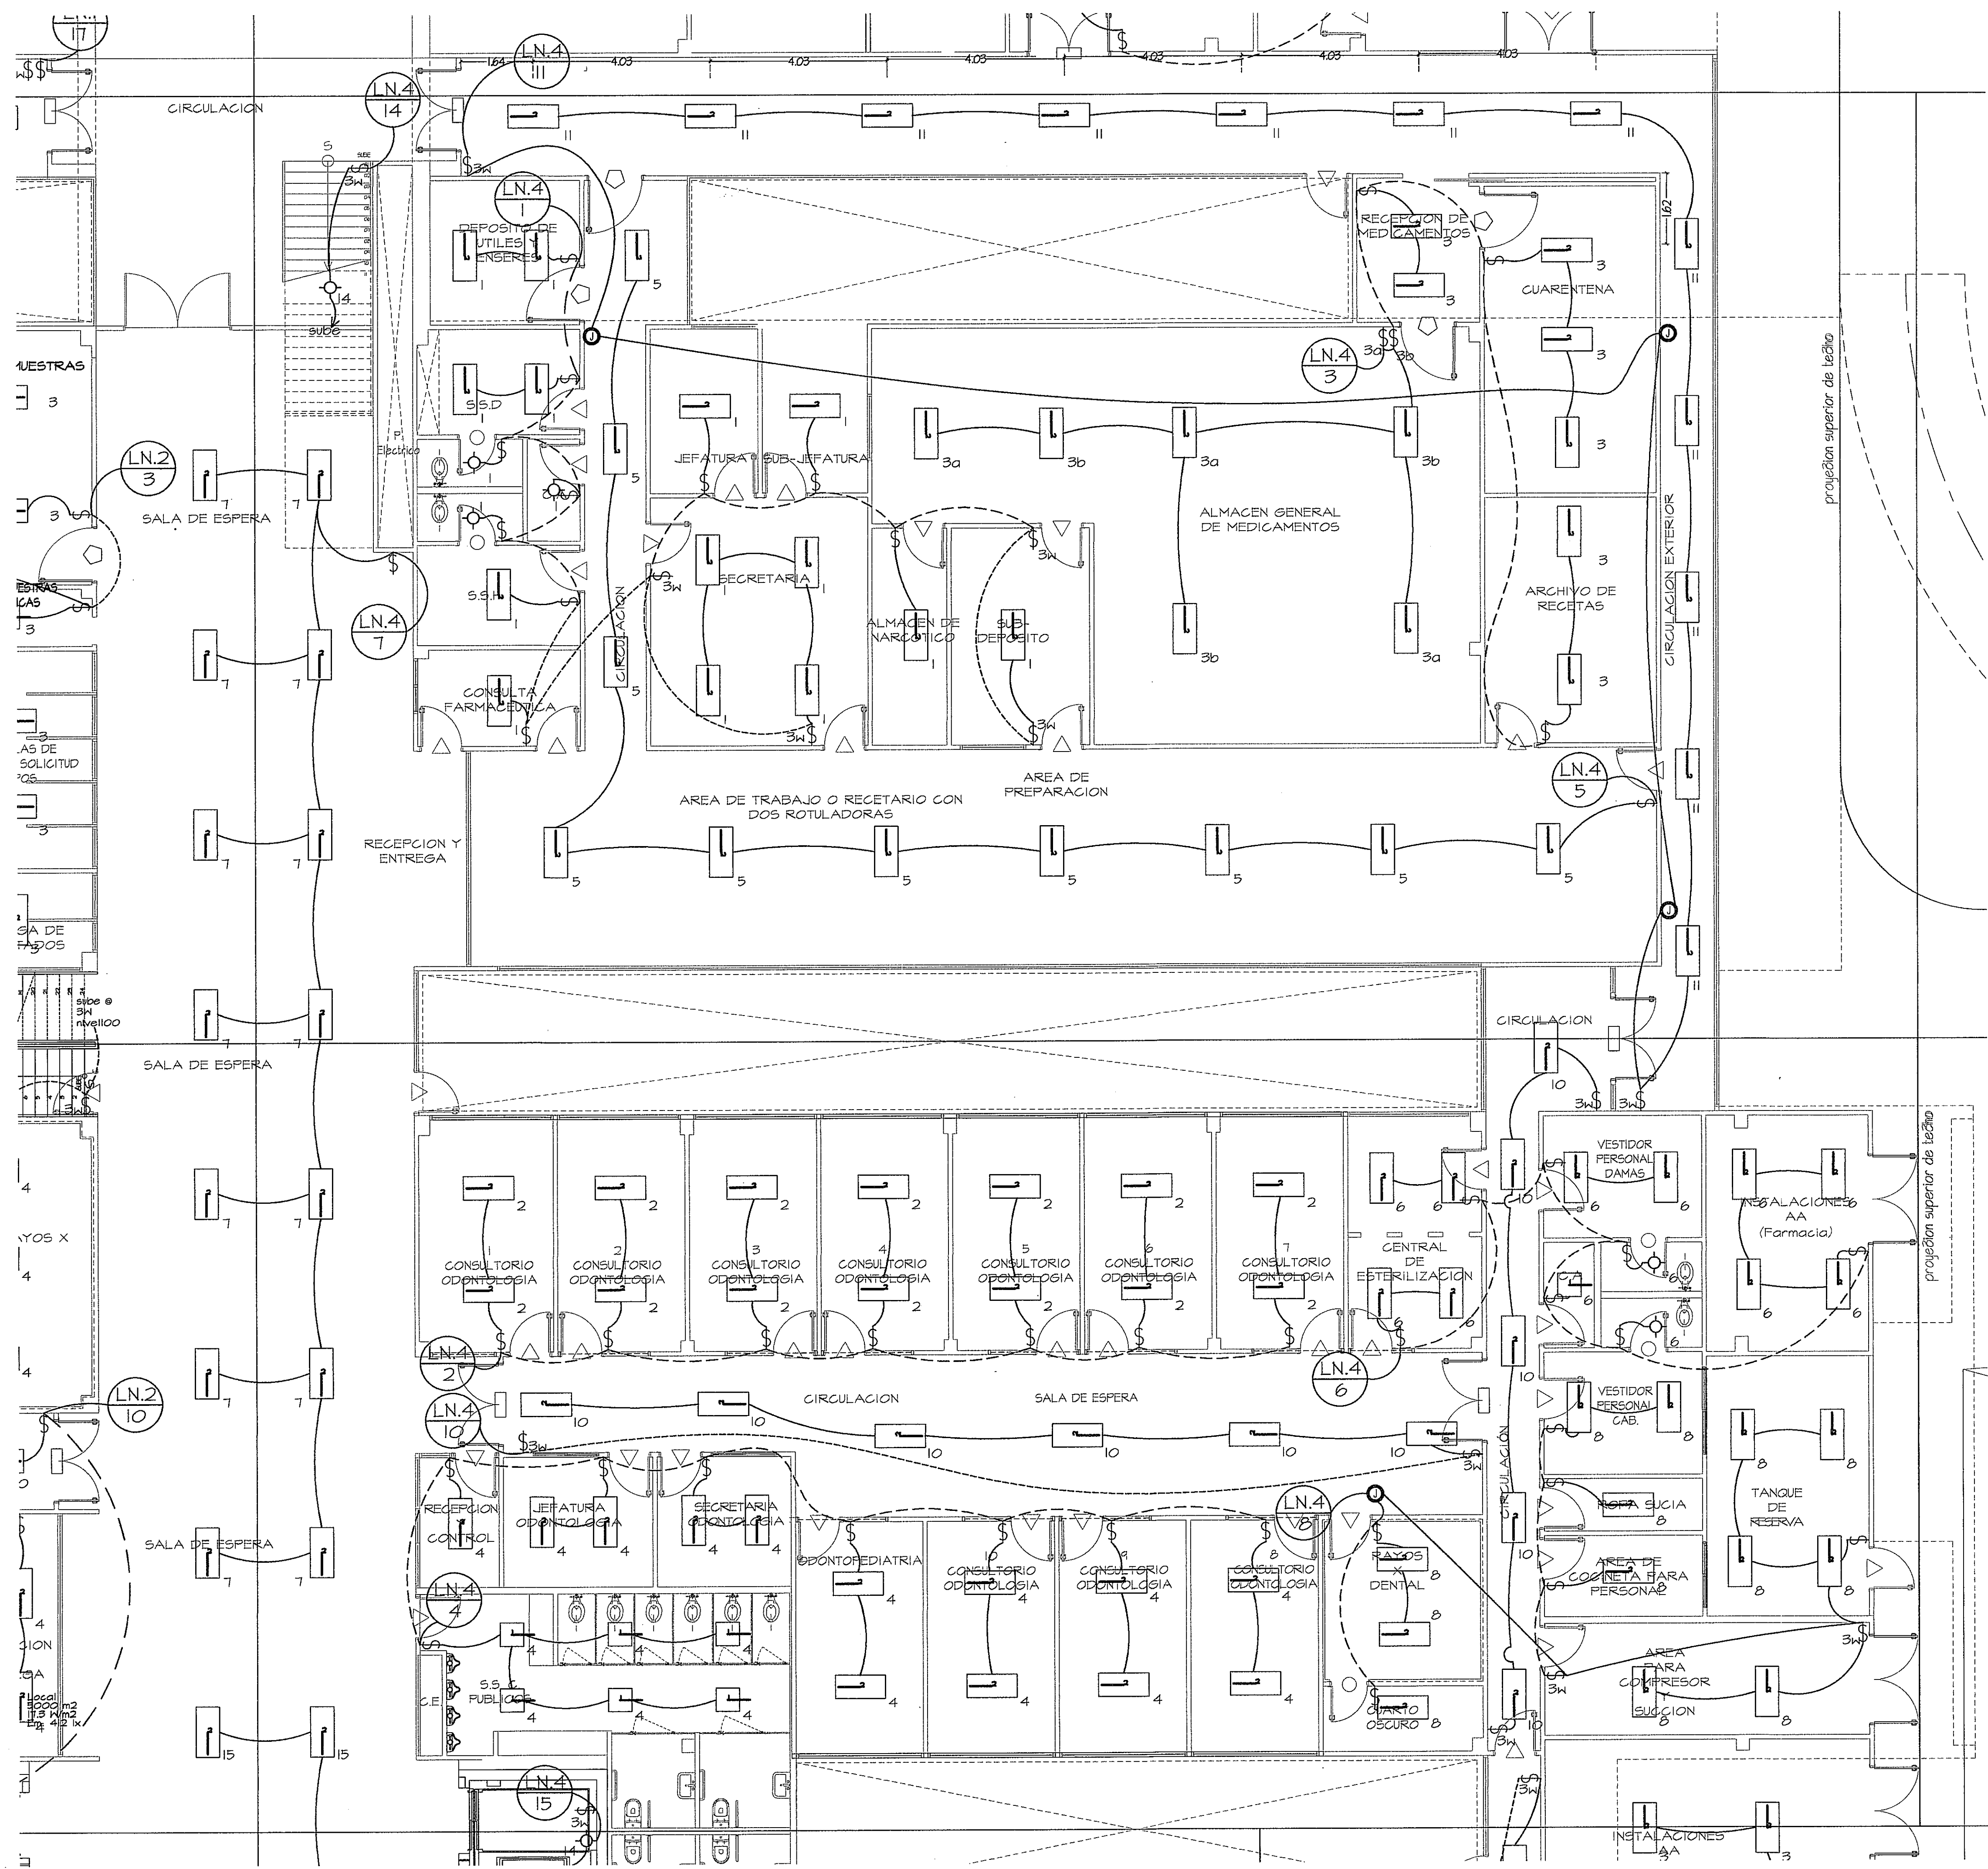

AMPLIACION DE ZONA 4
ESCALA 1:75 PLANTA BAJA

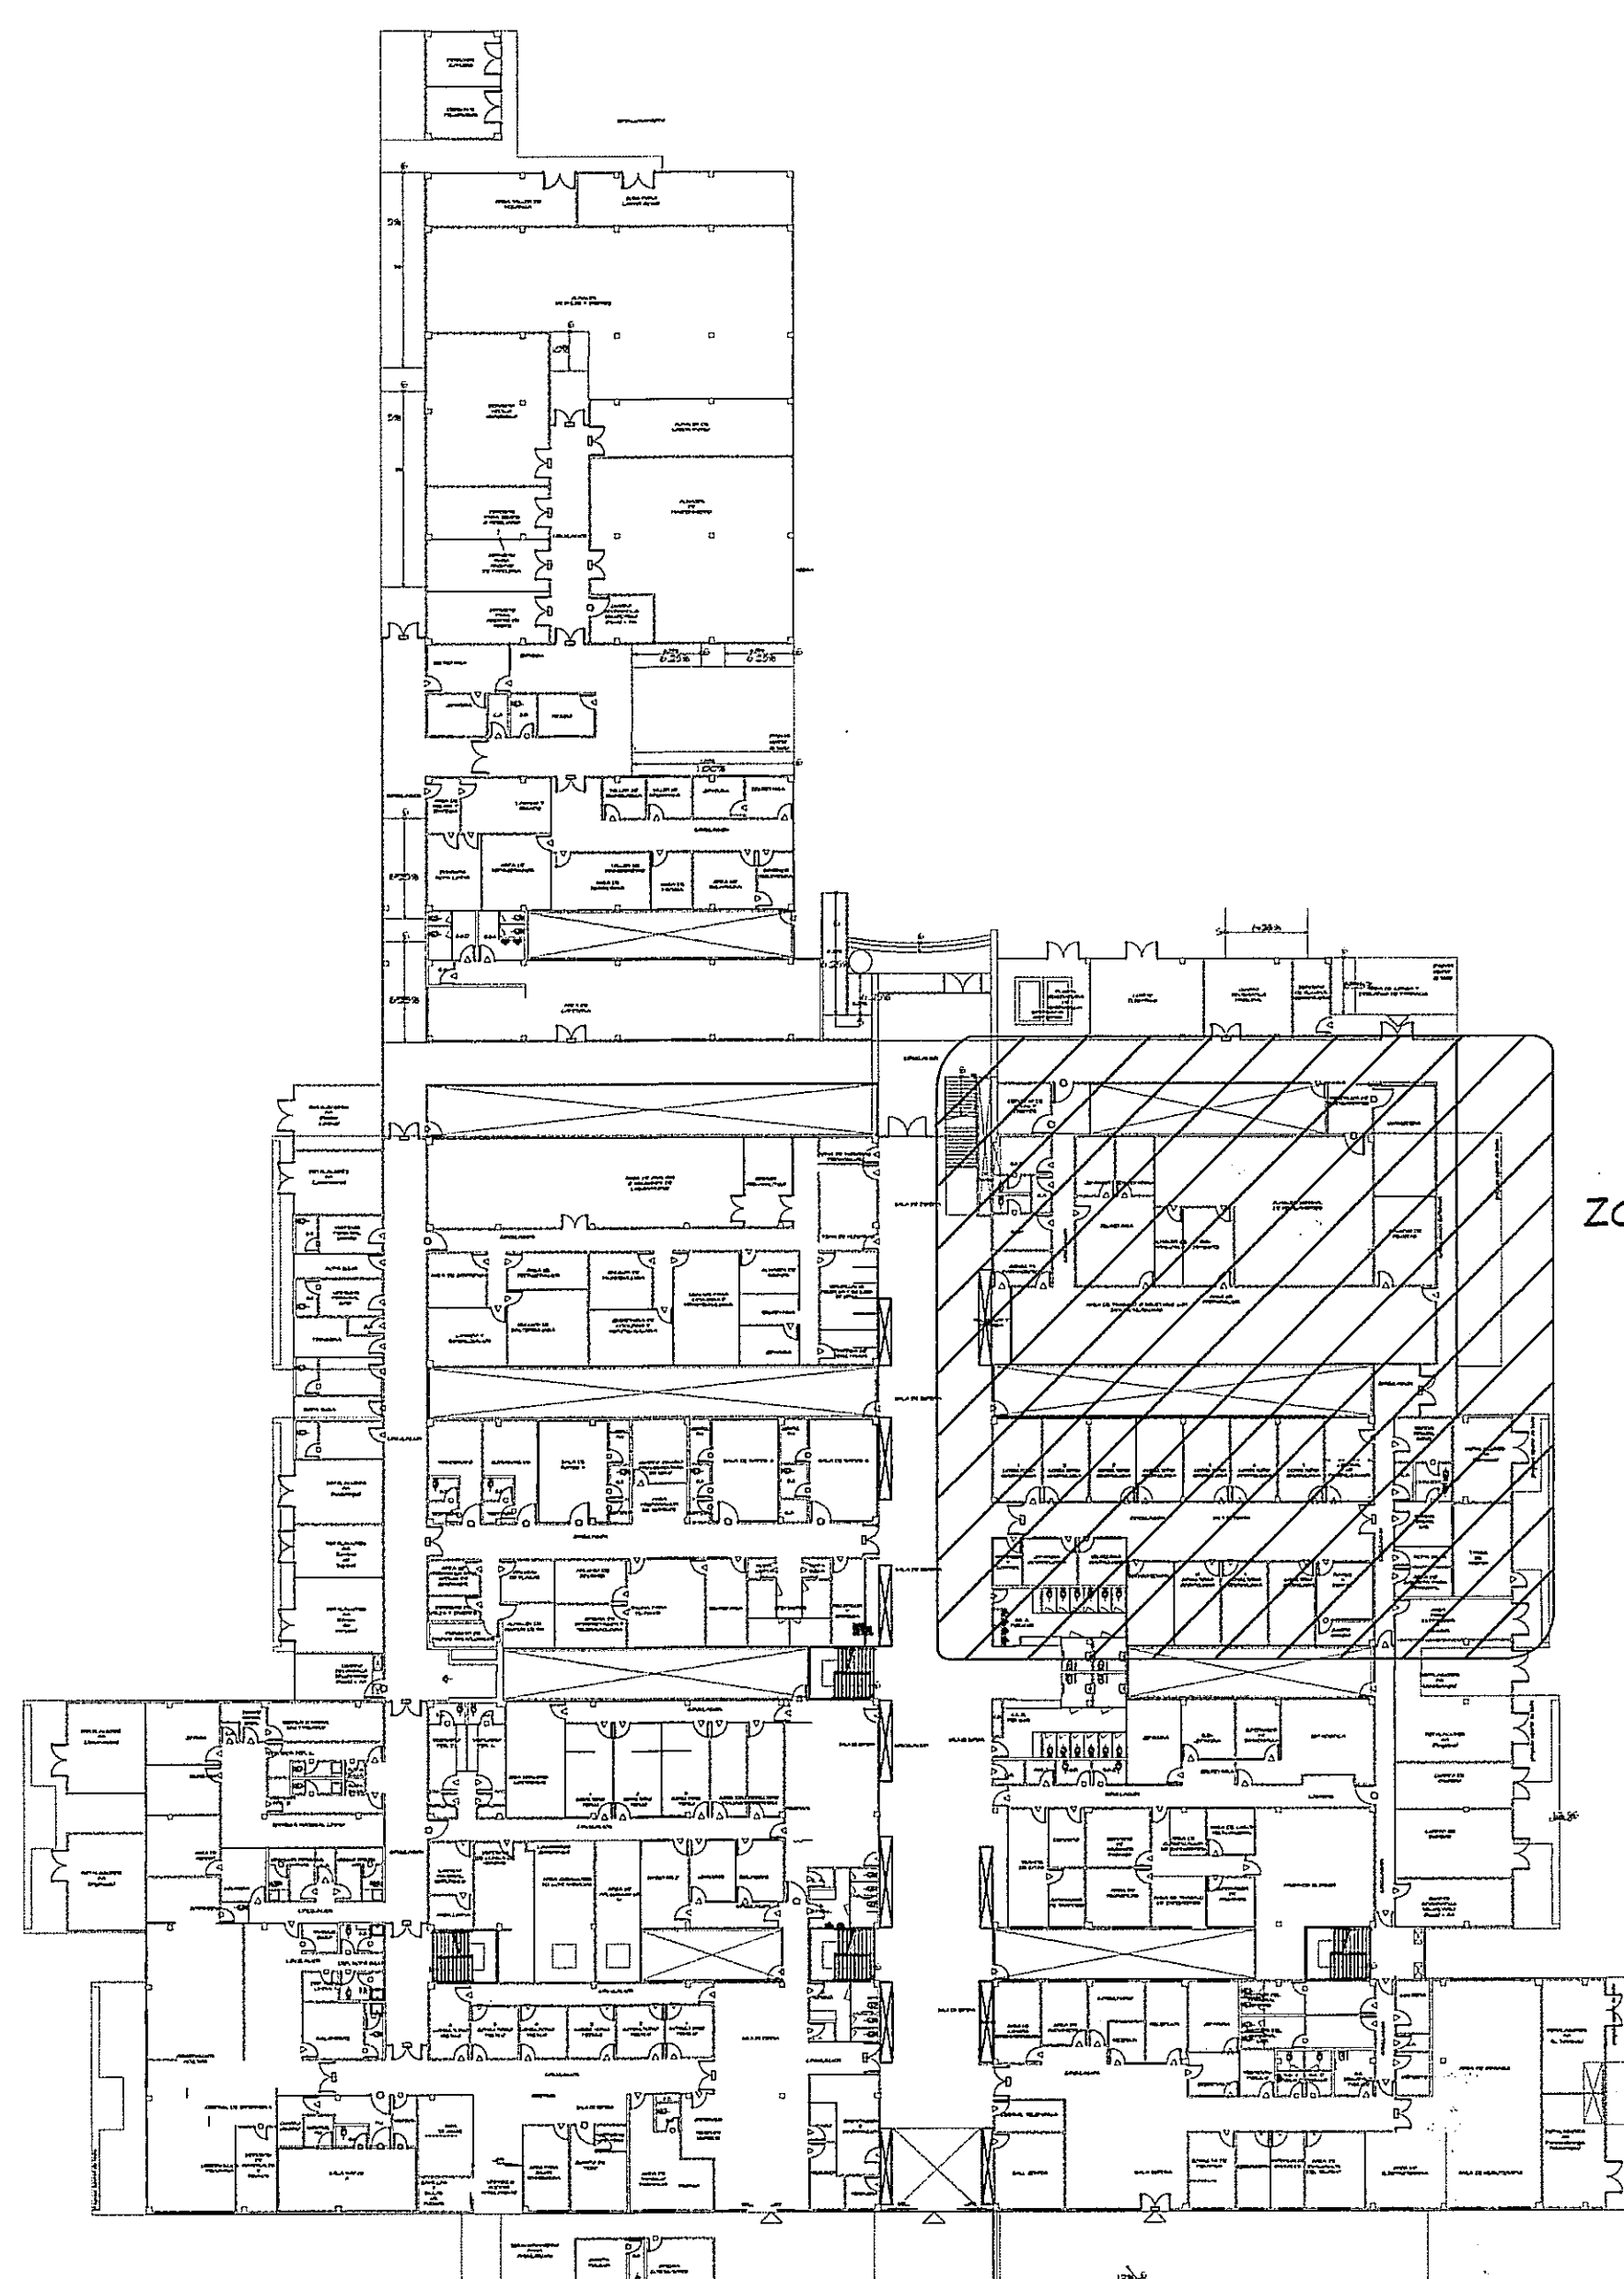

GUIA DE AMPLIACIONES POR SECCIONES
ESCALA 1:400 PLANTA BAJA (NIVEL 000)

- LUMINARIA 2*2 DE 17W T8 * 4
- LUMINARIA 2*4 DE 32W T8 * 4
- SALIDA PARA LUMINARIA SENCILLA
- INTERRUPTOR SENCILLO
- INTERRUPTOR TRES VIAS


SIMBOLOGIA DE ILUMINACION

PROHIBIDA LA REPRODUCCION TOTAL O PARCIAL, Y EL USO DE SU CONTENIDO SIN EL CONSENTIMIENTO DE SU AUTOR.

OLMEDO A. GOMEZ MARTINEZ
ARQUITECTO
LICENCIADO No. 2008-091-103

JOSE F. TEJERA CARRION
INGENIERO ELECTROMECANICO
LICENCIADO No. 2008-094-005

Revision No.	FECHA
REVISION #1	25-MAR-2013

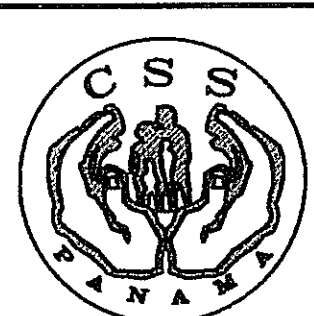

DIRECCION NACIONAL DE
INFRAESTRUCTURA Y SERVICIOS
DE APOYO (DINISA)

JEFE DE
DEPARTAMENTO

DIRECTOR DE
INGENIERIA Y ARQUITECTURA

PROYECTO:
CONSTRUCCION DE NUEVO EDIFICIO INSTITUCIONAL
POLICLINICA DR. MANUEL DE JESUS ROJAS
PROPIEDAD DE LA CAJA DEL SEGURO SOCIAL DE PANAMA
UBICADO EN LA URB. VILLA MONICA, CARRETERA INTERAMERICANA
DISTRITO DE AGUADULCE, PROV. DE COCLE, REPUBLICA DE PANAMA

DISEÑO ARQUITECTONICO:
ARO. OLMEDO GOMEZ/SERTA

ESTRUCTURA:
ING. JUAN RAUL DIAZ

ELECTRICIDAD:
ING. MANUEL PADILLA

SISTEMAS ESPECIALES:
ING. DORANSE HURTADO

PLUMERIA:
MP. HECTOR HASSELL

AIRE ACONDICIONADO:
ING. OSVALDO ADAMES

GASES MEDICOS:
ING. VICENTE PERALLOZA

REVISION: ARO. OLMEDO GOMEZ	REVISION: SERTA
DESARROLLO: SERTA	FECHA: 2012
PROYECTO No. 2012-DES-014	HOJA No. DE