



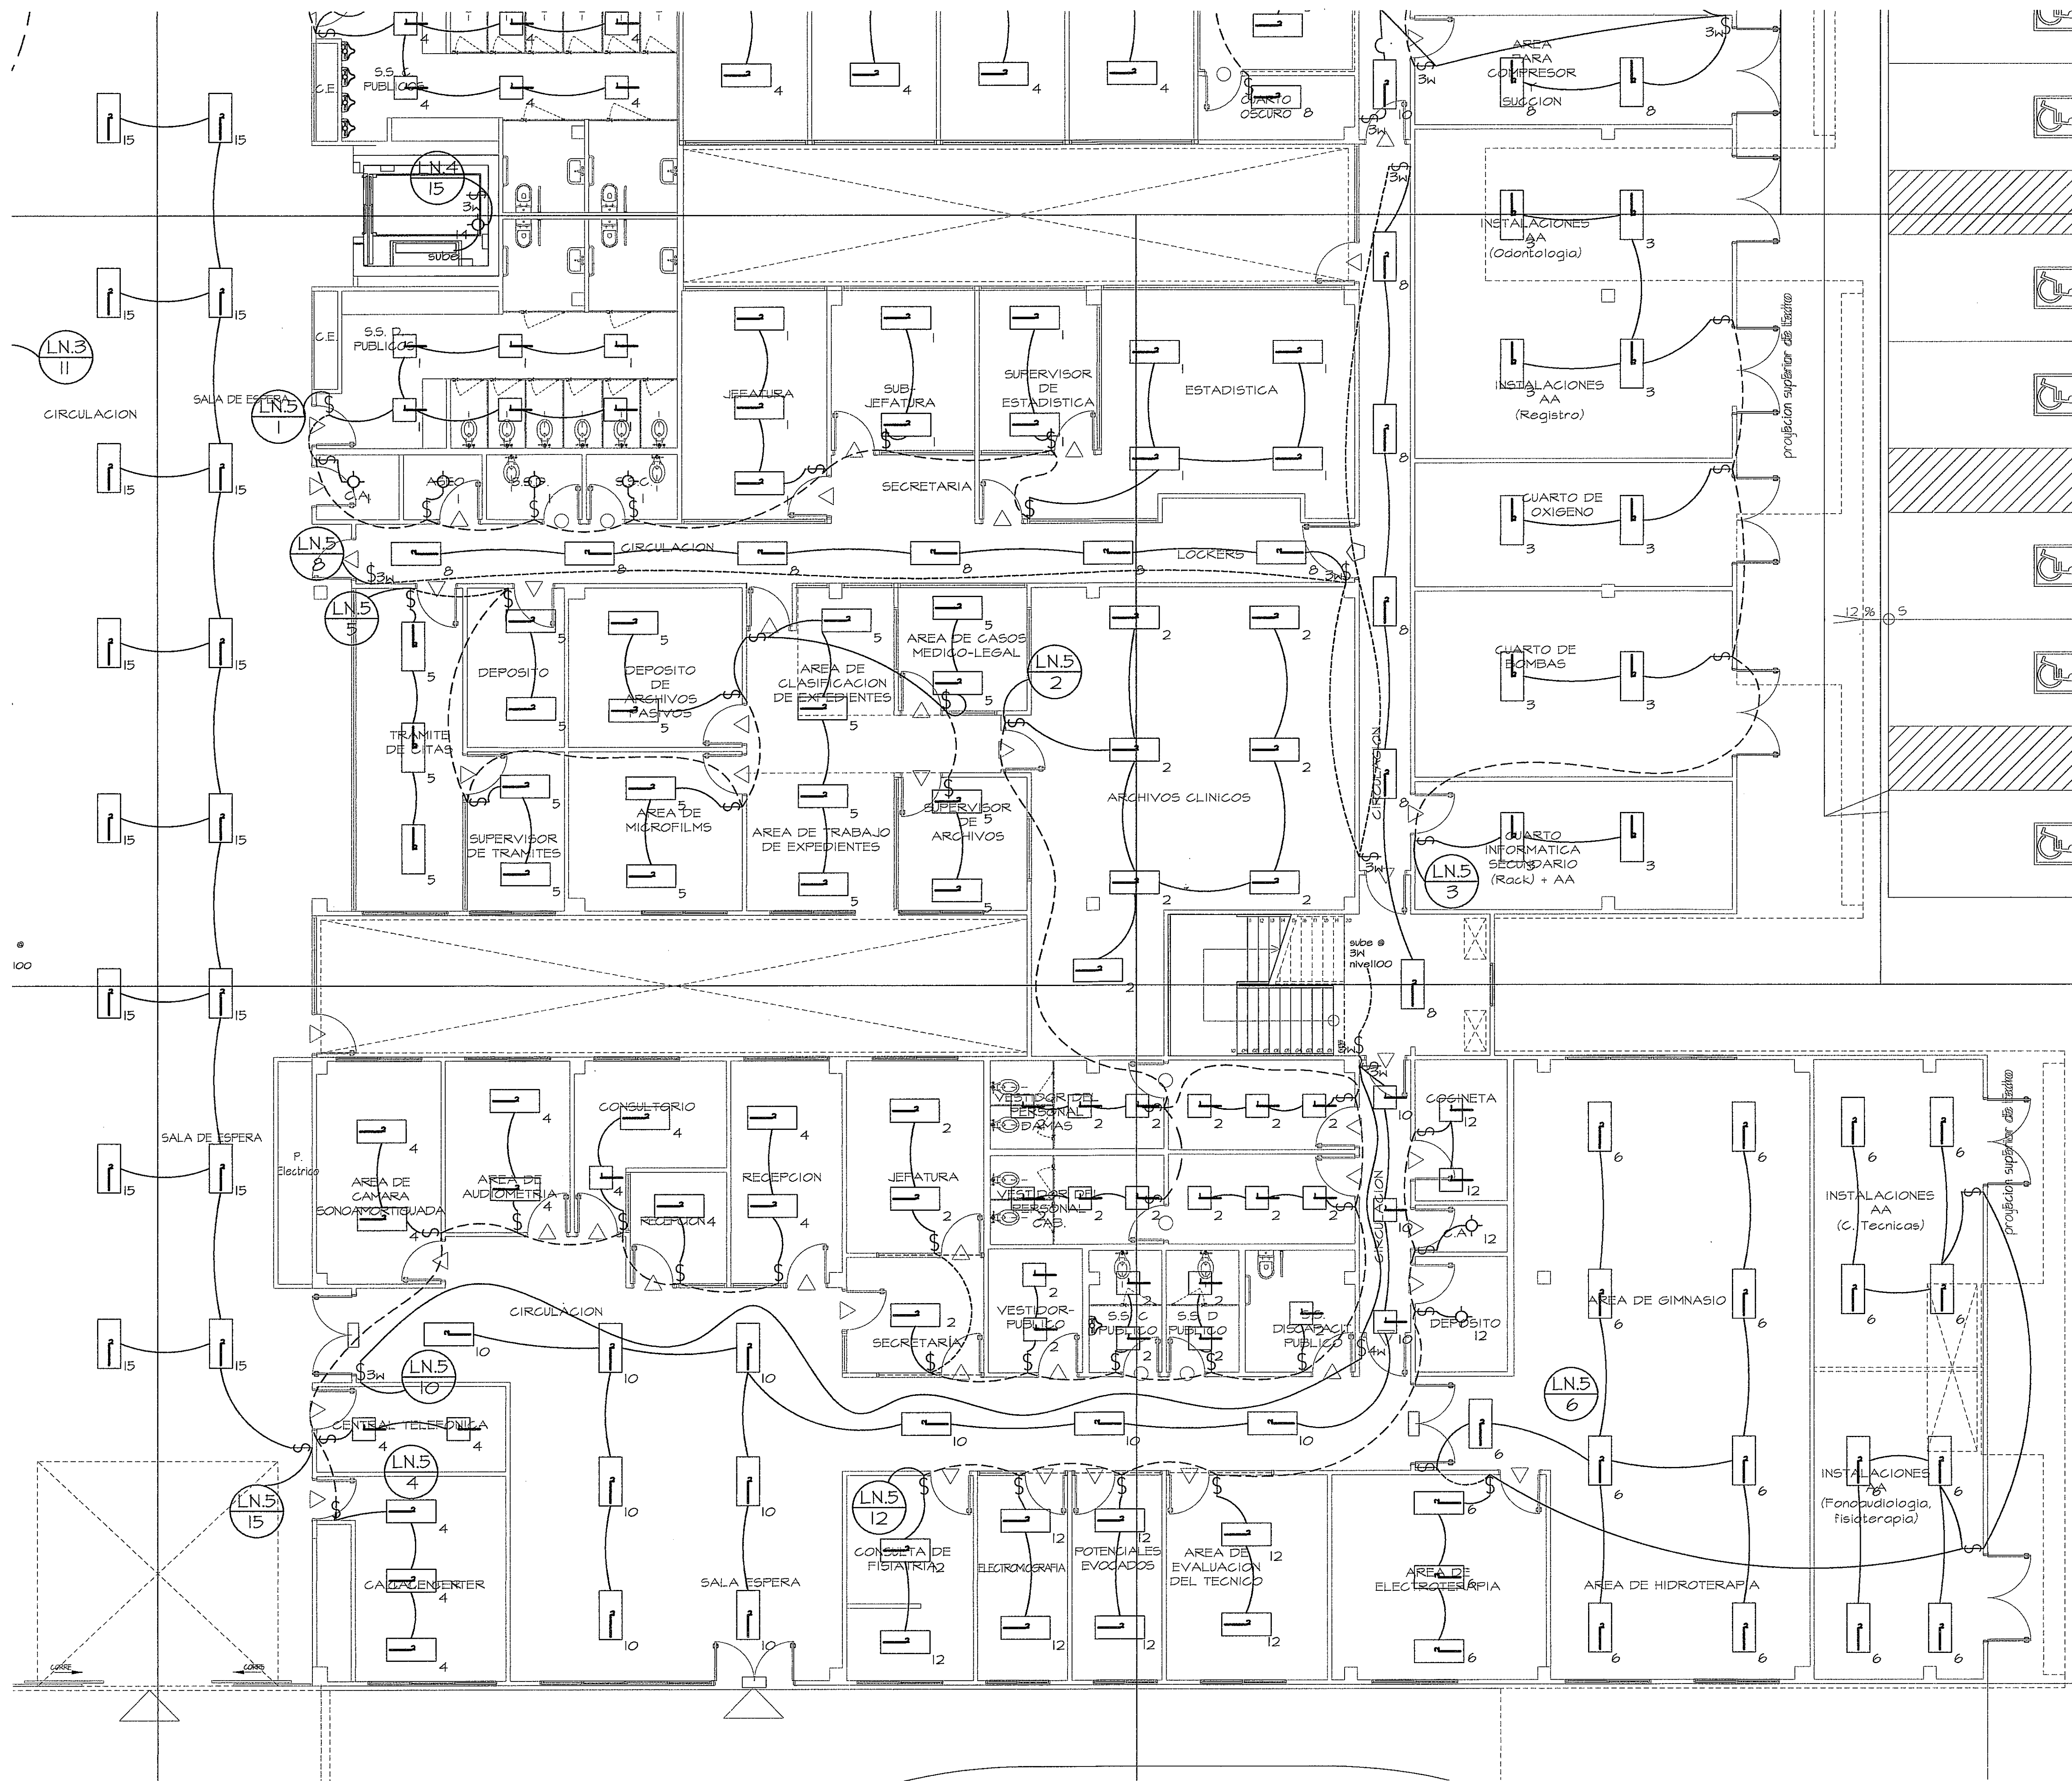

AMPLIACION DE ZONA 5
ESCALA 1:75 PLANTA BAJA

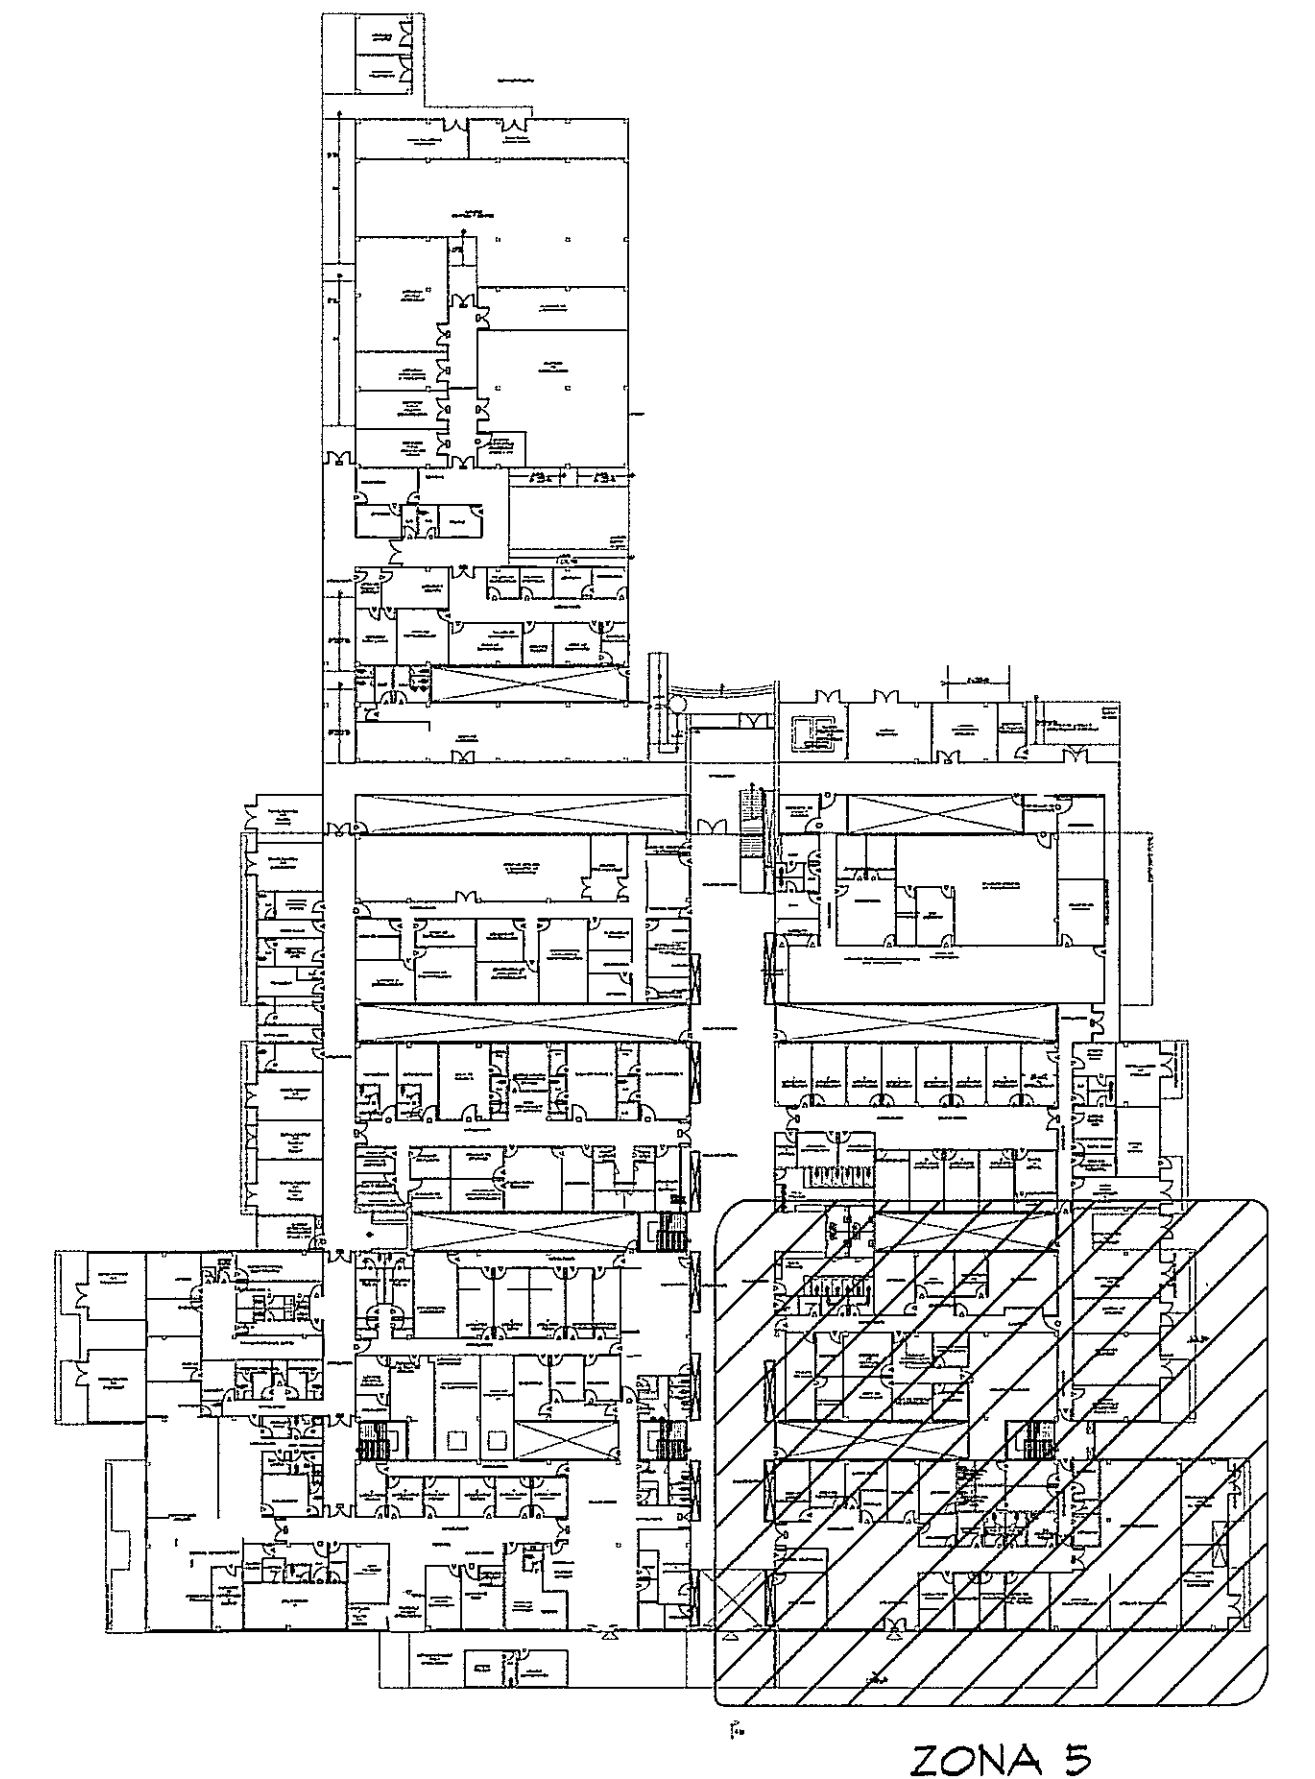

GUIA DE AMPLIACIONES POR SECCIONES
ESCALA 1:400 PLANTA BAJA (NIVEL 000)

- SIMBOLOGIA DE ILUMINACION**
- LUMINARIA 2*2 DE 17W T8 * 4 TUB
 - LUMINARIA 2*4 DE 32W T8 * 4 TUB
 - SALIDA PARA LUMINARIA SENCILLA
 - INTERRUPTOR SENCILLO
 - INTERRUPTOR TRES VIAS

PROHIBIDA LA REPRODUCCION TOTAL O PARCIAL, Y EL USO DE SU CONTENIDO SIN EL CONSENTIMIENTO DE SU AUTOR.

POLICLINICA DR. MANUEL DE JESUS ROJAS

OLMEDO A. GOMEZ MARTINEZ
ARQUITECTO
LICENCIA No. 2003-024-005

JOSE F. TEJEDA CARRION
INGENIERO ELECTROMECANICO
LICENCIA No. 2003-024-005

PIRINA
Ley 15 del 28 de Enero de 1959
Junta Técnica de Ingeniería y Arquitectura



DIRECCION NACIONAL DE
INFRAESTRUCTURA Y SERVICIOS
DE APOYO (DINISA)

JEFE DE
DEPARTAMENTO

DIRECTOR DE
INGENIERIA Y ARQUITECTURA

PROYECTO:
CONSTRUCCION DE NUEVO EDIFICIO INSTITUCIONAL
POLICLINICA DR. MANUEL DE JESUS ROJAS
PROPIEDAD DE LA CAJA DEL SEGURO SOCIAL DE PANAMA
UBICADO EN LA URB. VILLA MONICA, CARRETERA INTERAMERICANA
DISTRITO DE AGUADULCE, PROV. DE COCLE, REPUBLICA DE PANAMA

DIRECTOR DE OBRAS Y CONSTRUCCIONES MUNICIPALES
ILUMINACION - ZONA 5 - NIV.000

DISEÑO ARQUITECTONICO:
ARG. OLMEDO GOMEZ/SERTA

ESTRUCTURA:
ING. JUAN RAUL DIAZ

ELECTRICIDAD:
ING. MANUEL PADILLA

SISTEMAS ESPECIALES:
ING. DORANSE HURTADO

PLUMERIA:
MP. HECTOR HASSELL

AIRE ACONDICIONADO:
ING. OSVALDO ADAMES

GASES MEDICOS:
ING. VICENTE PERALLOZA

riva.s.a.
S.A.I.C.F.A.

EL-11E

REVISION:
ARG. OLMEDO GOMEZ/SERTA

REVISION:
SERTA

DESARROLLO:
SERTA

FECHA:
2012

PROYECTO No.
2012-DES-014

HOJA No.
DE