


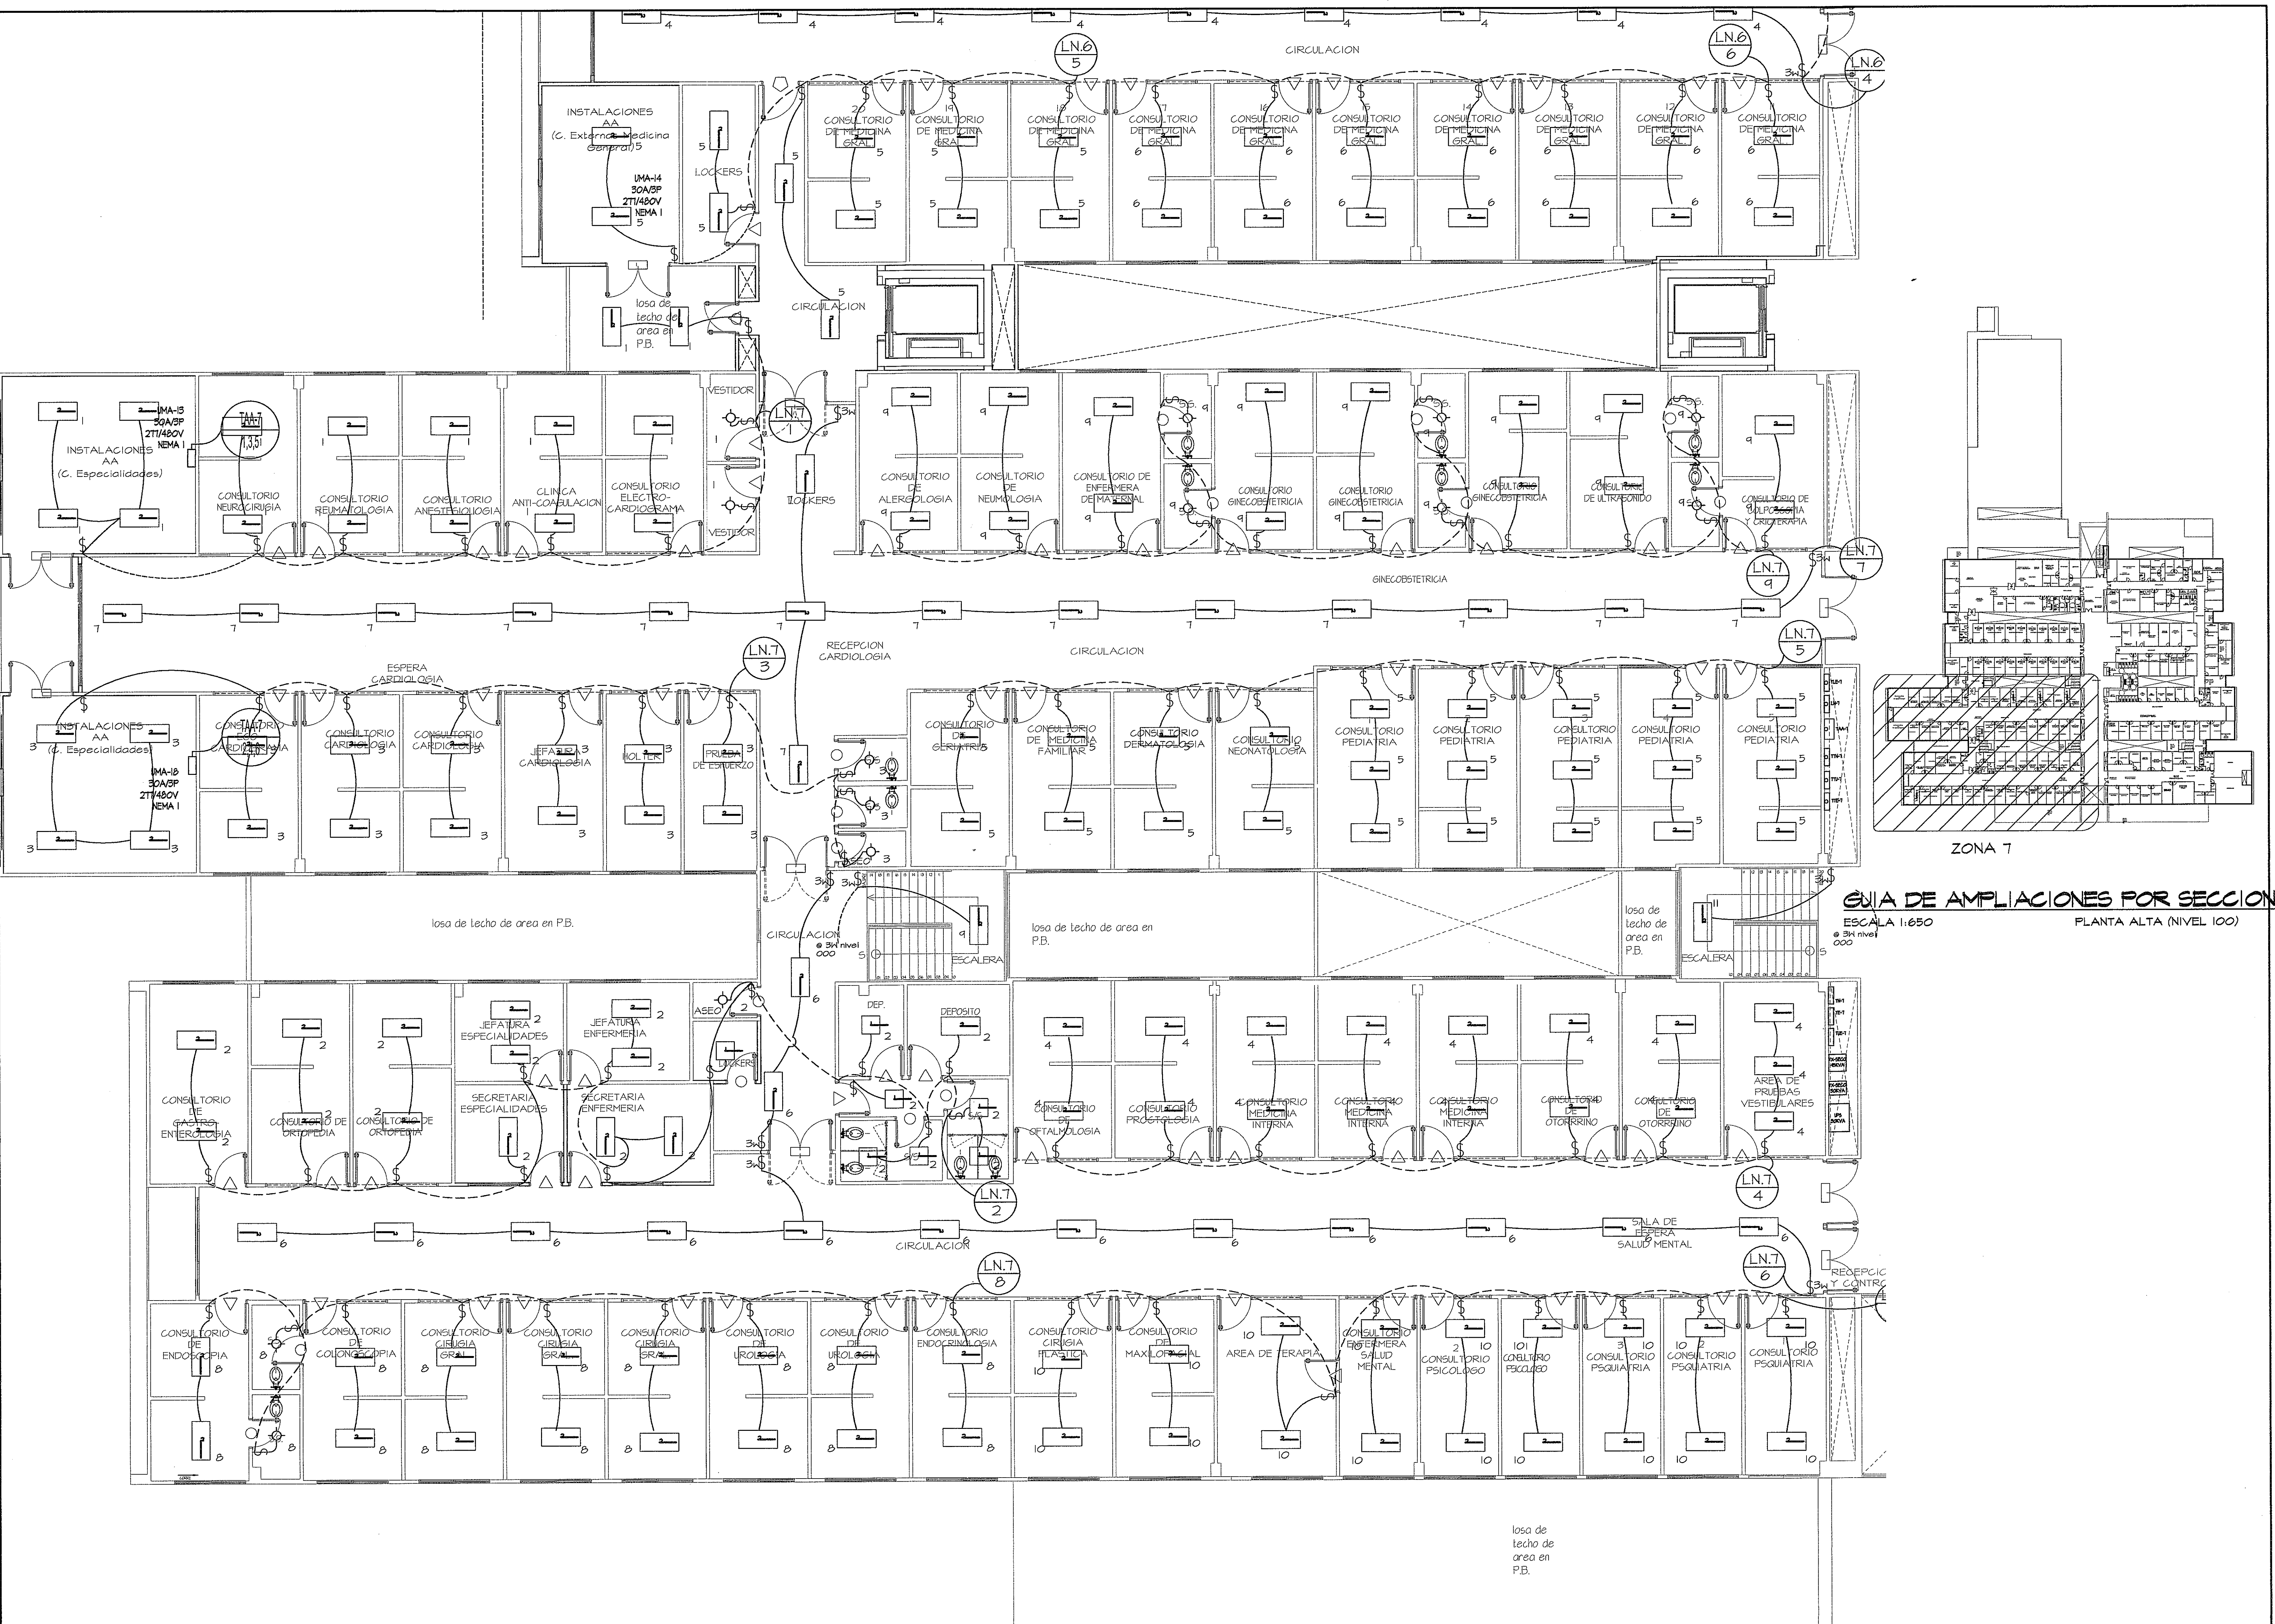

GUÍA DE AMPLIACIONES POR SECCIONES  
ESCALA 1:650  
PLANTA ALTA (NIVEL 100)

AMPLIACION DE ZONA 7  
ESCALA 1:75  
PLANTA ALTA

PROHIBIDA LA REPRODUCCION TOTAL O PARCIAL, Y EL USO DE SU CONTENIDO SIN EL CONSENTIMIENTO DE SU AUTOR.

OLMEDO A. GOMEZ MARTINEZ  
ARQUITECTO  
LICENCIA No. 2006-001-103

JOSE F. TEJERA CARRION  
INGENIERO ELECTROMECANICO  
LICENCIA No. 2002-024-005

Revision No. 1  
FECHA 25-MAR-2013

CS

DIRECCION NACIONAL DE INFRAESTRUCTURA Y SERVICIOS DE APOYO (DINISA)

JEFE DE DEPARTAMENTO

PROYECTO:  
CONSTRUCCION DE NUEVO EDIFICIO INSTITUCIONAL  
POLICLINICA DR. MANUEL DE JESUS ROJAS  
PROPIEDAD DE LA CAJA DEL SEGURO SOCIAL DE PANAMA  
UBICADO EN LA URB. VILLA MONICA, CARRETERA INTERAMERICANA  
DISTRITO DE AGUADULCE, PROV. DE COGLE, REPUBLICA DE PANAMA

DIRECTOR DE OBRAS Y CONSTRUCCIONES MUNICIPALES

ILUMINACION - ZONA 7 - NIV.100

DISEÑO ARQUITECTONICO:  
ARO, OLMEDO GOMEZ/SERTA

ESTRUCTURA:  
ING. JUAN RAUL DIAZ

ELECTRICIDAD:  
ING. MANUEL PADILLA

SISTEMAS ESPECIALES:  
ING. DORANSE HURTADO

PLUMERIA:  
MP. HECTOR HASSELL

AIRE ACONDICIONADO:  
ING. OSVALDO ADAMES

GASES MEDICOS:  
ING. VICENTE PERALLOZA

REVISION:  
ARO, OLMEDO GOMEZ

REVISION:  
SERTA

DESARROLLO:  
SERTA

FECHA:  
2012

PROYECTO No.  
2012-DES-014

HOJA No.  
DE

riva.s.a.  
S.A.I.I.C.F.A.

EL-12B

POLICLINICA DR. MANUEL DE JESUS ROJAS