


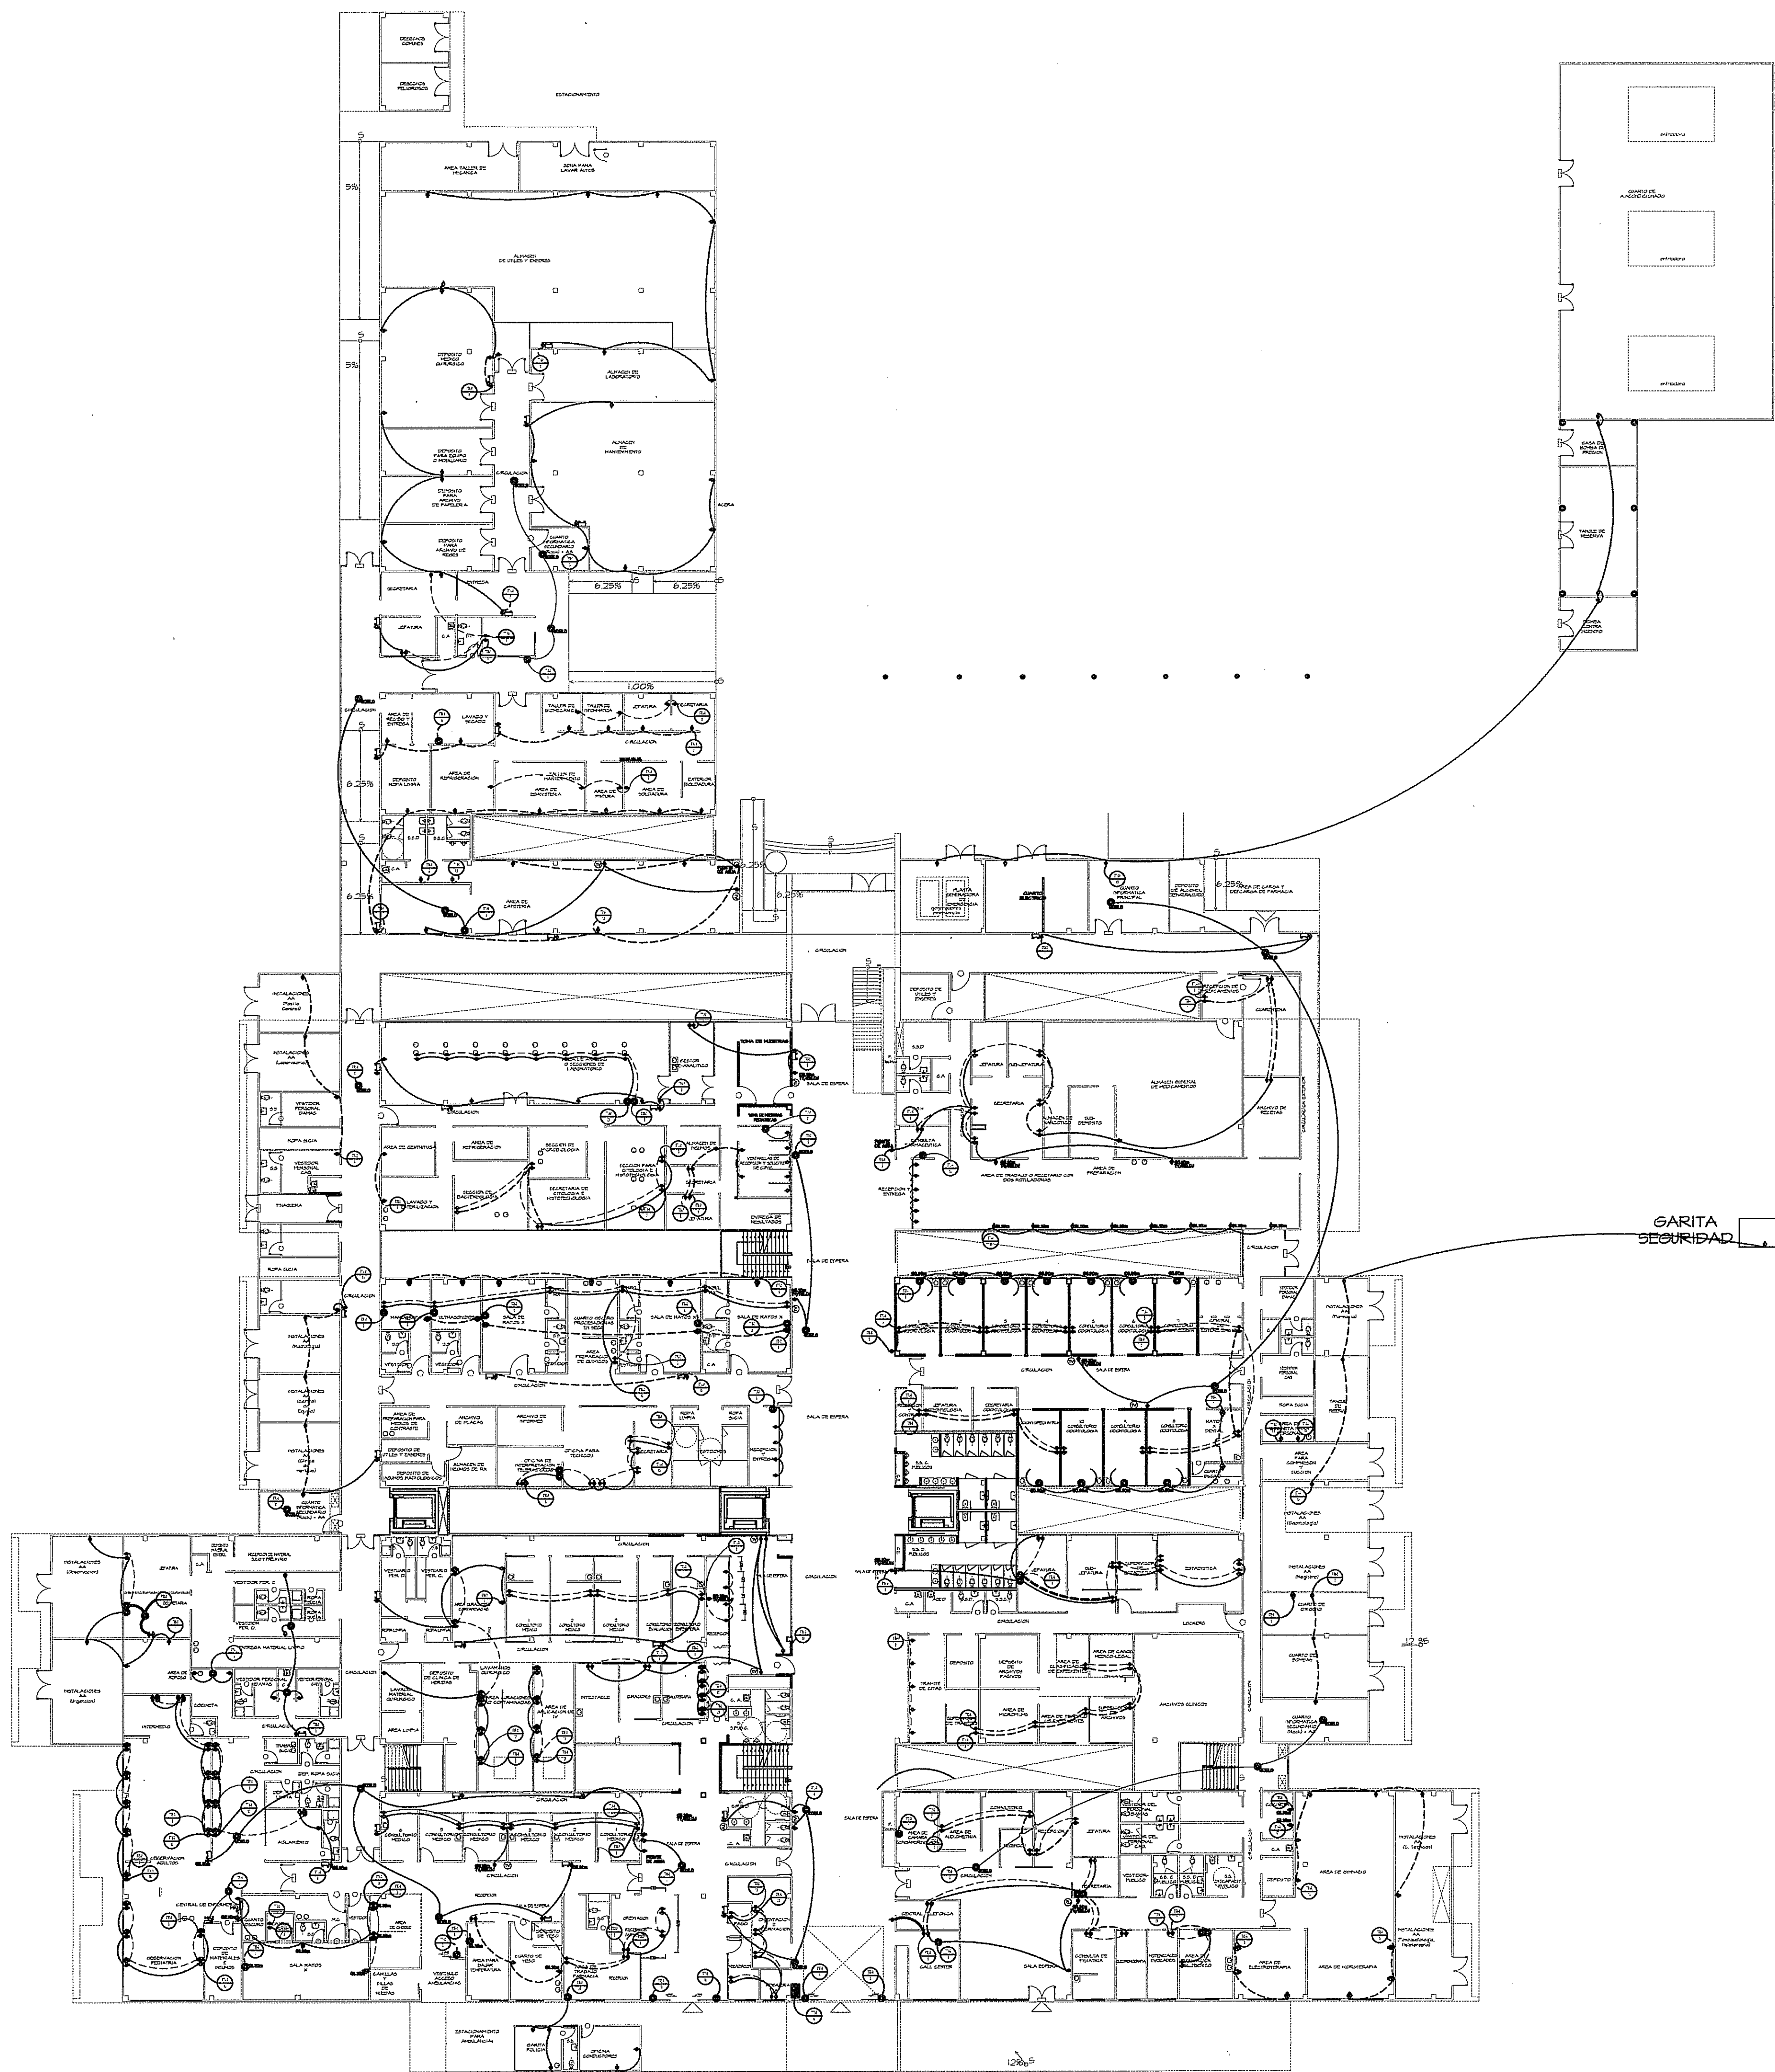

ZONA 1
VER AMPLIACION
HOJA EL-13A

ZONA 2
VER AMPLIACION
HOJA EL-13B

ZONA 3
VER AMPLIACION
HOJA EL-13C

ZONA 4
VER AMPLIACION
HOJA EL-13D

ZONA 5
VER AMPLIACION
HOJA EL-13E

GARITA
SEGURIDAD

GUIA DE AMPLIACIONES POR SECCIONES ESCALA 1:400 PLANTA BAJA (NIVEL 000)

SIMBOLOGIA DE FUERZA

⊕	TOMACORRIENTE TIERRA AISLADA - LEVITON MOD.8200 IGW, GRADO COMERCIAL, DUPLEX, 5-15R 15A, 125V, NARANJA. 0 SIMILAR.
⊕	TOMACORRIENTE TIERRA AISLADA - MOD.8200 IGW, GRADO HOSPITALARIO, DUPLEX, 5-15R 15A, 125V, NARANJA. 0 SIMILAR.
⊕	TOMACORRIENTE CONVENCIONAL - MOD. BRIS W, GRADO COMERCIAL, DUPLEX, 5-15R 15A, 125V, BLANCO. 0 SIMILAR.
⊕	TOMACORRIENTE CONVENCIONAL - MOD. 8200 W, GRADO HOSPITALARIO, DUPLEX, 5-15R 15A, 125V, BLANCO. 0 SIMILAR.
⊕	TOMACORRIENTE GROUND FAULT CIRCUIT INTERRUPTER - MOD. 5899 W, DUPLEX, 5-15R 15A, 125V, BLANCO. 0 SIMILAR.
⊕	TOMACORRIENTE GROUND FAULT CIRCUIT INTERRUPTER - MOD. 8598 HEG, GRADO HOSPITALARIO, DUPLEX, 5-15R 15A, 125V, BLANCO. 0 SIMILAR.
⊕	TOMACORRIENTE DE EMERGENCIA - MOD. 16262 HGR, CONVENCIONAL, DUPLEX, 5-15R 15A, 125V, ROJO. 0 SIMILAR.
⊕	TOMACORRIENTE DE EMERGENCIA - MOD. 16262 PLR, GRADO HOSPITALARIO, DUPLEX, 5-15R 15A, 125V, ROJO. 0 SIMILAR.
⊕	TOMACORRIENTE DOS POLOS - MOD. 8456 V, DUPLEX, 5-20R 20A, 250V, BLANCO. 0 SIMILAR.
⊕	INTERRUPTOR DE SEGURIDAD, PARA CAPACIDAD Y TIPO NEMA, VER LA TABLA DE DETALLES ELECTRICOS DET.-1.
⊕	LUZ DE EMERGENCIA, 120/277V, LEVITON - MOD. TCP 20760 W/BATTERY BACKUP, 2X5.4W, BATERIA 6V. 90 MIN. DE OPERACION. 16"X5"X5".
⊕	CAJA DE PASO 4X4.


PLANTA BAJA - FUERZA (NIVEL 000) ESCALA 1:250

PROHIBIDA LA REPRODUCCION TOTAL O PARCIAL, Y EL USO DE SU CONTENIDO SIN EL CONSENTIMIENTO DE SU AUTOR.

OLMEDO A. GOMEZ MARTINEZ
ARQUITECTO
LICENCIA No. 2006-0901-103
Firma
Ley 15 del 29 de Enero de 1959
Junta Técnica de Ingeniería y Arquitectura

JOSE F. TEJERA CARRION
INGENIERO ELECTROMECANICO
LICENCIA No. 2002-074-003
Firma
Ley 15 del 29 de Enero de 1959
Junta Técnica de Ingeniería y Arquitectura

Revision No.	FECHA
REVISION #1	25-MAR-2013

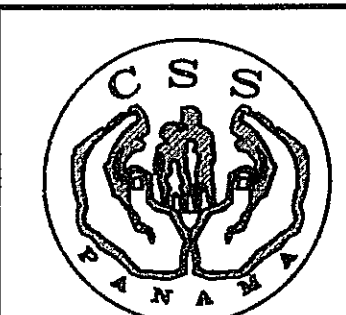

DIRECCION NACIONAL DE
INFRAESTRUCTURA Y SERVICIOS
DE APOYO (DINSA)

JEFE DE
DEPARTAMENTO

DIRECTOR DE
INGENIERIA Y ARQUITECTURA

PROYECTO:
CONSTRUCCION DE NUEVO EDIFICIO INSTITUCIONAL
POLICLINICA DR. MANUEL DE JESUS ROJAS
PROPIEDAD DE LA CAJA DEL SEGURO SOCIAL DE PANAMA
UBICADO EN LA URB. VILLA MONICA, CARRETERA INTERAMERICANA
DISTRITO DE AGUADULCE, PROV. DE COCLE, REPUBLICA DE PANAMA

DIRECTOR DE OBRAS Y CONSTRUCCIONES MUNICIPALES
FUERZA GENERAL - NIV.000

DISEÑO ARQUITECTONICO:
ARG. OLMEDO GOMEZ/SERTA
ESTRUCTURA:
ING. JUAN RAUL DIAZ
ELECTRICIDAD:
ING. MANUEL PADILLA
SISTEMAS ESPECIALES:
ING. DORANSE HURTADO
PLOMERIA:
MP. HECTOR HASSELL
AIRE ACONDICIONADO:
ING. OSVALDO ADAMES
GASES MEDICOS:
ING. VICENTE PERALOZA

riva.s.a.
S.A.I.I.C.F.A.

EL-13

REVISION:
ARG. OLMEDO GOMEZ
REVISION:
SERTA
DESARROLLO:
SERTA
FECHA:
2012
PROYECTO No.
2012-DES-014
HOJA No.
DE