



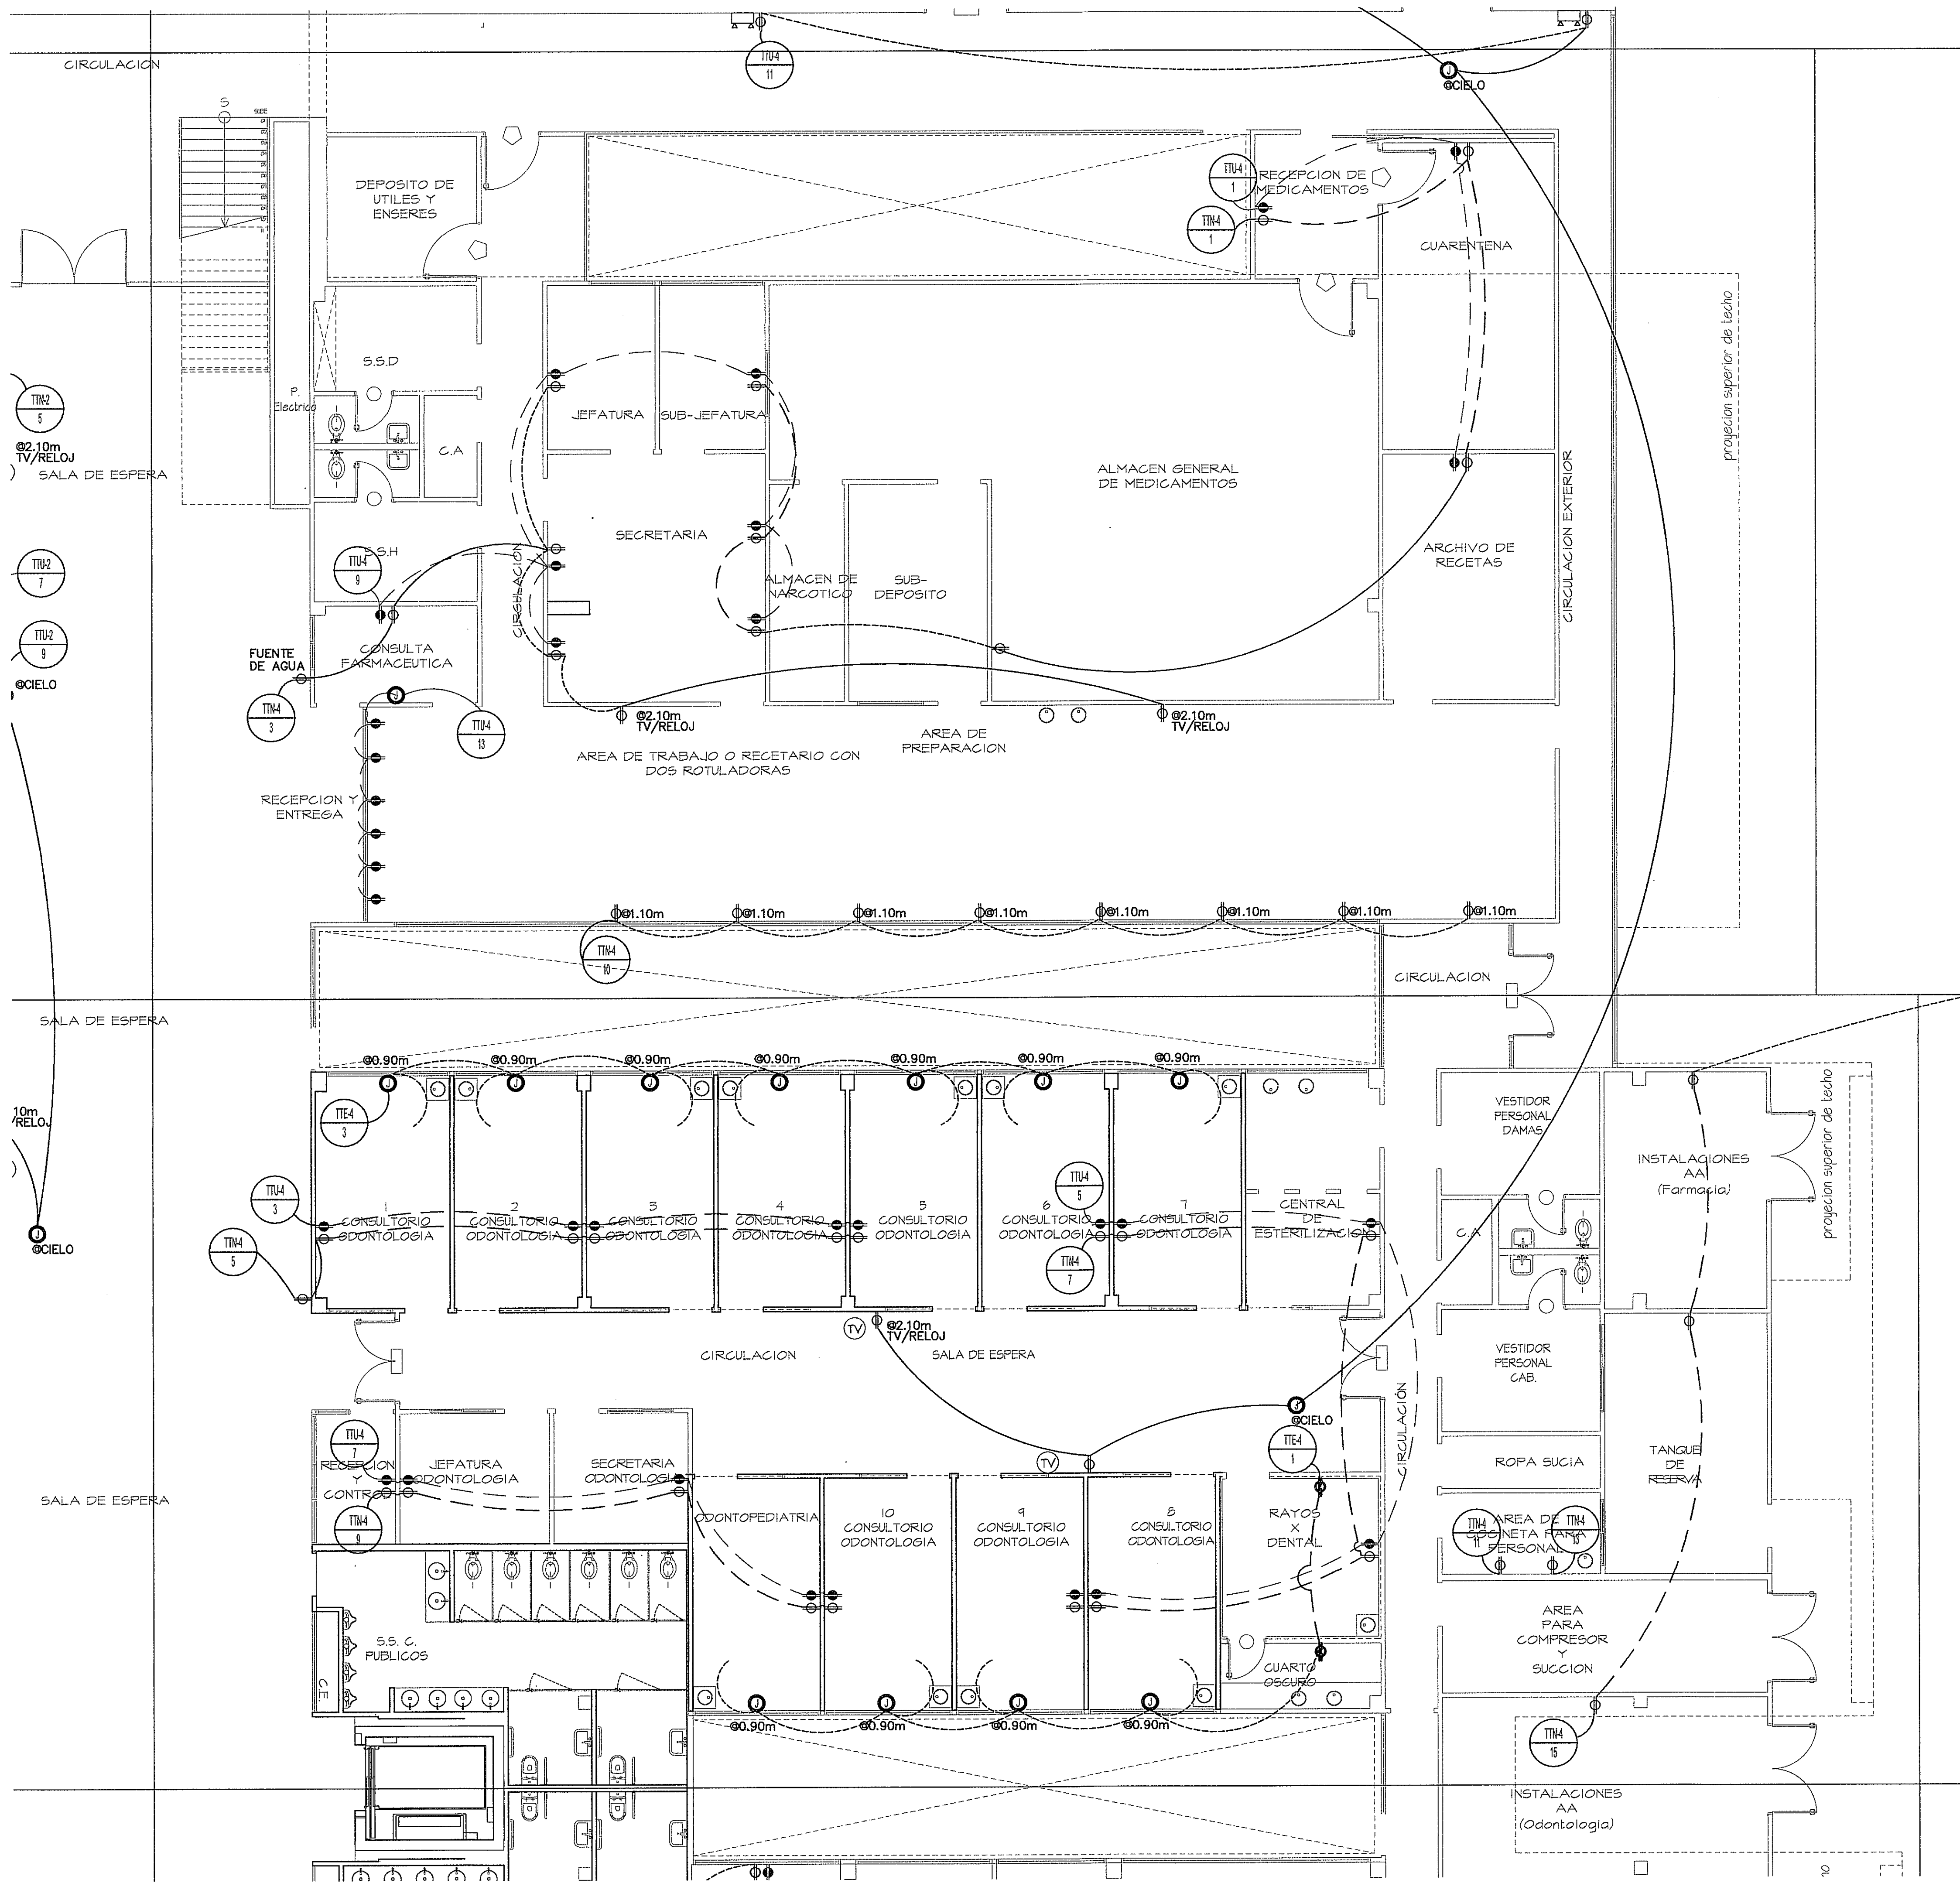

AMPLIACION DE ZONA 4
ESCALA 1:75 PLANTA BAJA

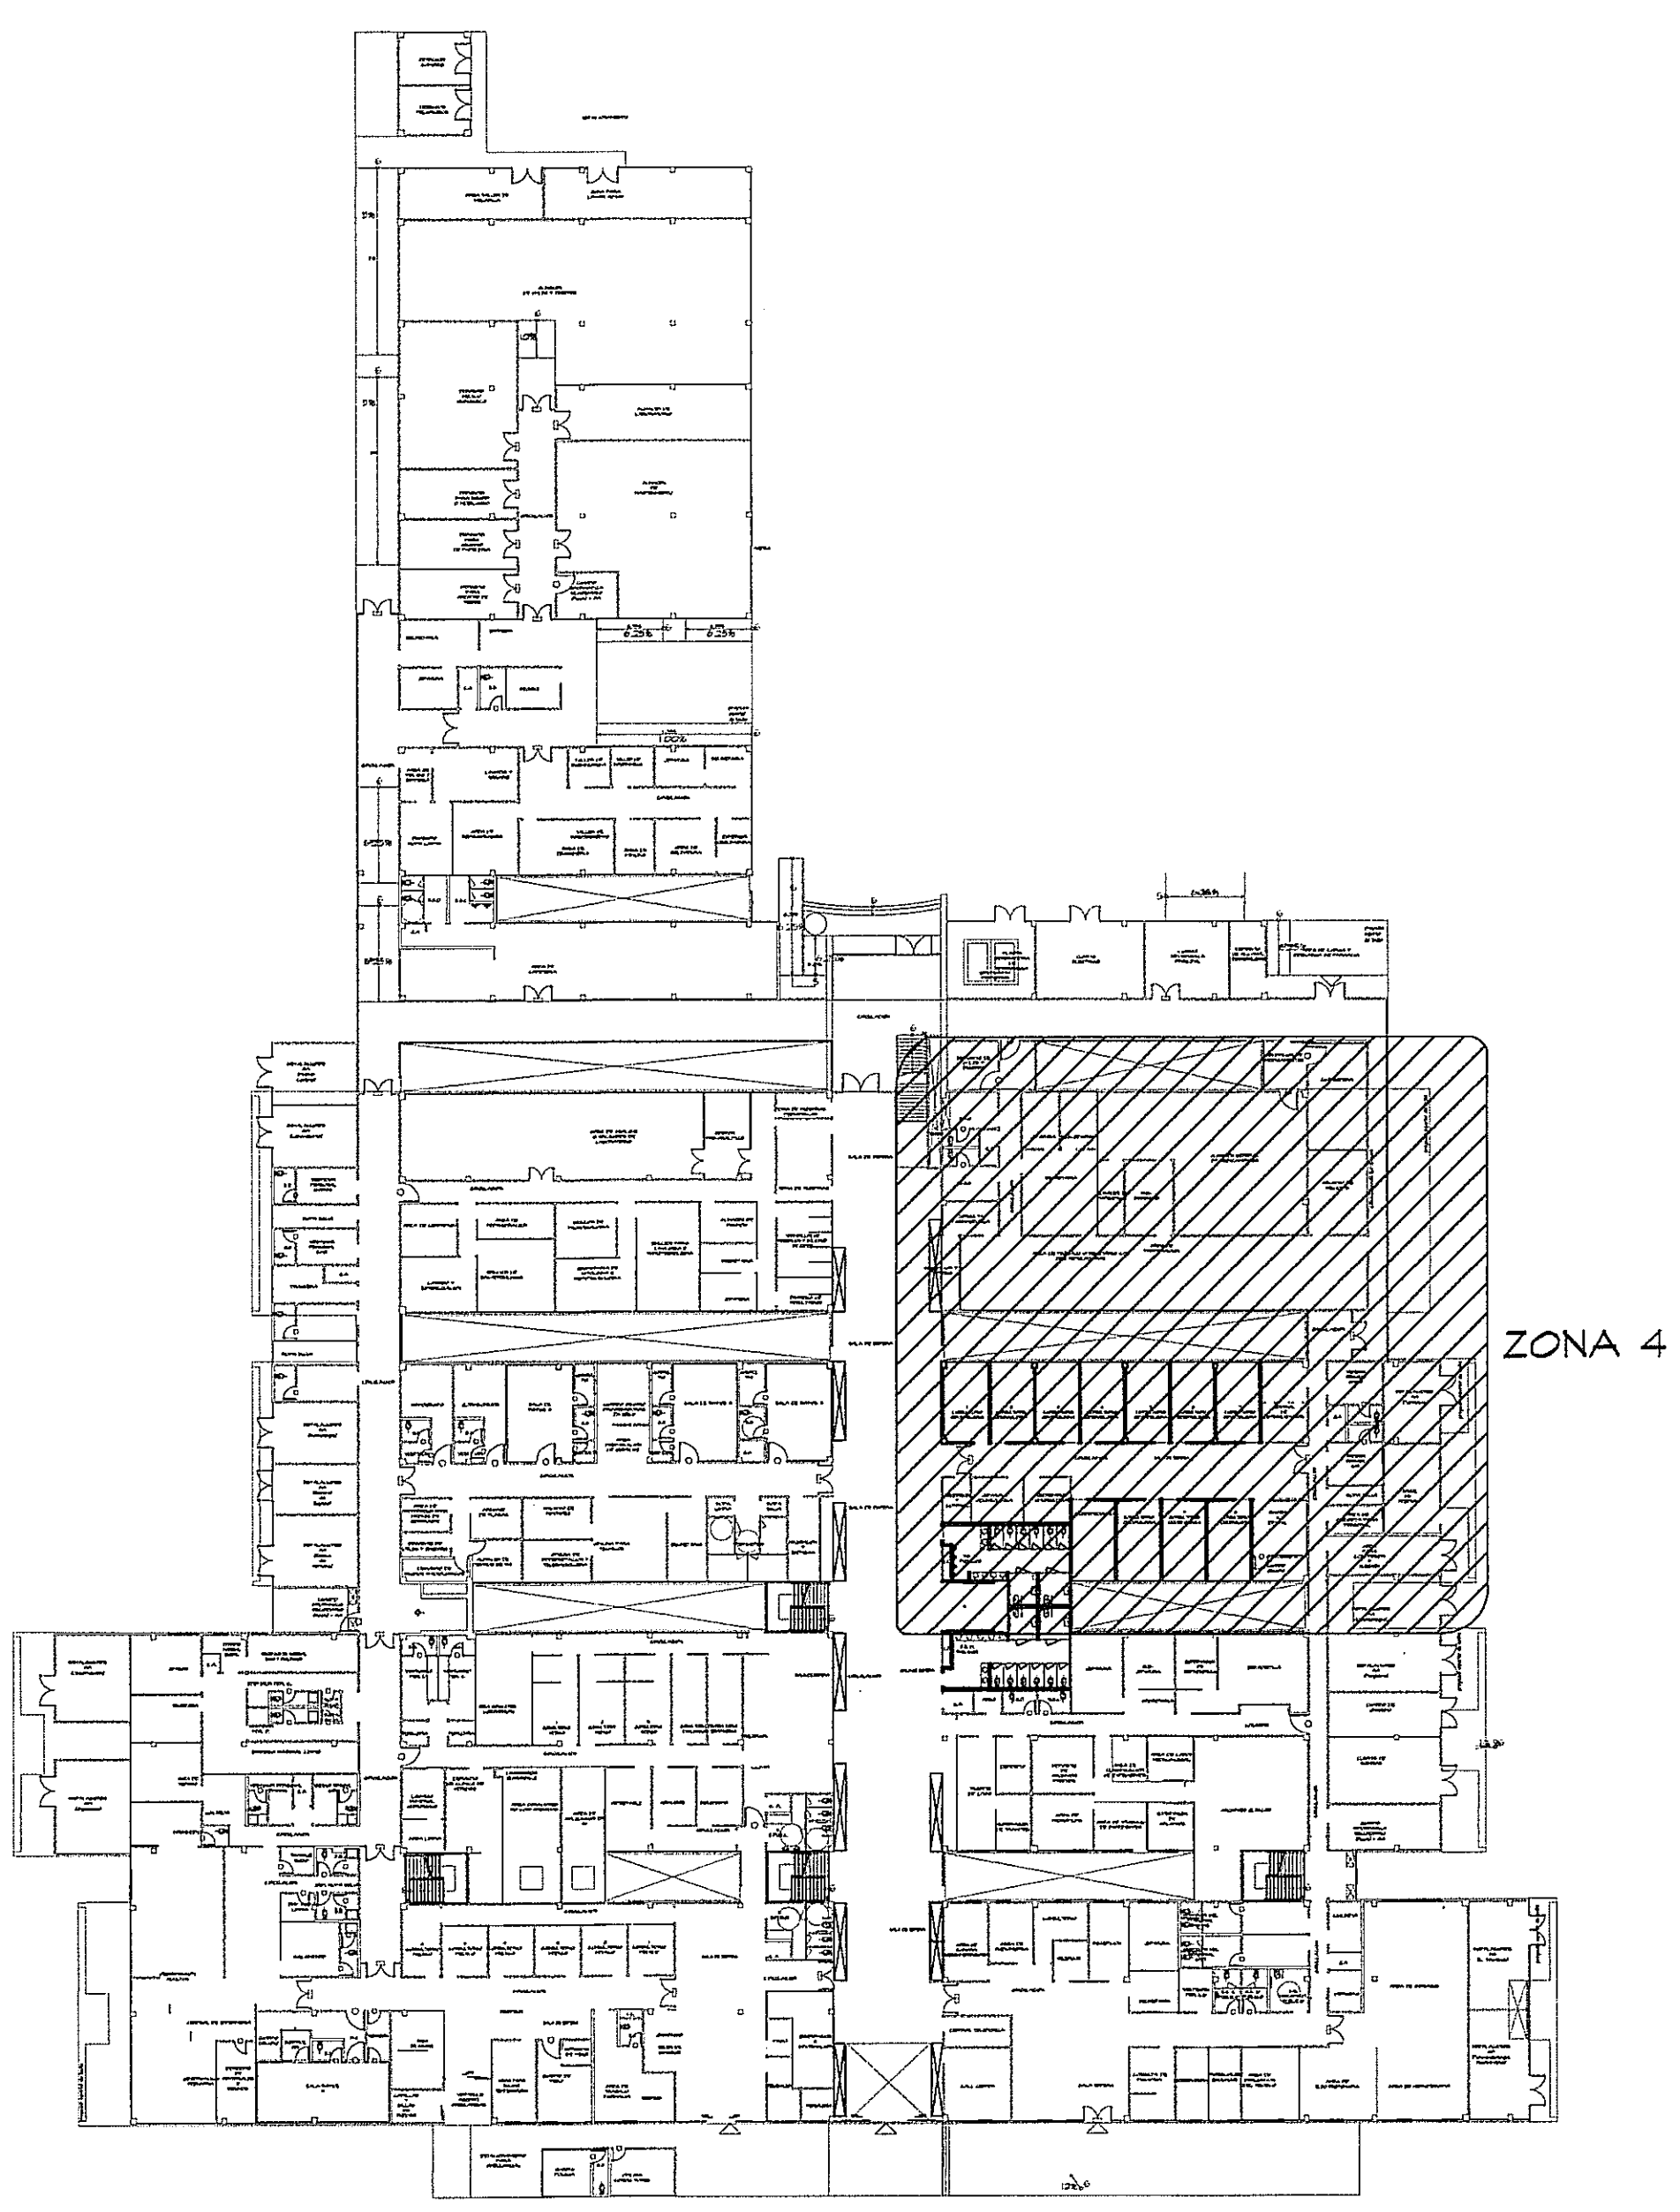

GUIA DE AMPLIACIONES POR SECCIONES
ESCALA 1:400 PLANTA BAJA (NIVEL 000)

SIMBOLOGIA DE FUERZA

⦿	TOMACORRIENTE TIERRA AISLADA - LEVITON MOD.8200 1GW, GRADO COMERCIAL, DUPLEX, 5-15R 15A, 125V, NARANJA, O SIMILAR.
⦿	TOMACORRIENTE TIERRA AISLADA - MOD.8200 1GW, GRADO HOSPITALARIO, DUPLEX, 5-15R 15A, 125V, NARANJA, O SIMILAR.
⦿	TOMACORRIENTE CONVENCIONAL - MOD. BR15 W, GRADO COMERCIAL, DUPLEX, 5-15R 15A, 125V, BLANCO, O SIMILAR.
⦿	TOMACORRIENTE CONVENCIONAL - MOD. 8200 W, GRADO HOSPITALARIO, DUPLEX, 5-15R 15A, 125V, BLANCO, O SIMILAR.
⦿	TOMACORRIENTE GROUND FAULT CIRCUIT INTERRUPTER - MOD. 5899 W, DUPLEX, 5-15R 15A, 125V, BLANCO, O SIMILAR.
⦿	TOMACORRIENTE GROUND FAULT CIRCUIT INTERRUPTER - MOD. 8598 HEG, GRADO HOSPITALARIO, DUPLEX, 5-15R 15A, 125V, BLANCO, O SIMILAR.
⦿	TOMACORRIENTE DE EMERGENCIA - MOD. 16262 HGR, CONVENCIONAL, DUPLEX, 5-15R 15A, 125V, ROJO, O SIMILAR.
⦿	TOMACORRIENTE DE EMERGENCIA - MOD. 16262 PLR, GRADO HOSPITALARIO, DUPLEX, 5-15R 15A, 125V, ROJO, O SIMILAR.
⦿	TOMACORRIENTE DOS POLOS - MOD. 8456 V, DUPLEX, 5-20R 20A, 250V, BLANCO, O SIMILAR.
⦿	INTERRUPTOR DE SEGURIDAD, PARA CAPACIDAD Y TIPO NEMA, VER LA TABLA DE DETALLES ELECTRICOS DEL-1.
⦿	LUZ DE EMERGENCIA, 120/277V, LEVITON - MOD. TOP 20760 W/BATTERY BACKUP, 2X5.4W, BATERIA 6V. 90 MIN. DE OPERACION. 16"X5"X5".
⦿	CAJA DE PASO 4X4.

PROHIBIDA LA REPRODUCCION TOTAL O PARCIAL, Y EL USO DE SU CONTENIDO SIN EL CONSENTIMIENTO DE SU AUTOR.

OLMEDO A. GOMEZ MARTINEZ
 ARQUITECTO
 LICENCIA No. 2006-001-103

 Ley 16 del 26 de Enero de 1989
 Junta Técnica de Ingeniería y Arquitectura

JOSE F. TEJERIN CORRIEN
 INGENIERO ELECTROMECANICO
 LICENCIA No. 2006-004-005

 P.T.R.N.A.
 Ley 15 del 26 de Enero de 1989
 Junta Técnica de Ingeniería y Arquitectura

Revision No. REVISION #1 FECHA 25-MAR-2013	 DIRECCION NACIONAL DE INFRAESTRUCTURA Y SERVICIOS DE APOYO (DINISA)	PROYECTO: CONSTRUCCION DE NUEVO EDIFICIO INSTITUCIONAL POLICLINICA DR. MANUEL DE JESUS ROJAS PROPIEDAD DE LA CAJA DEL SEGURO SOCIAL DE PANAMA UBICADO EN LA URB. VILLA MONICA, CARRETERA INTERAMERICANA DISTRITO DE AGUADULCE, PROV. DE COCLE, REPUBLICA DE PANAMA	DISEÑO ARQUITECTONICO: ARQ. OLMEDO GOMEZ/SERTA ESTRUCTURA: ING. JUAN RAUL DIAZ ELECTRICIDAD: ING. MANUEL PADILLA SISTEMAS ESPECIALES: ING. DORANSE HURTADO	REVISION: ARQ. OLMEDO GOMEZ REVISION: SERTA DESARROLLO: SERTA FECHA: 2012 PROYECTO No. 2012-DES-014
JEFE DE DEPARTAMENTO	DIRECTOR DE INGENIERIA Y ARQUITECTURA	DIRECTOR DE OBRAS Y CONSTRUCCIONES MUNICIPALES FUERZA - ZONA 4 - NIV.000	PLUMERIA: MP. HECTOR HASSELL AIRE ACONDICIONADO: ING. OSVALDO ADAMES GASES MEDICOS: ING. VICENTE PEÑALOZA	riva.s.a. S.A.I.C.F.A. EL-13D HOJA No. DE