


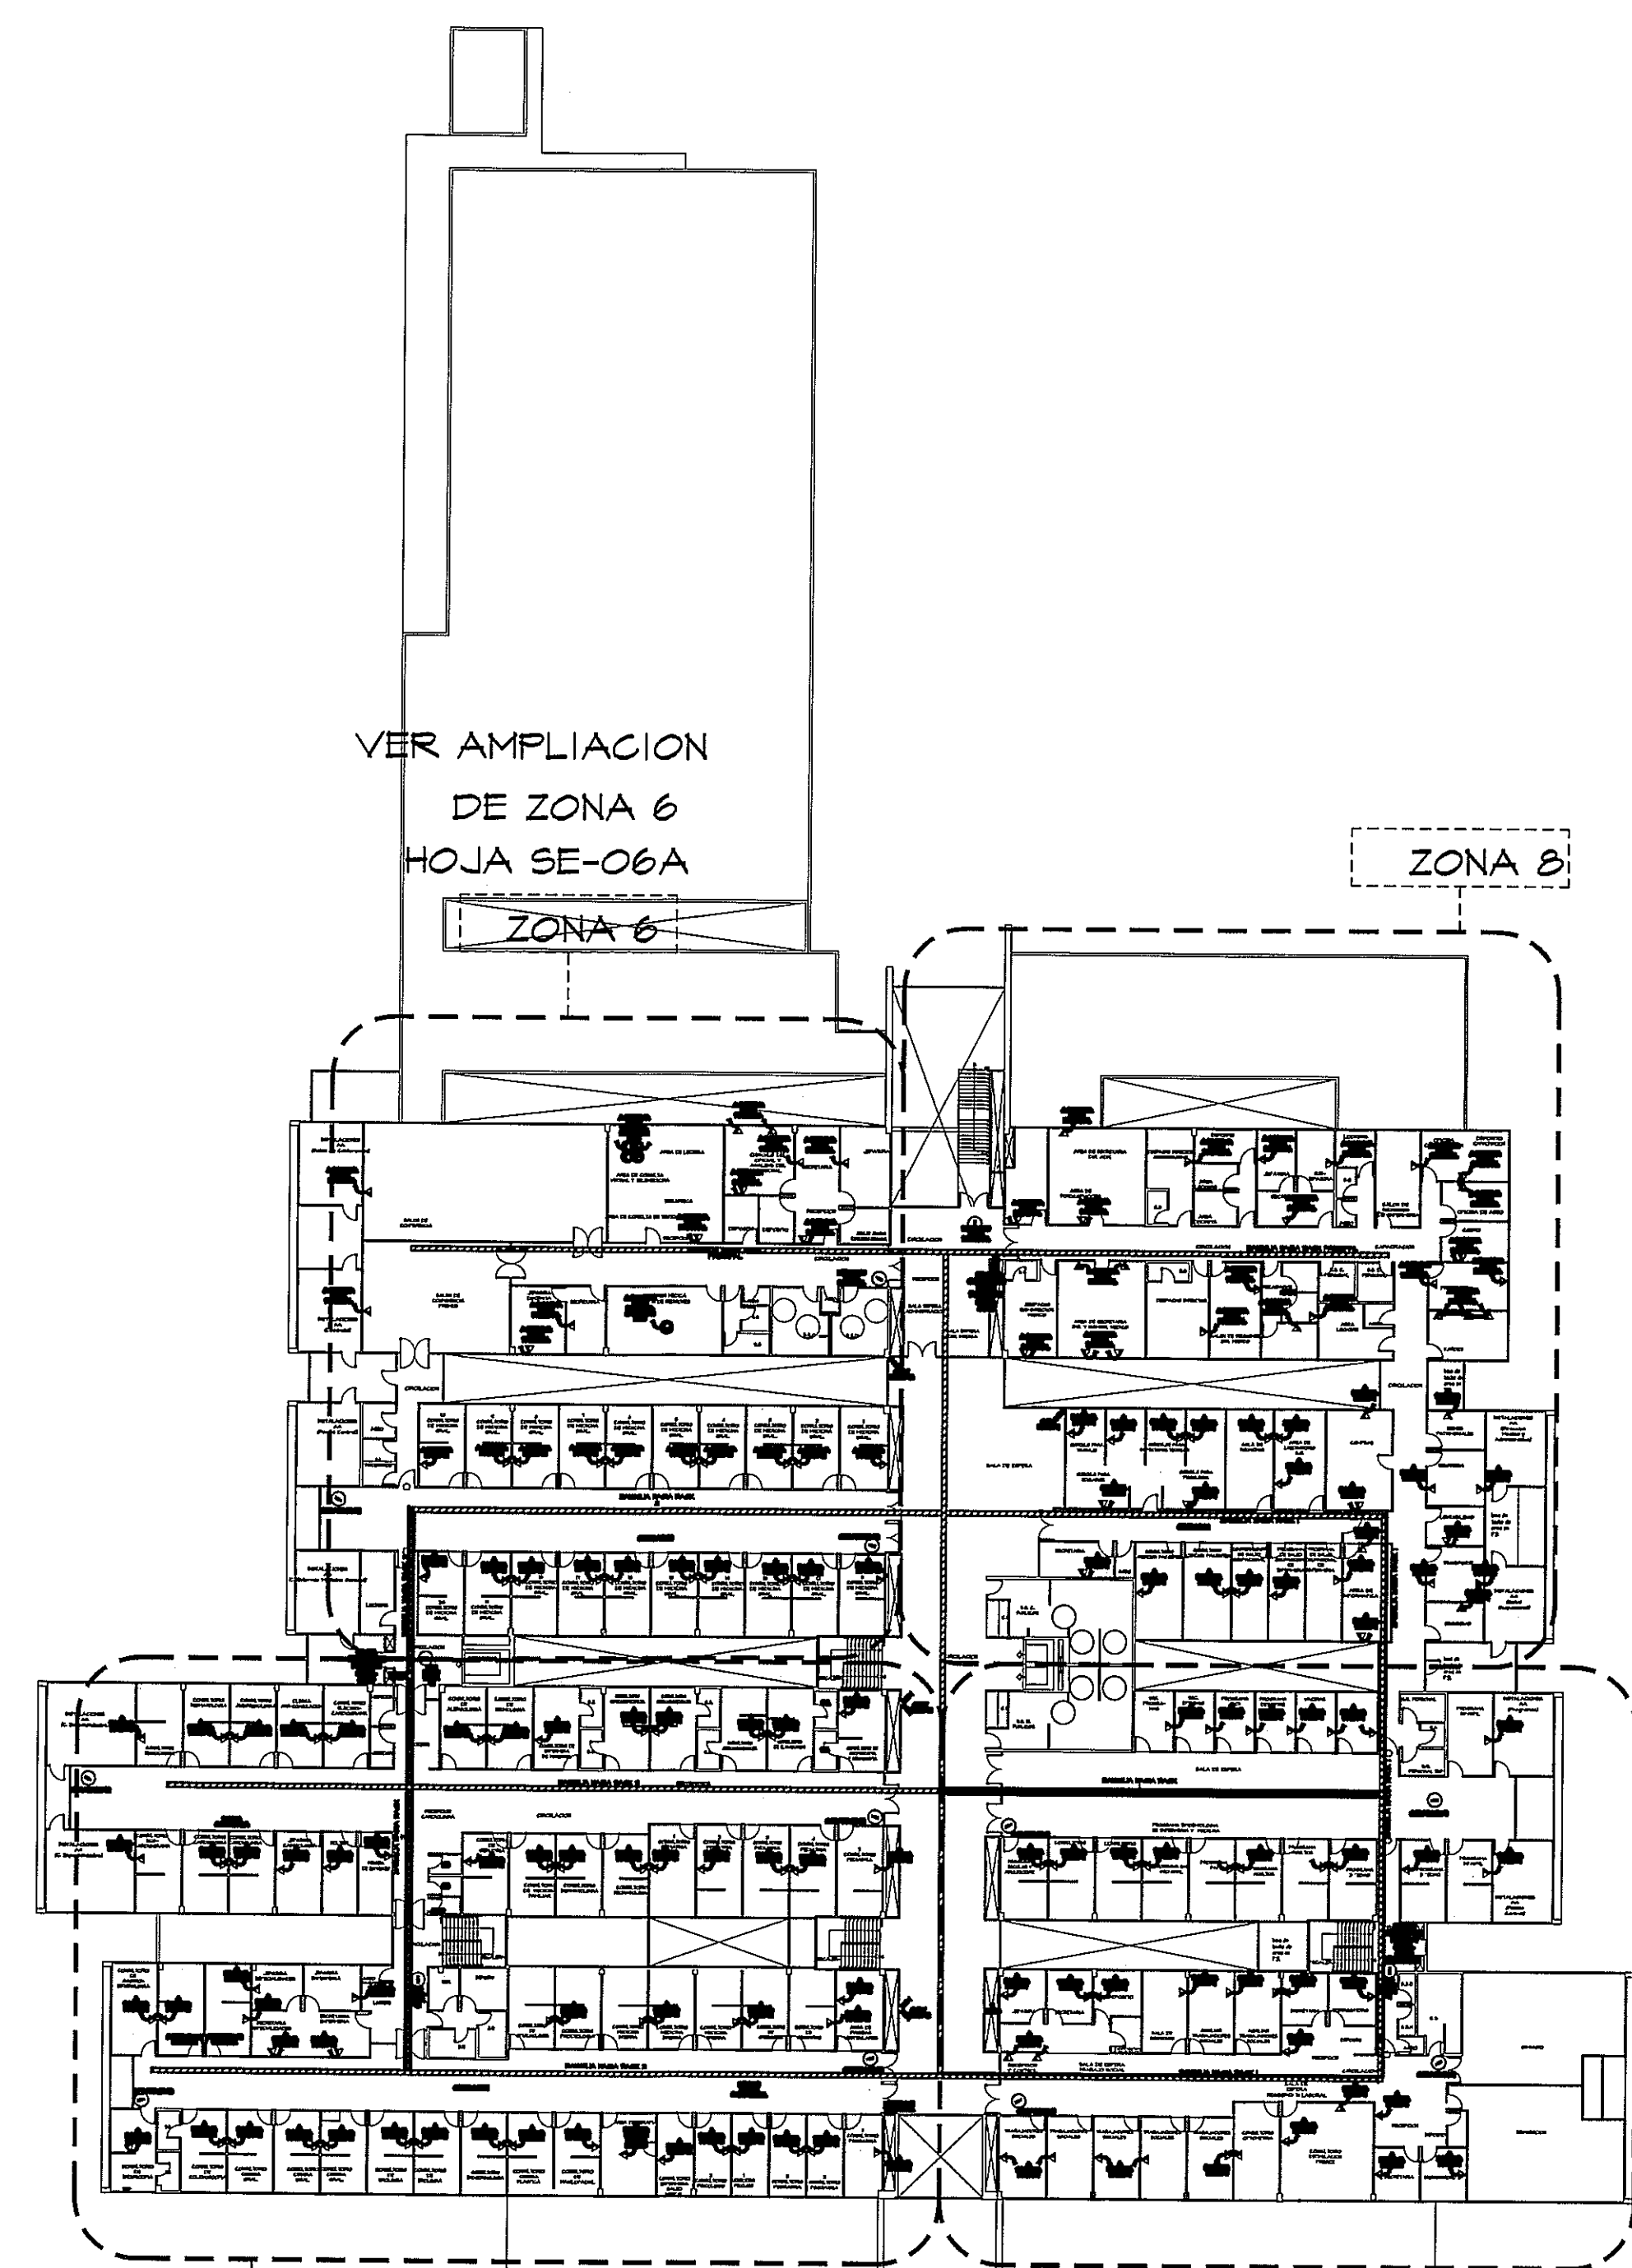

VER AMPLIACION DE ZONA 9
HOJA SE-06D

Puntos de RED para toda la Policlínica
→ Cuartos de AA
Cuartos Eléctricos

SÍMBOLO	NOMBRE	DESCRIPCION
	SALIDA DE VOS Y DATOS EMPOSITADO EN PARED. 0.50cm de ALTURA A NIVEL ACABADO	CANTIDAD: 15
	SALIDA DE VOS Y DATOS EMPOSITADO EN PARED. 0.50cm de ALTURA A NIVEL ACABADO	CANTIDAD: 5
	MINI DOME	CÁMARA DE VIDEO SOBREPUESTA EN GILLO CANTIDAD: 15
	CCTV	CÁMARA DE VIDEO SOBREPUESTA EN PARED CANTIDAD: 8

* Puntos de Red para Impresoras
AMPLIACION DE ZONA B
PLANTA ALTA ESCALA:- 1/75

HOJA No. 05