


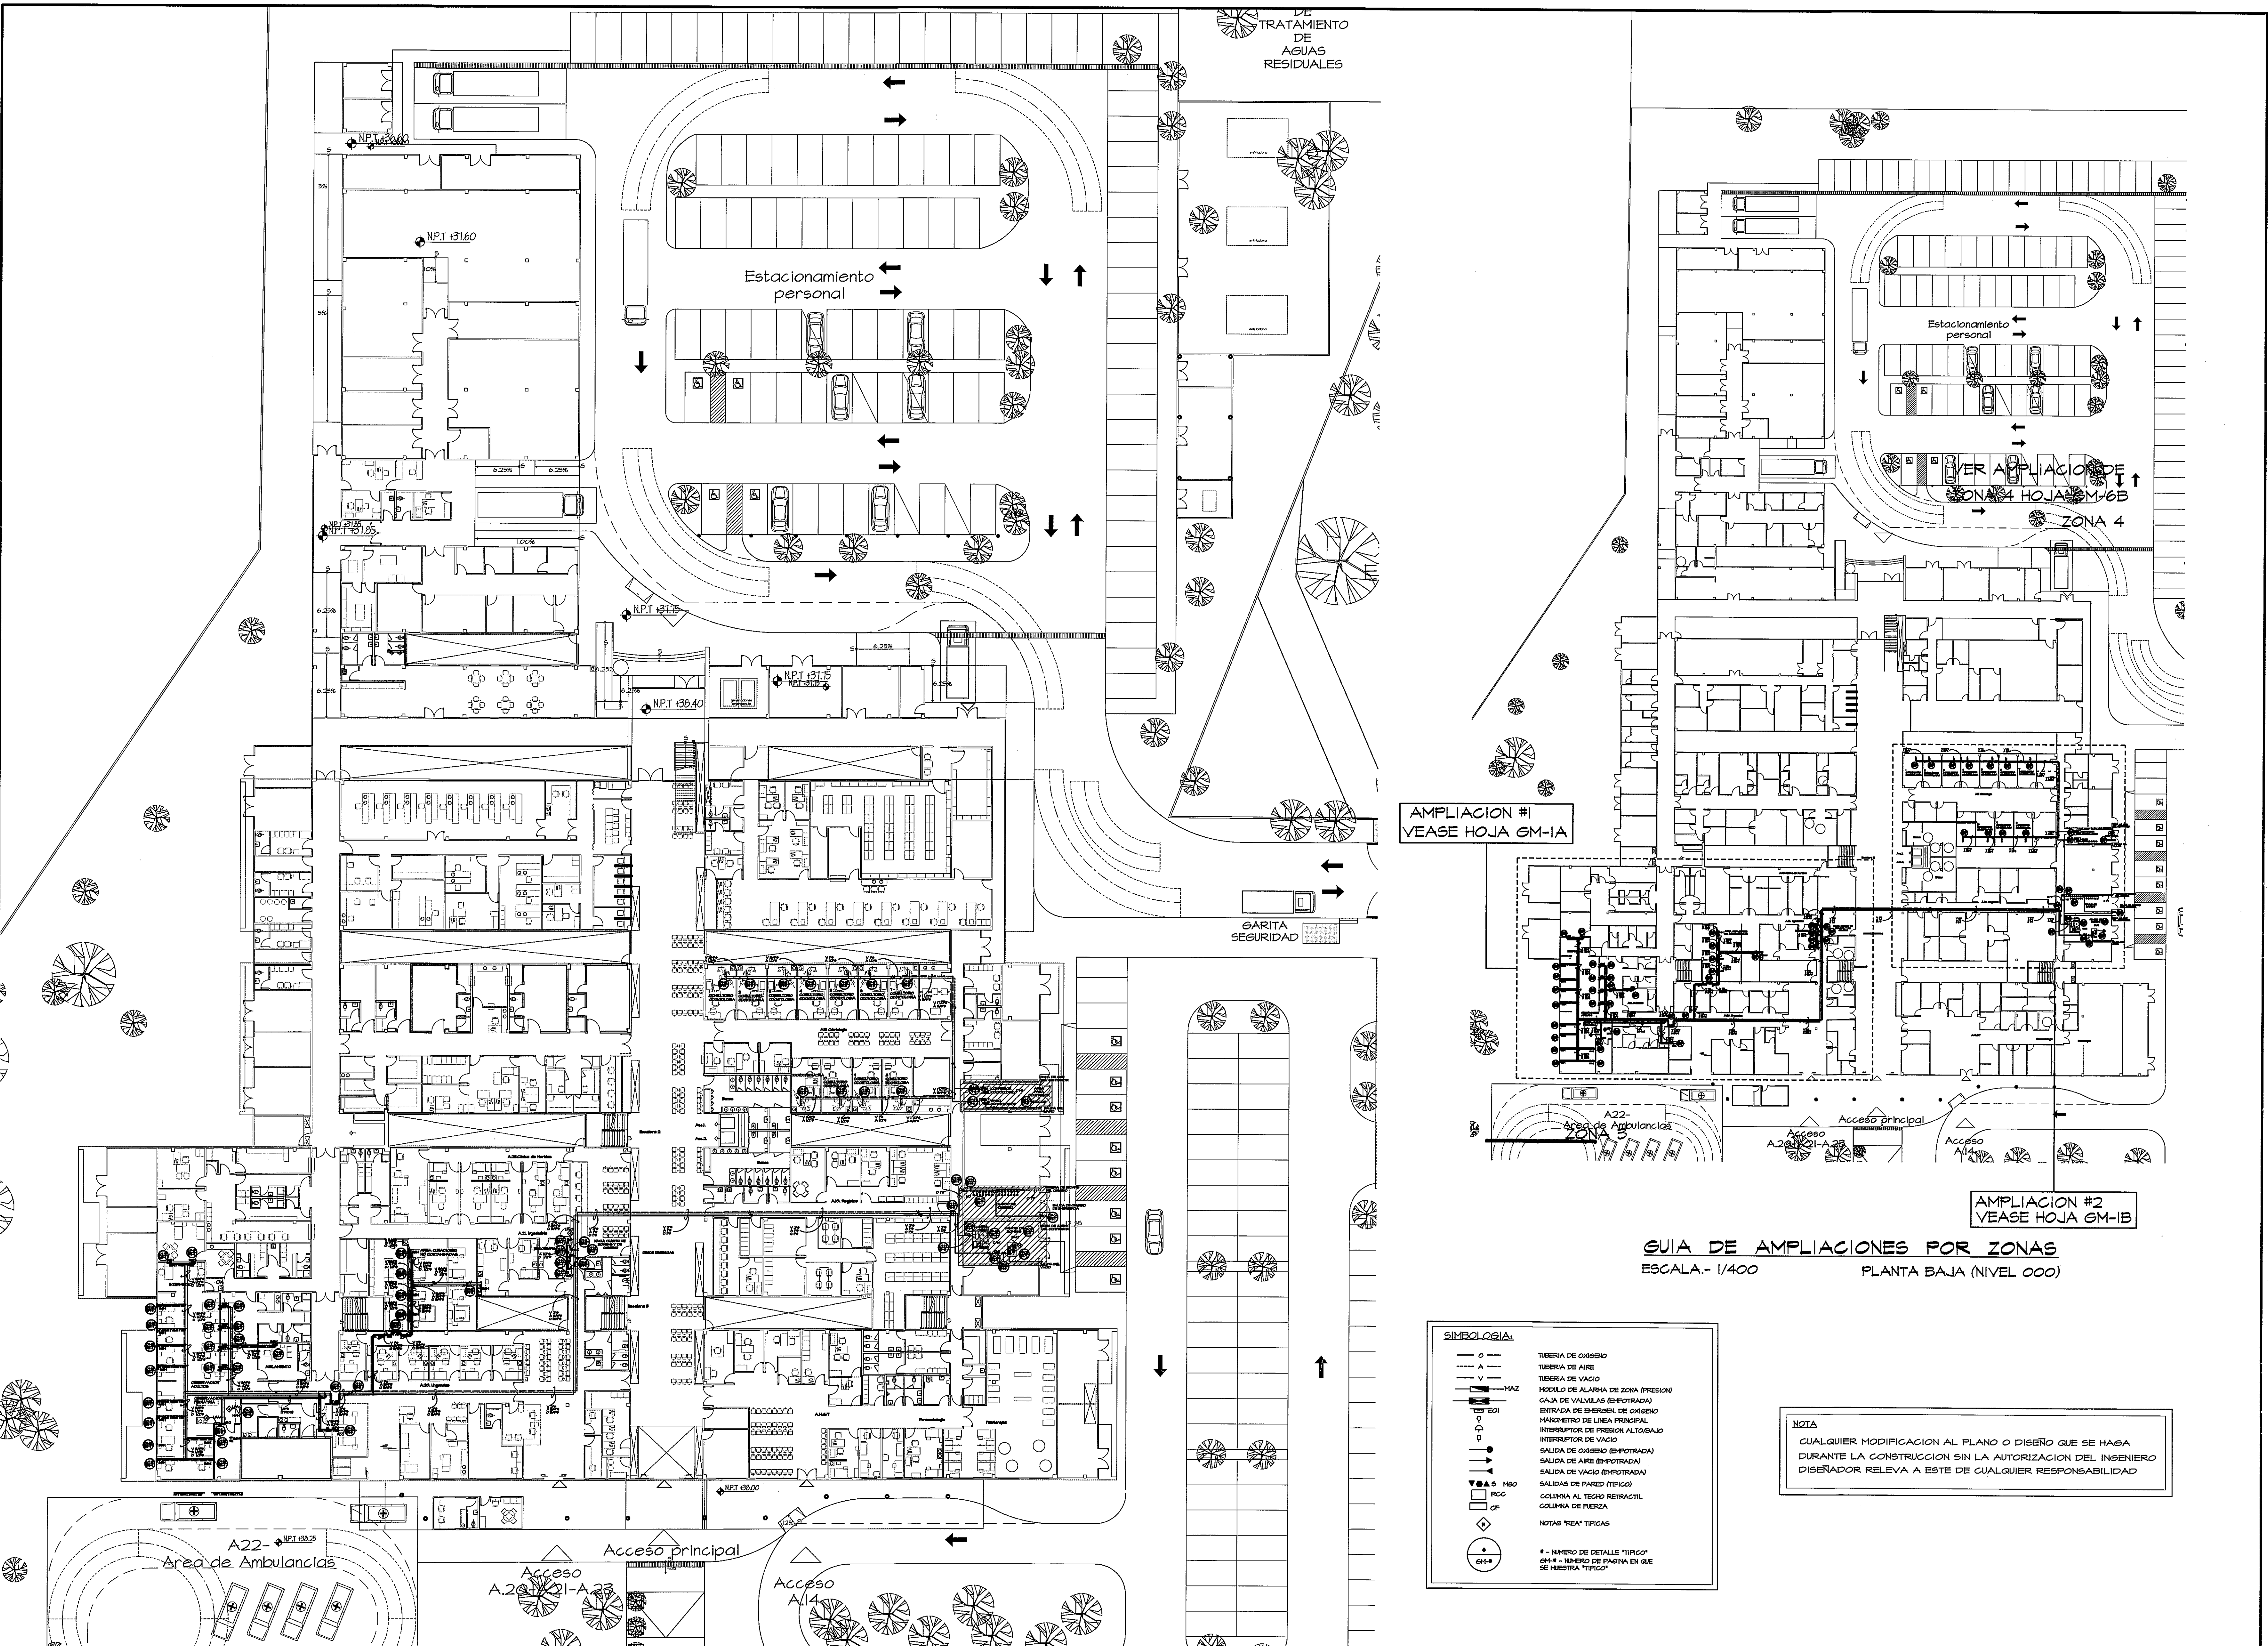

PLANTA DE GASES MEDICOS-RECORRIDO GENERAL- PLANTA BAJA
ESCALA 1:250

AMPLIACION #1
VEASE HOJA GM-1A

AMPLIACION #2
VEASE HOJA GM-1B

GUIA DE AMPLIACIONES POR ZONAS
ESCALA.- 1/400 PLANTA BAJA (NIVEL 000)

SIMBOLOGIA:


- O — TUBERIA DE OXIGENO
- A — TUBERIA DE AIRE
- V — TUBERIA DE VACIO
- MAZ — MODOLO DE ALARMA DE ZONA (PRESION)
- ECI — CAJA DE VALVULAS (EMPOTRADA)
- ECI — ENTRADA DE EMERGEN. DE OXIGENO
- ECI — MANOMETRO DE LINEA PRINCIPAL
- ECI — INTERRUPTOR DE PRESION ALTOBARRIO
- ECI — INTERRUPTOR DE VACIO
- ECI — SALIDA DE OXIGENO (EMPOTRADA)
- ECI — SALIDA DE AIRE (EMPOTRADA)
- ECI — SALIDA DE VACIO (EMPOTRADA)
- ECI — SALIDAS DE PARED (TIPO 2)
- ECI — COLUMNA AL TECHO RETRACTIL
- ECI — COLUMNA DE FUERZA
- ECI — NOTAS "REAR TÍPICAS"
- ECI — * - NUMERO DE DETALLE "TÍPICO"
- ECI — GM-# - NUMERO DE PAGINA EN QUE SE ENCUENTRA "TÍPICO"

NOTA
CUALQUIER MODIFICACION AL PLANO O DISEÑO QUE SE HAGA DURANTE LA CONSTRUCCION SIN LA AUTORIZACION DEL INGENIERO DISEÑADOR RELEVA A ESTE DE CUALQUIER RESPONSABILIDAD

PROHIBIDA LA REPRODUCCION TOTAL O PARCIAL, Y EL USO DE SU CONTENIDO SIN EL CONSENTIMIENTO DE SU AUTOR.

OLMEDO A. GOMEZ MARTINEZ
ARQUITECTO
LICENCIADO No. 2005.001-103
Firma
Ley 16 del 10 de Enero de 1959
Junta Técnica de Ingeniería y Arquitectura

Revision No.	FECHA
REVISION #1	24-DIC-2012

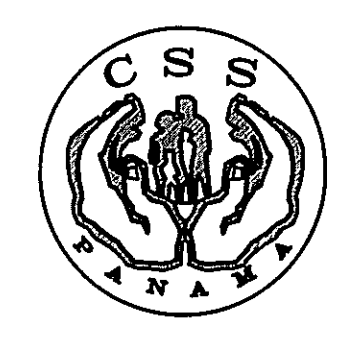

DIRECCION NACIONAL DE
INFRAESTRUCTURA Y SERVICIOS
DE APOYO (DNISA)

JEFE DE
DEPARTAMENTO

DIRECTOR DE
INGENIERIA Y ARQUITECTURA

PROYECTO:
CONSTRUCCION DE NUEVO EDIFICIO INSTITUCIONAL
POLICLINICA DR. MANUEL DE JESUS ROJAS
PROPIEDAD DE LA CAJA DEL SEGURO SOCIAL DE PANAMA
UBICADO EN LA URB. VILLA MONICA, CARRETERA INTERAMERICANA
DISTRITO DE AGUADULCE, PROV. DE COCLE, REPUBLICA DE PANAMA

DIRECTOR DE OBRAS Y CONSTRUCCIONES MUNICIPALES

GM-PLANTA GRAL-PLANTA BAJA

DISEÑO ARQUITECTONICO:
ARQ. OLMEDO GOMEZ/SERTA

ESTRUCTURA:
ING. JUAN RAUL DIAZ

ELECTRICIDAD:
ING. MANUEL PADILLA

SISTEMAS ESPECIALES:
ING. DORANSE HURTADO

PLUMERIA:
ING. CARLOS TRIBALDOS

AIRE ACONDICIONADO:
ING. OSVALDO ADAMES

GASES MEDICOS:
ING. VICENTE PERALLOZA

riva s.a.
S.A.I.I.C.F.A.

GM-1

REVISION:
ARQ. OLMEDO GOMEZ

REVISION:
SERTA

DESARROLLO:
SERTA

FECHA:
2012

PROYECTO No.
2012-DES-014

HOJA No.
9

DE