
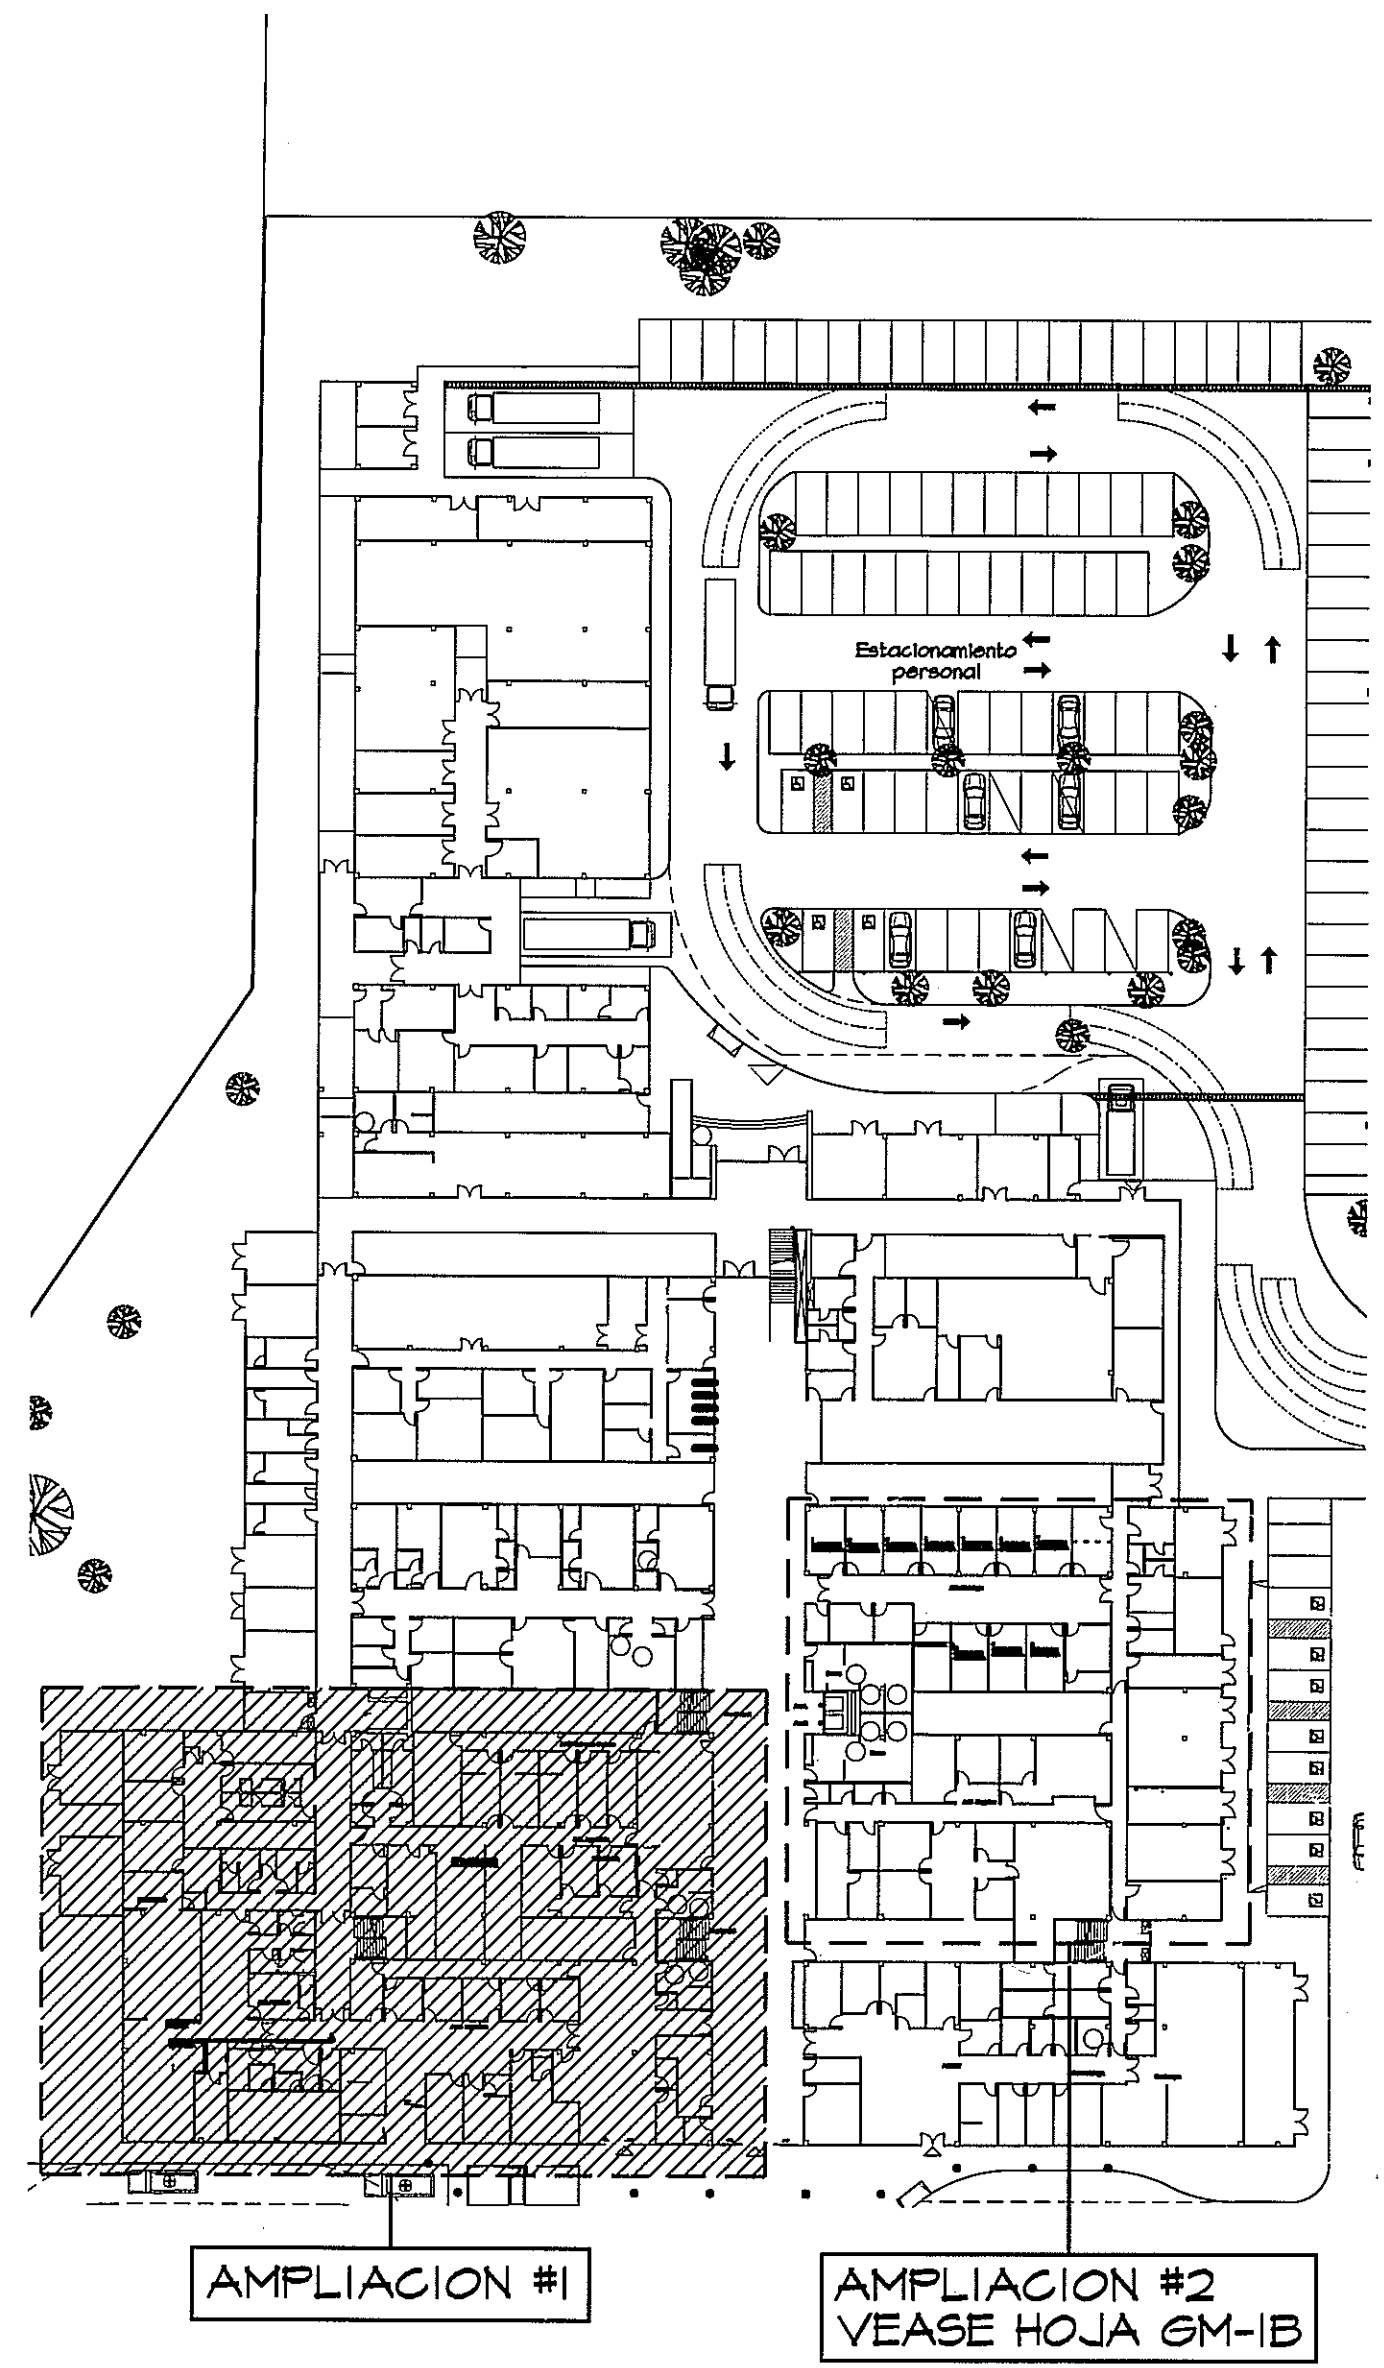


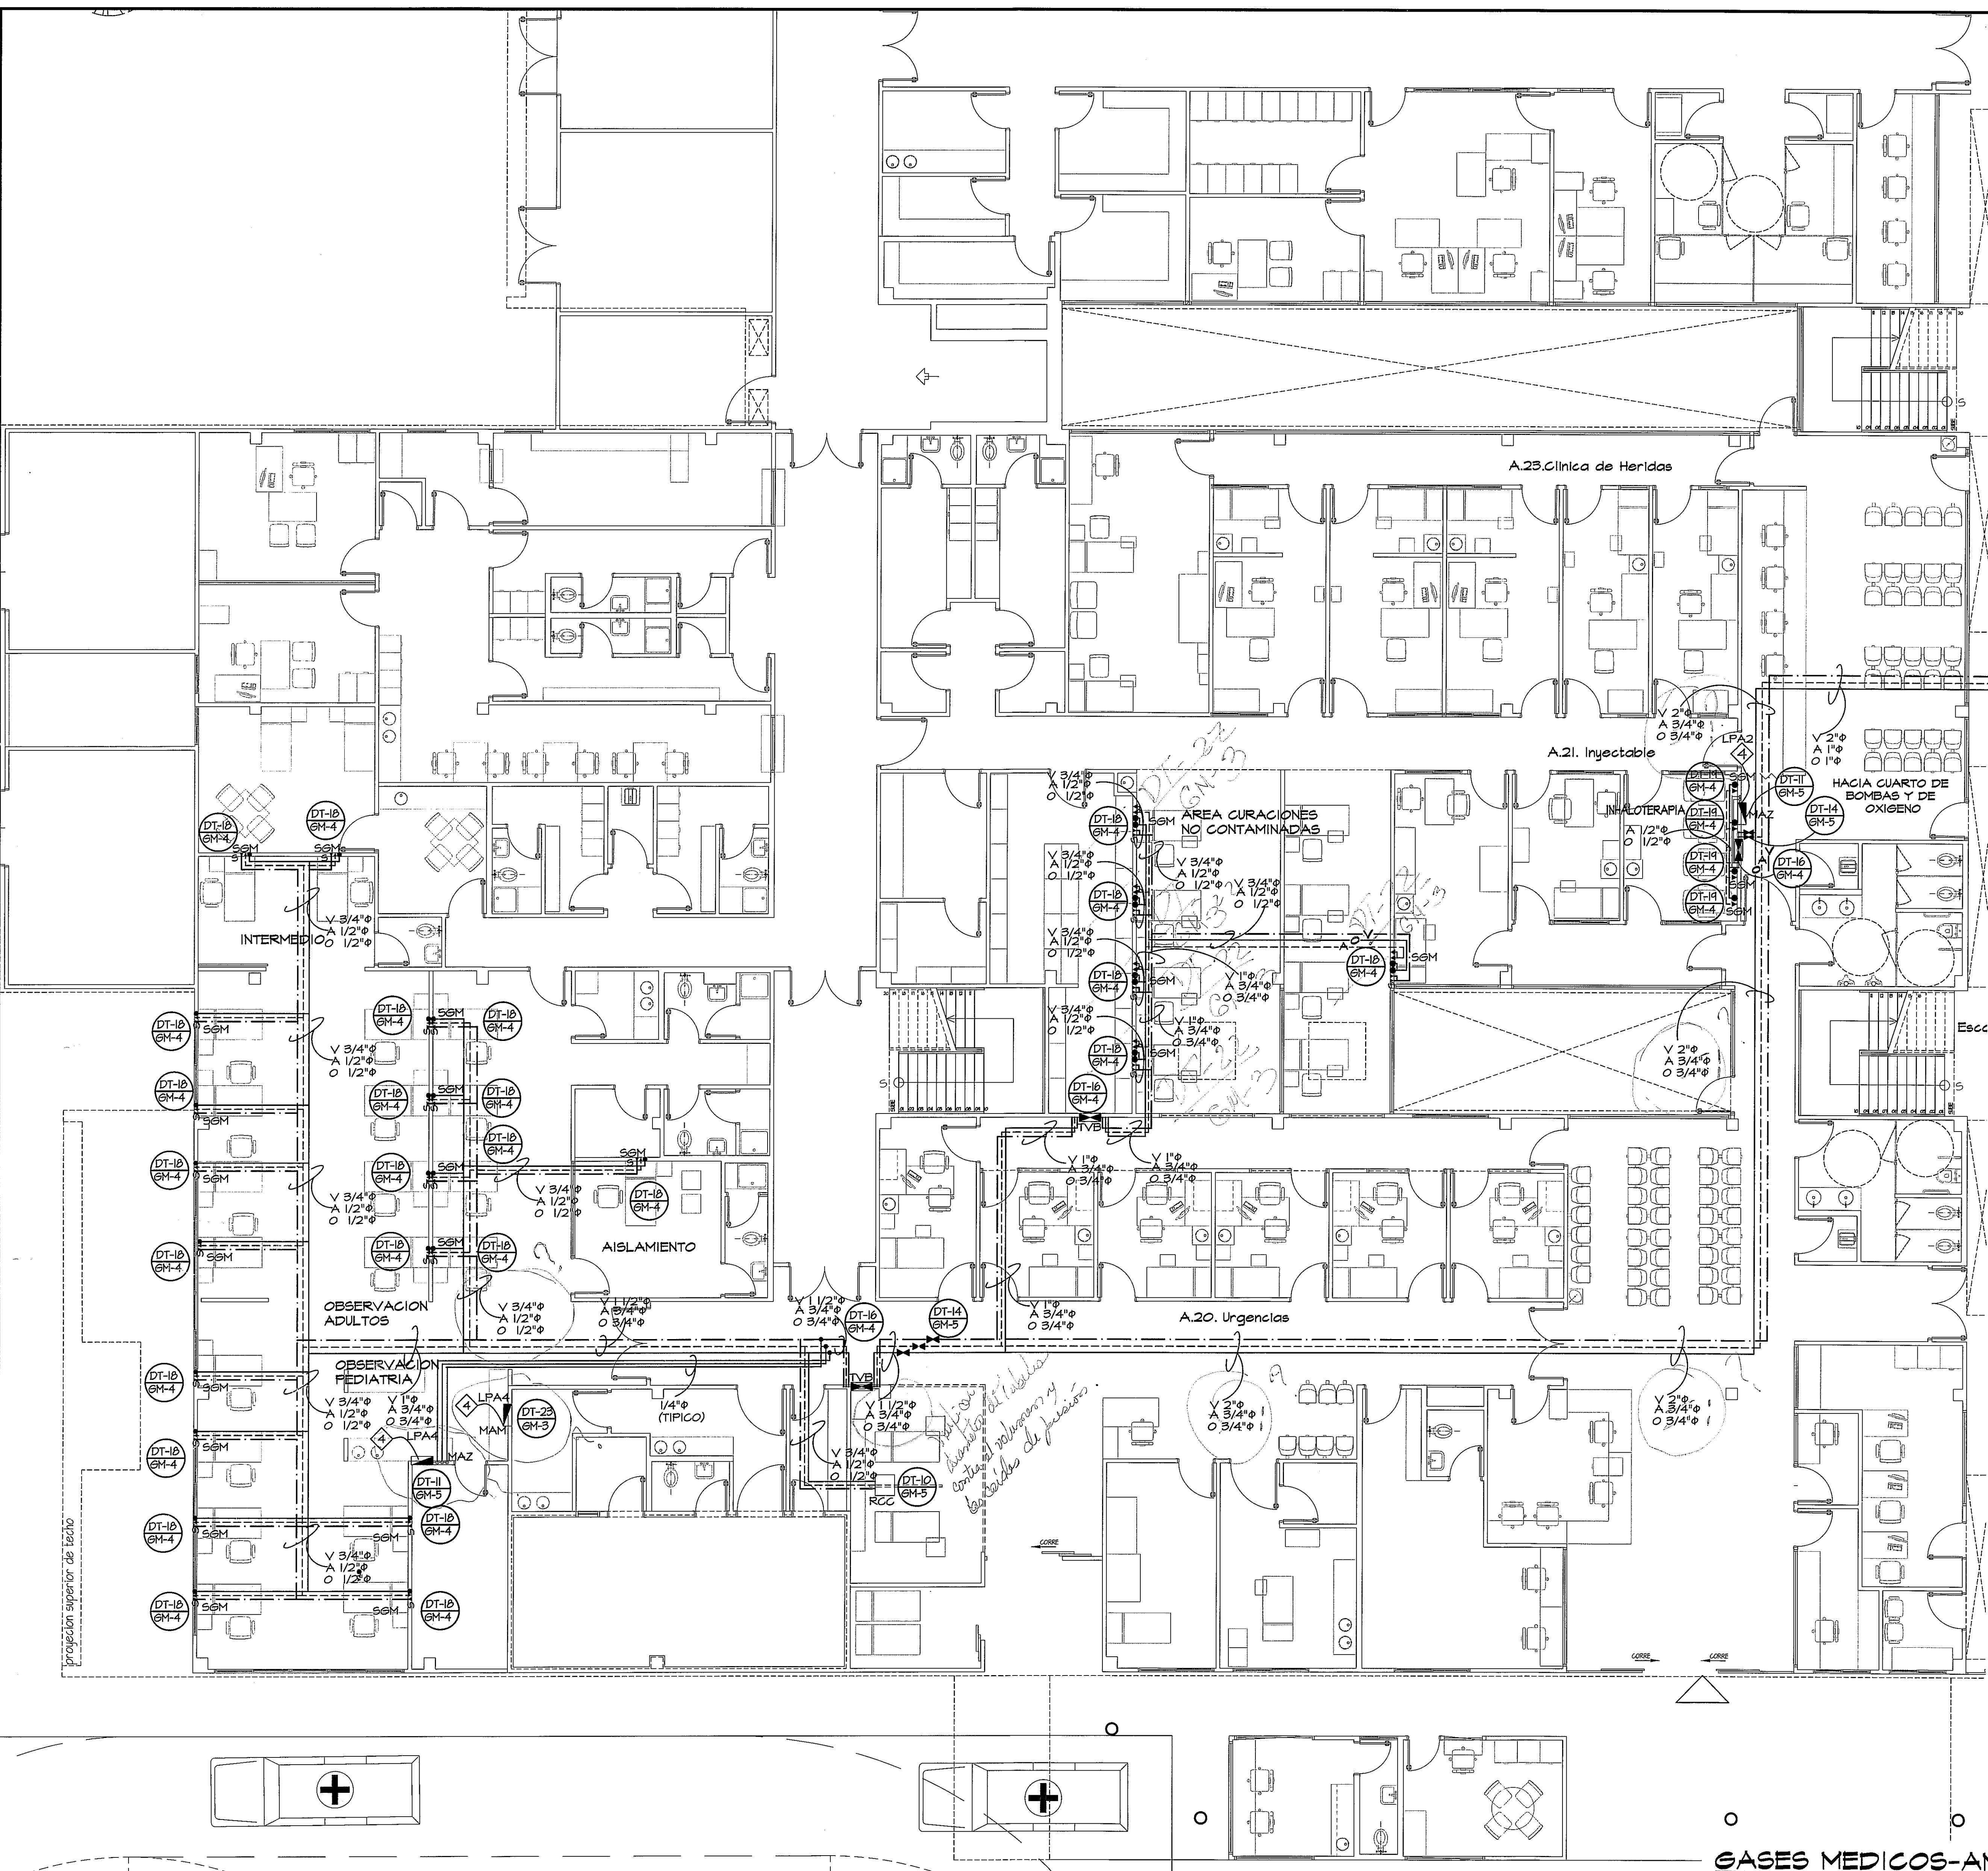

GUIA DE AMPLIACIONES POR ZONAS
ESCALA 1:400 PLANTA BAJA

SIMBOLOGIA:	
	TUBERIA DE OXIGENO
	TUBERIA DE AIRE
	TUBERIA DE VACIO
	MODULO DE ALARMA DE ZONA (PRESION)
	CAJA DE VALVULAS (EMPOTRADA)
	ENTRADA DE ENERGIA DE OXIGENO
	MANOMETRO DE LINEA PRINCIPAL
	INTERRUPTOR DE PRESION ALTO/BAJA
	INTERRUPTOR DE VACIO
	SALIDA DE OXIGENO (EMPOTRADA)
	SALIDA DE VACIO (EMPOTRADA)
	SALIDAS DE PARED (TIPICO)
	COLUMNA AL TEGHO (TIPICO)
	COLUMNA DE FUERZA
	NOTAS "REA" TYPICAS
	* - NUMERO DE DETALLE "TYPICO"
	GM-1 - NUMERO DE PAGINA EN QUE SE MUESTRA "TYPICO"

NOTA
CUALQUIER MODIFICACION AL PLANO O DISEÑO QUE SE HAGA DURANTE LA CONSTRUCCION SIN LA AUTORIZACION DEL INGENIERO DISEÑADOR RELEVA A ESTE DE CUALQUIER RESPONSABILIDAD

GASES MEDICOS-AMPLIACION DE URGENCIAS
PLANTA BAJA
ESCALA 1:75

PROHIBIDA LA REPRODUCCION TOTAL O PARCIAL, Y EL USO DE SU CONTENIDO SIN EL CONSENTIMIENTO DE SU AUTOR.

OLMEDO A. GOMEZ MARTINEZ
ARQUITECTO
LICENCIADO No. 2006-001-103

Ley 15 del 25 de Enero de 1959
Junta Técnica de Ingeniería y Arquitectura

Revisión No.
REVISION #1

FECHA
24-DIC-2012

CS

DIRECCION NACIONAL DE
INFRAESTRUCTURA Y SERVICIOS
DE APOYO (DNISA)

JEFE DE
DEPARTAMENTO

DIRECTOR DE
INGENIERIA Y ARQUITECTURA

PROYECTO:
CONSTRUCCION DE NUEVO EDIFICIO INSTITUCIONAL
POLICLINICA DR. MANUEL DE JESUS ROJAS
PROPIEDAD DE LA CAJA DEL SEGURO SOCIAL DE PANAMA
UBICADO EN LA URB. VILLA MONICA, CARRETERA INTERAMERICANA
DISTRITO DE AGUADULCE, PROV. DE COCLE, REPUBLICA DE PANAMA

DIRECTOR DE OBRAS Y CONSTRUCCIONES MUNICIPALES

GM-AMPLIACION # -PLANTA BAJA

DISEÑO ARQUITECTONICO:
ARQ. OLMEDO GOMEZ/SERTA

ESTRUCTURA:
ING. JUAN RAUL DIAZ

ELECTRICIDAD:
ING. MANUEL PADILLA

SISTEMAS ESPECIALES:
ING. DORANSE HURTADO

PLUMERIA:
ING. CARLOS TRIBALDOS

AIRE ACONDICIONADO:
ING. OSVALDO ADAMES

GASES MEDICOS:
ING. VICENTE PENALOSA

REVISION:
ARQ. OLMEDO GOMEZ

REVISION:
SERTA

DESARROLLO:
SERTA

FECHA:
2012

PROYECTO No.
2012-DES-014

HOJA No.
1

DE