
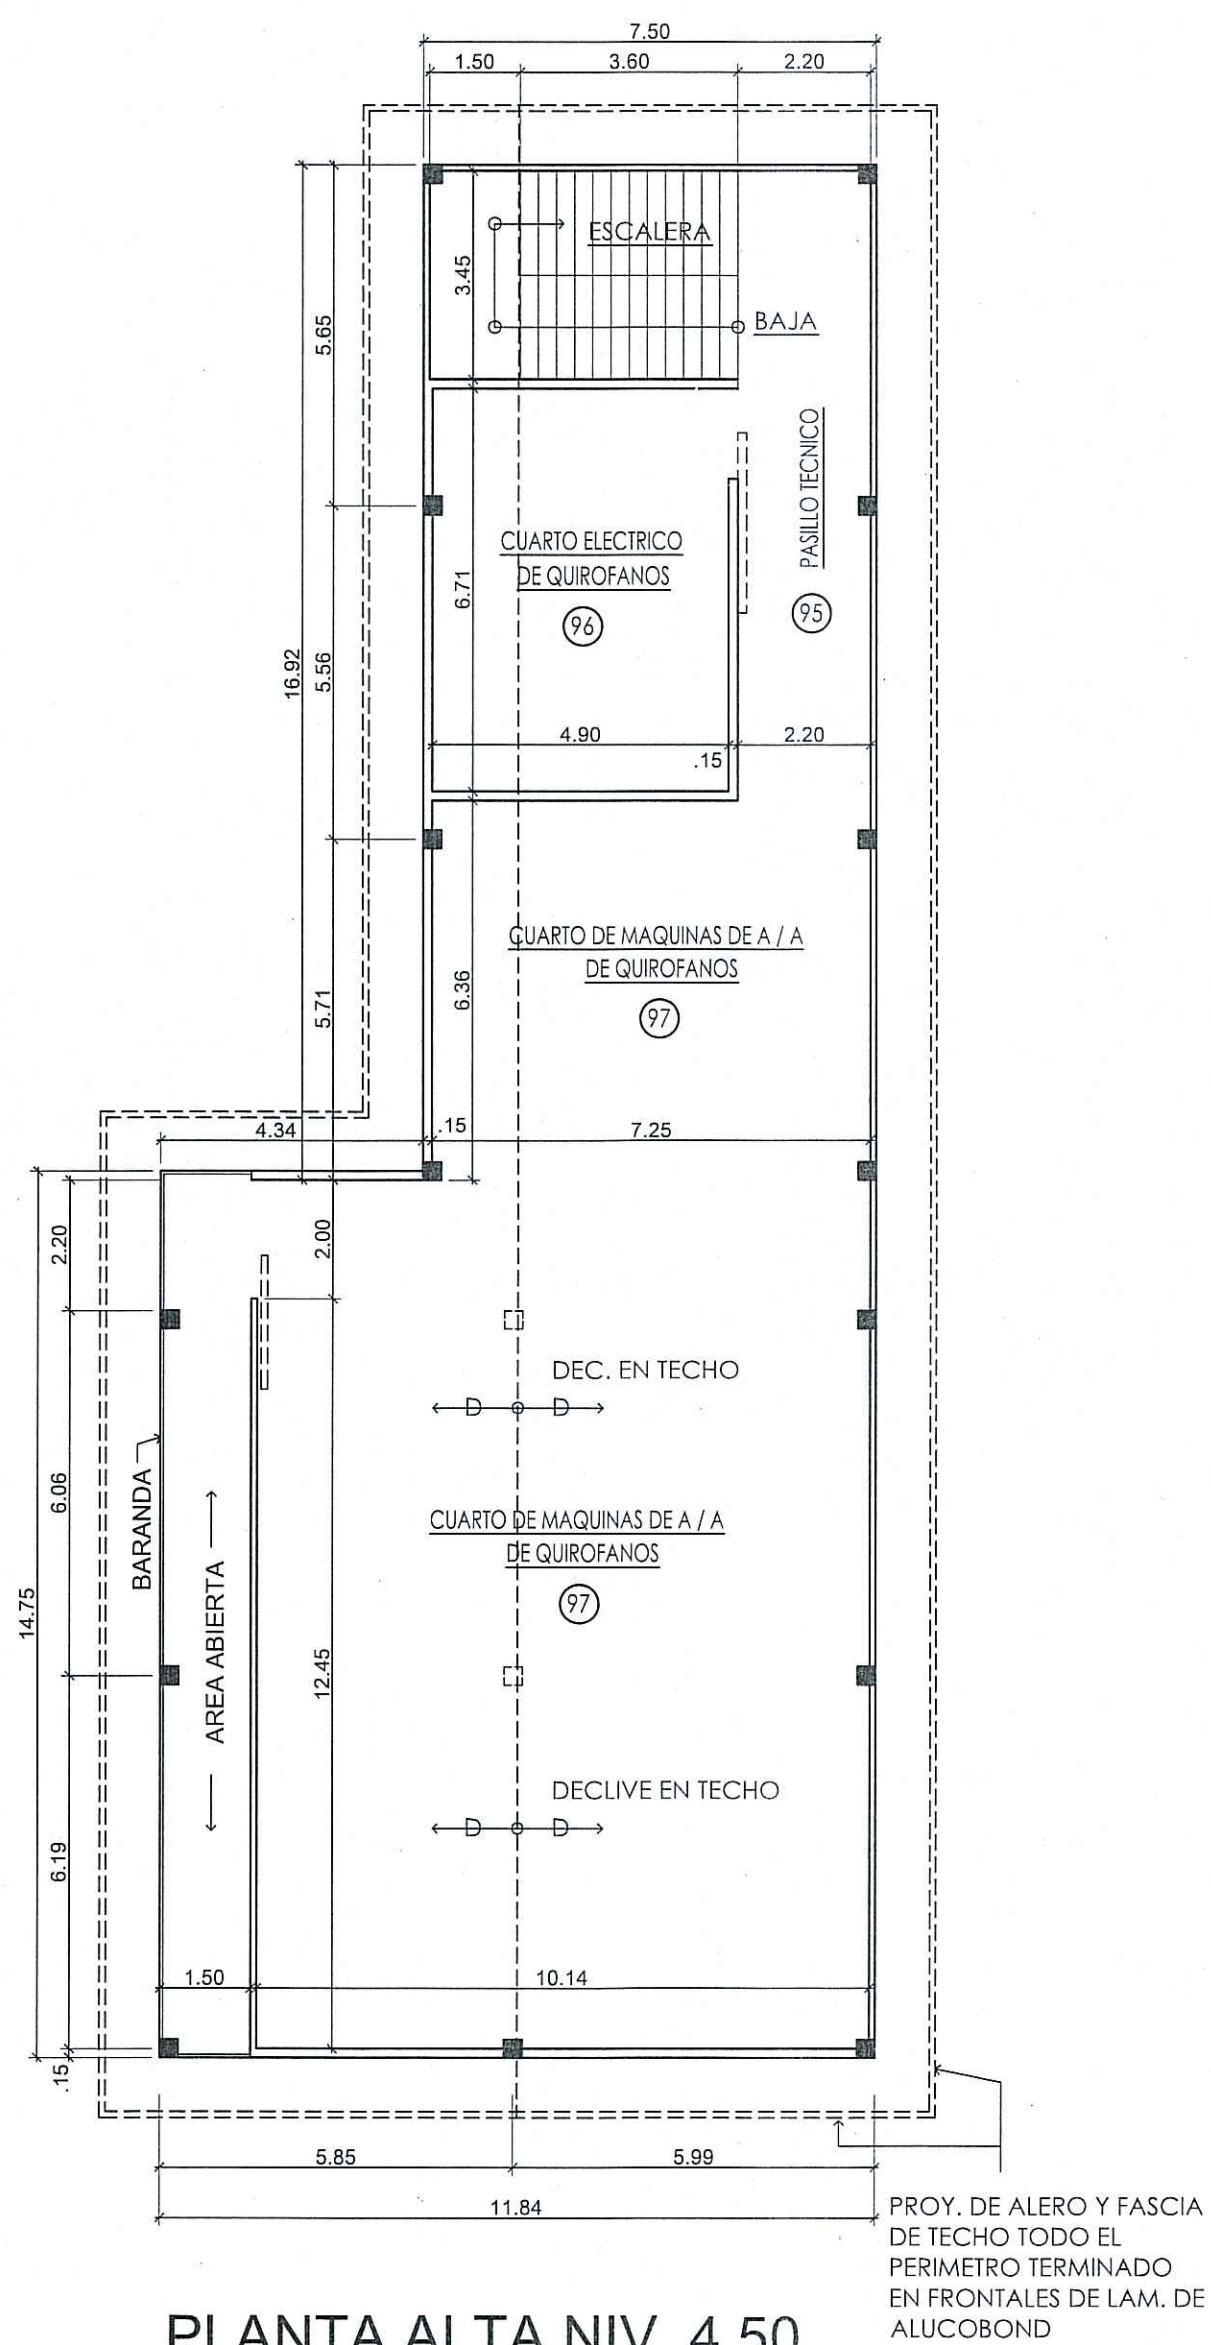


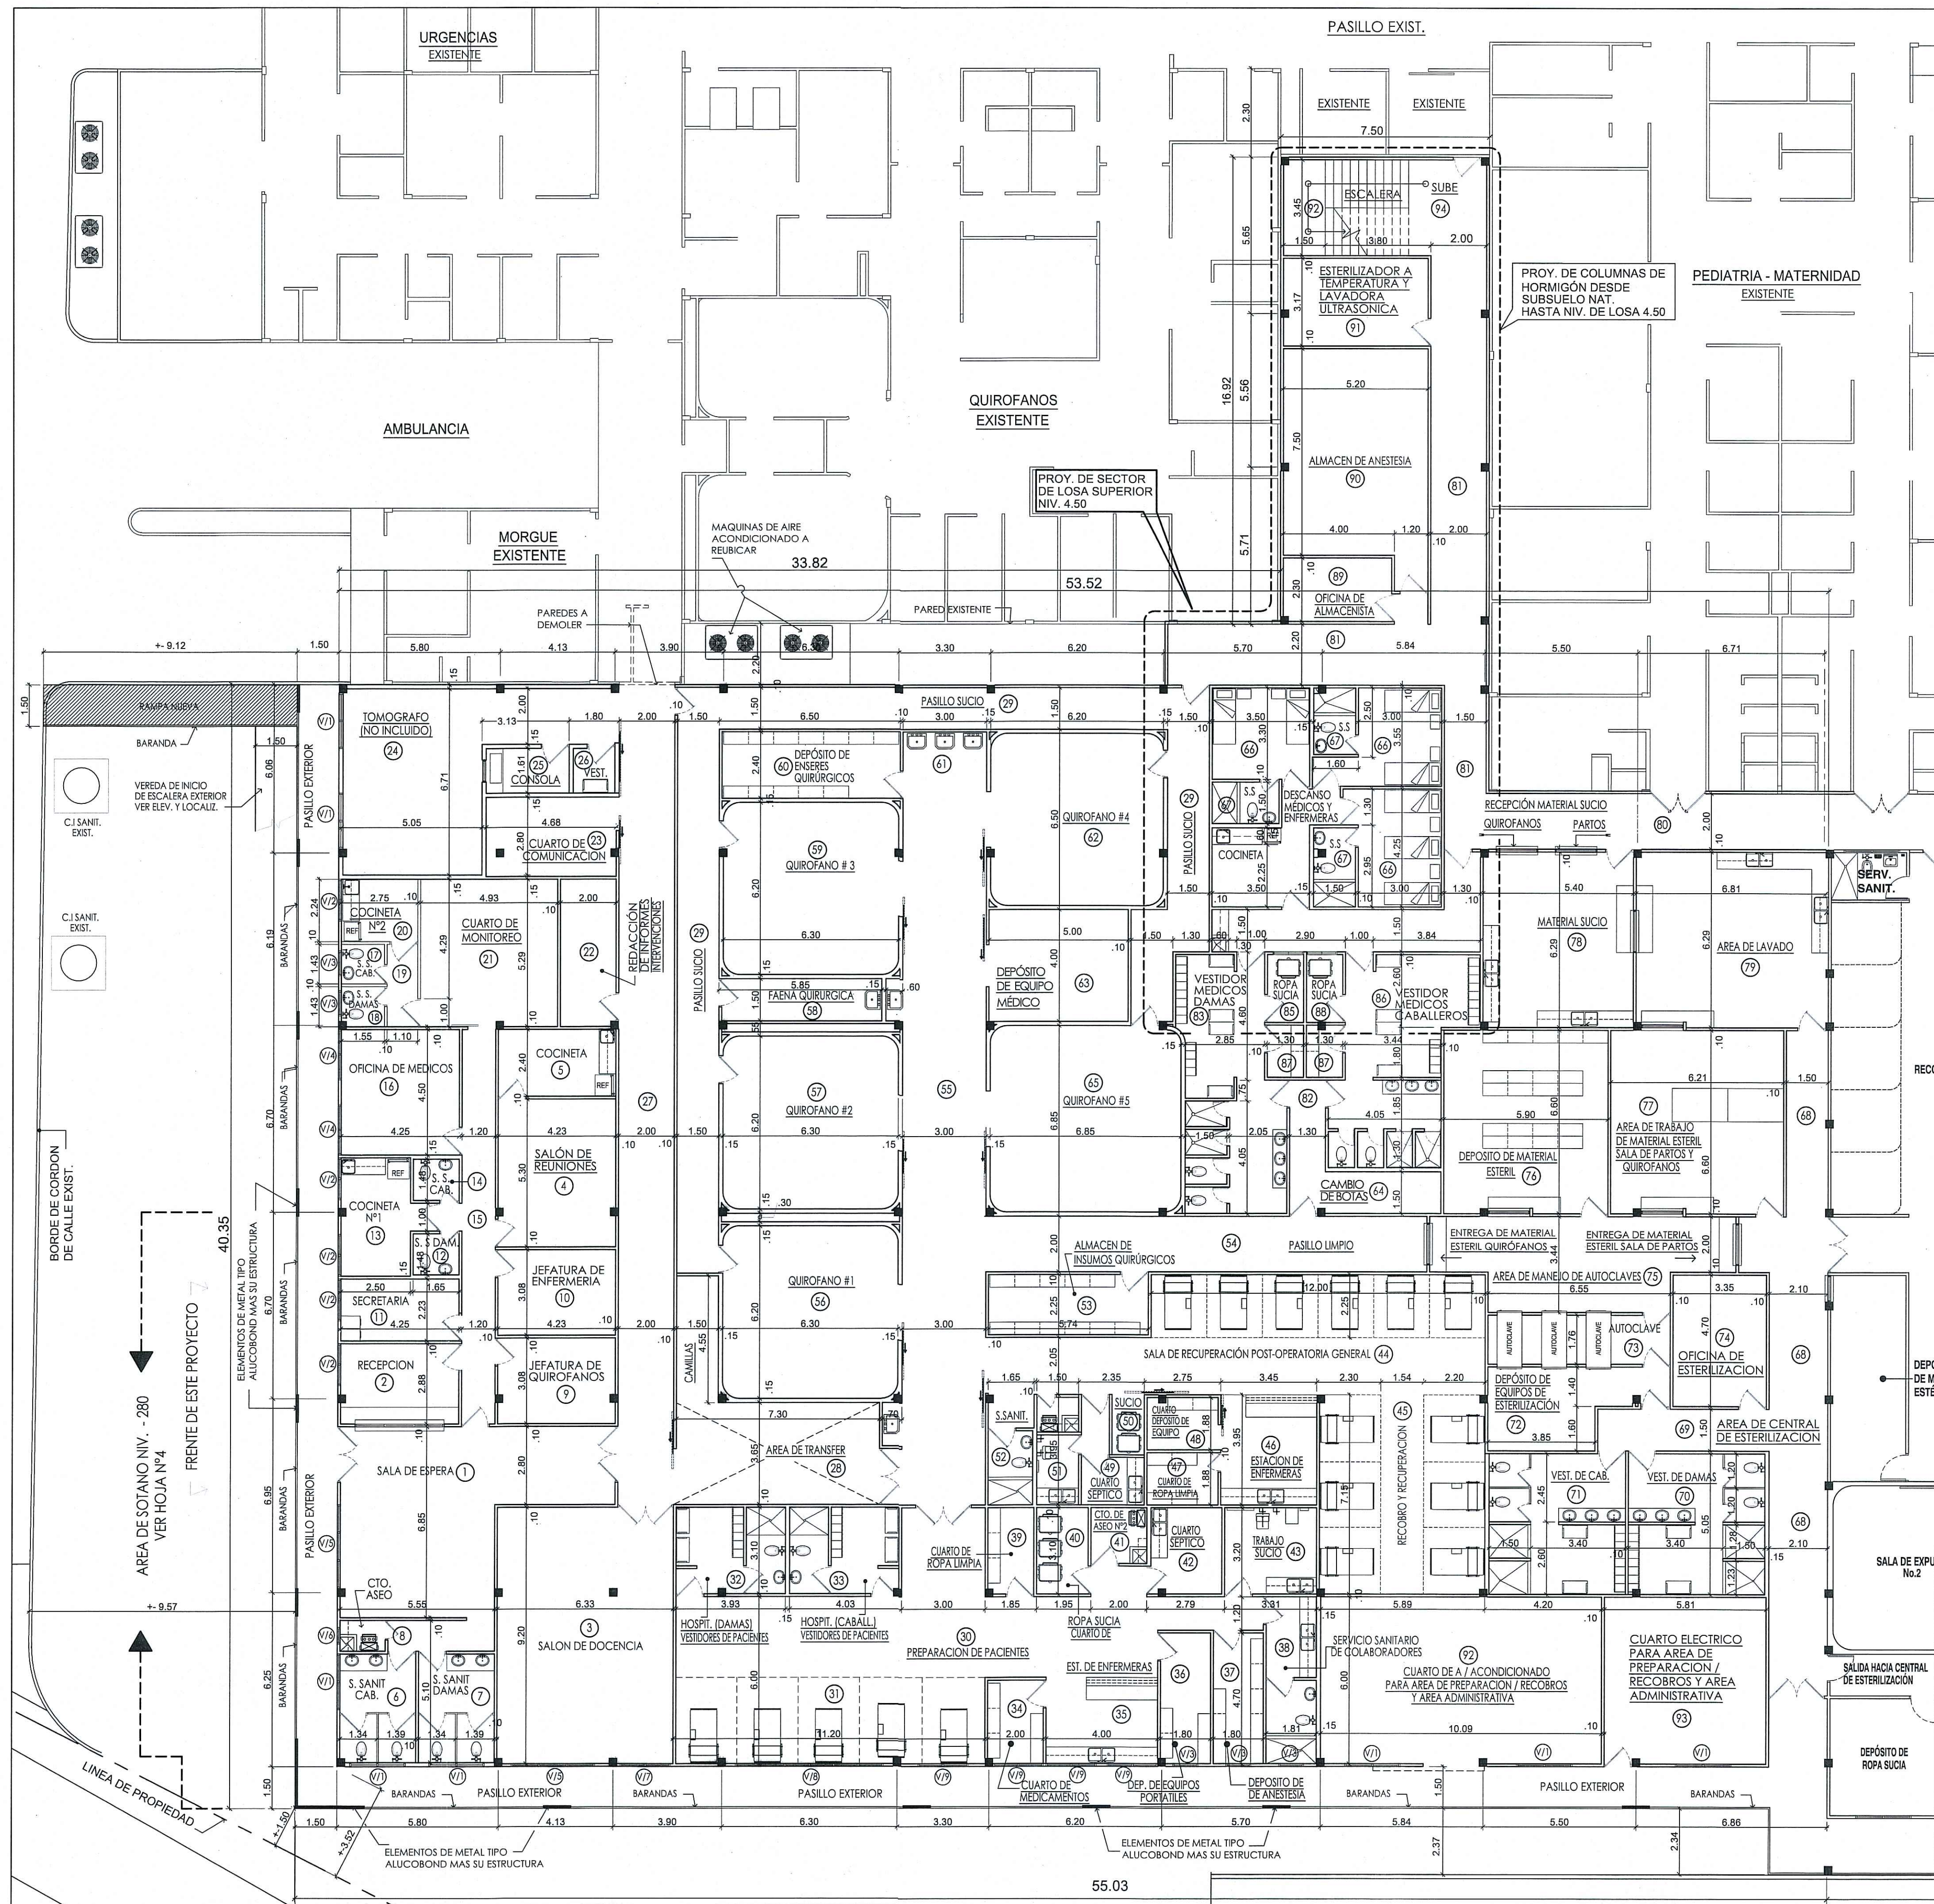

PLANTA ALTA NIV. 4.50

CÍOS. DE AIRE ACONDICIONADO Y ELÉCTRICO ESCALA 1/125

300.38 M2

COLUMNAS DE TUBOS DE AC. 6" O DISEÑO REQUERIDO Y APROBADO C.S.S. DESDE NIV. 450 HASTA NIV. DE TECHO

CUADRO DE VENTANAS

TIPO	ANCHO (M)	ALTO (M)	ANTEPECHO
V1	2.00	0.60	2.00
V2	1.50	1.50	1.10
V3	0.90	0.60	2.00
V4	1.80	1.50	1.10
V5	3.00	2.10	0.50
V6	0.60	0.60	2.00
V7	1.80	2.10	0.50
V8	5.40	0.60	2.00
V9	1.80	0.60	2.00

NOTA: TODAS LAS COLUMNAS REPRESENTADAS EN ESTE PLANO SERÁN DE TUBOS CUADRADOS DE ACERO DE 6" O TAMAÑO SEGUN LO REQUIERA EL DISEÑO, APROBADO POR C.S.S. LAS MISMAS IRÁN A PARTIR DE PLANTA BAJA HASTA NIV. DE TECHO, CON EXCEPCIÓN DE LAS COLUMNAS DEL SECTOR DE LOSA NIV. 450

PLANTA ARQ. BAJA NIV. 00 DE QUIRÓFANOS Y CENTRAL DE ESTERILIZACIÓN

ESCALA 1/125 2,330.71 M2

PROY. DE QUIRÓFANOS Y CENTRAL DE ESTERILIZACIÓN PROYECTO SALA DE PARTOS



CAJA DE SEGURO SOCIAL
DIRECCIÓN DE INGENIERÍA Y ARQUITECTURA
DEPARTAMENTO DE DESARROLLO DE PROYECTOS

PROYECTO: "ESTUDIOS, DISEÑO, ANTEPROYECTO, PLANOS FINALES, ESPECIFICACIONES TÉCNICAS, MEJORAS Y CONSTRUCCIÓN DE LA SALA DE PARTOS Y QUIRÓFANOS DEL HOSPITAL DR. EZEQUIEL ADADA DE SONÁ, PROVINCIA DE VERACRUZ"

USUARIOS: INSTITUTO DE SONA - VERACRUZ
ARQUITECTO: ING. CARLOS VILLARREAL
ELECTRICISTA: ING. LUIS CORRO
FONTANERÍA: ING. ENA MORENO
JEFE DE TALLER: ING. YADIRA RODRIGUEZ
JEFE DEPARTAMENTO:

FECHA: ABRIL 22
DISEÑADOR: ING. ALVARO ARREGO
REVISOR: ING. NIELLO GALVÁN
INGENIERO MUNICIPAL:

HOJA 3 DE 16